


电气		热力	暖通		给排水
总图	建筑	结构	自控		
工艺	设备	外管	环保		

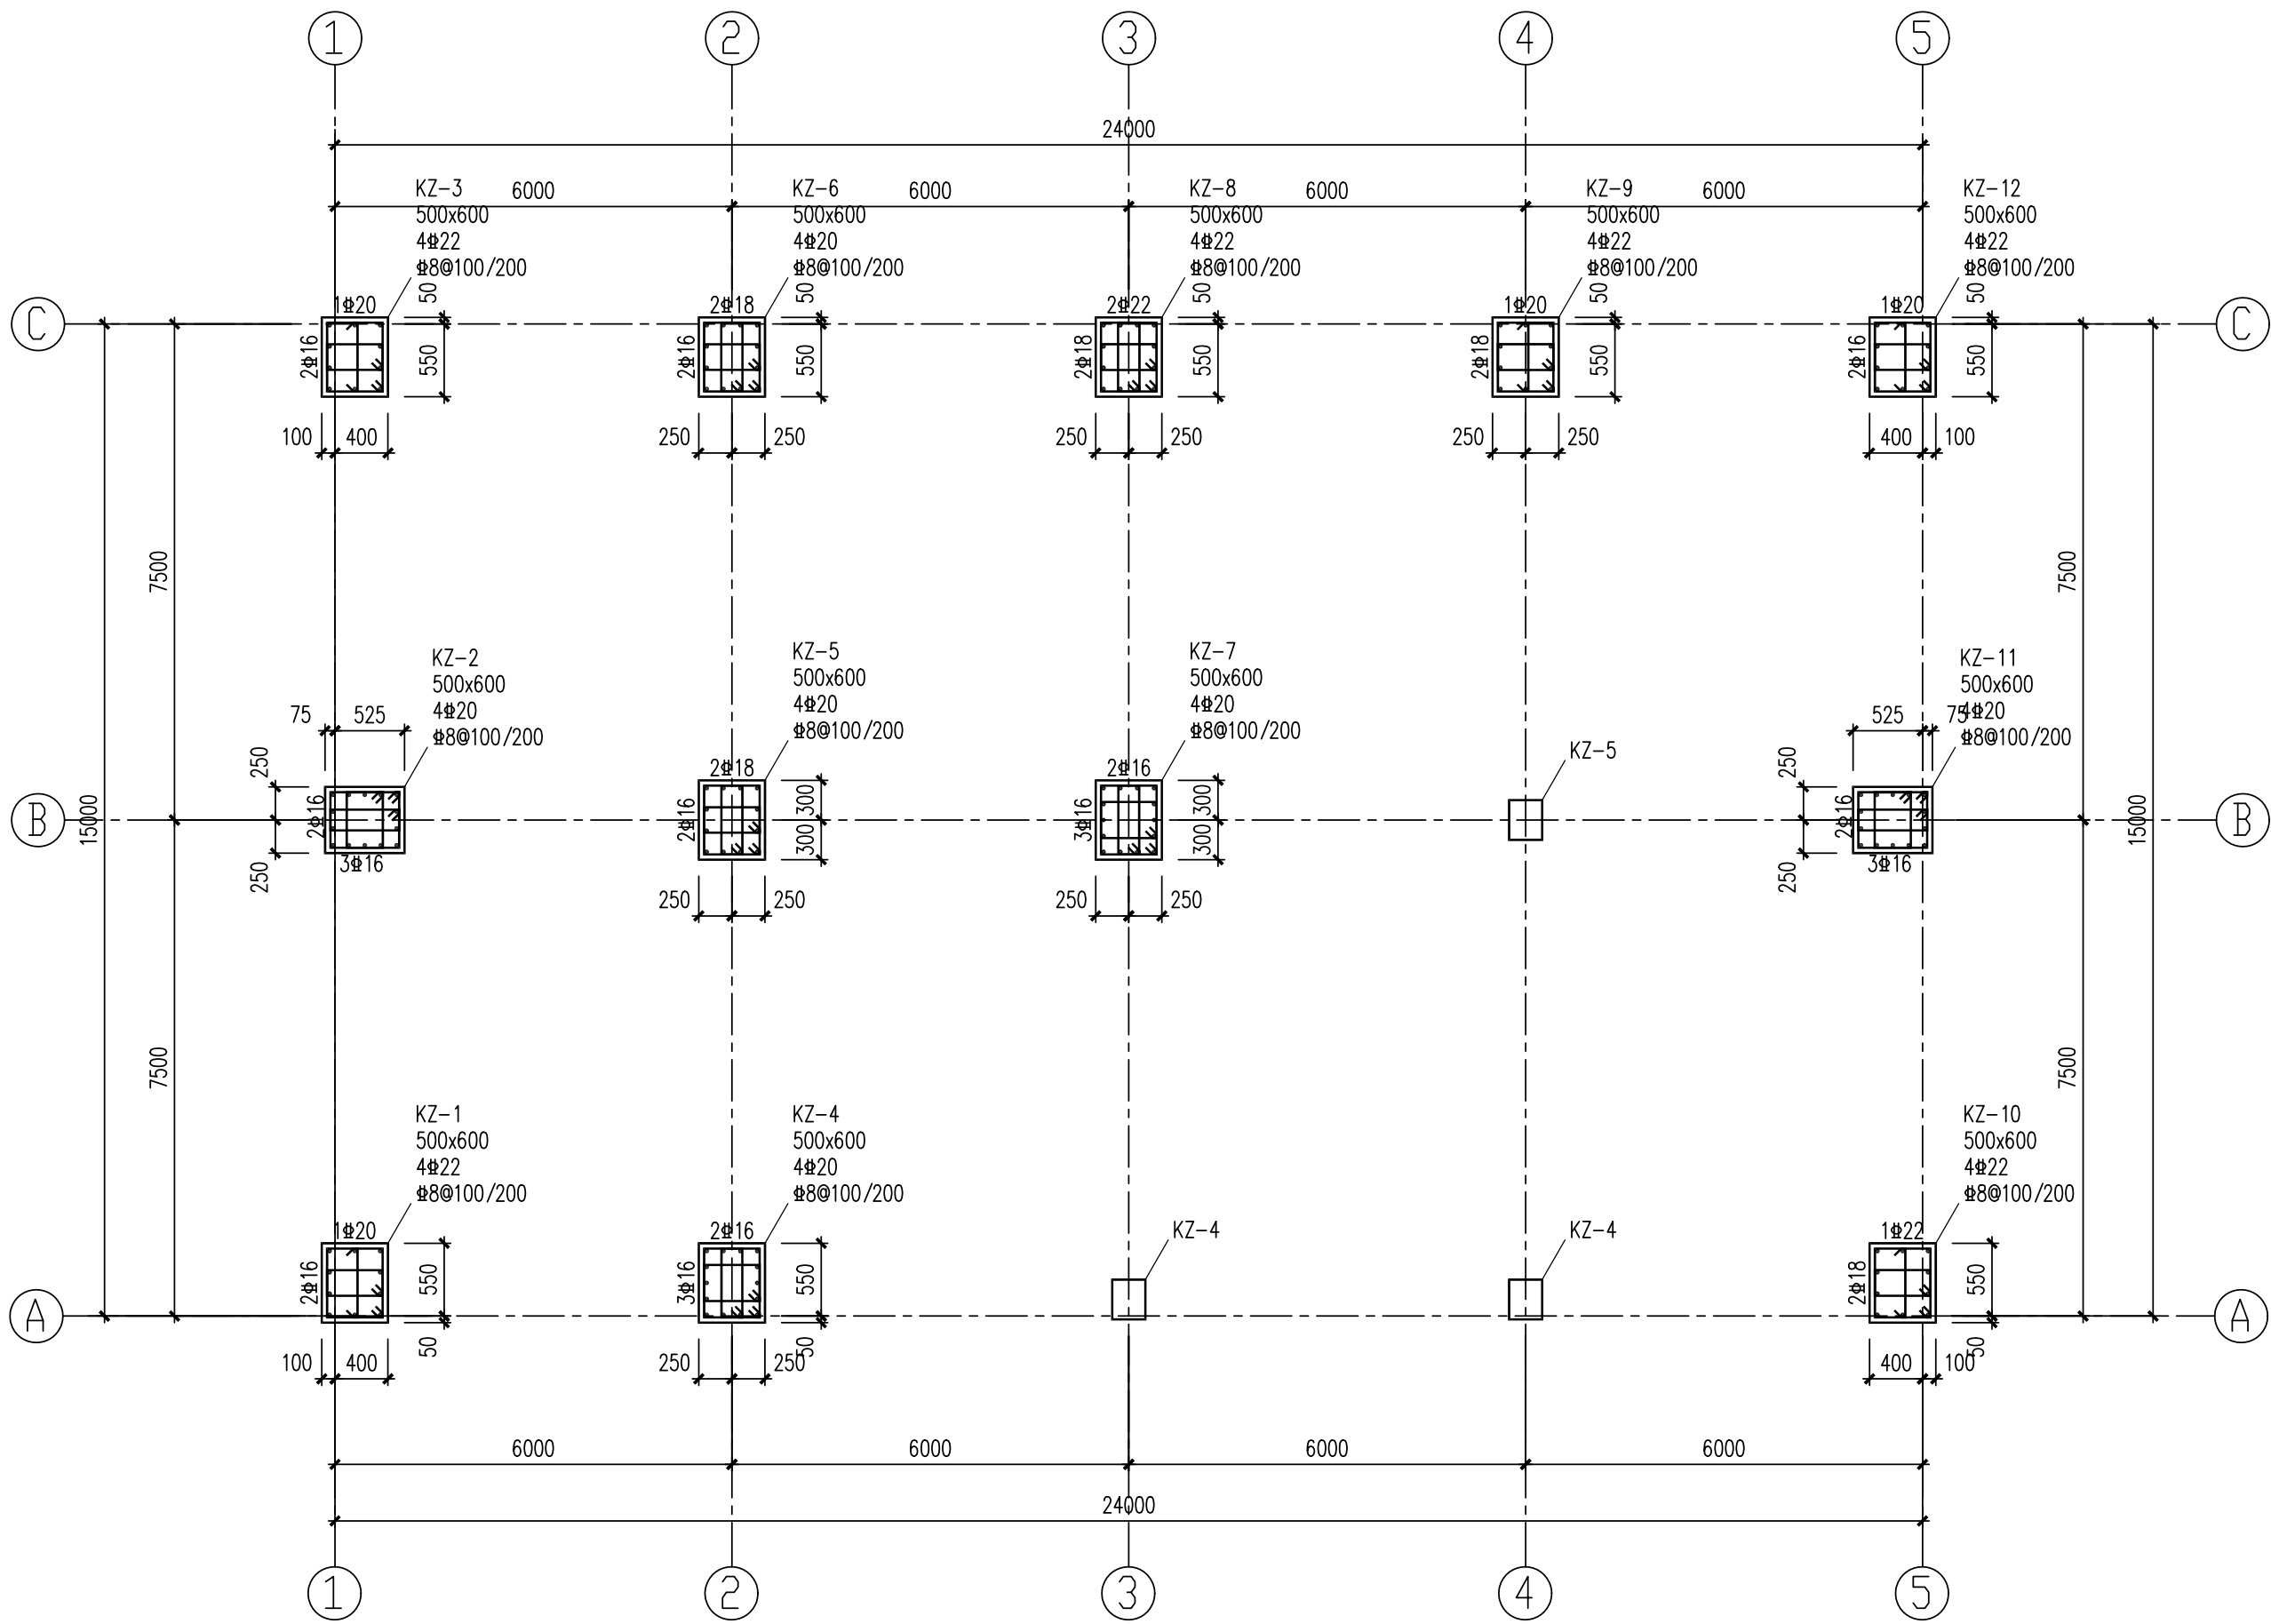

基础顶~标高6.800米柱平法施工图 1:100

注：本文件版权归SOPO所有，除非得到SOPO书面授权，否则本文件的任何内容均不得复制或泄露给其他个人和团体或用于其他目的。 THIS DOCUMENT IS THE PROPERTY OF SOPO. NO PART OF THIS DOCUMENT SHALL BE REPRODUCED OR DISCLOSED TO OTHERS OR USED FOR ANY PURPOSE WHATSOEVER EXCEPT WITH THE PRIOR WRITTEN PERMISSION OF SOPO.							
SOPO		江苏索普工程科技有限公司		2022 镇江 ZHENJIANG		江苏索普化工股份有限公司	
设计人 DESIGNED		2022.11.25		主项名称 UNIT		气化厂板框带滤机改造项目	
校核人 CHECKED				设计阶段 PHASE		施工图	
审核人 REVIEW				图号 DWG NO.		202201-72G05/0	
审定人 APPROVE				版本 REV.			
专业负责人 DISCIPLINE							
项目负责人 MANAGER				专业 SPECI.		结构	
				比例 SCALE		1: 100	
				第 1 张		SHEET 共 1 张 TOT.	