



电气		热力	暖通		
总图	建筑	结构	自控		
工艺	设备	外管	环保		

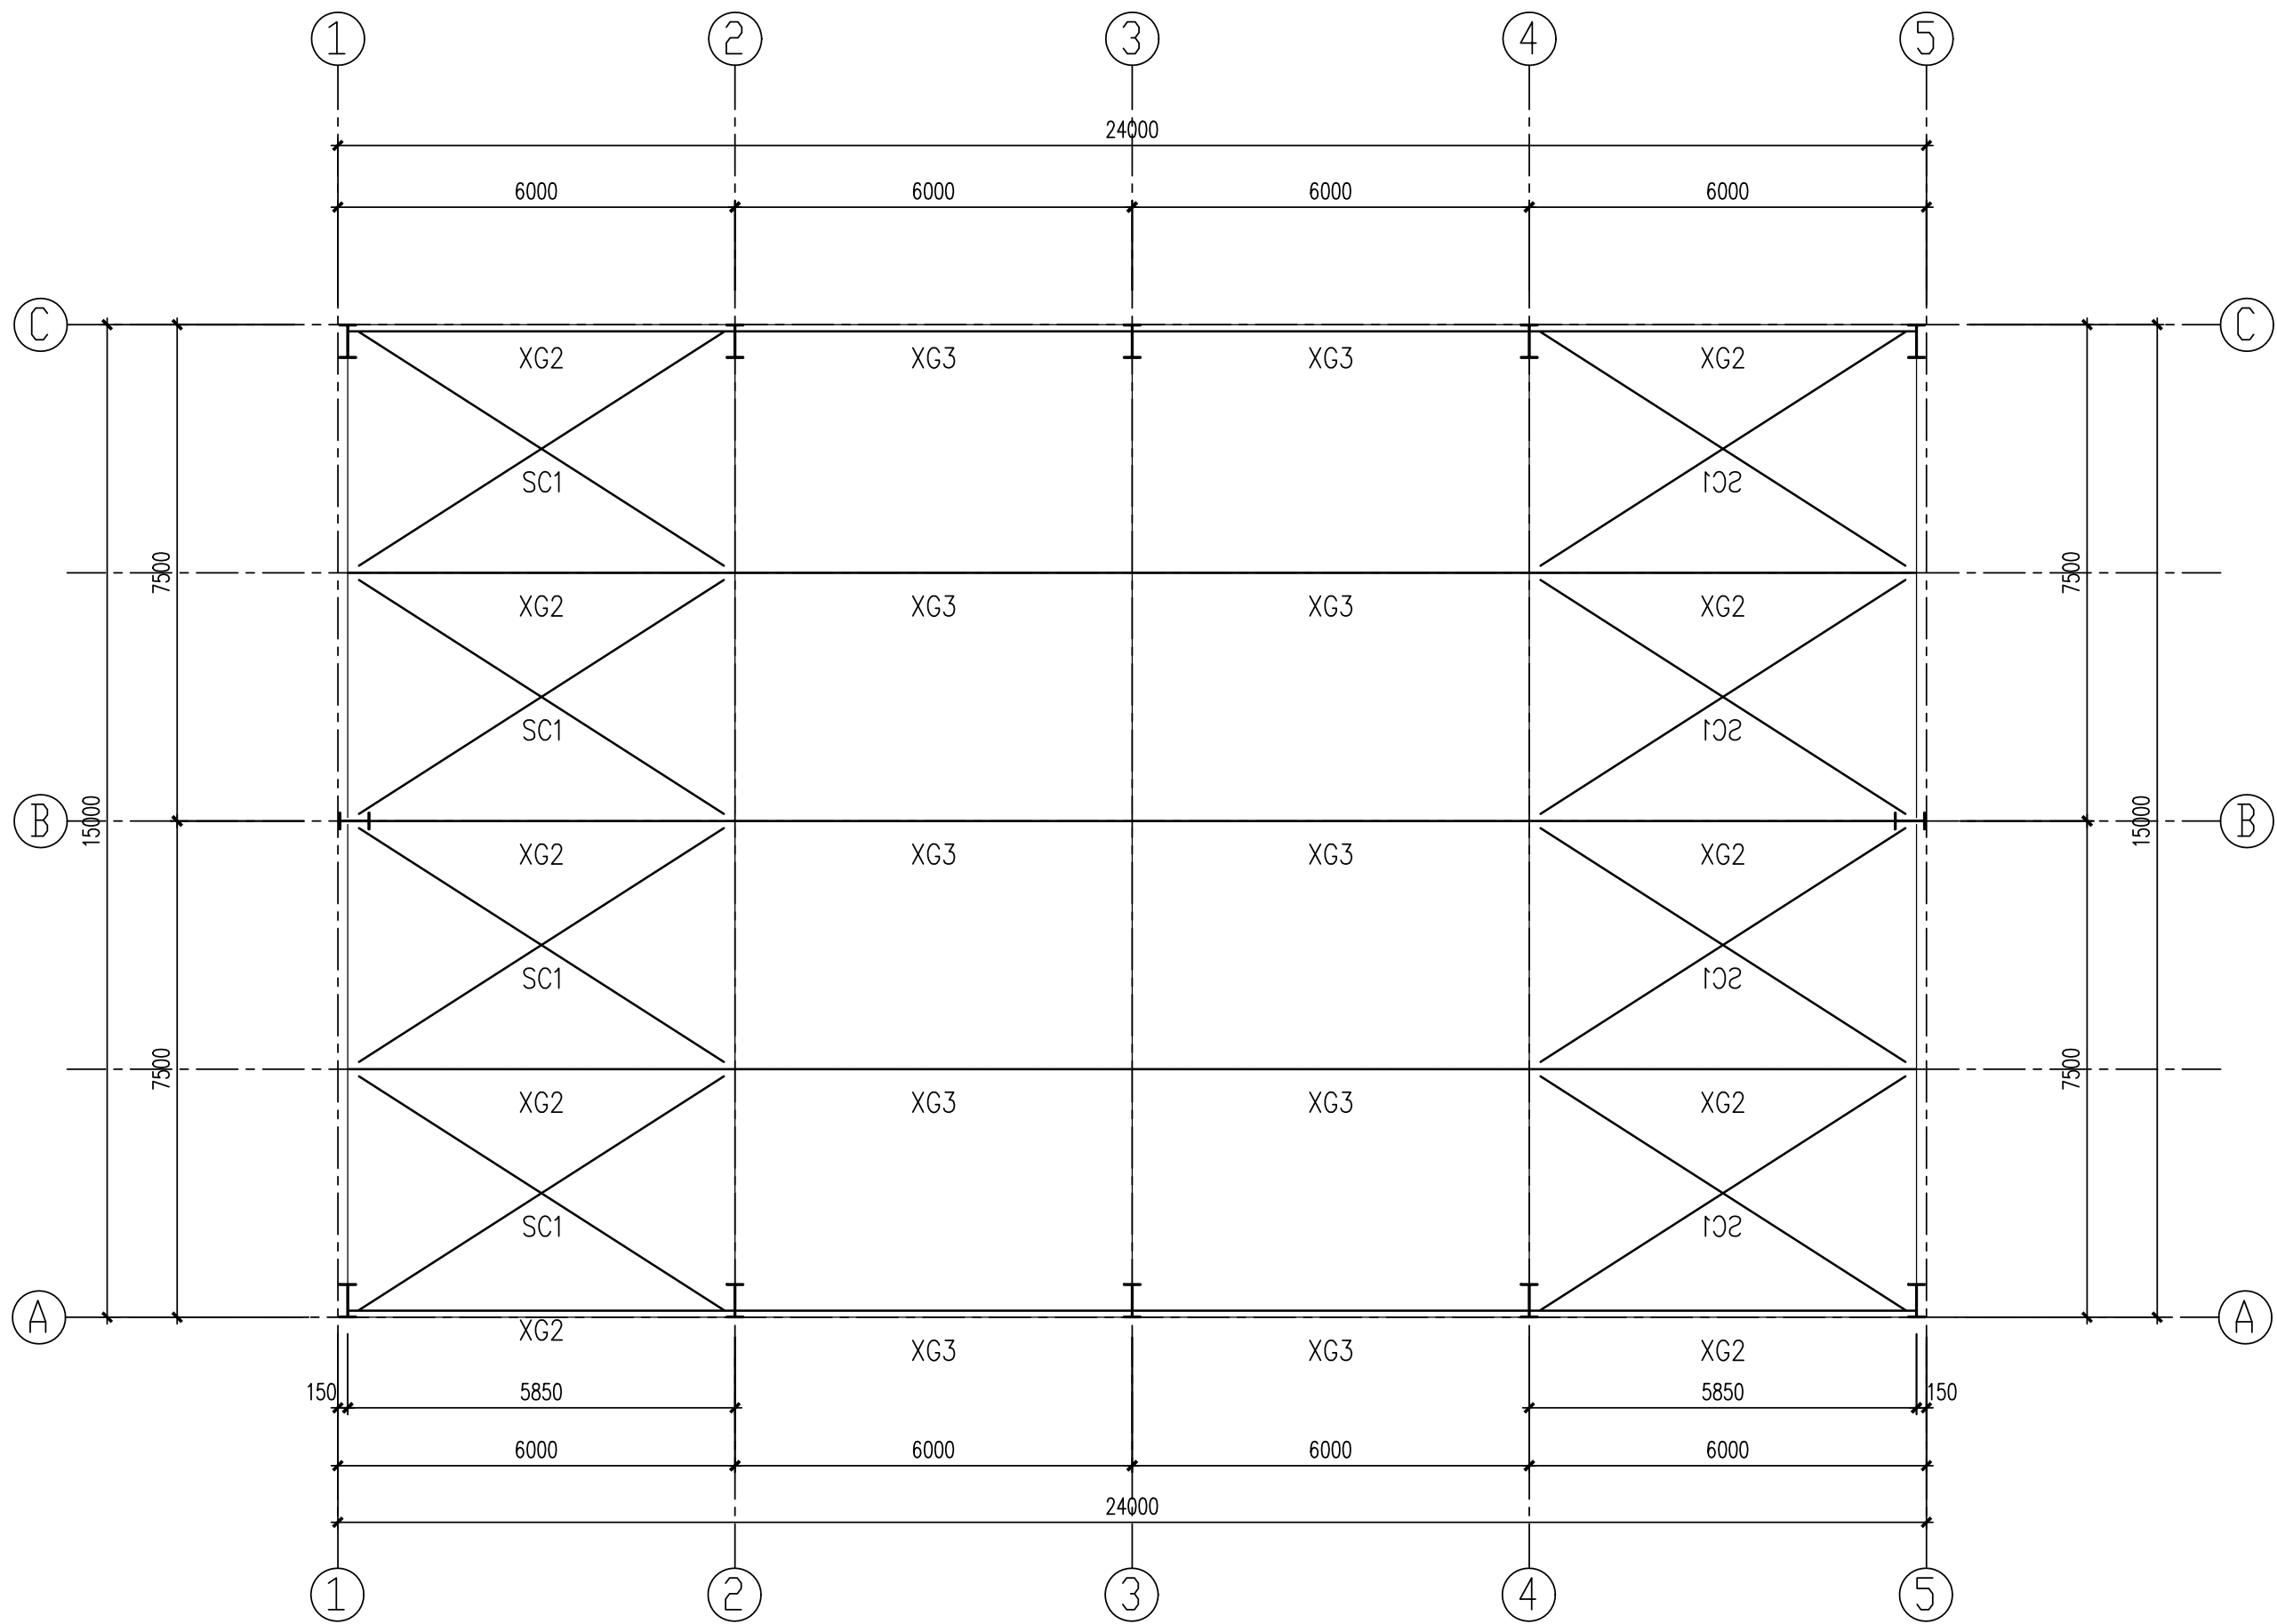

屋面钢架支撑及系杆平面图 1:100

SC-*: Φ20, XG-1: Ø203X6.

SC-*安装节点详见02SG518-1第57页, XG-*安装节点详见19G518-3第56页。

注：本文件版权归SOP0所有，除非得到SOP0书面授权，否则本文件的任何内容均不得复制或泄露给其他个人和团体或用于其他目的。 THIS DOCUMENT IS THE PROPERTY OF SOP0. NO PART OF THIS DOCUMENT SHALL BE REPRODUCED OR DISCLOSED TO OTHERS OR USED FOR ANY PURPOSE WHATSOEVER EXCEPT WITH THE PRIOR WRITTEN PERMISSION OF SOP0.									
 江苏索普工程科技有限公司 Jiangsu SOP0 Engineering Technology CO. LTD.			2022 镇江 ZHENJIANG		江苏索普化工股份有限公司 气化厂板框带滤机改造项目				
设计人 DESIGNED	金标	2022.11.25	屋面钢架支撑及系杆平面图			主项名称 UNIT	施工图		
校核人 CHECKED	孟于峰					设计阶段 PHASE			
审核人 REVIEW	李元月					图号 DWG NO.	202201-72G11/0		
审定人 APPROVE						版 本 REV.			
专业负责人 DISCIPLINE	李元月								
项目负责人 MANAGER			专业 SPECI.	结构	比 例 SCALE	1: 100	第 1 张	SHEET	共 1 张 TOT.