


电气		热力	暖通		
总图	建筑		结构	自控	
工艺	设备	外管	环保		

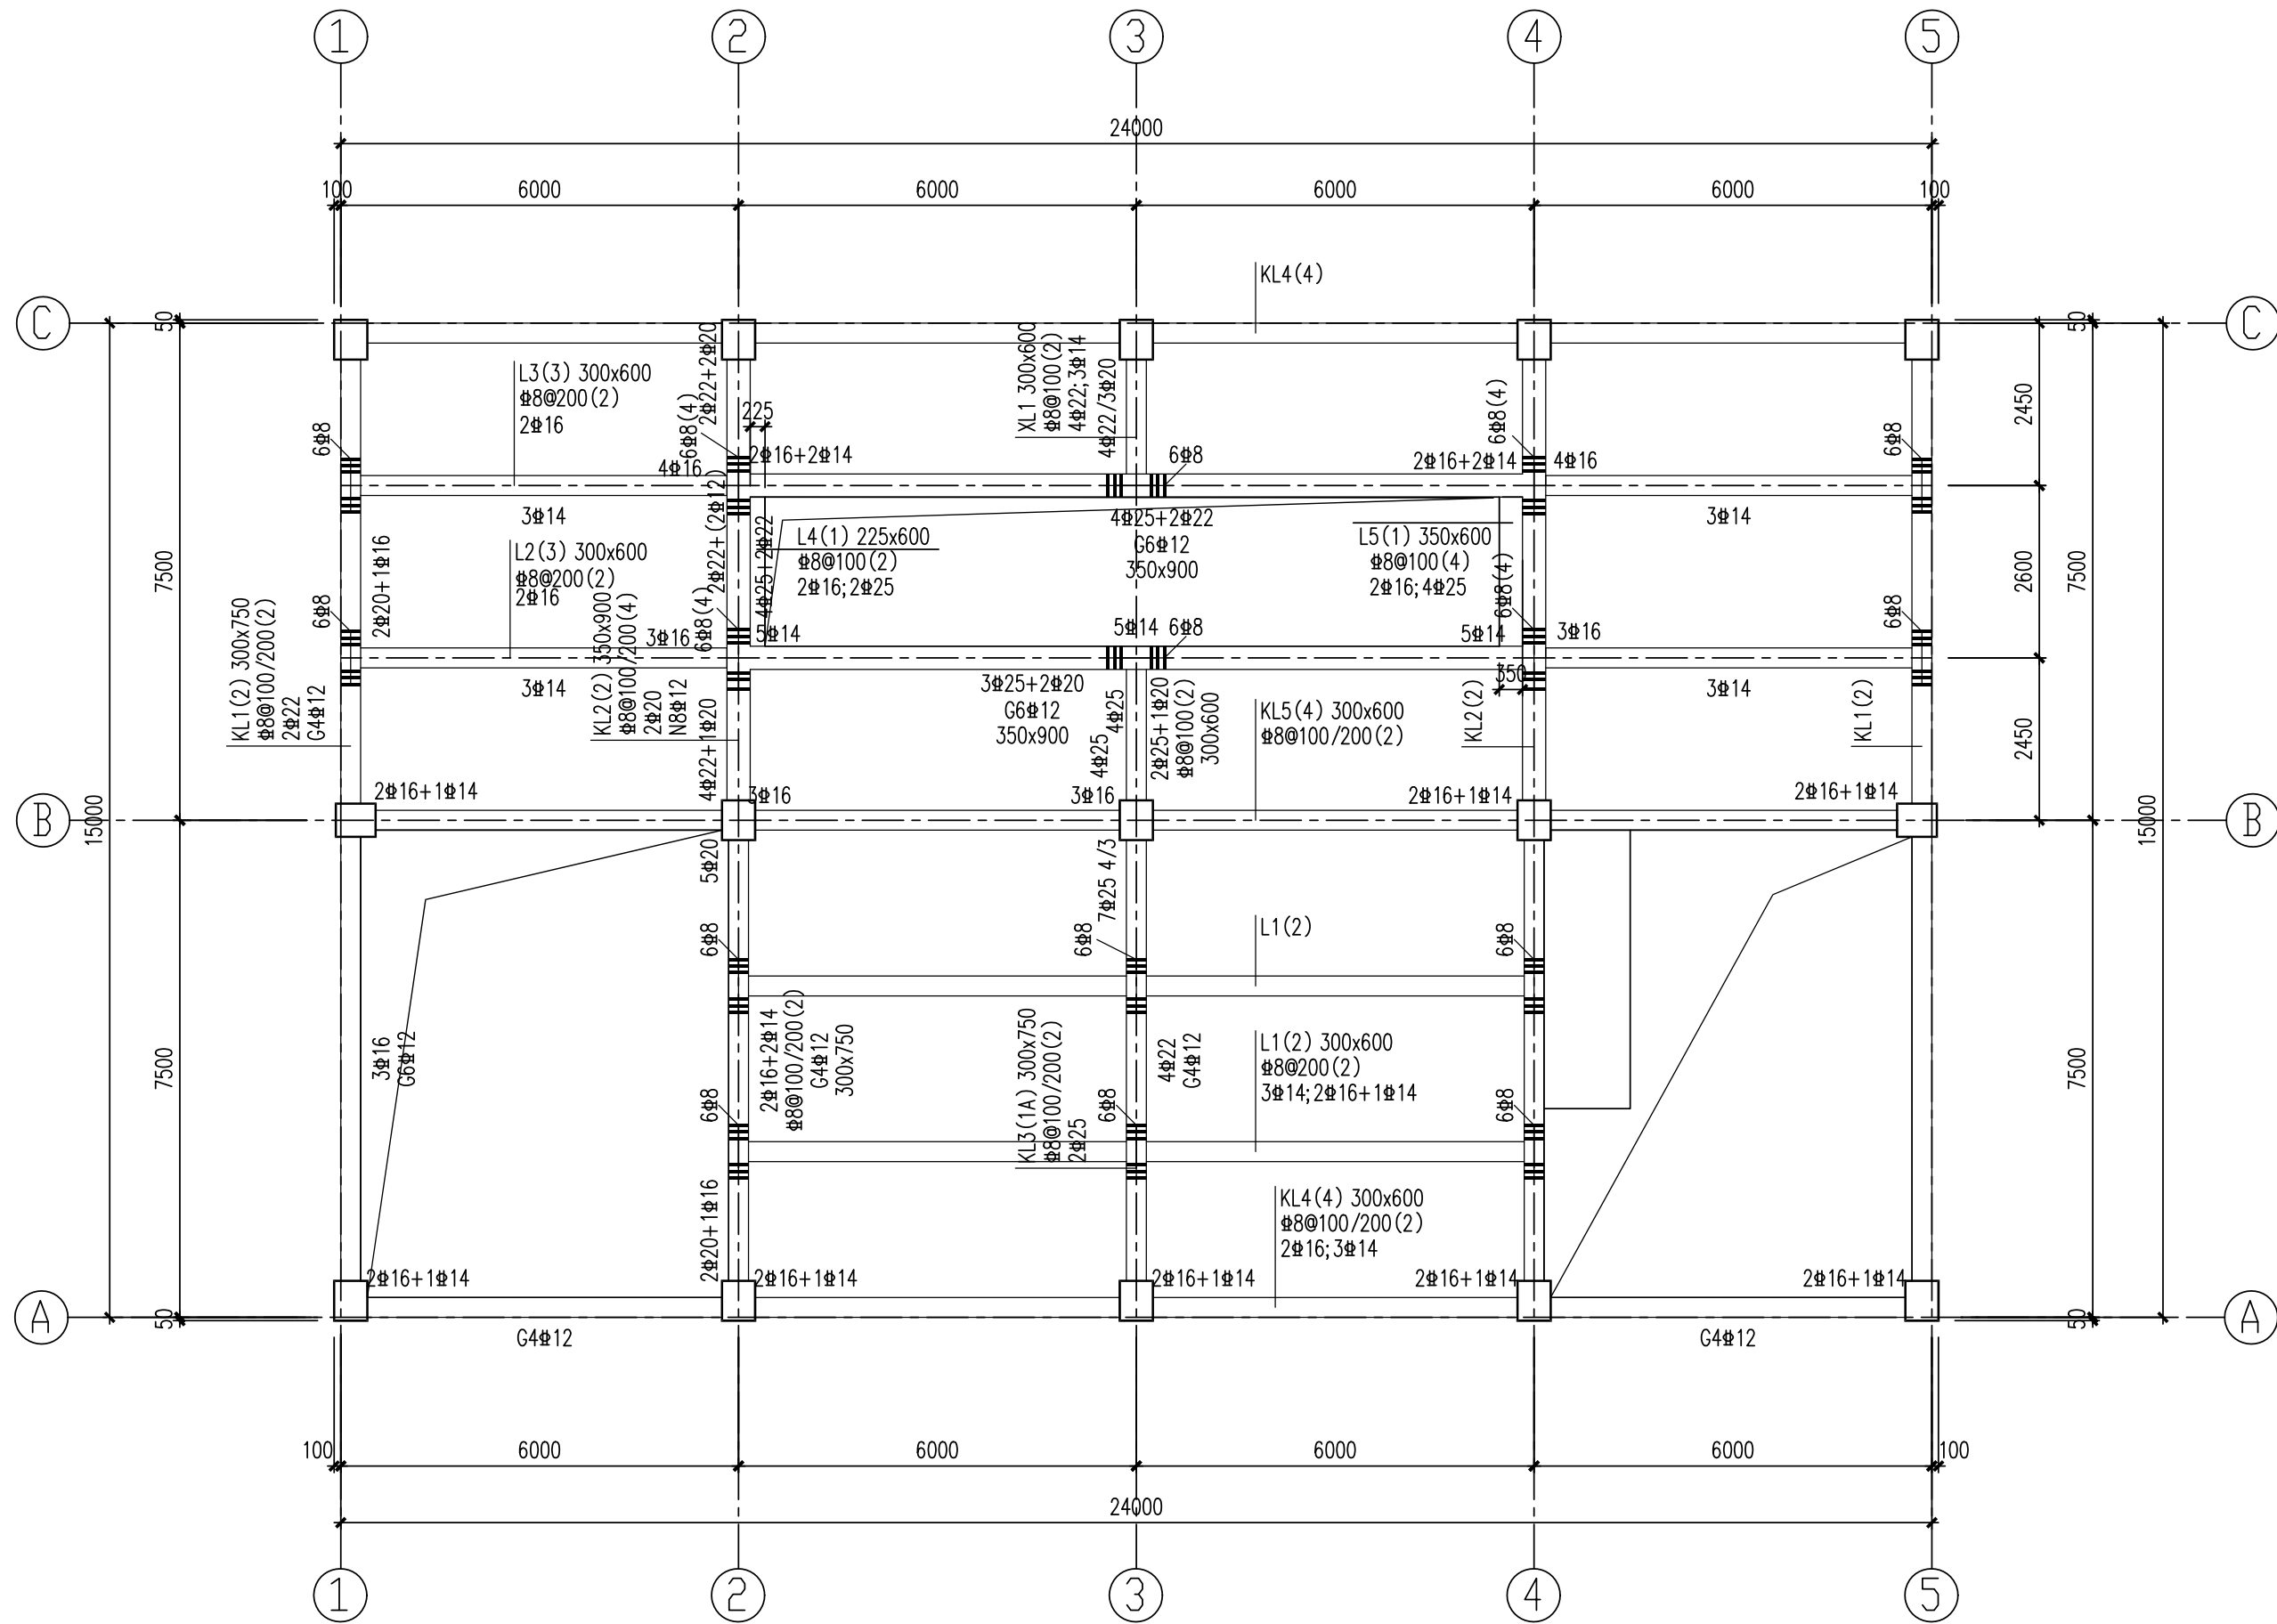

标高6.800米梁平法施工图
1:100
未标注的梁轴线为对称居中

注：本文件版权归SOP0所有，除非得到SOP0书面授权，否则本文件的任何内容均不得复制或泄露给其他个人和团体或用于其他目的。 THIS DOCUMENT IS THE PROPERTY OF SOP0. NO PART OF THIS DOCUMENT SHALL BE REPRODUCED OR DISCLOSED TO OTHERS OR USED FOR ANY PURPOSE WHATSOEVER EXCEPT WITH THE PRIOR WRITTEN PERMISSION OF SOP0.							
SOP0		江苏索普工程科技有限公司 Jiangsu SOP0 Engineering Technology CO. LTD.		2022 镇江 ZHENJIANG	江苏索普化工股份有限公司 气化厂板框带滤机改造项目		
设计人 DESIGNED	金标南	2022.11.25	标高6.800米梁平法施工图		主项名称 UNIT		
校核人 CHECKED	孟于峰				设计阶段 PHASE	施工图	
审核人 REVIEW	李元月				图号 DWG NO.	202201-72G06/0	
审定人 APPROVE					版本 REV.		
专业负责人 DISCIPLINE	李元月						
项目负责人 MANAGER			专业 SPECI.	结构	比例 SCALE	1:100	第 1 张 SHEET 共 1 张 TOT.