



工艺	总图	电气	
设备	建筑	热力	
外管	结构	暖通	
环保	自控	给排水	

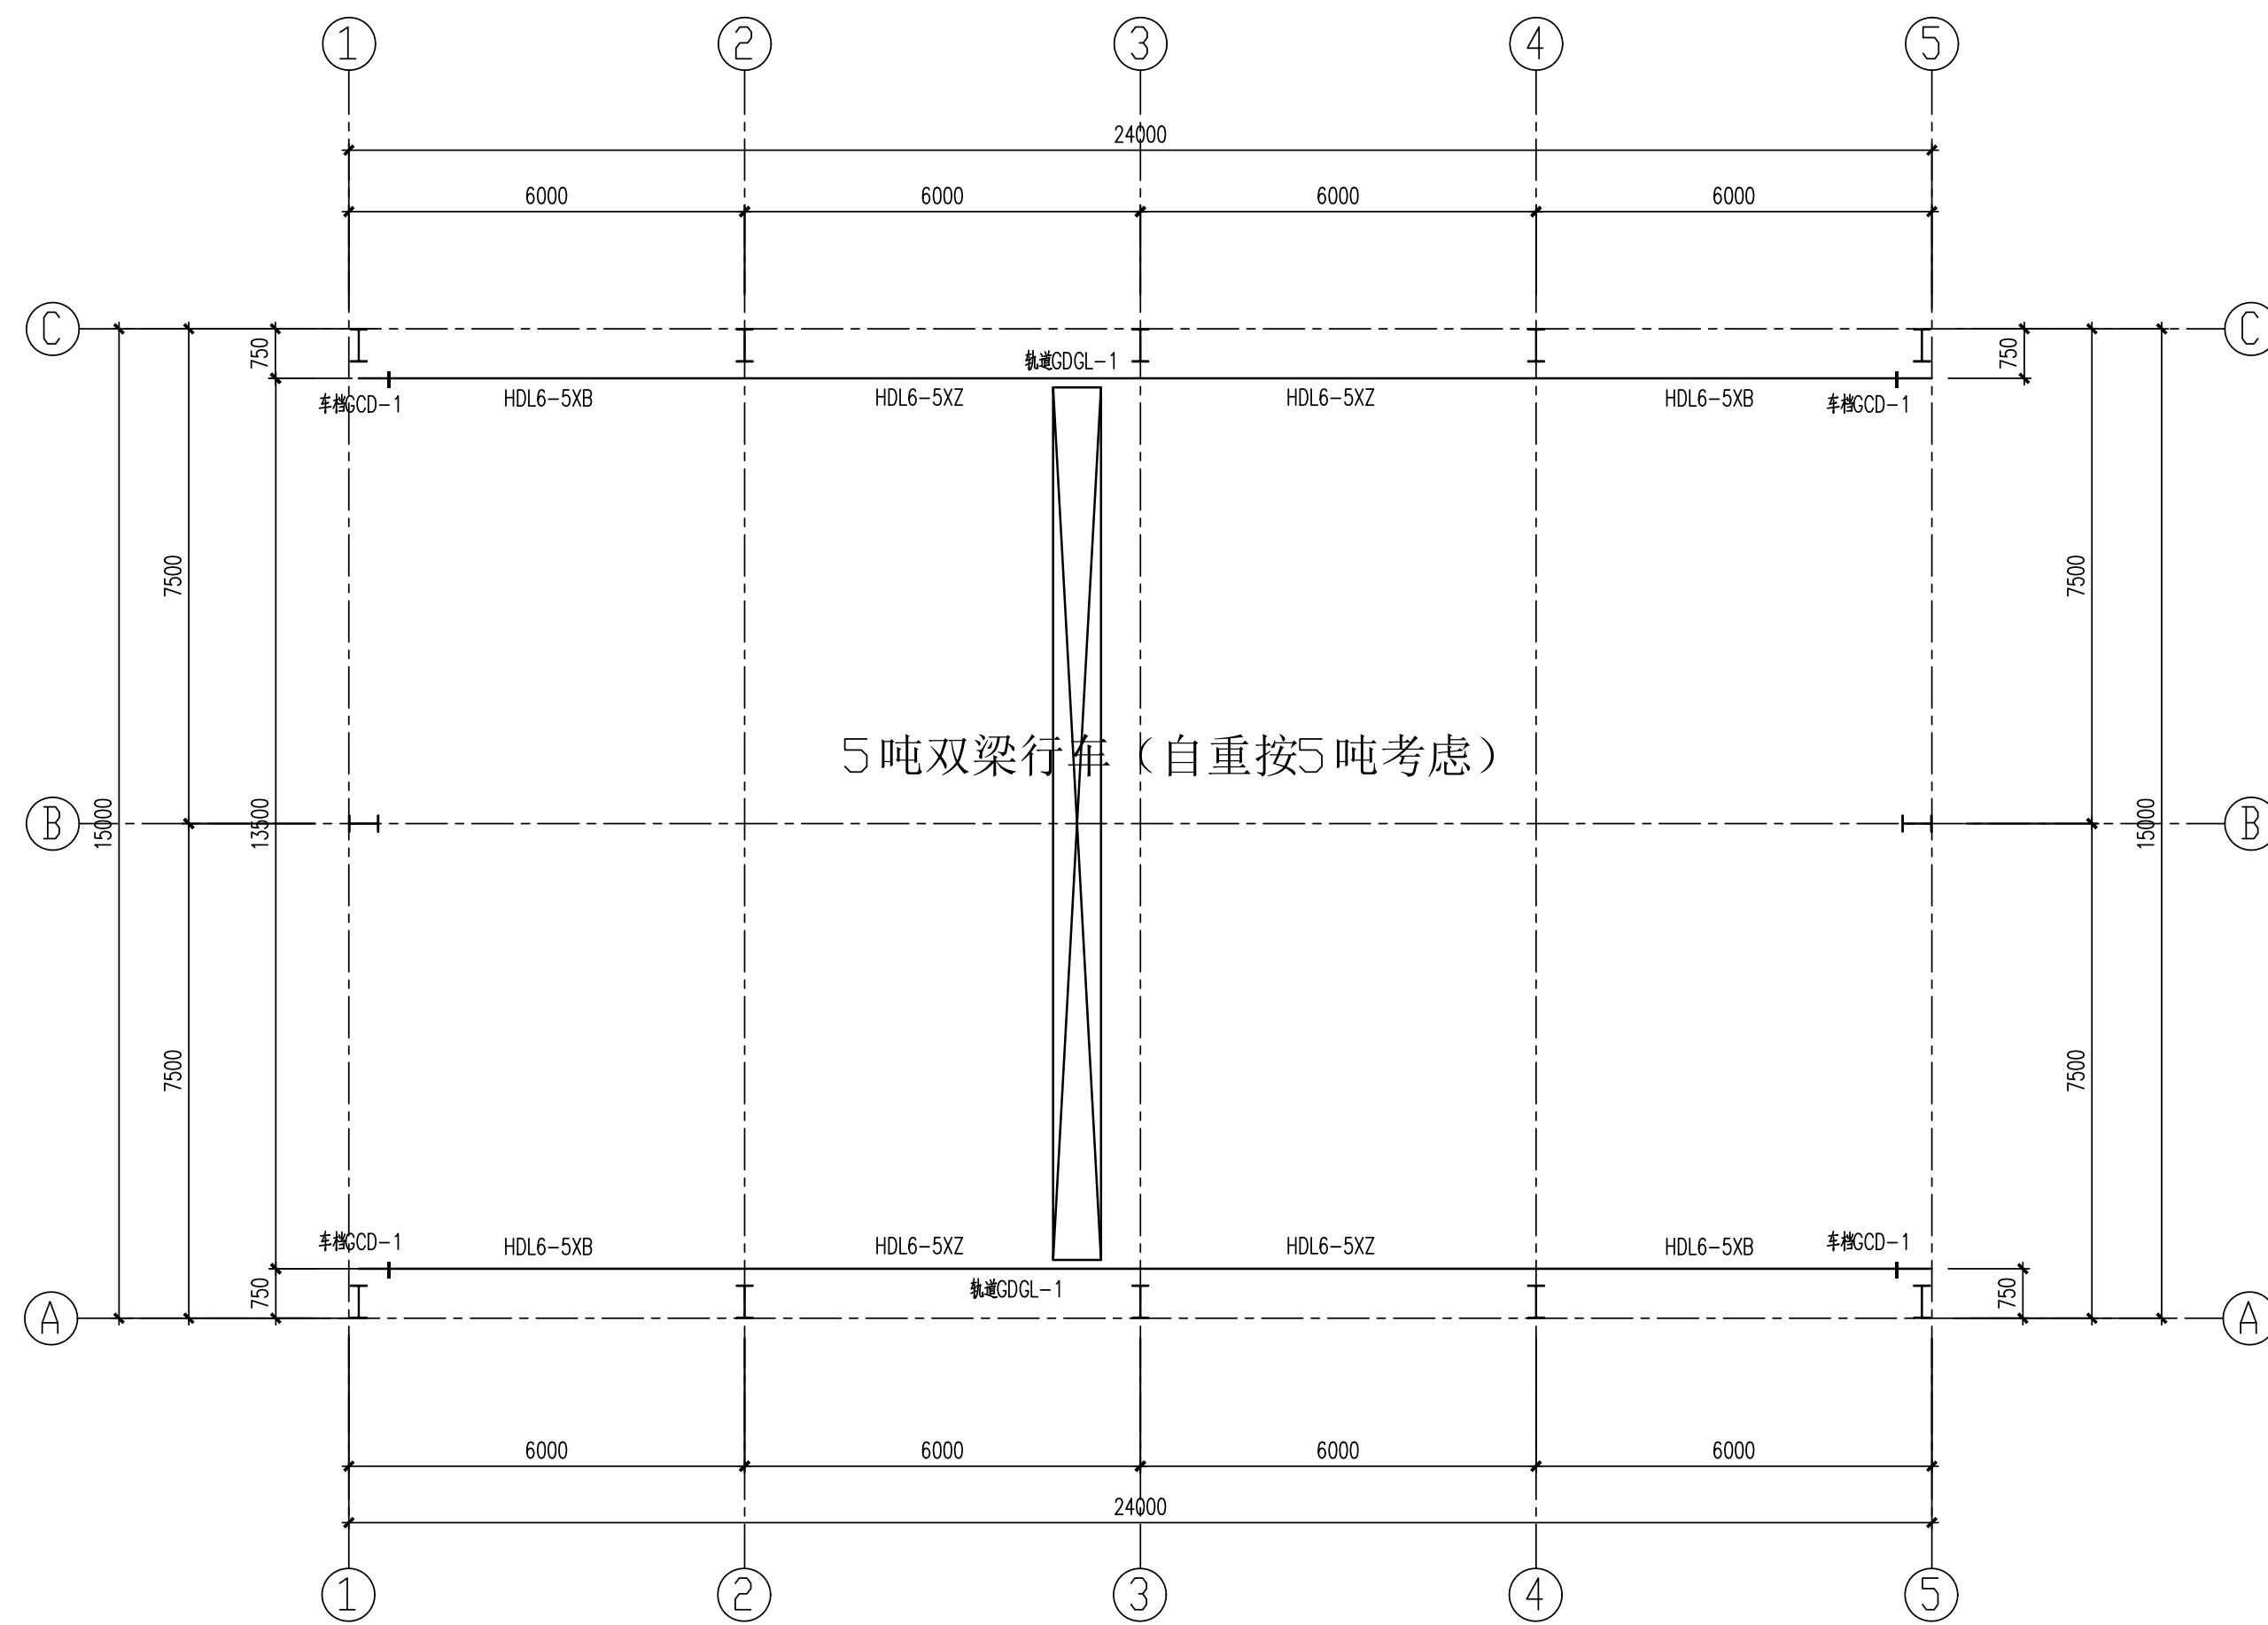

吊梁梁结构平面布置图

1: 100

吊车梁选用图集08SG520-3, 轨道和车档选自图集05G25

<p>注：本文件版权归SOPO所有，除非得到SOPO书面授权，否则本文件的任何内容均不得复制或泄露给其他个人和团体或用于其他目的。 THIS DOCUMENT IS THE PROPERTY OF SOPO. NO PART OF THIS DOCUMENT SHALL BE REPRODUCED OR DISCLOSED TO OTHERS OR USED FOR ANY PURPOSE WHATSOEVER EXCEPT WITH THE PRIOR WRITTEN PERMISSION OF SOPO.</p>									
		<p>江苏索普工程科技有限公司 Jiangsu SOPO Engineering Technology CO. LTD.</p>				<p>2022 镇江 ZHENJIANG</p>		<p>江苏索普化工股份有限公司 气化厂板框带滤机改造项目</p>	
设计人 DESIGNED	金磊	2022.11.25	<p>吊梁架结构平面布置图</p>				主项名称 UNIT		
校核人 CHECKED	孟于辉						设计阶段 PHASE	施工图	
审核人 REVIEW	李玉龙						图号 DWG. NO.	202201-72G14/0	
审定人 APPROVE							版本 REV.		
专业负责人 DISCIPLINE	李玉龙								
项目负责人 MANAGER			专业 SPECI.	结构	比例 SCALE	1: 100	第 1 张	SHEET	共 1 张 TOT.