


电气	暖通	给排水
工艺	安全	环保
消防	防雷	自控
其他	其他	其他

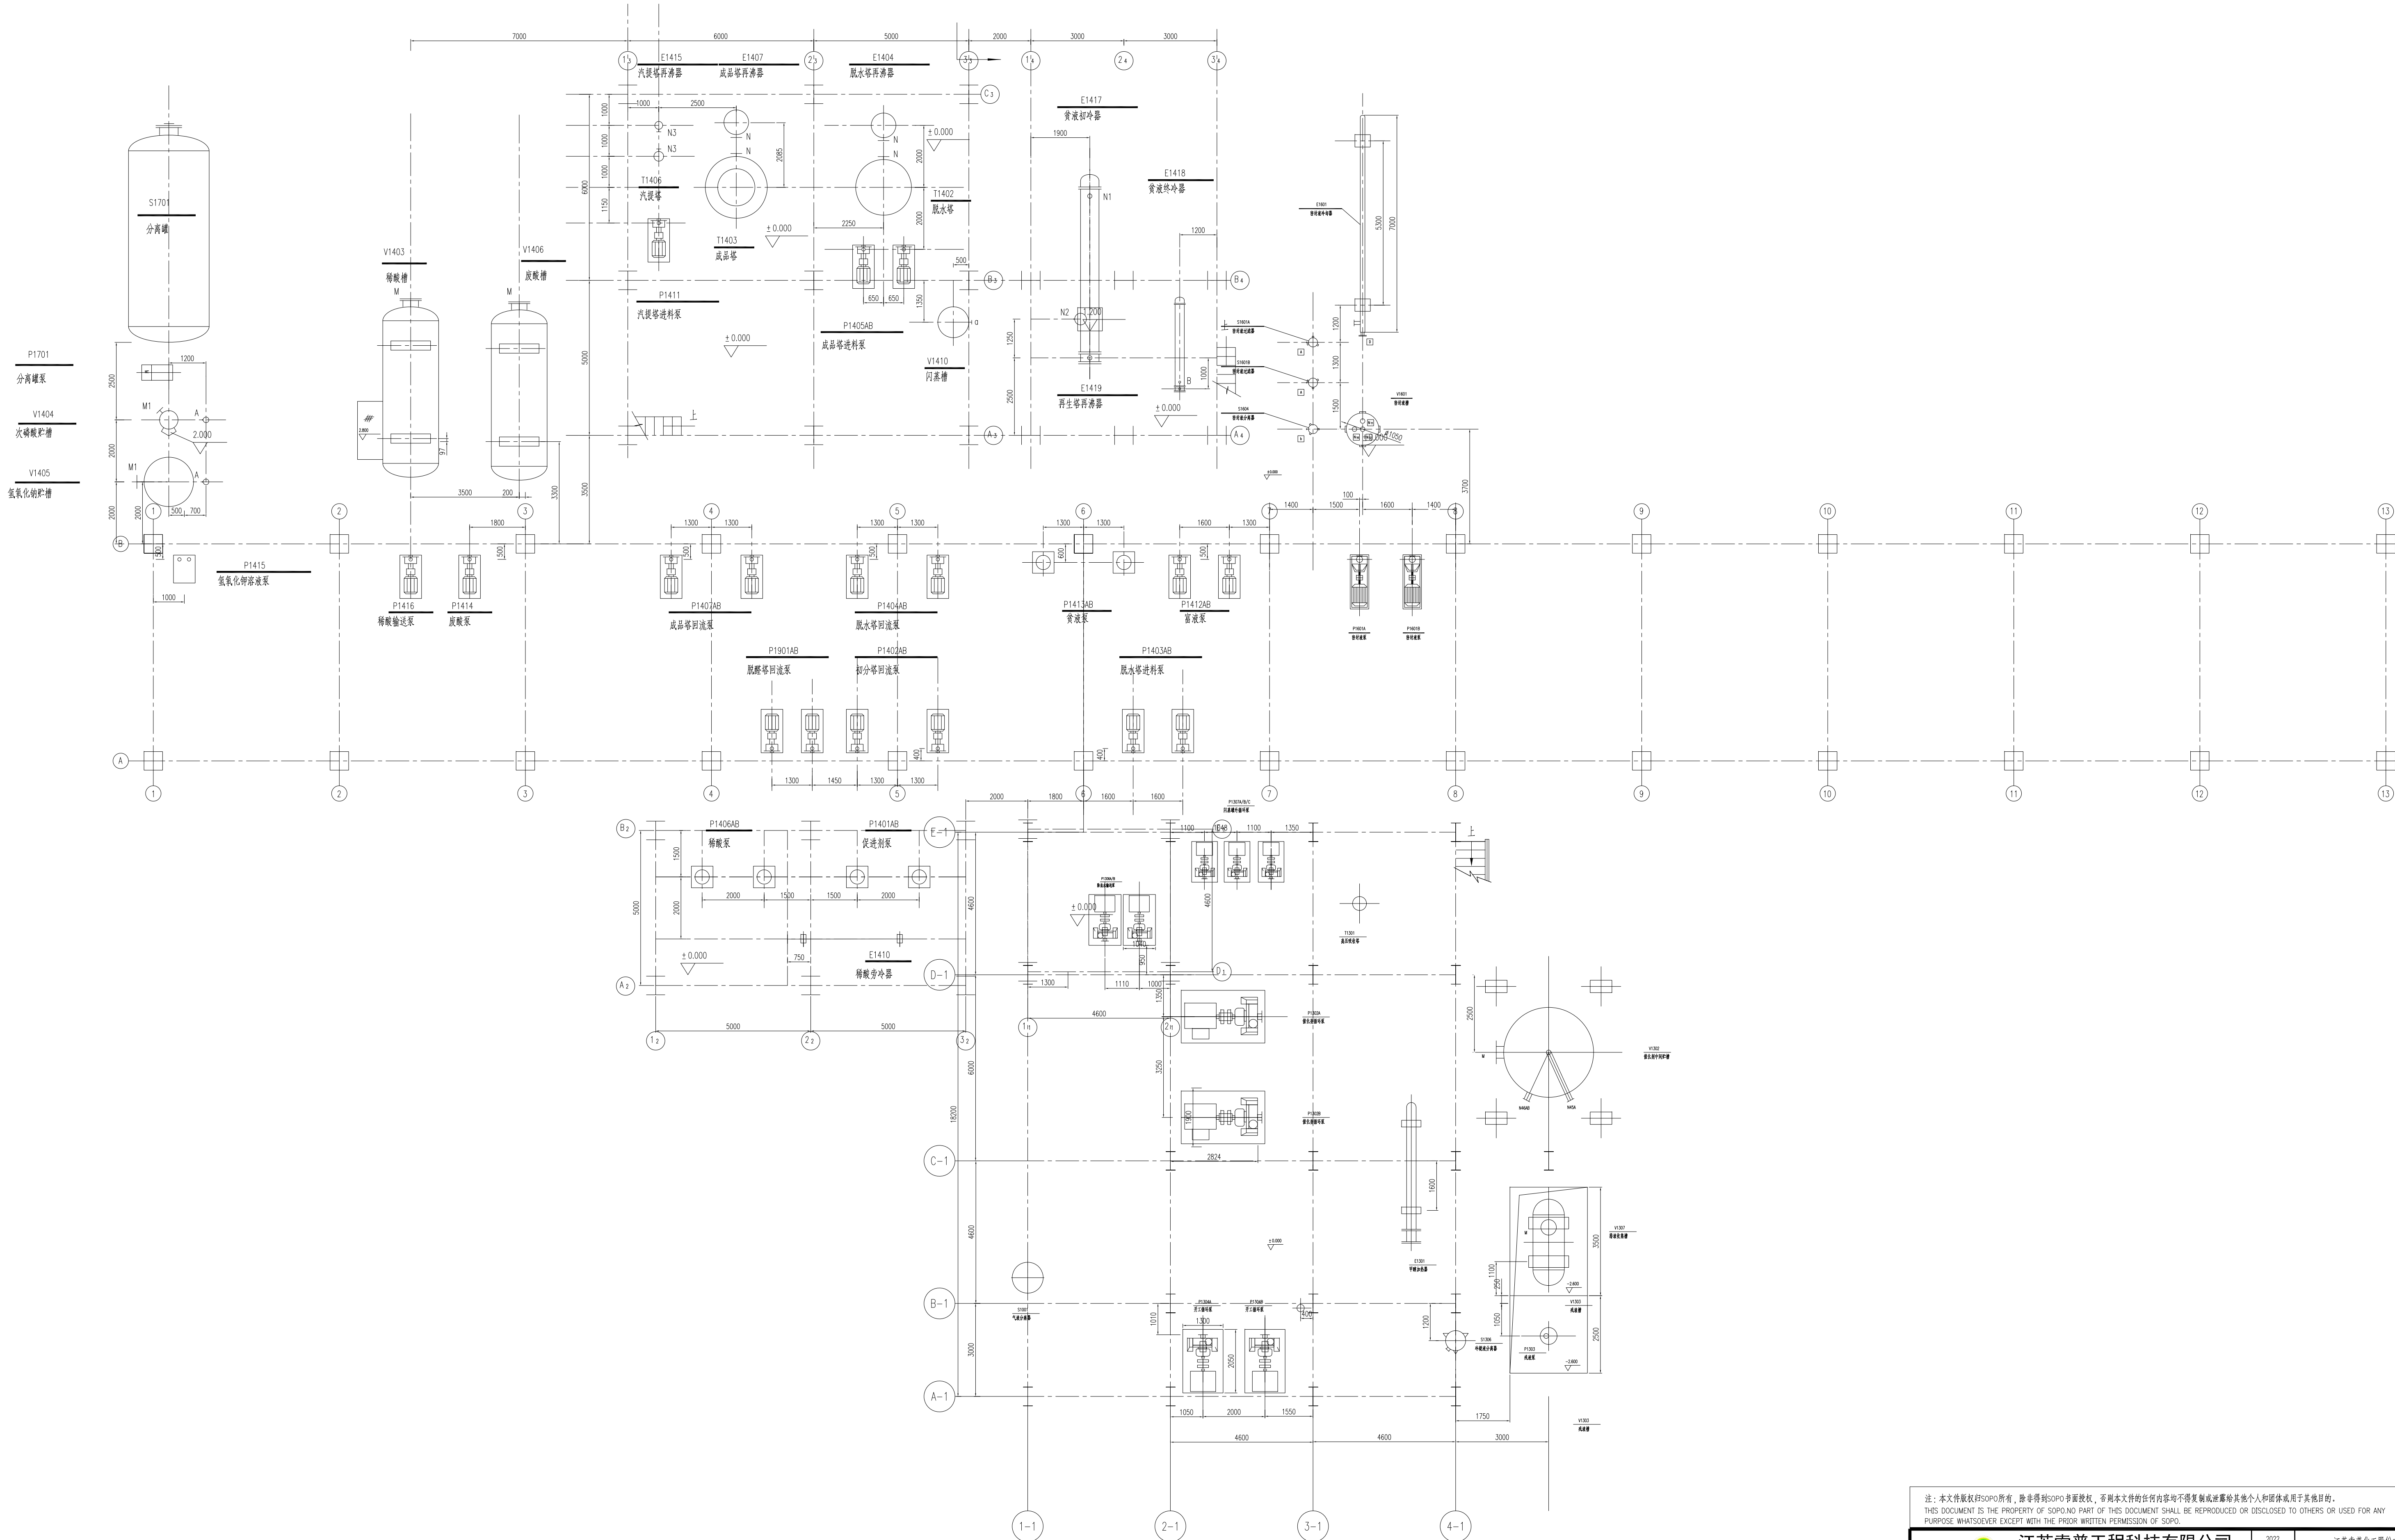

注：本文件版权归SOPPO所有，未经许可SOPPO不得复制或传播。否则本文件的任何内容均不得复制或传播。其他个人和团体或用于其他目的。 THIS DOCUMENT IS THE PROPERTY OF SOPPO. PART OF THIS DOCUMENT SHALL BE REPRODUCED OR DISCLOSED TO OTHERS OR USED FOR ANY PURPOSE WHATSOEVER EXCEPT WITH THE PRIOR WRITTEN PERMISSION OF SOPPO.			
SOPPO 江苏索普工程科技有限公司 JiangSu SOPPO Engineering Technology Co., Ltd.		2022 镇江 ZHENJIANG	江苏索普化工股份有限公司 醋酸一期技术改造项目
设计 DESIGN			主项名称 UNIT
校核 CHECK			设计阶段 PHASE
审核 REVIEW			商号 DWG. NO.
专业 SPECI	工艺	版本 REV. 0	比例 SCALE 1:100
第 1 套 SHEET		共 1 套 TOT.	