


工艺				总图				电气			
设备				建筑				热力			
外管				结构				暖通			
环保				自控				给排水			

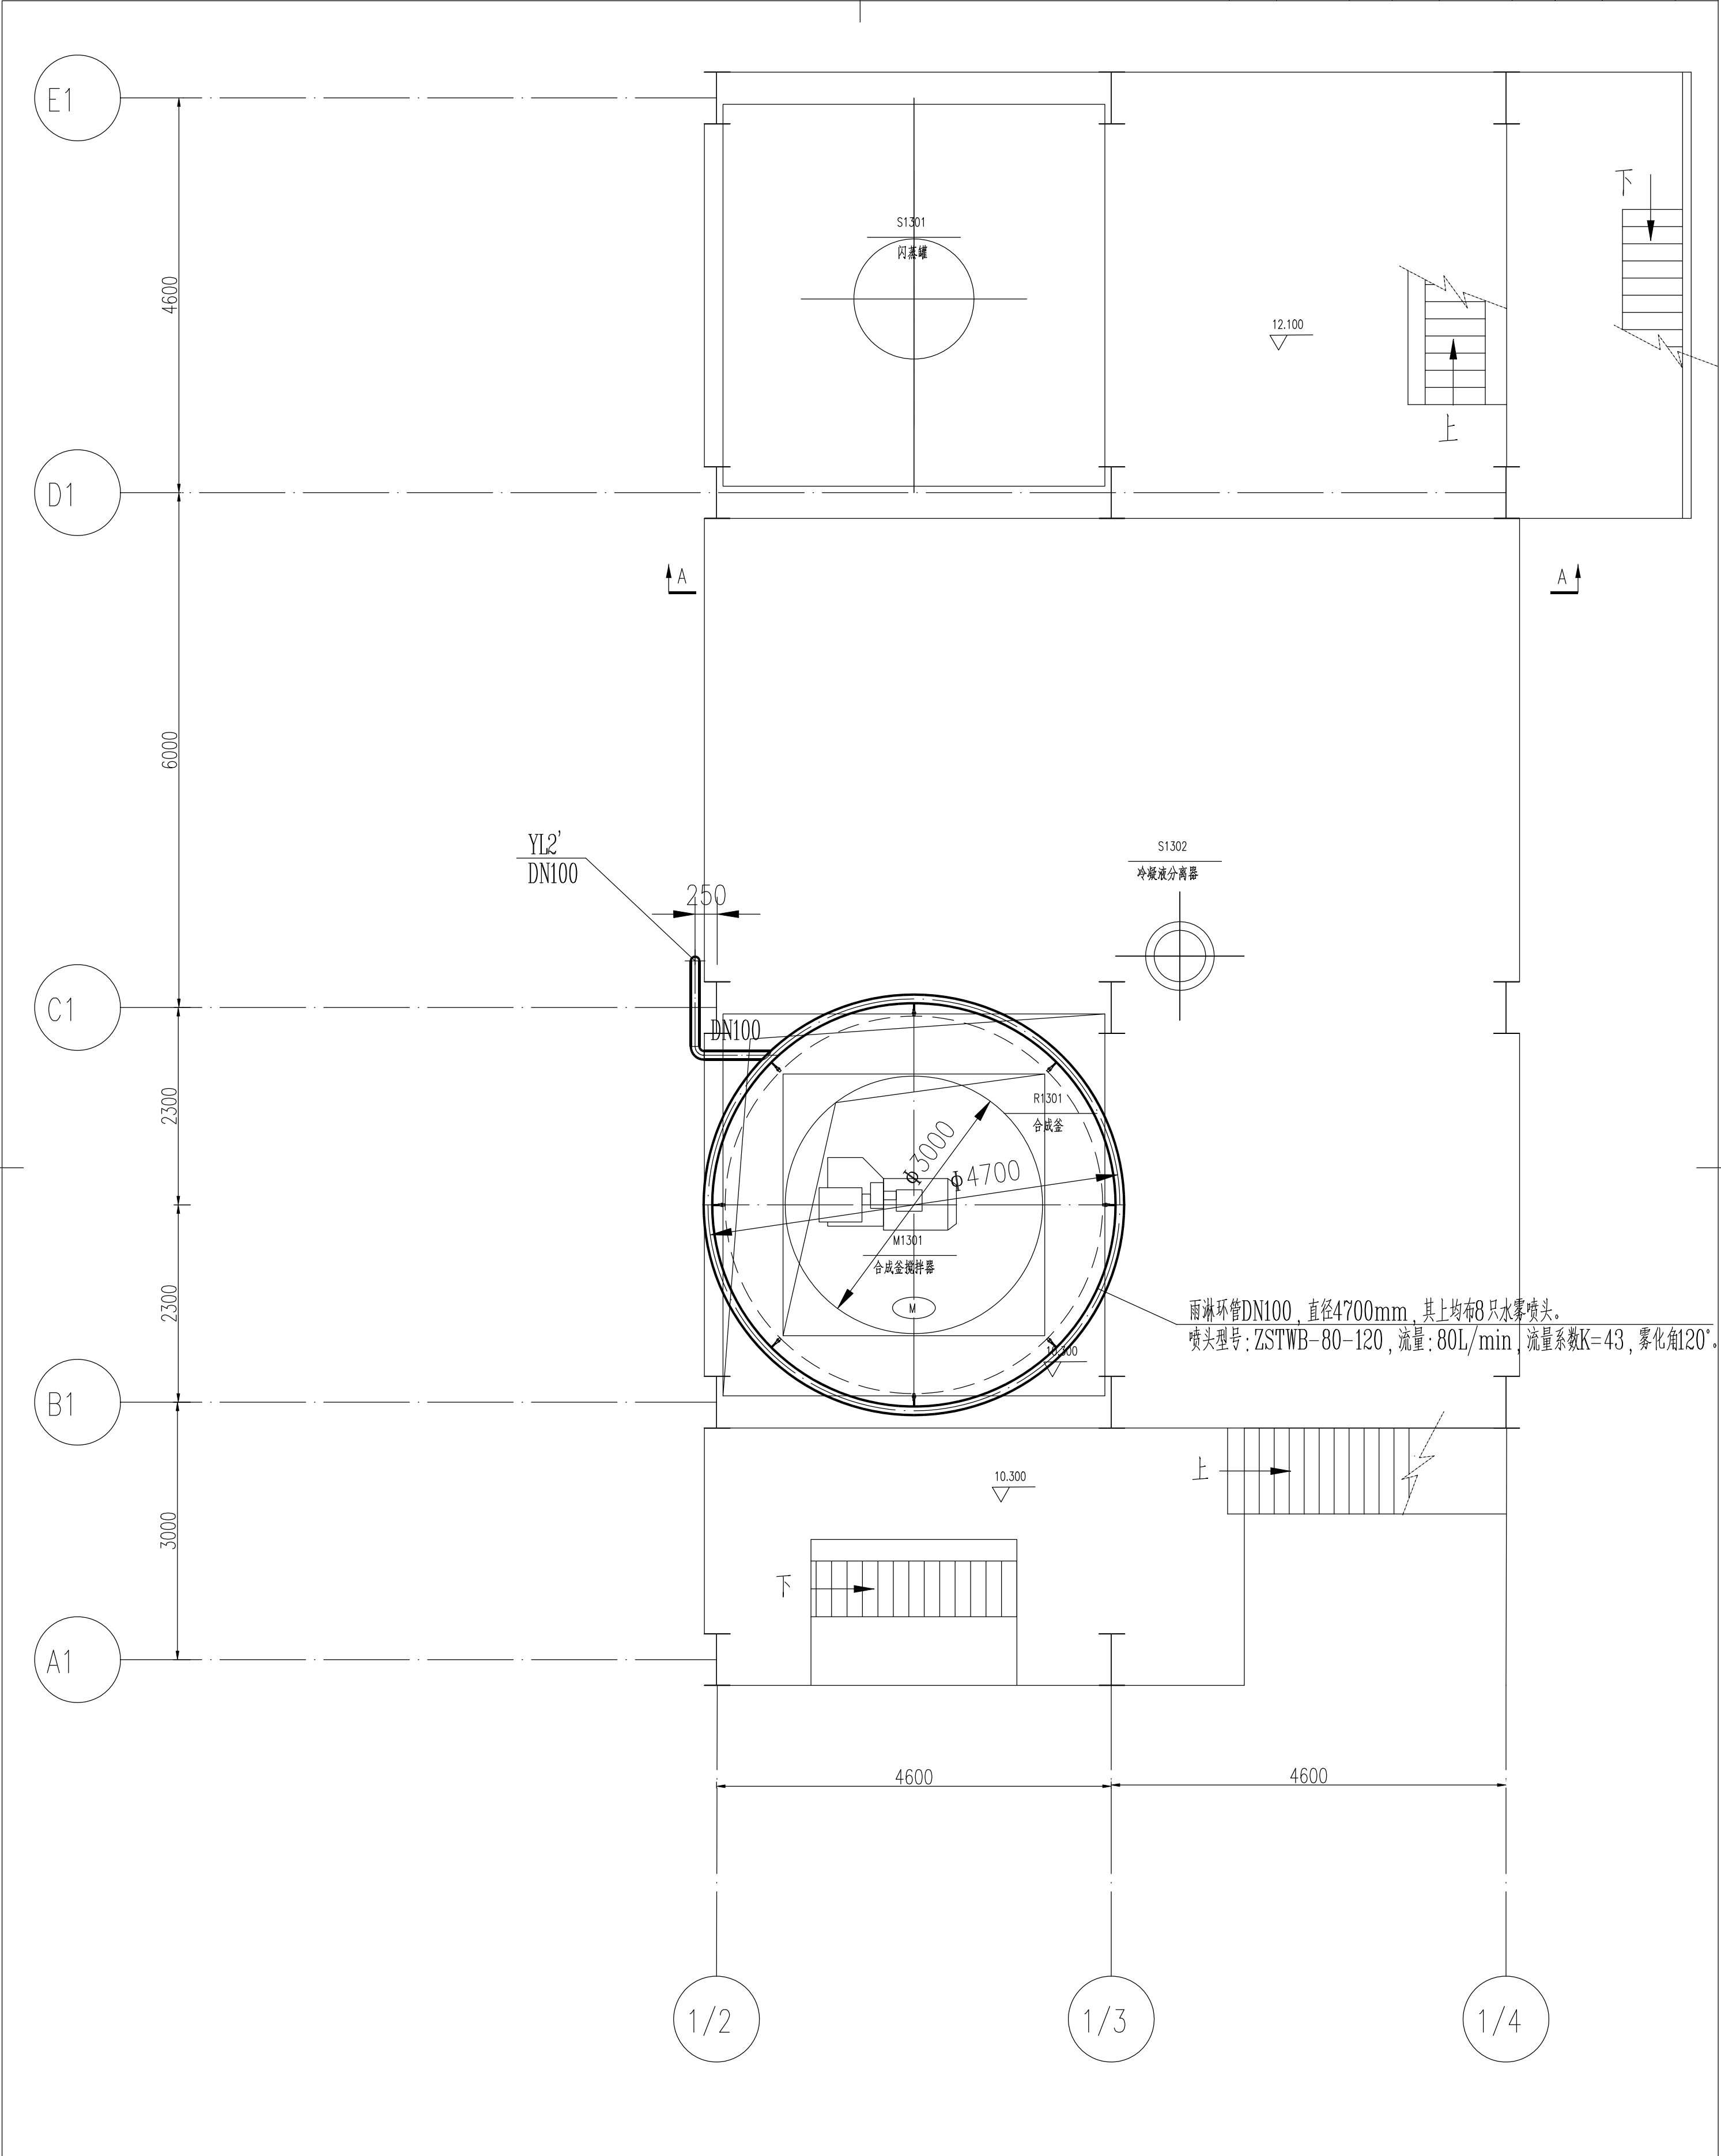

雨淋环管DN100, 直径4700mm, 其上均布8只水雾喷头。
喷头型号: ZSTWB-80-120, 流量: 80L/min, 流量系数K=43, 雾化角120°。

+10.3m雨淋管道平面图 1: 100

注: 本文件版权归SOPo所有, 除非得到SOPo书面授权, 否则本文件的任何内容均不得复制或泄露给其他个人和团体或用于其他目的。 THIS DOCUMENT IS THE PROPERTY OF SOPo.NO PART OF THIS DOCUMENT SHALL BE REPRODUCED OR DISCLOSED TO OTHERS OR USED FOR ANY PURPOSE WHATSOEVER EXCEPT WITH THE PRIOR WRITTEN PERMISSION OF SOPo.									
SOPo 江苏索普工程科技有限公司 JiangSu SOPo Engineering Technology Co. Ltd.				2023 镇江 ZHENJIANG	江苏索普化工股份有限公司 醋酸一期技术改造项目				
设计 DESIGN	史抗俊		+10.3m雨淋管道平面图		主项名称 UNIT	合成釜 (R1301)			
校核 CHECK	王鑫				设计阶段 PHASE	施工图			
审核 REVIEW	陈瑞	2023.02.04			图号 DWG NO.	202201-14-W05/0			
审定 APPROVE									
专业 SPECI.	给排水	版本 REV.	0	比例 SCALE	1: 50	第 1 张 SHEET	共 1 张 TOT.		