





4: 图纸有不明处及时和设计人员协商, 见设计人员变更或图纸方可施工。


序号	图 例	名 称	序号	图 例	名 称
1		供暖供水管	6		平衡阀
2		供暖回水管	7		截止阀
3		固定支架	8		闸 阀
4		管道坡度	9		不锈钢波纹补偿器
5		散热器及片数	10		自动排气阀


注：本文件版权归SOPO所有，除非得到SOPO书面授权，否则本文件的任何内容均不得复制或泄露给其他个人和团体或用于其他目的。 THIS DOCUMENT IS THE PROPERTY OF SOPO. NO PART OF THIS DOCUMENT SHALL BE REPRODUCED OR DISCLOSED TO OTHERS OR USED FOR ANY PURPOSE WHATSOEVER EXCEPT WITH THE PRIOR WRITTEN PERMISSION OF SOPO.									
 <div> <b>江苏索普工程科技有限公司</b>            Jiangsu SOPO Engineering Technology CO. LTD.         </div>					2025 镇江 ZHENJIANG		江苏索普 化验楼		
设计人 DESIGNED			供暖设计施工说明			主项名称 UNIT	供暖系统改造		
校核人 CHECKED						设计阶段 PHASE	施工图		
审核人 REVIEW						图号 DWG NO.	暖施-1/8		
审定人 APPROVE						版本 REV.	0		
专业负责人 DISCIPLINE									
项目负责人 MANAGER		专业 SPECI.	暖通	比例 SCALE	1: 100	第 1 张 SHEET	共 7 张 TOT.		






\_\_\_\_\_

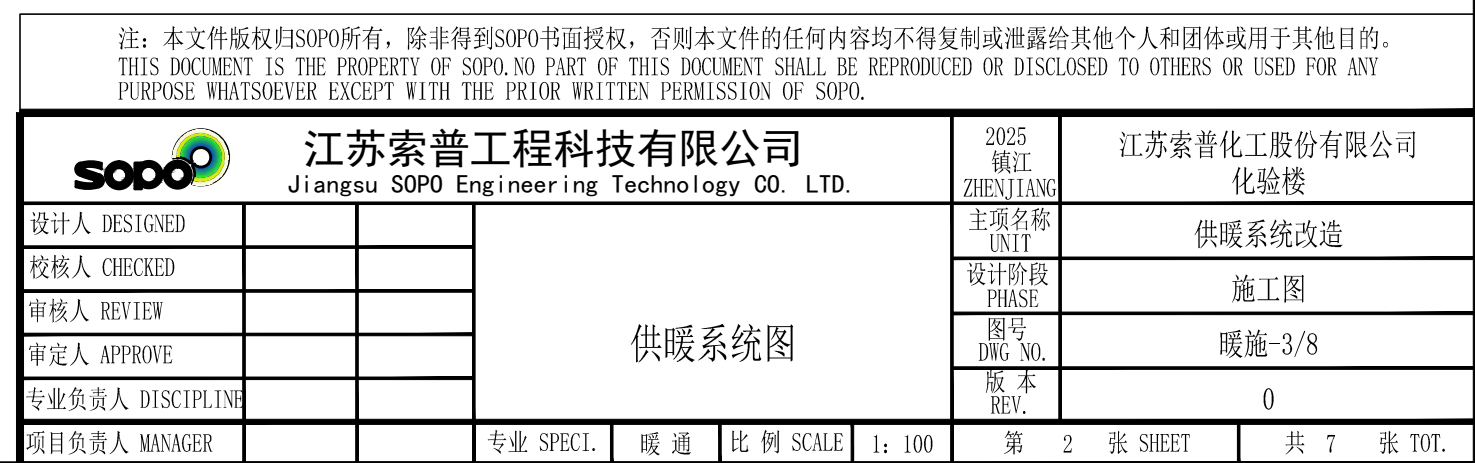


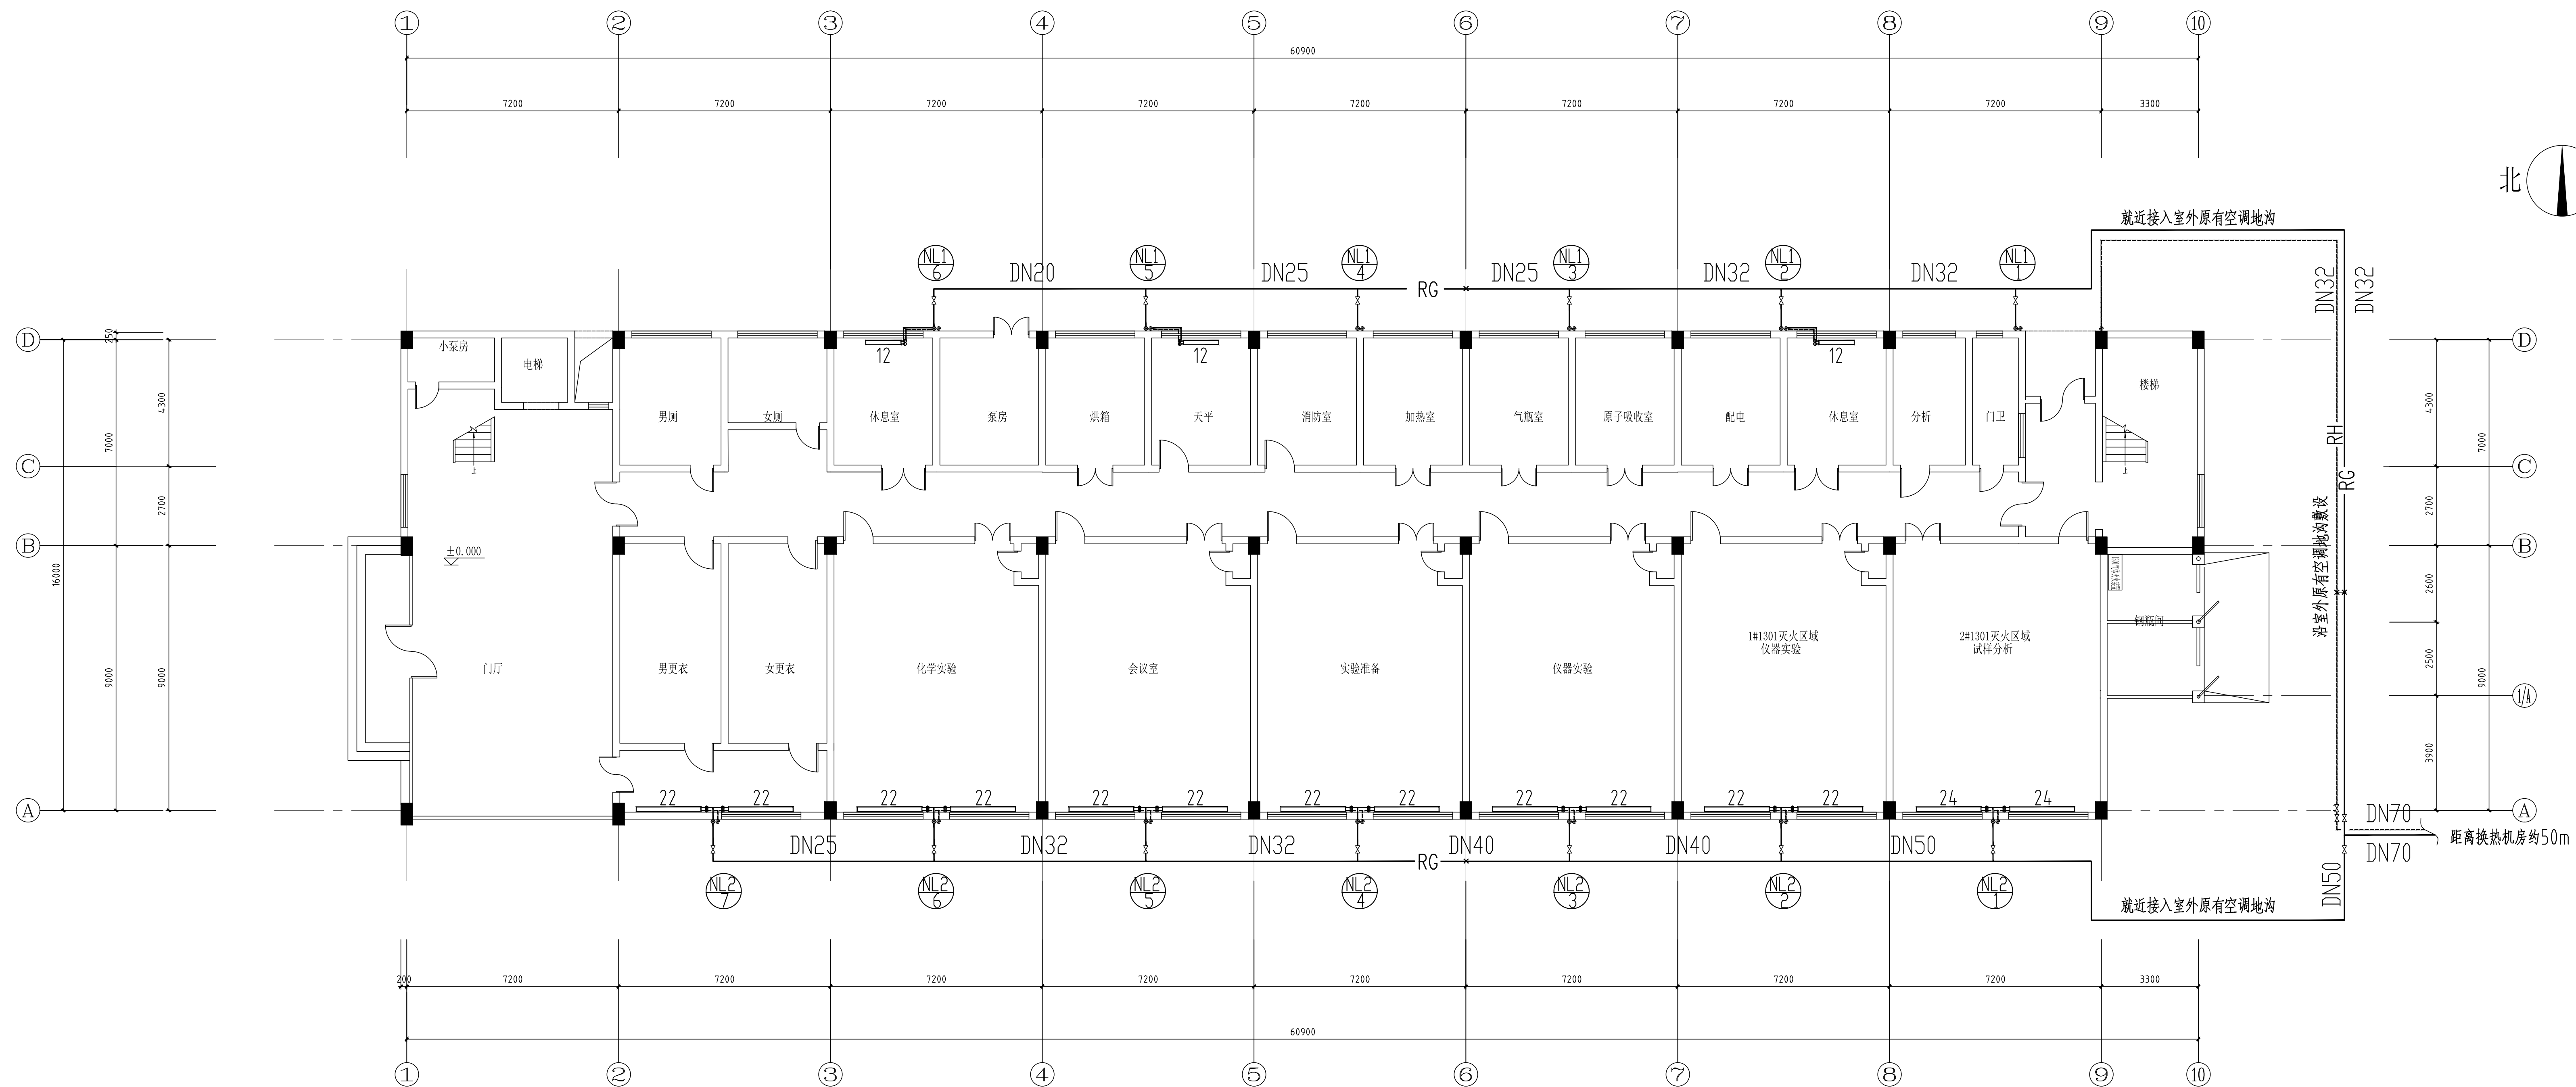[illegible]

一层供暖平面图 1:100


<p>注：本文件版权归ESOP所有，除非得到ESOP书面授权，否则本文件的任何内容均不得复制或披露给其他个人或团体或用于其他目的。 THIS DOCUMENT IS THE PROPERTY OF SOPO. NO PART OF THIS DOCUMENT SHALL BE REPRODUCED OR DISCLOSED TO OTHERS OR USED FOR ANY PURPOSE, WHATSOEVER EXCEPT WITH THE PRIOR WRITTEN PERMISSION OF SOPO.</p>									
 <b>江苏索普工程科技有限公司</b> Jiangsu SOPO Engineering Technology CO. LTD.				2025 浙江 ZHENJIANG		江苏索普化工股份有限公司 化验楼			
设计人 DESIGNED				主工艺修改 MAIN		供暖系统改造			
校核人 CHECKED				设计阶段 PHASE		施工图			
审核人 REVIEW				暖通 HVAC		暖通-4/8			
审定人 APPROVE				版本 REV.		0			
专业负责人 DISCIPLINE				暖通 HVAC		0			
项目负责人 MANAGER		专业 SPECI.		暖通		比例 SCALE		1: 100	
						第 3 张 SHEET		共 7 张 TOT.	

工艺	总图	电气	
设备	建机	热力	
外管	场情	暖通	
环境	自控	给排水	

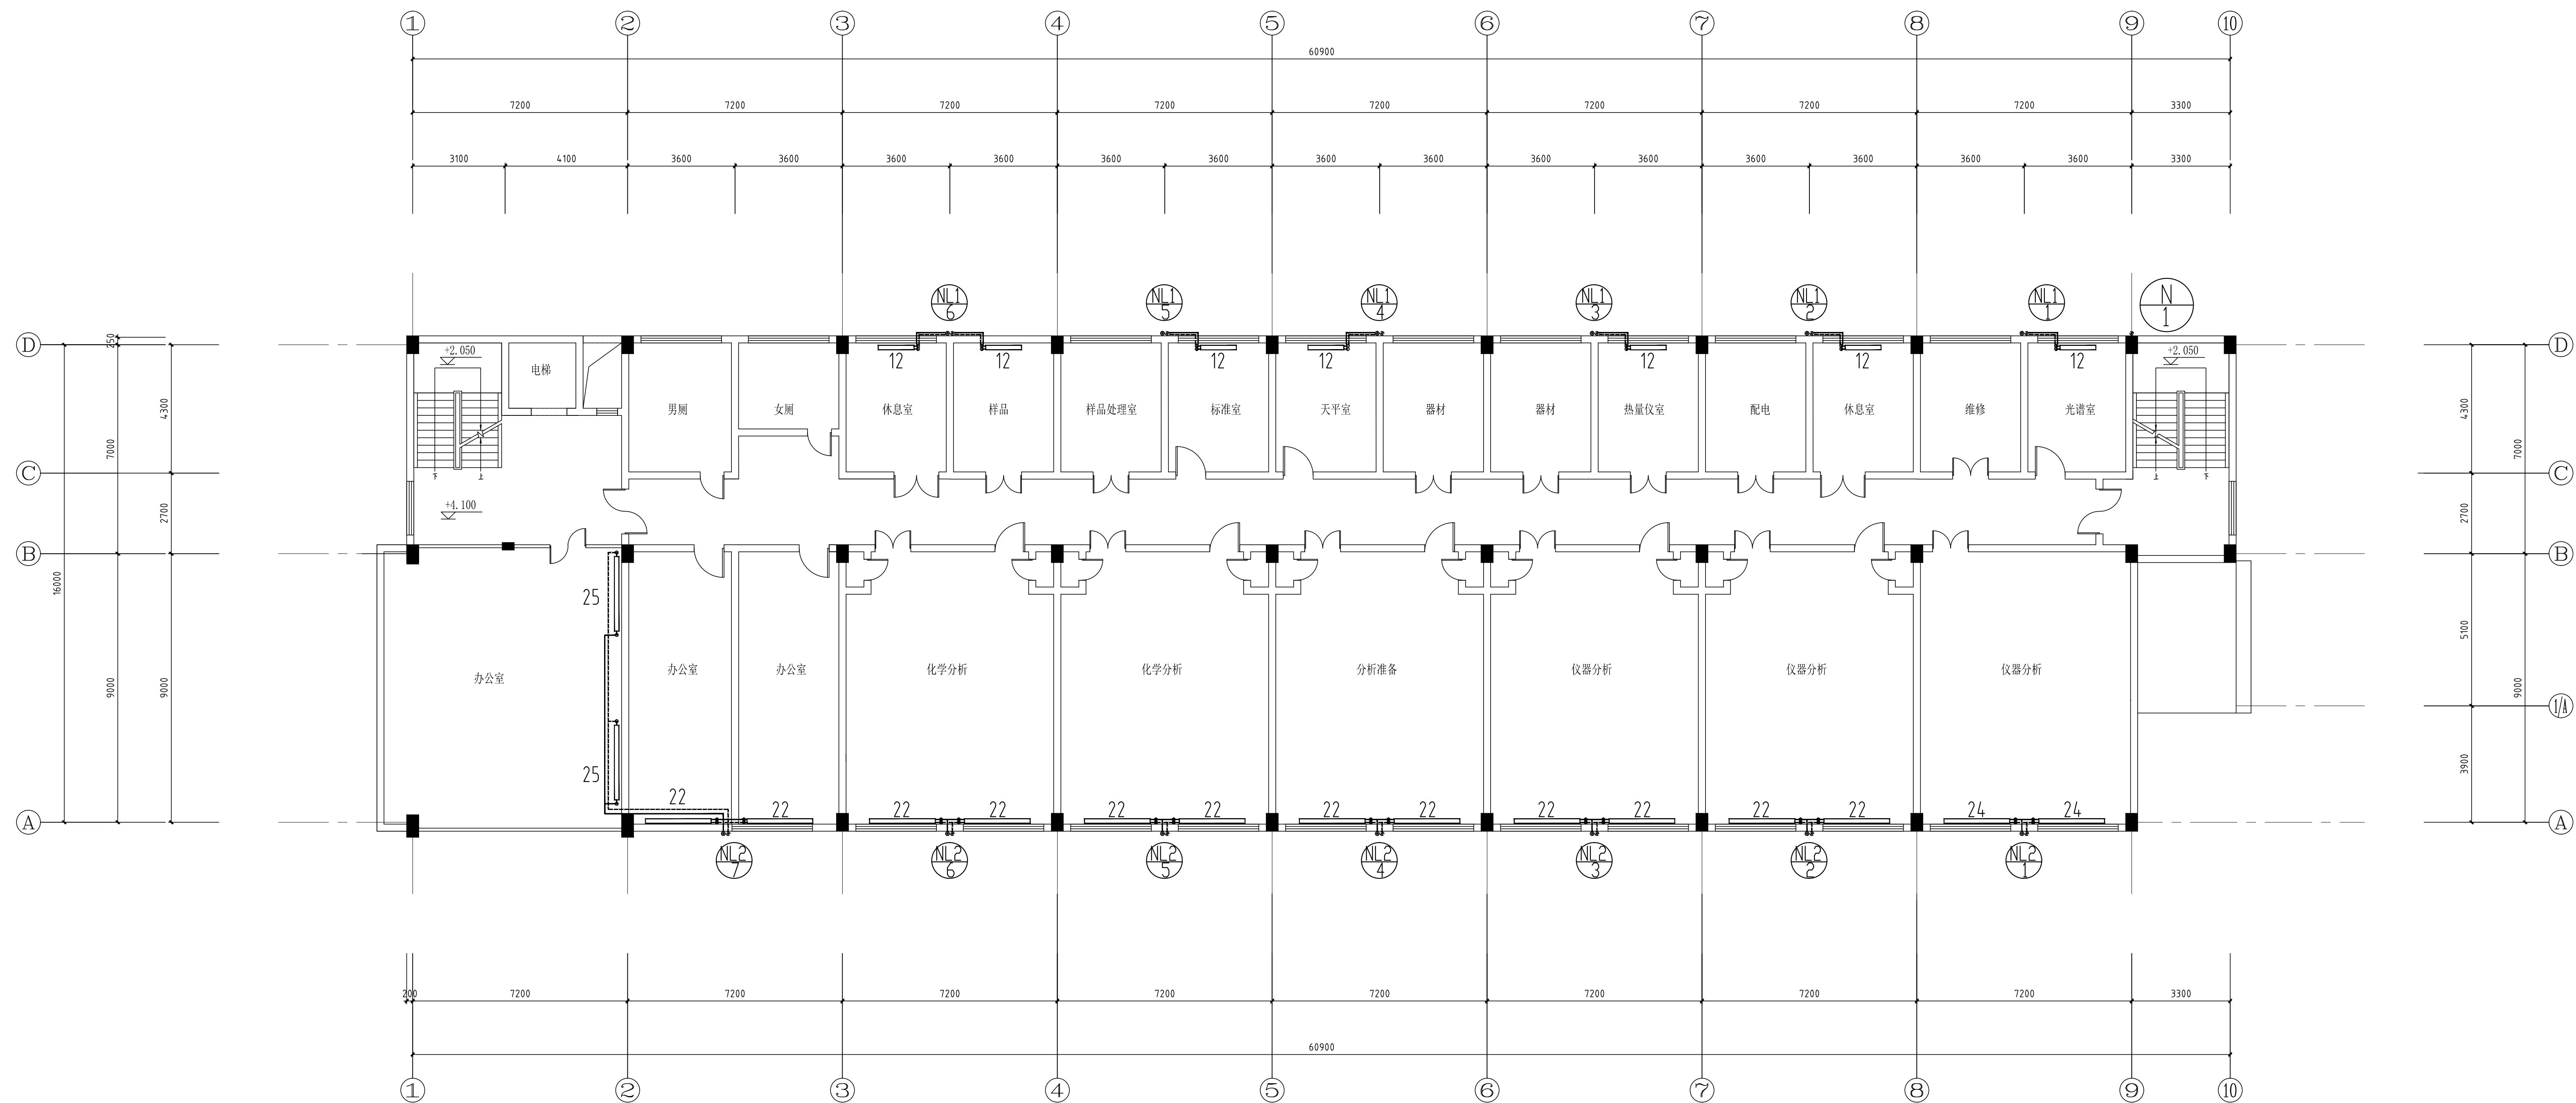


二层供暖平面图 1:100


注：本文件版权归SAP0W所有，除非得到SAP0书面授权，否则本文件的任何内容均不得复制或泄露给其他个人或团体或用于其他目的。  
 THIS DOCUMENT IS THE PROPERTY OF SAP0. NO PART OF THIS DOCUMENT SHALL BE REPRODUCED OR DISCLOSED TO OTHERS OR USED FOR ANY  
 PURPOSE WHATSOEVER EXCEPT WITH THE PRIOR WRITTEN PERMISSION OF SAP0.

	<b>江苏索普工程科技有限公司</b> Jiangsu SAP0 Engineering Technology CO., LTD.		2025 ZHENJIAN 张健	江苏索普化工股份有限公司 化验室
	设计人 DESIGNED 校对人 CHECKED 审核人 REVIEW 审定人 APPROVE 专业负责人 DISCIPLINE 项目负责人 MANAGER	<b>二层供暖平面图</b>		主楼七楼 UNIT 设计阶段 PHASE 版本号 DRAW NO. 版本 REV.
	专业 SPECI.    暖通    比例 SCALE    1: 100	第    4    张 SHEET	共    7    张 TOT.	


工艺	总图	电气	
综合	建筑	热力	
外管	场村	暖通	
环境	自控	给排水	

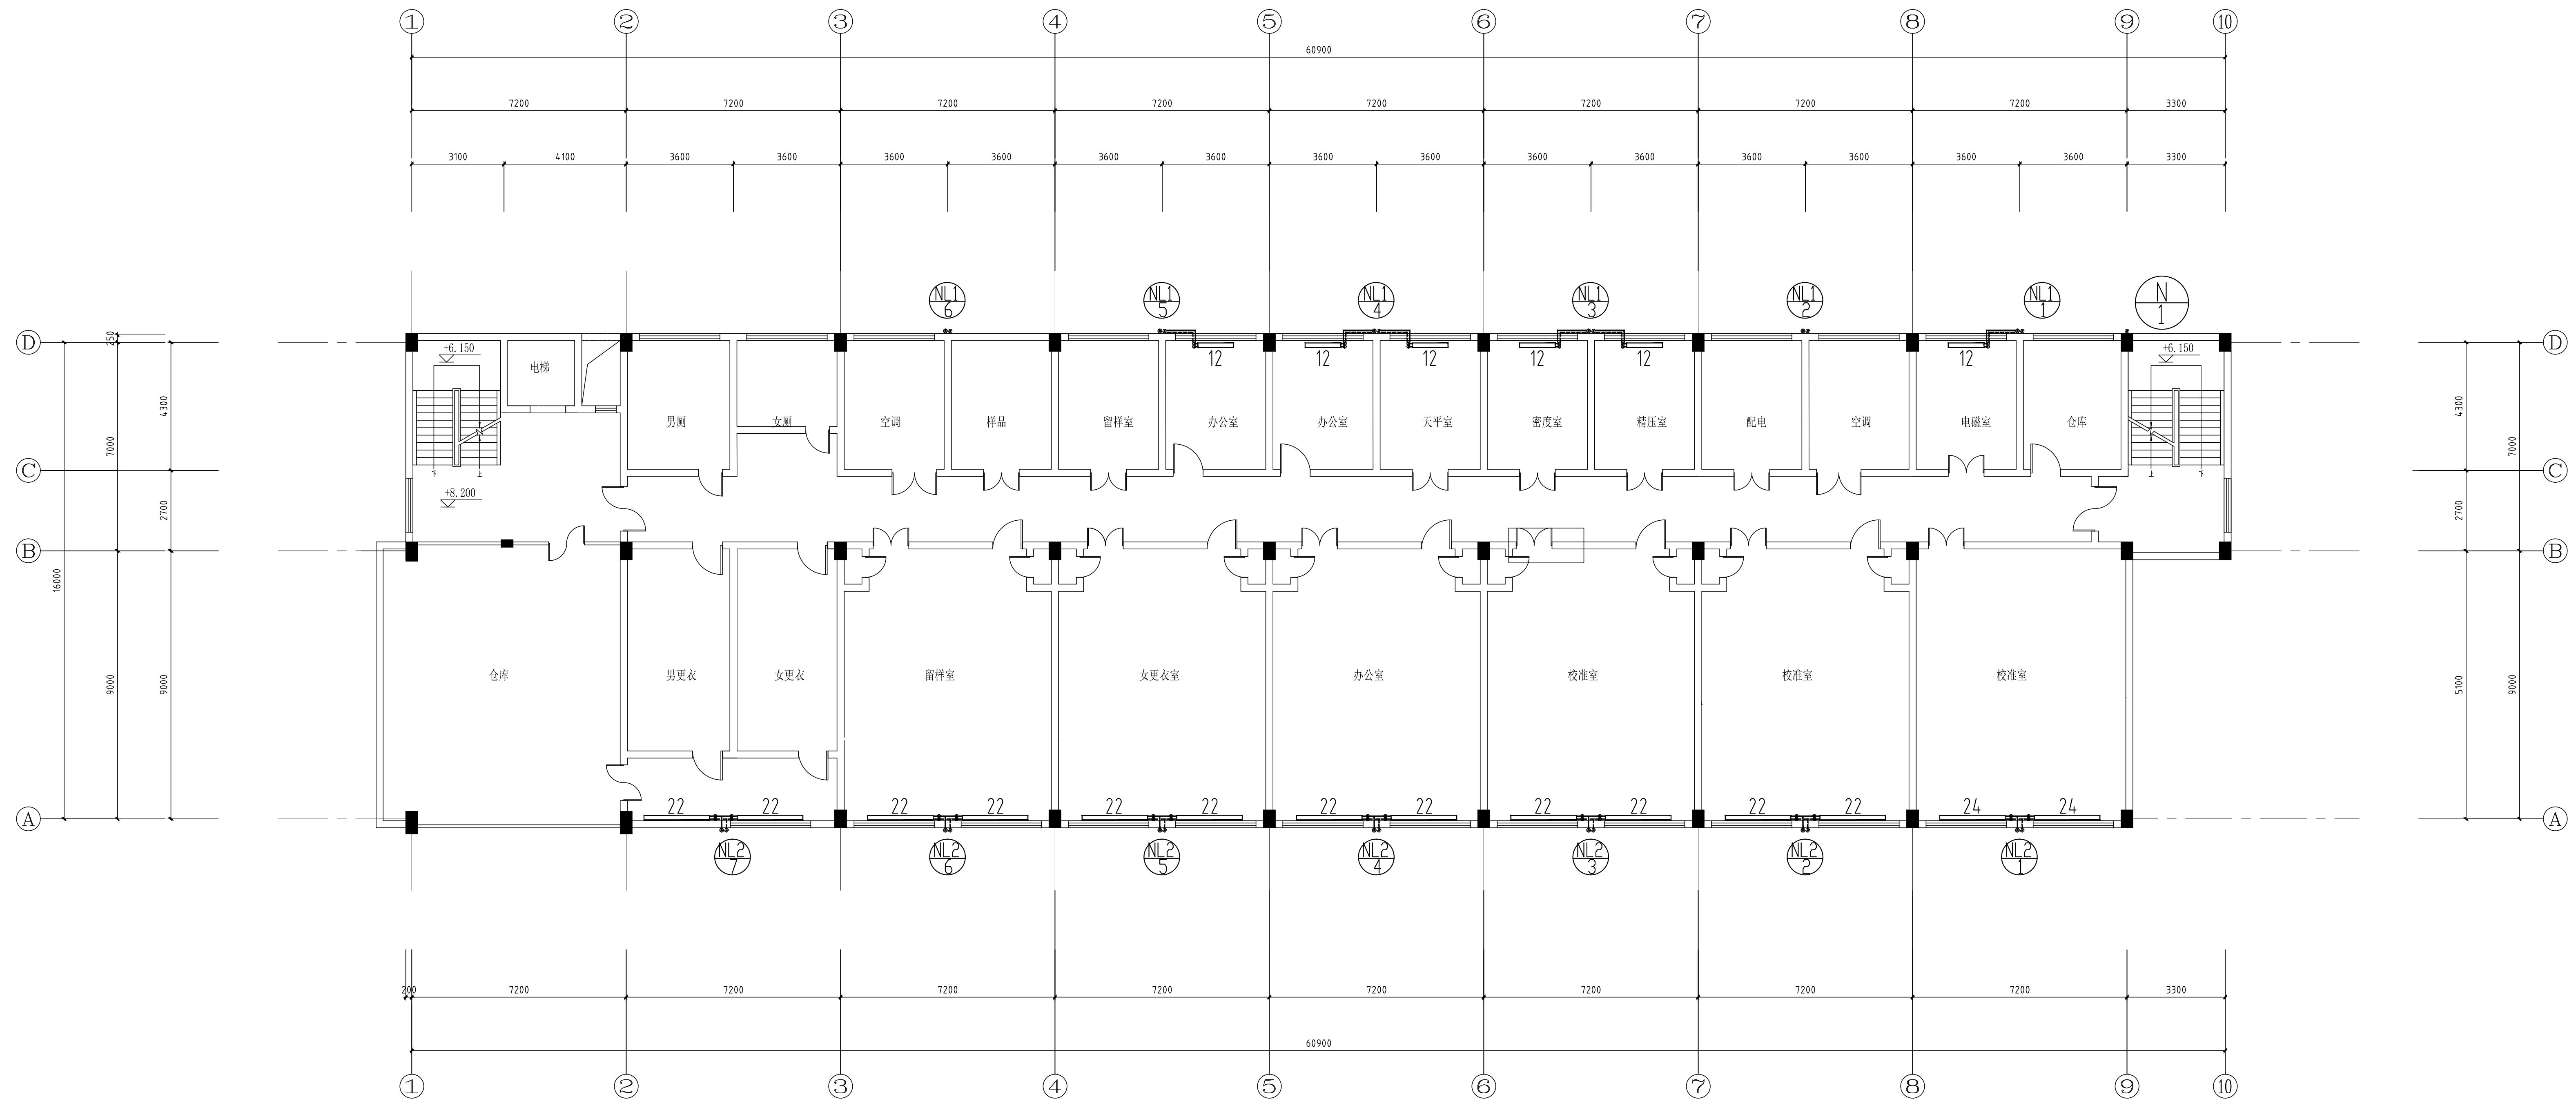

三层供暖平面图 1:100

注：本文件版权归ESOP所有，除非得到ESOP书面授权，否则本文件在任何场合不得复制或泄露给其他个人或团体用于任何目的。 THIS DOCUMENT IS THE PROPERTY OF ESOP. ANY PART OF THIS DOCUMENT SHALL BE REPRODUCED OR DISCLOSED TO OTHERS OR USED FOR ANY PURPOSE WHATSOEVER EXCEPT WITH THE PRIOR WRITTEN PERMISSION OF ESOP.									
		江苏索普工程科技有限公司 Jiangsu SOPU Engineering Technology CO., LTD.				2025 ZHENGJIAN		江苏索普化工股份有限公司 化验楼	
设计人 DESIGNED		三层供暖平面图				主项名称 UNIT	供暖系统改造		
校对人 CHECKED						设计阶段 PHASE	施工图		
审核人 REVIEW						图号 DWG NO.	暖通-6/8		
审批人 APPROVE						版本 REV.	0		
专业负责人 DISCIPLINE									
项目负责人 MANAGER		专业 SPECI.	暖通	比例 SCALE	1: 100	第 5 张 SHEET	共 7 张 TOT.		

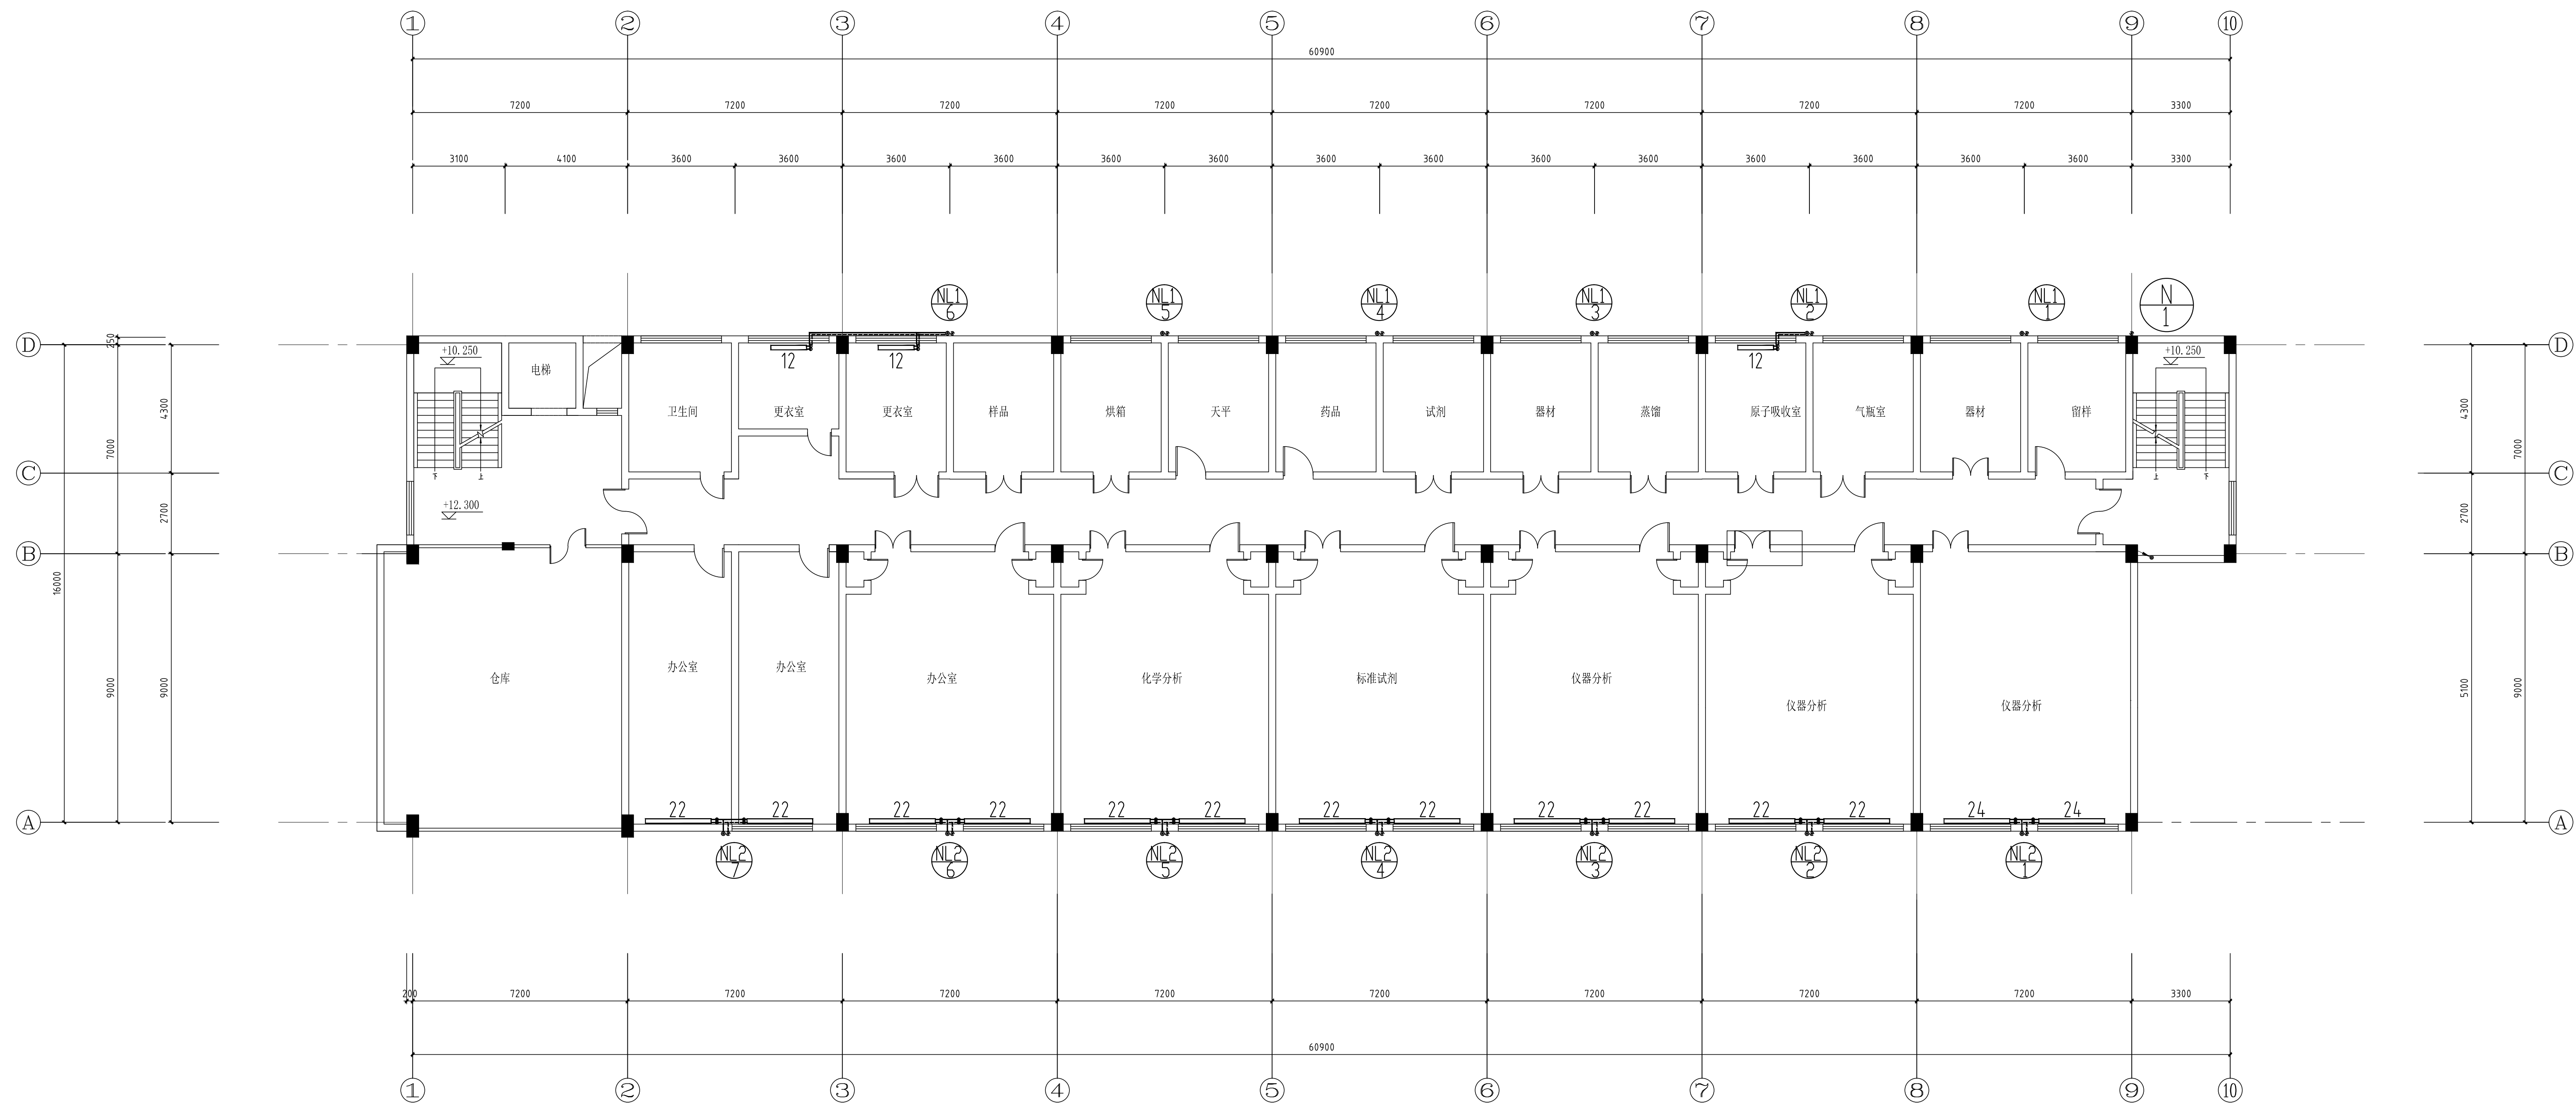


[illegible]

四层供暖平面图 1:100


注：本文件版权归SINOPO所有，非经得到SINOPO书面授权，否则本文件的全部内容均不得复制或泄露给其他个人或团体或用于任何目的。  
 THIS DOCUMENT IS THE PROPERTY OF SINOPO. NO PART OF THIS DOCUMENT SHALL BE REPRODUCED OR DISCLOSED TO OTHERS OR USED FOR ANY PURPOSE WHATSOEVER EXCEPT WITH THE PRIOR WRITTEN PERMISSION OF SINOPO.

	<b>江苏索普工程科技有限公司</b> Jiangsu SPO Engineering Technology CO. LTD.		2025 ZHSJLJ 主项名称 UNIT	江苏索普化工股份有限公司 化验楼
	设计人 DESIGNED 校对人 CHECKED 审核人 REVIEW 审定人 APPROVE 专业负责人 DISCIPLINE 项目负责人 MANAGER		设计阶段 PHASE 版本号 IMG NO. 版本 REV	供暖系统改造 施工图 暖通-7/8 0

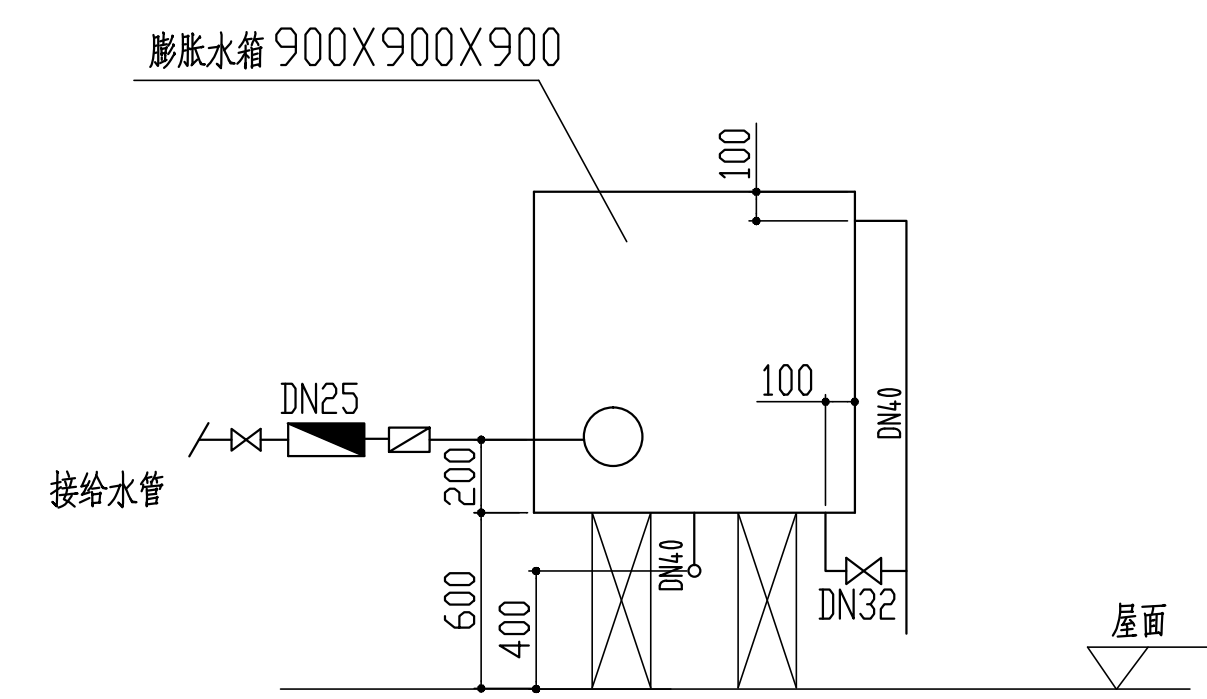


[illegible]

膨胀水箱剖面  
1-1

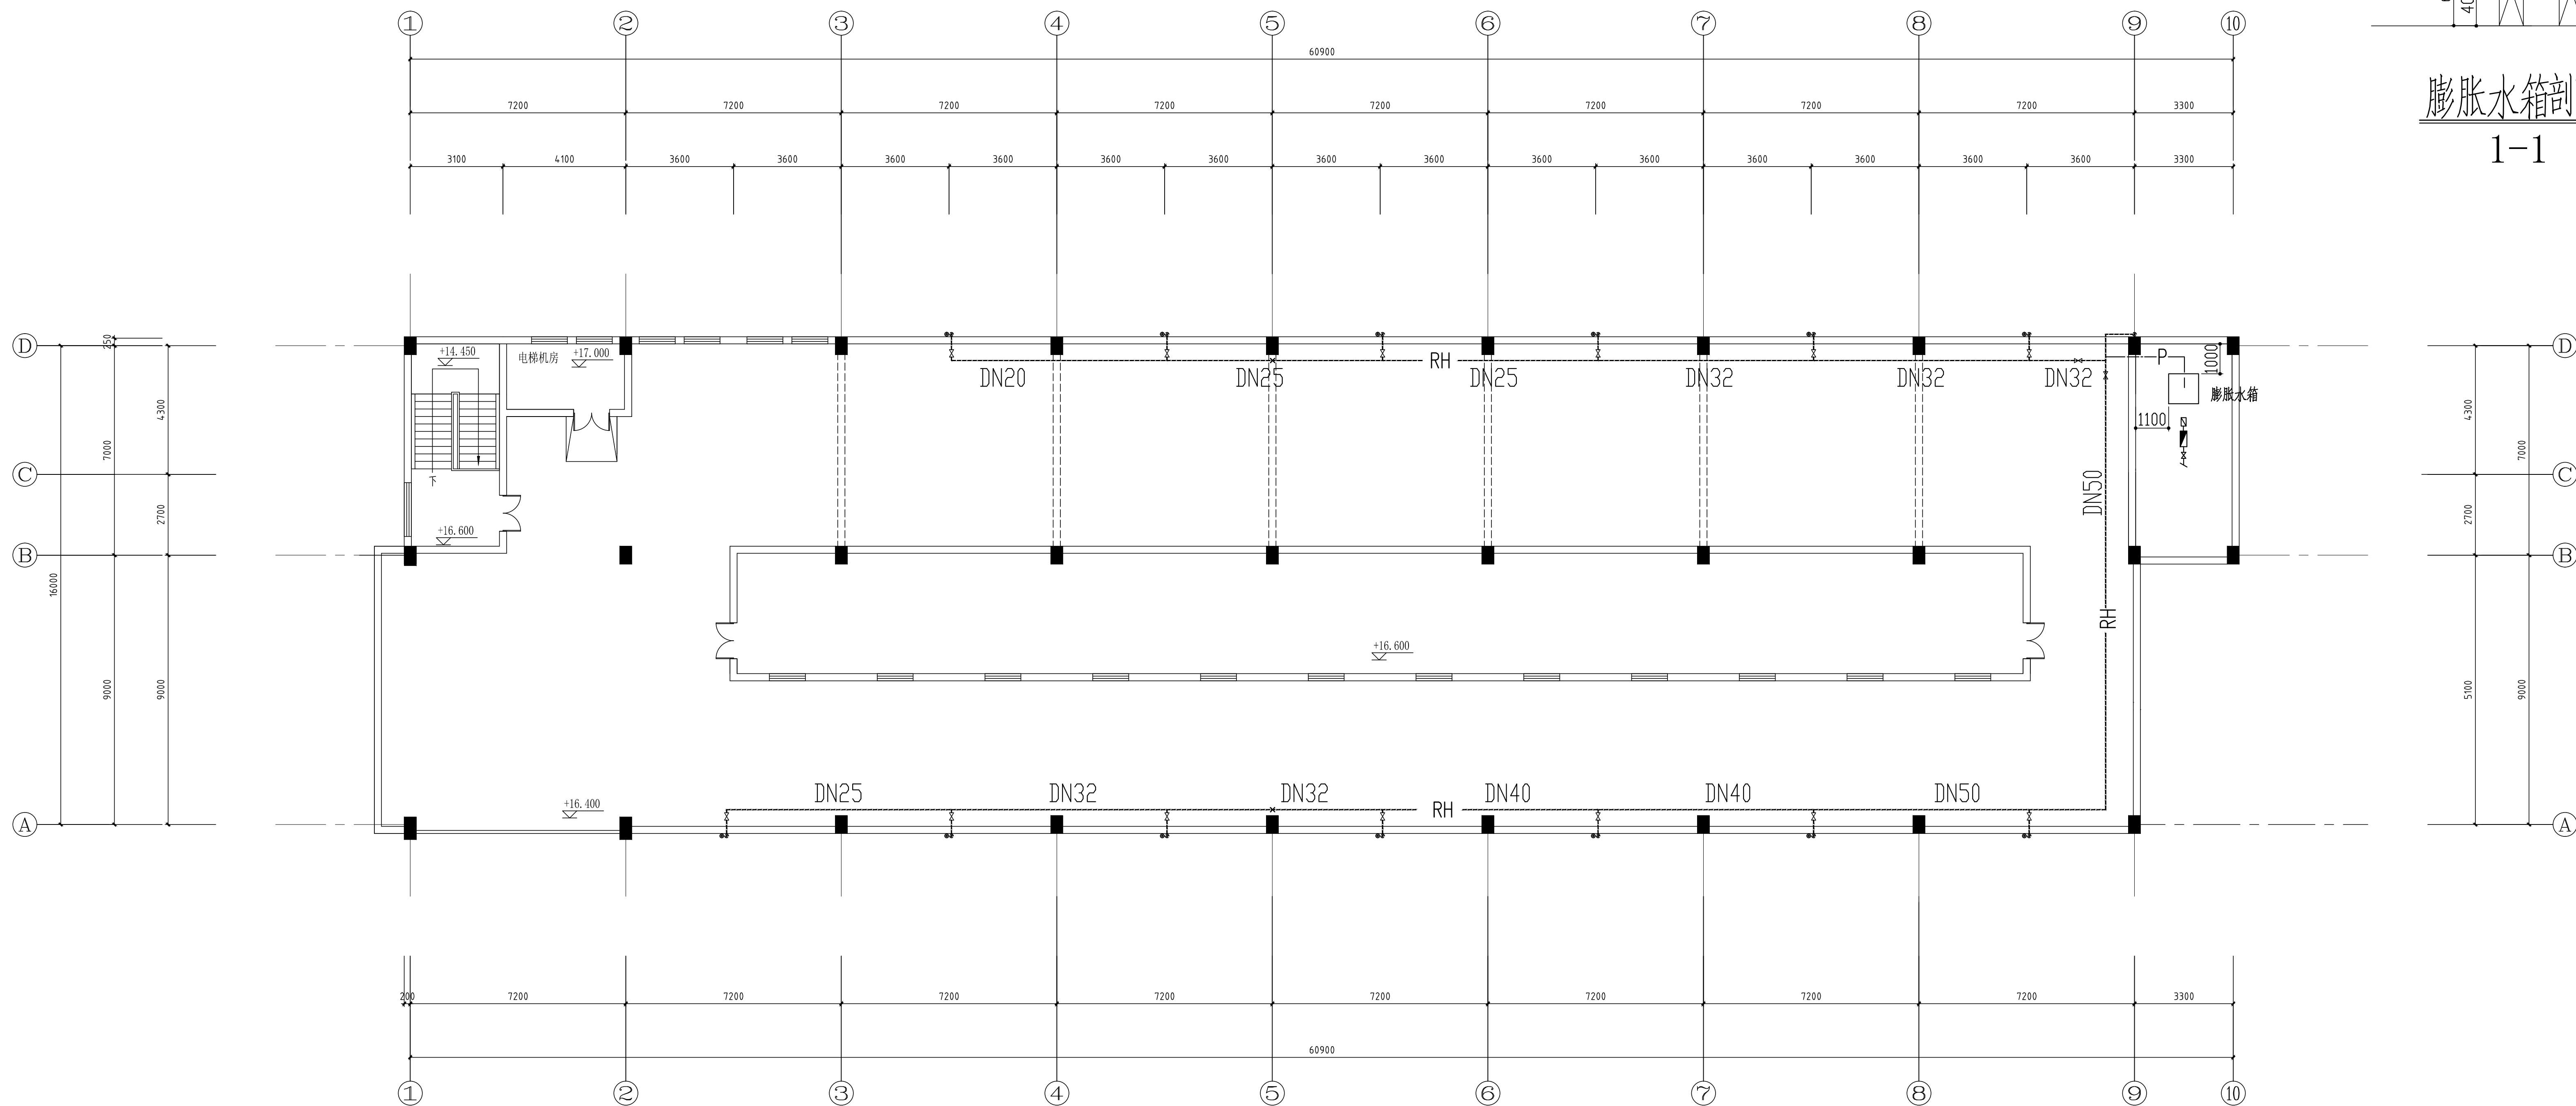

屋顶供暖平面图 1:100

注：本文件版权归ESOP所有，除非得到ESOP书面授权，否则本文件在任何场合不得复制或泄露给其他个人或团体用于任何目的。 THIS DOCUMENT IS THE PROPERTY OF ESOP. NO PART OF THIS DOCUMENT SHALL BE REPRODUCED OR DISCLOSED TO OTHERS OR USED FOR ANY PURPOSE WHATSOEVER EXCEPT WITH THE PRIOR WRITTEN PERMISSION OF ESOP.									
 江苏索普工程科技有限公司 Jiangsu SOPU Engineering Technology CO., LTD.				2025 ZHENGJIAN		江苏索普化工股份有限公司 化验楼			
设计人 DESIGNED				屋顶供暖平面图	主项名称 UNIT	供暖系统改造			
校对人 CHECKED					设计阶段 PHASE	施工图			
审核人 REVIEW					代号 DWG NO.	暖通-8/8			
审批人 APPROVE					版本 REV.	0			
专业负责人 DISCIPLINE									
项目负责人 MANAGER				专业 SPECI.	电气	比例 SCALE	1: 100	第 7 张 SHEET	共 7 张 TOT.