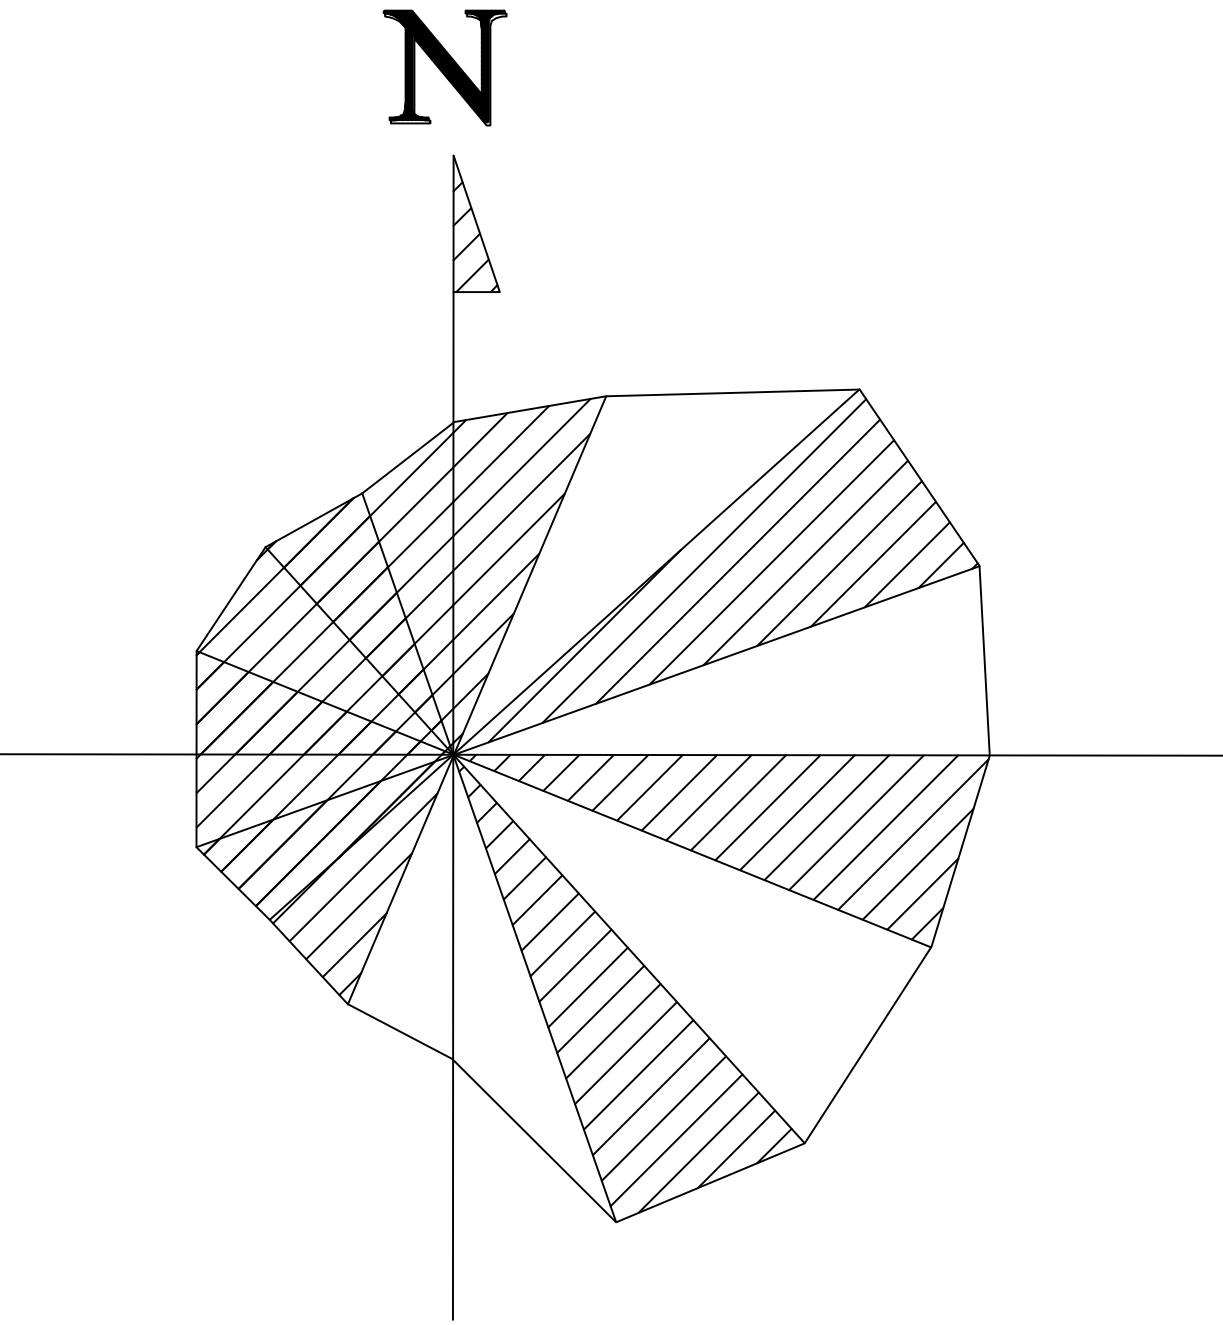
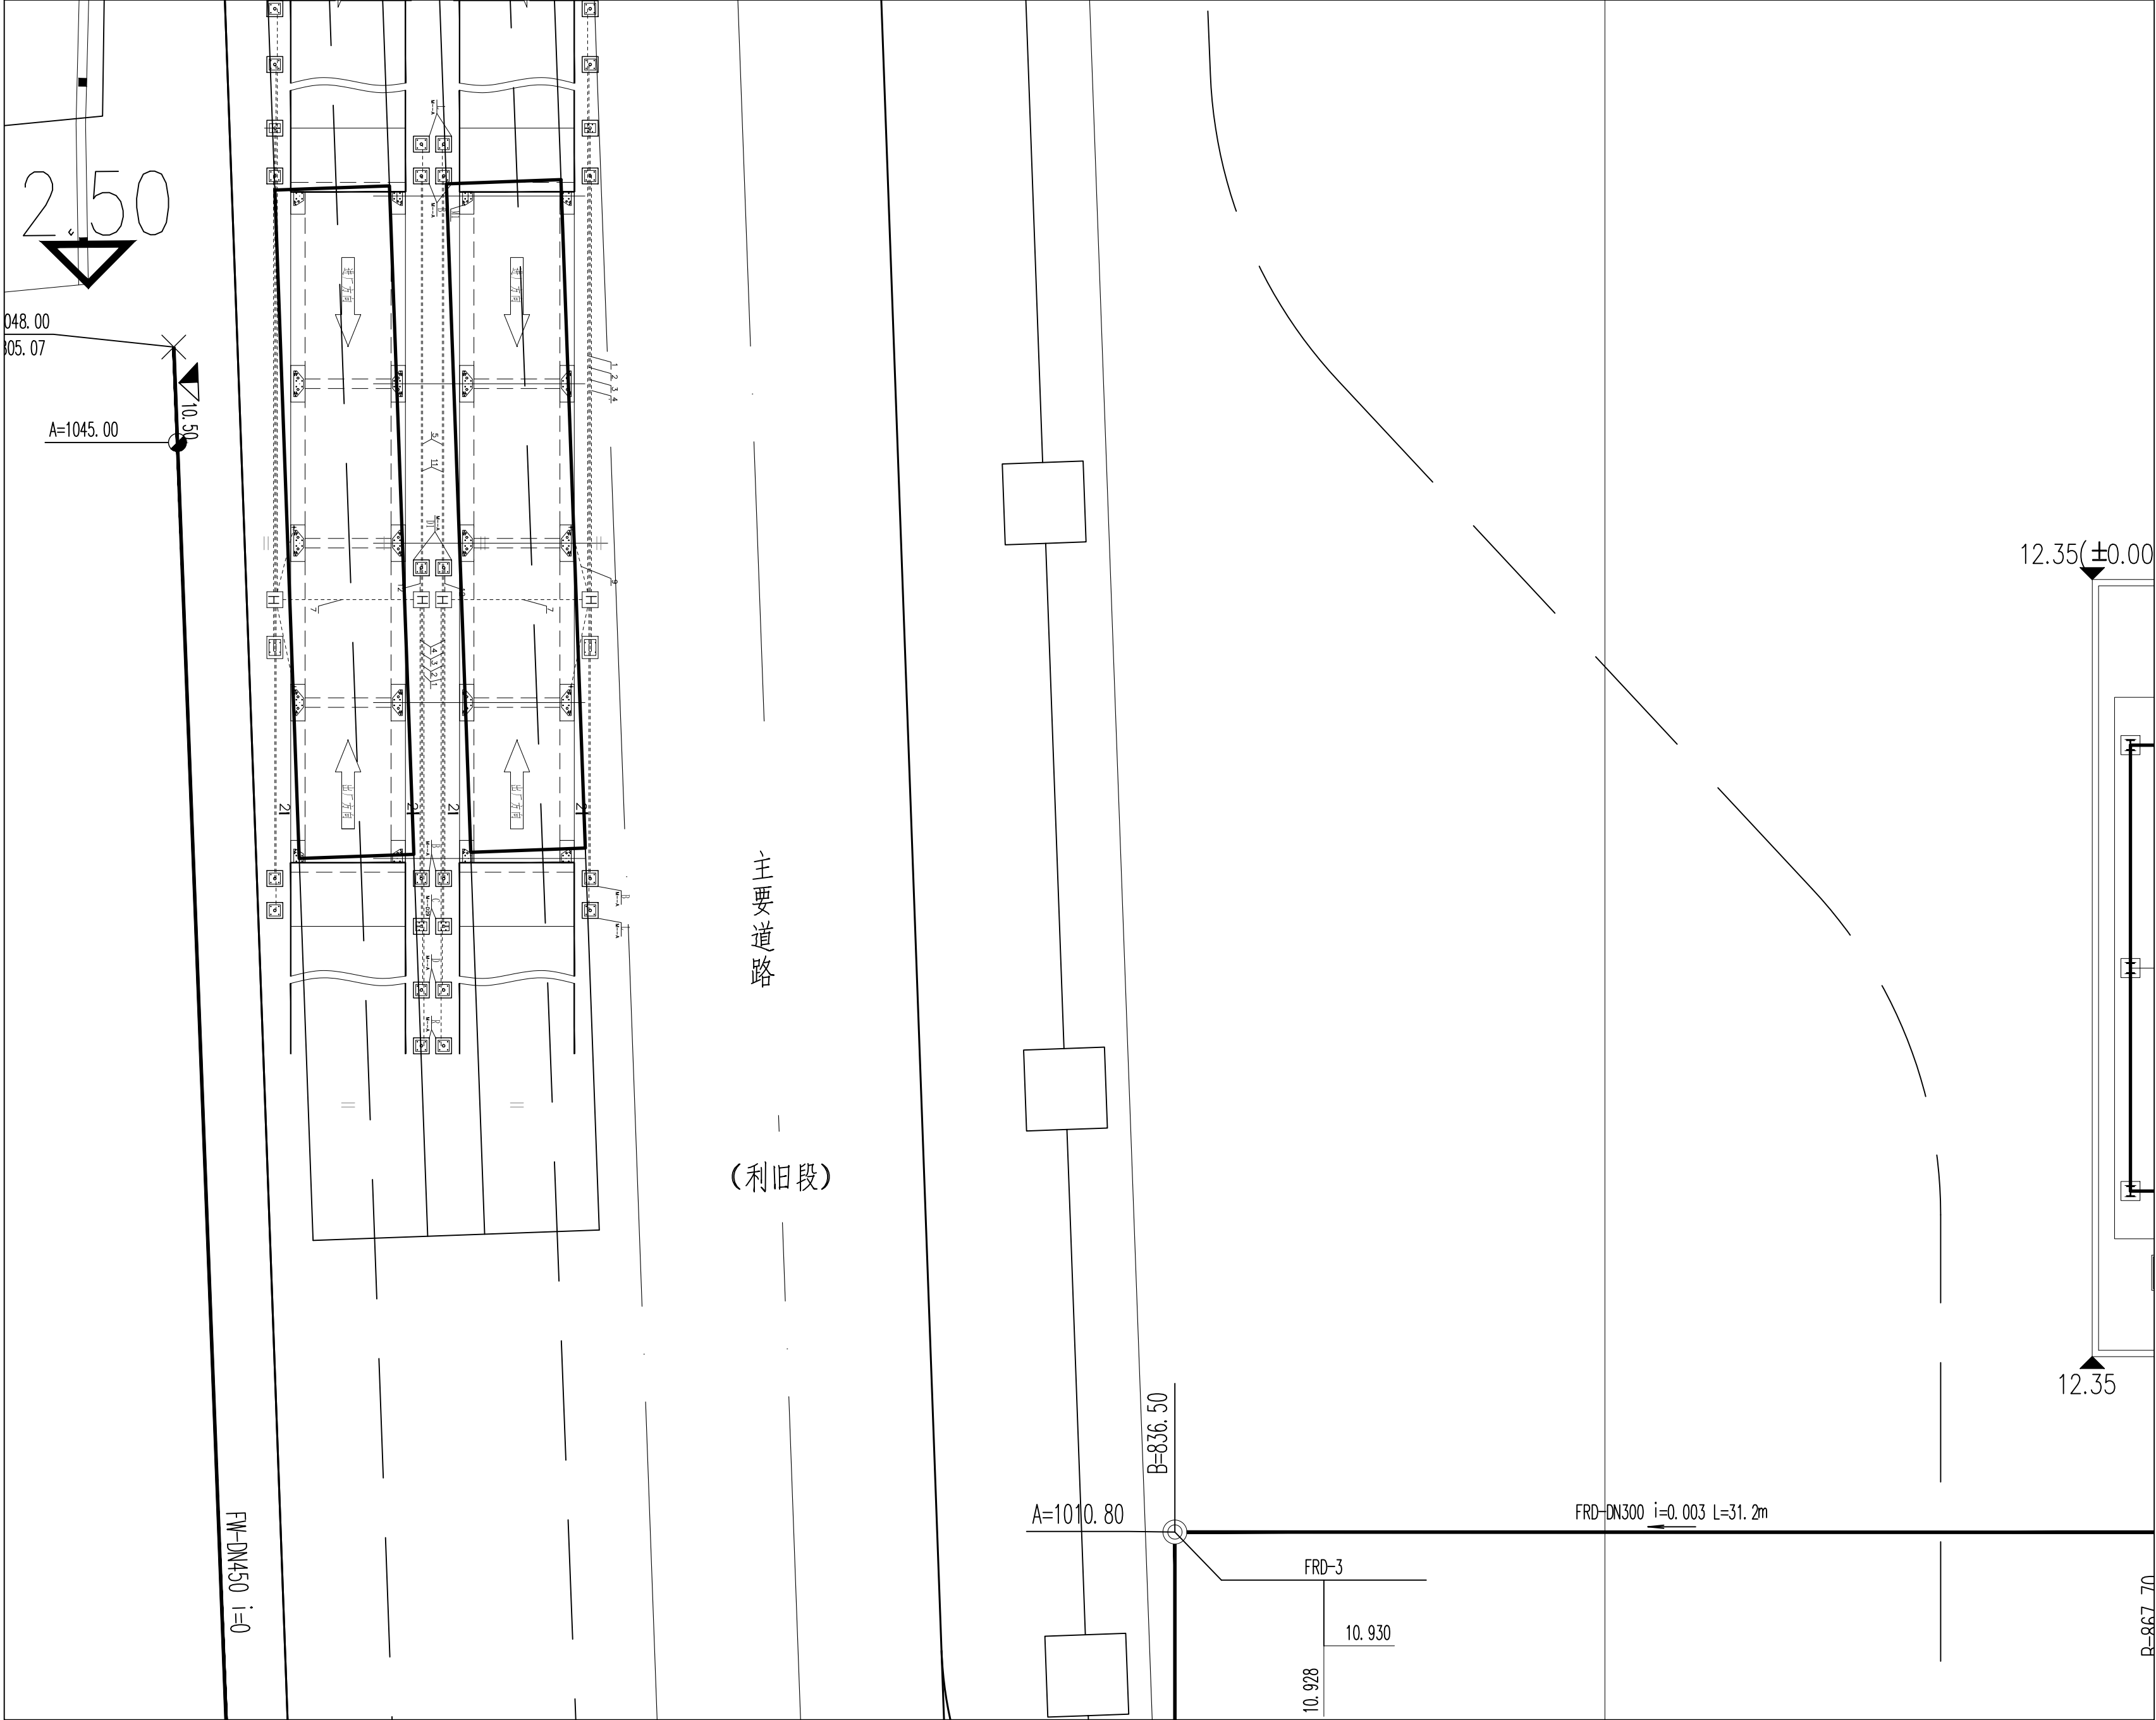
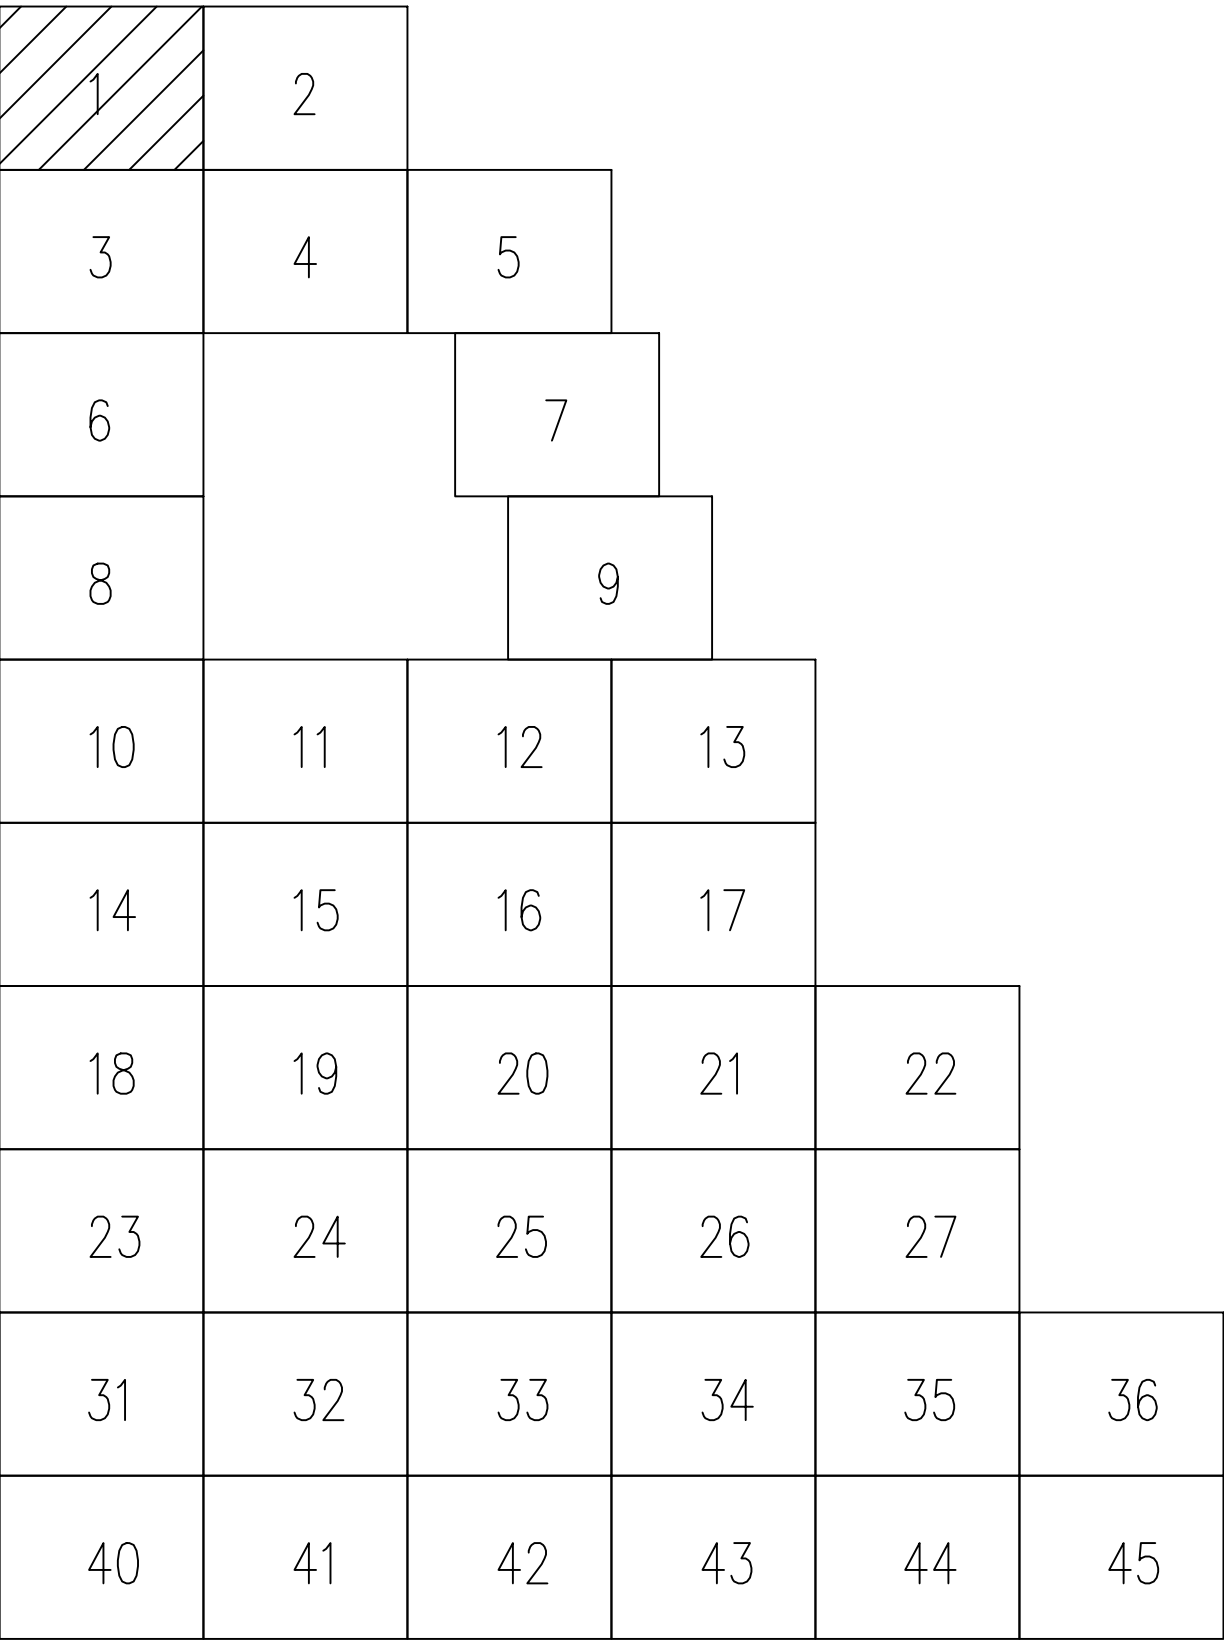


			审核	审核	审核	审核	审核	审核	审核
			审核	审核	审核	审核	审核	审核	审核
分区示意图

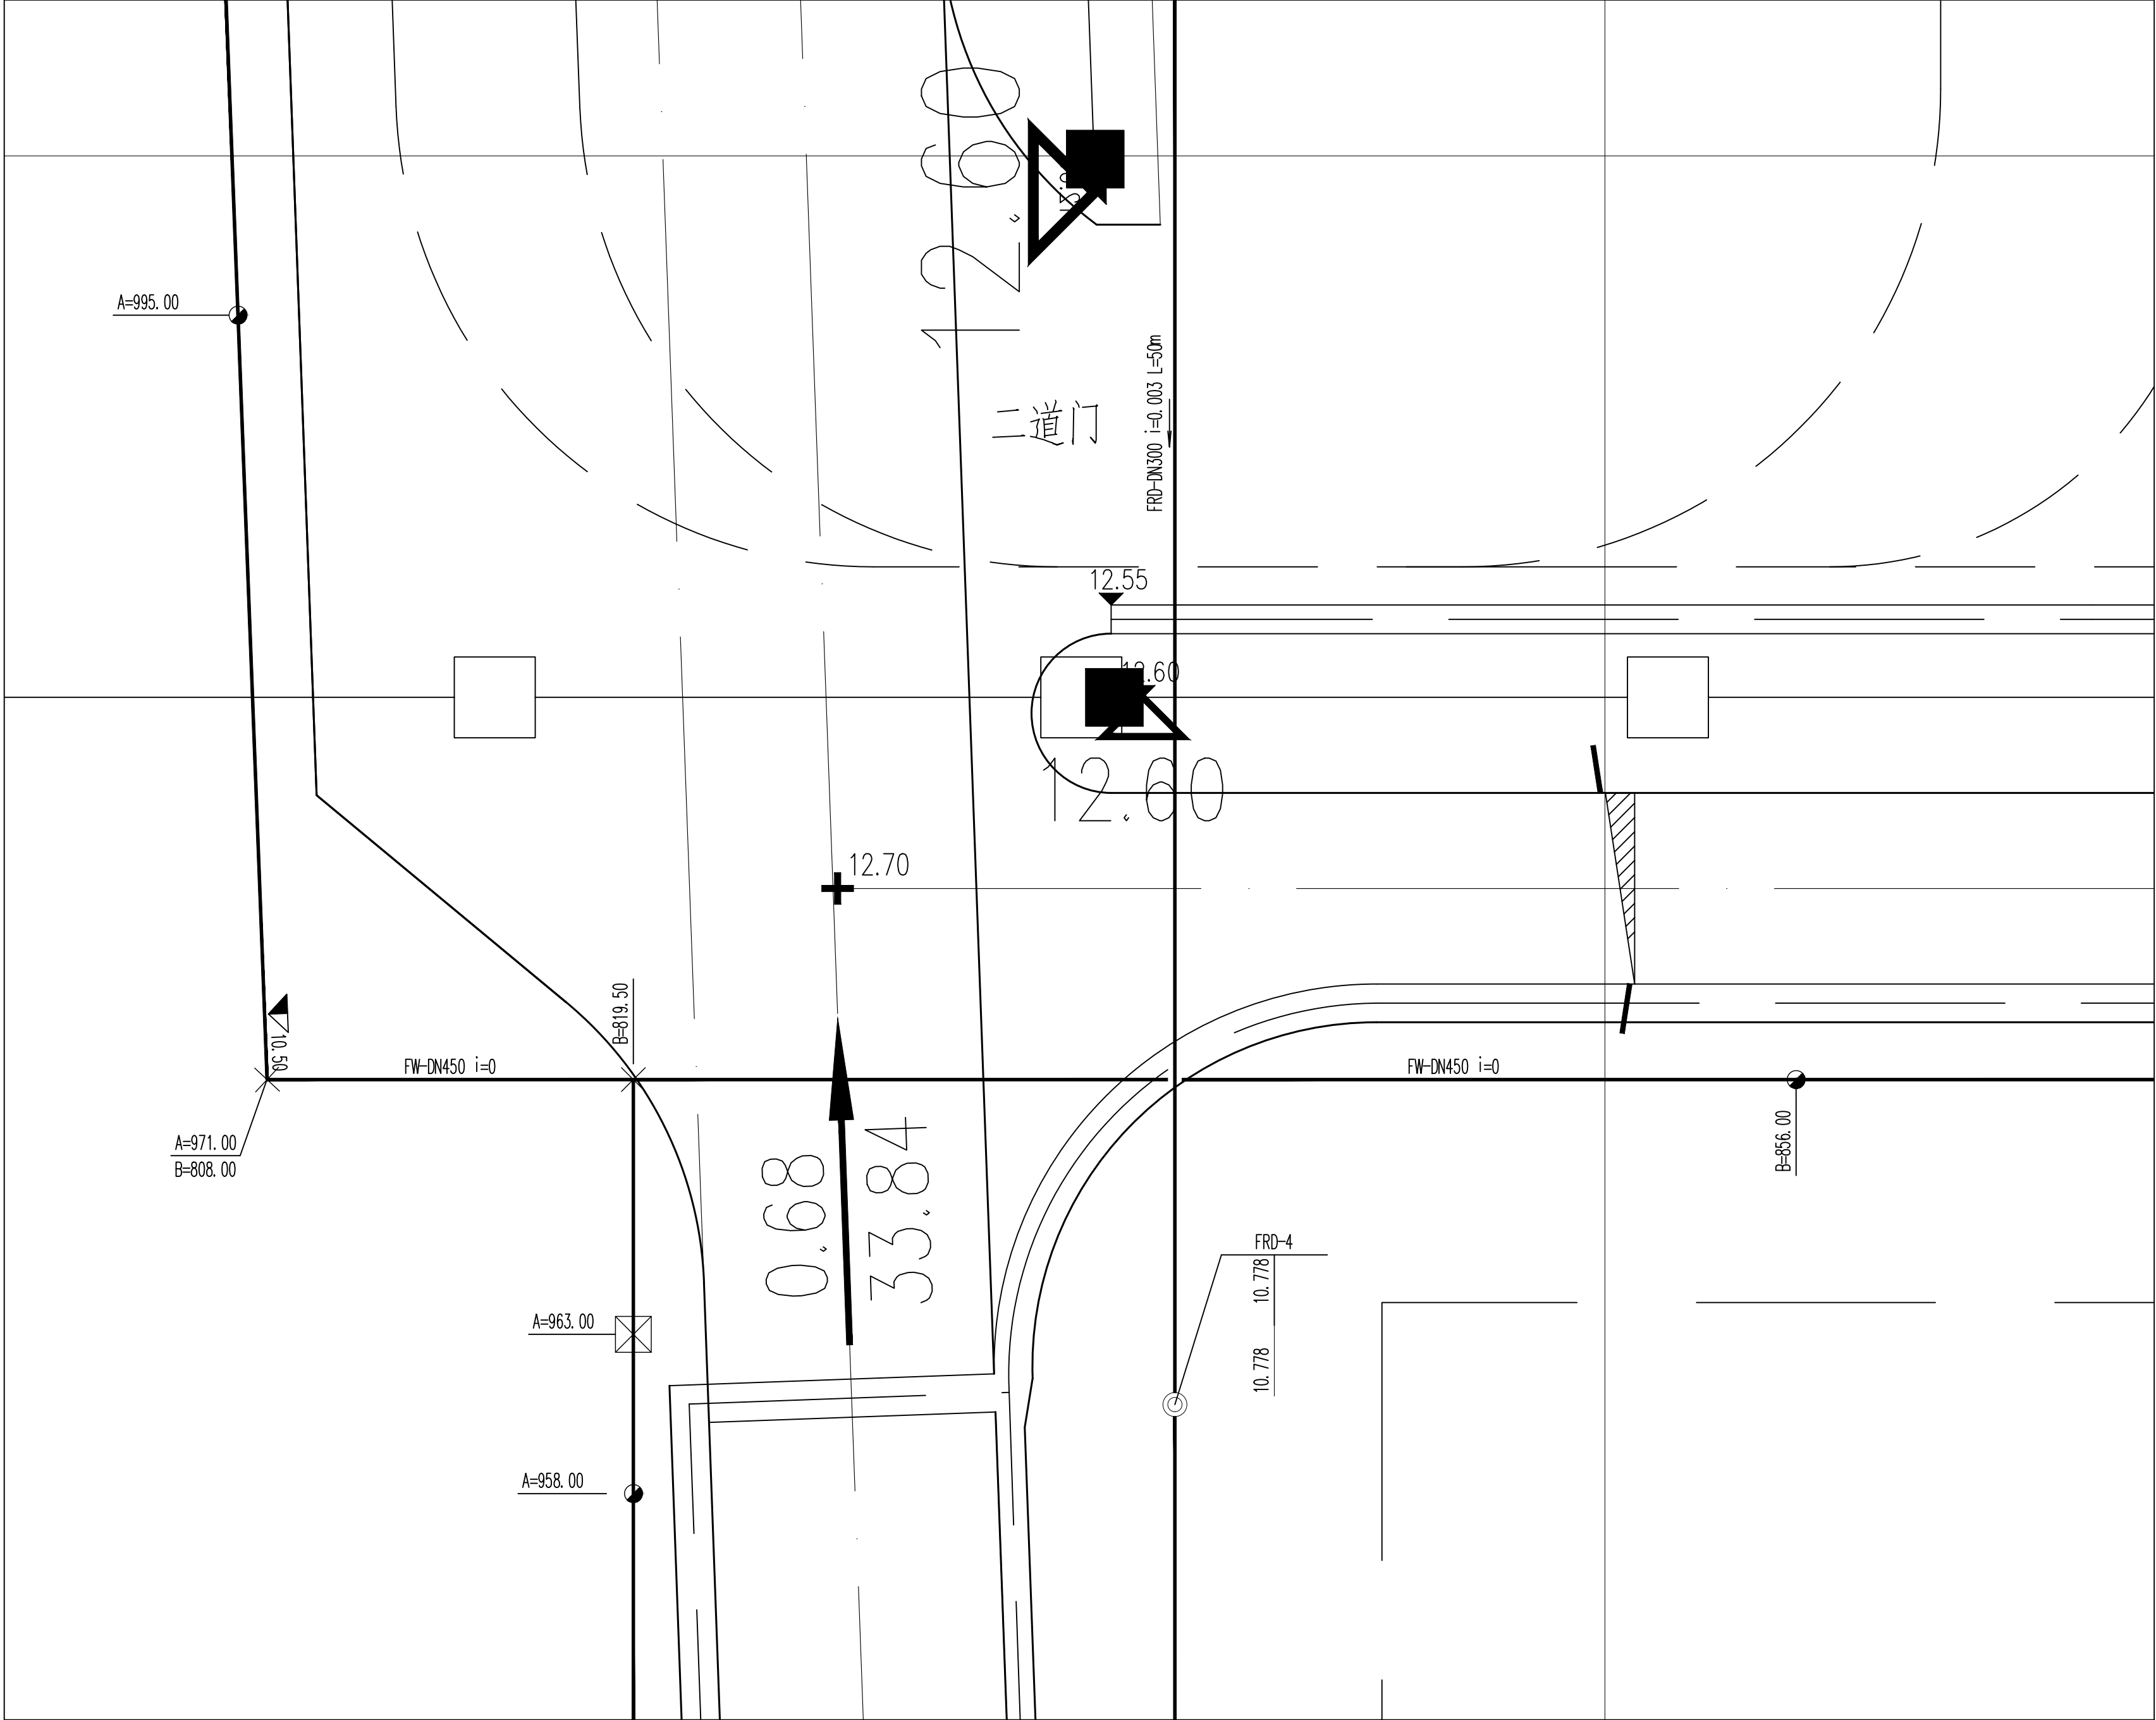


图例




 

FW	稳高压消防水管	---	单体管线
DW	生活给水管	—●—	室外地上式消火栓
SD	生活污水管	—○—	消防炮
FRD	初期雨水管	—□—	阀门及阀门井
CWS	循环给水管	—○—	圆形检查井
CWR	循环回水管	—□—	矩形检查井/水封井
FS	泡沫混合液管		


专业负责人 邵乃才 项目负责人 邵乃才				业主编号	202301-008
东华工程科技股份有限公司 EAST CHINA ENGINEERING SCIENCE AND TECHNOLOGY CO., LTD.				工程 PROJ.	醇酸乙烷及EVA一体化项目 (一期工程)
设计 DESIGNED				装置 JOB	全厂系统
制图 DRAWN				工序 SUB JOB	全厂给排水 (008)
校核 CHECKED				阶段 PHASE	施工图
审核 APPROVED				202415-008-080E-01	
审定/批准 AUTHORIZED				比例 SCALE	1:150
				版次 ISSUE	G
				修改 REV	0
				归档日期 DATE	
本图仅供本项目使用, 未经东华工程科技股份有限公司许可不得转给第三者 THIS DRAWING SHALL BE USED FOR THIS PROJECT ONLY, TRANSFER TO ANY THIRD PARTY WITHOUT ECEC'S CONSENT IS NOT PERMITTED.				第 1 页 共 1 页 SHEET NO. 1 OF 1	



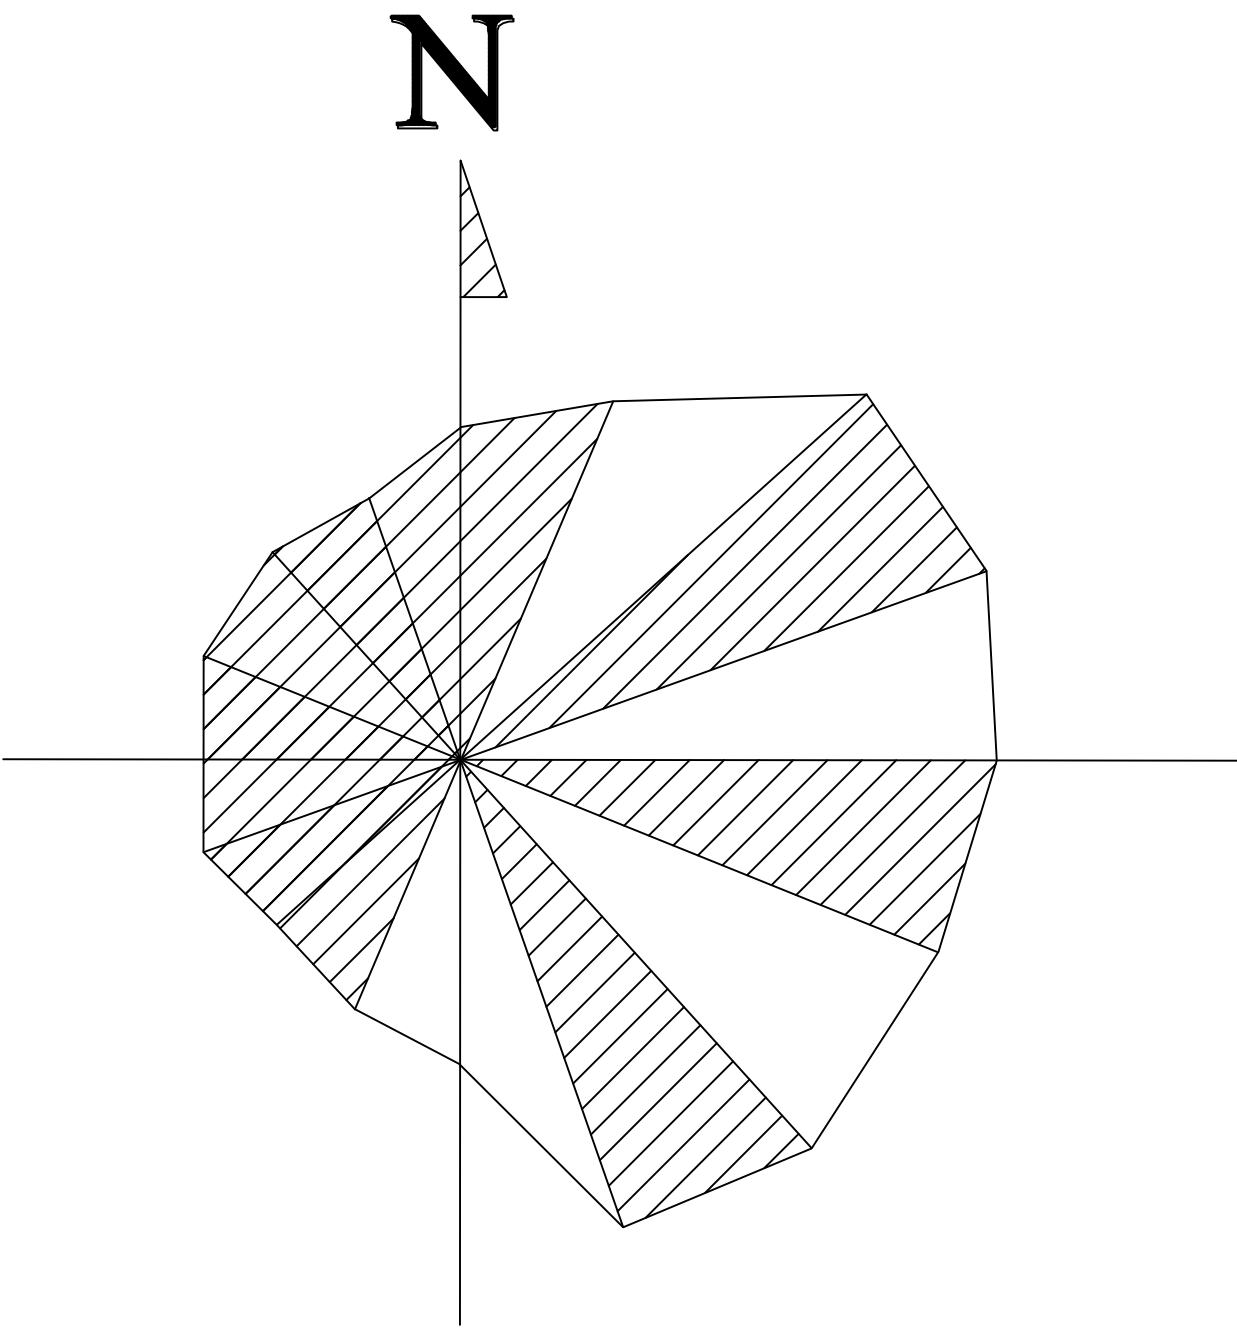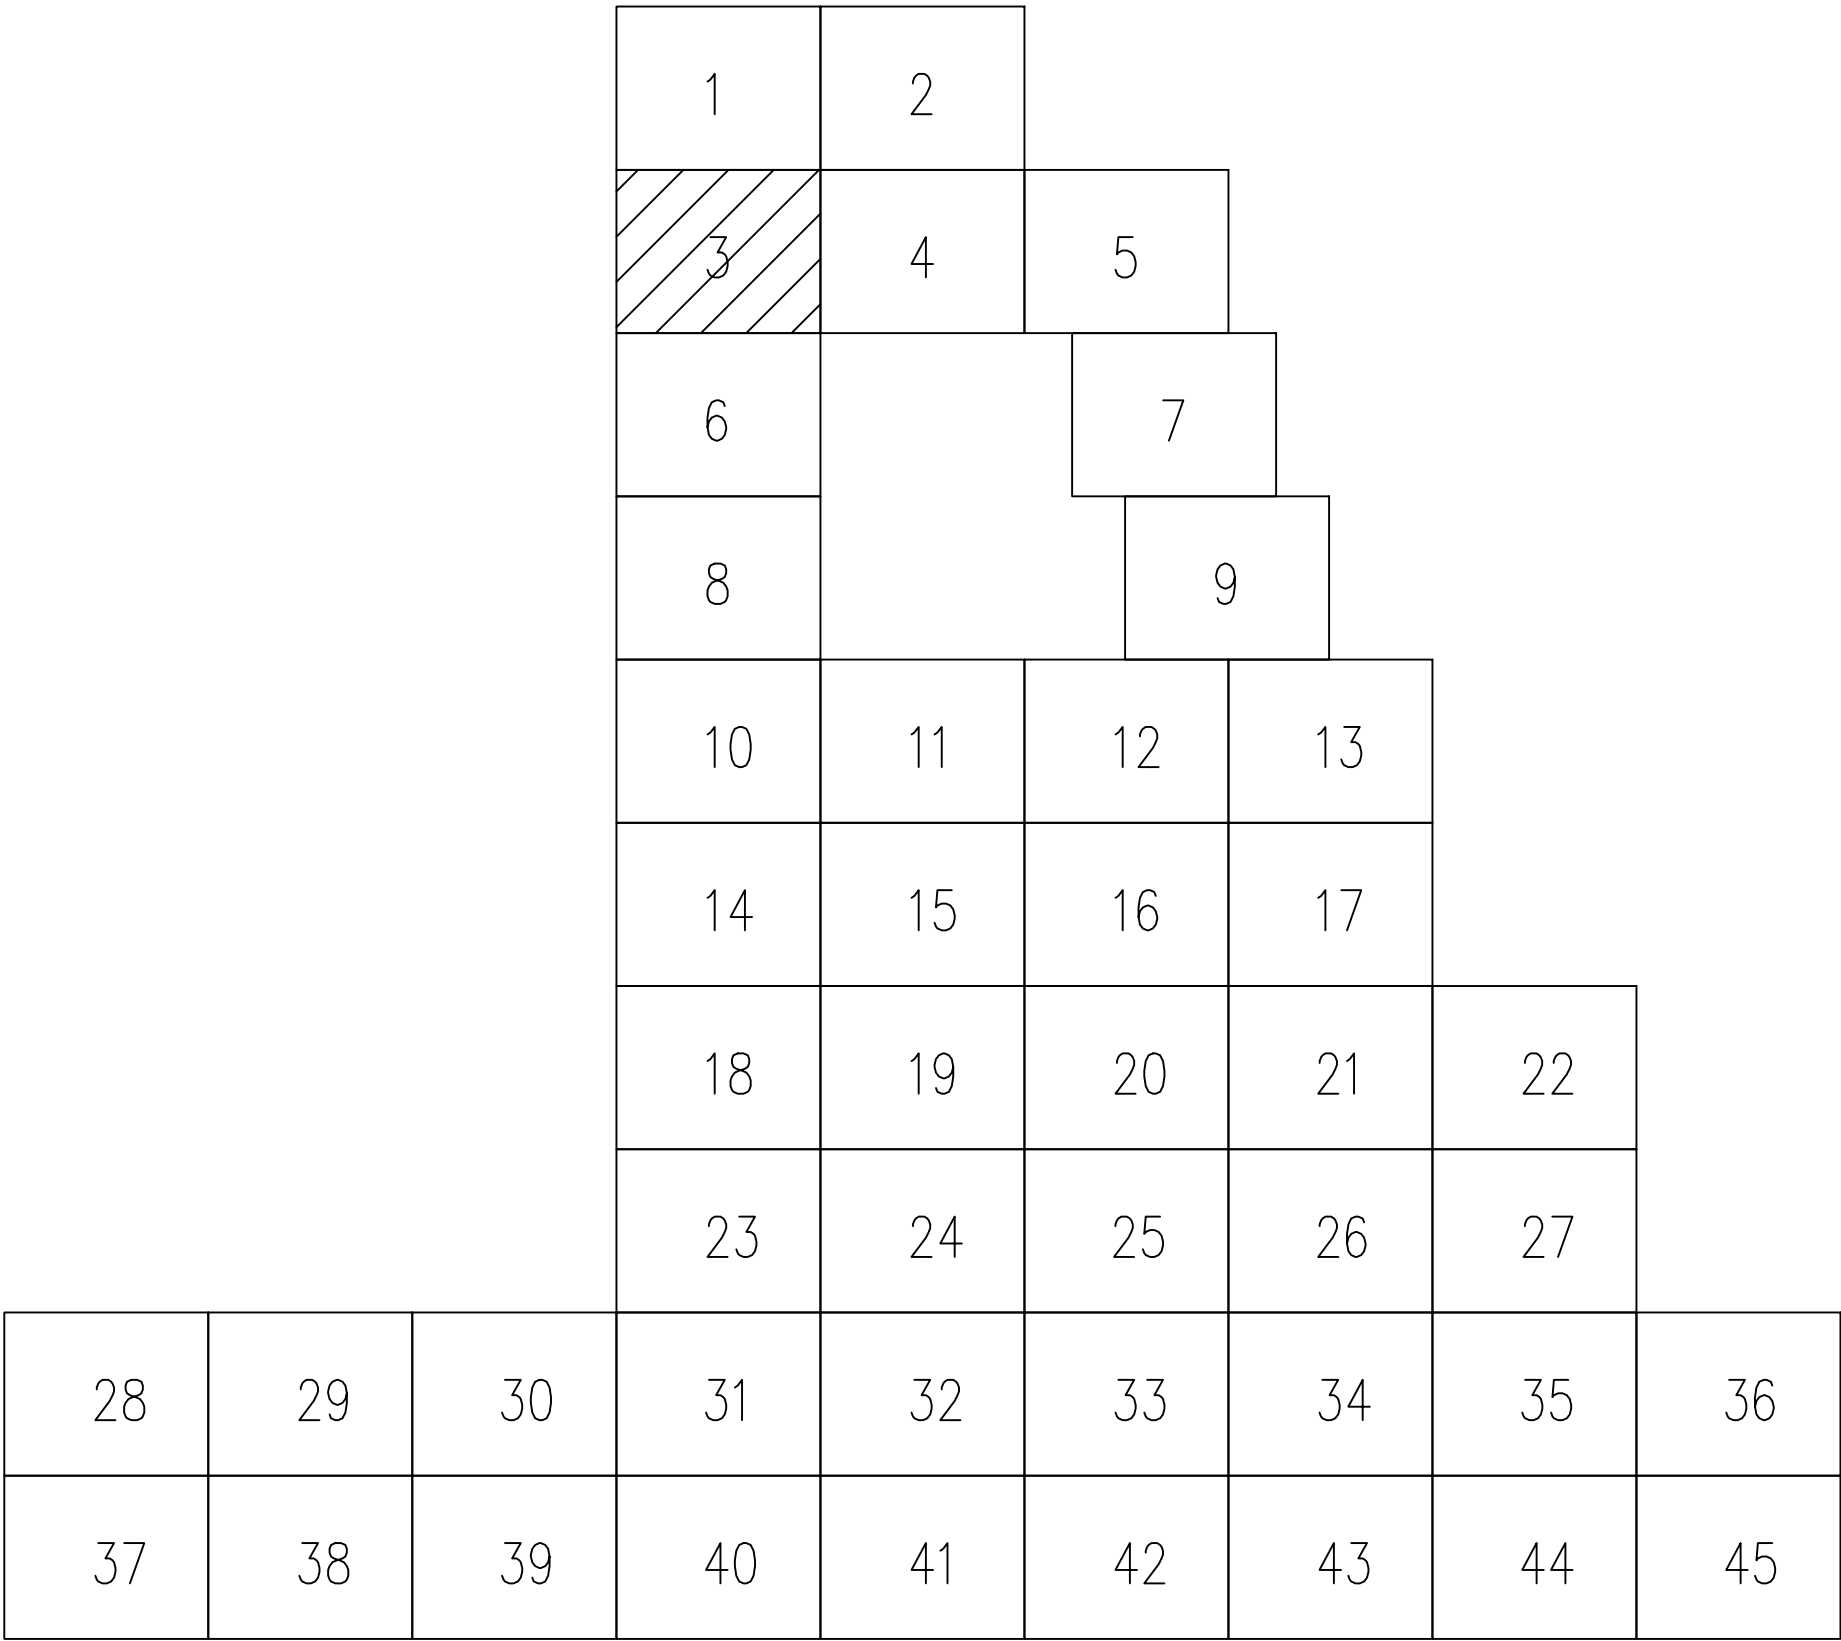
[illegible]


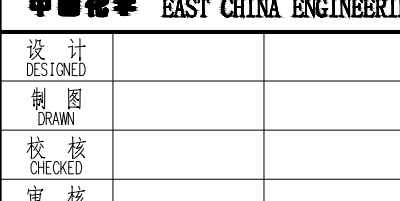
图例

—— FW ——	稳高压消防水管	-----	单体管线
—— DW ——	生活给水管		室外地上式消火栓
—— SD ——	生活污水管		消防炮
—— FRD ——	初期雨水管		阀门及阀门井
—— CWS ——	循环给水管		圆形检查井
—— CWR ——	循环回水管		矩形检查井/水封井
—— FS ——	泡沫混合液管		




### 分区示意图



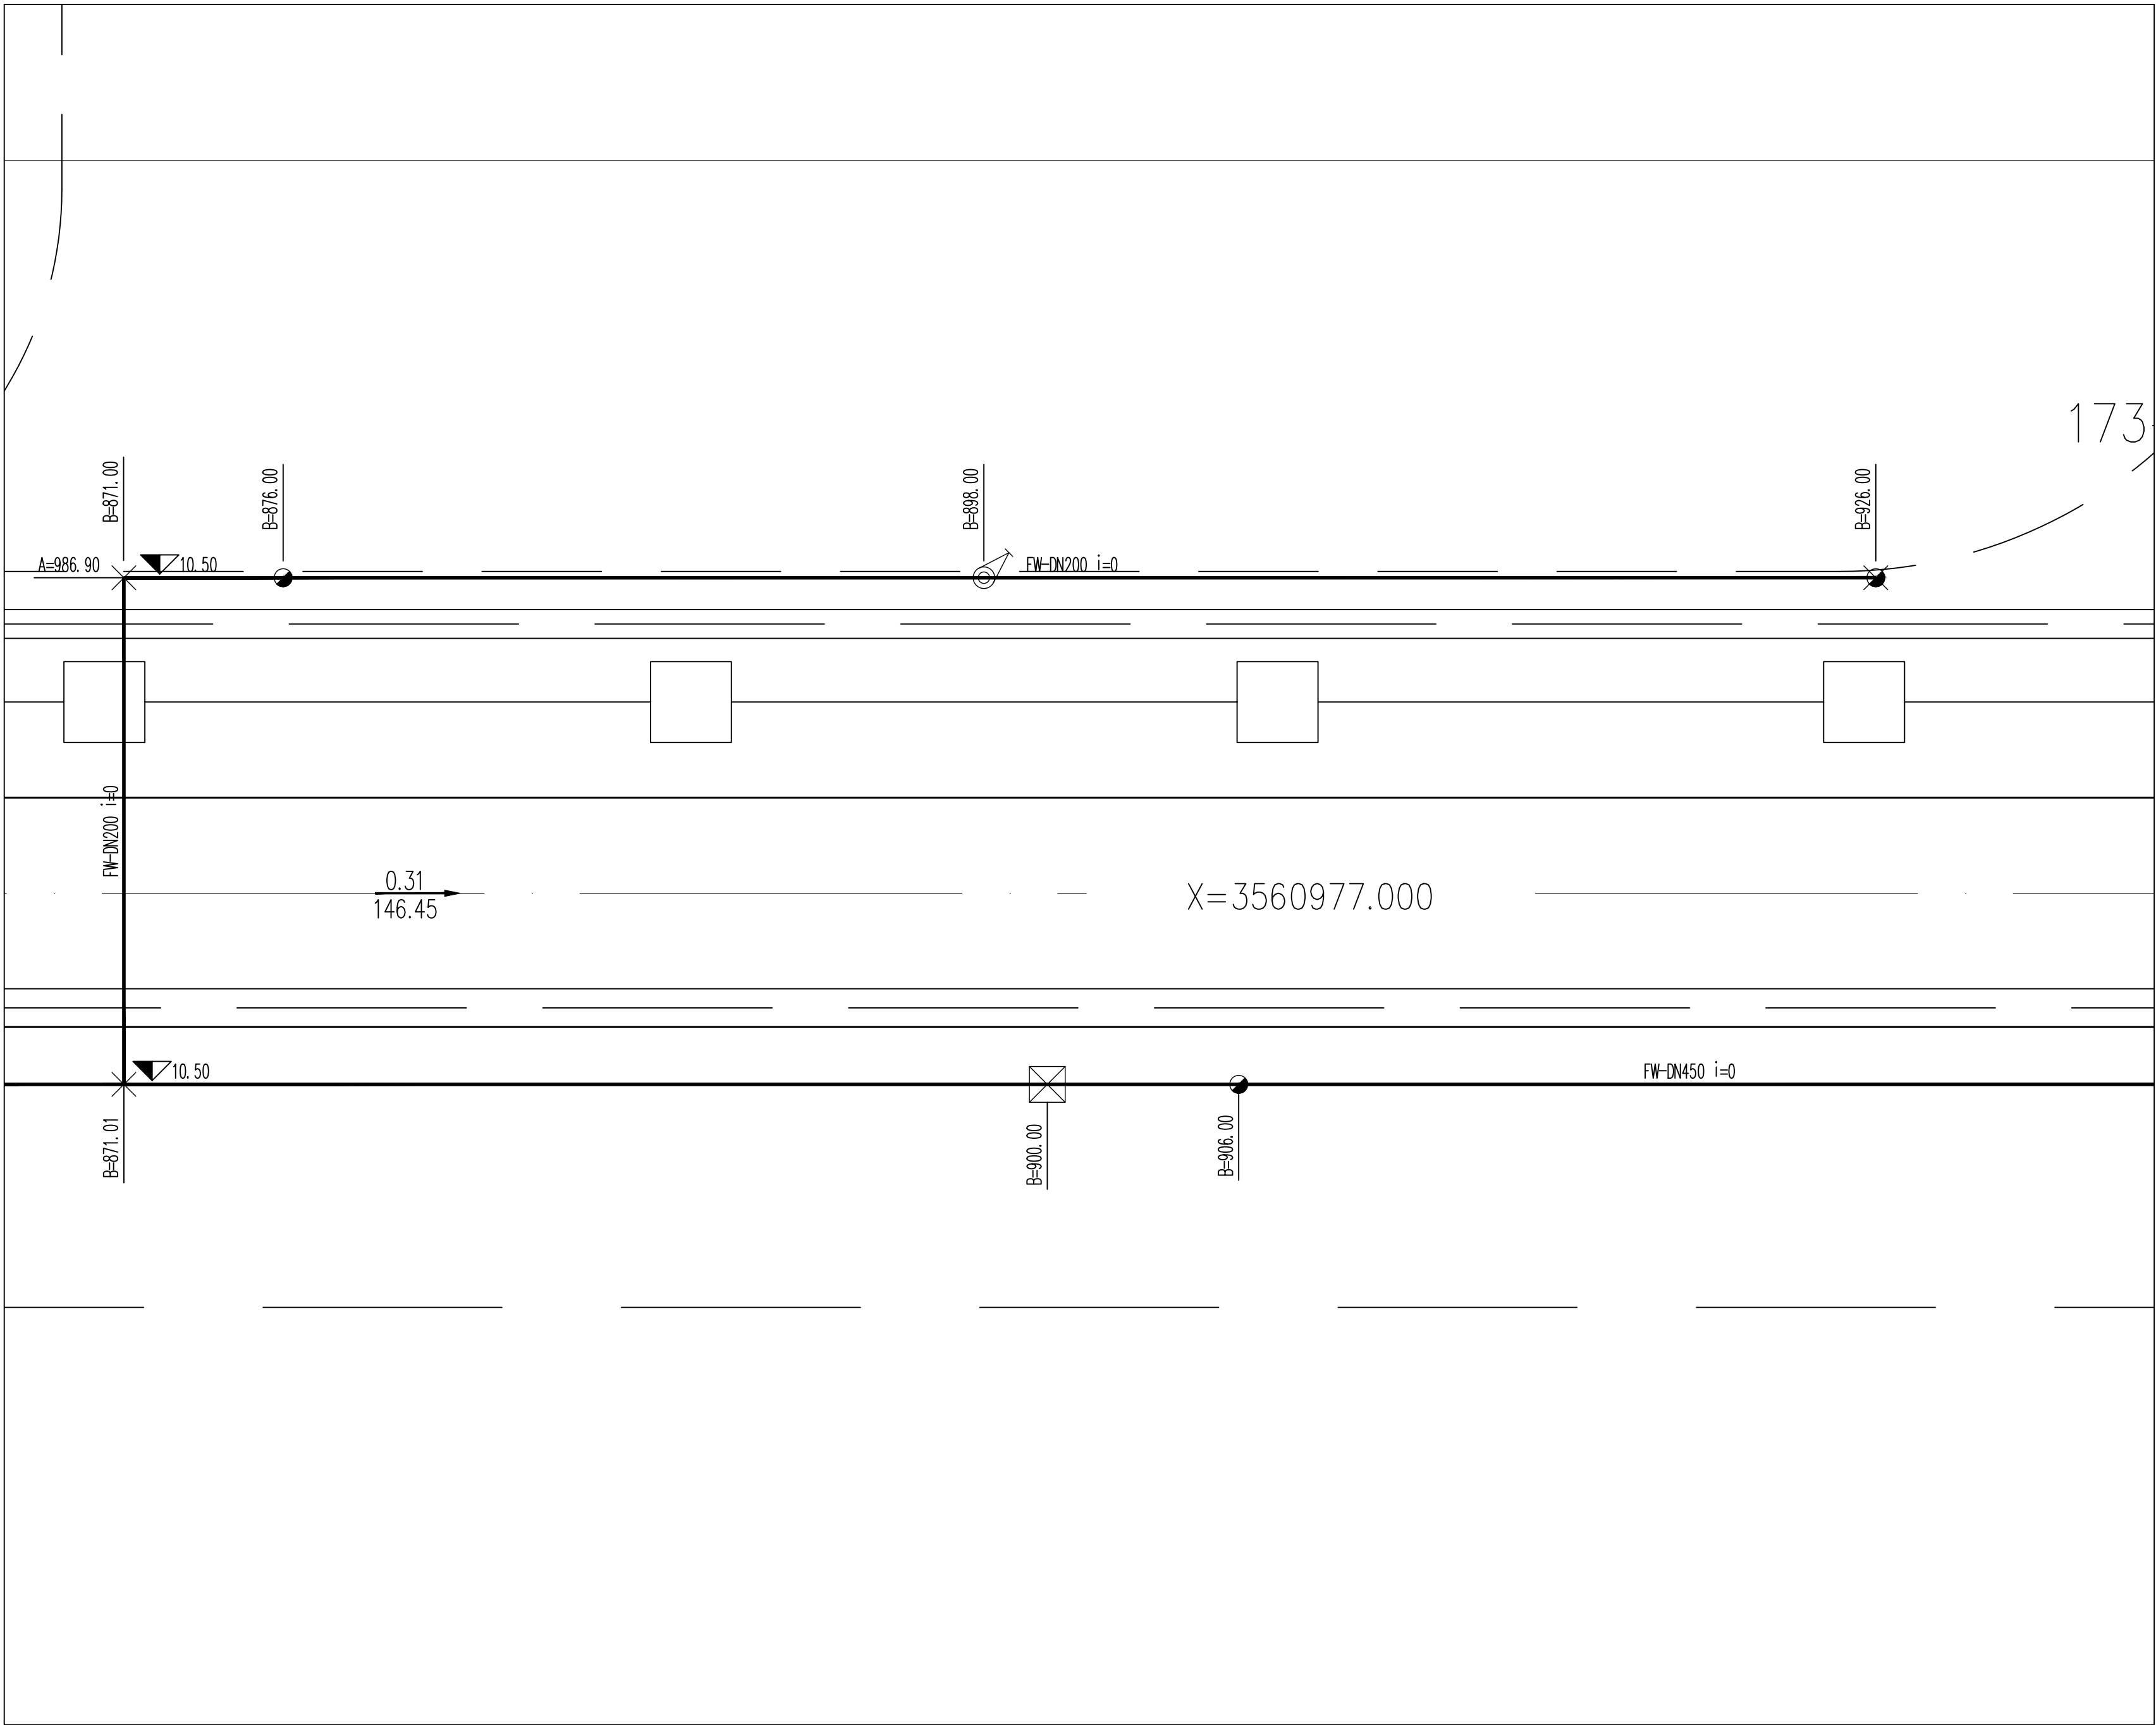
专业负责人		项目负责人		业主编号	202301-008					
<div><div>东华工程科技股份有限公司</div><div>EAST CHINA ENGINEERING SCIENCE AND TECHNOLOGY CO., LTD.</div></div>				工程 PROJ.	醋酸乙烷及EVA一体化项目（一期工程）					
<div></div>				装置 JOB	全厂系统					
				工序 SUB JOB	全厂给排水（008）					
				阶段 PHASE	施工图					
<div></div>				202415-008-00E-03						
设计 DESIGN	校核 CHECKED	审核 APPROVED	比例 SCALE	1:150	版次 ISSUE	G	修改 REV	0	印样日期 DATE	
审定/批准 AUTHORITARY				本图仅供本项目使用，未经东华工程科技股份有限公司许可不得再行复制、修改、转让或用于其他项目。违者必究。				第 1 张 共 1 张 SHEET NO. 1 of 1		

			合 格
			COMPLETED
			中 止
			REJECTED
			合 格
			COMPLETED
			中 止
			REJECTED
			合 格
			COMPLETED
			中 止
			REJECTED
			合 格
			COMPLETED
			中 止
			REJECTED



图例

FW	稳高压消防水管	-----	单体管线
DW	生活给水管	—●—	室外地上式消火栓
SD	生活污水管	—○—	消防炮
FRD	初期雨水管	—□—	阀门及阀门井
CWS	循环给水管	—○—	圆形检查井
CWR	循环回水管	—□—	矩形检查井/水封井
FS	泡沫混合液管		

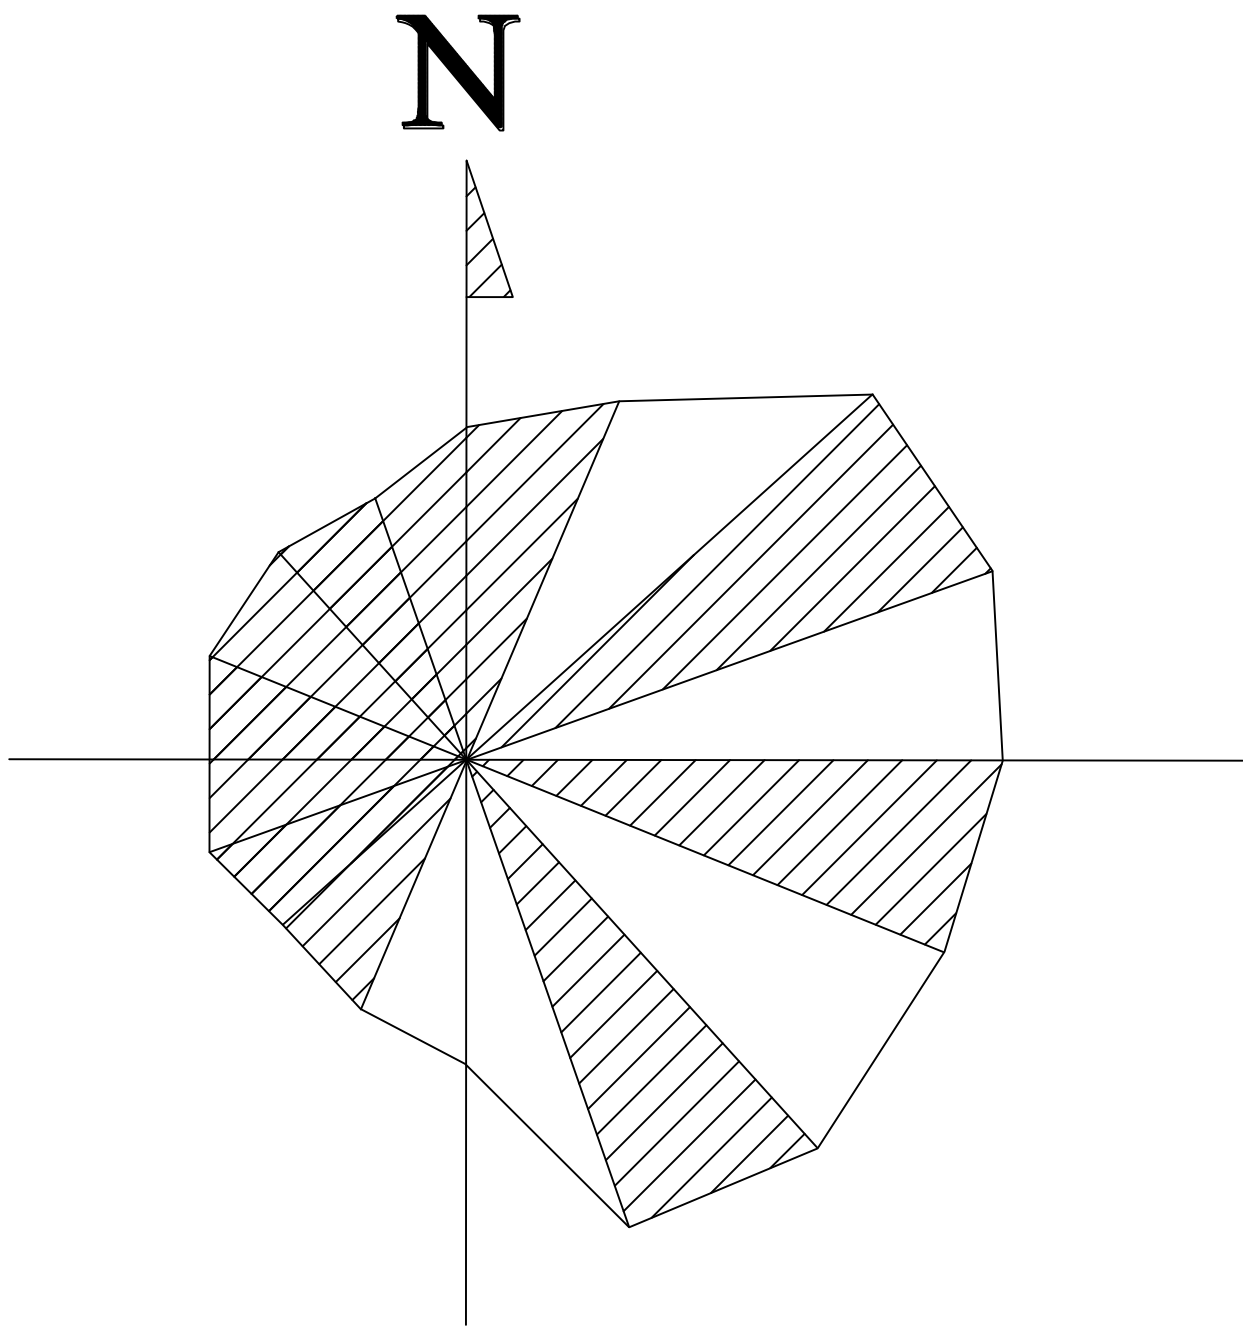


分区示意图


			1	2				
			3	4	5			
			6			7		
			8			9		
			10	11	12	13		
			14	15	16	17		
			18	19	20	21	22	
			23	24	25	26	27	
28	29	30	31	32	33	34	35	36
37	38	39	40	41	42	43	44	45

专业负责人		陈乃才		项目负责人		李浩		业主编号		202301-008	
<div> 东华工程科技股份有限公司 EAST CHINA ENGINEERING SCIENCE AND TECHNOLOGY CO., LTD.</div>						工程 PROJ.		醋酸乙烷及EVA一体化项目（一期工程）			
<div>全厂给排水管线平面布置图（四）</div>						装置 JOB		全厂系统			
						工序 SUB JOB		全厂给排水（008）			
						阶段 PHASE		施工图			
								202415-008-080E-04			
设计 DESIGNED				比例 SCALE		1:150		版次 ISSUE		G	
制图 DRAWN				修改 REV		Q		审核日期 DATE			
审核/批准 APPROVED											
<div>本图仅供供本项目使用，未经东华工程科技股份有限公司许可不得转给第三者 THIS DRAWING SHALL BE USED FOR THIS PROJECT ONLY, TRANSFER TO ANY THIRD PARTY WITHOUT ECEC'S CONSENT IS NOT PERMITTED.</div>										第 1 张 共 1 张 SHEET NO. 1 OF 1	




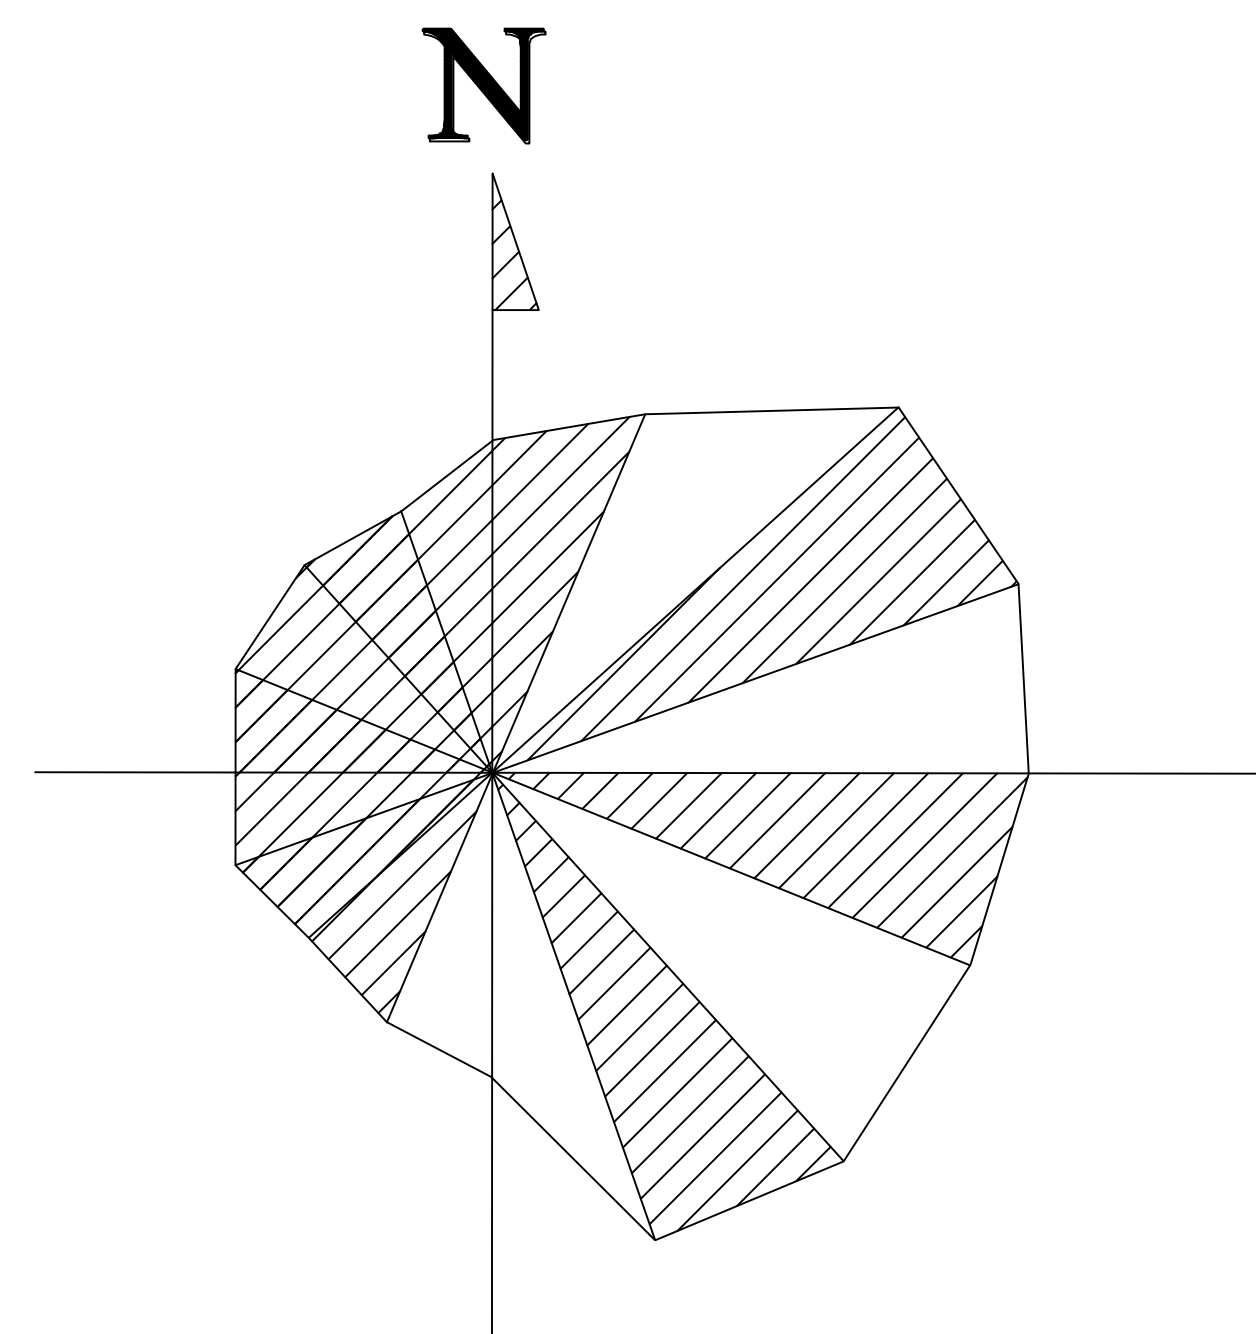






1	2			
3	4	5		
6		7		
8		9		
10	11	12	13	
14	15	16	17	
18	19	20	21	22
23	24	25	26	27

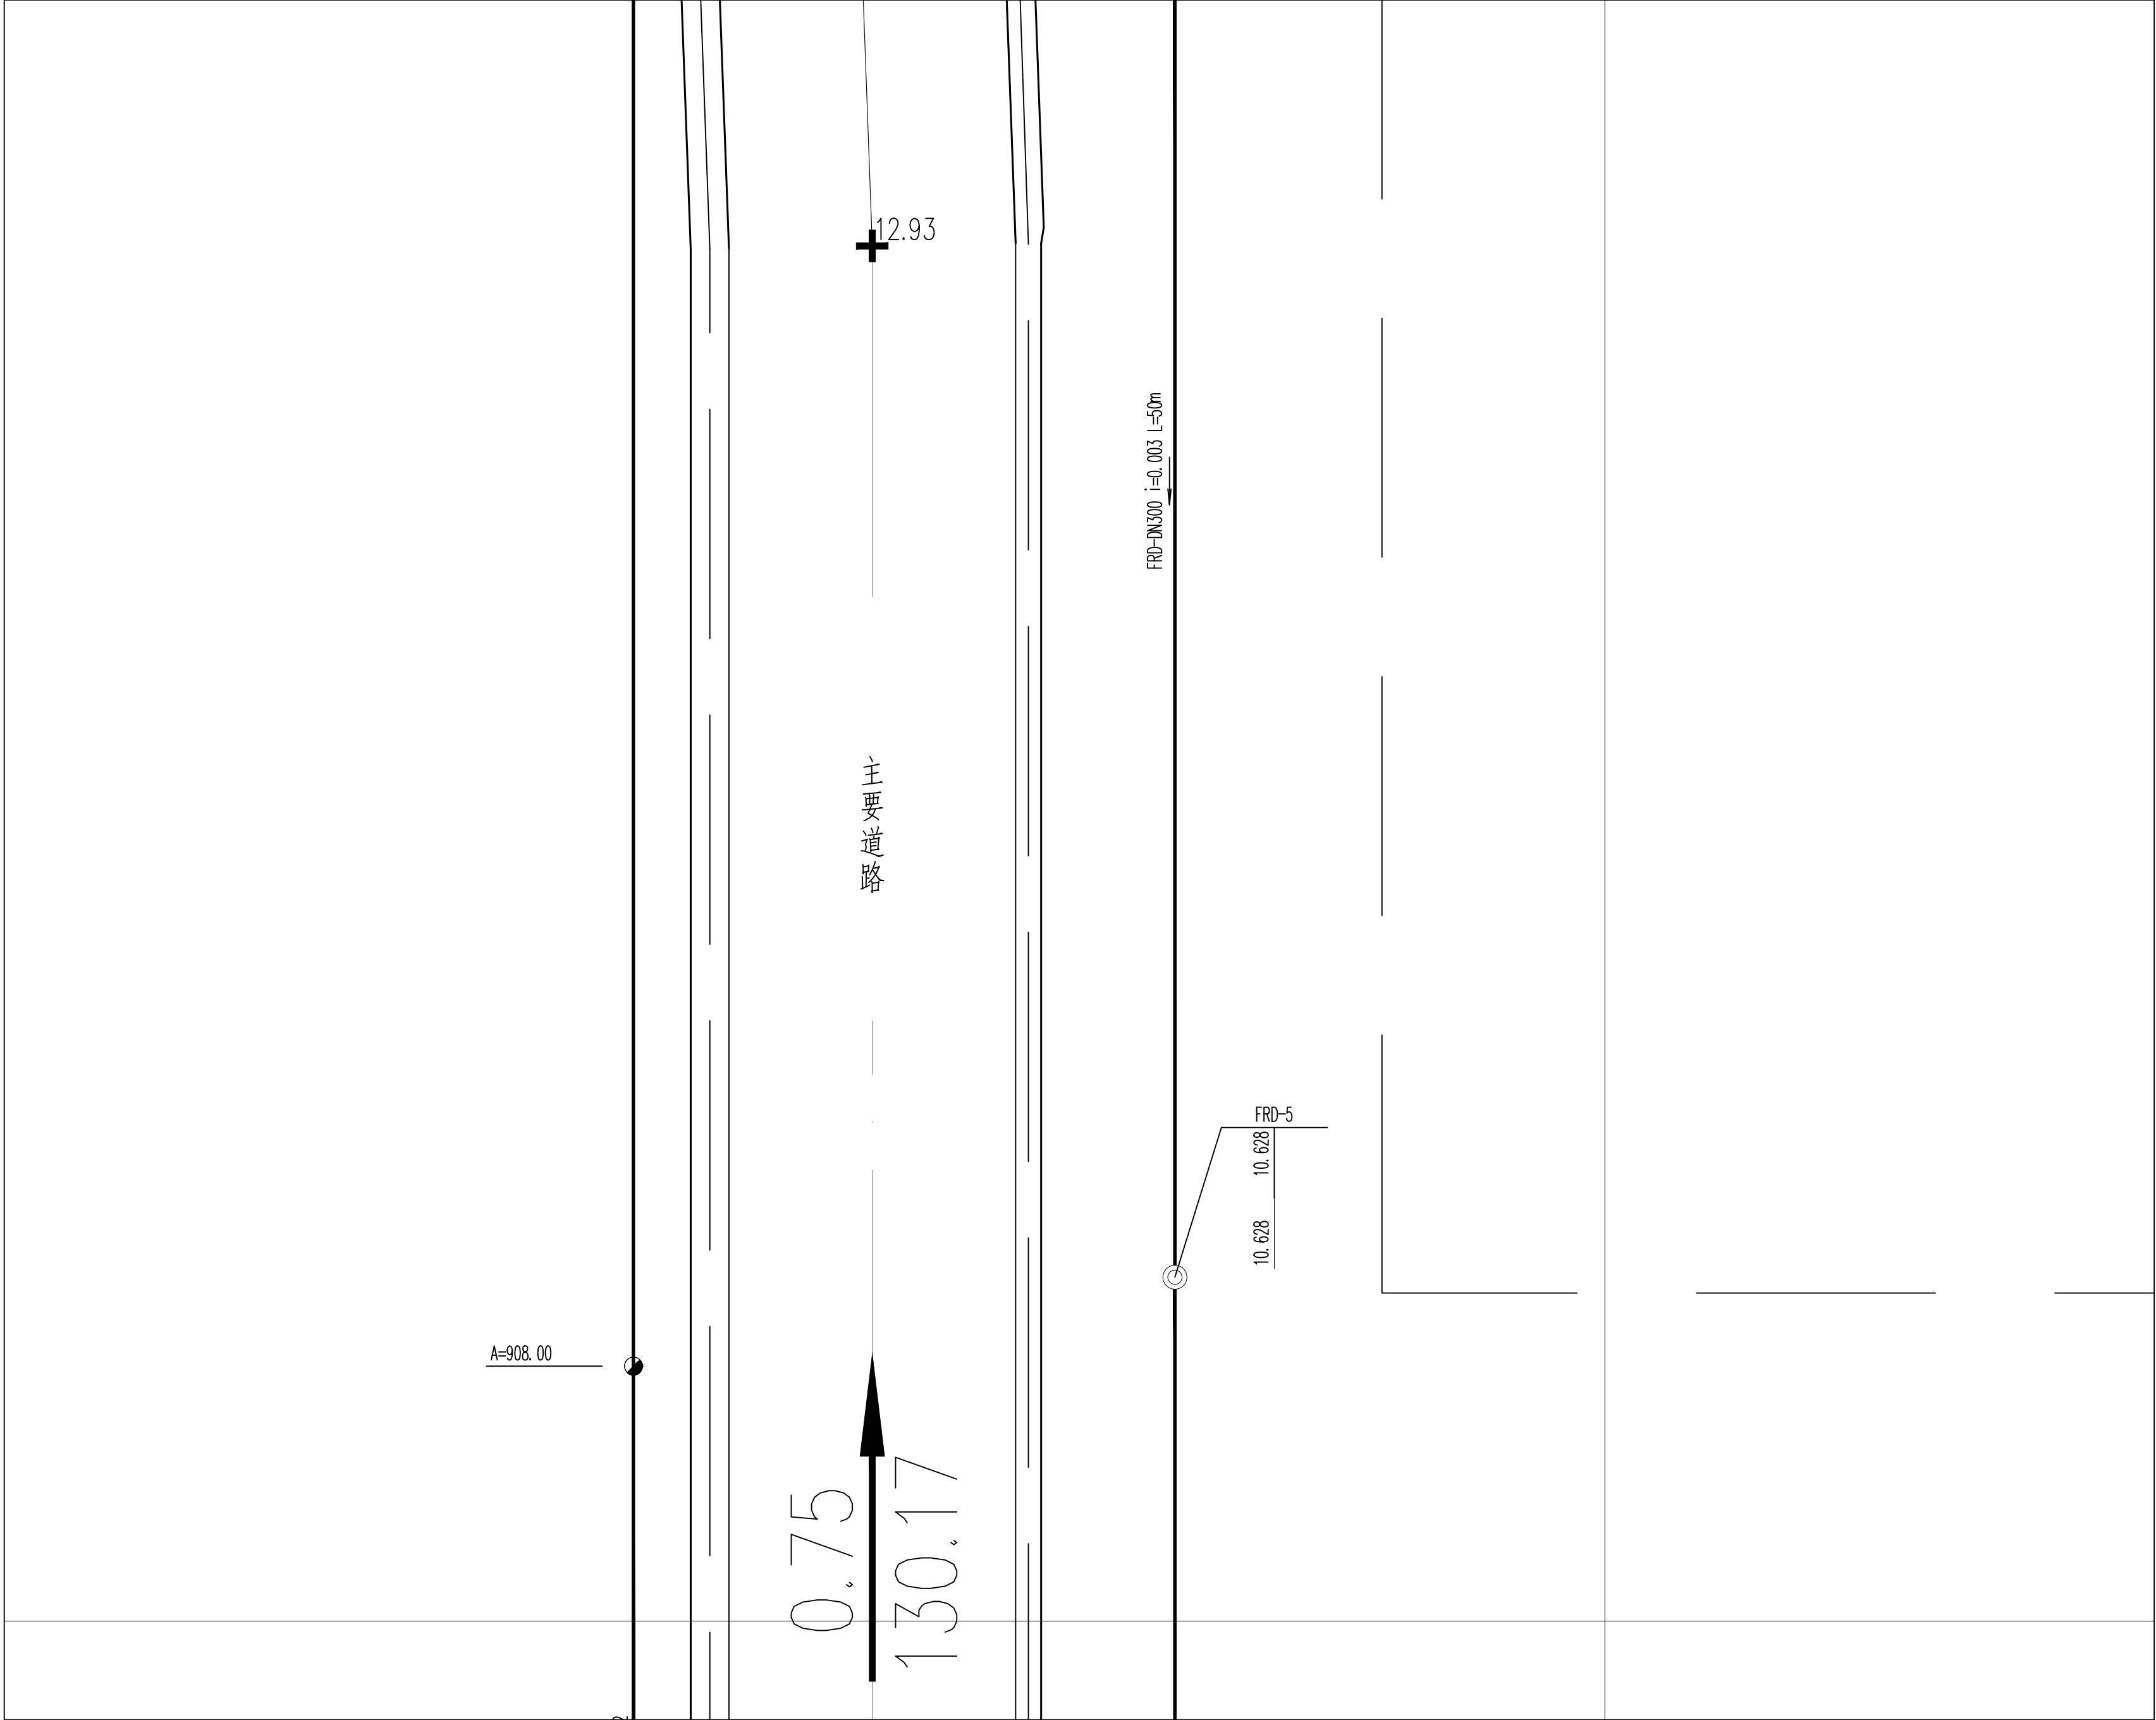
专业负责人		卢乃斌		项目负责人		李路		业主编号		202301-008	
 <b>东华工程科技股份有限公司</b> <b>EAST CHINA ENGINEERING SCIENCE AND TECHNOLOGY CO., LTD.</b>		<b>工程 PROJ.</b> 醋酸乙烯及EVA一体化项目（一期工程）						<b>装置 JOB</b> 全厂系统			
<b>设计 DESIGNED</b> 树 磊 SHU LEI <b>审核 CHECKED</b> 树 磊 SHU LEI <b>审核 APPROVED</b> 树 磊 SHU LEI <b>签字/盖章 AUTHORIZED</b>		<b>全厂给排水管线平面布置图（五）</b>						<b>工序 SUB JOB</b> 全厂给排水（008）			
								<b>阶段 PHASE</b> 施工图			
202415-008-080E-05											
		比例 SCALE		1:150		版次 ISSUE		G		修改 REV.	
								0		审核日期 DATE	
本图纸仅供本项目使用，未经东华工程科技股份有限公司许可不得转给第三者 THIS DRAWING SHALL BE USED FOR THIS PROJECT ONLY. TRANSFER TO ANY THIRD PARTY WITHOUT FIRST'S CONSENT IS NOT PERMITTED.										第 1 张 共 1 张 SHEET NO. 1 OF 1	

[illegible]


[illegible]



图例

—— FW ——	稳高压消防水管	-----	单体管线
—— DW ——	生活给水管		室外地上式消火栓
—— SD ——	生活污水管		消防炮
—— FRD ——	初期雨水管		阀门及阀门井
—— CWS ——	循环给水管		圆形检查井
—— CWR ——	循环回水管		矩形检查井/水封井
—— FS ——	泡沫混合液管		

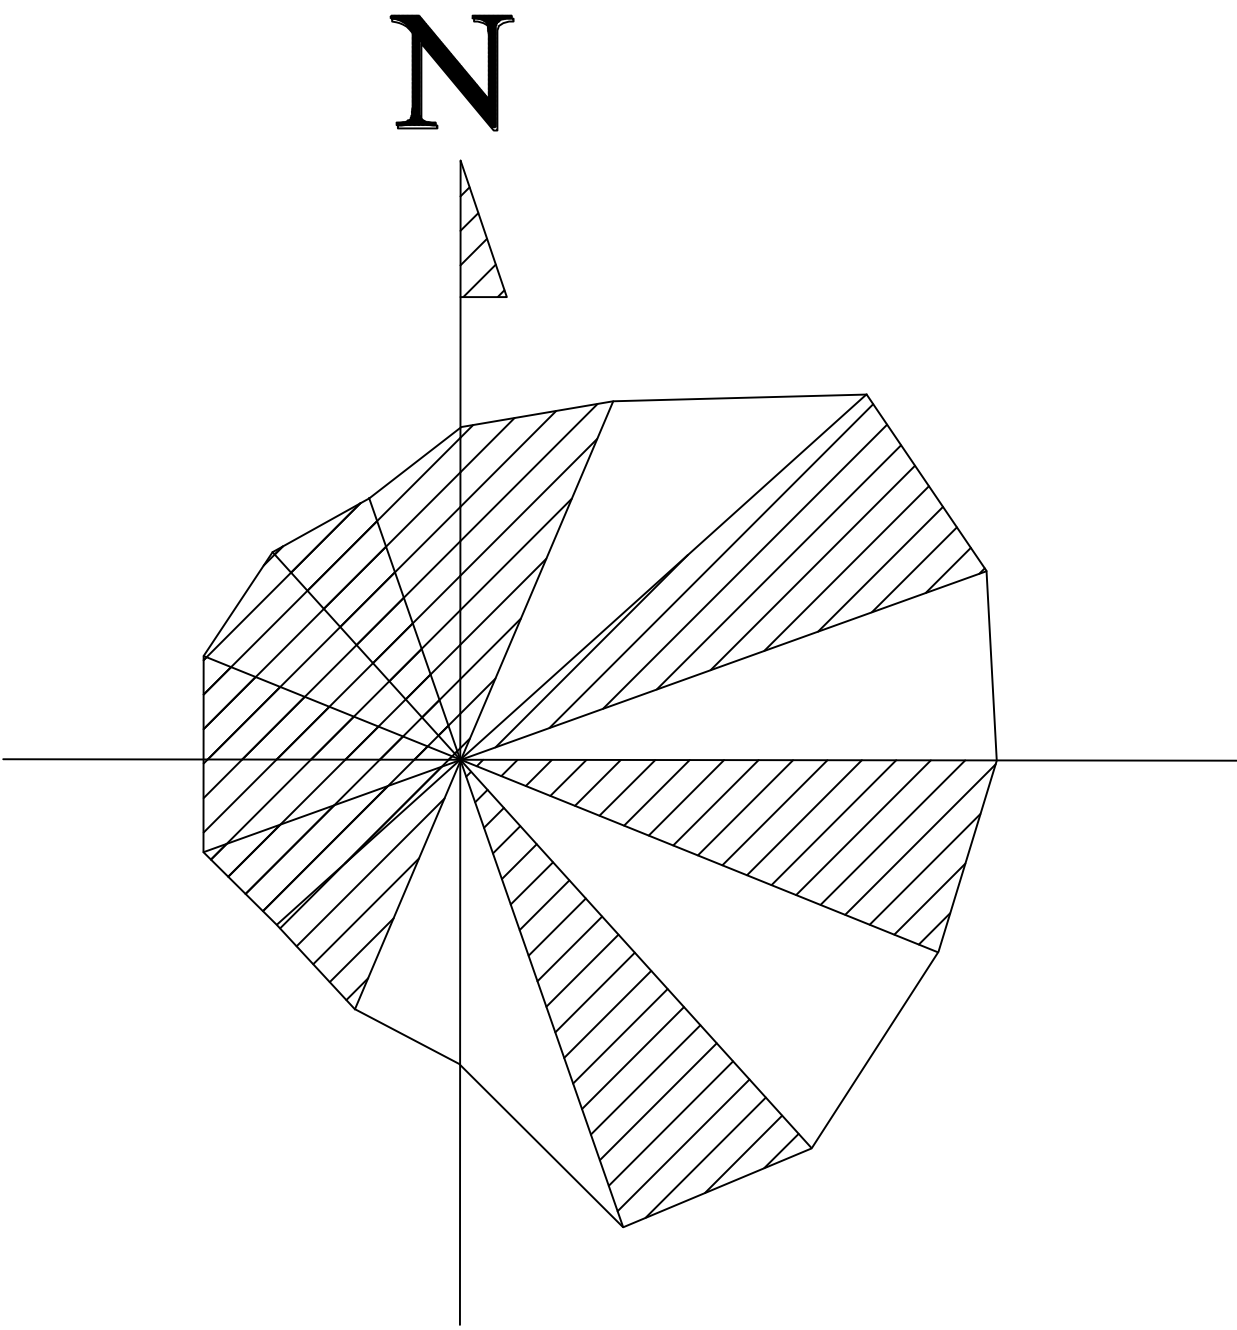



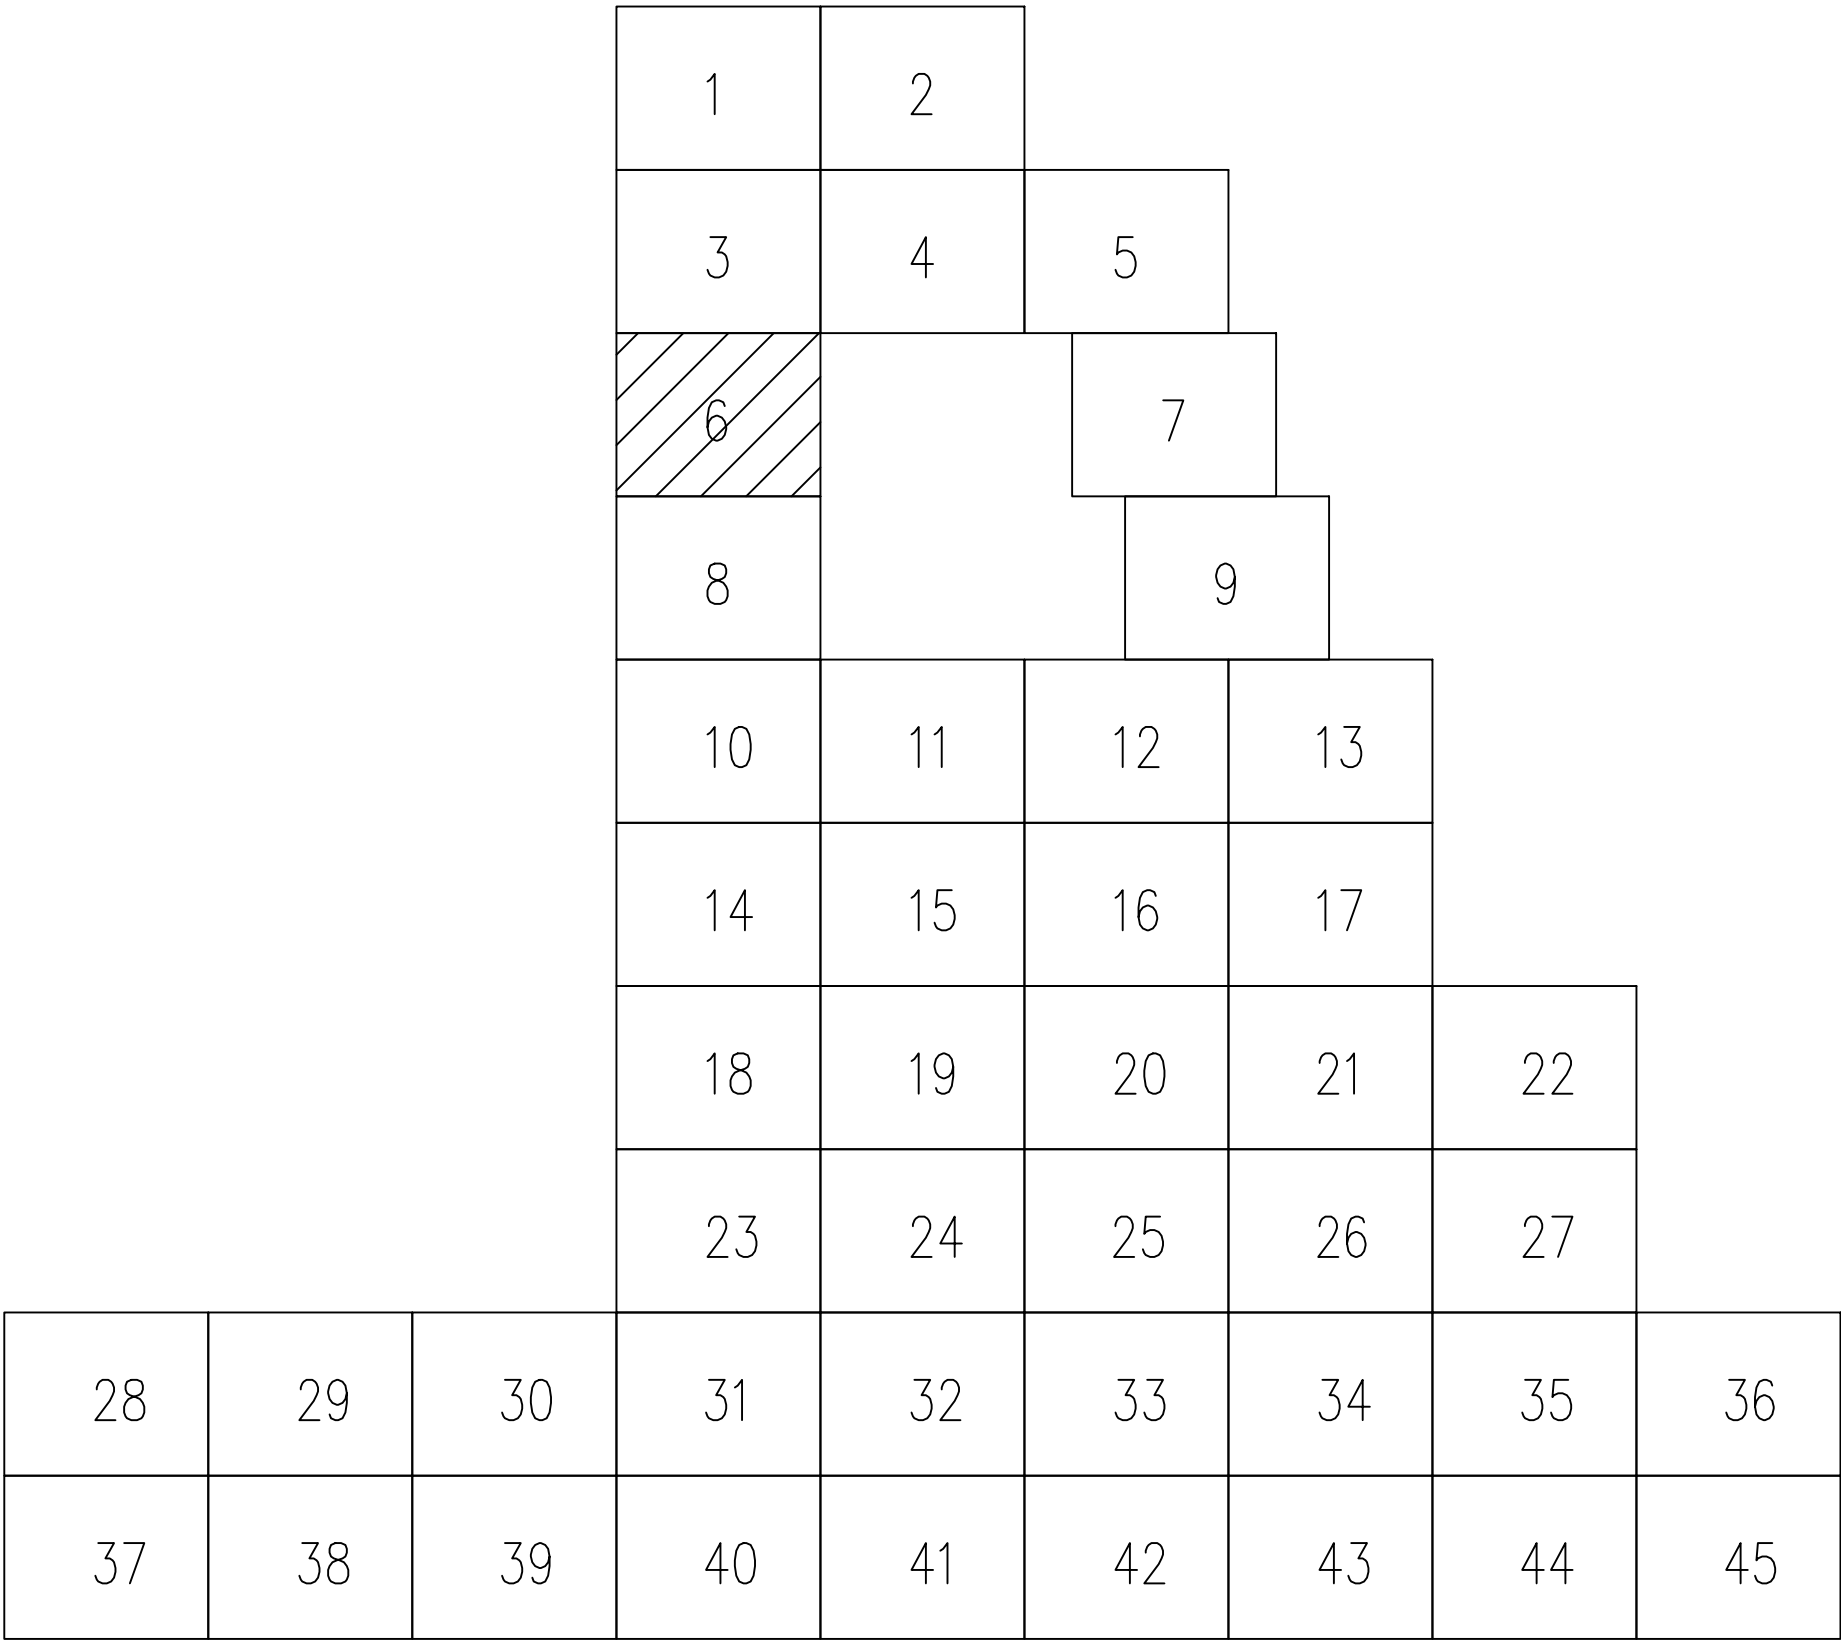

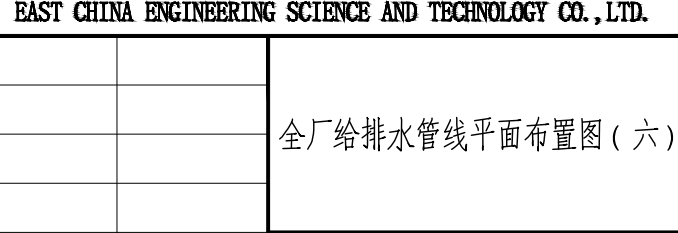
### 分区示意图




专业负责人		项目负责人		业主编号	202301-008
 <b>东华工程科技股份有限公司</b> <b>EAST CHINA ENGINEERING SCIENCE AND TECHNOLOGY CO., LTD.</b>				工程 PROJ.	醋酸乙烷及EVA一体化项目（一期工程）
				装置 JOB	全厂系统
				工序 SUB JOB	全厂给排水（008）
				阶段 PHASE	施工图
				202415-008-08OE-06	
审定/批准 AUTHOR/TEST		比例 SCALE	1:150	版次 ISSUE	G
				修改 REV	0
				印样日期 DATE	
本图仅供本项目使用，未经东华工程科技股份有限公司许可不得再行复制、修改、转印、转让或用于其他项目。 THIS DRAWING SHALL BE USED FOR THIS PROJECT ONLY. TRANSFER TO ANY THIRD PARTY WITHOUT ECEC'S CONSENT IS NOT PERMITTED.					
					第 1 张 共 1 张 SHEET NO. 1 of 1


[illegible]


图例

—— FW ——	稳高压消防水管	-----	单体管线
—— DW ——	生活给水管		室外地上式消火栓
—— SD ——	生活污水管		消防炮
—— FRD ——	初期雨水管		阀门及阀门井
—— CWS ——	循环给水管		圆形检查井
—— CWR ——	循环回水管		矩形检查井/水封井
—— FS ——	泡沫混合液管		

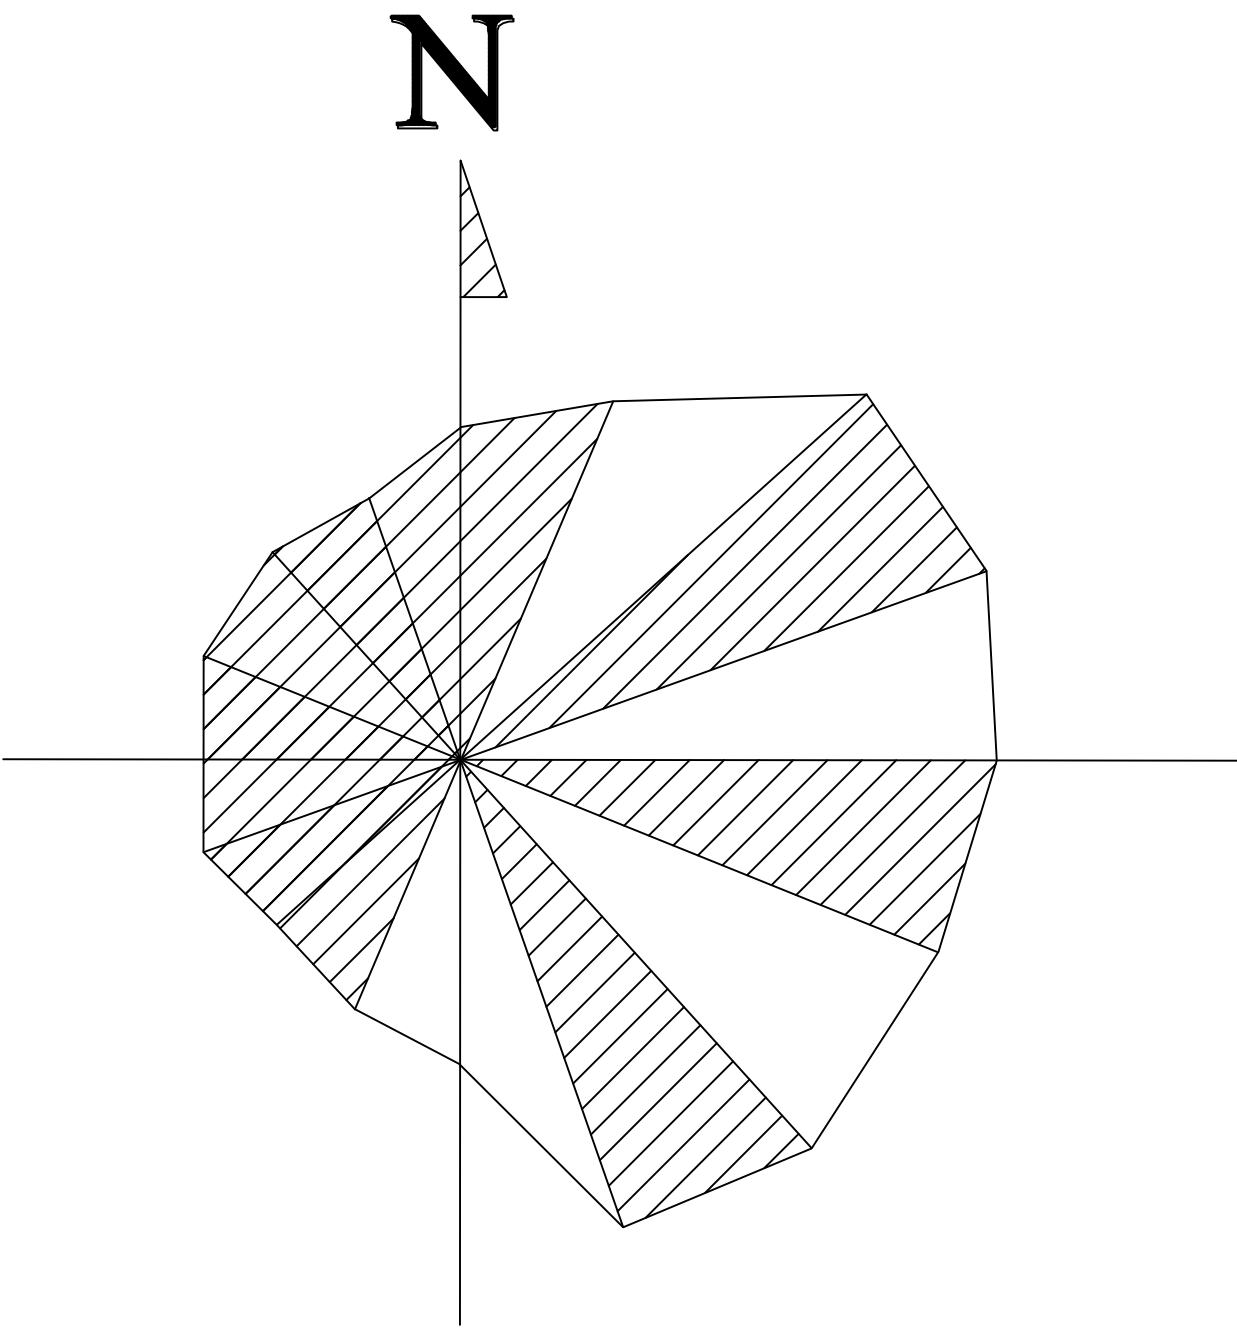


### 分区示意图

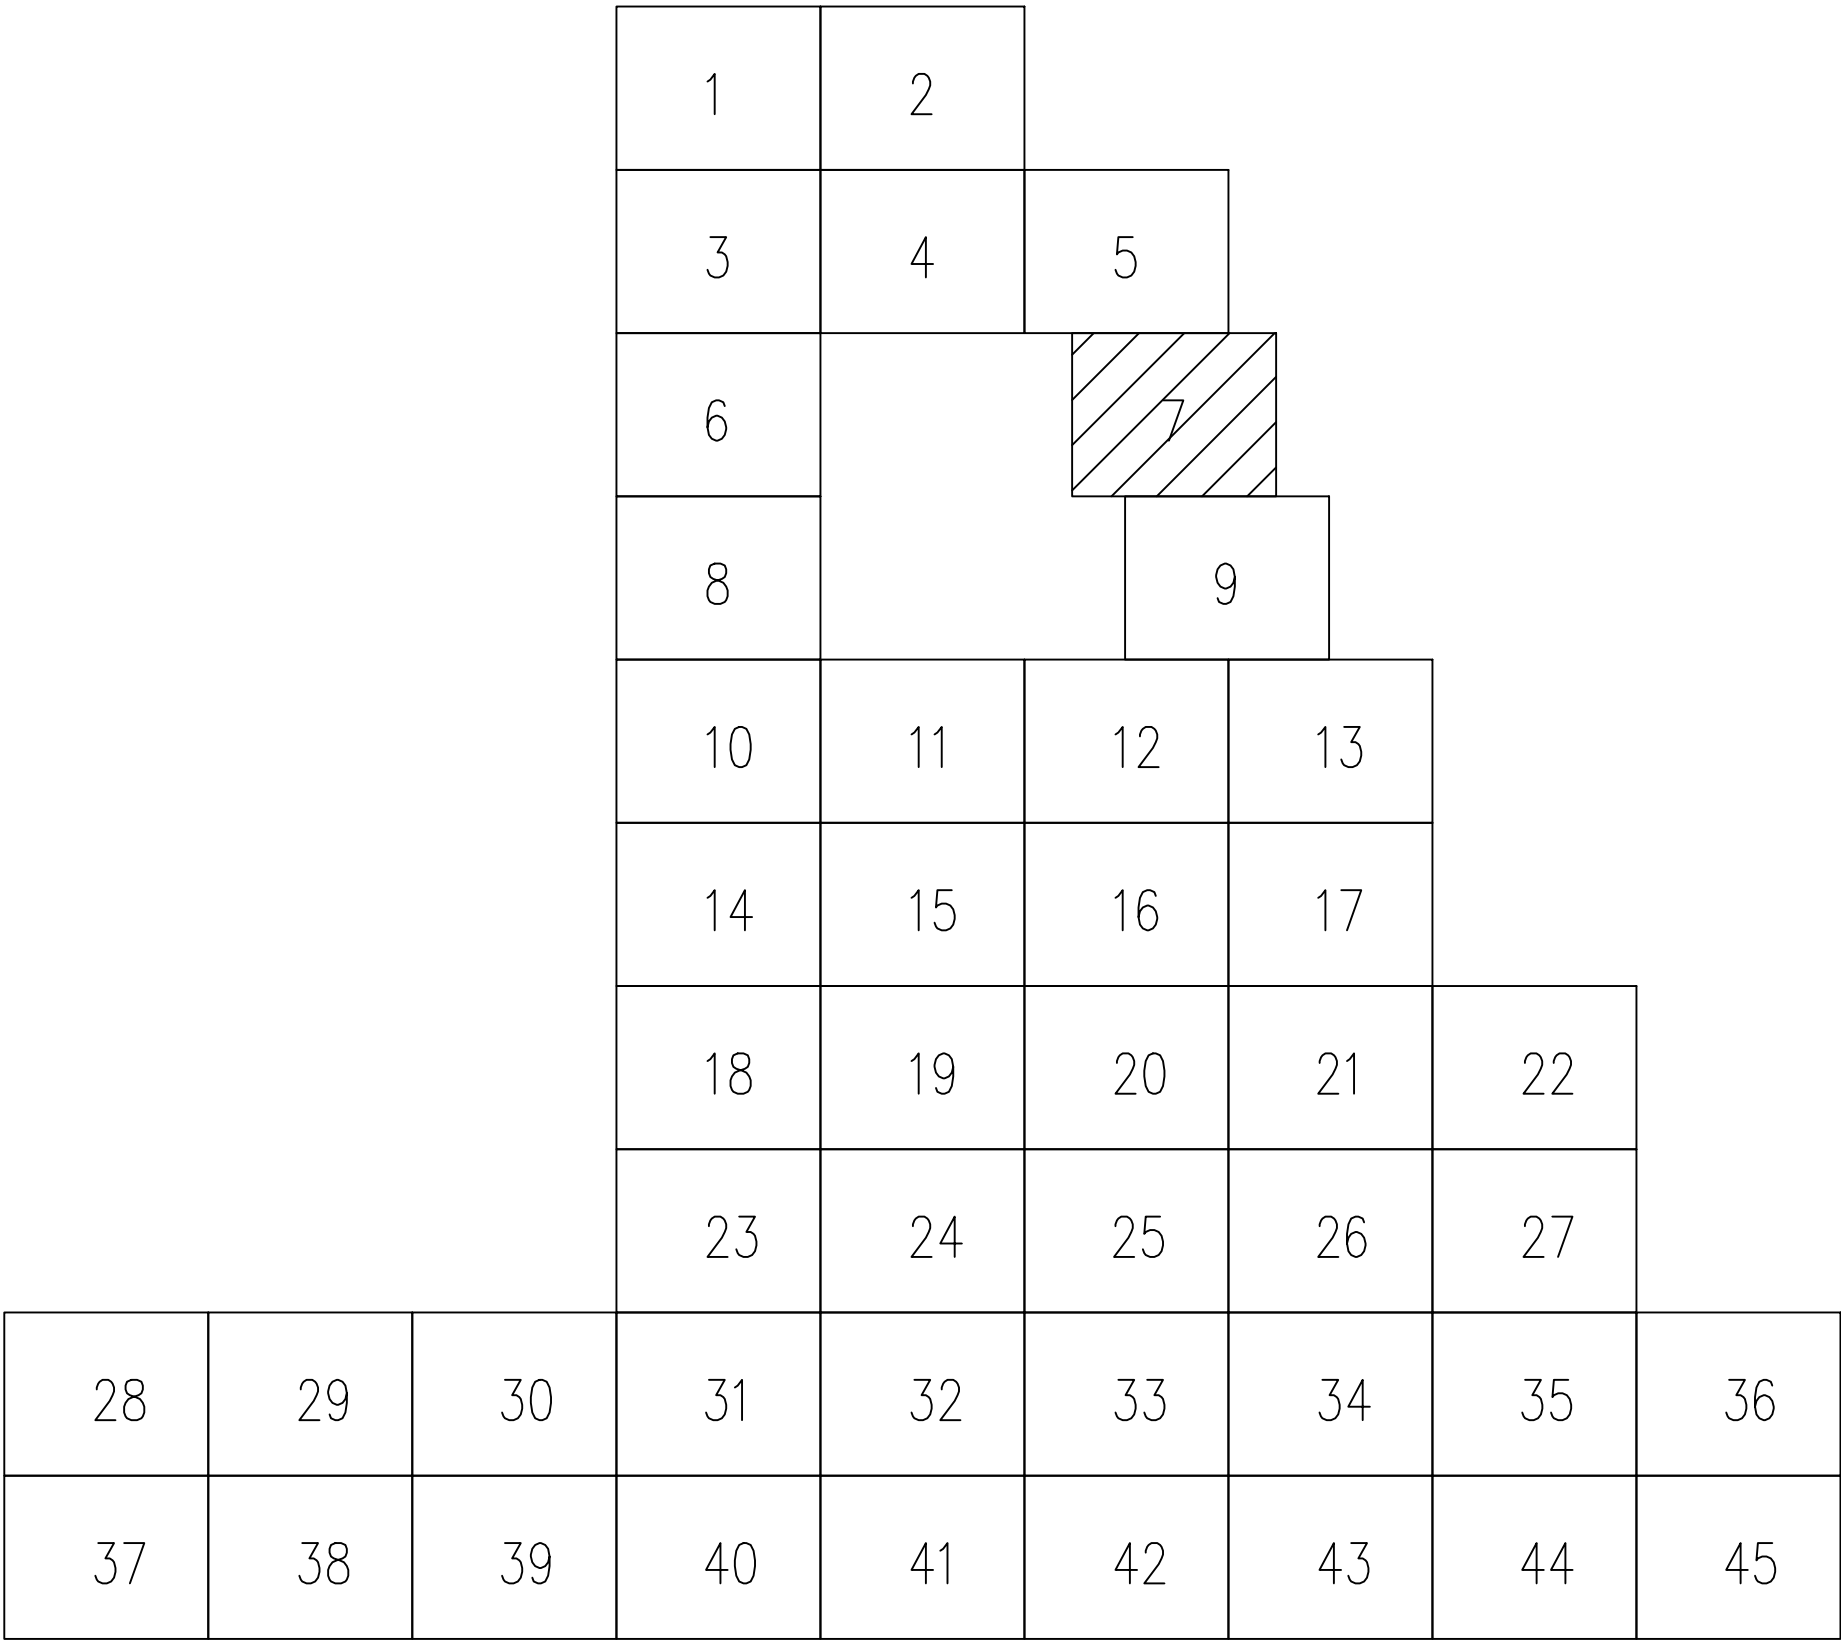




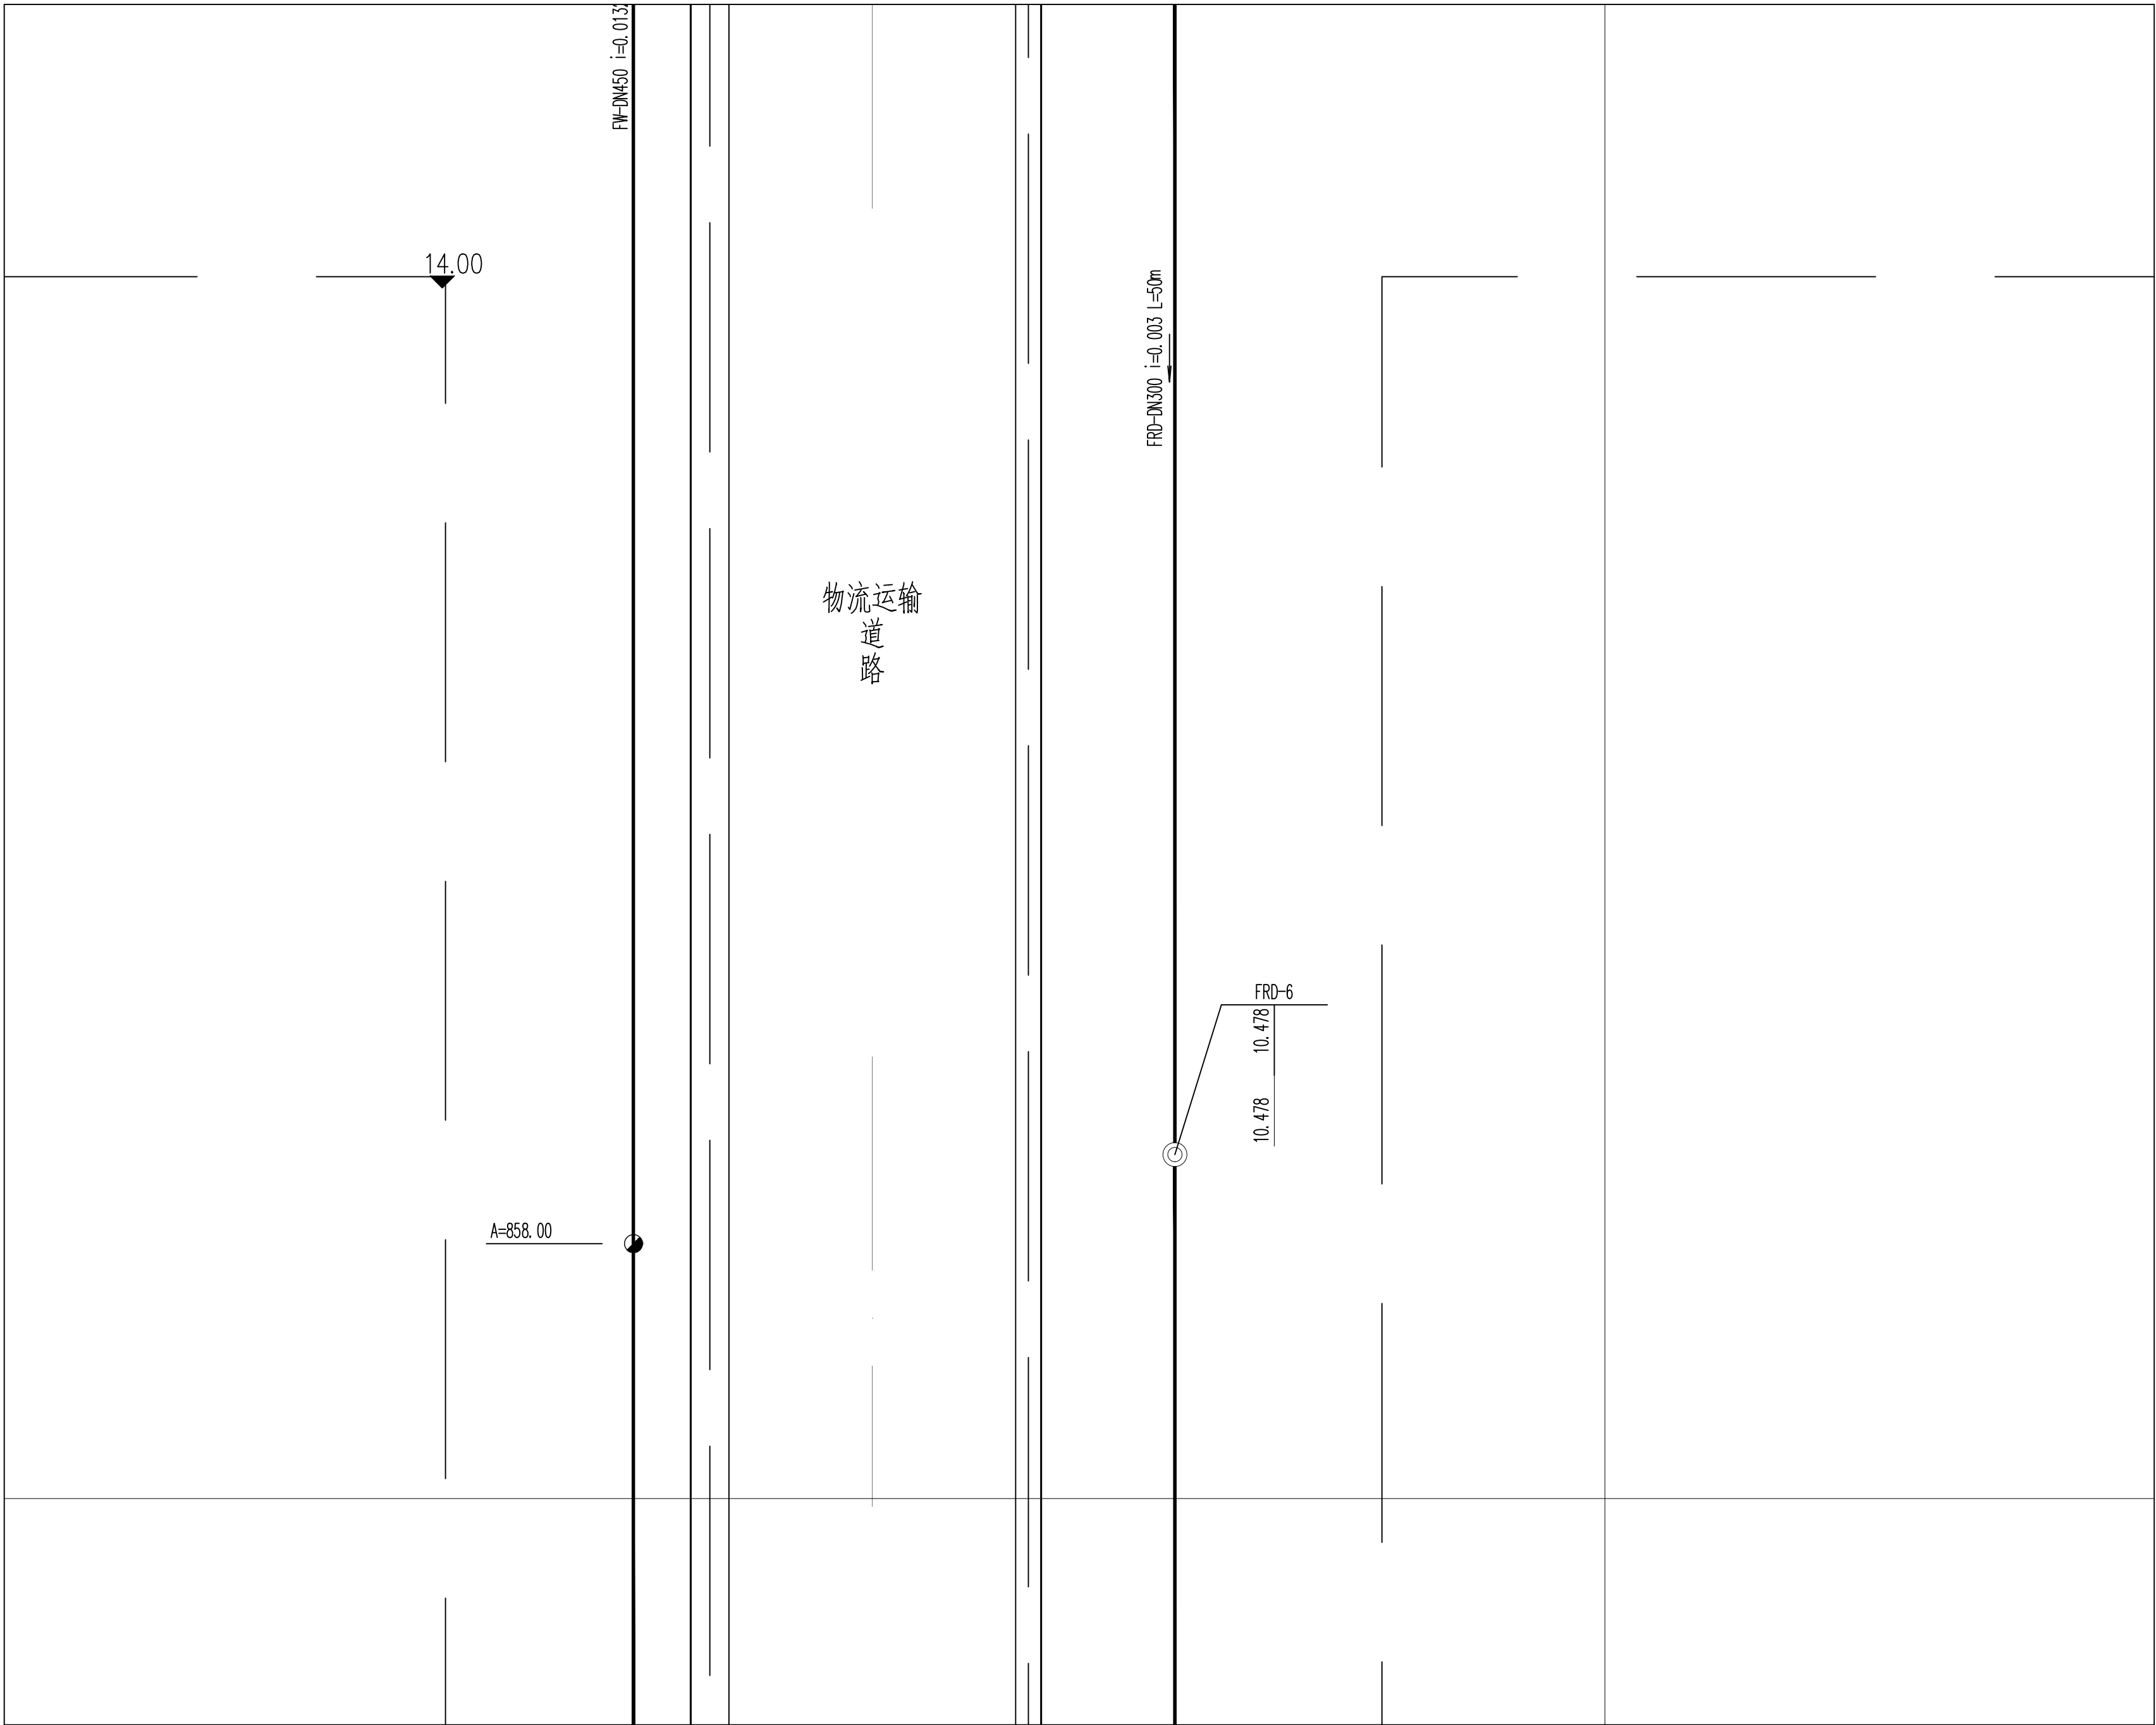


专业负责人		项目负责人		业主编号	202301-008
 <b>东华工程科技股份有限公司</b> <b>EAST CHINA ENGINEERING SCIENCE AND TECHNOLOGY CO., LTD.</b>				工程 PROJ.	醋酸乙烷及EVA一体化项目（一期工程）
				装置 JOB	全厂系统
				工序 SUB JOB	全厂给排水（008）
				阶段 PHASE	施工图
				202415-008-080E-07	
设计 DESIGN		比例 SCALE	1:150	版次 ISSUE	G
校核 CHECKED		修改 REV	0	审核日期 DATE	
审核/批准 AUTHOR/TEST					第 1 张 共 1 张 SHEET NO. 1 of 1

$\text{CH}_2\text{Cl}_2/\text{MeOH}$ 1/1	$\text{Ac}_2\text{O}/\text{Et}_3\text{N}$ 1/1	$\text{EtOAc}/\text{MeOH}$ 1/1	$\text{Ac}_2\text{O}/\text{Et}_3\text{N}$ 1/1	$\text{CH}_2\text{Cl}_2/\text{MeOH}$ 1/1	$\text{Ac}_2\text{O}/\text{Et}_3\text{N}$ 1/1	$\text{CH}_2\text{Cl}_2/\text{MeOH}$ 1/1	$\text{Ac}_2\text{O}/\text{Et}_3\text{N}$ 1/1

 


图例

—— FW ——	稳高压消防水管	-----	单体管线
—— DW ——	生活给水管		室外地上式消火栓
—— SD ——	生活污水管		消防炮
—— FRD ——	初期雨水管		阀门及阀门井
—— CWS ——	循环给水管		圆形检查井
—— CWR ——	循环回水管		矩形检查井/水封井
—— FS ——	泡沫混合液管		

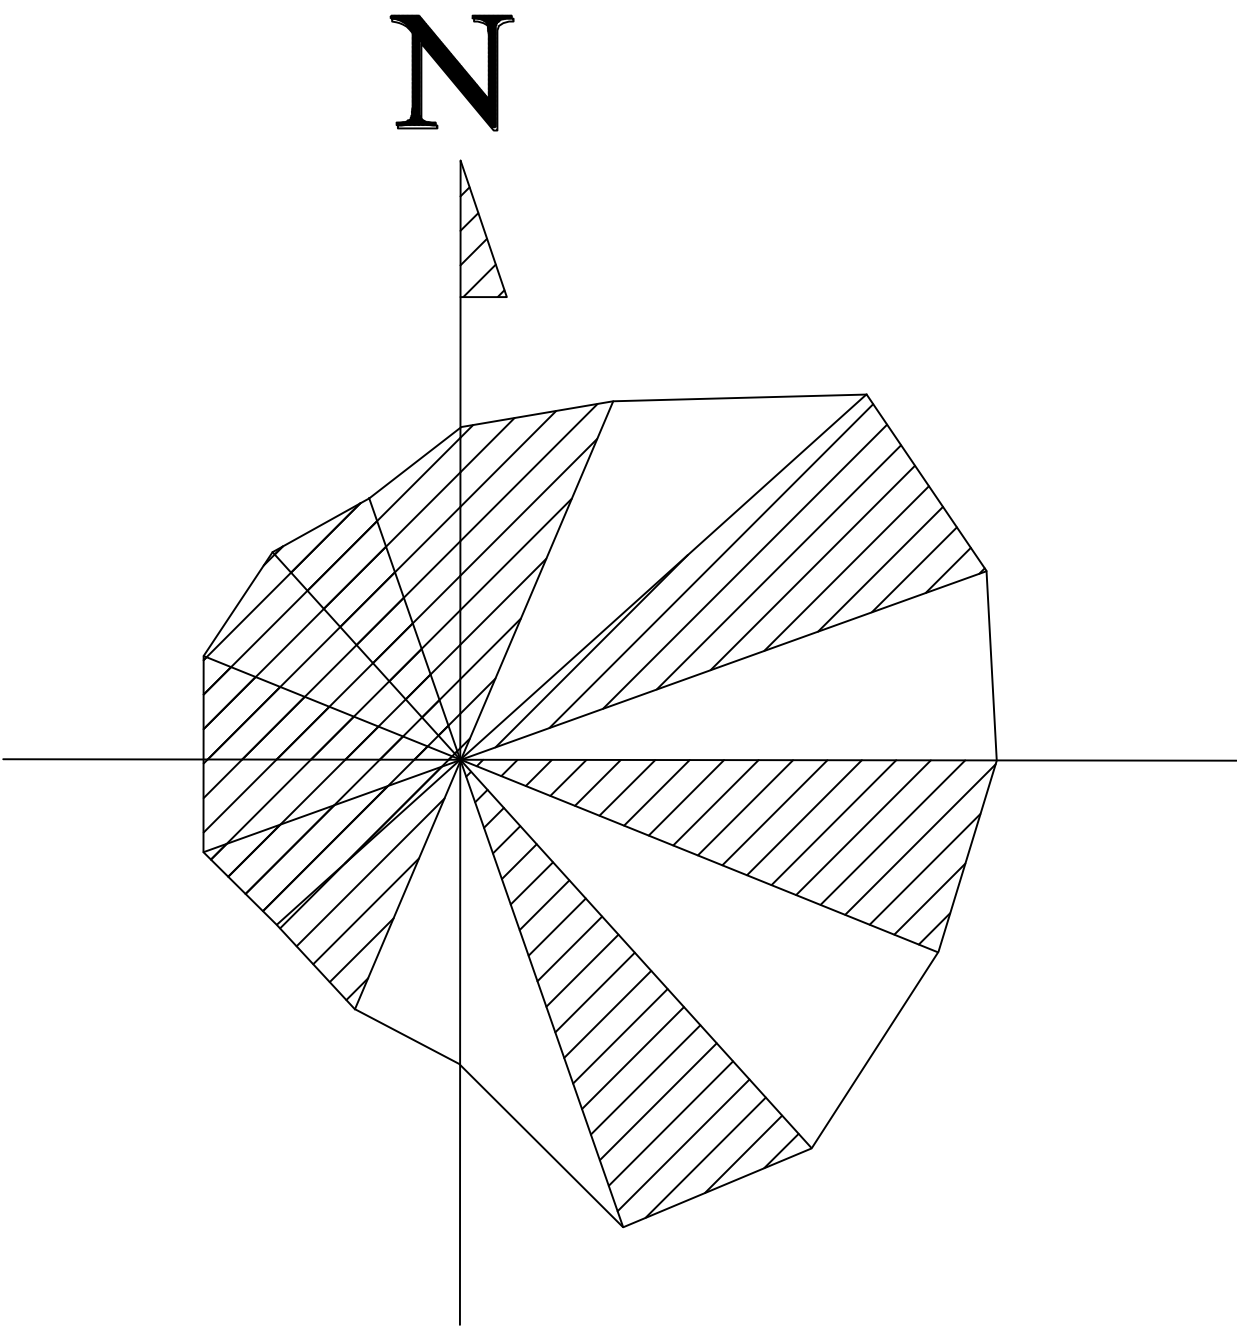



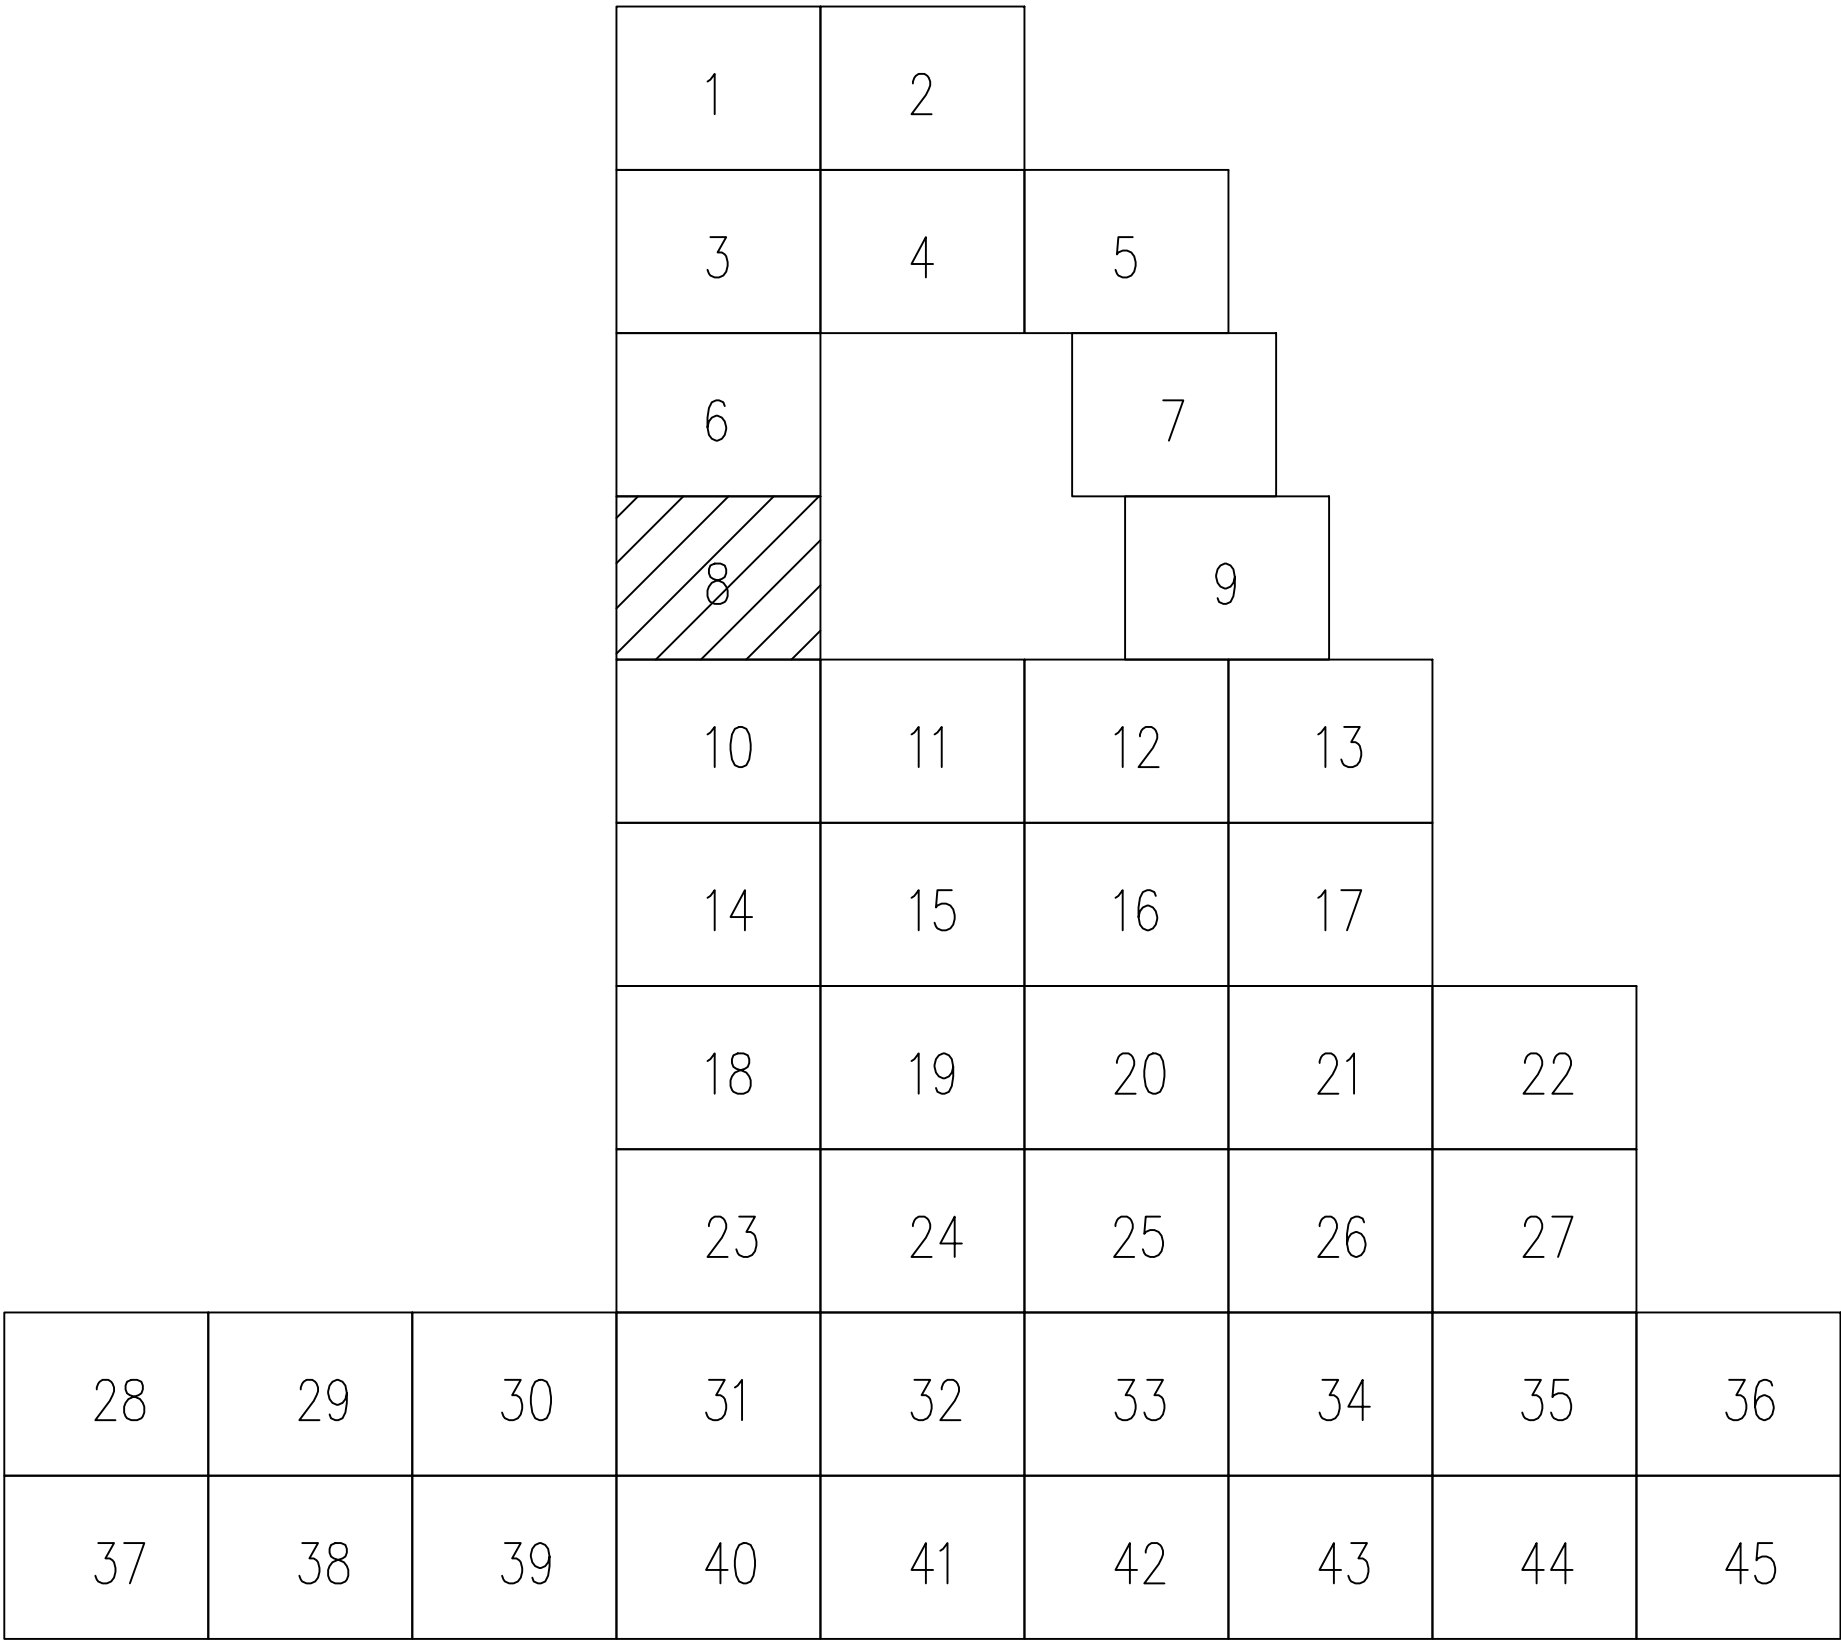


### 分区示意图

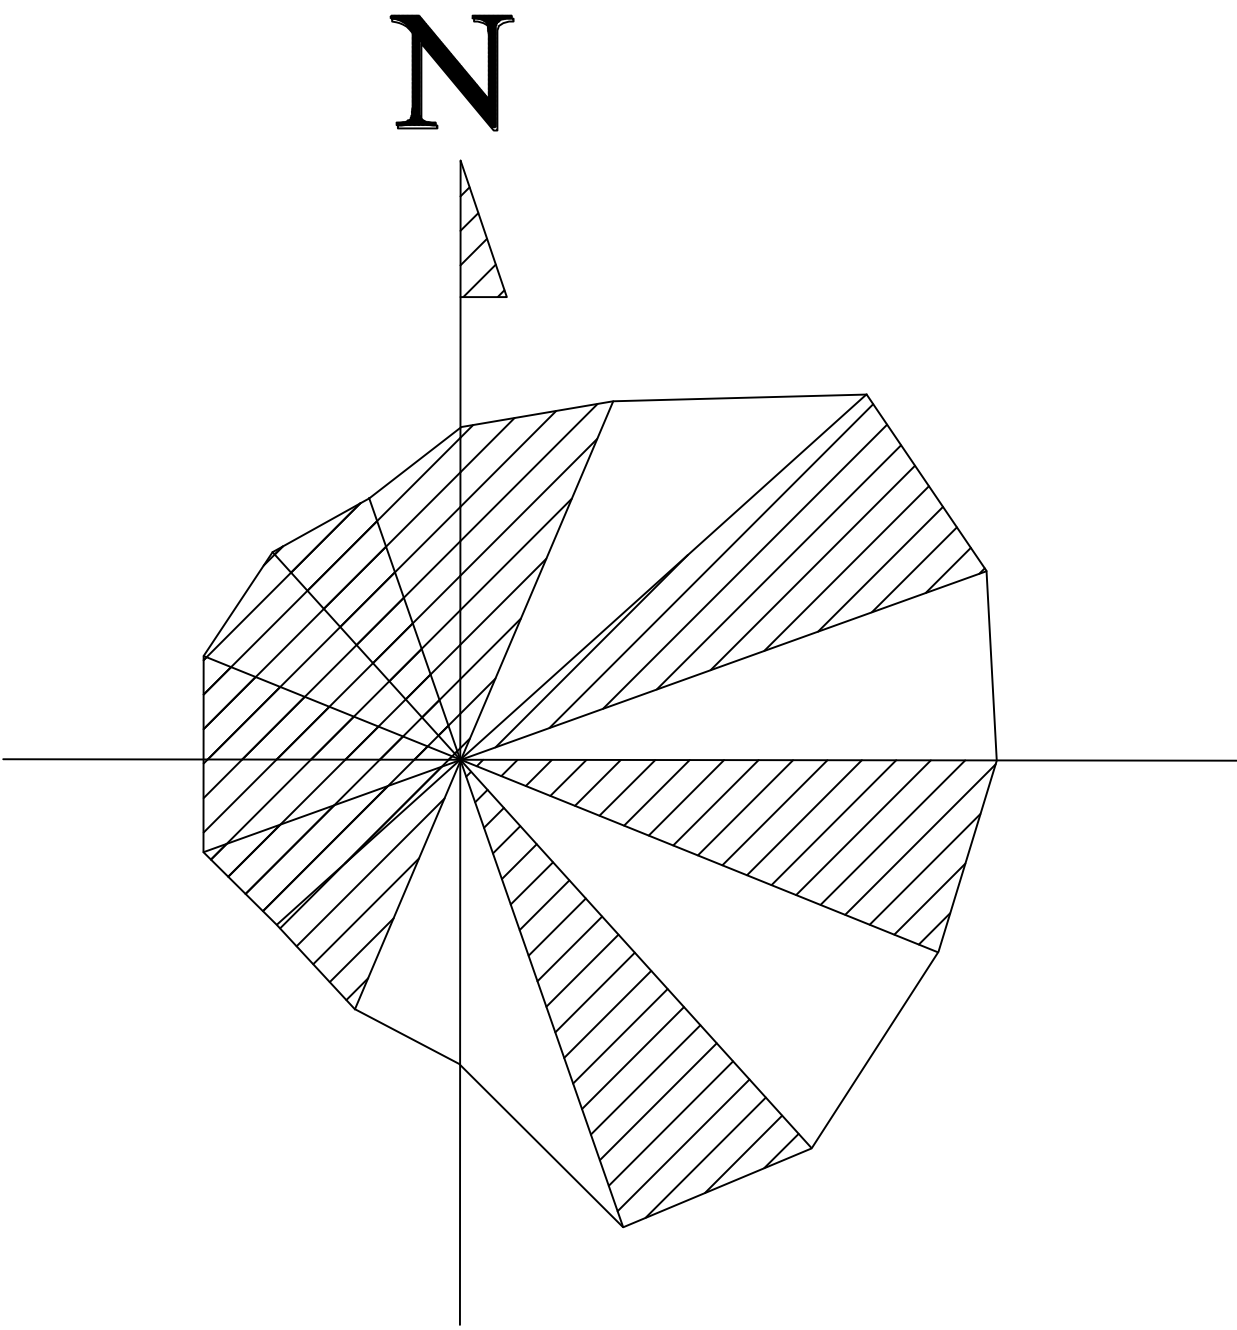


专业负责人		彭乃斌		项目负责人		李浩		业主编号		202301-008	
<div> 东华工程科技股份有限公司</div> <div>东 华 工 程 科 技 有 限 公 司</div> <div>EAST CHINA ENGINEERING SCIENCE AND TECHNOLOGY CO., LTD.</div>						工程 PROJ.		醋酸乙烷及EVA一体化项目（一期工程）			
<div>全厂给排水管线平面布置图（八）</div>						装置 JOB		全厂系统			
						工序 SUB JOB		全厂给排水（008）			
						阶段 PHASE		施工图			
						202415-008-080E-08					
设计 DESIGNED				比例 SCALE		1:150		版次 ISSUE		G	
制图 DRAWN						修改 REV		0			
审核 CHECKED						审核日期 DATE					
审定/批准 AUTHORIZED											
<div>本图仅作为本项目使用，不得复制或用于其他项目。未经许可擅自复制或用于其他项目者，公司将依法追究其法律责任。</div> <div>THIS DRAWING SHALL BE USED FOR THIS PROJECT ONLY. TRANSFER TO ANY OTHER PARTY WITHOUT ECTEC'S CONSENT IS NOT PERMITTED.</div>											
										第 1 张 / 共 1 张	
										SHEET NO. 1 OF 1	

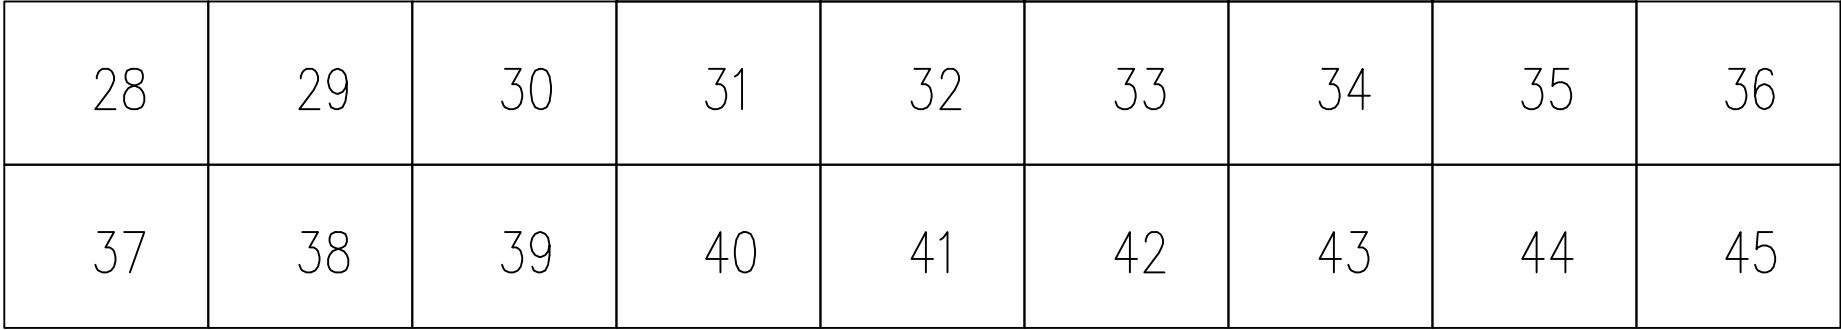
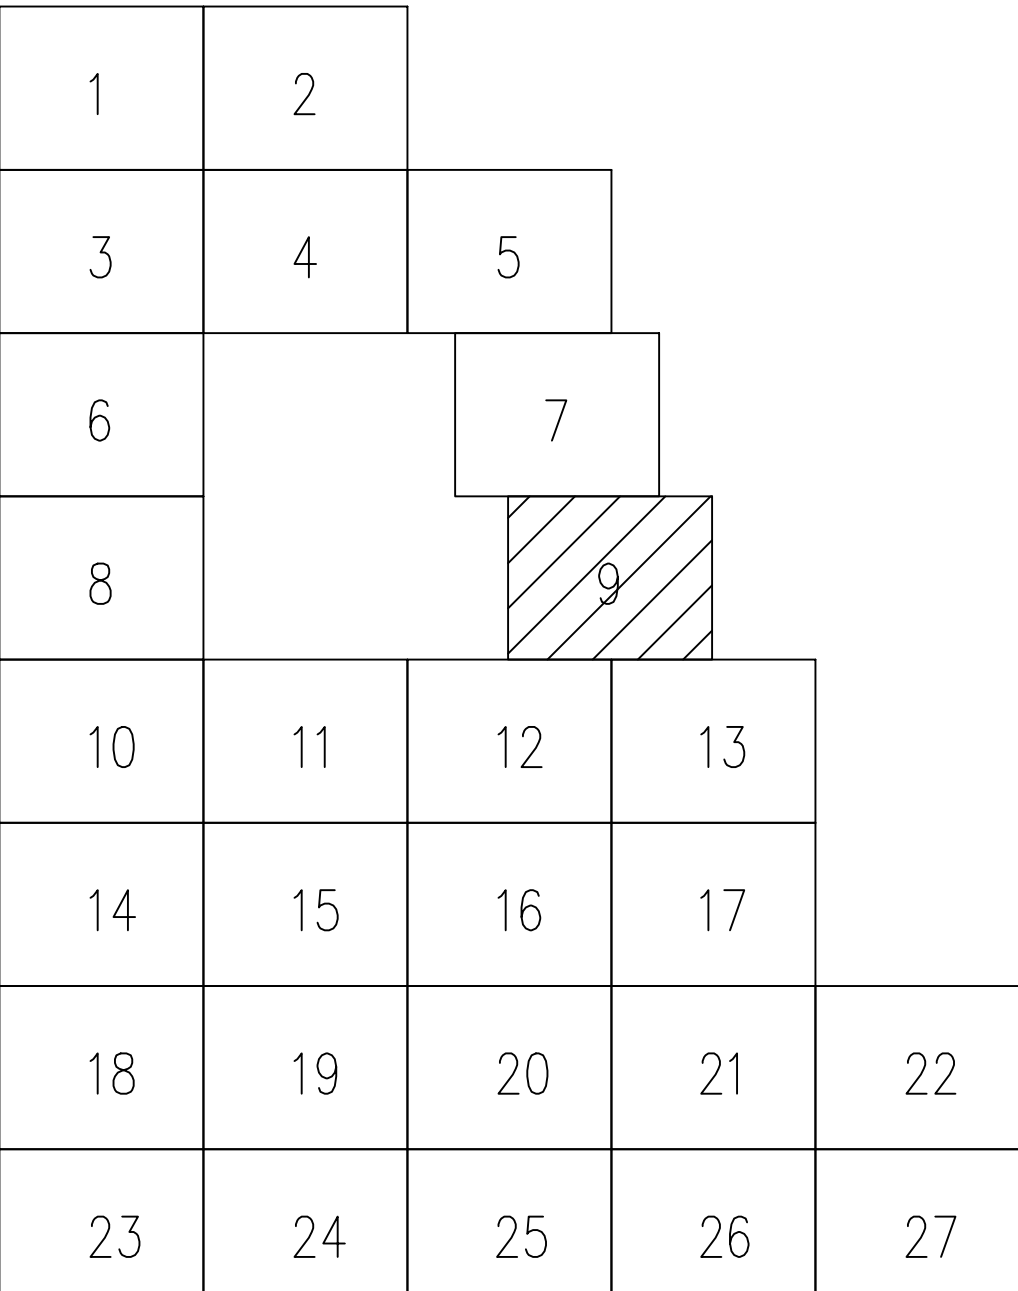
[illegible]


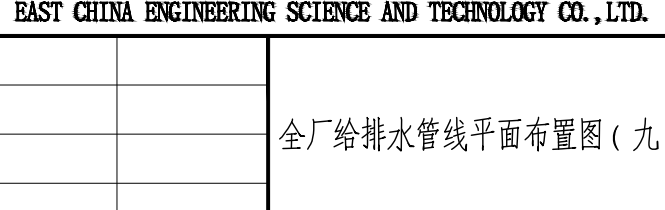
图例


—— FW ——	稳高压消防水管	-----	单体管线
—— DW ——	生活给水管		室外地上式消火栓
—— SD ——	生活污水管		消防炮
—— FRD ——	初期雨水管		阀门及阀门井
—— CWS ——	循环给水管		圆形检查井
—— CWR ——	循环回水管		矩形检查井/水封井
—— FS ——	泡沫混合液管		








### 分区示意图

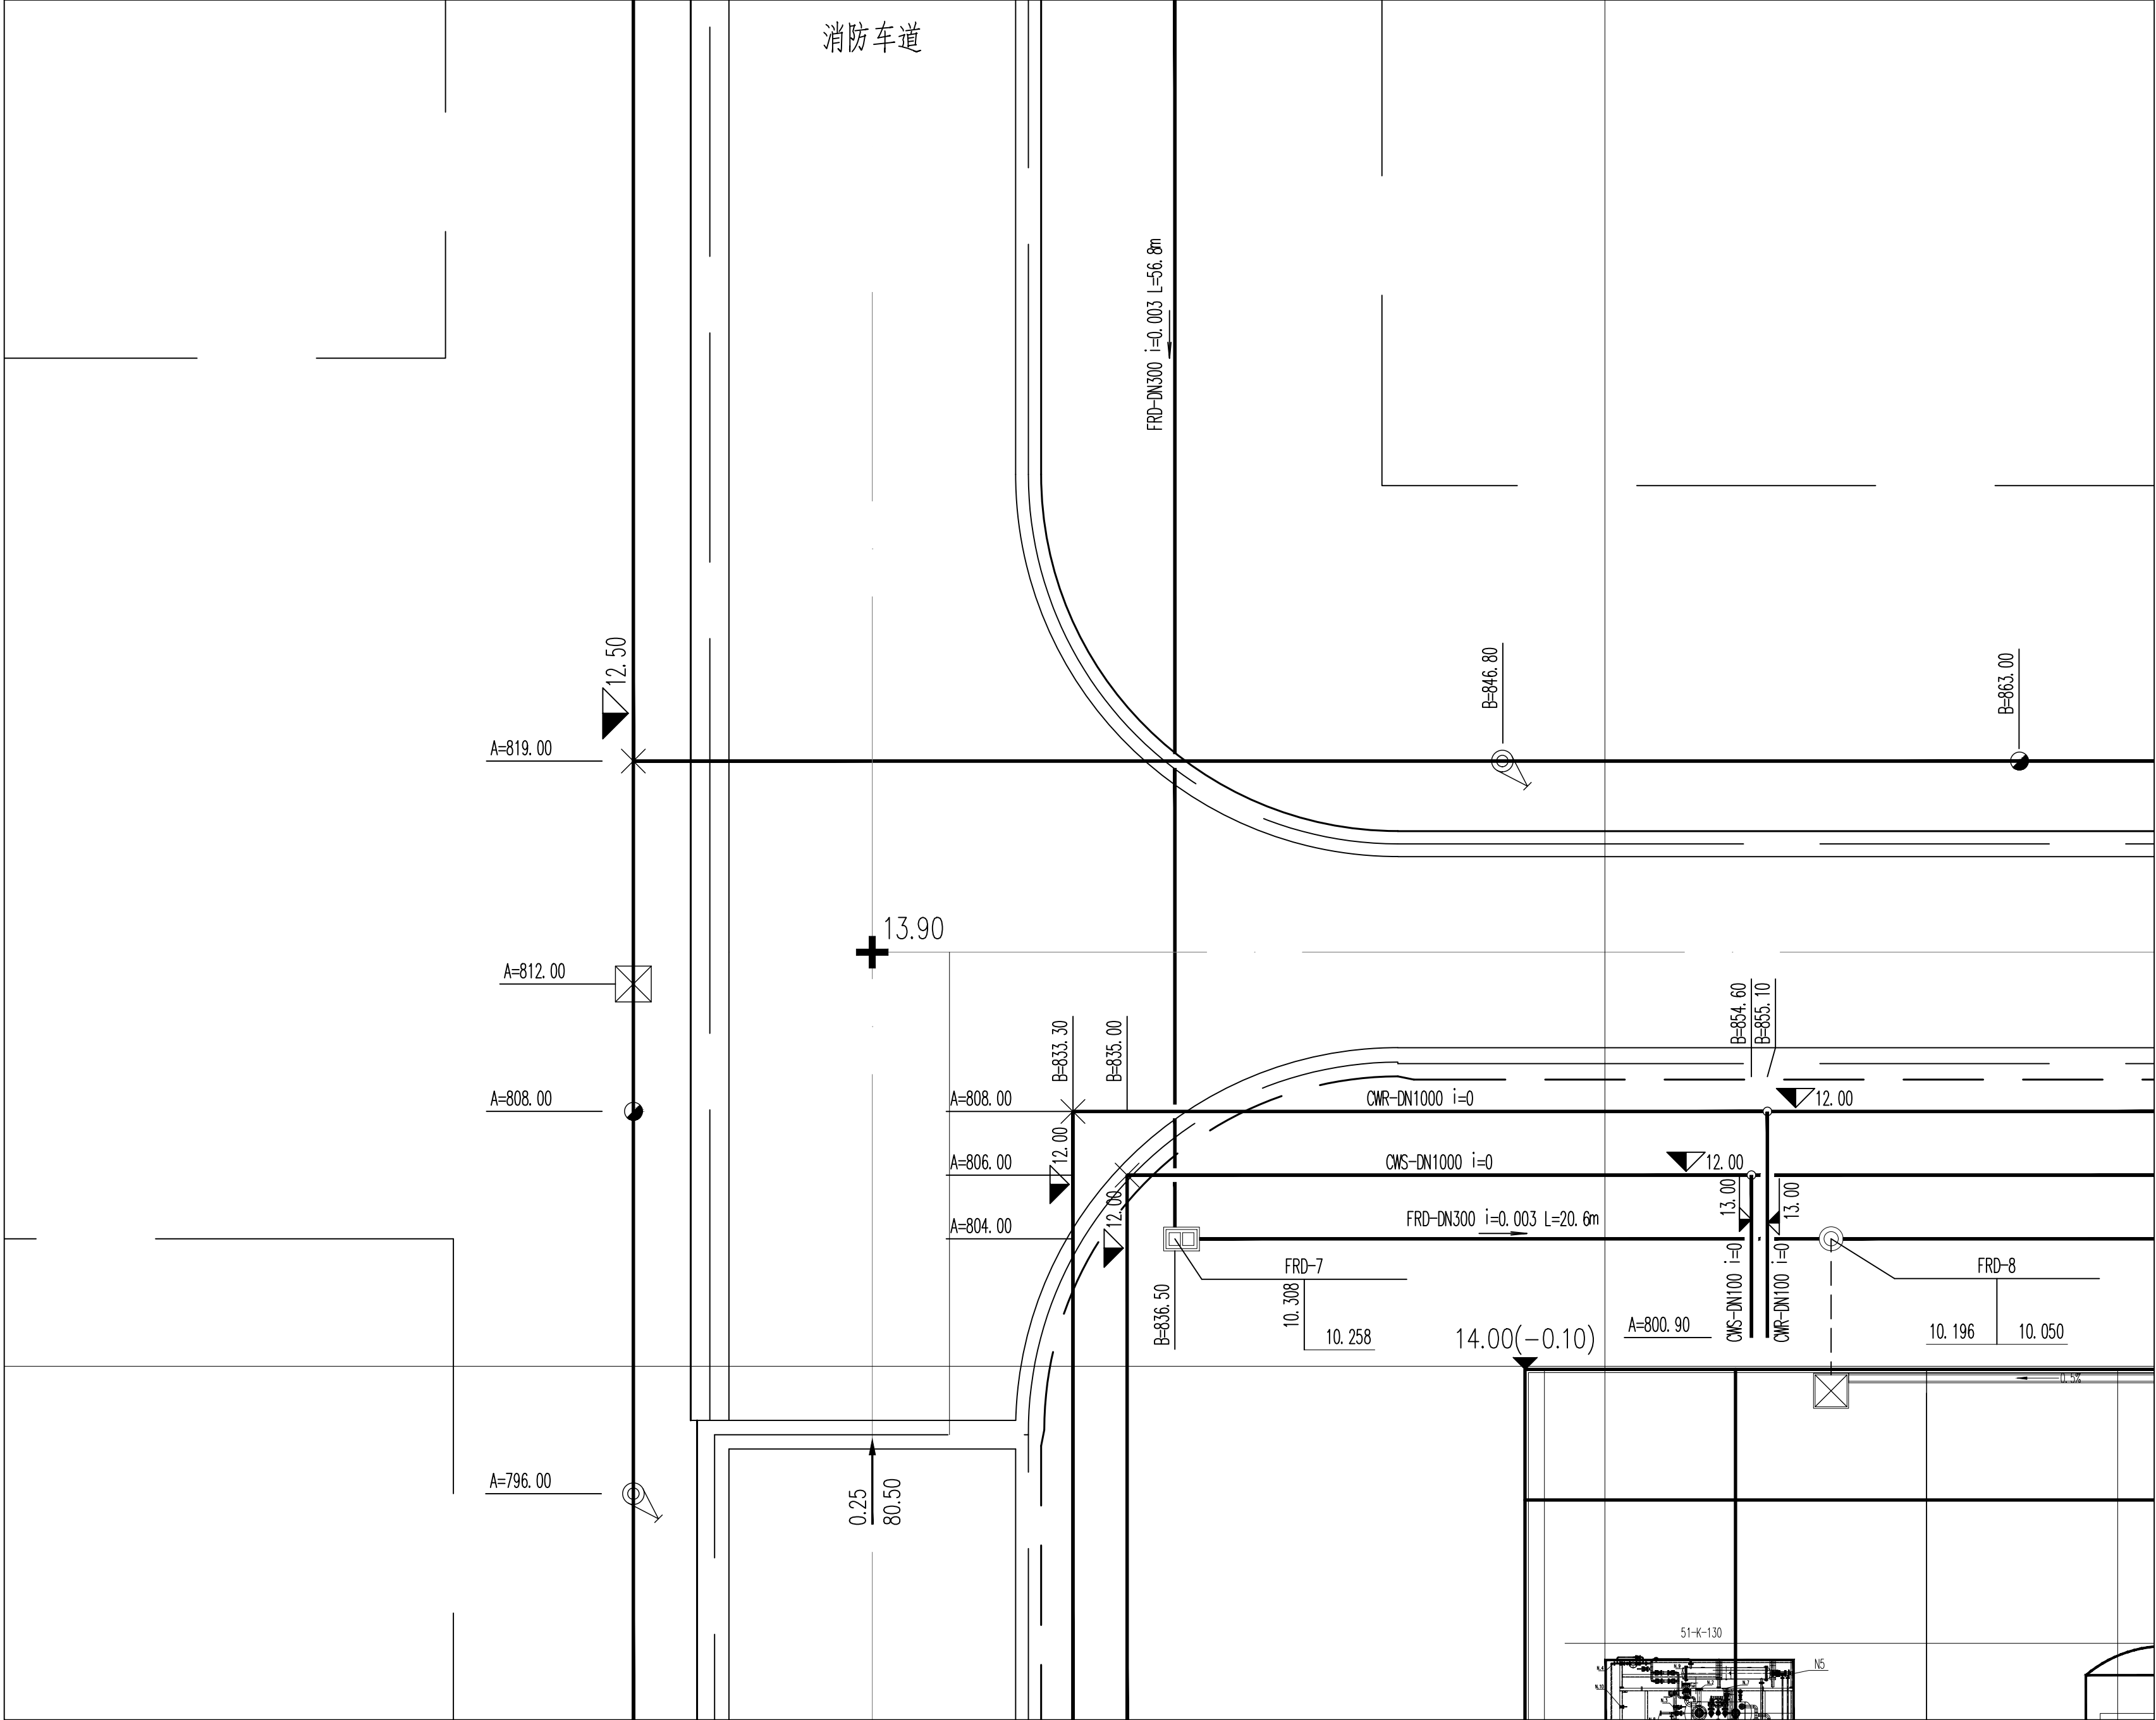


专业负责人		项目负责人		业主编号	202301-008
 <b>东华工程科技股份有限公司</b> <b>EAST CHINA ENGINEERING SCIENCE AND TECHNOLOGY CO., LTD.</b>				工程 PROJ.	醋酸乙烷及EVA一体化项目（一期工程）
				装置 JOB	全厂系统
				工序 SUB JOB	全厂给排水（008）
				阶段 PHASE	施工图
全厂给排水管线平面布置图（九）				202415-008-080E-09	
审定/批准 AUTHORIT		比例 SCALE	1:150	版次 ISSUE	G
				修改 REV	0
				印样日期 DATE	
本图仅供本项目使用，未经东华工程科技股份有限公司许可不得再行复制、修改、翻印、转让或用于其他项目。违者必究。 THIS DRAWING SHALL BE USED FOR THIS PROJECT ONLY. TRANSFER TO ANY THIRD PARTY WITHOUT ECEC'S CONSENT IS NOT PERMITTED.					
					第 1 张 共 1 张 SHEET NO. 1 of 1

 
[illegible]

图例


—— FW ——	稳高压消防水管	-----	单体管线
—— DW ——	生活给水管		室外地上式消火栓
—— SD ——	生活污水管		消防炮
—— FRD ——	初期雨水管		阀门及阀门井
—— CWS ——	循环给水管		圆形检查井
—— CWR ——	循环回水管		矩形检查井/水封井
—— FS ——	泡沫混合液管		

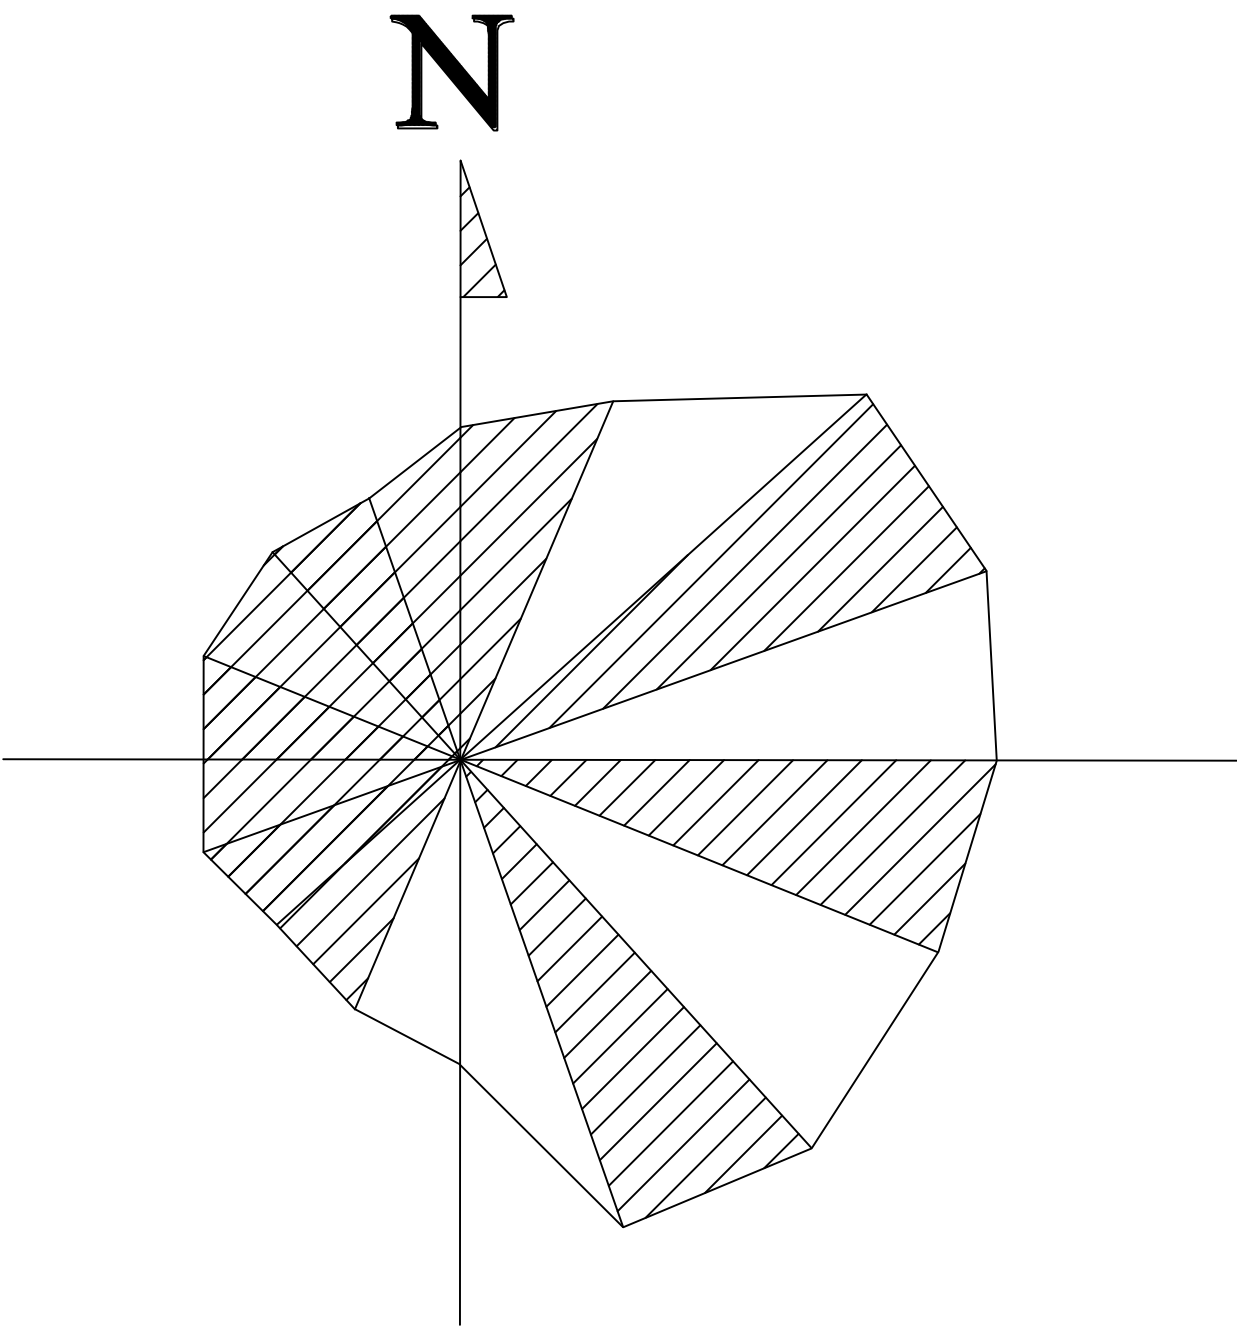



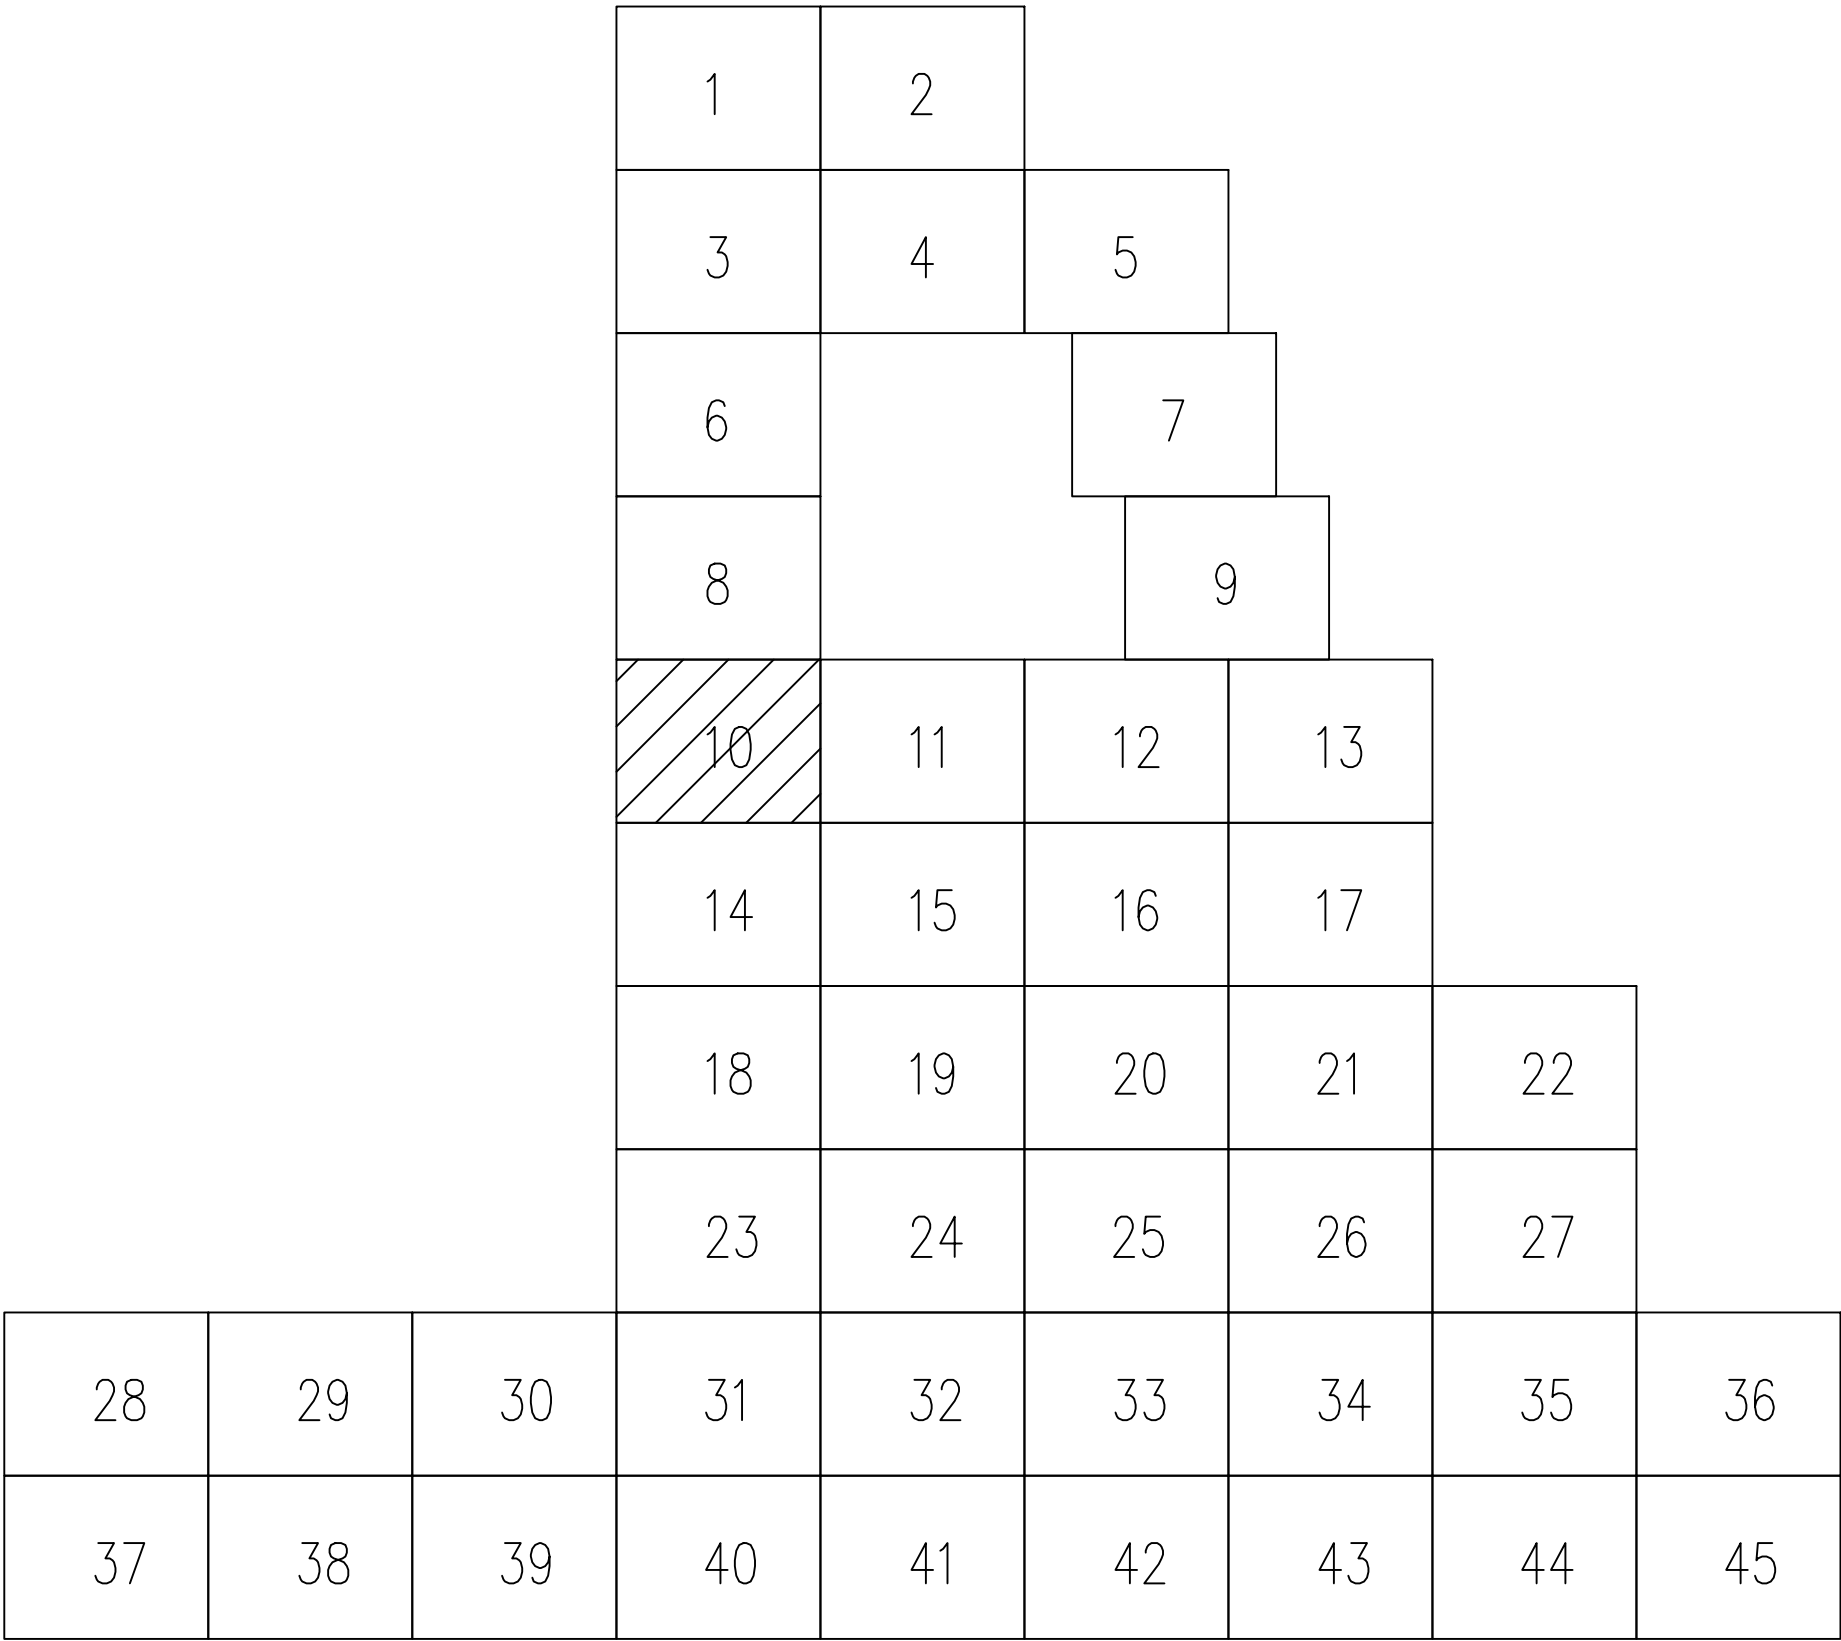


### 分区示意图

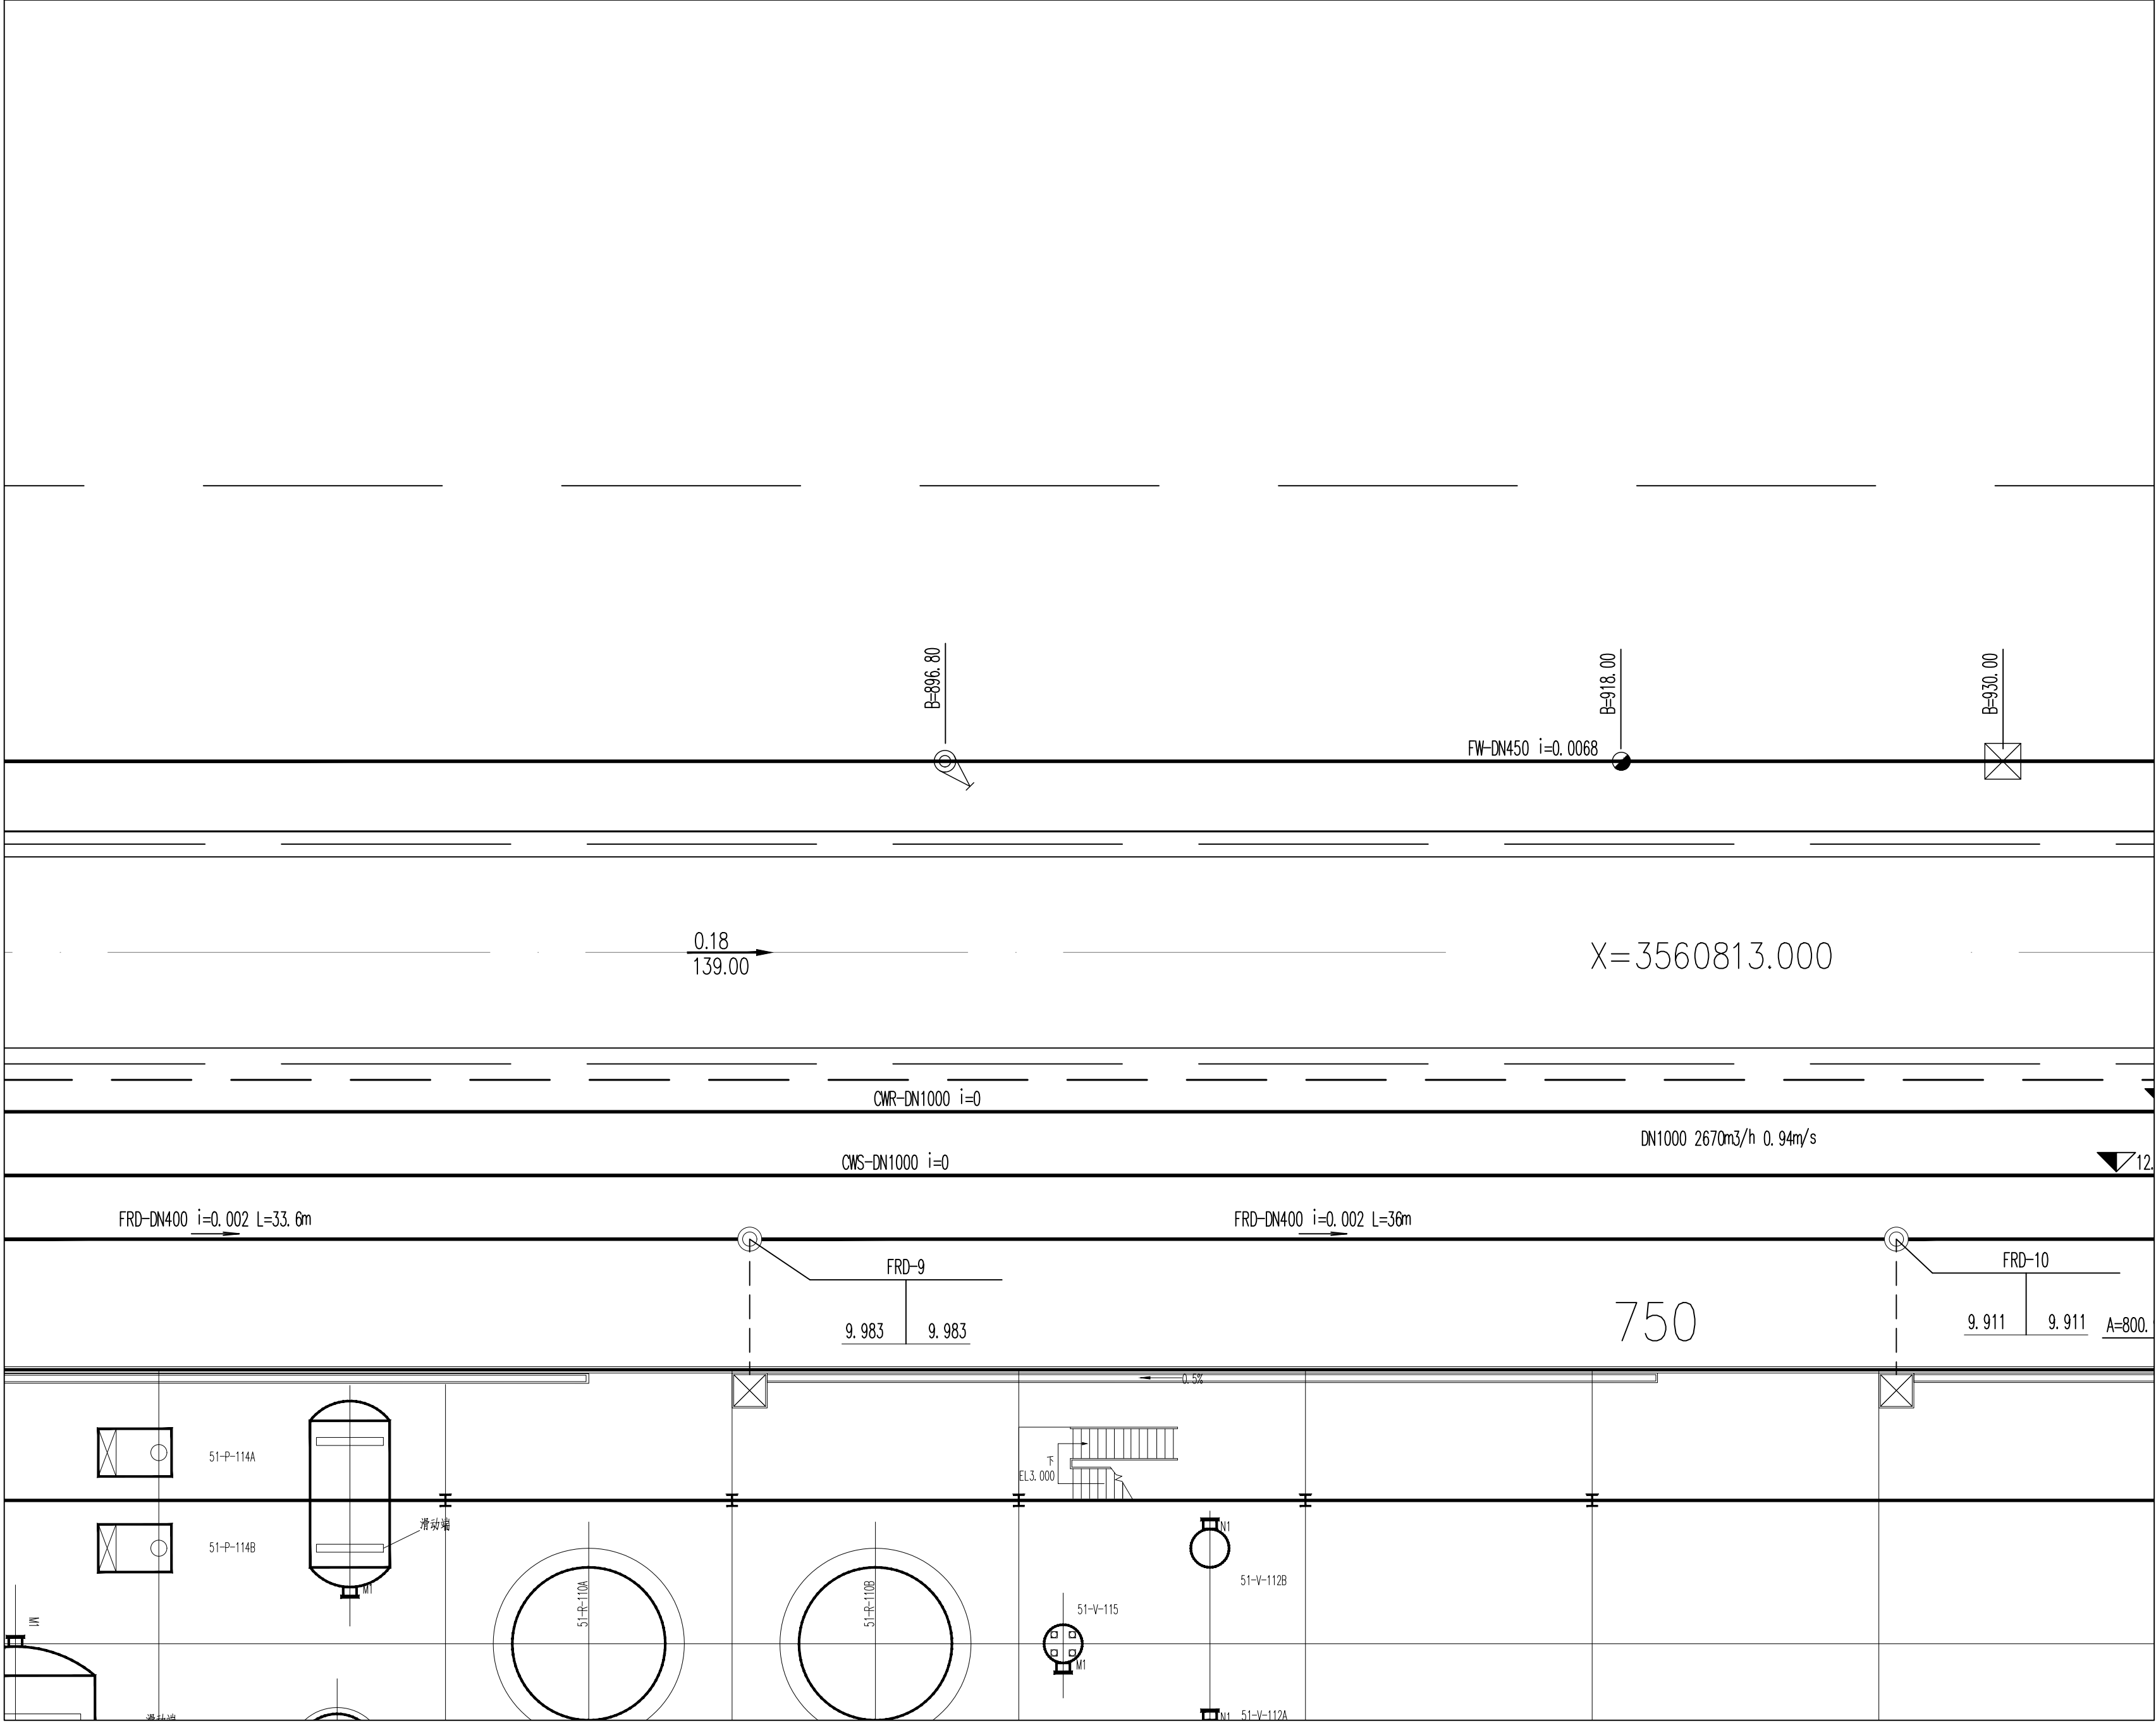


专业负责人		项目负责人		业主编号	202301-008
 <b>东华工程科技股份有限公司</b> <b>EAST CHINA ENGINEERING SCIENCE AND TECHNOLOGY CO., LTD.</b>				工程 PROJ.	醋酸乙烷及EVA一体化项目（一期工程）
设计 DESIGN		全厂给排水管线平面布置图（十）		装置 JOB	全厂系统
校核 CHECKED				工序 SUB. JOB	全厂给排水（008）
审核 APPROVED				阶段 PHASE	施工图
审定/批准 AUTHORITY		比例 SCALE 1:150		修改 REV. 0	202415-008-080E-10 印制日期 DATE
本图仅供本项目使用，未经东华工程科技股份有限公司许可不得再行复制、修改、转让或用于其他项目。违者必究。		1: 50% 2: 100% 3: 150% 4: 200% 5: 250% 6: 300% 7: 350% 8: 400% 9: 450% 10: 500% 11: 550% 12: 600% 13: 650% 14: 700% 15: 750% 16: 800% 17: 850% 18: 900% 19: 950% 20: 1000%		第 1 张 共 1 张 SHEET NO. 1 of 1	

[illegible]

图例

—— FW ——	稳高压消防水管	-----	单体管线
—— DW ——	生活给水管		室外地上式消火栓
—— SD ——	生活污水管		消防炮
—— FRD ——	初期雨水管		阀门及阀门井
—— CWS ——	循环给水管		圆形检查井
—— CWR ——	循环回水管		矩形检查井/水封井
—— FS ——	泡沫混合液管		

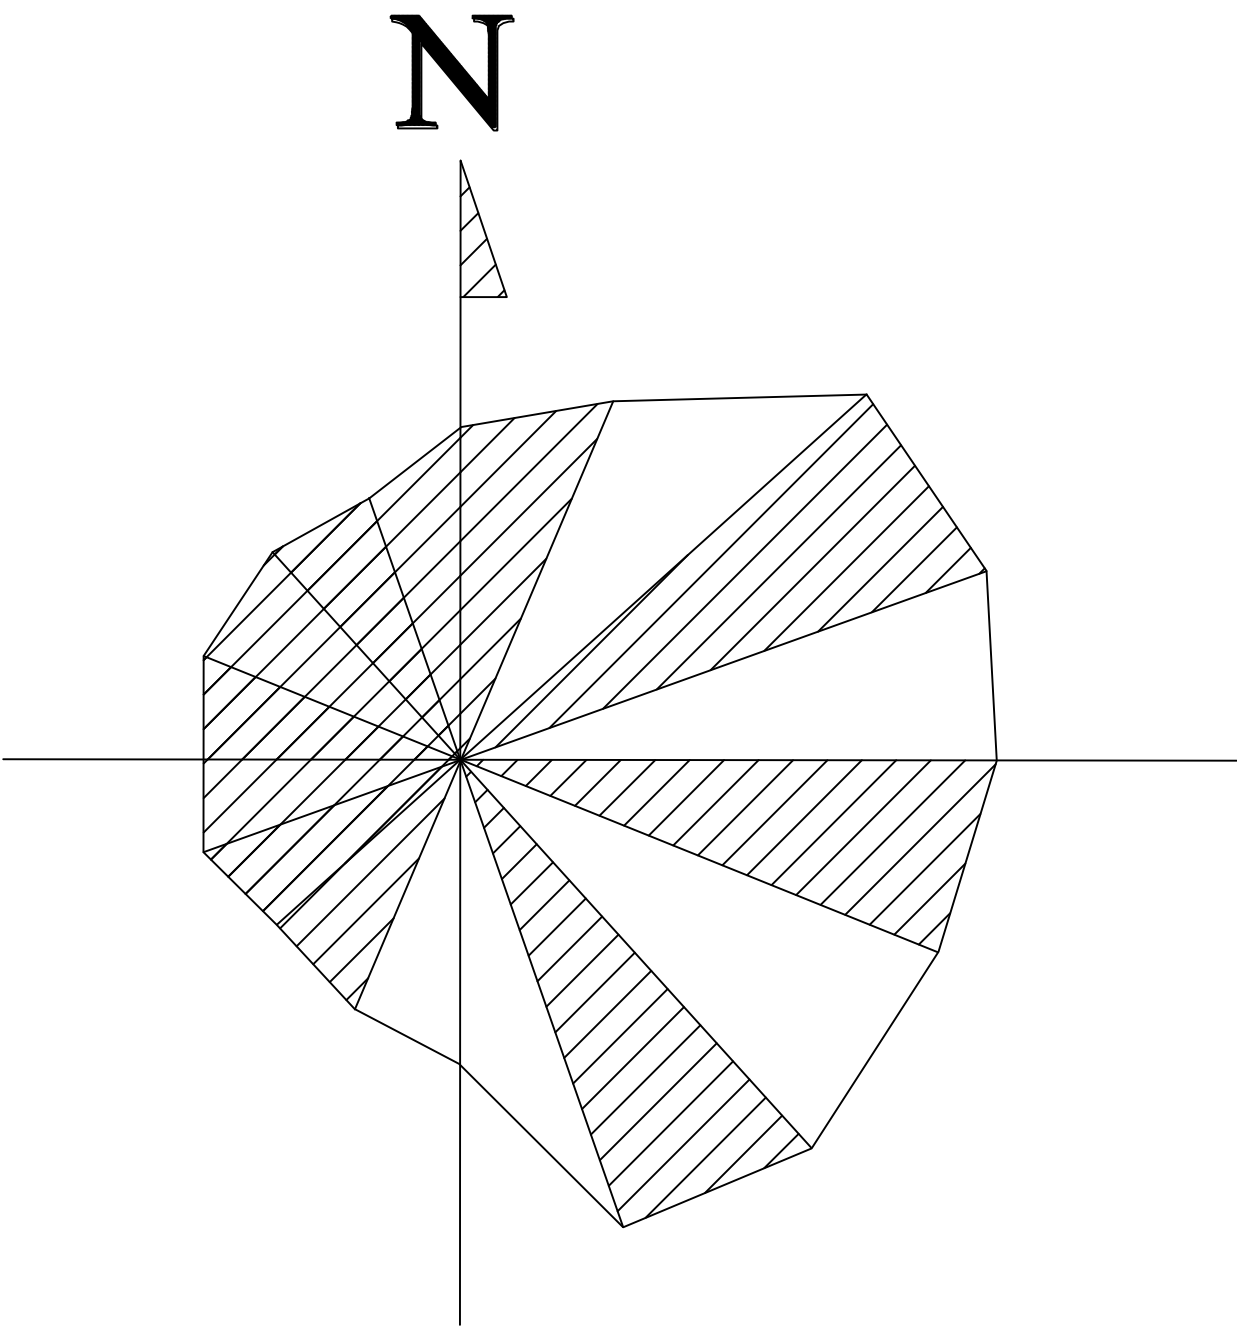


### 分区示意图

1	2				
3	4	5			
6		7			
8		9			
10	11	12	13		
14	15	16	17		
18	19	20	21	22	
23	24	25	26	27	
31	32	33	34	35	36
40	41	42	43	44	45





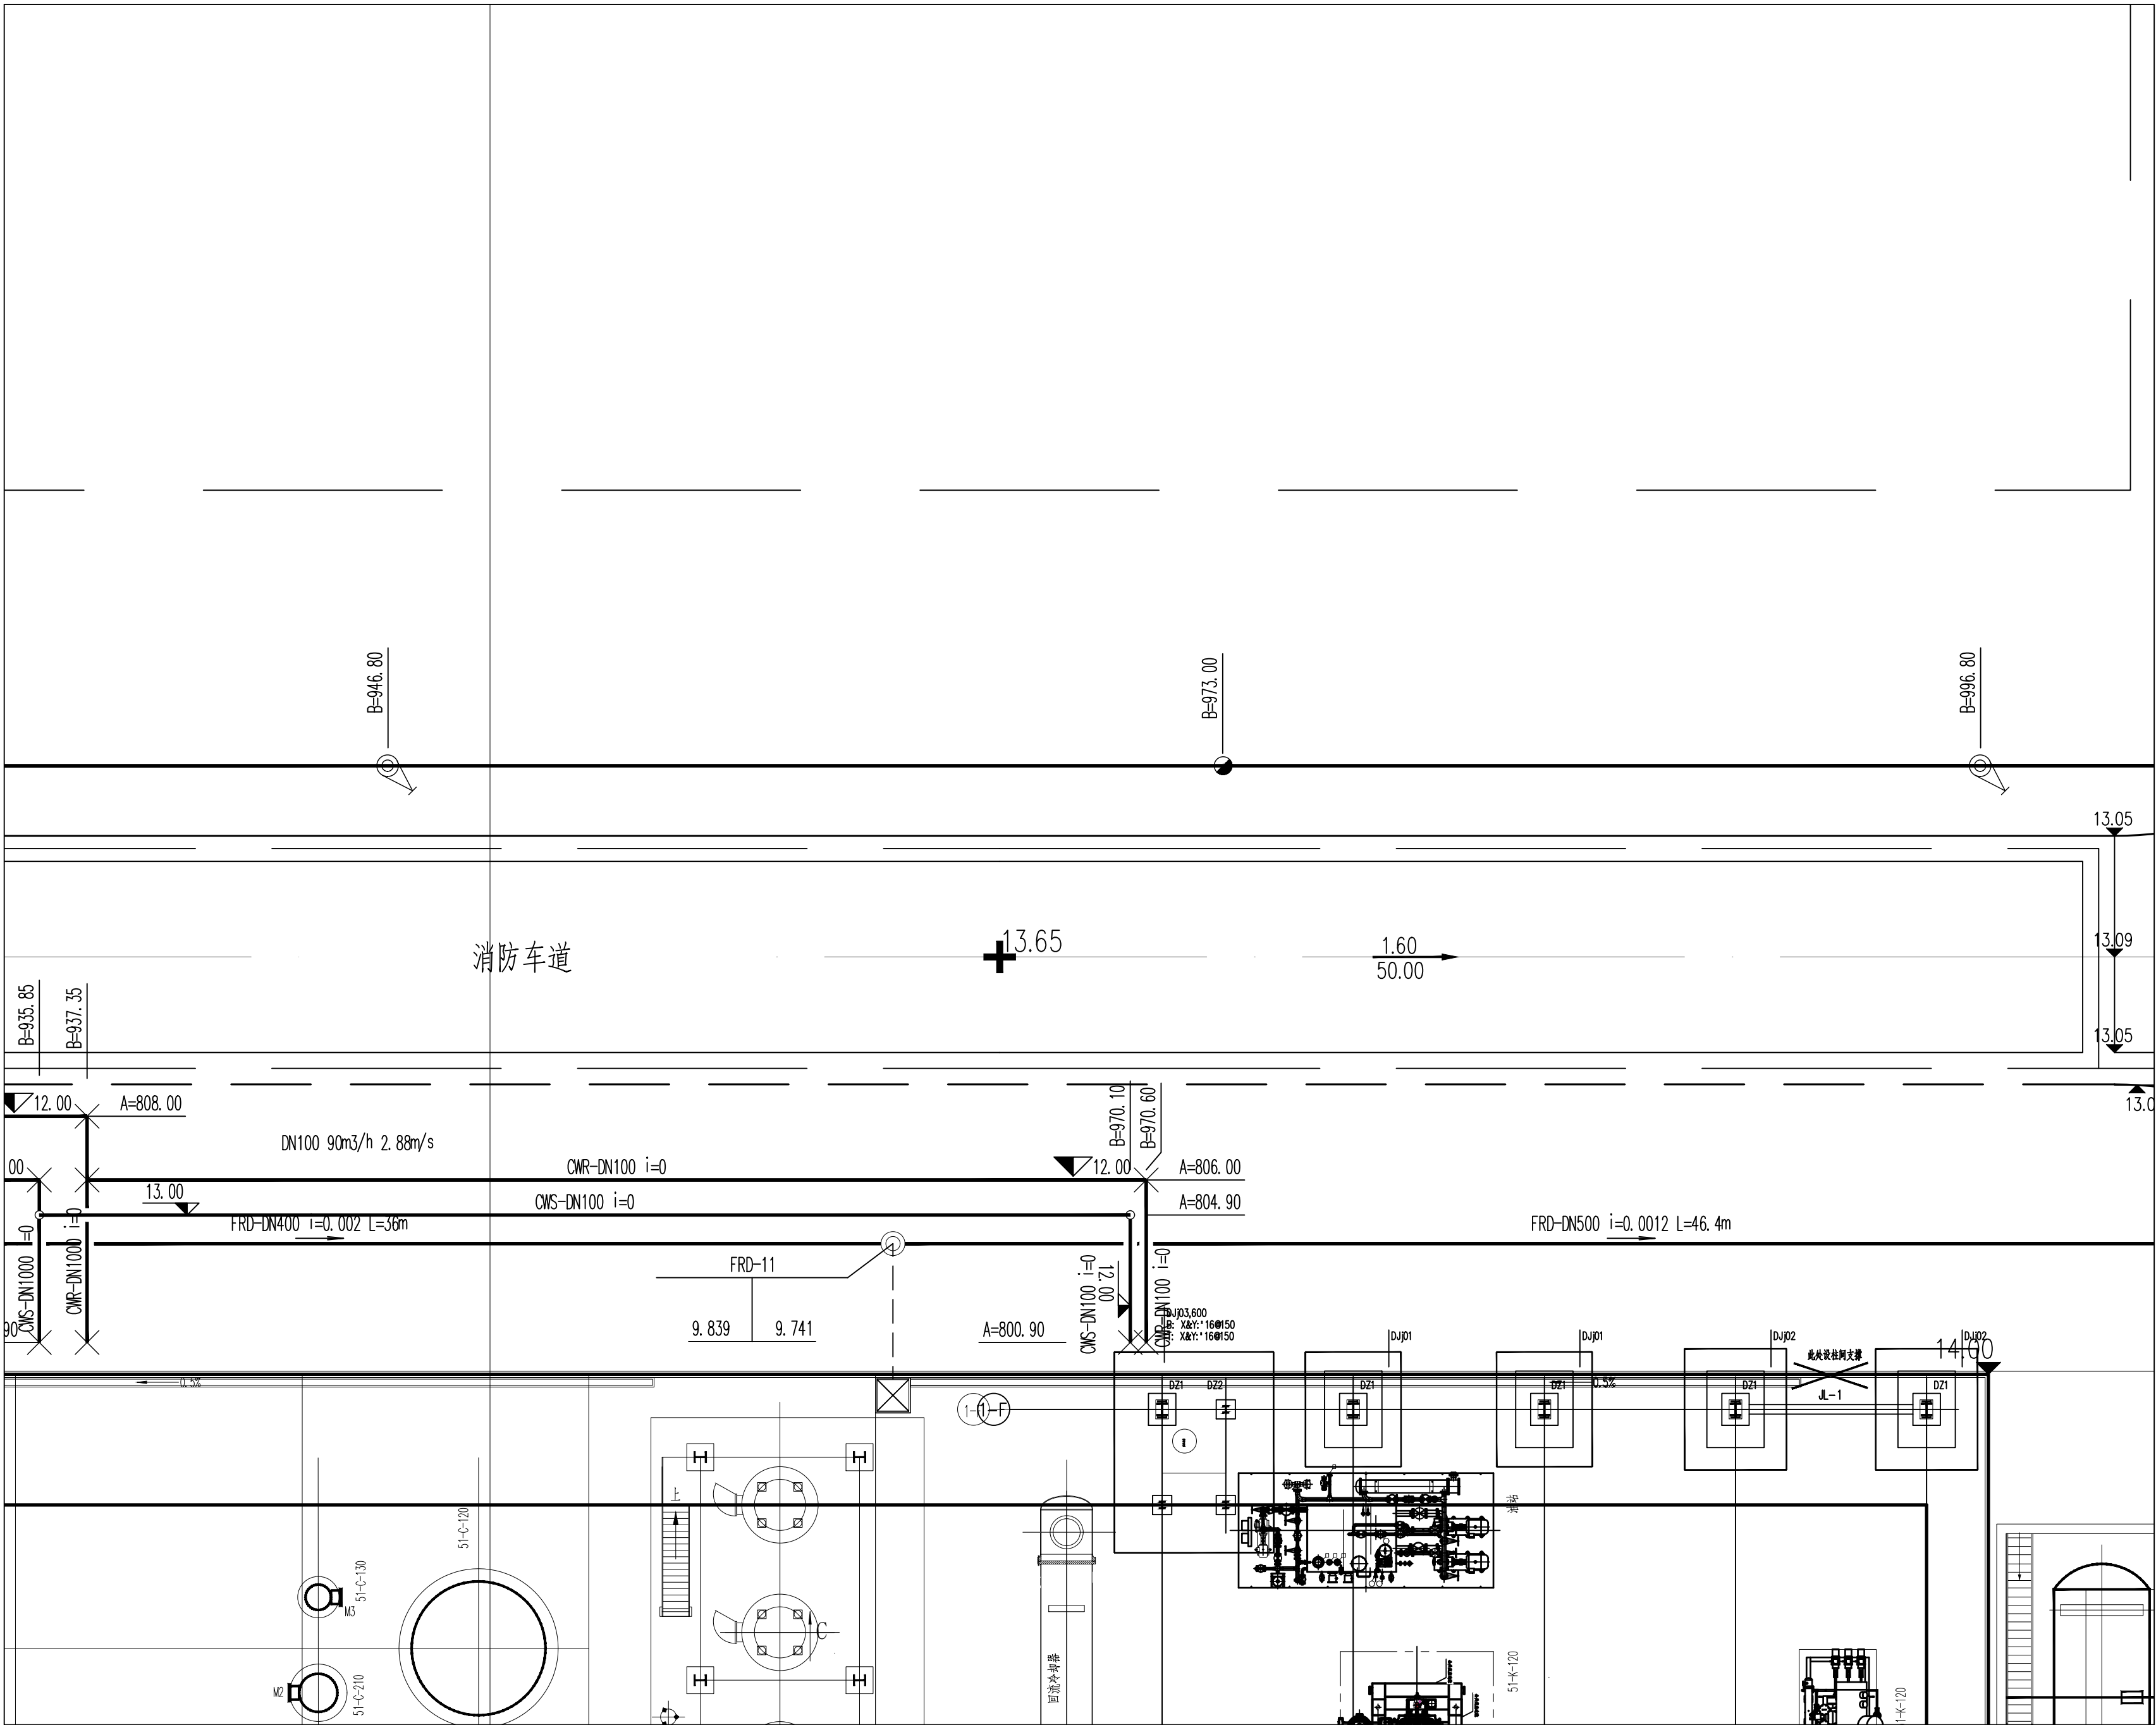
专业负责人		项目负责人		业主编号	202301-008
 <b>东华工程科技股份有限公司</b> <b>EAST CHINA ENGINEERING SCIENCE AND TECHNOLOGY CO., LTD.</b>				工程 PROJ	醋酸及EVA一体化项目（一期工程）
				装置 JOB	全厂系统
				工序/SUB JOB	全厂给排水（008）
				阶段 PHASE	施工图
				202415-008-08OE-11	
审定/批准 AUTHOR/EST		比例 SCALE	1:150	版次 ISSUE	G
		修改 REV	0	印制日期 DATE	
本图仅供本项目使用，未经东华工程科技股份有限公司许可不得再行复制、修改、翻印、转让或用于其他项目。 THIS DRAWING SHALL BE USED FOR THIS PROJECT ONLY. TRANSFER TO ANY THIRD PARTY WITHOUT ECEC'S CONSENT IS NOT PERMITTED.					
					第 1 张 共 1 张 SHEET NO. 1 of 1




$\text{CH}_2\text{Cl}_2/\text{MeOH}$ 1/1	$\text{Ac}_2\text{O}/\text{Et}_3\text{N}$ 1/1	$\text{EtOAc}/\text{MeOH}$ 1/1	$\text{Ac}_2\text{O}/\text{Et}_3\text{N}$ 1/1	$\text{CH}_2\text{Cl}_2/\text{MeOH}$ 1/1	$\text{Ac}_2\text{O}/\text{Et}_3\text{N}$ 1/1	$\text{CH}_2\text{Cl}_2/\text{MeOH}$ 1/1	$\text{Ac}_2\text{O}/\text{Et}_3\text{N}$ 1/1



图例

—— FW ——	稳高压消防水管	-----	单体管线
—— DW ——	生活给水管		室外地上式消火栓
—— SD ——	生活污水管		消防炮
—— FRD ——	初期雨水管		阀门及阀门井
—— CWS ——	循环给水管		圆形检查井
—— CWR ——	循环回水管		矩形检查井/水封井
—— FS ——	泡沫混合液管		

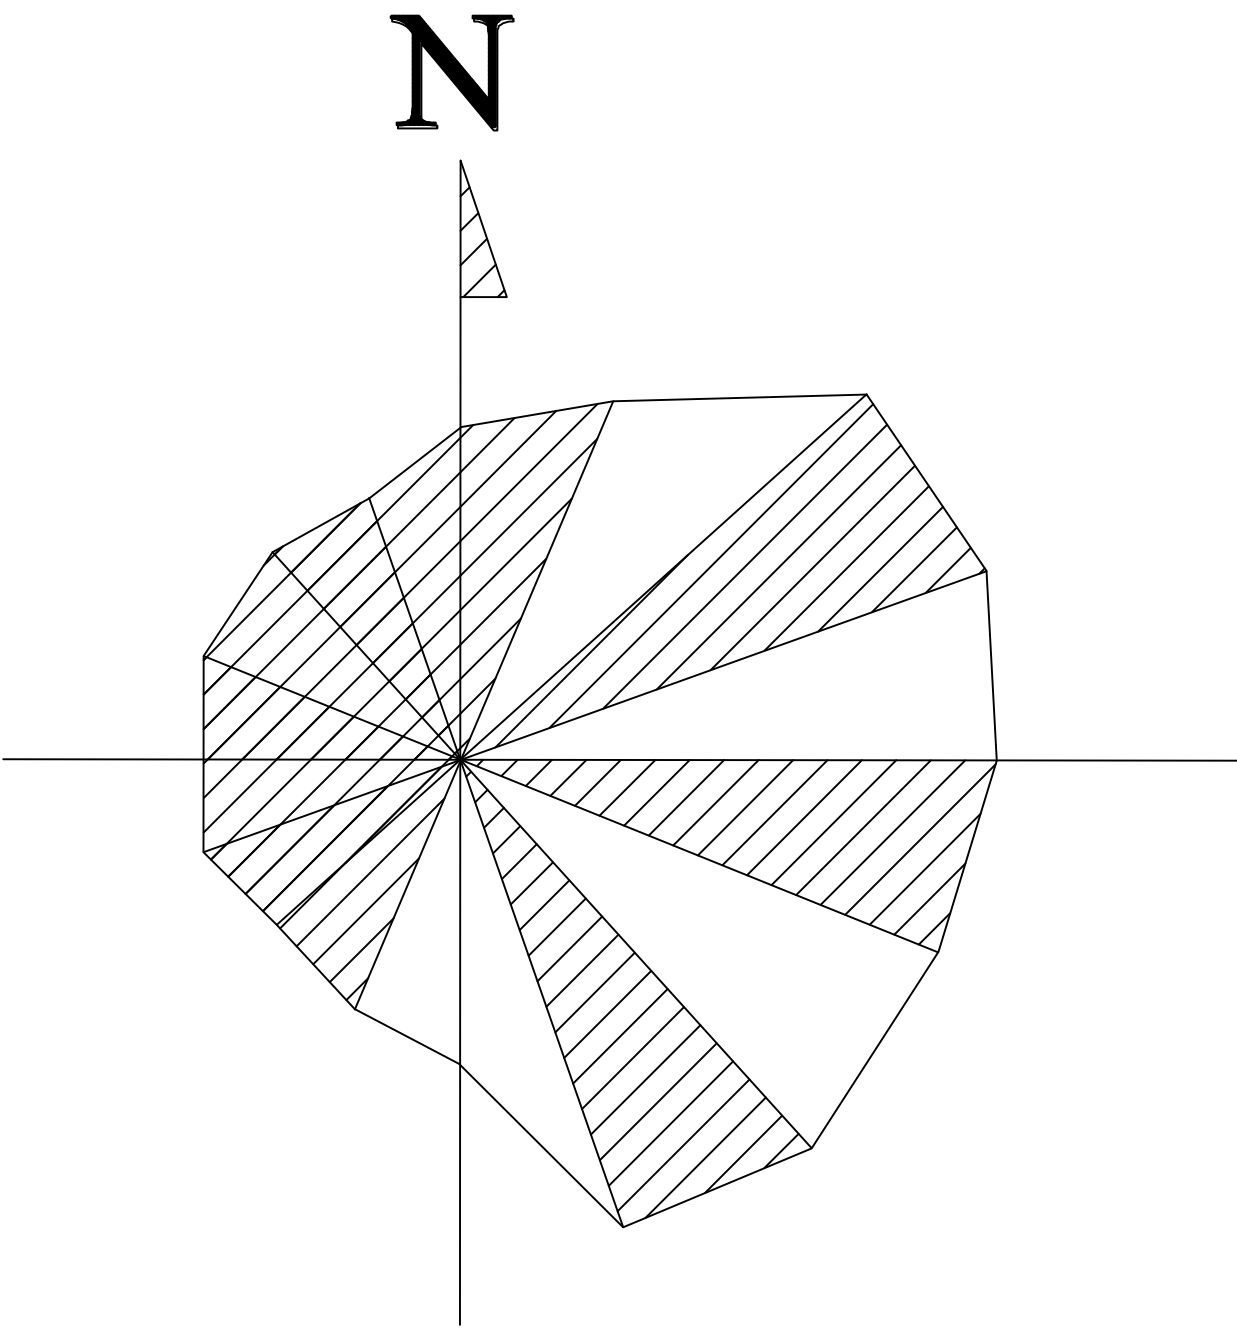


### 分区示意图

1	2				
3	4	5			
6		7			
8		9			
10	11	12	13		
14	15	16	17		
18	19	20	21	22	
23	24	25	26	27	
31	32	33	34	35	36
40	41	42	43	44	45





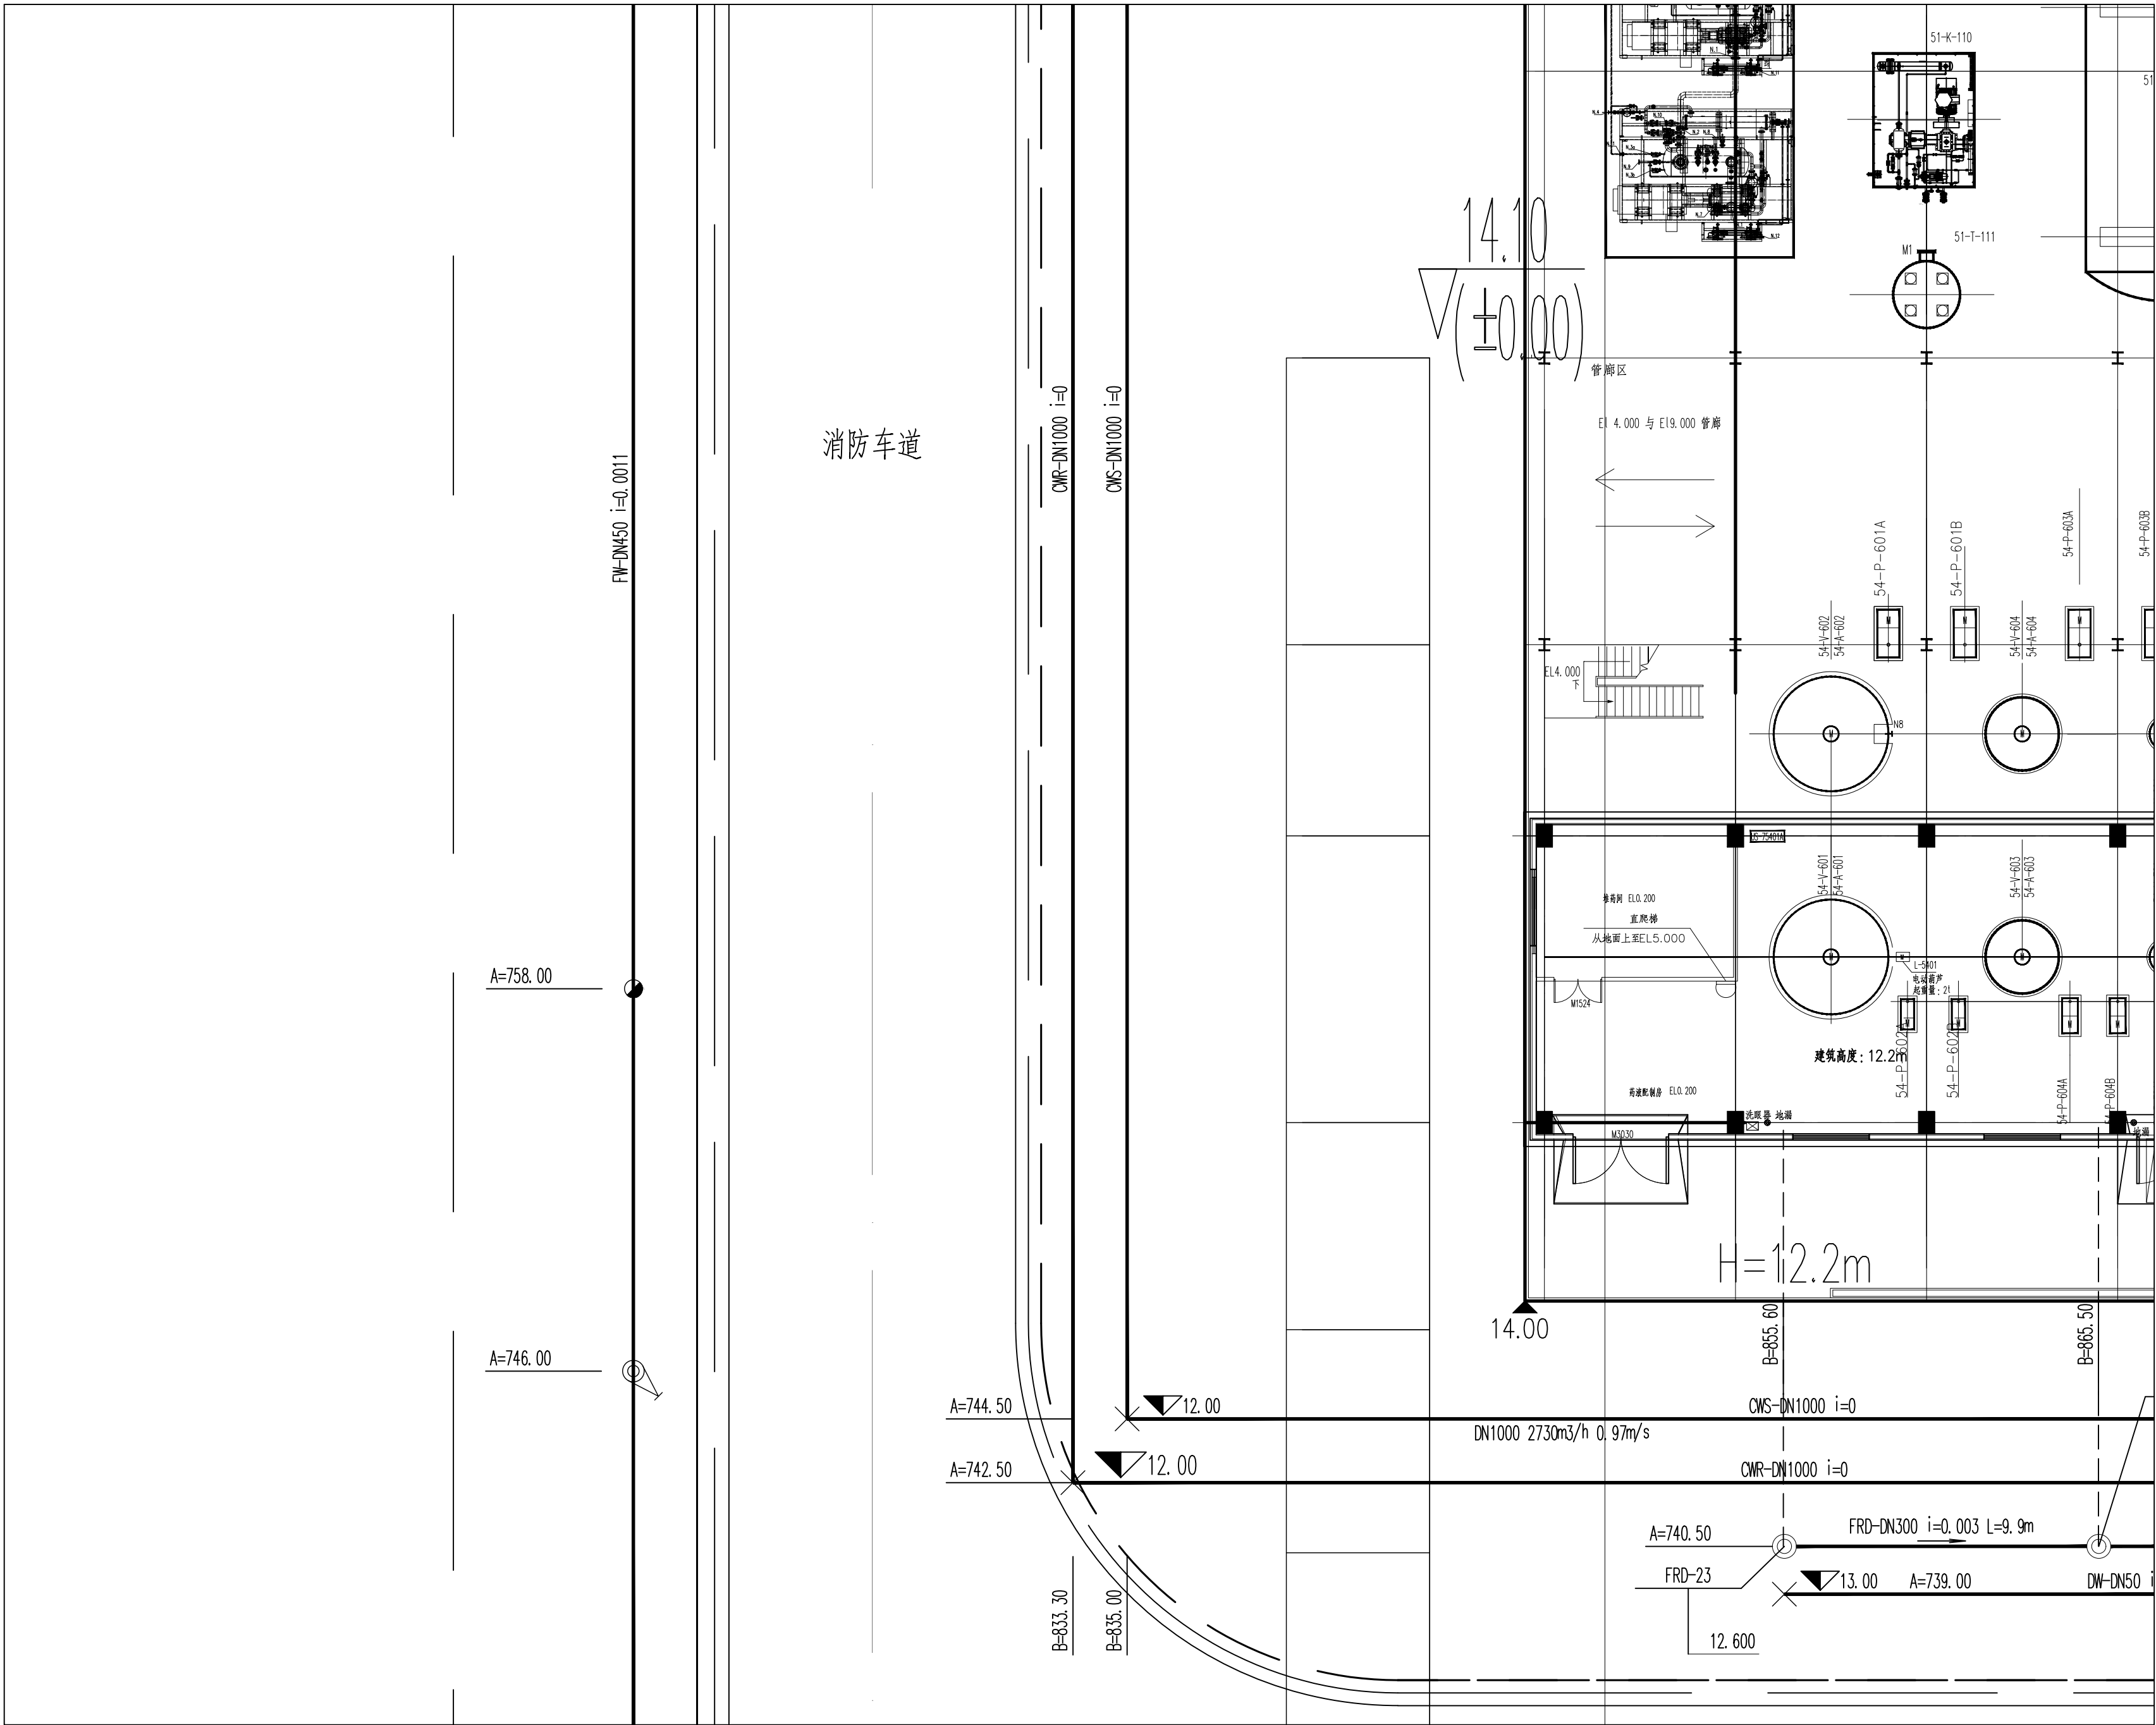
专业负责人		项目负责人		业主编号	202301-008					
<div><b>东华工程科技股份有限公司</b> <b>EAST CHINA ENGINEERING SCIENCE AND TECHNOLOGY CO., LTD.</b></div>				工程 PROJ.	醋酸乙烷及EVA一体化项目（一期工程）					
<div></div>				装置 JOB	全厂系统					
				工序 SUB JOB	全厂给排水（008）					
				阶段 PHASE	施工图					
				202415-008-080E-12						
设计 DESIGN		全厂给排水管径平面布置图（十二）	比例 SCALE	1:150	版次 ISSUE	G	修改 REV	0	审核日期 DATE	
校核 CHECKED										
审核 APPROVED										
审定/批准 AUTHORITY			本图仅供本项目使用，未经东化工程科技股份有限公司许可不得再行复制、修改、转借、转让、复制或用于其他项目。此图一经发出，即视为有效。						第 1 张 共 1 张 SHEET NO. 1 of 1	







[illegible]

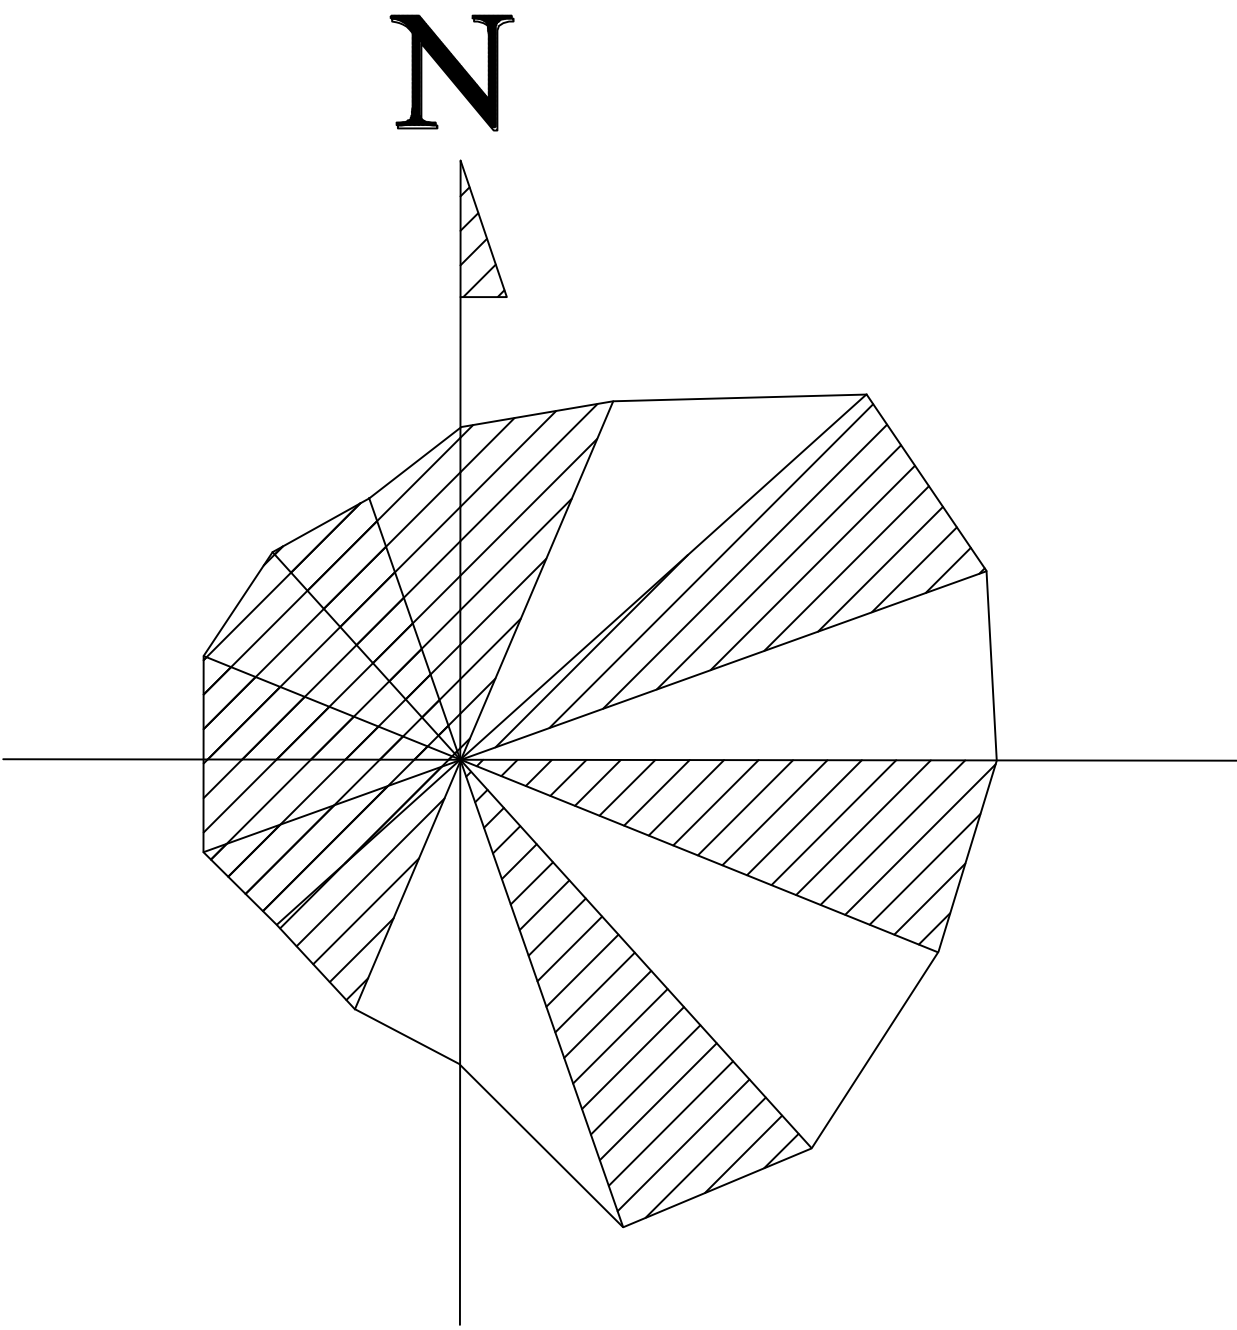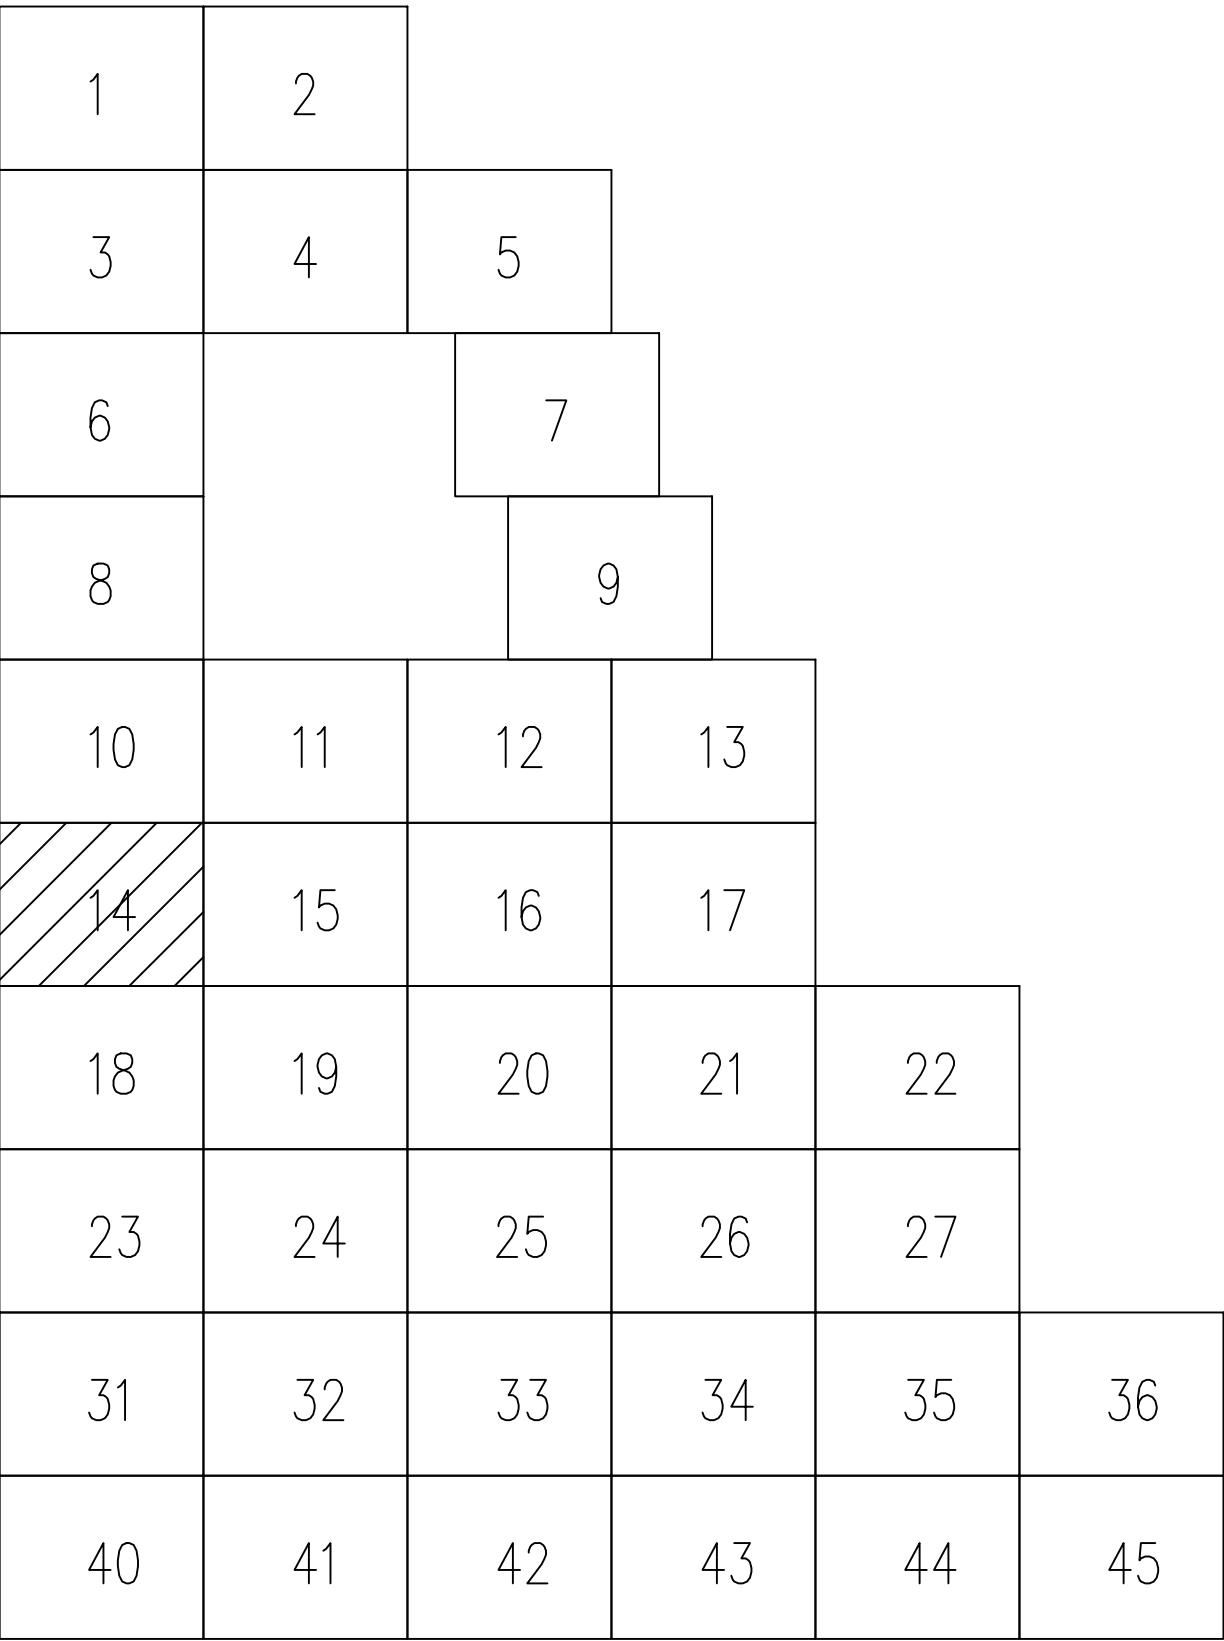图例


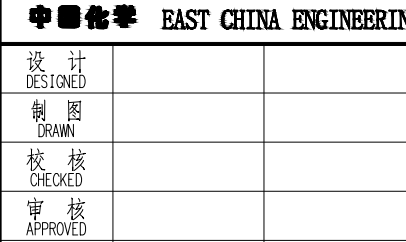
—— FW ——	稳高压消防水管	-----	单体管线
—— DW ——	生活给水管		室外地上式消火栓
—— SD ——	生活污水管		消防炮
—— FRD ——	初期雨水管		阀门及阀门井
—— CWS ——	循环给水管		圆形检查井
—— CWR ——	循环回水管		矩形检查井/水封井
—— FS ——	泡沫混合液管		




### 分区示意图





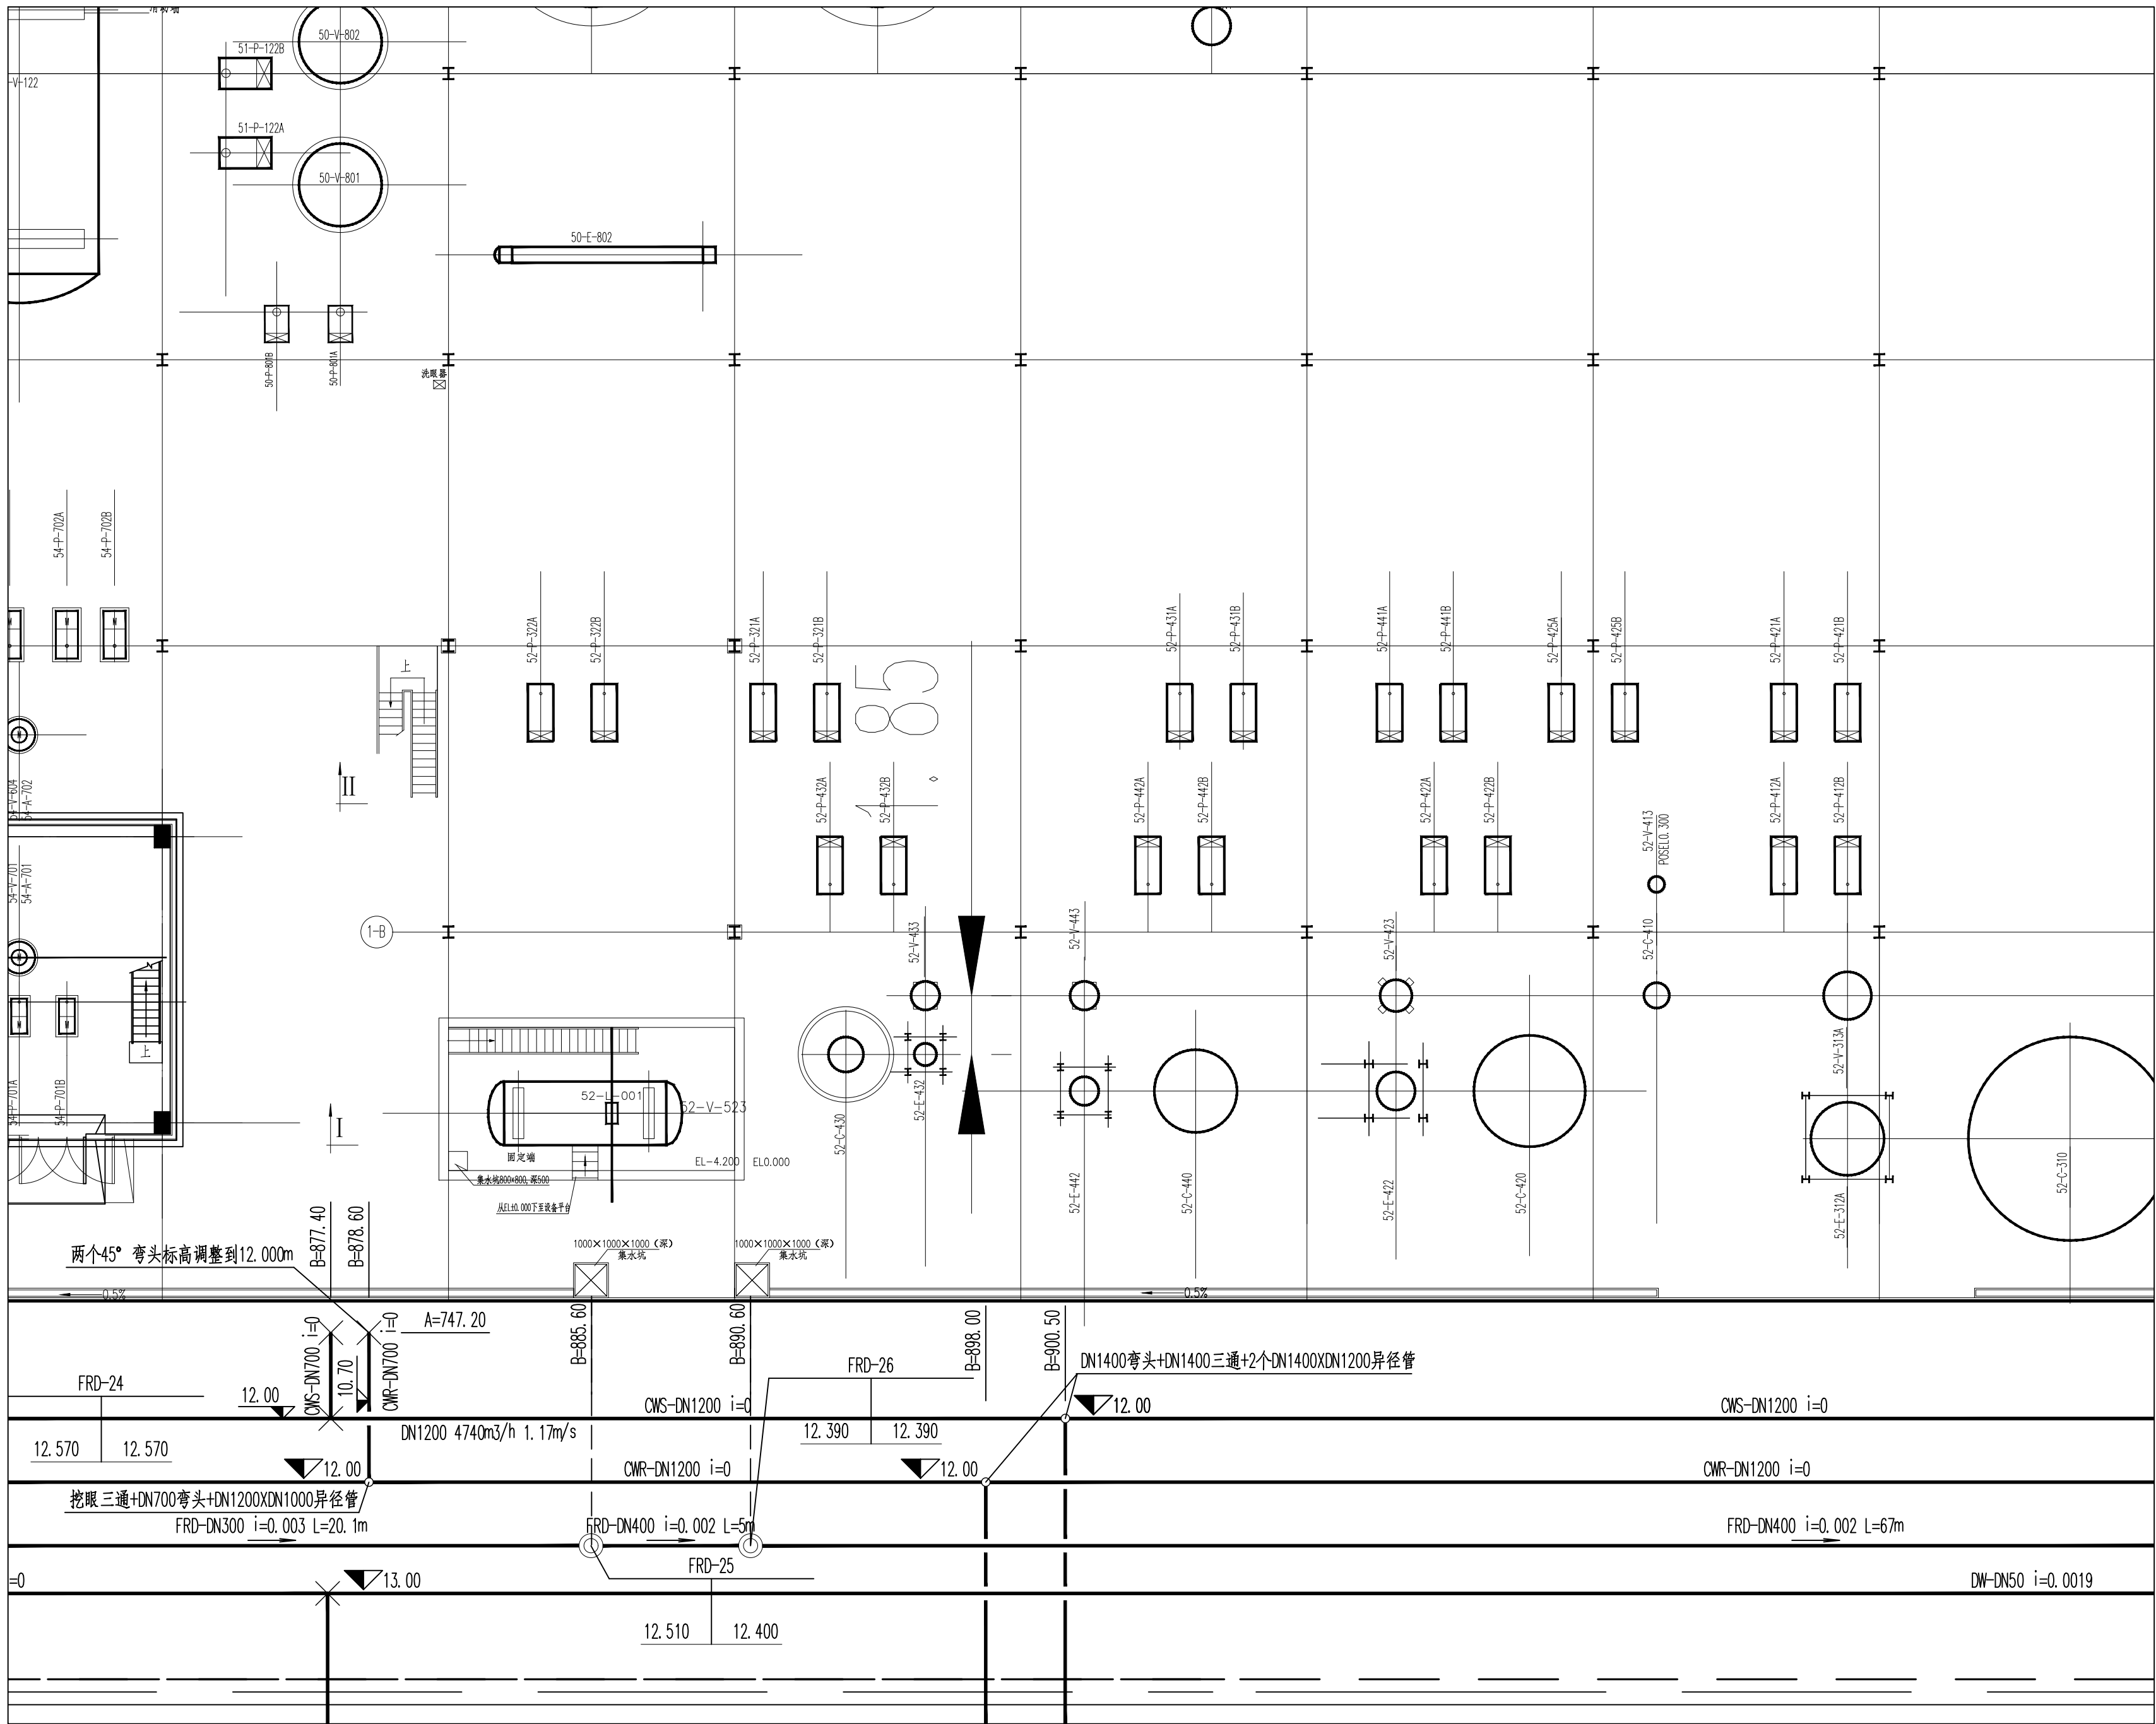


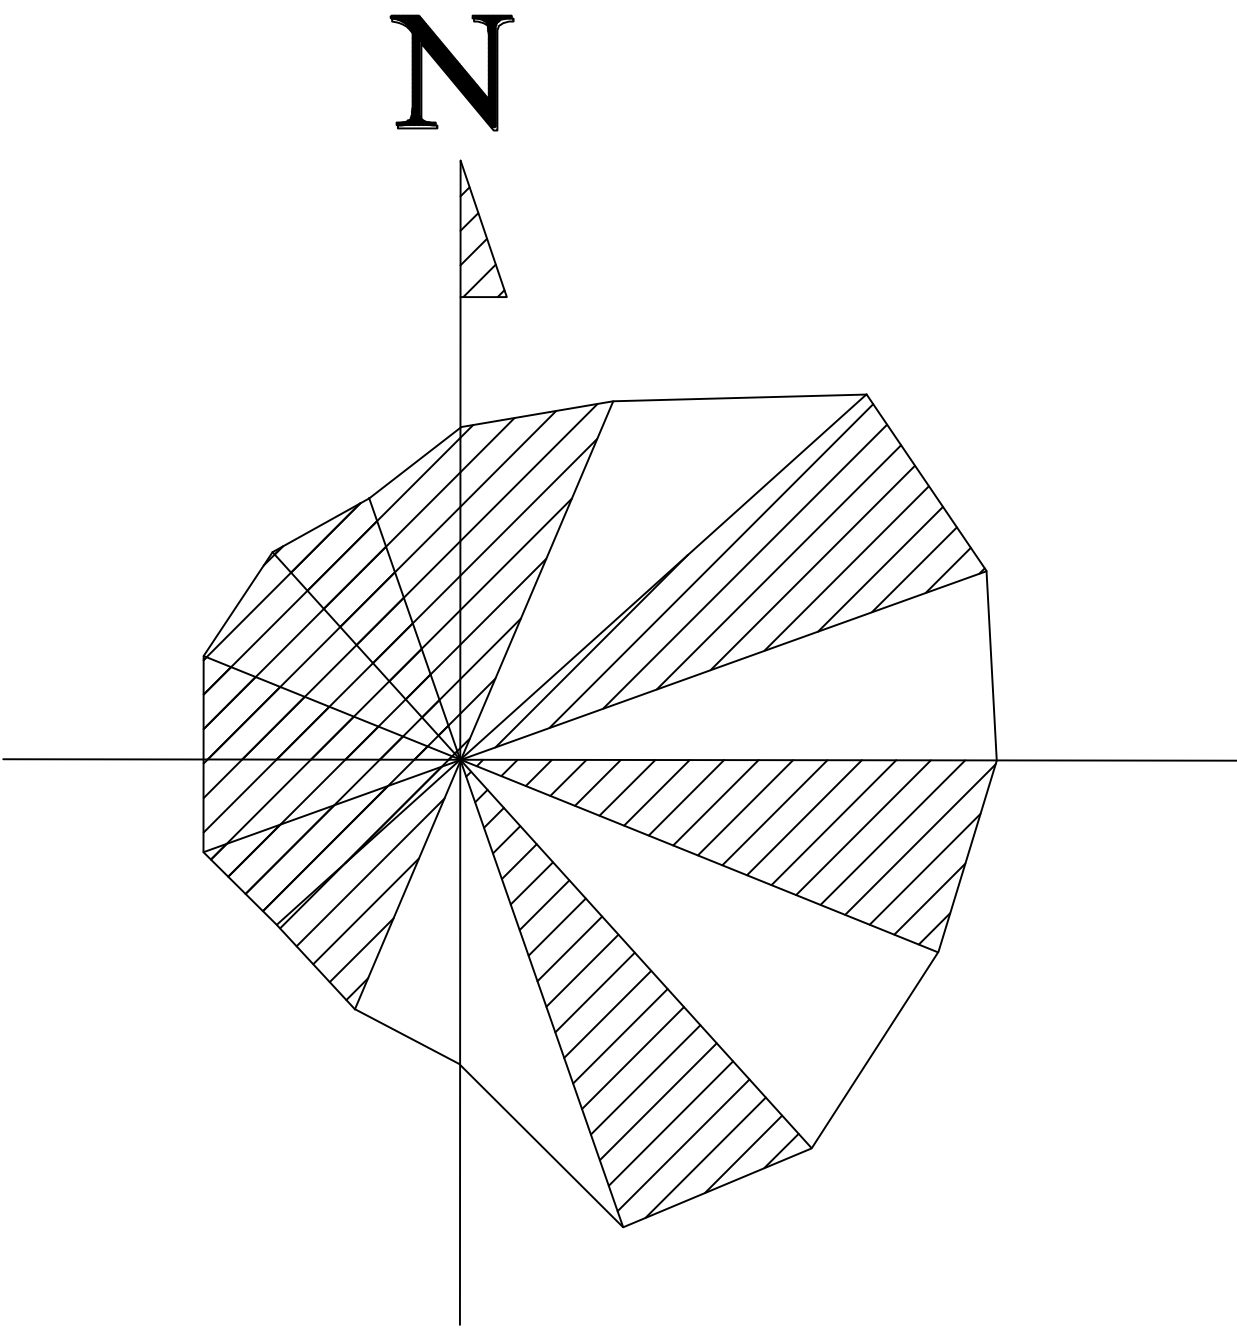
28	29	30	31	32	33	34	35	36
37	38	39	40	41	42	43	44	45

专业负责人		项目负责人		业主编号	202301-008						
<div><div>东华工程科技股份有限公司</div><div>EAST CHINA ENGINEERING SCIENCE AND TECHNOLOGY CO., LTD.</div></div>				工程 PROJ.	醋酸乙烷及EVA一体化项目（一期工程）						
<div></div>				装置 JOB	全厂系统						
				工序 SUB JOB	全厂给排水（008）						
				阶段 PHASE	施工图						
				202415-008-080E-14							
设计 DESIGN	全厂给排水管径平面布置图（十四）	校核 CHECKED	审核 APPROVED	比例 SCALE	1:150	版次 ISSUE	G	修改 REV	0	印样日期 DATE	
审定/批准 AUTHORITY											
本图仅供本项目使用，未经东华工程科技股份有限公司许可不得再行复制、修改、翻印、转让或用于其他项目。此图在竣工后应予以销毁。											
THIS DRAWING SHALL BE USED FOR THIS PROJECT ONLY. TRANSFER TO ANY THIRD PARTY WITHOUT ECEC'S CONSENT IS NOT PERMITTED.										第 1 张 共 1 张 SHEET NO. 1 of 1	


[illegible]

图例


—— FW ——	稳高压消防水管	-----	单体管线
—— DW ——	生活给水管		室外地上式消火栓
—— SD ——	生活污水管		消防炮
—— FRD ——	初期雨水管		阀门及阀门井
—— CWS ——	循环给水管		圆形检查井
—— CWR ——	循环回水管		矩形检查井/水封井
—— FS ——	泡沫混合液管		




### 分区示意图

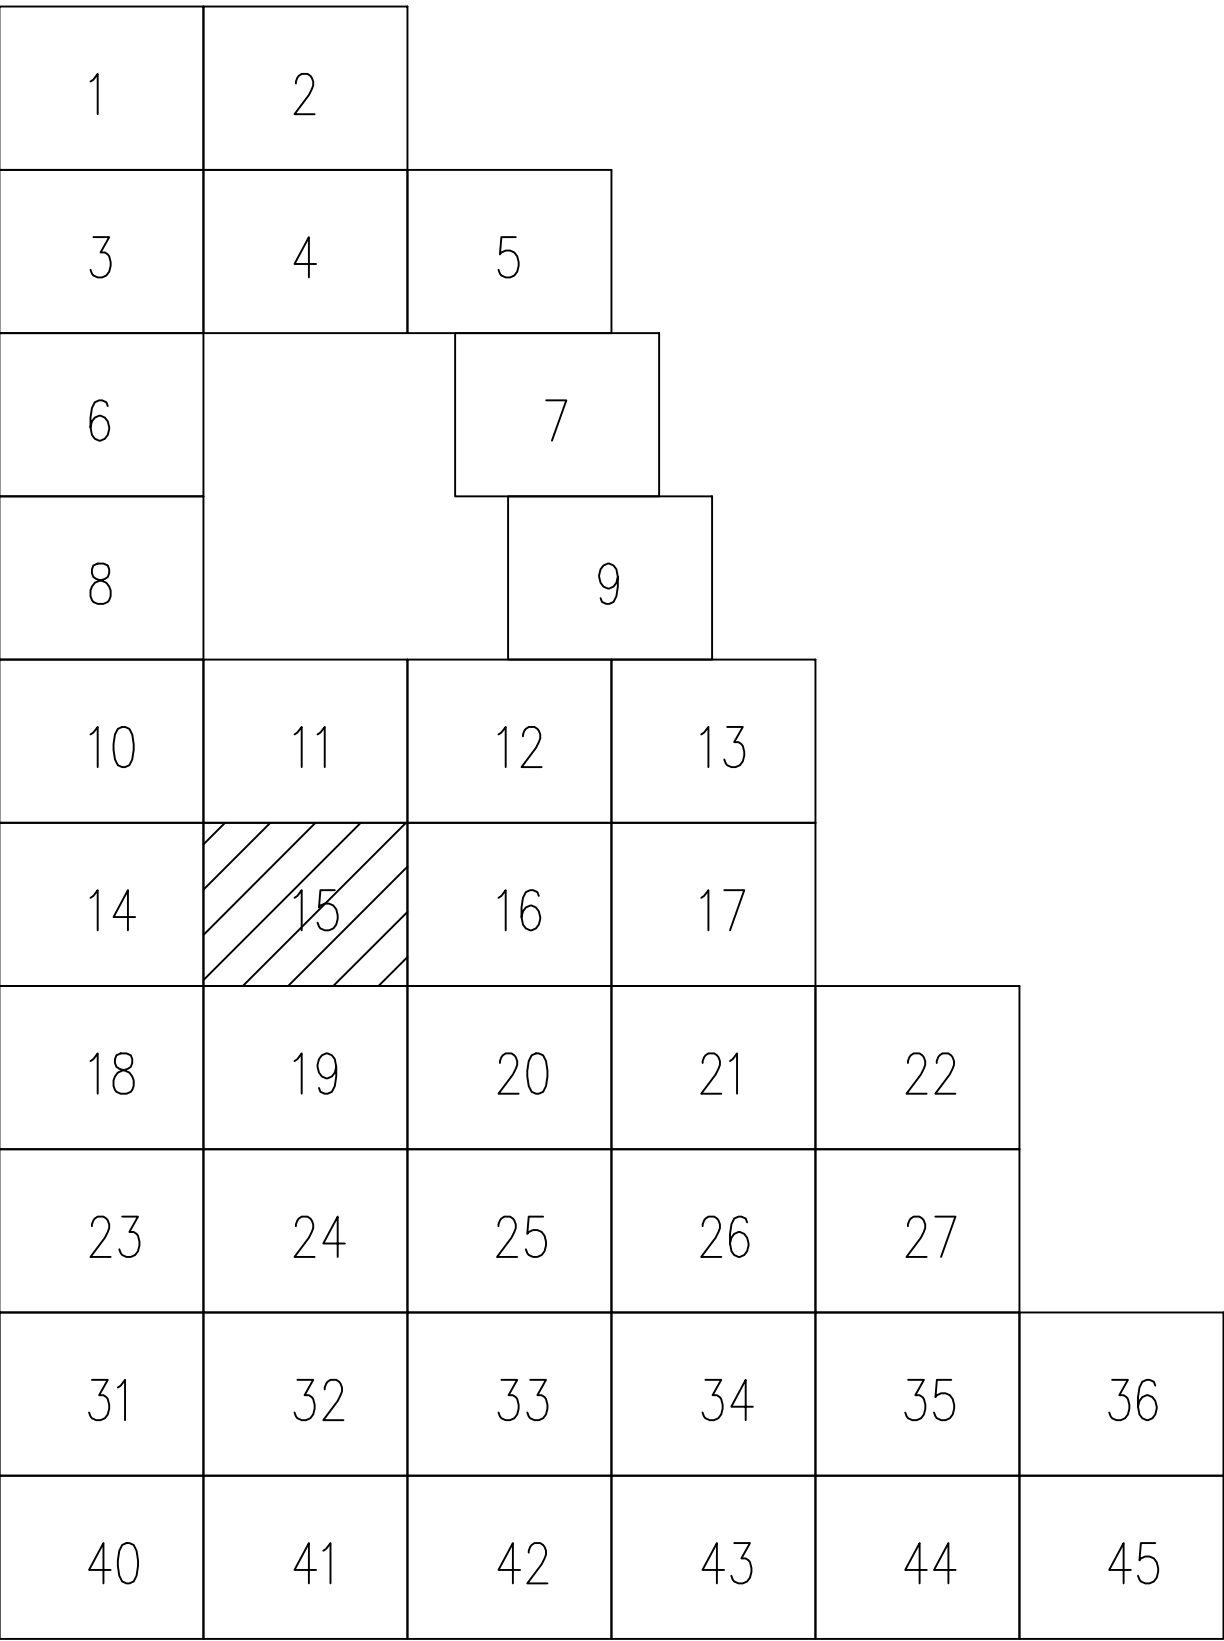



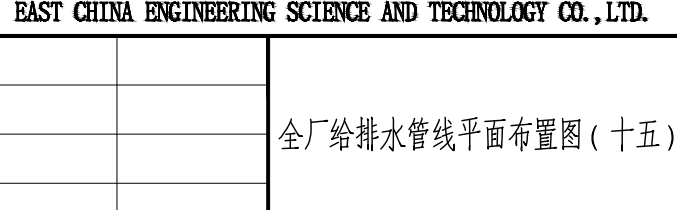


28	29	30	31	32	33	34	35	36
37	38	39	40	41	42	43	44	45

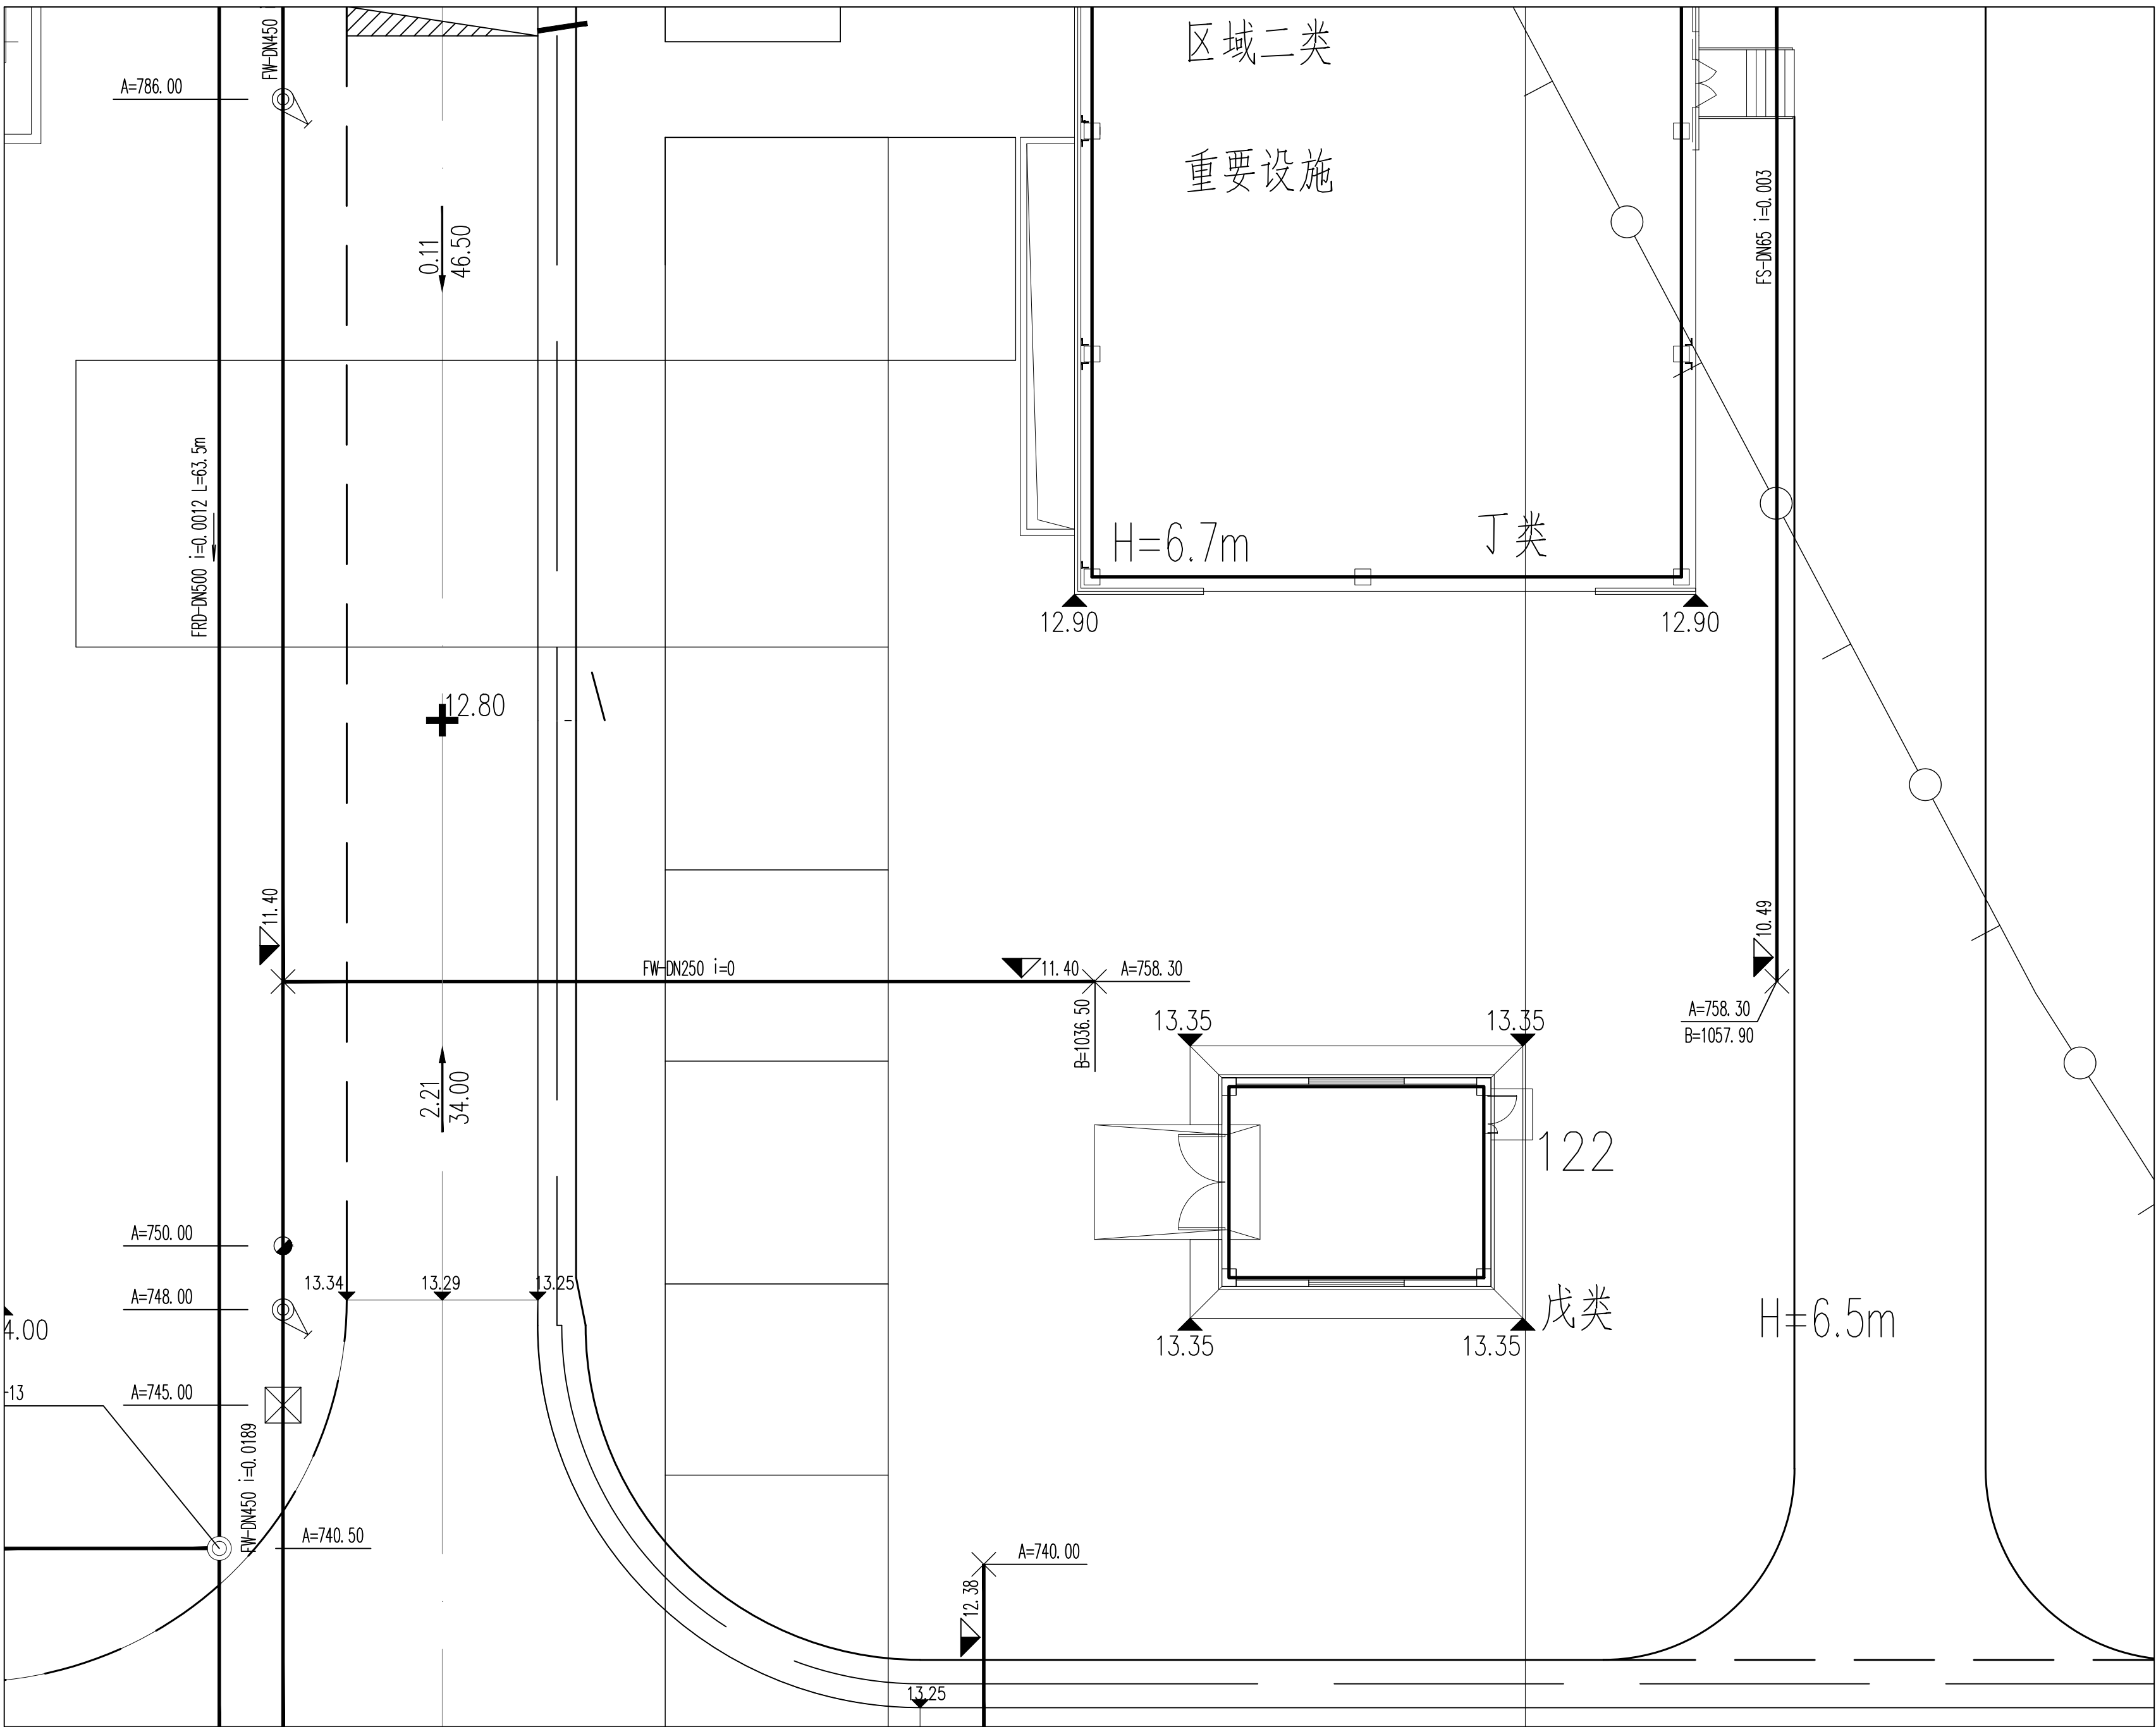
专业负责人		项目负责人		业主编号	202301-008
 <b>东华工程科技股份有限公司</b> <b>EAST CHINA ENGINEERING SCIENCE AND TECHNOLOGY CO., LTD.</b>				工程 PROJ.	醋酸乙烷及EVA一体化项目（一期工程）
				装置 JOB	全厂系统
				工序 SUB JOB	全厂给排水（008）
				阶段 PART	施工图
全厂给排水管径平面布置图（十五）				202415-008-080E-15	
设计 DESIGN	校核 CHECKED	审核 APPROVED	日期 DATE	1:150	版次 ISSUE
修改 REV	0	0	0	0	0
审定/批准 AUTHORITARY				日期/日期 DATE	
本图仅供本项目使用，未经东化工程科技股份有限公司许可不得再行复制、修改、转借、转让、复制或用于其他项目。此图一经使用，即视为有效。					
第 1 张 共 1 张 SHEET NO. 1 OF 1					




[illegible]

图例

—— FW ——	稳高压消防水管	-----	单体管线
—— DW ——	生活给水管		室外地上式消火栓
—— SD ——	生活污水管		消防炮
—— FRD ——	初期雨水管		阀门及阀门井
—— CWS ——	循环给水管		圆形检查井
—— CWR ——	循环回水管		矩形检查井/水封井
—— FS ——	泡沫混合液管		

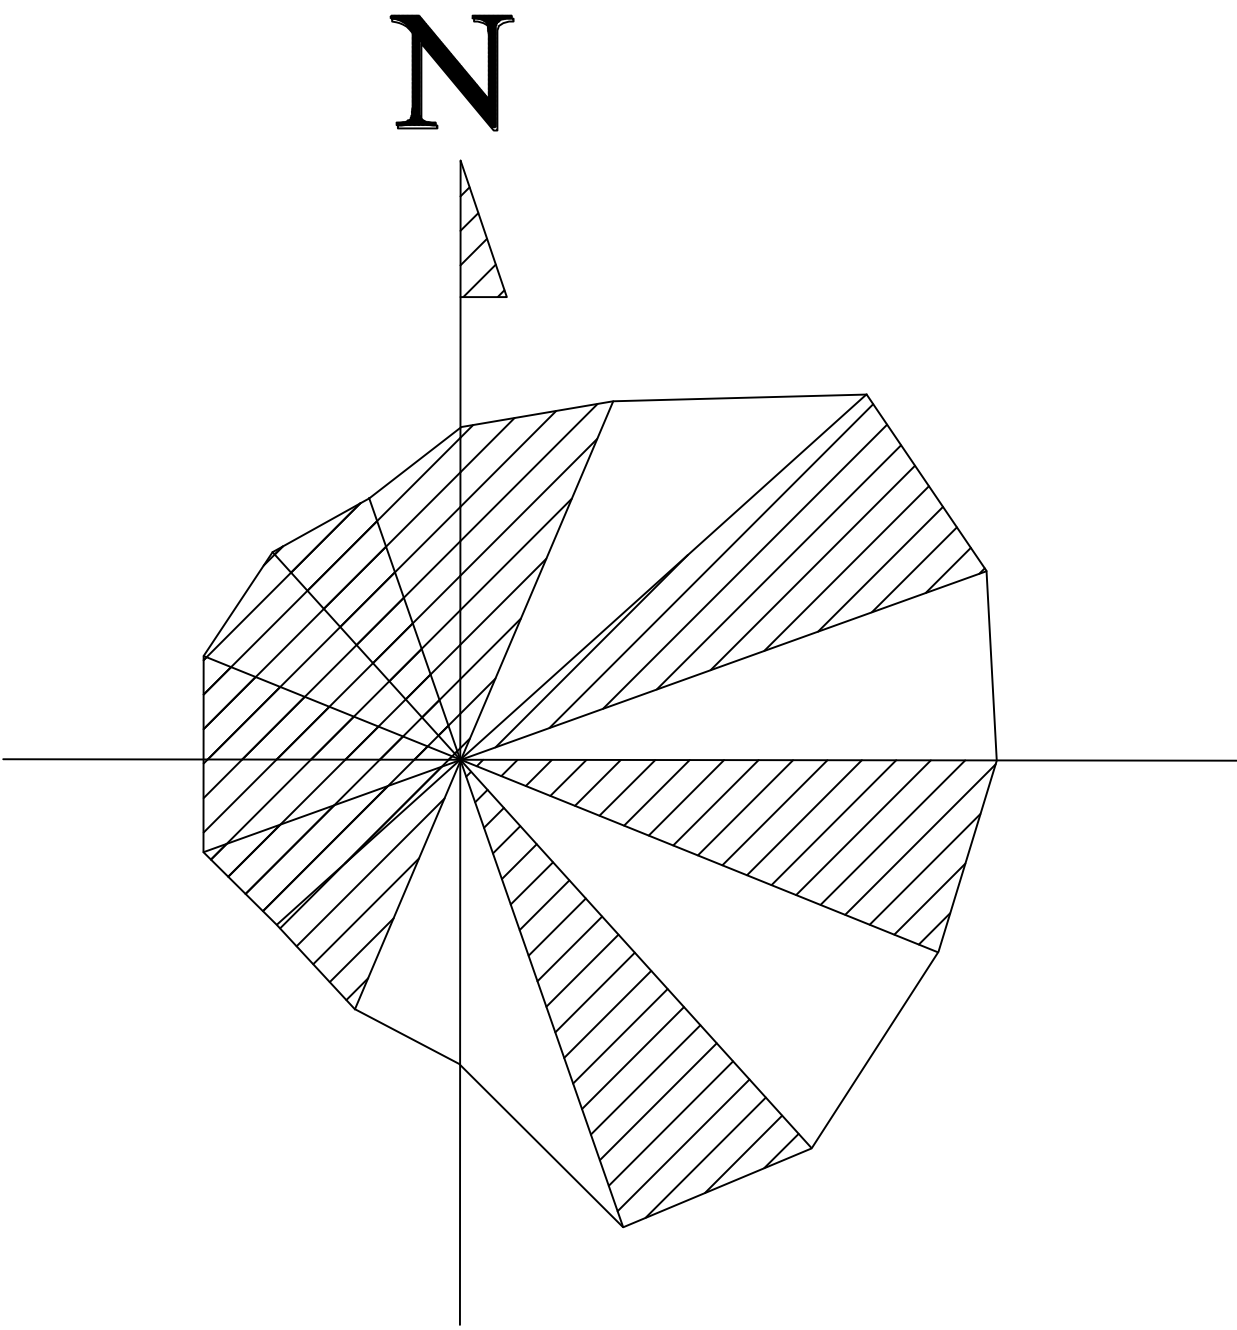


### 分区示意图

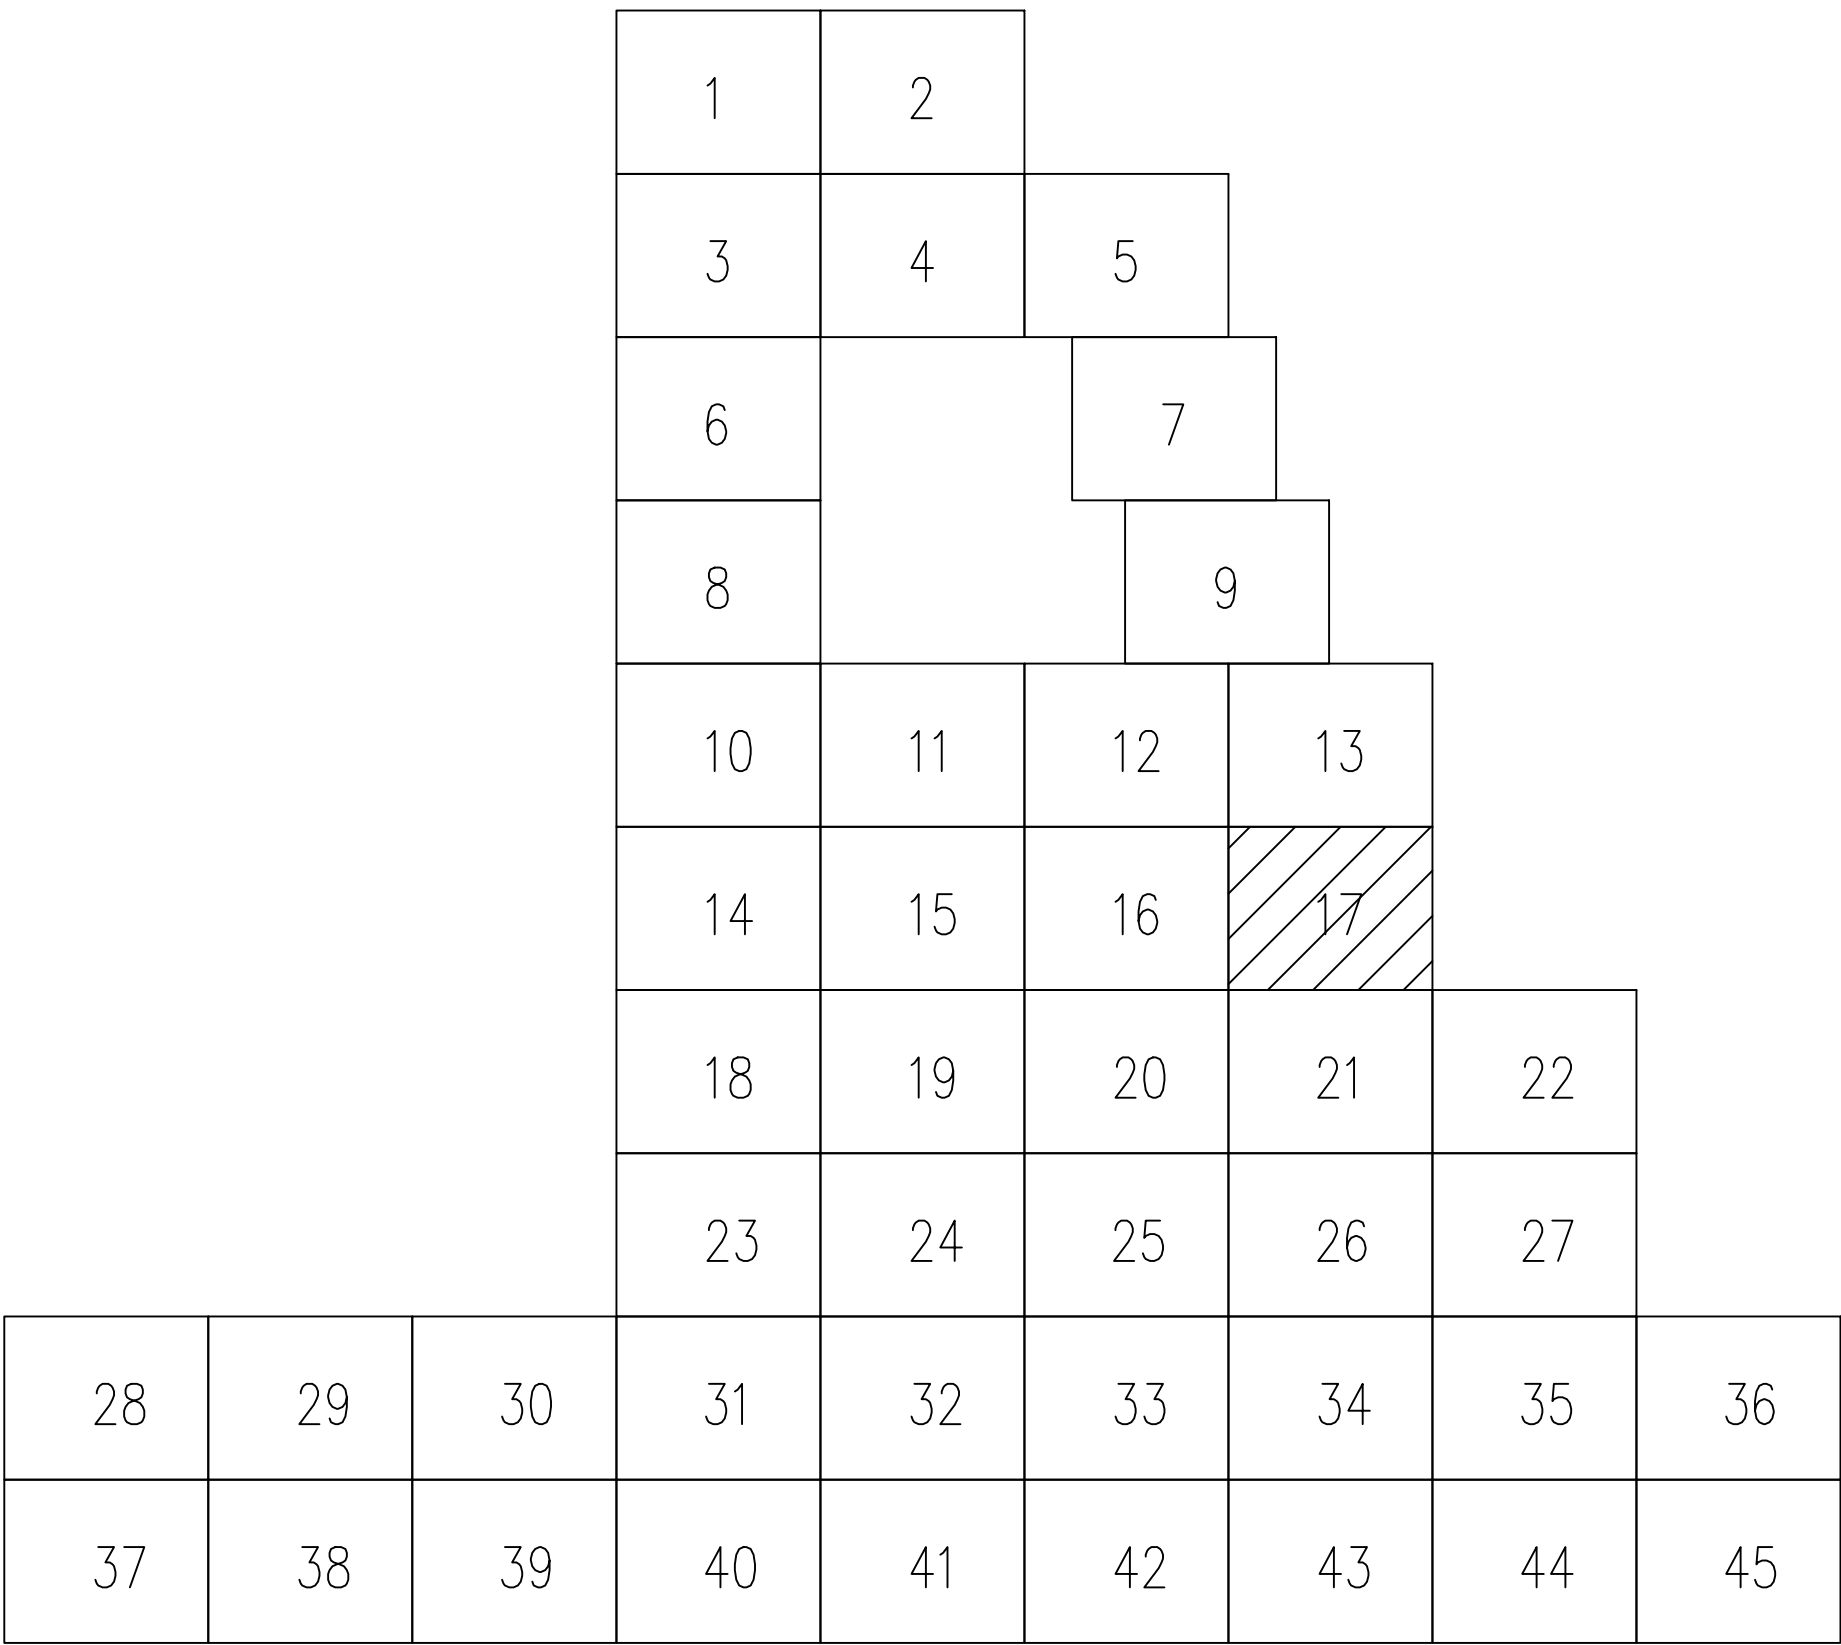

专业负责人		项目负责人		业主编号		202301-008	
 <b>东华工程科技股份有限公司</b> <b>EAST CHINA ENGINEERING SCIENCE AND TECHNOLOGY CO., LTD.</b>				工程 PROJ.		醋酸乙烯及EVA一体化项目（一期工程）	
				装置 JOB		全厂系统	
				工序 SUB JOB		全厂给排水（008）	
				阶段 PHASE		施工图	
				202415-008-080E-17			
审定/批准 AUTHOR/EST		比例 SCALE		修改 REV		出图日期 DATE	
设计 DESIGN		制图 DRAW		版次 ISSUE		第 1 张 共 1 张 SHEET NO. 1 OF 1	
校核 CHECKED		审核 APPROVED		G			



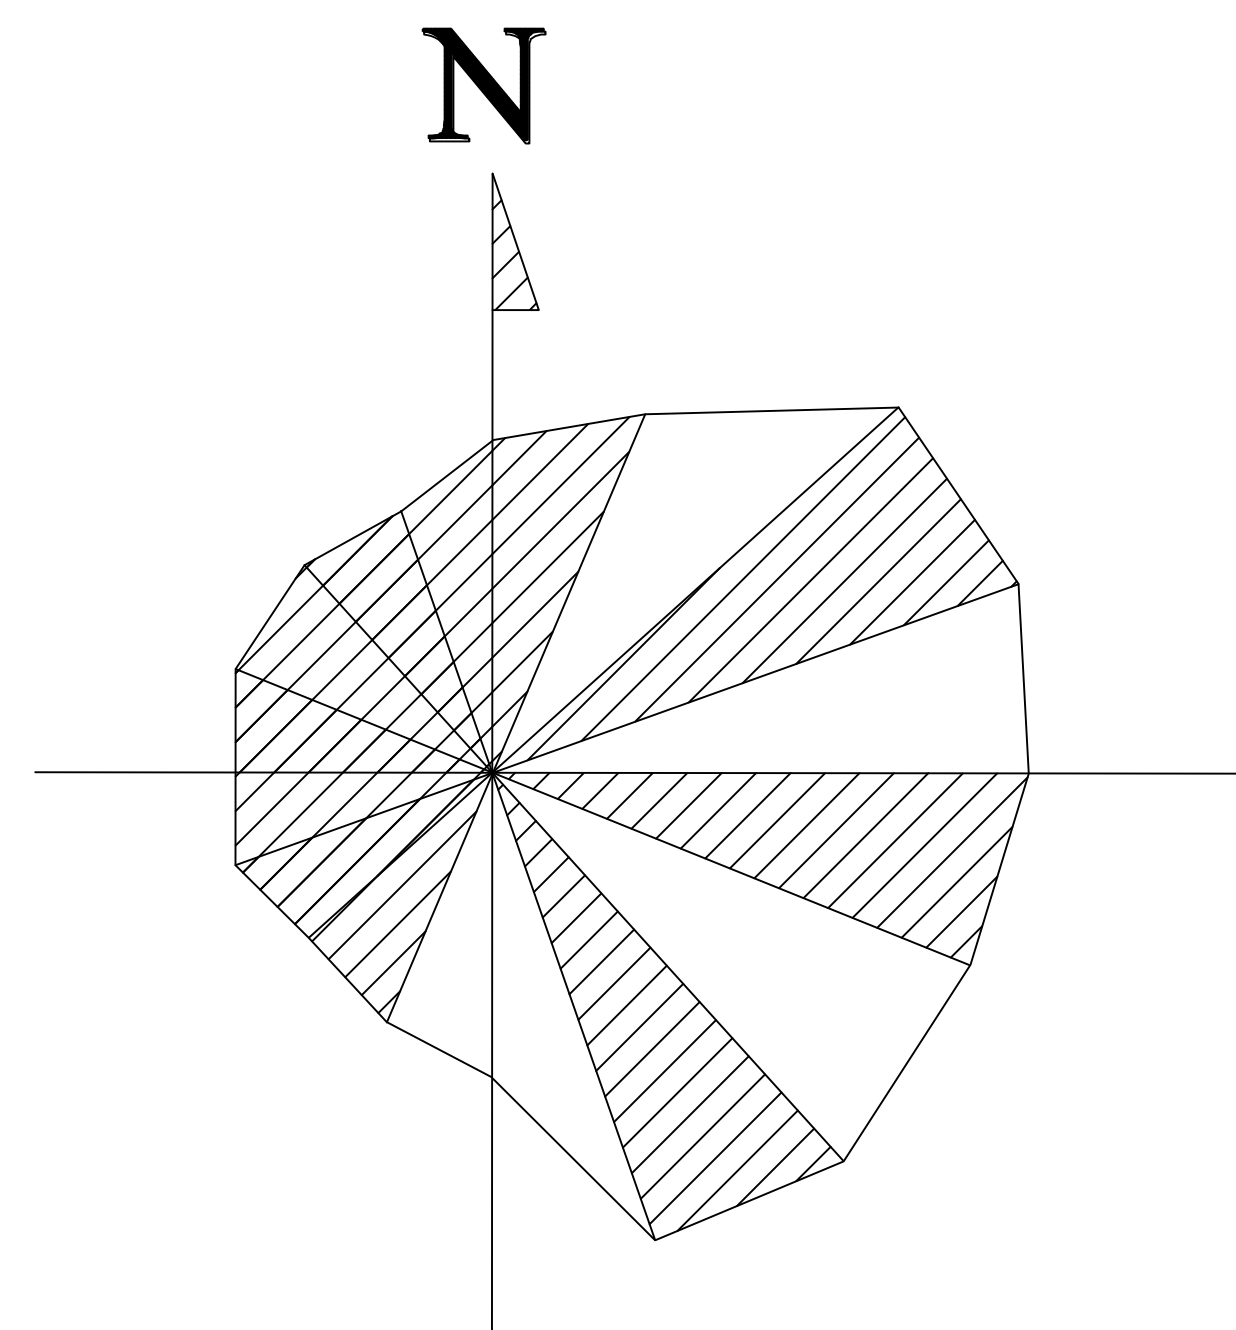


1	2			
3	4	5		
6			7	
8			9	
10	11	12	13	
14	15	16	17	
18	19	20	21	22
23	24	25	26	27
31	32	33	34	35
40	41	42	43	44

28	29	30	31	32	33	34	35	36
37	38	39	40	41	42	43	44	45

专业负责人		卢乃叶		项目负责人		李浩		业主编号		202301-008				
<div><div><div><div><div><div></div></div></div><div><div><div></div></div><div><div></div></div></div><div><div><div></div></div><div><div></div></div></div><div><div><div></div></div><div><div></div></div></div><div><div><div></div></div><div><div></div></div></div></div><div>东华工程科技股份有限公司</div><div>EAST CHINA ENGINEERING SCIENCE AND TECHNOLOGY CO., LTD.</div></div></div>						工程 PROJ.		醋酸乙烯及EVA一体化项目（一期工程）						
设计 DESIGN  校核 CHECKED  审核 APPROVED  审定/批准 AUTHORIZE		全厂给排水管线平面布置图（十九）				装置 JOB		全厂系统						
						工程 SUB. JOB		全厂给排水（008）						
						阶段 PHASE		施工图						
						202415-008-080E-19								
审定/批准 AUTHORIZE		比例 SCALE		1:150		版次 ISSUE		G		修改 REV		0	日期/日期 DATE	
本图提供供本项目使用，未经东华工程科技股份有限公司许可不得复制或第三者 THIS DRAWING SHALL BE USED FOR THIS PROJECT ONLY. TRANSFER TO ANY THIRD PARTY WITHOUT THE COMPANY'S CONSENT IS NOT PERMITTED.												第 1 张 / 共 1 张 SHEET NO. 1 / 1		




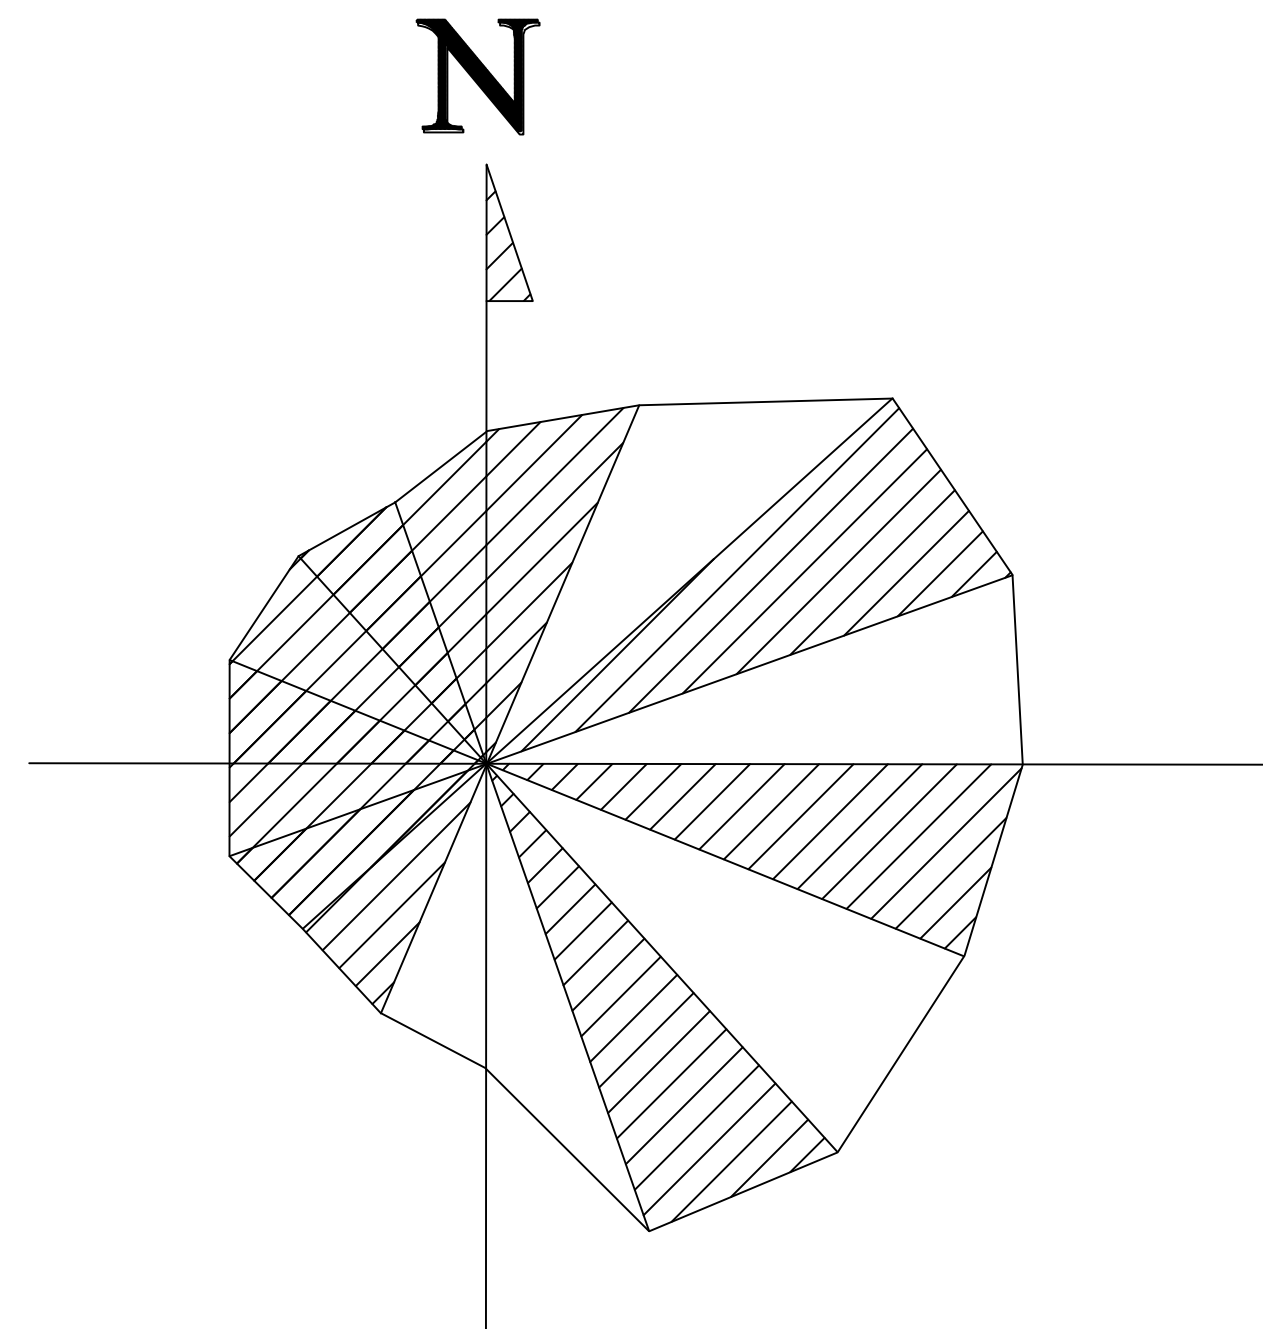


1	2				
3	4	5			
6			7		
8			9		
10	11	12	13		
14	15	16	17		
18	19	20	21	22	
23	24	25	26	27	
31	32	33	34	35	36
40	41	42	43	44	45

专业负责人		卢才		项目负责人		李浩		业主编号		202301-008							
<div><div>东华工程科技股份有限公司</div><div>EAST CHINA ENGINEERING SCIENCE AND TECHNOLOGY CO., LTD.</div></div>								工程 PROJ.		醋酸乙烷及EVA一体化项目（一期工程）							
<div></div>								装置 JOB		全厂系统							
								工程 SUB JOB		全厂给排水（008）							
								阶段 PHASE		施工图							
								202415-008-E-20									
审定/批准 AUTHORITY		比例 SCALE		1:150		版次 ISSUE		G		修改 REV.		Q		日期/日期 DATE			
本图概仅供本项使用，未经东华工程科技股份有限公司许可不得再给第三者 THIS DRAWING SHALL BE USED FOR THIS PROJECT ONLY. TRANSFER TO ANY THIRD PARTY WITHOUT ECEC'S CONSENT IS NOT PERMITTED.																第 1 张 共 1 张 SHEET NO. 1 OF 1	



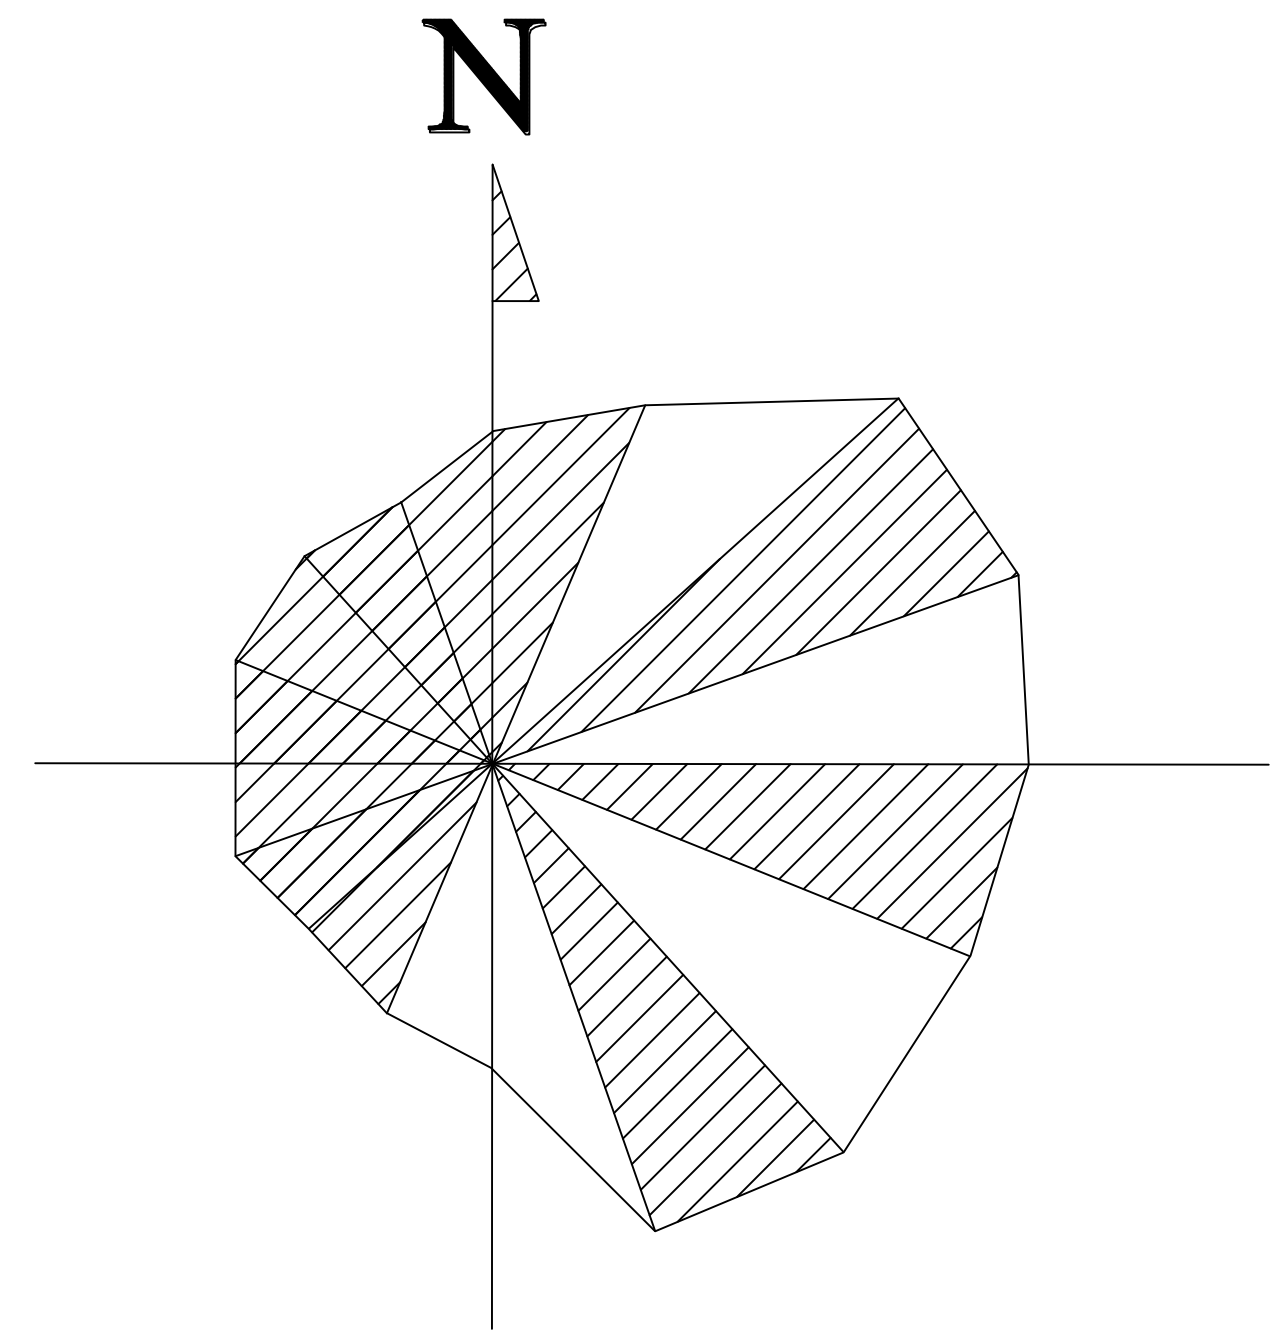


1	2				
3	4	5			
6			7		
8			9		
10	11	12	13		
14	15	16	17		
18	19	20	21	22	
23	24	25	26	27	
31	32	33	34	35	36
40	41	42	43	44	45

专业负责人		尹才	项目负责人		李浩	业主编号	202301-008			
<div><div><div>中国化学</div></div><div>东华工程科技股份有限公司</div><div>EAST CHINA ENGINEERING SCIENCE AND TECHNOLOGY CO., LTD.</div></div>						工程 PROJ.	醋酸乙酯及EVA一体化项目（一期工程）			
装置 JOB		全厂系统								
工序 SUB JOB		全厂给排水（008）								
阶段 PHASE		施工图								
202415-008-080E-21										
设计 DESIGNED	校核 CHECKED	全厂给排水管线平面布置图（二十一）	比例 SCALE	1:150	版次 TS/01	G	修改 REV.		日期 DATE	
审核/批准 APPROVED			本图仅供本项目使用，未经东华工程科技股份有限公司许可不得转给第三者 THIS DRAWING SHALL BE USED FOR THIS PROJECT ONLY. TRANSFER TO ANY THIRD PARTY WITHOUT EAST'S CONSENT IS NOT PERMITTED.							
			第 1 张 共 1 张 SHEET NO. 1 of 1							






Case No.	Age	Case No.	Age	Case No.	Age	Case No.	Age
001	25	002	25	003	25	004	25
005	25	006	25	007	25	008	25
009	25	010	25	011	25	012	25
013	25	014	25	015	25	016	25
017	25	018	25	019	25	020	25
021	25	022	25	023	25	024	25
025	25	026	25	027	25	028	25
029	25	030	25	031	25	032	25
033	25	034	25	035	25	036	25
037	25	038	25	039	25	040	25
041	25	042	25	043	25	044	25
045	25	046	25	047	25	048	25
049	25	050	25	051	25	052	25
053	25	054	25	055	25	056	25
057	25	058	25	059	25	060	25
061	25	062	25	063	25	064	25
065	25	066	25	067	25	068	25
069	25	070	25	071	25	072	25
073	25	074	25	075	25	076	25
077	25	078	25	079	25	080	25
081	25	082	25	083	25	084	25
085	25	086	25	087	25	088	25
089	25	090	25	091	25	092	25
093	25	094	25	095	25	096	25
097	25	098	25	099	25	100	25

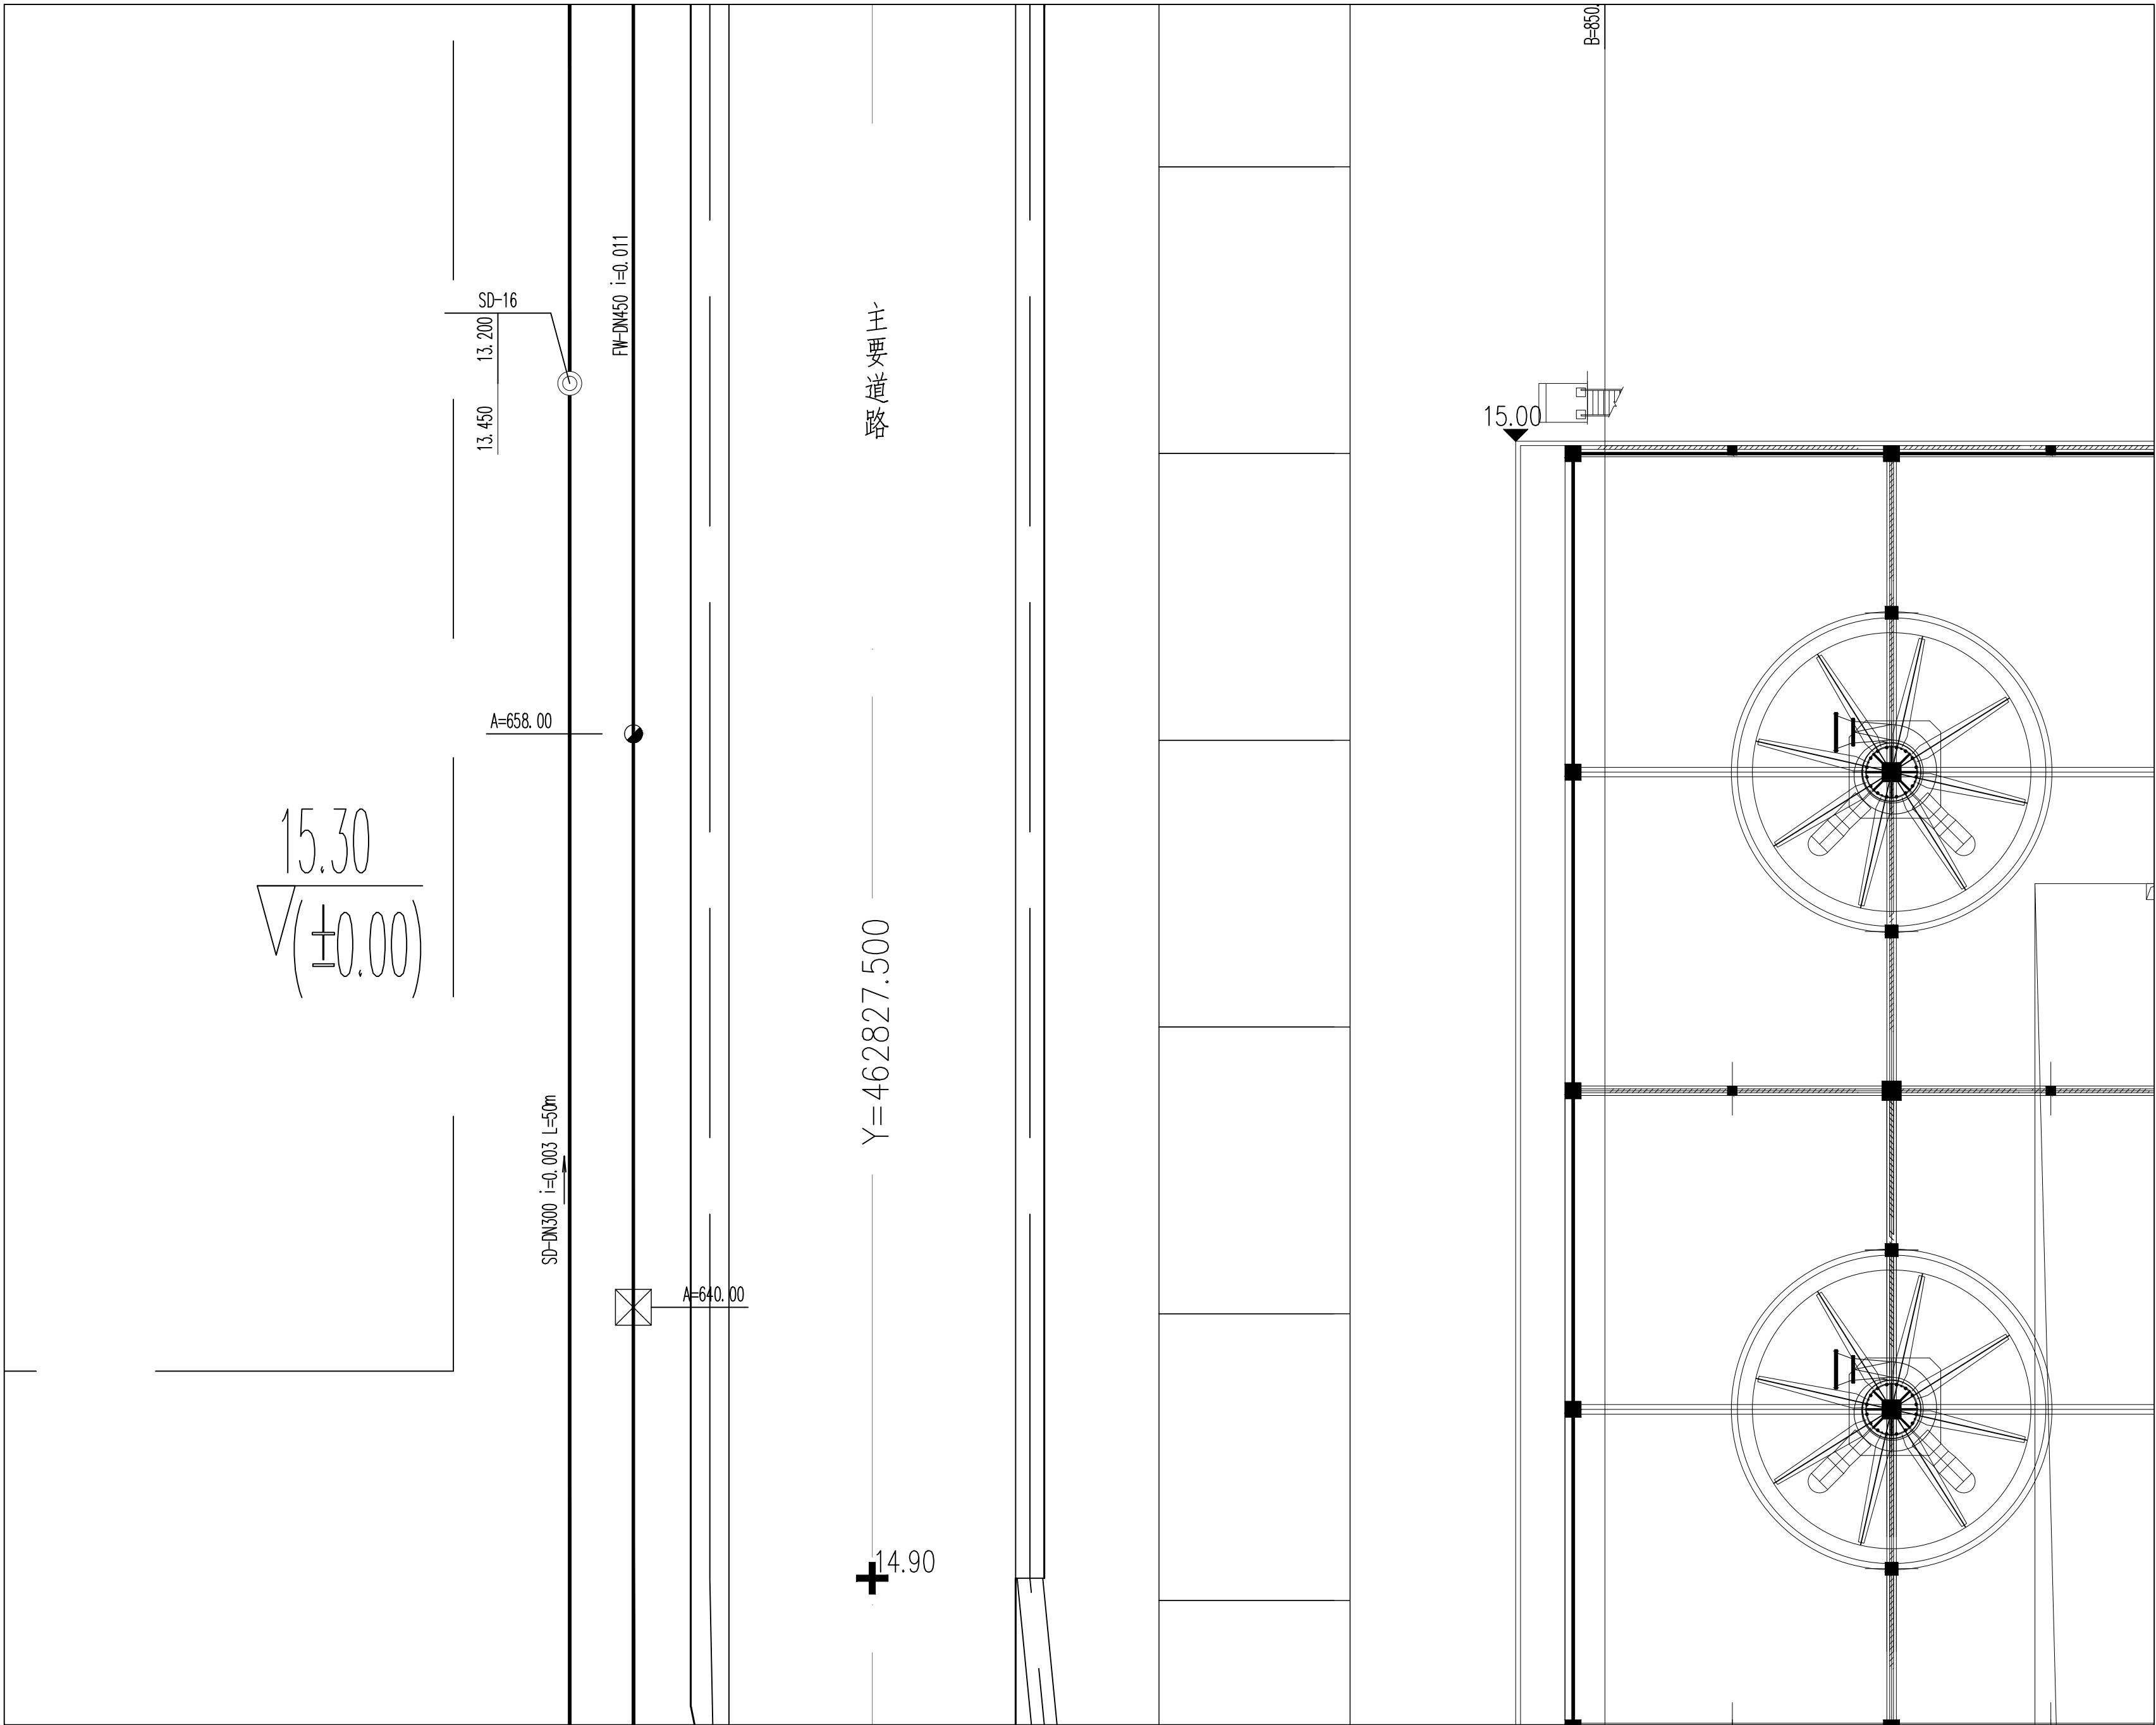


$\text{CH}_2\text{Cl}_2/\text{MeOH}$ 1/1	$\text{Ac}_2\text{O}/\text{Et}_3\text{N}$ 1/1	$\text{EtOAc}/\text{MeOH}$ 1/1	$\text{Ac}_2\text{O}/\text{Et}_3\text{N}$ 1/1	$\text{CH}_2\text{Cl}_2/\text{MeOH}$ 1/1	$\text{Ac}_2\text{O}/\text{Et}_3\text{N}$ 1/1	$\text{CH}_2\text{Cl}_2/\text{MeOH}$ 1/1	$\text{Ac}_2\text{O}/\text{Et}_3\text{N}$ 1/1




图例


—— FW ——	稳高压消防水管	-----	单体管线
—— DW ——	生活给水管		室外地上式消火栓
—— SD ——	生活污水管		消防炮
—— FRD ——	初期雨水管		阀门及阀门井
—— CWS ——	循环给水管		圆形检查井
—— CWR ——	循环回水管		矩形检查井/水封井
—— FS ——	泡沫混合液管		

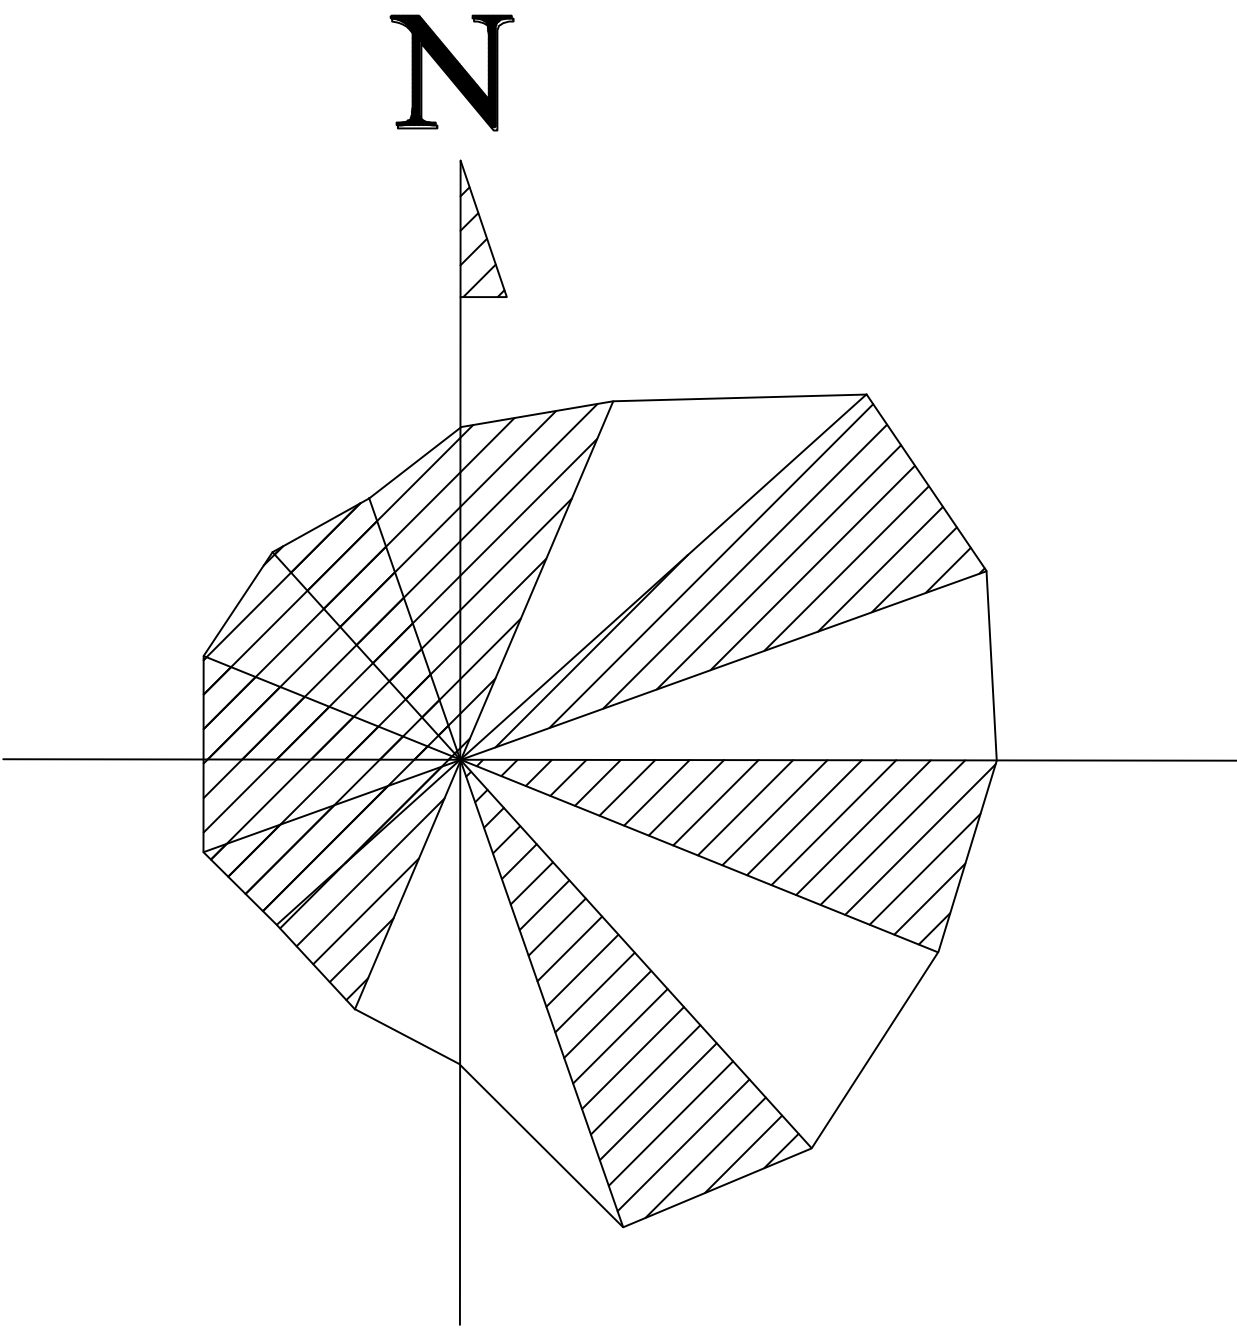



 


### 分区示意图

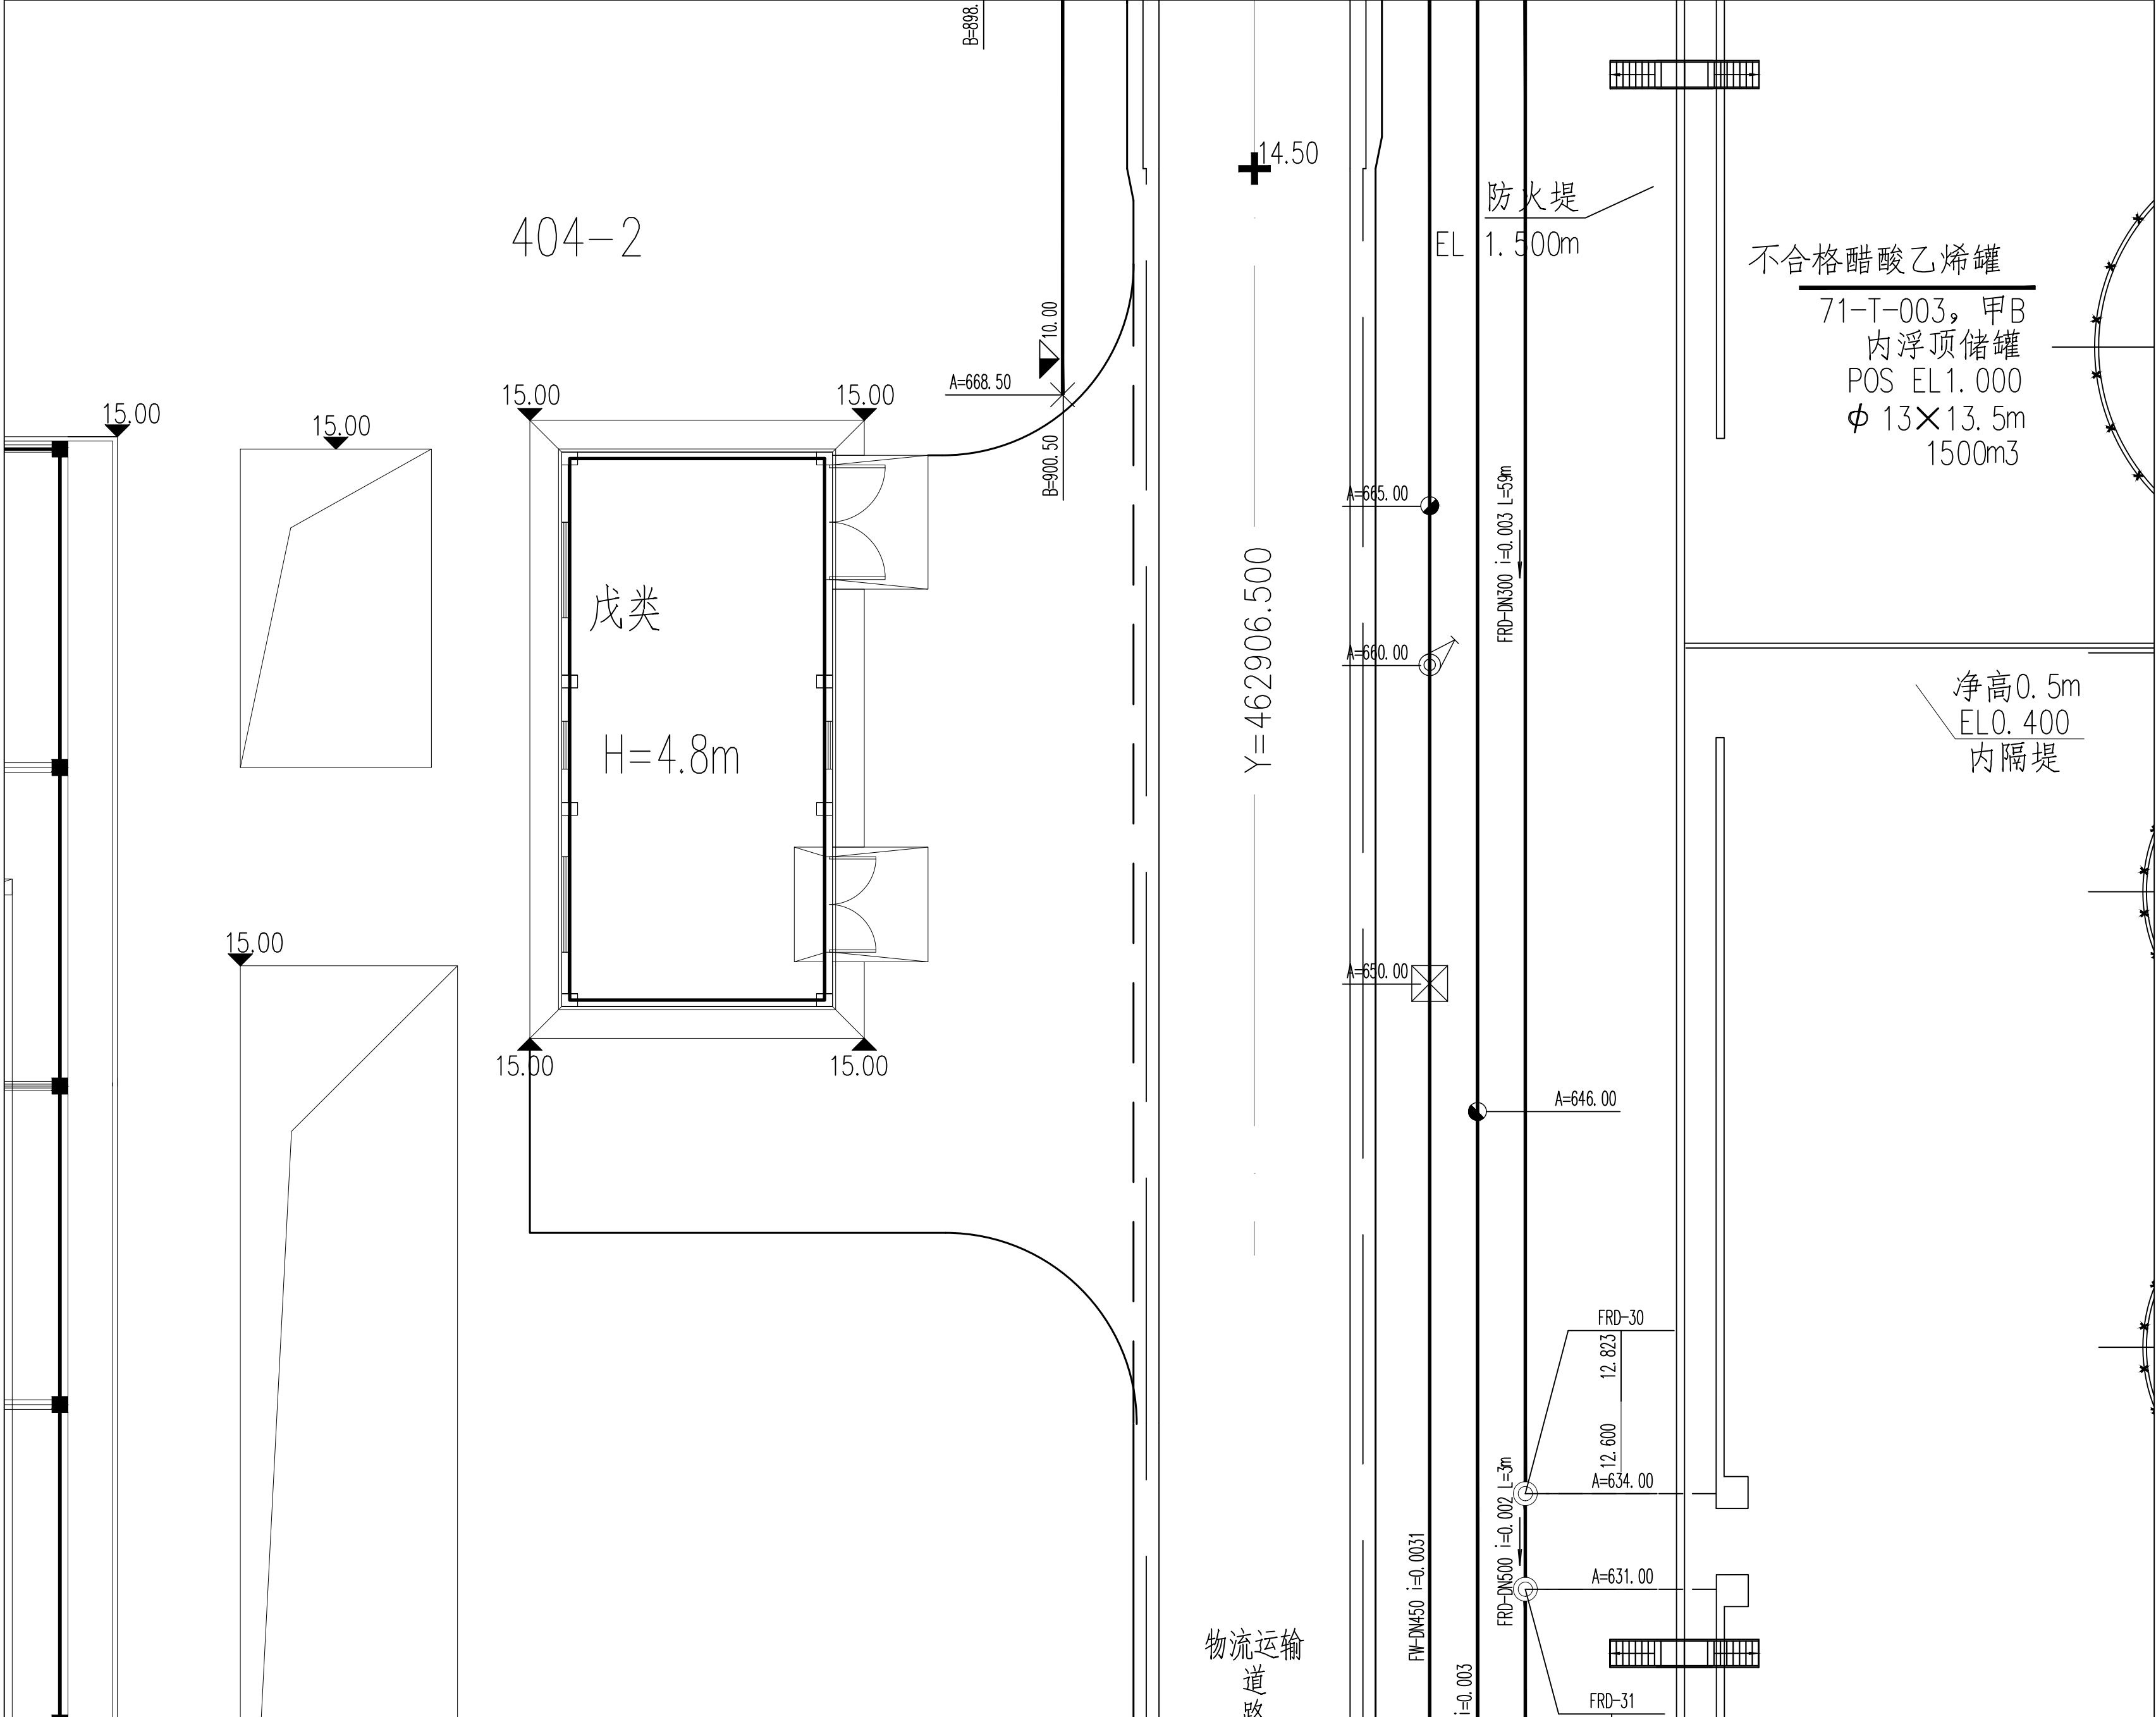
			1	2					
			3	4	5				
			6		7				
			8		9				
			10	11	12	13			
			14	15	16	17			
			18	19	20	21	22		
			23	24	25	26	27		
28	29	30	31	32	33	34	35	36	
37	38	39	40	41	42	43	44	45	

专业负责人		<i>彭乃斌</i>		项目负责人		<i>李浩</i>		业主编号		202301-008	
 <b>东华工程科技股份有限公司</b> EAST CHINA ENGINEERING SCIENCE AND TECHNOLOGY CO., LTD.						工程 PROJ.		醋酸乙烷及EVA一体化项目（一期工程）			
<div style="text-align: center;">             全厂给排水管线平面布置图(二十三)         </div>						装置 JOB		全厂系统			
						工序 SUB JOB		全厂给排水（008）			
						阶段 PHASE		施工图			
						202415-008-E23					
设计 DESIGNED				比例 SCALE		1:150		版次 ISSUE		G	
校核 CHECKED				修改 REV		Q		审核日期 DATE			
审核 APPROVED											
<p>本图仅供本项目使用，未经东华工程科技股份有限公司许可不得再行复制、更改。THIS DRAWING SHALL BE USED FOR THIS PROJECT ONLY. TRANSFER TO ANY THIRD PARTY WITHOUT ECEC'S CONSENT IS NOT PERMITTED.</p>											
										第 1 张 共 1 张 SHEET NO. 1 OF 1	

[illegible]

图例


—— FW ——	稳高压消防水管	-----	单体管线
—— DW ——	生活给水管		室外地上式消火栓
—— SD ——	生活污水管		消防炮
—— FRD ——	初期雨水管		阀门及阀门井
—— CWS ——	循环给水管		圆形检查井
—— CWR ——	循环回水管		矩形检查井/水封井
—— FS ——	泡沫混合液管		

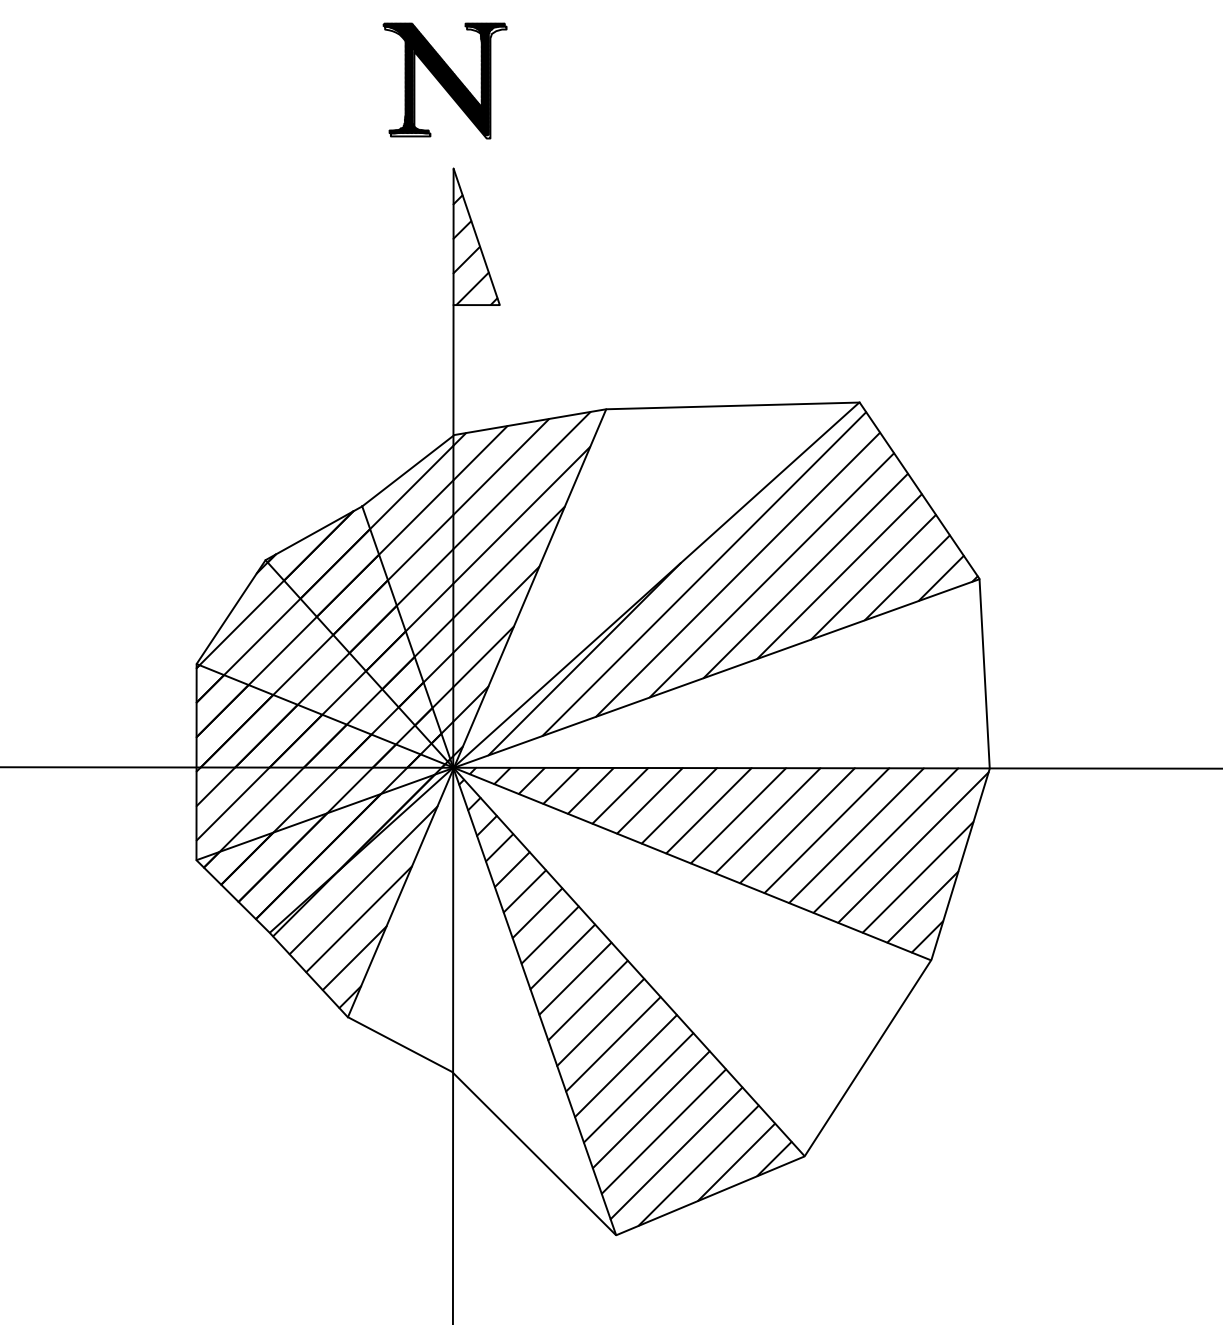

### 分区示意图



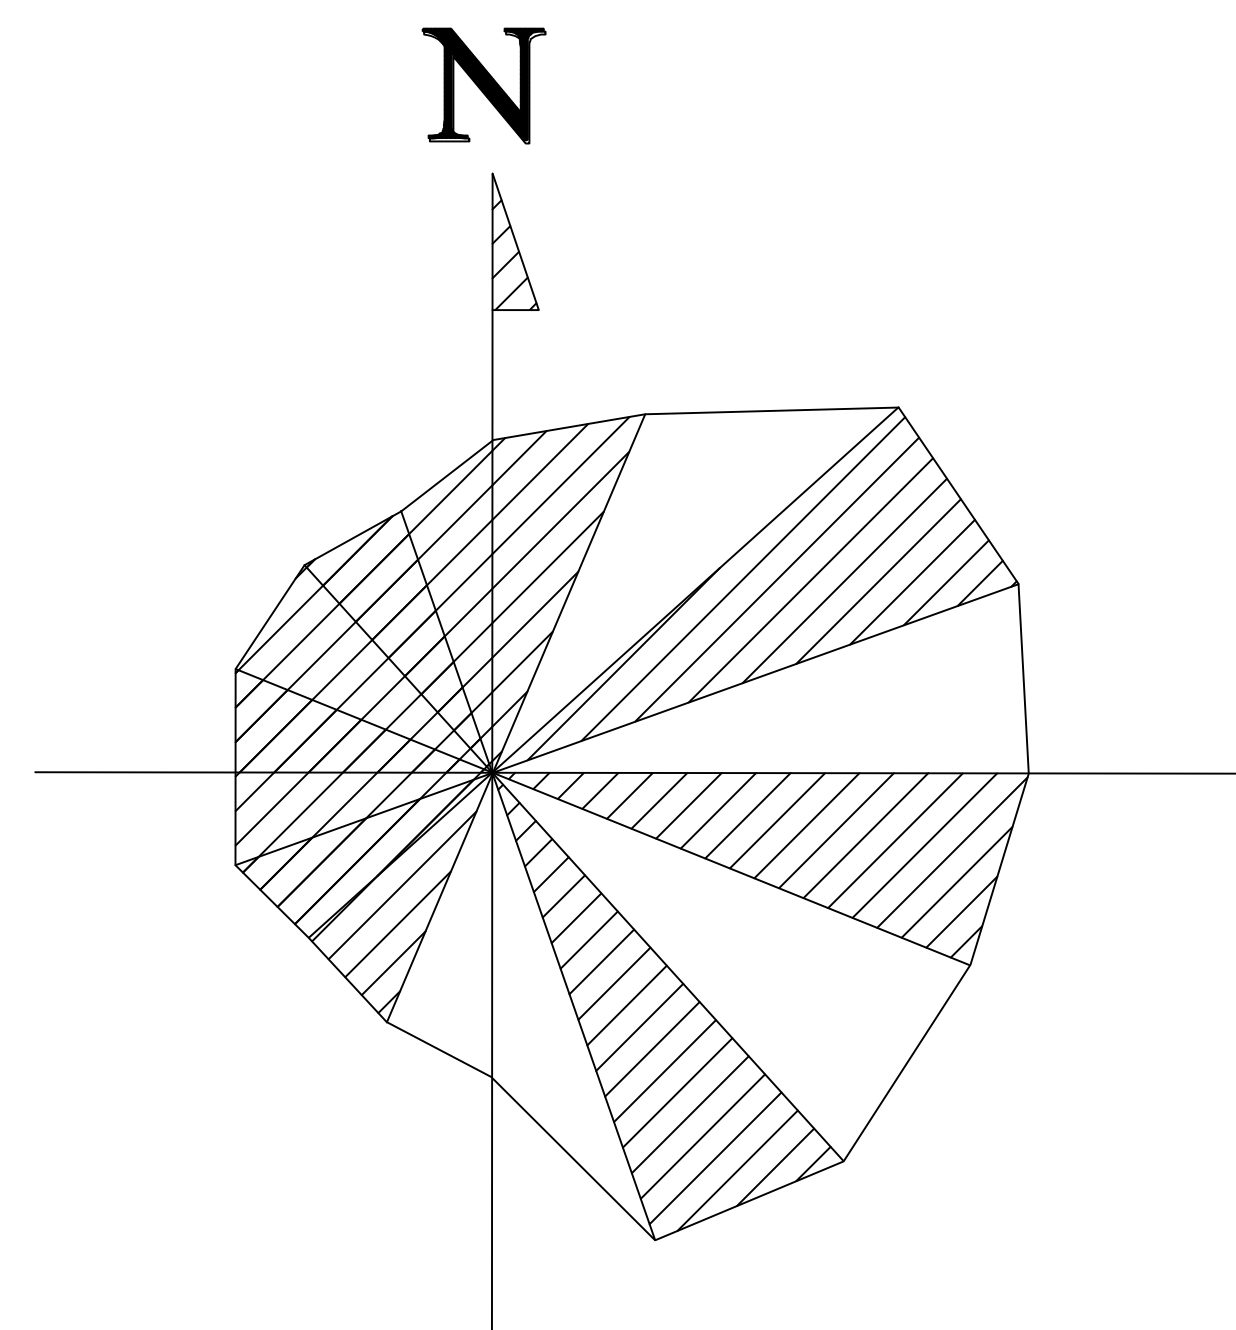


			1	2				
			3	4	5			
			6		7			
			8		9			
			10	11	12	13		
			14	15	16	17		
			18	19	20	21	22	
			23	24	25	26	27	
28	29	30	31	32	33	34	35	36
37	38	39	40	41	42	43	44	45


专业负责人		卢明		项目负责人		李浩		业主编号		202301-008	
 <b>东华工程科技股份有限公司</b> <b>EAST CHINA ENGINEERING SCIENCE AND TECHNOLOGY CO., LTD.</b>						工程 PROJ.		醋酸乙烷及EVA-一体化项目（一期工程）			
						装置 JOB		全厂系统			
						工序 SUB JOB		全厂给排水（008）			
						阶段 PHASE		施工图			
								202415-008E-24			
设计 DESIGN		全厂给排水管线平面布置图（二十四）		比例 SCALE		1:150		版次 ISSUE		G	
审核 CHECKED				修改 REV.		Q		日期 DATE			
审定/批准 AUTHORITARY											
本图概仅供本项使用，未经东华工程科技股份有限公司许可不得再编绘第二版。 THIS DRAWING SHALL BE USED FOR THIS PROJECT ONLY. TRANSFER TO ANY THIRD PARTY WITHOUT ECEC'S CONSENT IS NOT PERMITTED.								第 1 张 共 1 张 SHEET NO. 1 OF 1			




1	2				
3	4	5			
6		7			
8		9			
10	11	12	13		
14	15	16	17		
18	19	20	21	22	
23	24	25	26	27	
31	32	33	34	35	36
40	41	42	43	44	45



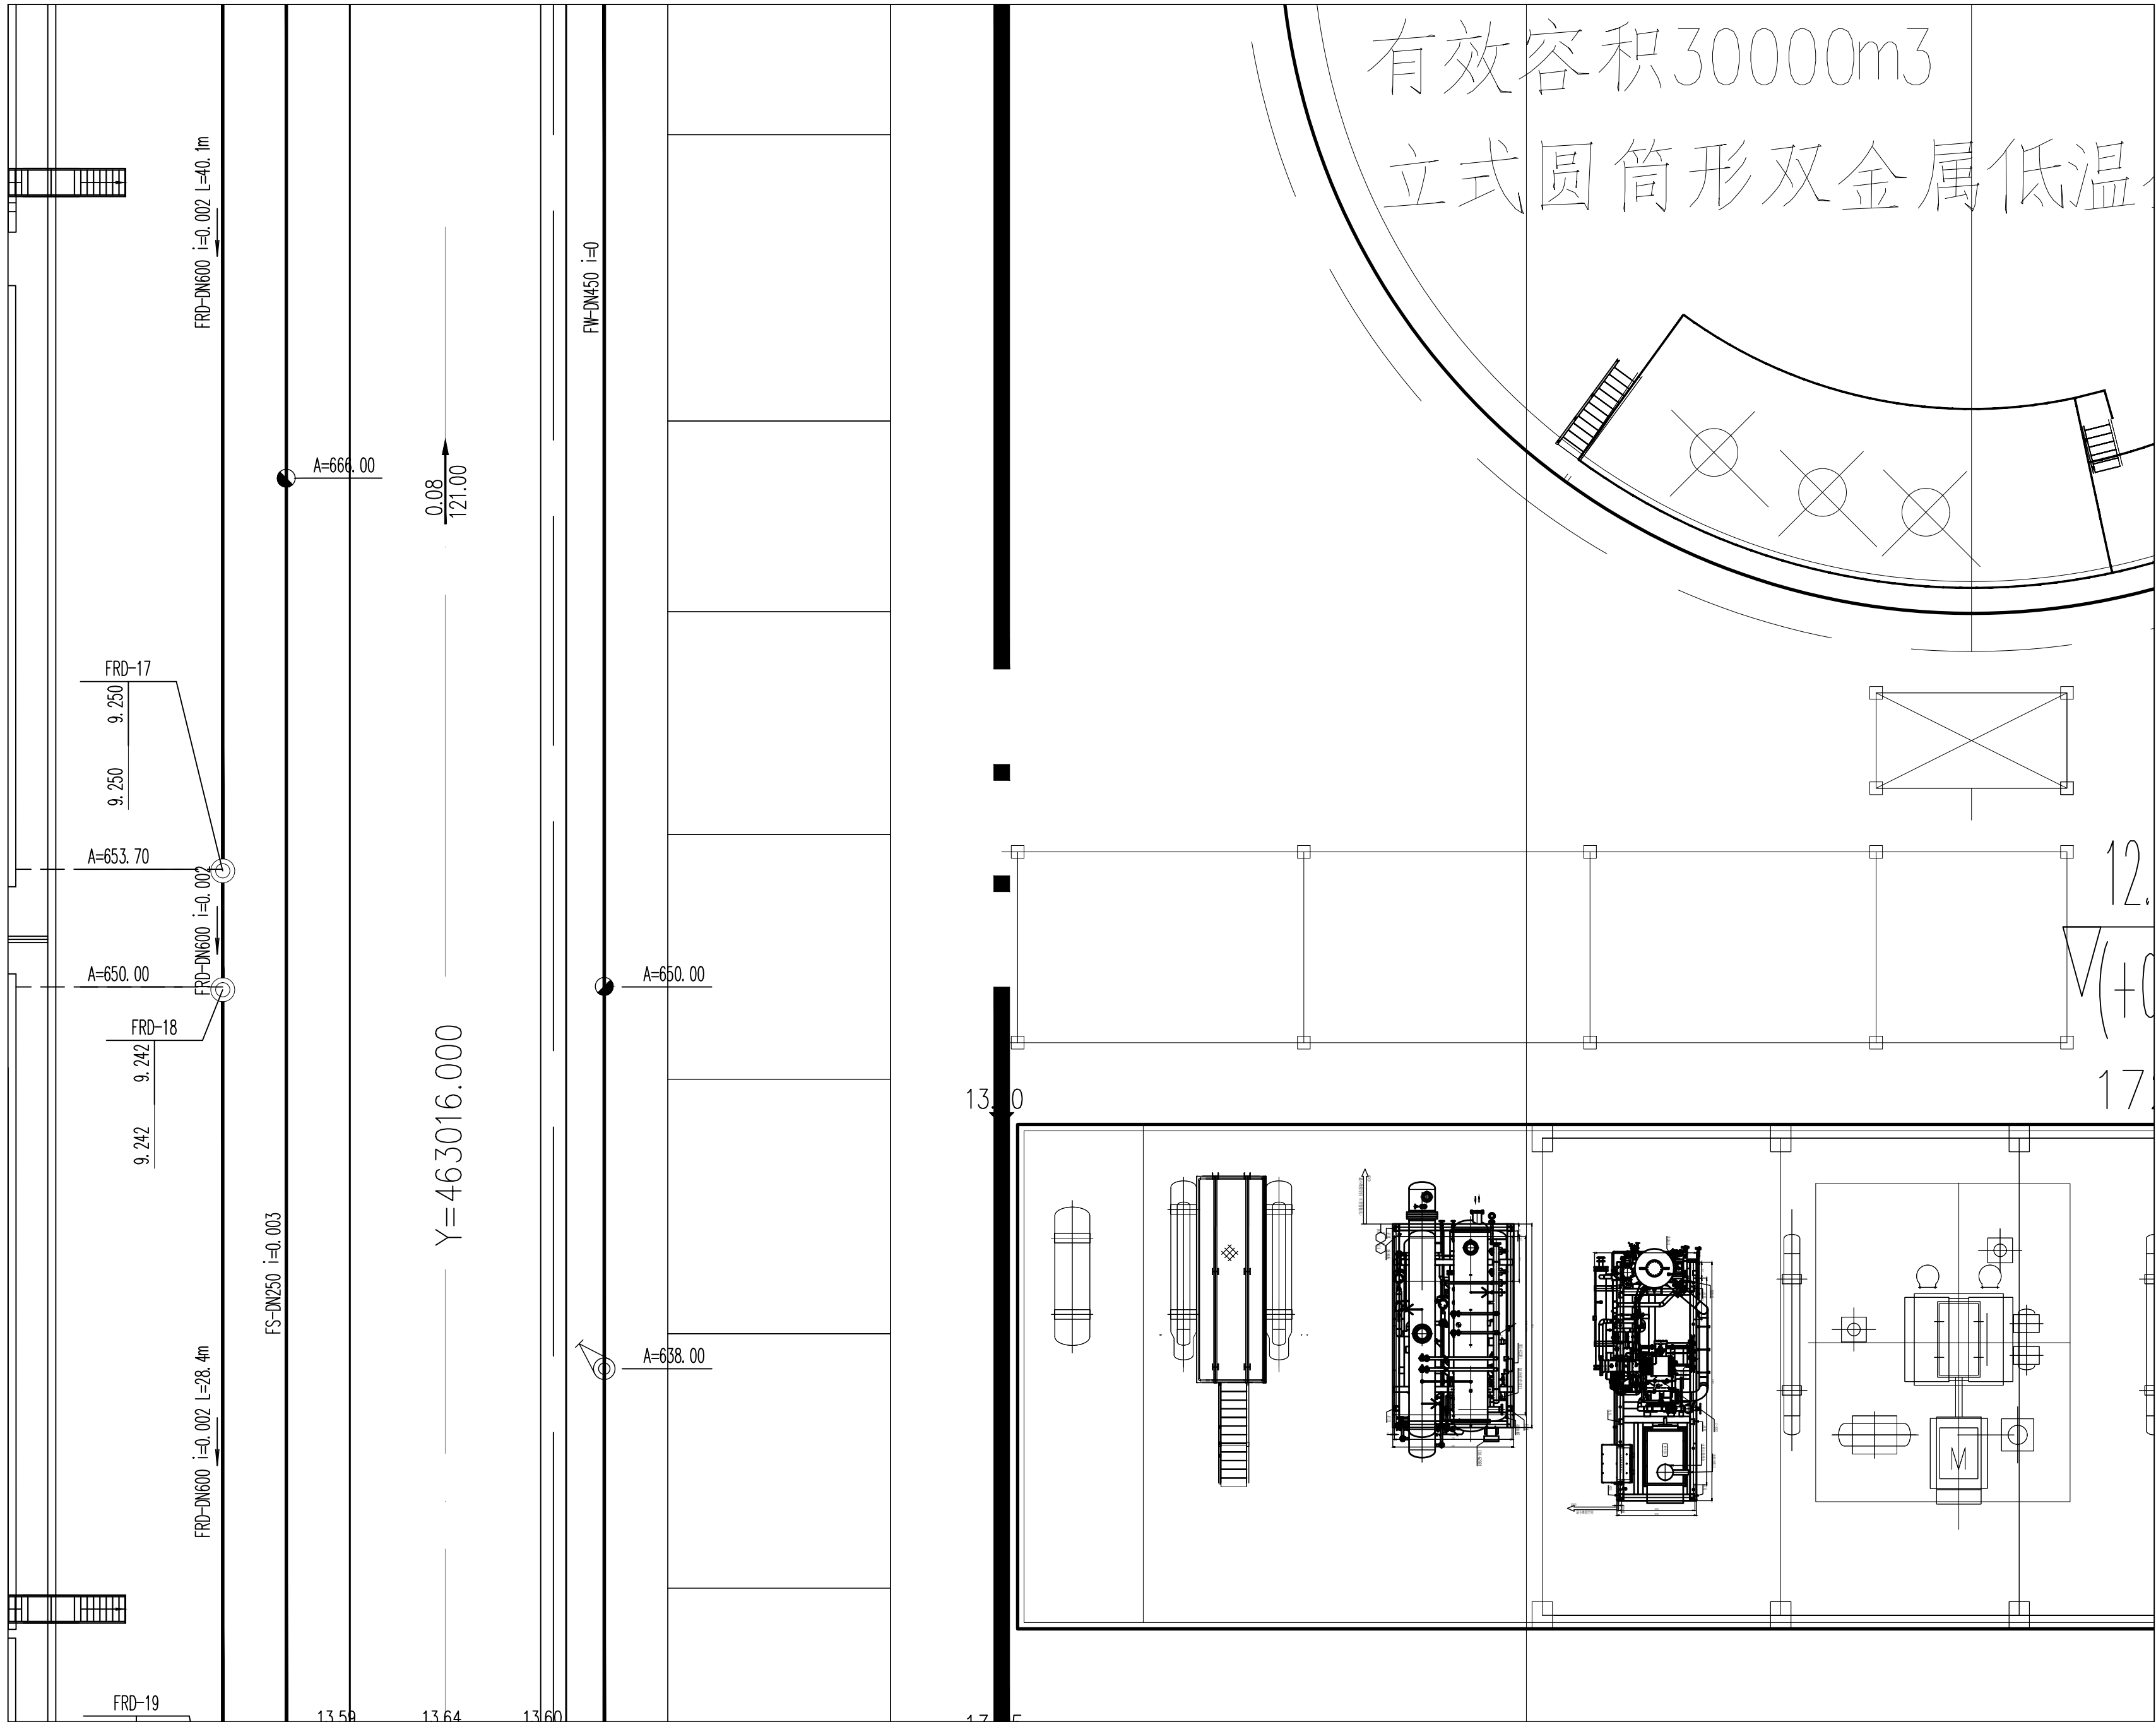
 

28	29	30	31	32	33	34	35	36
37	38	39	40	41	42	43	44	45


—— FW ——	稳高压消防水管	-----	单体管线
—— DW ——	生活给水管		室外地上式消火栓
—— SD ——	生活污水管		消防炮
—— FRD ——	初期雨水管		阀门及阀门井
—— CWS ——	循环给水管		圆形检查井
—— CWR ——	循环回水管		矩形检查井/水封井
—— FS ——	泡沫混合液管		

专业负责人		卢乃斌		项目负责人		李伟		业主编号		202301-008	
 <b>东华工程科技股份有限公司</b> <b>EAST CHINA ENGINEERING SCIENCE AND TECHNOLOGY CO., LTD.</b>								工程 PROJ.		醋酸乙烷及VVA一体化项目（一期工程）	
<div>设计 DESIGN</div> <div>校核 CHECK</div> <div>审核 APPROVED</div> <div>审定/批准 AUTHORITY</div>								装置 JOB		全厂系统	
								工序 SUB JOB		全厂给排水（008）	
								阶段 PHASE		施工图	
										202415-008-080E-25	
<div>全厂给排水管线平面布置图（二十五）</div>								比例 SCALE		1:150	
								纸宽 SIZE		G	
								修改 REV.		0	
								日期 DATE			
本图仅收供本图项目使用，未经东华工程科技股份有限公司许可不得转给第三者。 THIS DRAWING SHALL BE USED FOR THIS PROJECT ONLY. WITHOUT THE WRITTEN AUTHORIZATION OF EAST CHINA ENGINEERING SCIENCE AND TECHNOLOGY CO., LTD.										第 1 张 共 1 张 SHEET NO. 1 OF 1	


[illegible]

图例

—— FW ——	稳高压消防水管	-----	单体管线
—— DW ——	生活给水管		室外地上式消火栓
—— SD ——	生活污水管		消防炮
—— FRD ——	初期雨水管		阀门及阀门井
—— CWS ——	循环给水管		圆形检查井
—— CWR ——	循环回水管		矩形检查井/水封井
—— FS ——	泡沫混合液管		

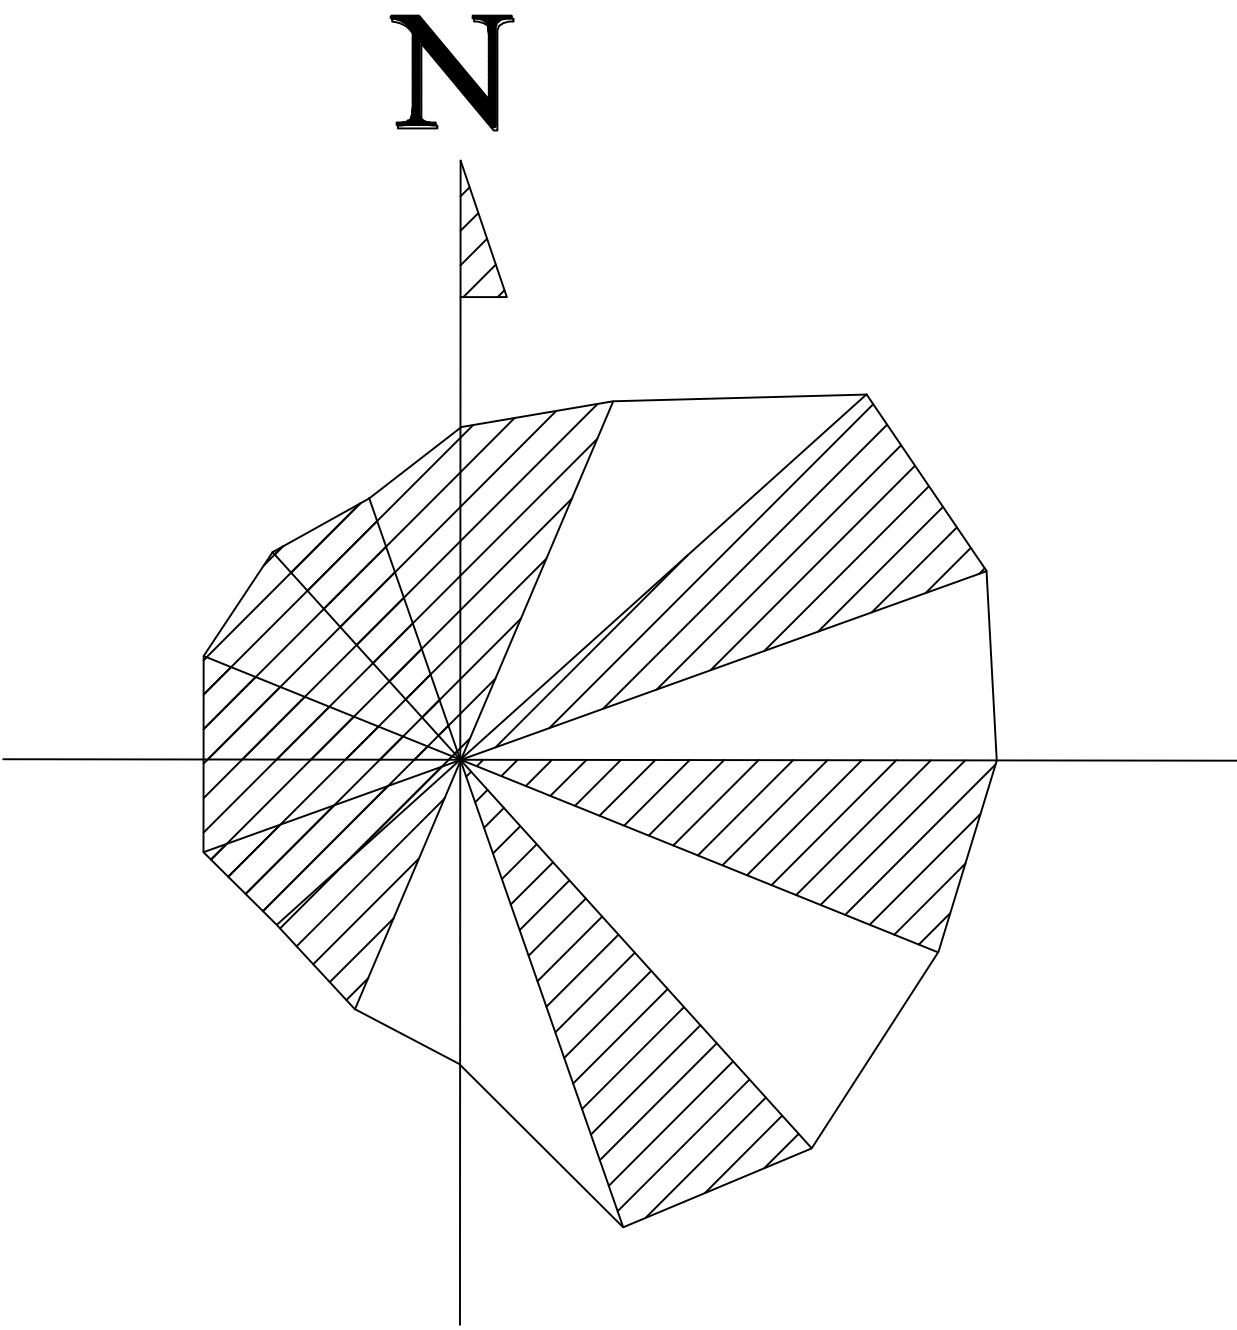


### 分区示意图

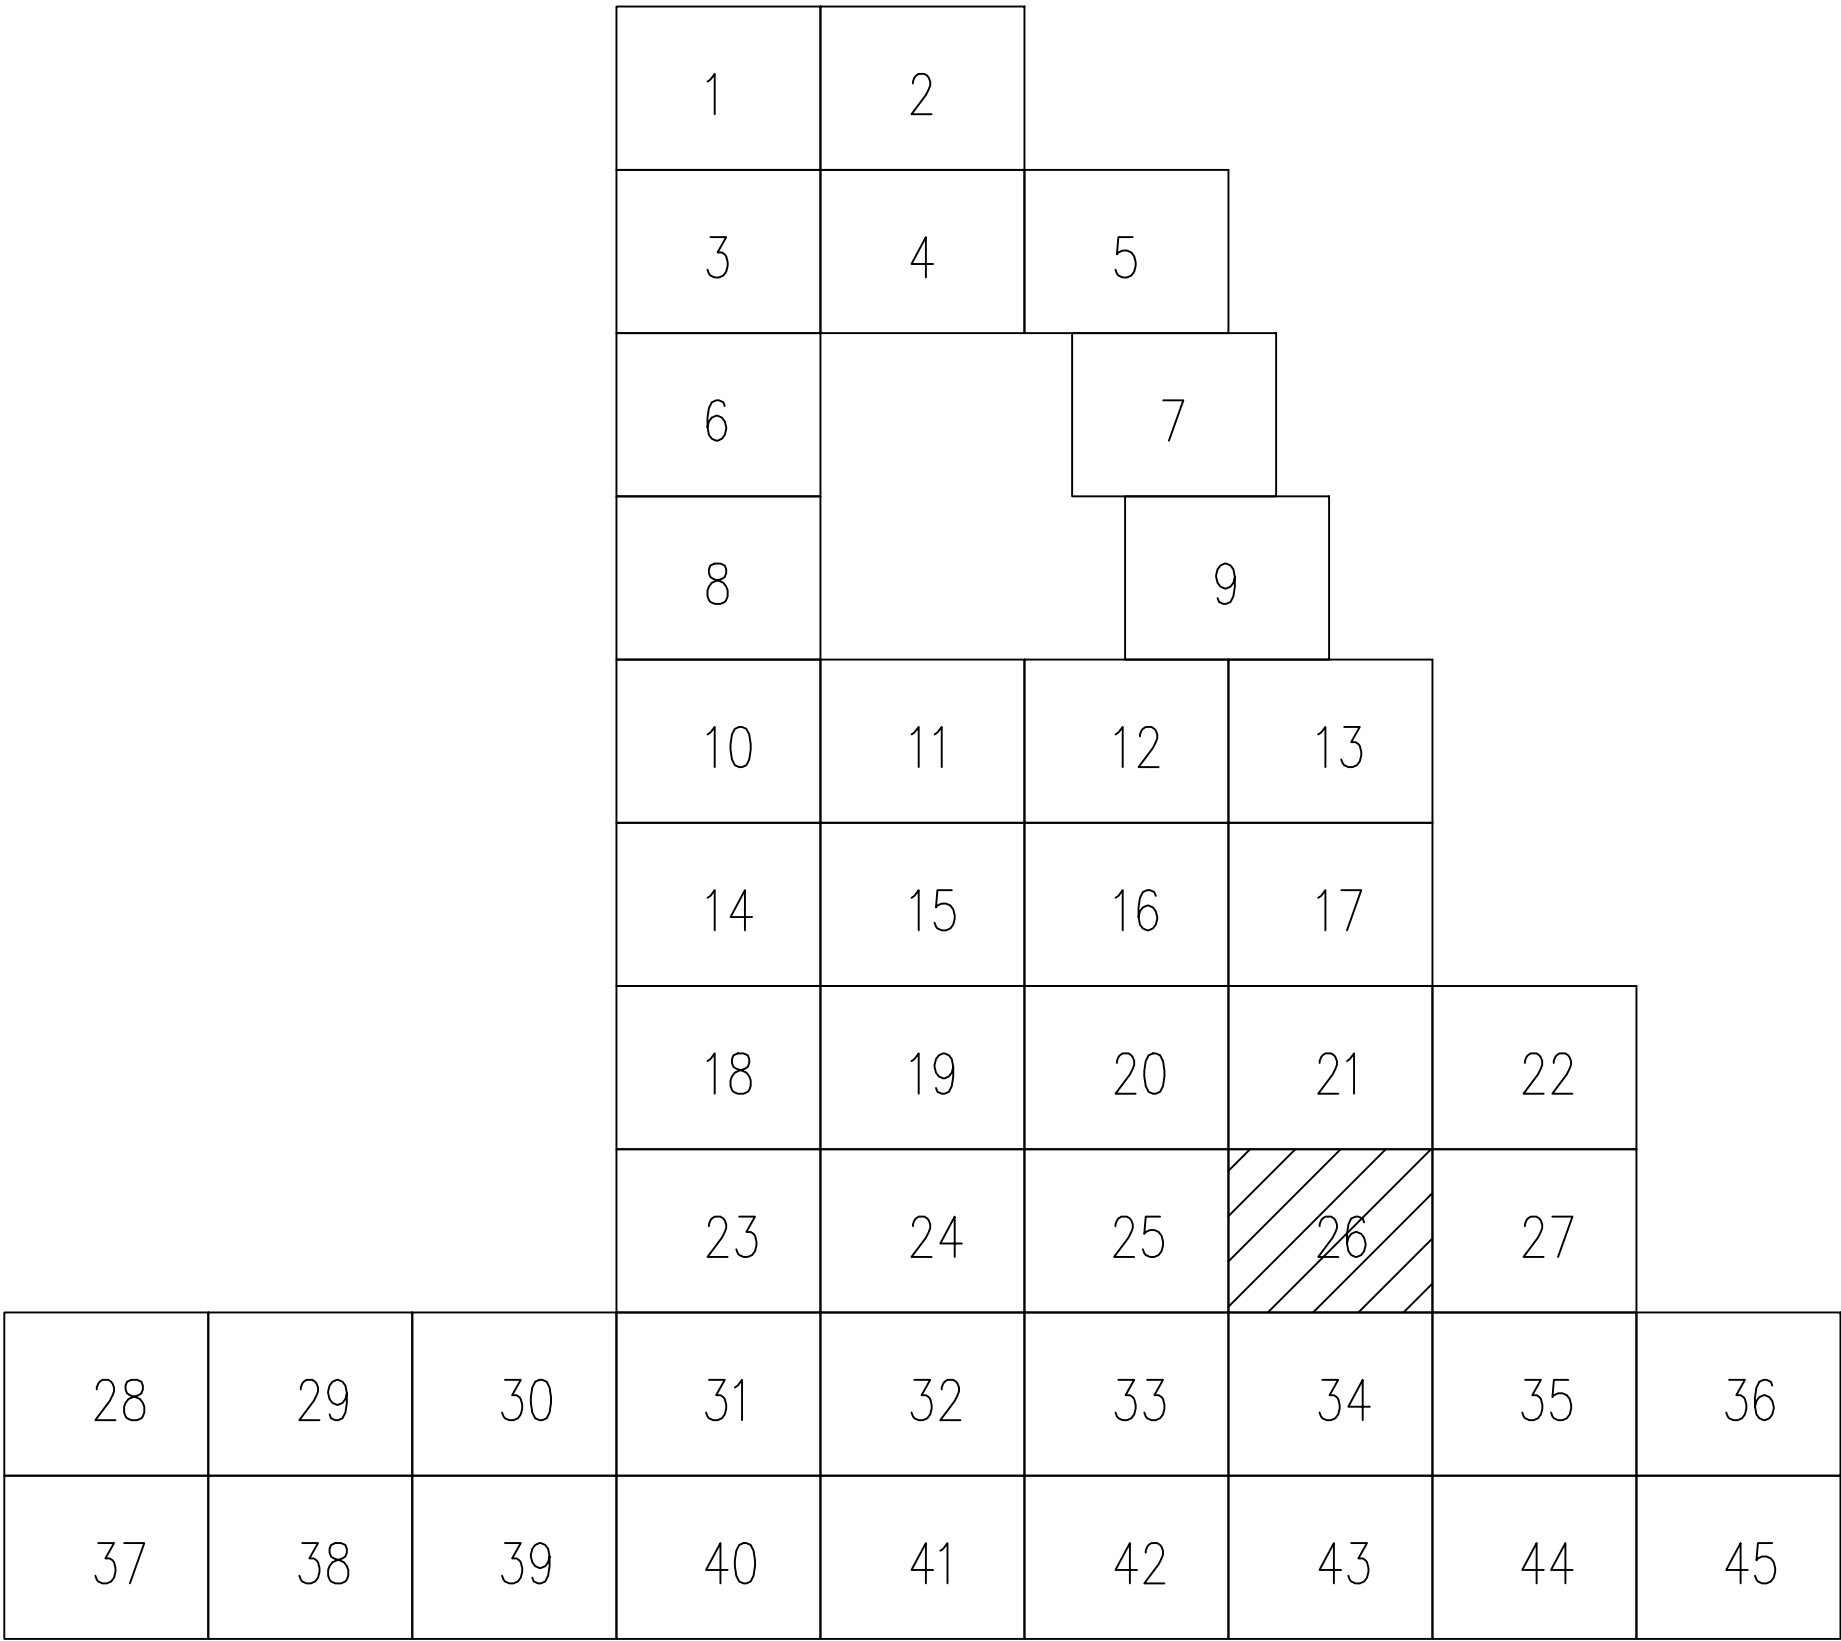

专业负责人		项目负责人		业主编号	202301-008				
<div><b>东华工程科技股份有限公司</b> <b>EAST CHINA ENGINEERING SCIENCE AND TECHNOLOGY CO., LTD.</b></div>				工程 PROJ.	醋酸乙烷及EVA一体化项目（一期工程）				
<div></div>				装置 JOB	全厂系统				
				工序 SUB JOB	全厂给排水（008）				
				阶段 PHASE	施工图				
				202415-008-E-26					
设计 DESIGN	校核 CHECKED	审核 APPROVED	比例 SCALE	1:150	版次 ISSUE	G	修改 REV	0	审核日期 DATE
审图/批准 AUTHORITARY									
本图仅供本项目使用，未经东华工程科技股份有限公司许可不得再行复制、修改、转让、出租、出借、翻印、复制或用于其他项目。违者将依法追究法律责任。 THIS DRAWING SHALL BE USED FOR THIS PROJECT ONLY. TRANSFER TO ANY THIRD PARTY WITHOUT ECEC'S CONSENT IS NOT PERMITTED.									
第 1 张 共 1 张 SHEET NO. 1 OF 1									





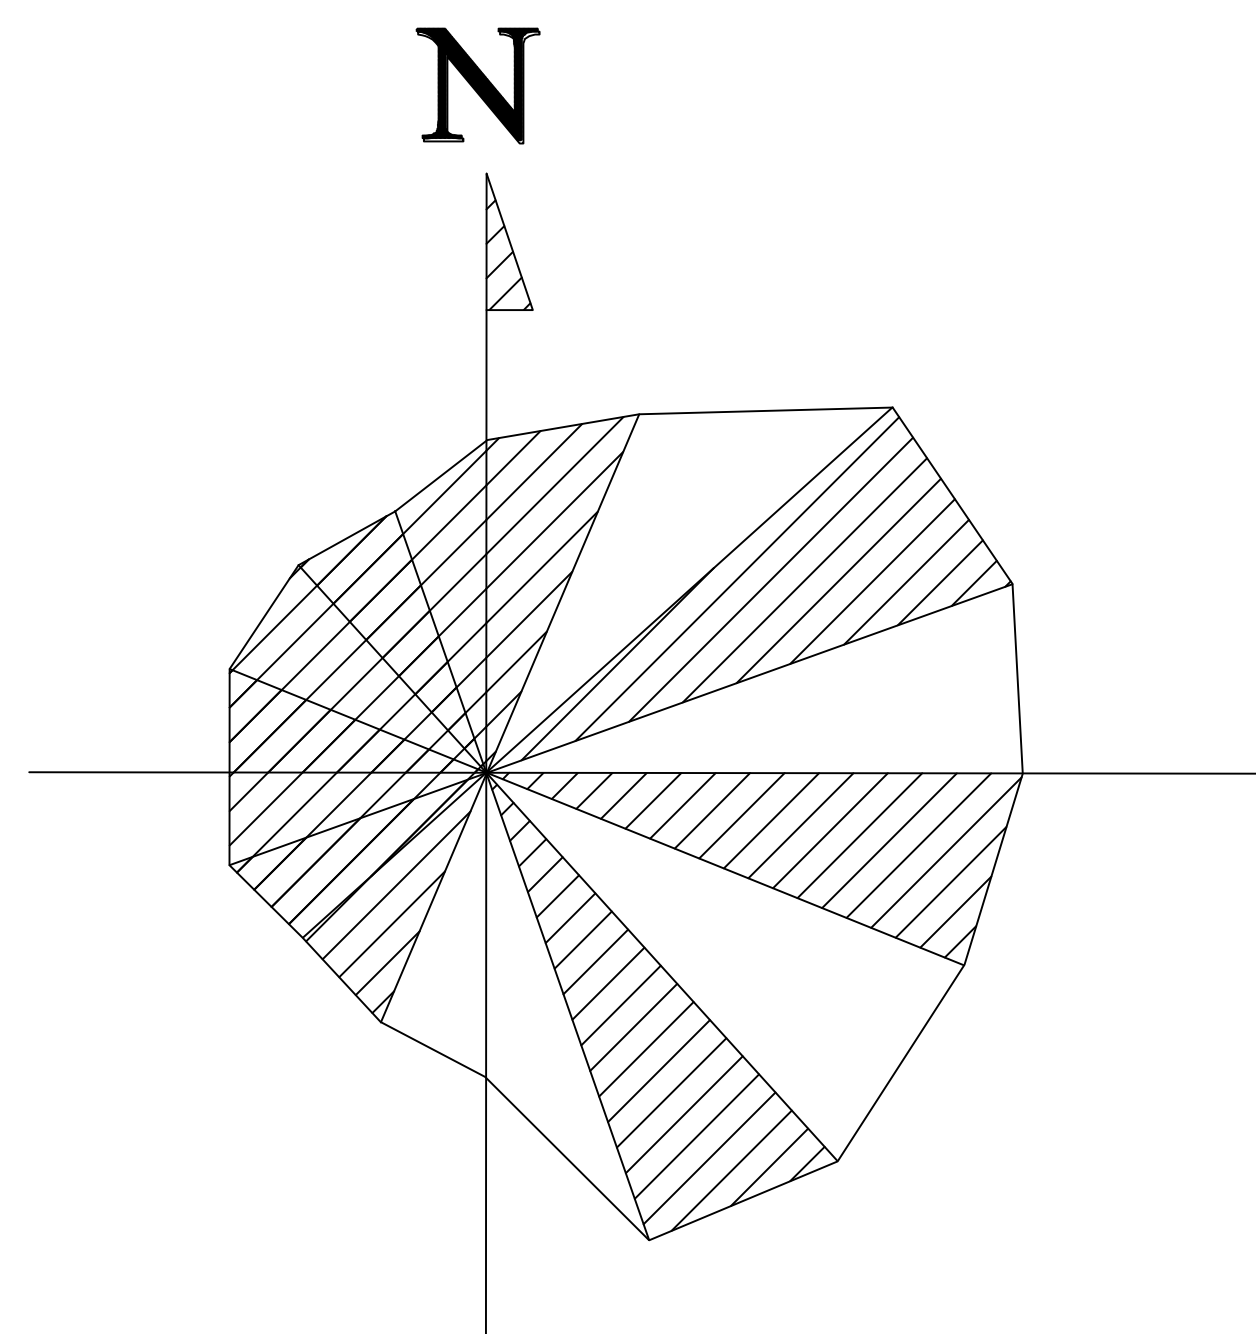







1	2			
3	4	5		
6		7		
8		9		
10	11	12	13	
14	15	16	17	
18	19	20	21	22
23	24	25	26	27
31	32	33	34	35
40	41	42	43	44


28	29	30	31	32	33	34	35	36
37	38	39	40	41	42	43	44	45

—— FW ——	稳高压消防水管	-----	单体管线
—— DW ——	生活给水管		室外地上式消火栓
—— SD ——	生活污水管		消防炮
—— FRD ——	初期雨水管		阀门及阀门井
—— CWS ——	循环给水管		圆形检查井
—— CWR ——	循环回水管		矩形检查井/水封井
—— FS ——	泡沫混合液管		






专业负责人		卢乃才		项目负责人		李浩		业主编号		202301-008	
<div><div>东华工程科技股份有限公司</div><div>EAST CHINA ENGINEERING SCALE AND TECHNOLOGY CO., LTD.</div></div>				全厂给排水管线平面布置图（二十八）				工程 PROJ.		醋酸乙烯及EVA一体化项目（一期工程）	
<div>设计 DESIGNED</div> <div>制图 DRAWN</div> <div>审核 CHECKED</div> <div>审定/批准 APPROVED</div>		装置 JOB						全厂系统			
		工序 SUB_JOB						全厂给排水（008）			
						阶段 PHASE		施工图		202415-008-080E-28	
审定/批准 APPROVED		比例 SCALE		1:150		张次 ISSUE		G		修改 REV. 0	
								日期/期号 DATE			
<div>本图纸仅供本项目使用，未经东华工程科技股份有限公司许可不得翻印或复摹。违者必究。</div> <div>THIS DRAWING SHALL BE USED FOR THIS PROJECT ONLY. TRANSFER TO ANY THIRD PARTY WITHOUT EAST CHINA'S CONSENT IS NOT PERMITTED.</div>											
										第 1 张 共 1 张 SHEET 1 OF 1	

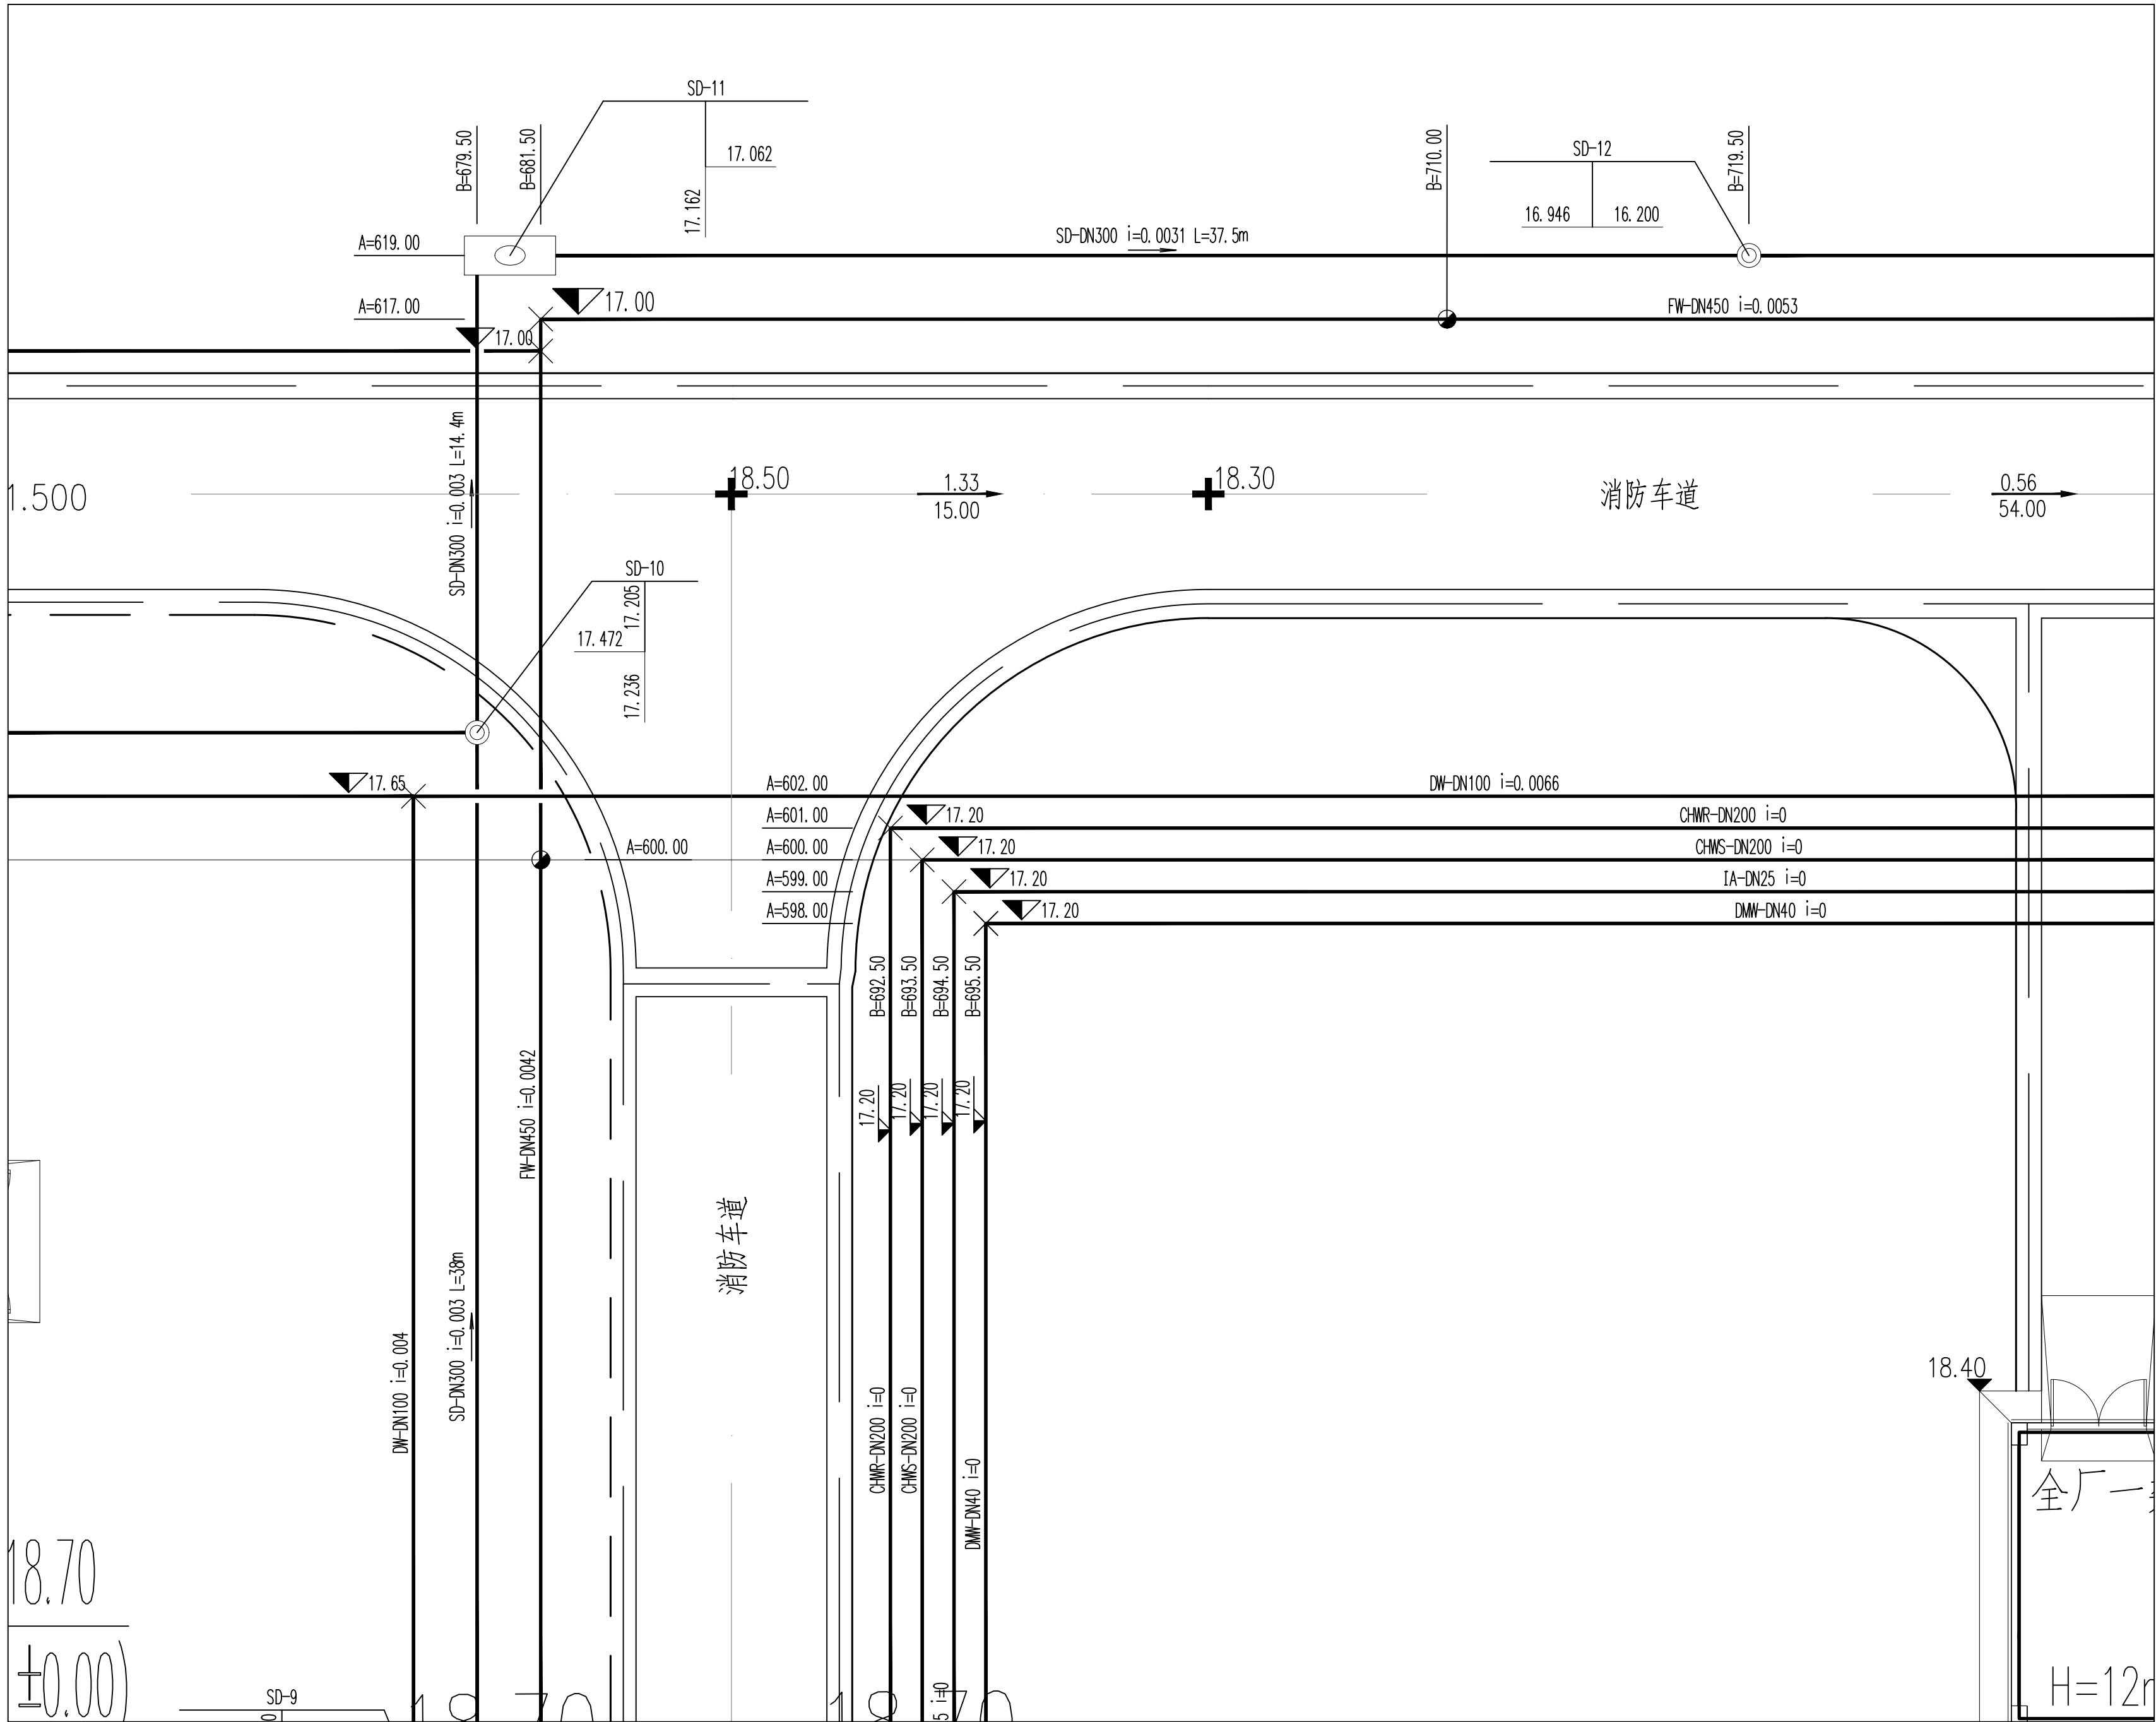


$\text{CH}_2\text{Cl}_2/\text{MeOH}$ 1/1	$\text{Ac}_2\text{O}/\text{Et}_3\text{N}$ 1/1	$\text{EtOAc}/\text{MeOH}$ 1/1	$\text{Ac}_2\text{O}/\text{Et}_3\text{N}$ 1/1	$\text{CH}_2\text{Cl}_2/\text{MeOH}$ 1/1	$\text{Ac}_2\text{O}/\text{Et}_3\text{N}$ 1/1	$\text{CH}_2\text{Cl}_2/\text{MeOH}$ 1/1	$\text{Ac}_2\text{O}/\text{Et}_3\text{N}$ 1/1



图例


—— FW ——	稳高压消防水管	-----	单体管线
—— DW ——	生活给水管		室外地上式消火栓
—— SD ——	生活污水管		消防炮
—— FRD ——	初期雨水管		阀门及阀门井
—— CWS ——	循环给水管		圆形检查井
—— CWR ——	循环回水管		矩形检查井/水封井
—— FS ——	泡沫混合液管		

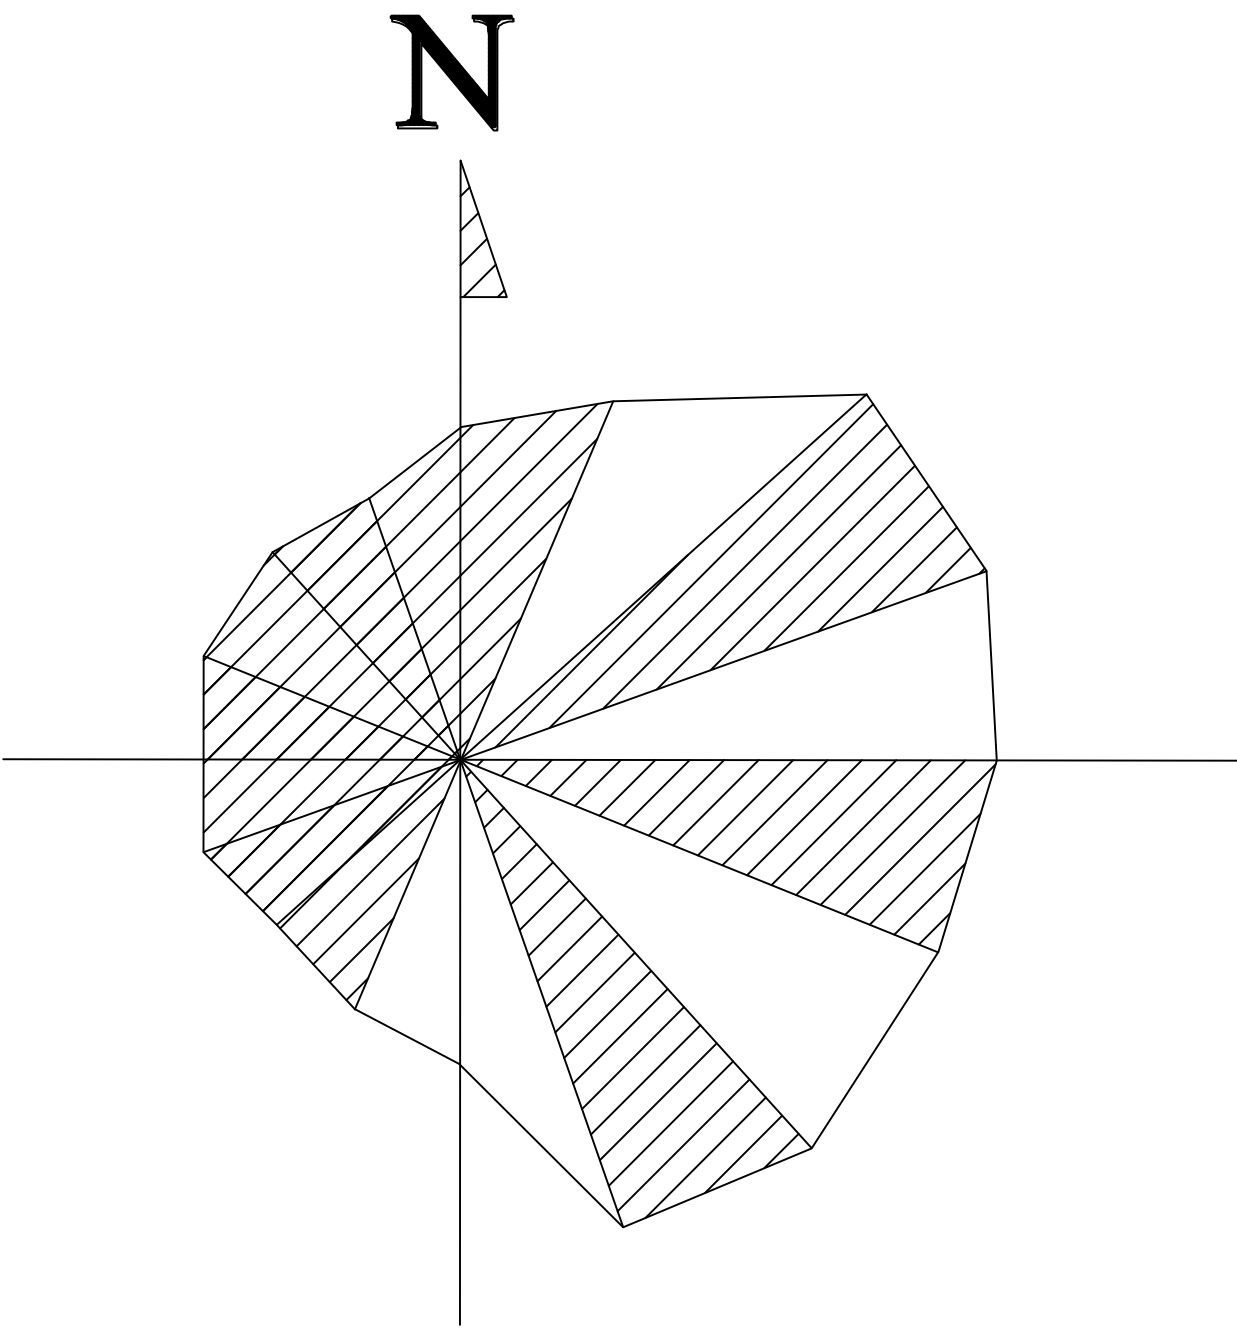

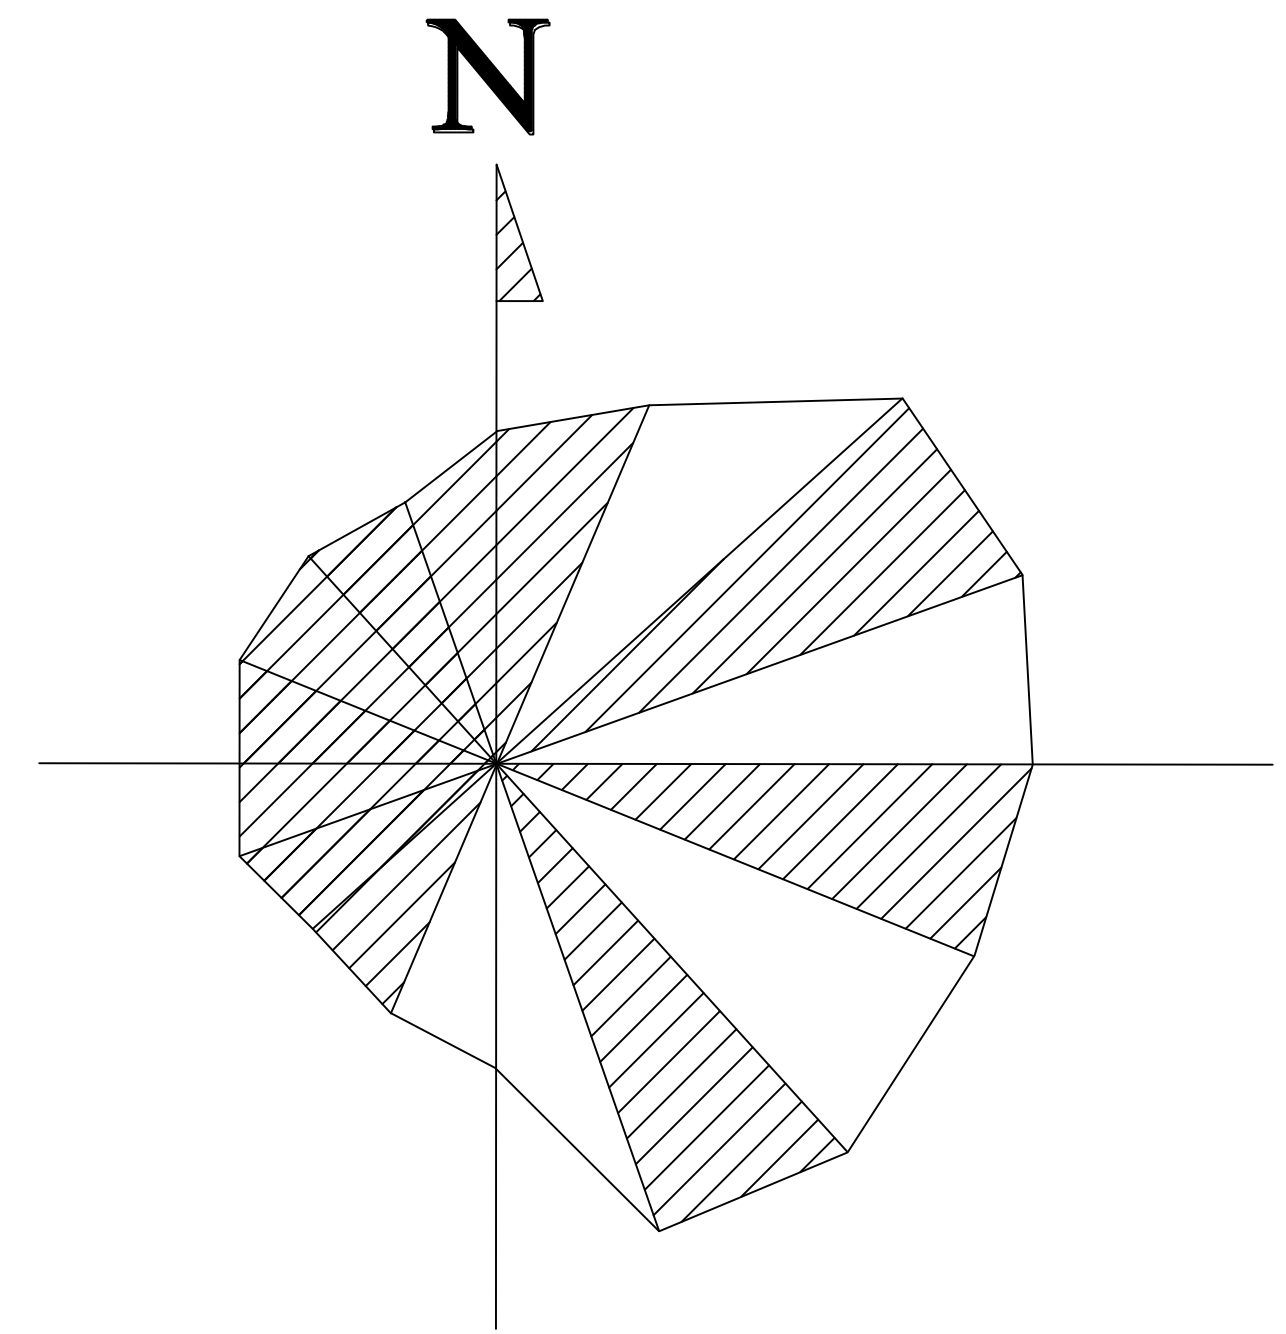
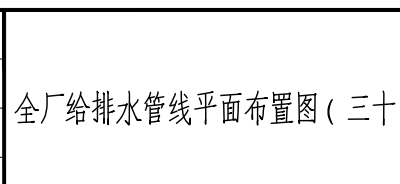
### 分区示意图

			1	2					
			3	4	5				
			6		7				
			8		9				
			10	11	12	13			
			14	15	16	17			
			18	19	20	21	22		
			23	24	25	26	27		
28	29	30	31	32	33	34	35	36	
37	38	39	40	41	42	43	44	45	


专业负责人		彭乃斌		项目负责人		李浩		业主编号		202301-008			
<div><div>东华工程科技股份有限公司</div><div>EAST CHINA ENGINEERING SCIENCE AND TECHNOLOGY CO., LTD.</div></div>						厂给排水管线平面布置图（二十九）		工程 PROJ.		醋酸乙烷及EVA一体化项目（一期工程）			
设计 DESIGN		装置 JOB		全厂系统									
校核 CHECKED		工序 SUR. JOB		全厂给排水（008）									
审核 APPROVED		阶段 PHASE		施工图									
审定/批准 AUTHORITY								202415-008-08OE-29					
		比例 SCALE		1:150		版次 ISSUE		G		修改 REV		Q	
										印制日期 DATE			
<div>本图仅收供本项目使用，未经东化工程科技股份有限许可不得再作他用。若有 THIS DRAWING SHALL BE USED FOR THIS PROJECT ONLY. TRANSFER TO ANY THIRD PARTY WITHOUT ECEC'S CONSENT IS NOT PERMITTED.</div>												第 1 张 / 共 1 张 SHEET NO. 1 OF 1	



			1	2					
			3	4	5				
			6			7			
			8				9		
			10	11	12	13			
			14	15	16	17			
			18	19	20	21	22		
			23	24	25	26	27		
28	29	30	31	32	33	34	35	36	
37	38	39	40	41	42	43	44	45	


专业负责人		卢乃华		项目负责人		李路		业主编号		202301-008	
<div><div>东华工程科技股份有限公司</div><div>EAST CHINA ENGINEERING SCIENCE AND TECHNOLOGY CO., LTD.</div></div>								工程 PROJ.		醋酸乙烷及EVA一体化项目（一期）工程	
<div></div>								装置 JOB		全厂系统	
								工序 SUR JOB		全厂给排水（008）	
								阶段 PHASE		施工图	
								20245-008-080E-30			
设计 DESIGN		<div>全厂排水管线平面布置图（三十）</div>		比例 SCALE		1:150		版次 ISSUE		G	
制图 DRAWING				修改 REV		0		日期 DATE			
审核 APPROVED											
审定/批准 AUTHORITY											
本图概仅供本项目使用，未经东华工程科技股份有限公司许可不得转给第三者 THIS DRAWING SHALL BE USED FOR THIS PROJECT ONLY. TRANSFERRED TO ANY THIRD PARTY WITHOUT EAST CHINA'S CONSENT IS NOT PERMITTED.								第 1 张 共 1 张 SHEET NO. 1 of 1			

			会签
			专业
			会签
			专业
			会签
			专业
			会签
			专业
			会签
			专业

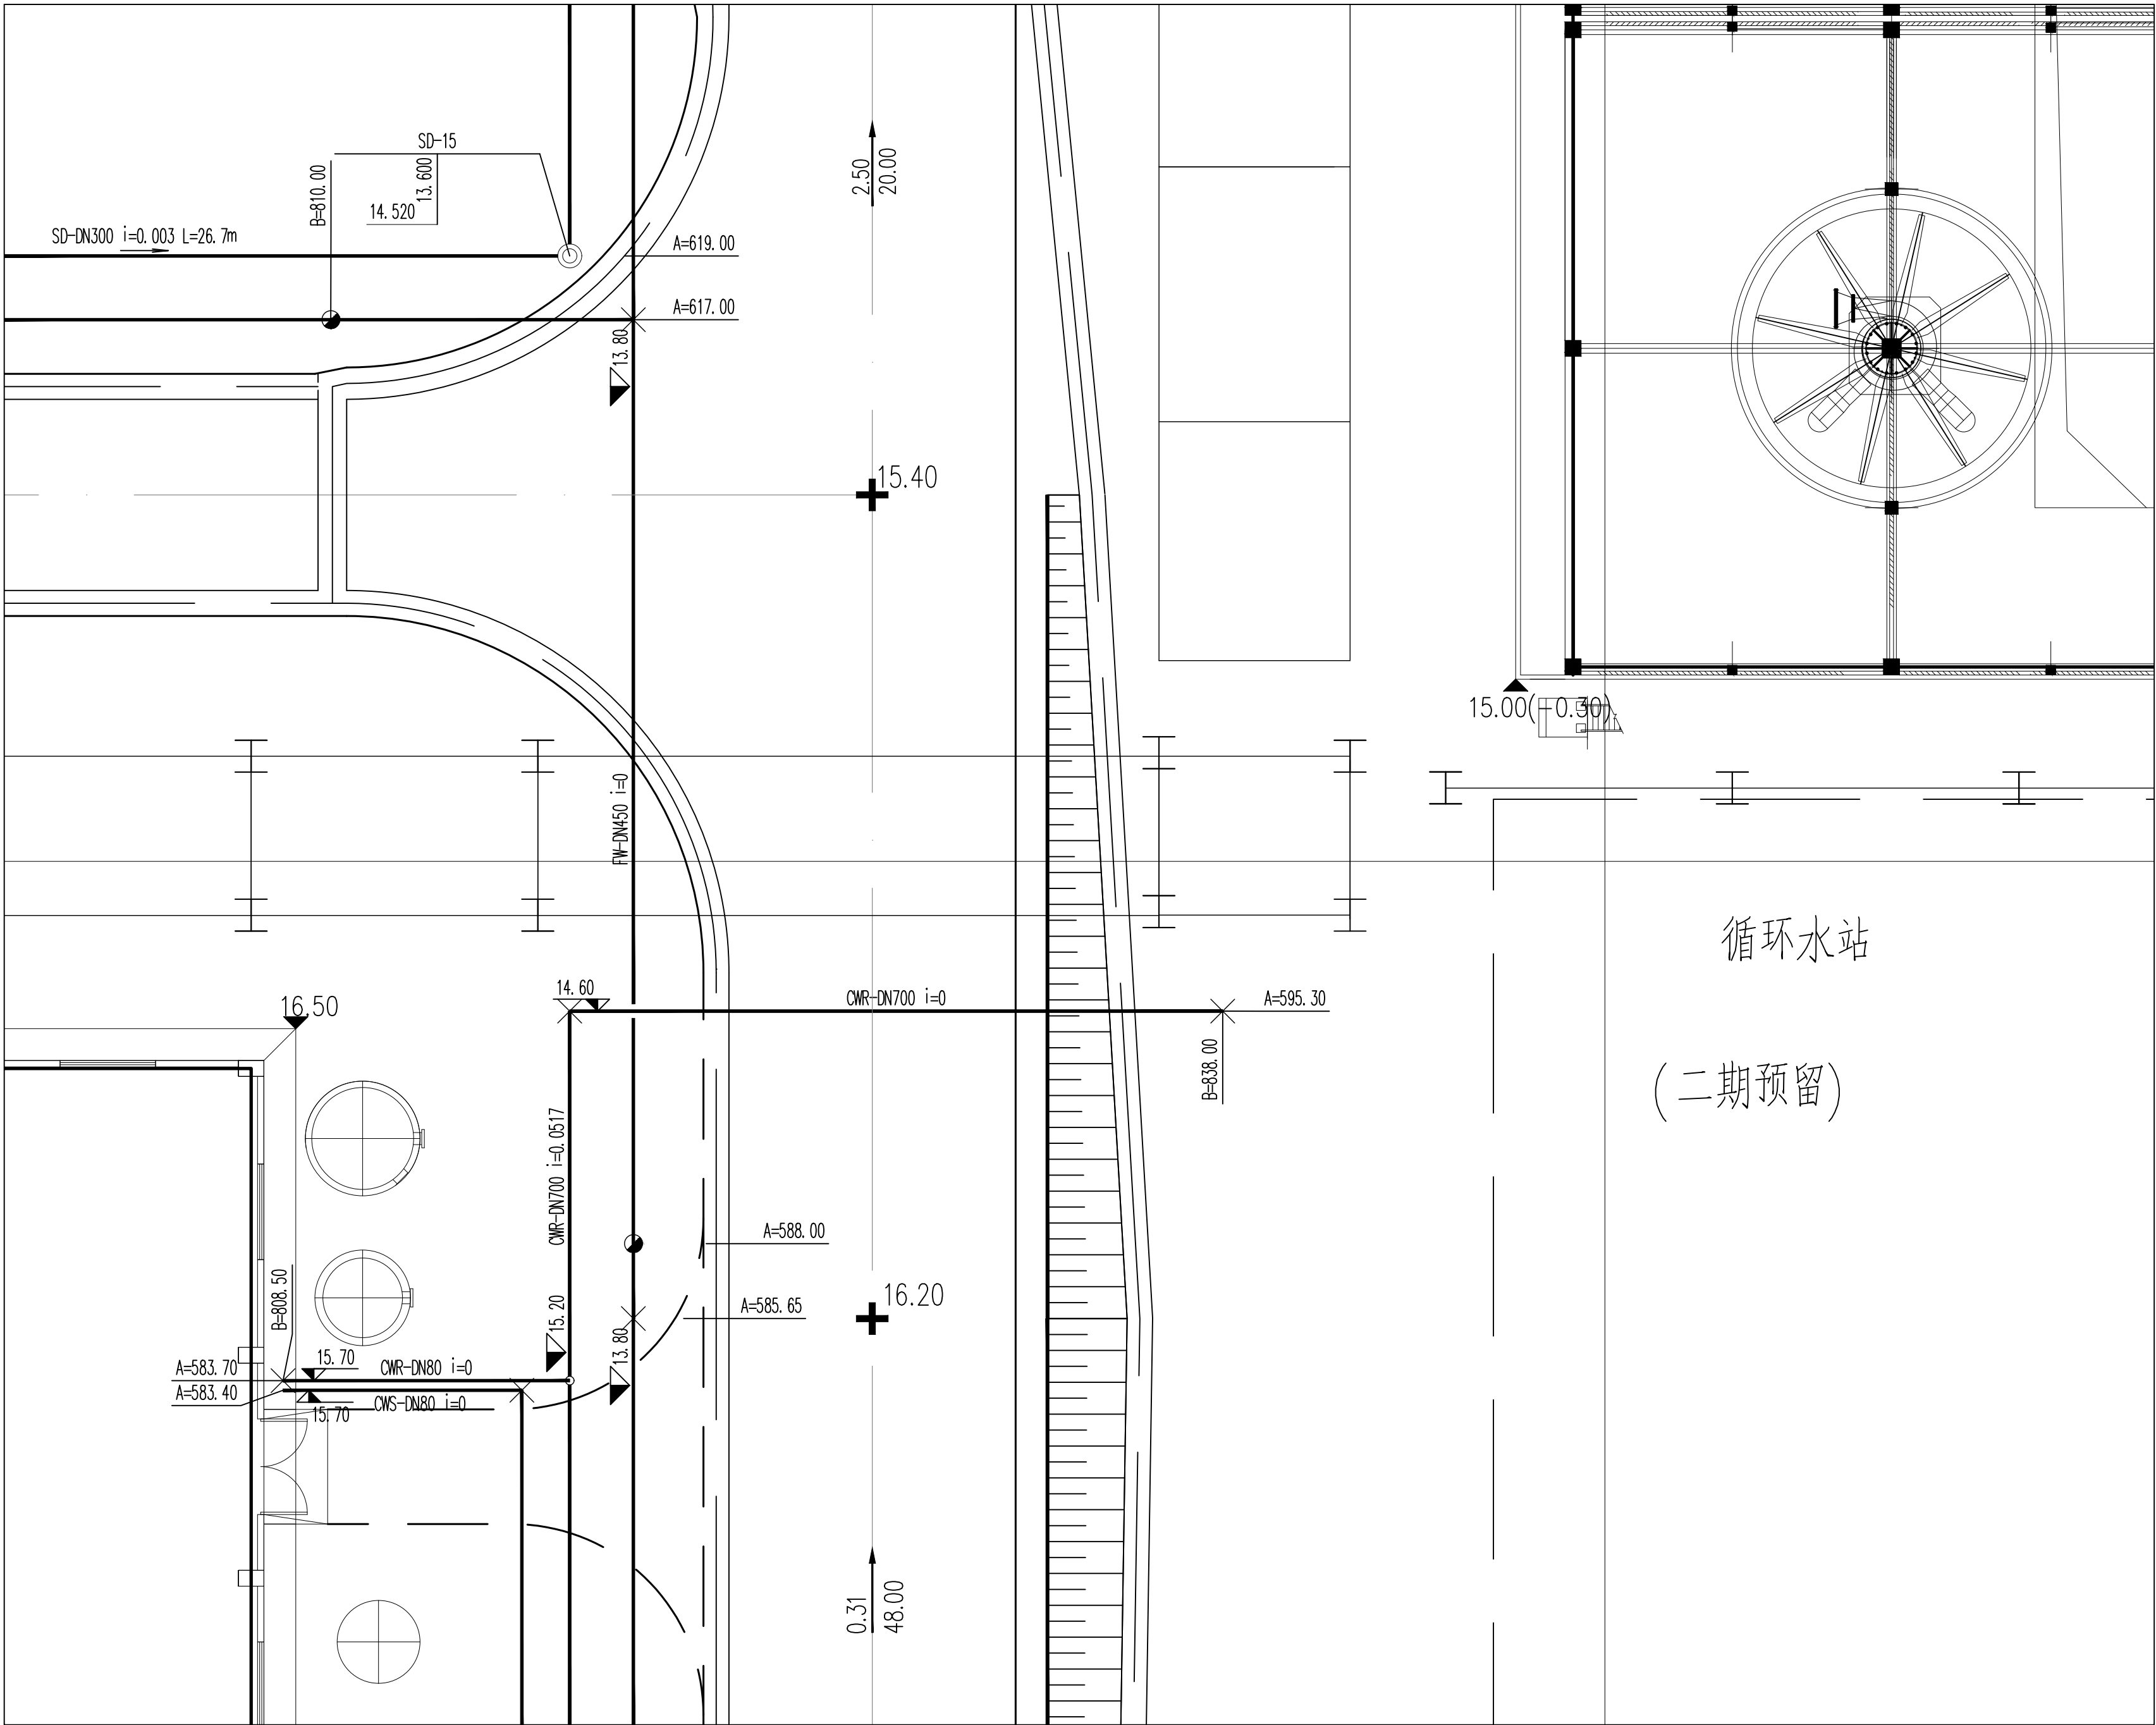

图例

FW	稳高压消防水管	-----	单体管线
DW	生活给水管	—●—	室外地上式消火栓
SD	生活污水管	—○—	消防炮
FRD	初期雨水管	—□—	阀门及阀门井
CWS	循环给水管	—○—	圆形检查井
CWR	循环回水管	—□—	矩形检查井/水封井
FS	泡沫混合液管		

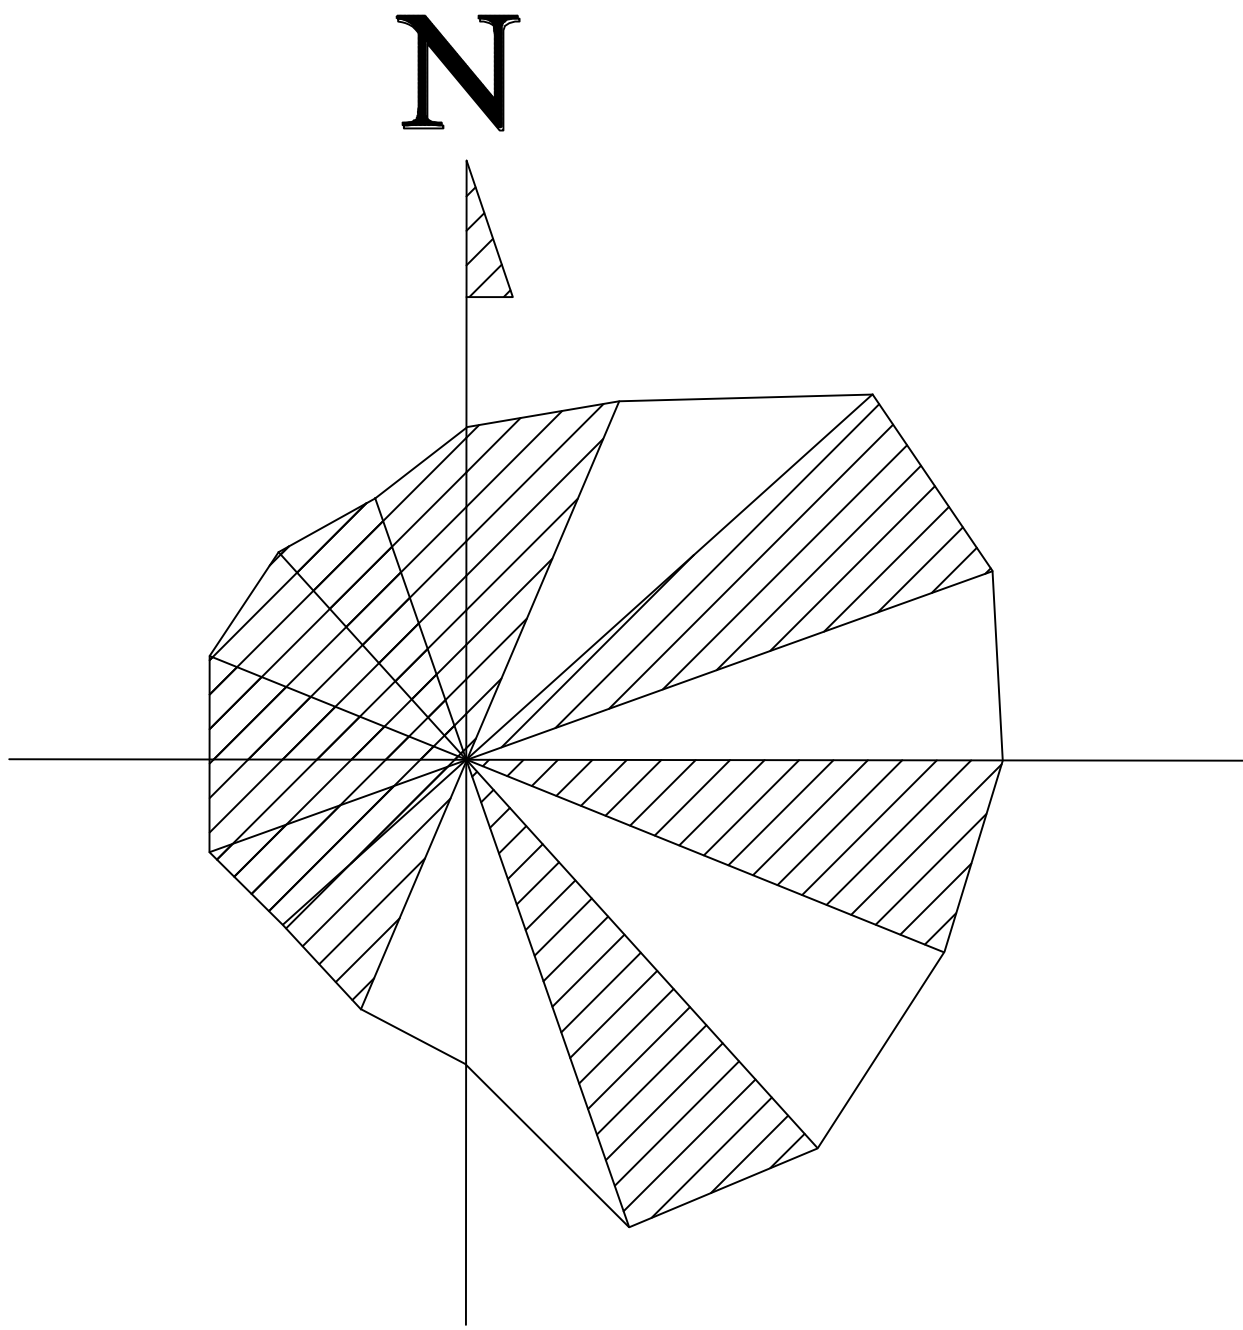


分区示意图

			1	2				
			3	4	5			
			6			7		
			8			9		
			10	11	12	13		
			14	15	16	17		
			18	19	20	21	22	
			23	24	25	26	27	
28	29	30	31	32	33	34	35	36
37	38	39	40	41	42	43	44	45


专业负责人 邵乃斌 项目负责人 李浩				业主编号	202301-008
东华工程科技股份有限公司 EAST CHINA ENGINEERING SCIENCE AND TECHNOLOGY CO., LTD.				工程 PROJ.	醋酸乙烯及EVA一体化项目 (一期工程)
				装置 JOB	全厂系统
				工序 SUB JOB	全厂给排水 (008)
				阶段 PHASE	施工图
				202415-008-080E-31	
设计 DESIGNED				比例 SCALE	1:150
制图 DRAWN				版次 ISSUE	G
审核 CHECKED				修改 REV	0
审批 APPROVED				归档日期 DATE	
审定/批准 AUTHORIZED				本图仅供本项目使用, 未经东华工程科技股份有限公司许可不得转给第三者 THIS DRAWING SHALL BE USED FOR THIS PROJECT ONLY, TRANSFER TO ANY THIRD PARTY WITHOUT ECEC'S CONSENT IS NOT PERMITTED.	
				第 1 张 共 1 张 SHEET NO. 1 OF 1	

			合 格 COMPLETED
			中 止 STOPPED
			合 格 COMPLETED
			中 止 STOPPED
			合 格 COMPLETED
			中 止 STOPPED
			合 格 COMPLETED
			中 止 STOPPED
			合 格 COMPLETED
			中 止 STOPPED

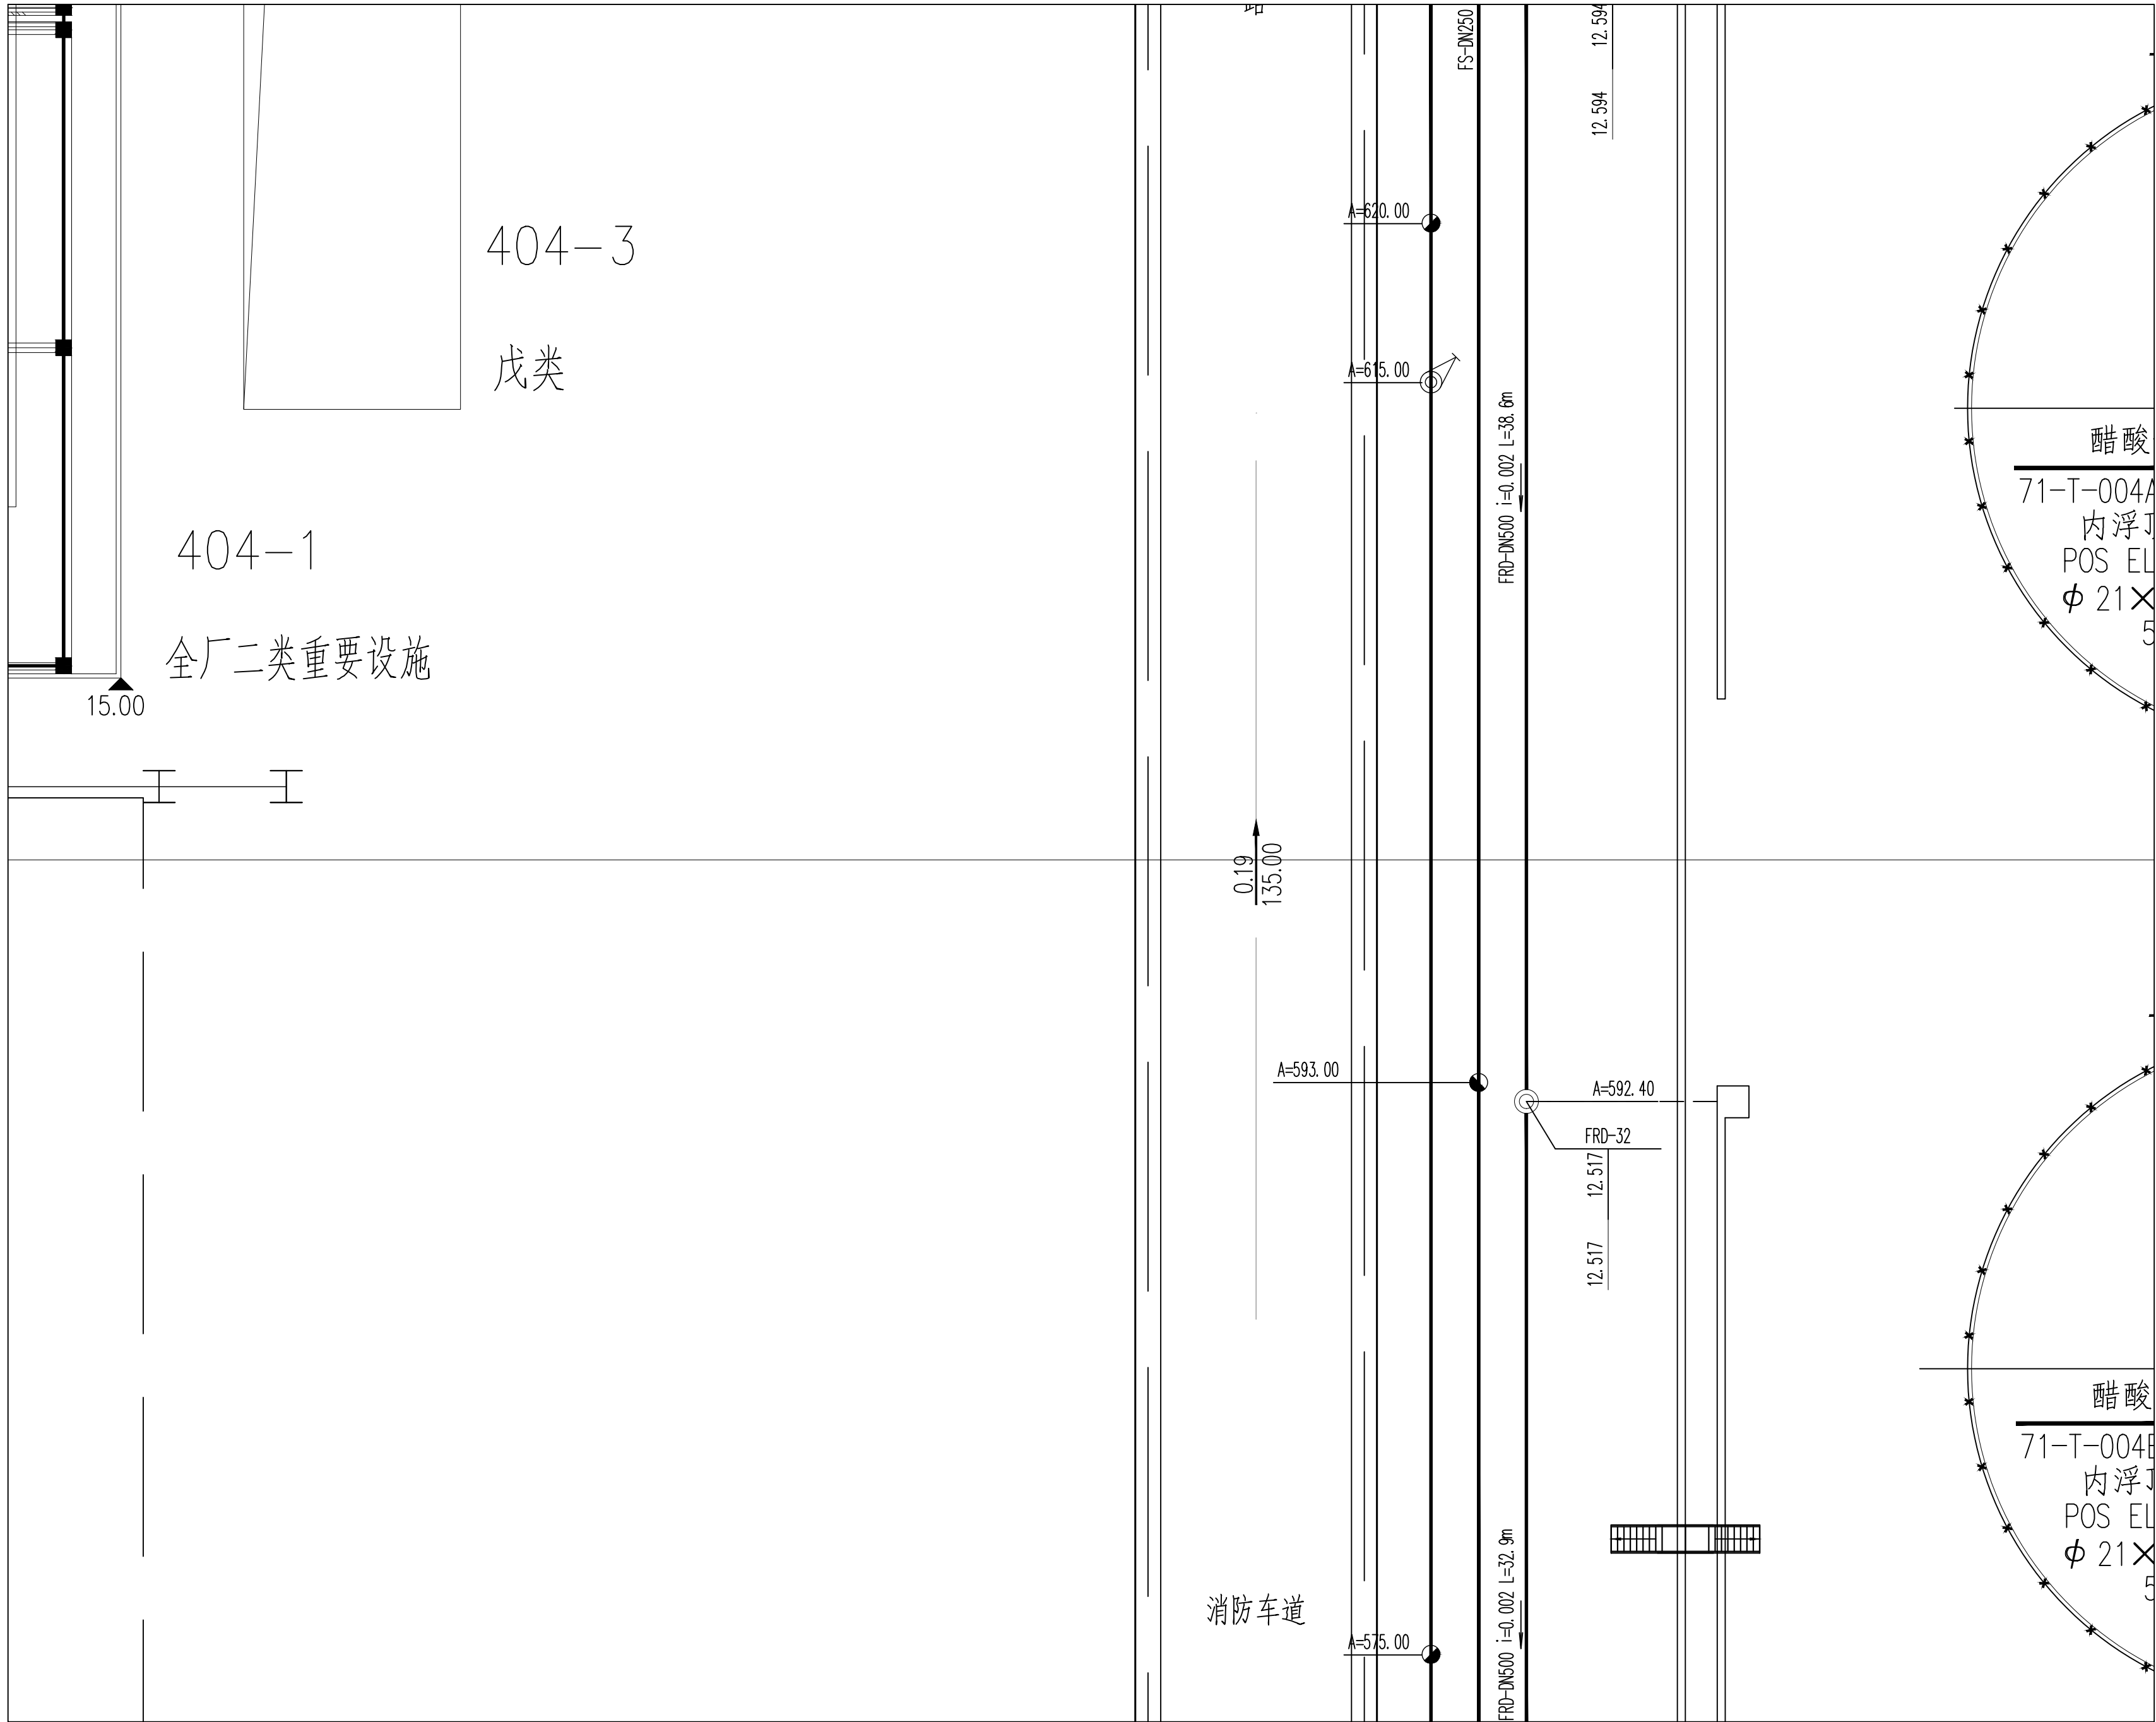

图例


FW	稳高压消防水管	-----	单体管线
DW	生活给水管	—●—	室外地上式消火栓
SD	生活污水管	—○—	消防炮
FRD	初期雨水管	—□—	阀门及阀门井
CWS	循环给水管	—○—	圆形检查井
CWR	循环回水管	—□—	矩形检查井/水封井
FS	泡沫混合液管		

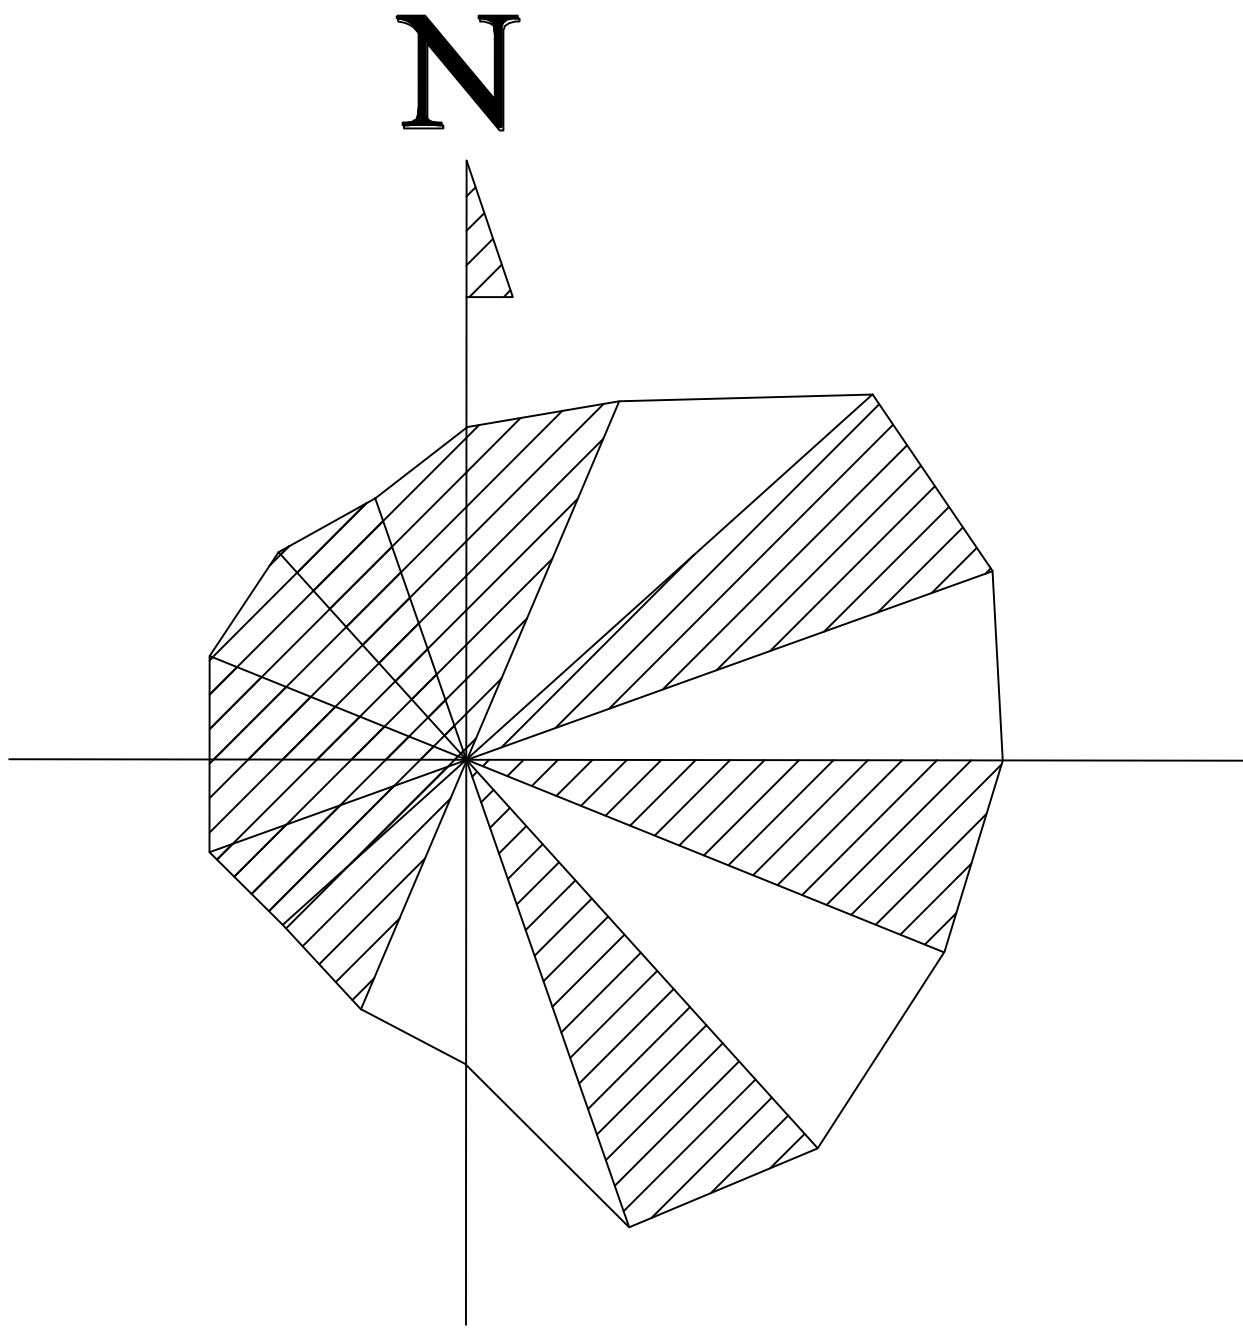

分区示意图

			1	2					
			3	4	5				
			6			7			
			8				9		
			10	11	12	13			
			14	15	16	17			
			18	19	20	21	22		
			23	24	25	26	27		
28	29	30	31	32	33	34	35	36	
37	38	39	40	41	42	43	44	45	

专业负责人		项目负责人		业主编号		202301-008				
<div> 东华工程科技股份有限公司 EAST CHINA ENGINEERING SCIENCE AND TECHNOLOGY CO., LTD.</div>				工程 PROJ.		醋酸乙烷及EVA-一体化项目（一期工程）				
<div>全厂给排水管线平面布置图（三十二）</div>				装置 JOB		全厂系统				
				工序 SUB JOB		全厂给排水（008）				
				阶段 PHASE		施工图				
				202415-008-E-32						
设计 DESIGNED			比例 SCALE	1:150	版次 ISSUE	G	修改 REV	0	归档日期 DATE	
制图 DRAWN										
审核 CHECKED										
审批 APPROVED										
审定/批准 AUTHORISED										
<div>本图仅供供本项目使用, 未经东华工程科技股份有限公司许可不得转给第三者 THIS DRAWING SHALL BE USED FOR THIS PROJECT ONLY, TRANSFER TO ANY THIRD PARTY WITHOUT ECEC'S CONSENT IS NOT PERMITTED.</div>										
										第 1 页 共 1 页 SHEET NO. 1 OF 1

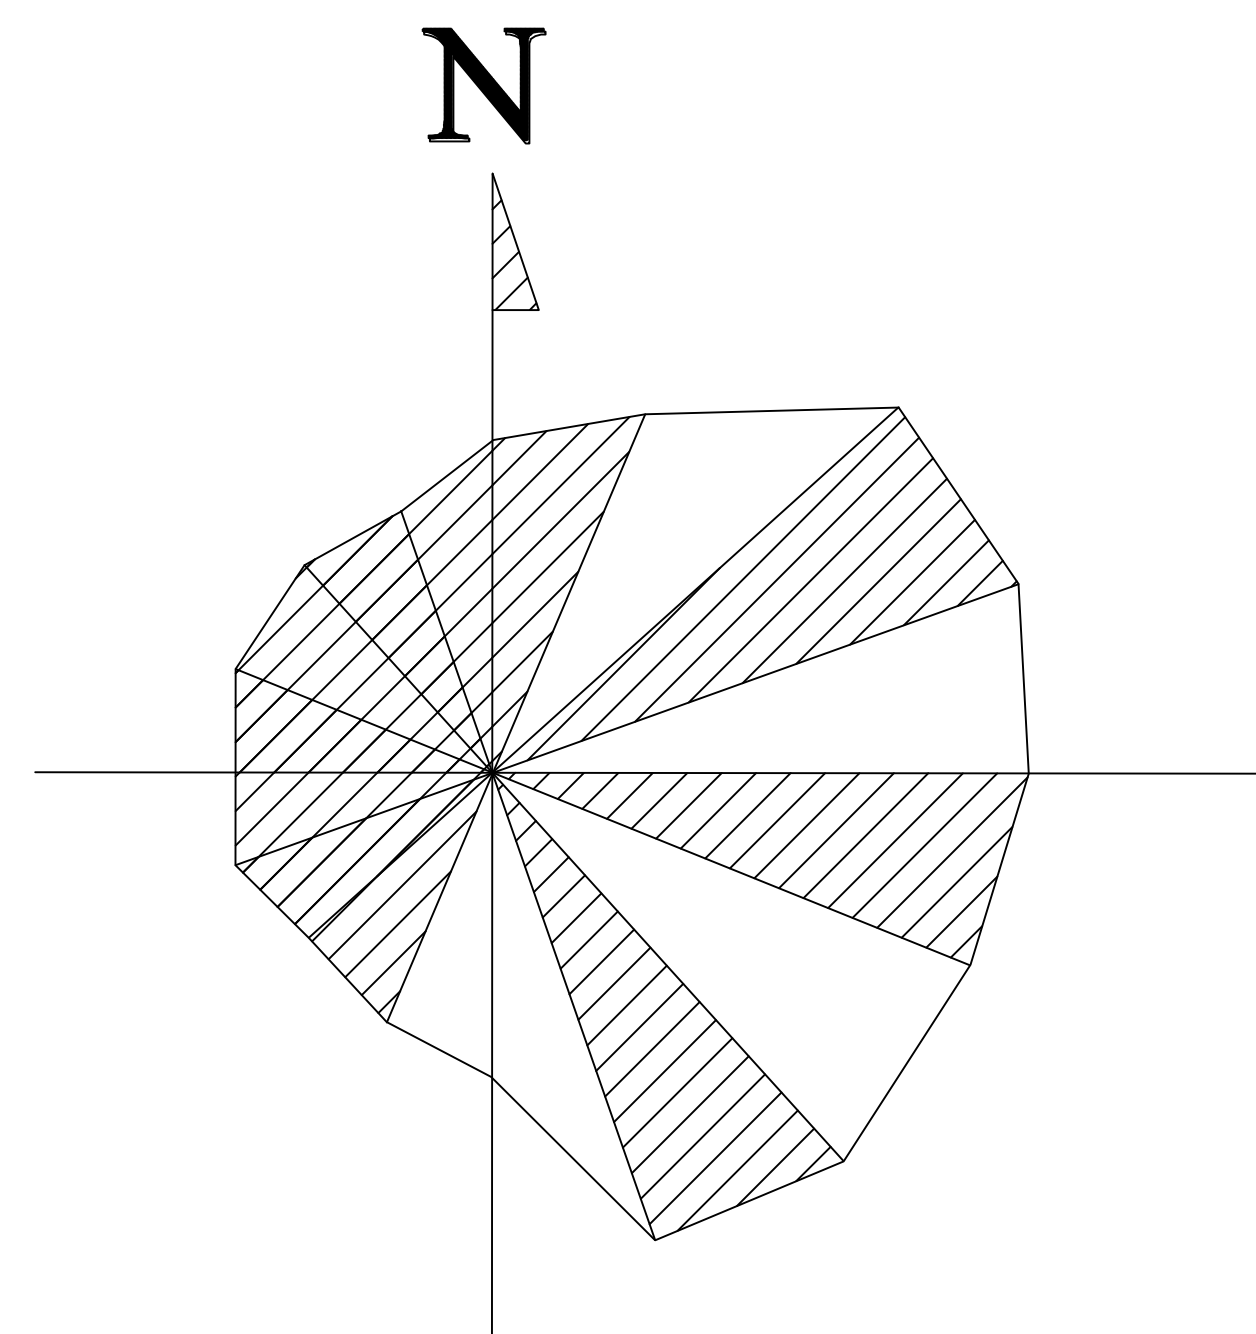






1	2			
3	4	5		
6			7	
8			9	
10	11	12	13	
14	15	16	17	
18	19	20	21	22
23	24	25	26	27

专业负责人		项目负责人		业主编号		202301-008	
		东华工程科技股份有限公司 EAST CHINA ENGINEERING SCIENCE AND TECHNOLOGY CO., LTD.		工程 PROJ.		醋酸乙烷及 EVA—体化项目（一期工程）	
设计 (DESIGN)		全厂给排水管线平面布置图（十三）		装置 JOB		全厂系统	
制图 (DRAW)				工序 SUD JOB		全厂给排水（008）	
校核 (CHECK)				阶段 PHASE		施工图	
审核 (APPROVE)				202415-008-080E-33			
审批/批准 AUTHORISED							
		比例 SCALE		版次 ISSUE		修改次数	
		1:150		G		材料日期 DATE	


本图仅供本项目使用，未经东华工程科技股份有限公司许可不得转给第三者  
THIS DRAWING SHALL BE USED FOR THIS PROJECT ONLY. TRANSFER TO ANY THIRD PARTY WITHOUT EAST'S CONSENT IS NOT PERMITTED.

第 1 张 共 1 张  
SHEET NO. 1 OF 1

—— FW ——	稳高压消防水管	-----	单体管线
—— DW ——	生活给水管		室外地上式消火栓
—— SD ——	生活污水管		消防炮
—— FRD ——	初期雨水管		阀门及阀门井
—— CWS ——	循环给水管		圆形检查井
—— CWR ——	循环回水管		矩形检查井/水封井
—— FS ——	泡沫混合液管		



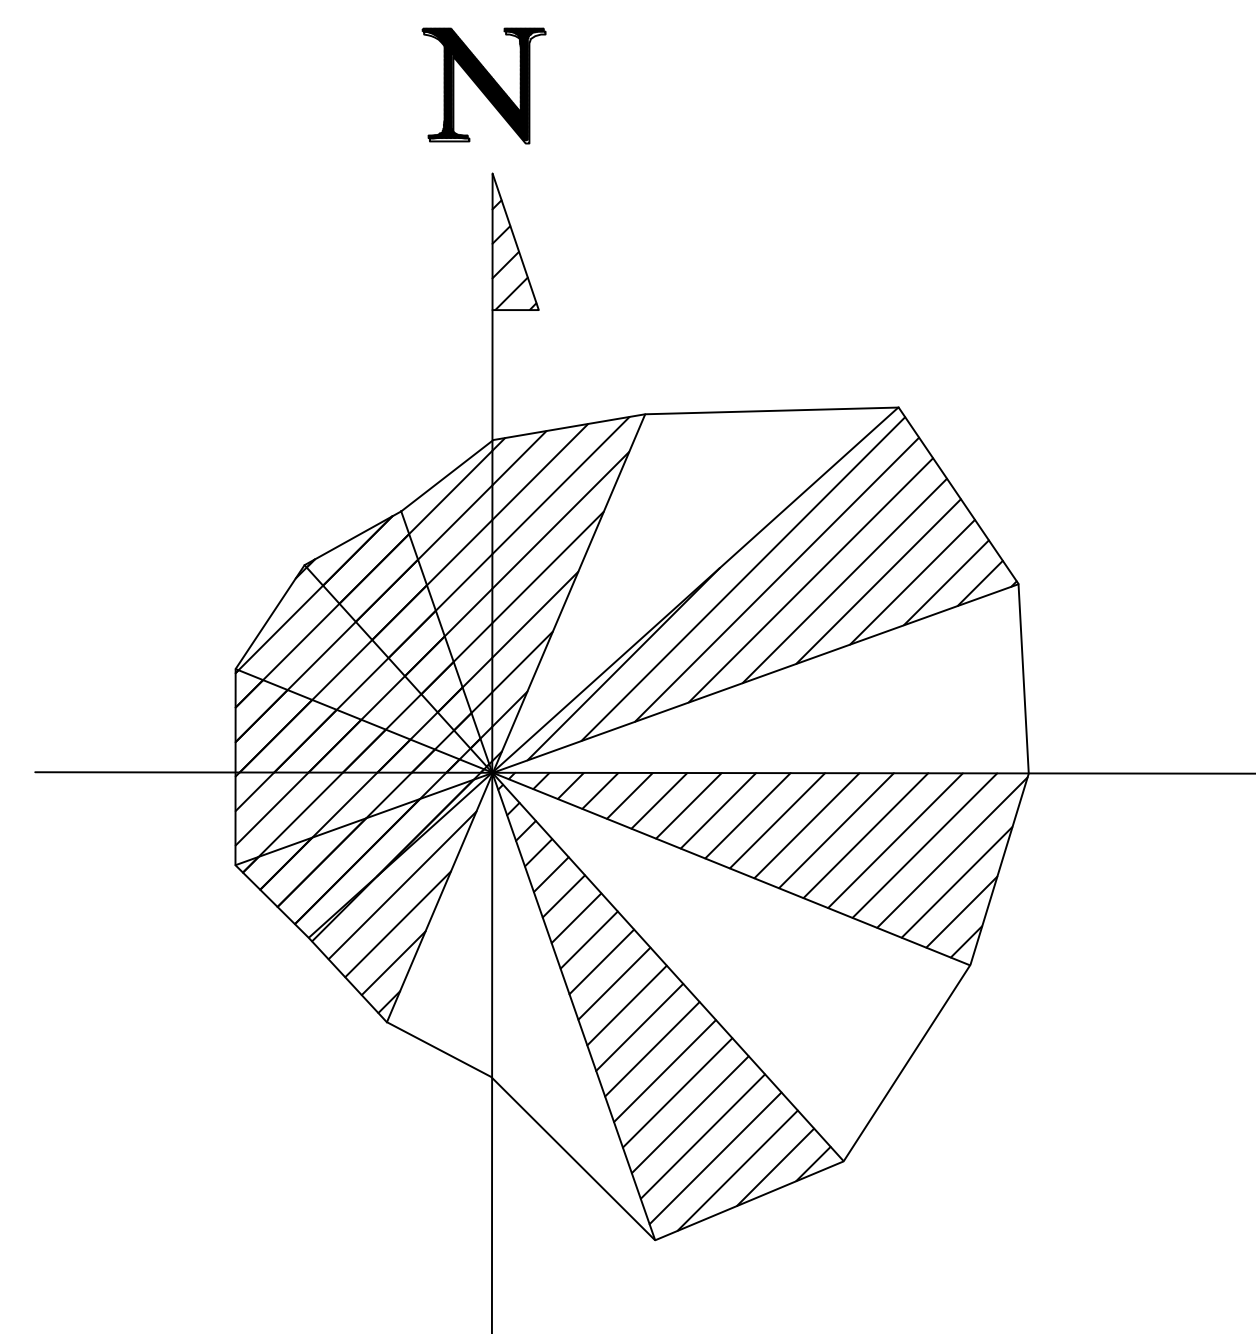


图例


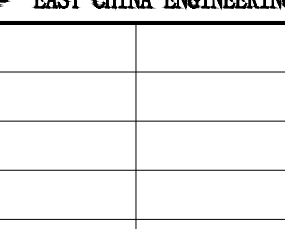
专业负责人		彭乃斌		项目负责人		李浩		业主编号		202301-008							
<div><div>东华工程科技股份有限公司</div><div>EAST CHINA ENGINEERING SCIENCE AND TECHNOLOGY CO., LTD.</div></div>						工程 PROJ.		醋酸乙烷及EVA一体化项目（一期工程）									
<div>设计 DESIGN</div> <div>校核 CHECKED</div> <div>审核 APPROVED</div> <div>审定/批准 AUTHORITARY</div>		<div>厂给排水管线平面布置图（三十四）</div>				装置 JOB		全厂系统									
						工序 SUB JOB		全厂给排水（008）									
						阶段 PHASE		施工图									
								202415-008-08OE-34									
		比例 SCALE		1:150		版次 ISSUE		G		修改 REV		Q		审核日期 DATE			
本图仅供供本项目使用，未经东化工程科技股份有限许可不得再作他用。此图一经印出，概不退还。 THIS DRAWING SHALL BE USED FOR THIS PROJECT ONLY. TRANSFER TO ANY THIRD PARTY WITHOUT ECEC'S CONSENT IS NOT PERMITTED.														第 1 张 / 共 1 张 SHEET NO. 1 OF 1			




1	2			
3	4	5		
6		7		
8		9		
10	11	12	13	
14	15	16	17	
18	19	20	21	22
23	24	25	26	27
31	32	33	34	35
40	41	42	43	44

28	29	30	31	32	33	34	35	36
37	38	39	40	41	42	43	44	45

—— FW ——	稳高压消防水管	-----	单体管线
—— DW ——	生活给水管		室外地上式消火栓
—— SD ——	生活污水管		消防炮
—— FRD ——	初期雨水管		阀门及阀门井
—— CWS ——	循环给水管		圆形检查井
—— CWR ——	循环回水管		矩形检查井/水封井
—— FS ——	泡沫混合液管		


专业负责人		卢乃兴		项目负责人		李强		业主编号		202301-008													
<div><div><div><div>东华工程</div><div>EAST CHINA ENGINEERING SCIENCE AND TECHNOLOGY CO., LTD.</div></div></div><div>东华工程科技股份有限公司</div></div>								工程 PROJ.		醋酸乙烯及VVA一体化项目（一期工程）													
<div><div></div><div>全厂给排水管线平面布置图（三十五）</div></div>								装置 JOB		全厂系统													
								工序 SUB JOB		全厂给排水（008）													
								阶段 PHASE		施工图													
								202415-008-080E-35															
设计 (DESIGN)		制图 (DRAWN)		审核 (CHECKED)		审批 (APPROVED)		比例 SCALE		1:150		版次 ISSUE		G		修改 REV.		0		日期 DATE			
审定/批准 (APPROVED)																						第 1 张 共 1 张 SHEET 1 of 1	
<div>本图纸仅供本项目使用，未经东华工程科技股份有限公司许可不得转给第三者。 THIS DRAWING SHALL BE USED FOR THIS PROJECT ONLY. TRANSFER TO ANY THIRD PARTY WITHOUT GETTING CONSENT IS NOT PERMITTED.</div>																							

		审核	审核	审核	审核	审核	审核	审核	审核
		审核	审核	审核	审核	审核	审核	审核	审核
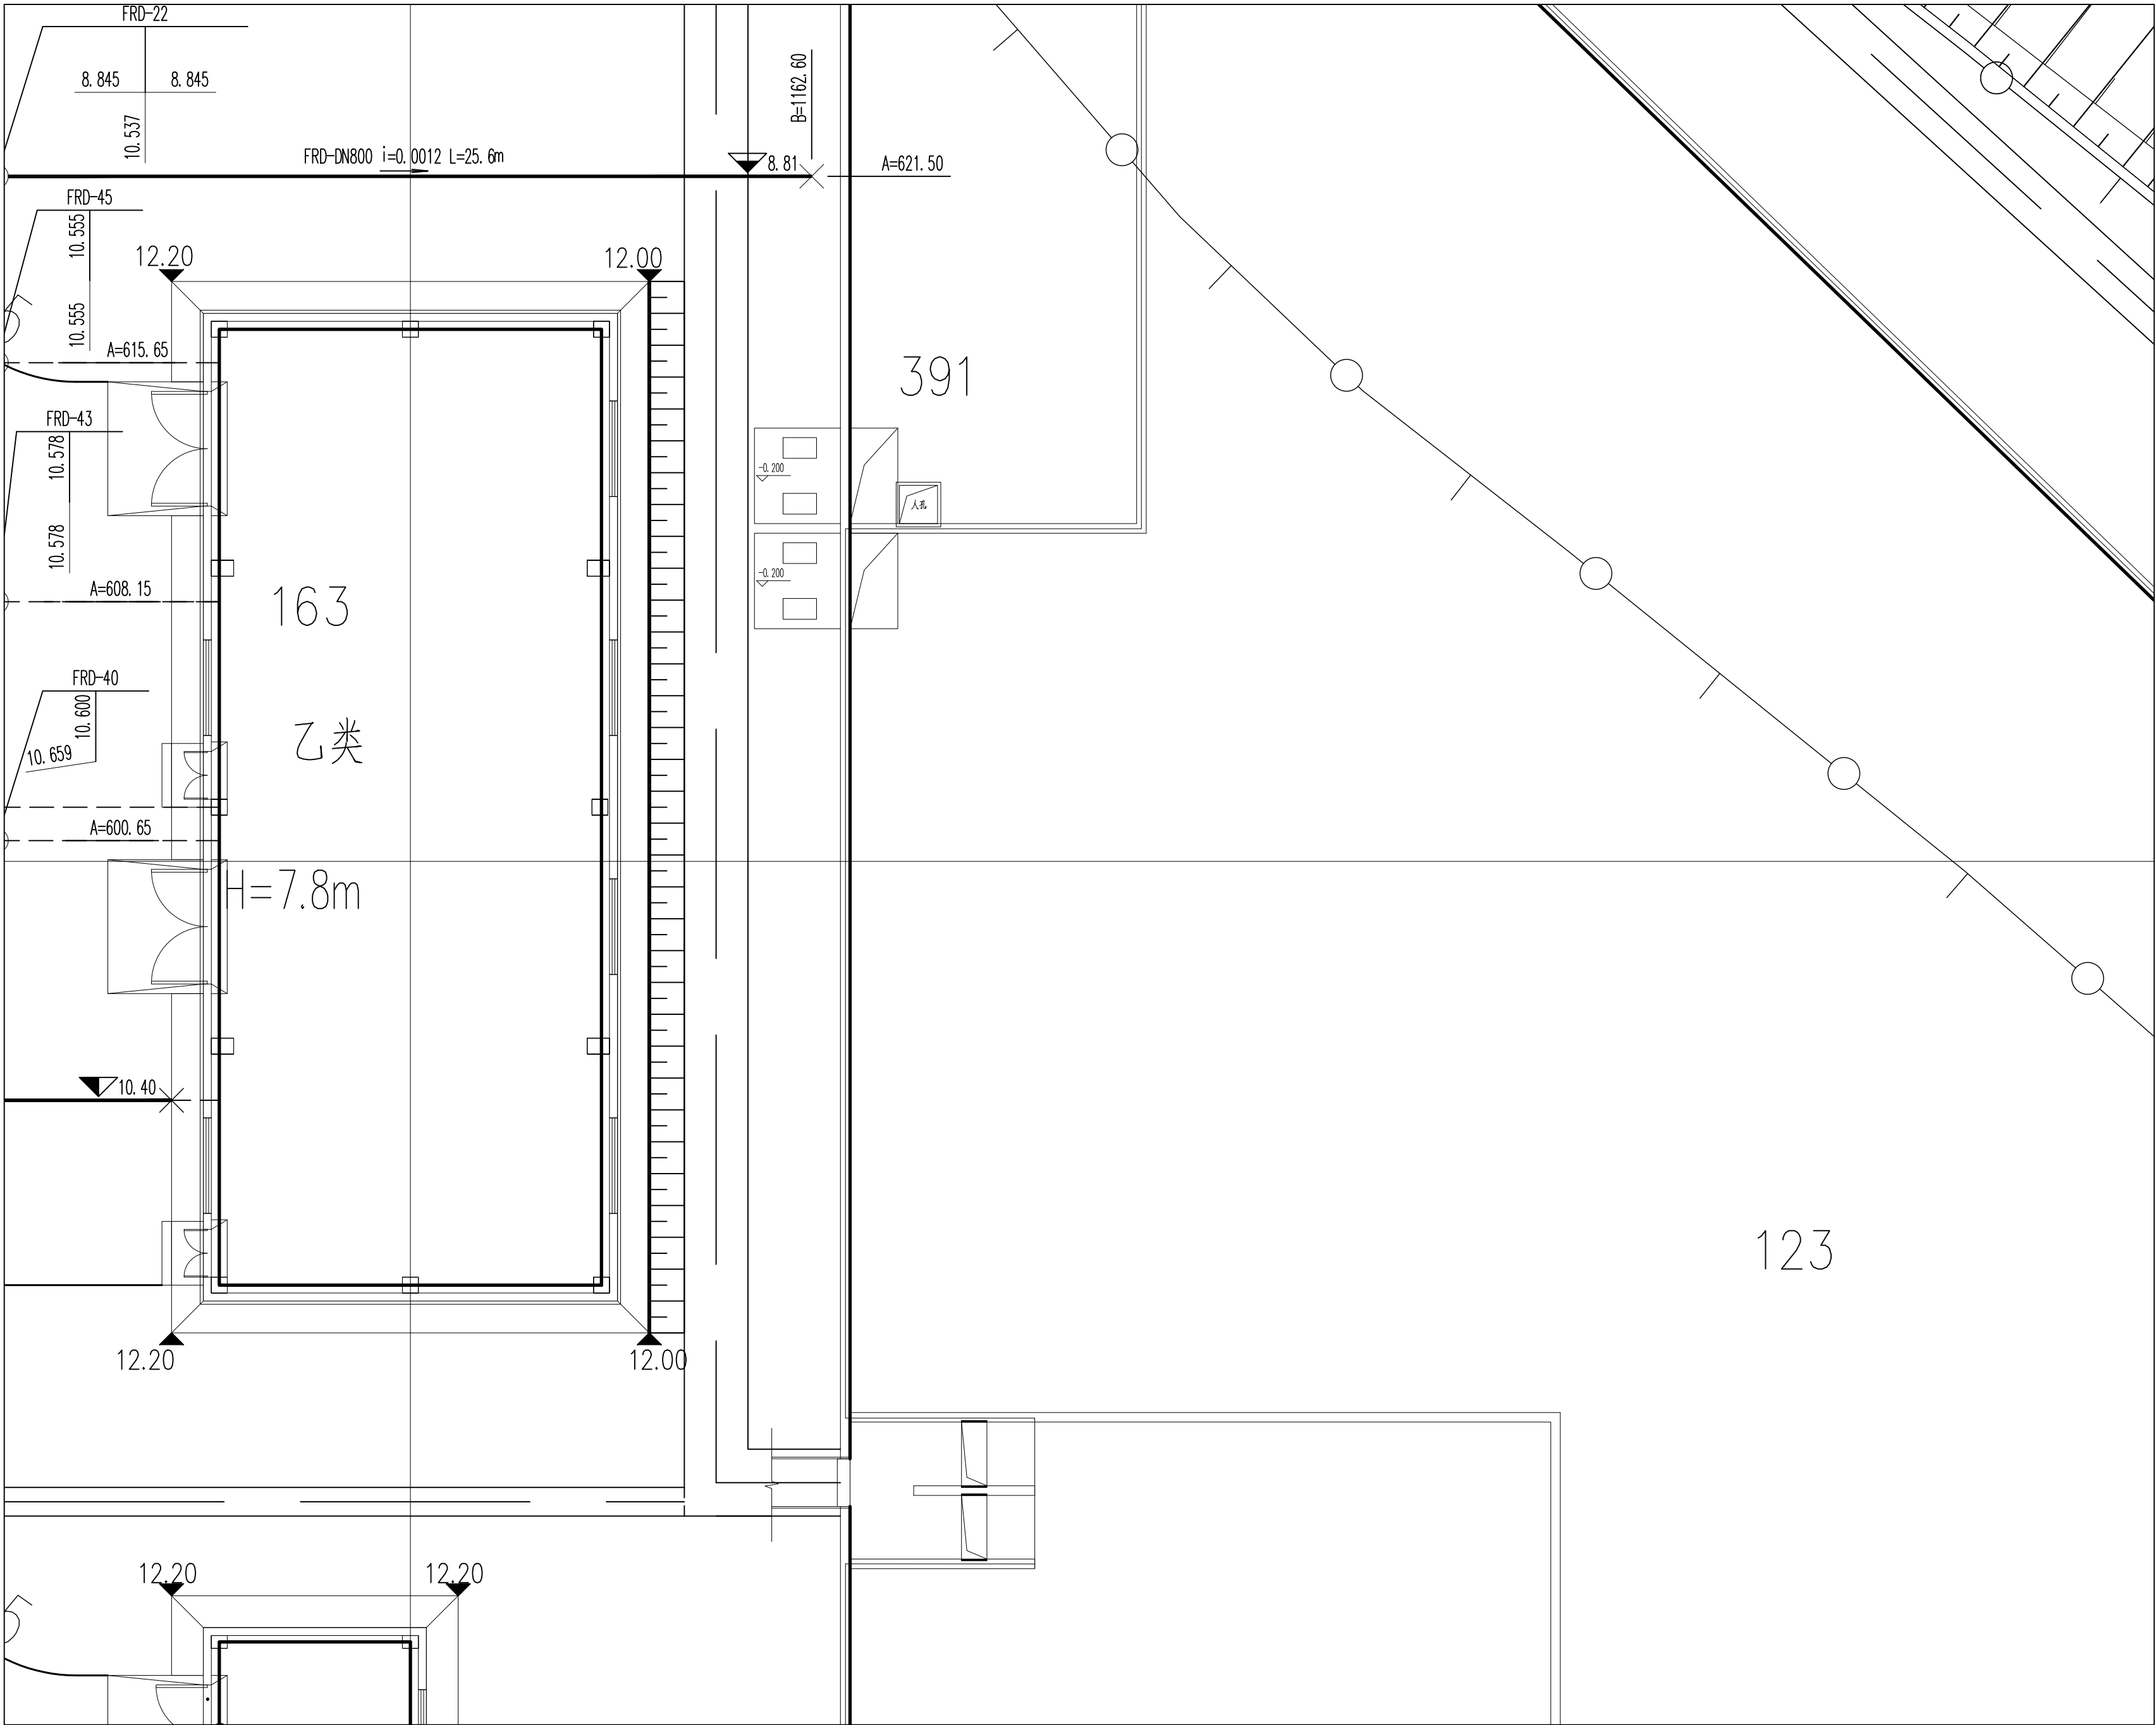

图例

FW	稳高压消防水管	——	单体管线
DW	生活给水管	——●——	室外地上式消火栓
SD	生活污水管	——○——	消防炮
FRD	初期雨水管	——□——	阀门及阀门井
CWS	循环给水管	——○——	圆形检查井
CWR	循环回水管	——□——	矩形检查井/水封井
FS	泡沫混合液管		

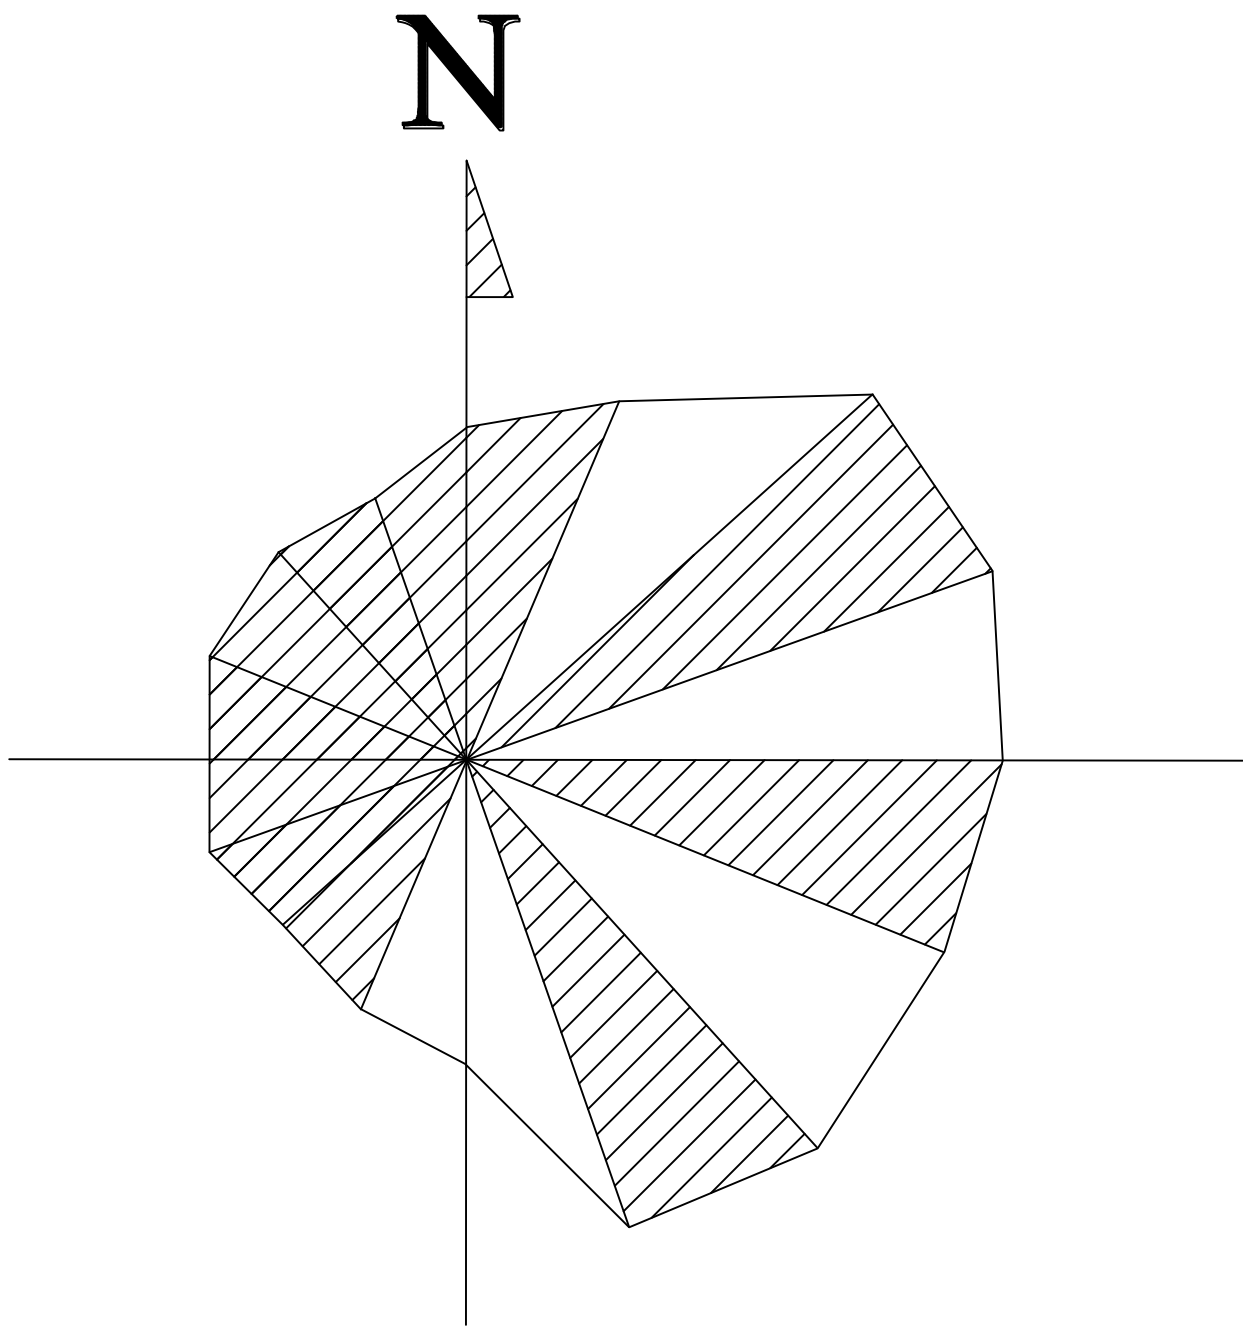


分区示意图

1	2							
3	4	5						
6		7						
8		9						
10	11	12	13					
14	15	16	17					
18	19	20	21	22				
23	24	25	26	27				
28	29	30	31	32	33	34	35	36
37	38	39	40	41	42	43	44	45






专业负责人		邵乃斌		项目负责人		邵乃斌		业主编号		202301-008			
<div><div><div><div>设计</div><div>校核</div><div>审核</div><div>审批</div><div>审定/批准</div><div>AUTHORIZED</div></div></div><div>东华工程科技股份有限公司 EAST CHINA ENGINEERING SCIENCE AND TECHNOLOGY CO., LTD.</div></div>						工程 PROJ.		醇酸乙烷及EVA一体化项目（一期工程）					
全厂给排水管线平面布置图（三十六）						装置 JOB		全厂系统					
						工序 SUB JOB		全厂给排水（008）					
						阶段 PHASE		施工图					
						202415-008-080E-36							
						比例 SCALE	1:150	版次 ISSUE	G	修改 REV	0	归档日期 DATE	
本图仅供供本项目使用,未经东华工程科技股份有限公司许可不得转给第三者													
THIS DRAWING SHALL BE USED FOR THIS PROJECT ONLY, TRANSFER TO ANY THIRD PARTY WITHOUT ECCO'S CONSENT IS NOT PERMITTED.													
												第 1 页 共 1 页	
												SHEET NO. 1 OF 1	

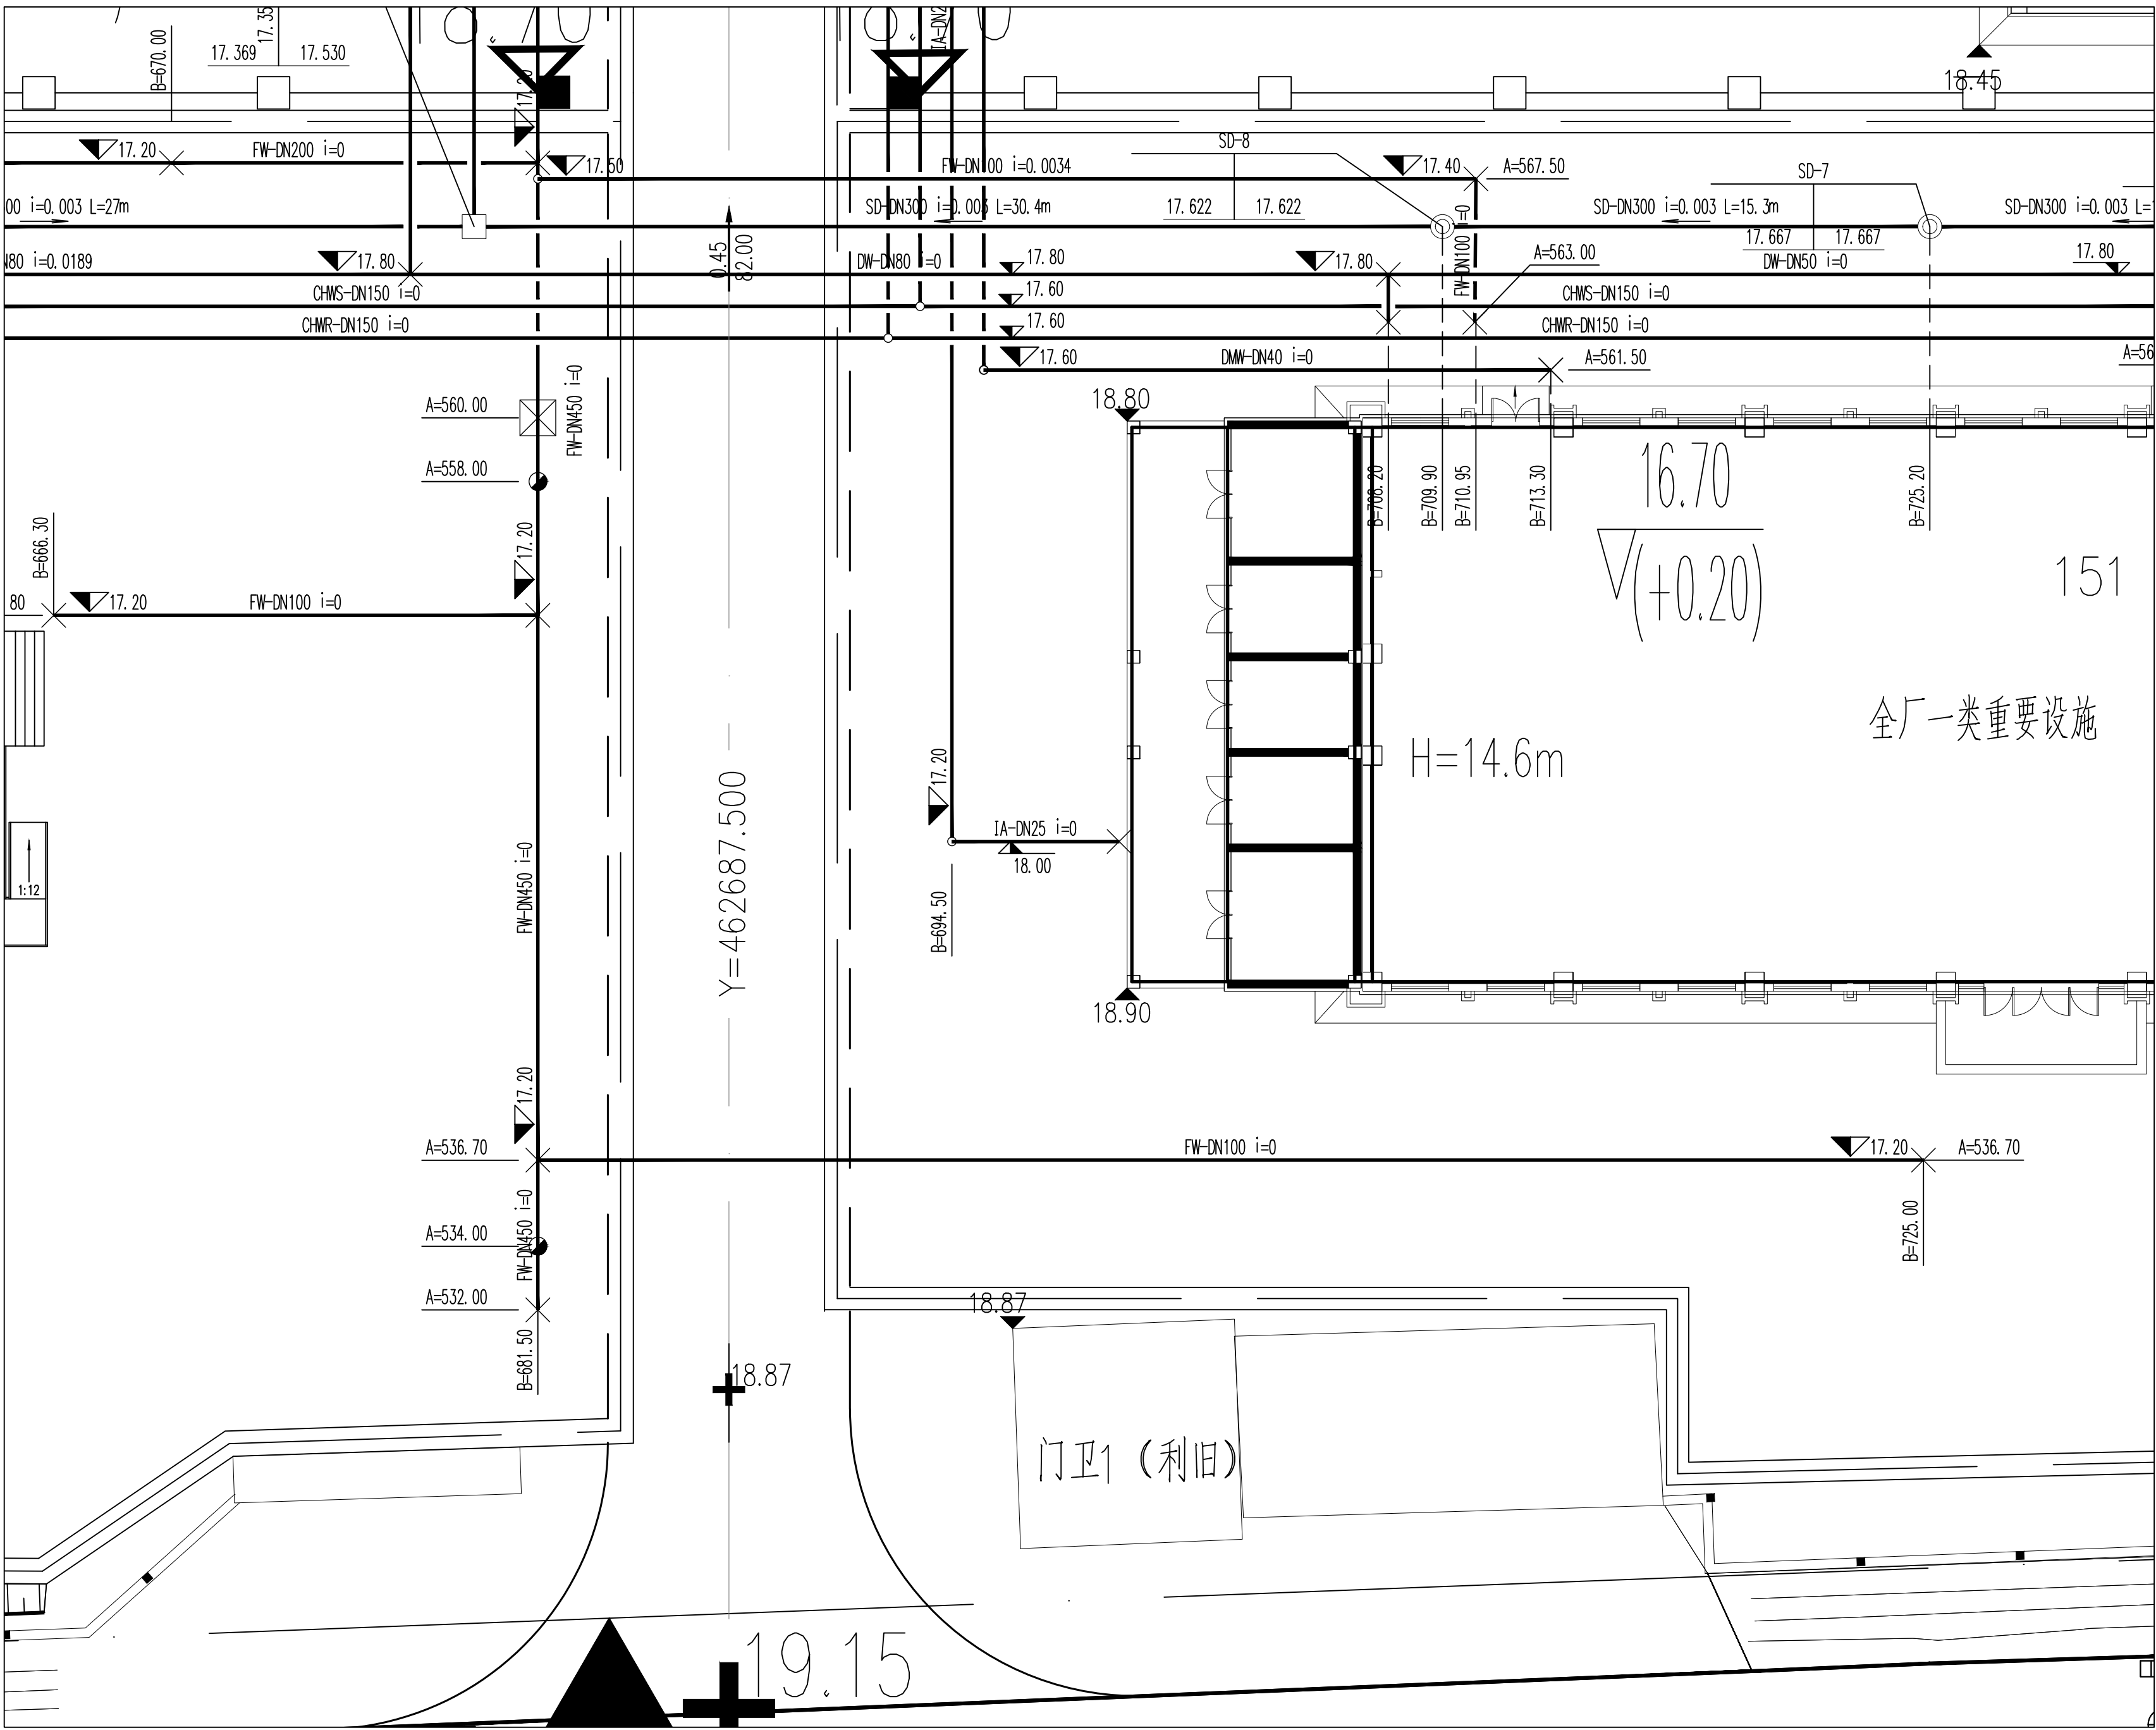




[illegible]

图例


—— FW ——	稳高压消防水管	-----	单体管线
—— DW ——	生活给水管		室外地上式消火栓
—— SD ——	生活污水管		消防炮
—— FRD ——	初期雨水管		阀门及阀门井
—— CWS ——	循环给水管		圆形检查井
—— CWR ——	循环回水管		矩形检查井/水封井
—— FS ——	泡沫混合液管		

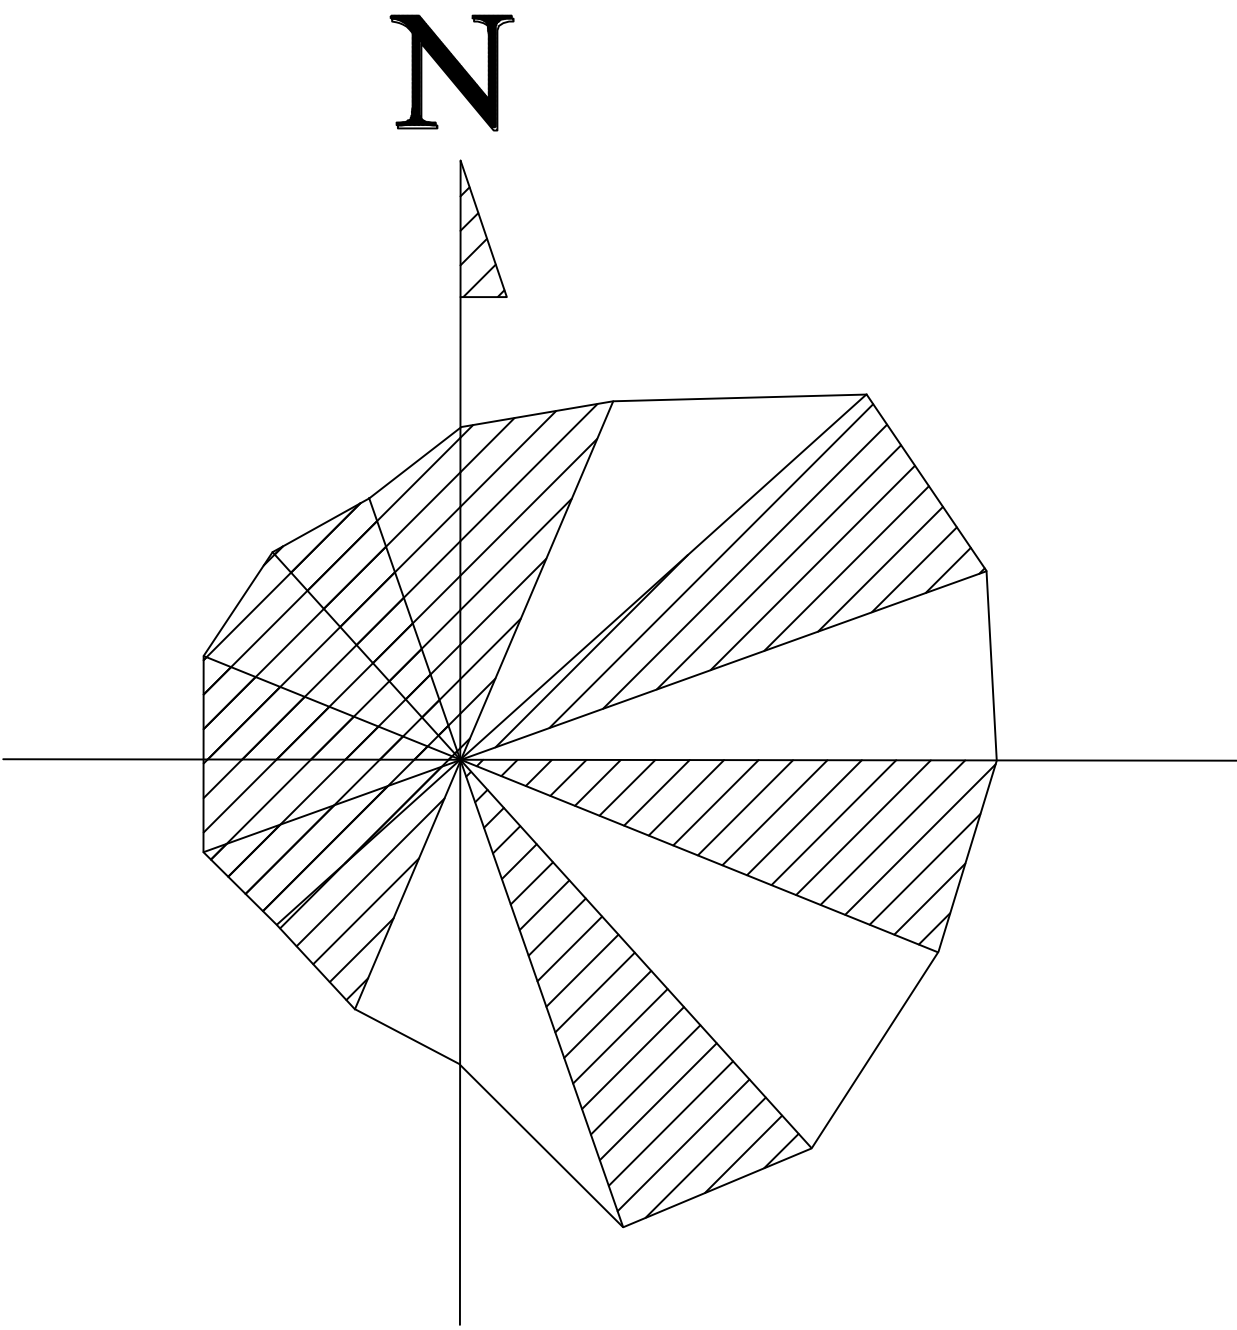


### 分区示意图



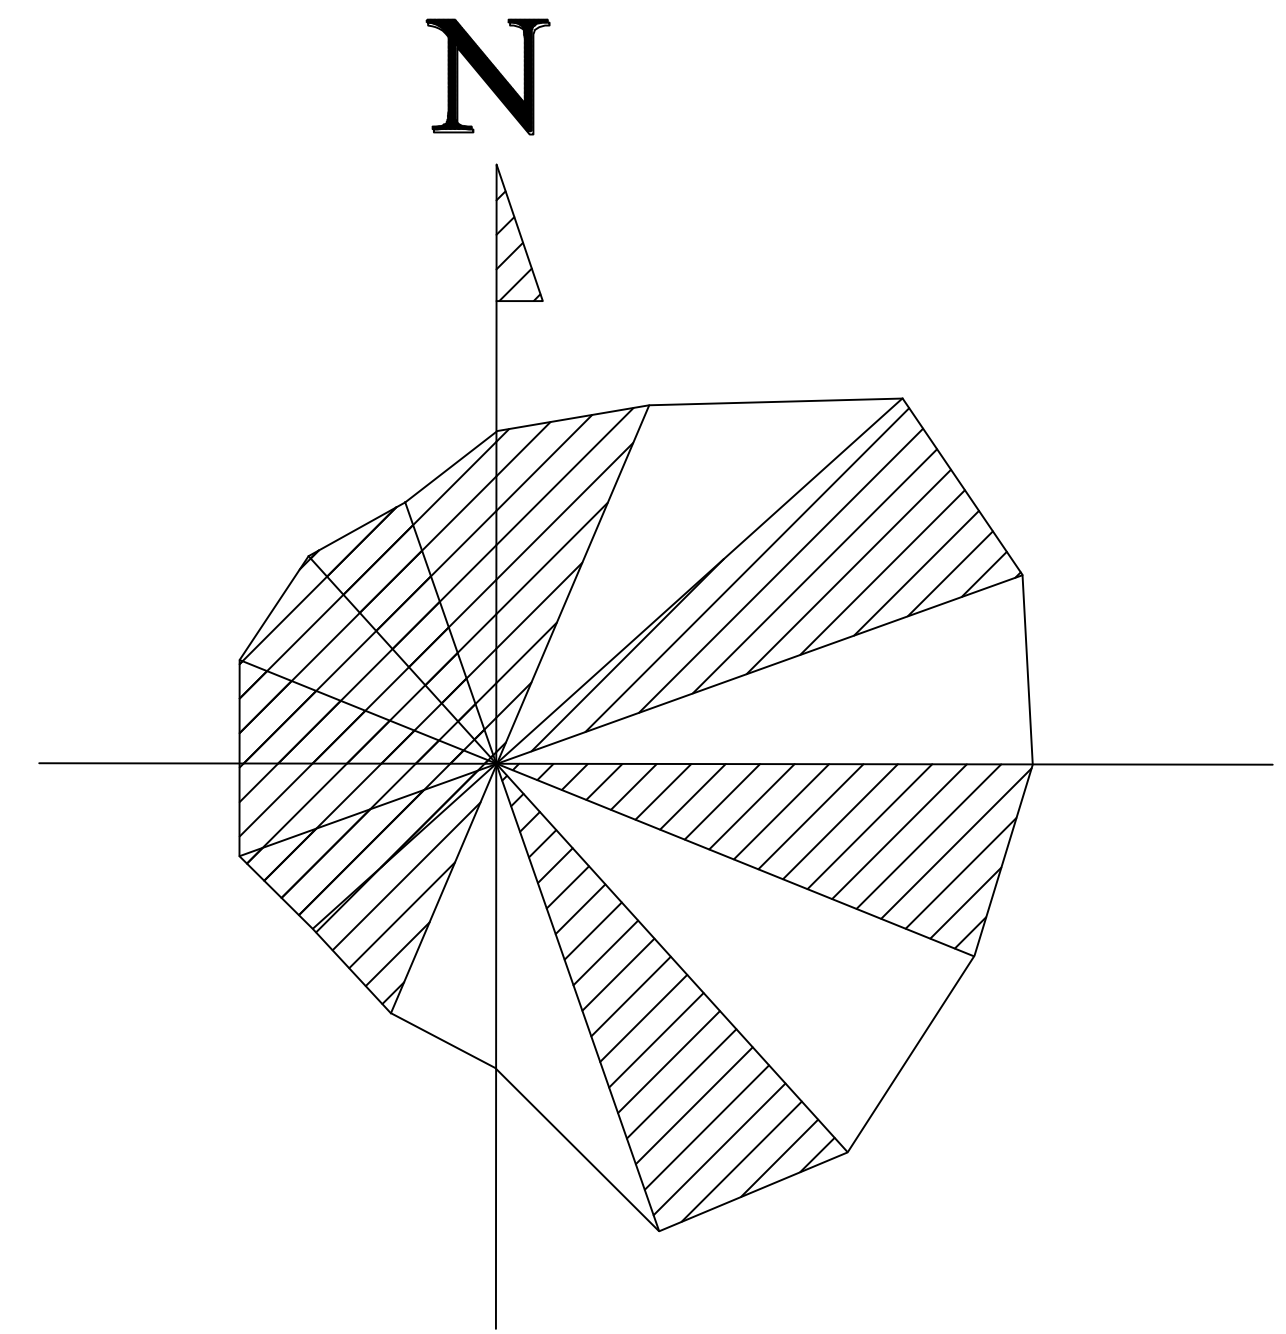


			1	2					
			3	4	5				
			6		7				
			8		9				
			10	11	12	13			
			14	15	16	17			
			18	19	20	21	22		
			23	24	25	26	27		
28	29	30	31	32	33	34	35	36	
37	38	39	40	41	42	43	44	45	


专业负责人		彭乃斌		项目负责人		李浩		业主编号		202301-008							
<div><div>东华工程科技股份有限公司</div><div>EAST CHINA ENGINEERING SCIENCE AND TECHNOLOGY CO., LTD.</div></div>						工程 PROJ.		醋酸乙烷及EVA一体化项目（一期工程）									
<div><div>全厂给排水管线平面布置图（三十八）</div></div>						装置 JOB		全厂系统									
						工序 SUB JOB		全厂给排水（008）									
						阶段 PHASE		施工图									
								202415-008-E-38									
设计 DESIGN				比例 SCALE		1:150		版次 ISSUE		G		修改 REV		Q		印制日期 DATE	
校核 CHECKED																	
审核 APPROVED																	
审定/批准 AUTHORITY																	
本图仅供本项目使用，未经东华工程科技股份有限公司许可不得再行复制、更改。 THIS DRAWING SHALL BE USED FOR THIS PROJECT ONLY. TRANSFER TO ANY THIRD PARTY WITHOUT ECEC'S CONSENT IS NOT PERMITTED.																	
																第 1 张 / 共 1 张	
																SHEET NO. 1 OF 1	





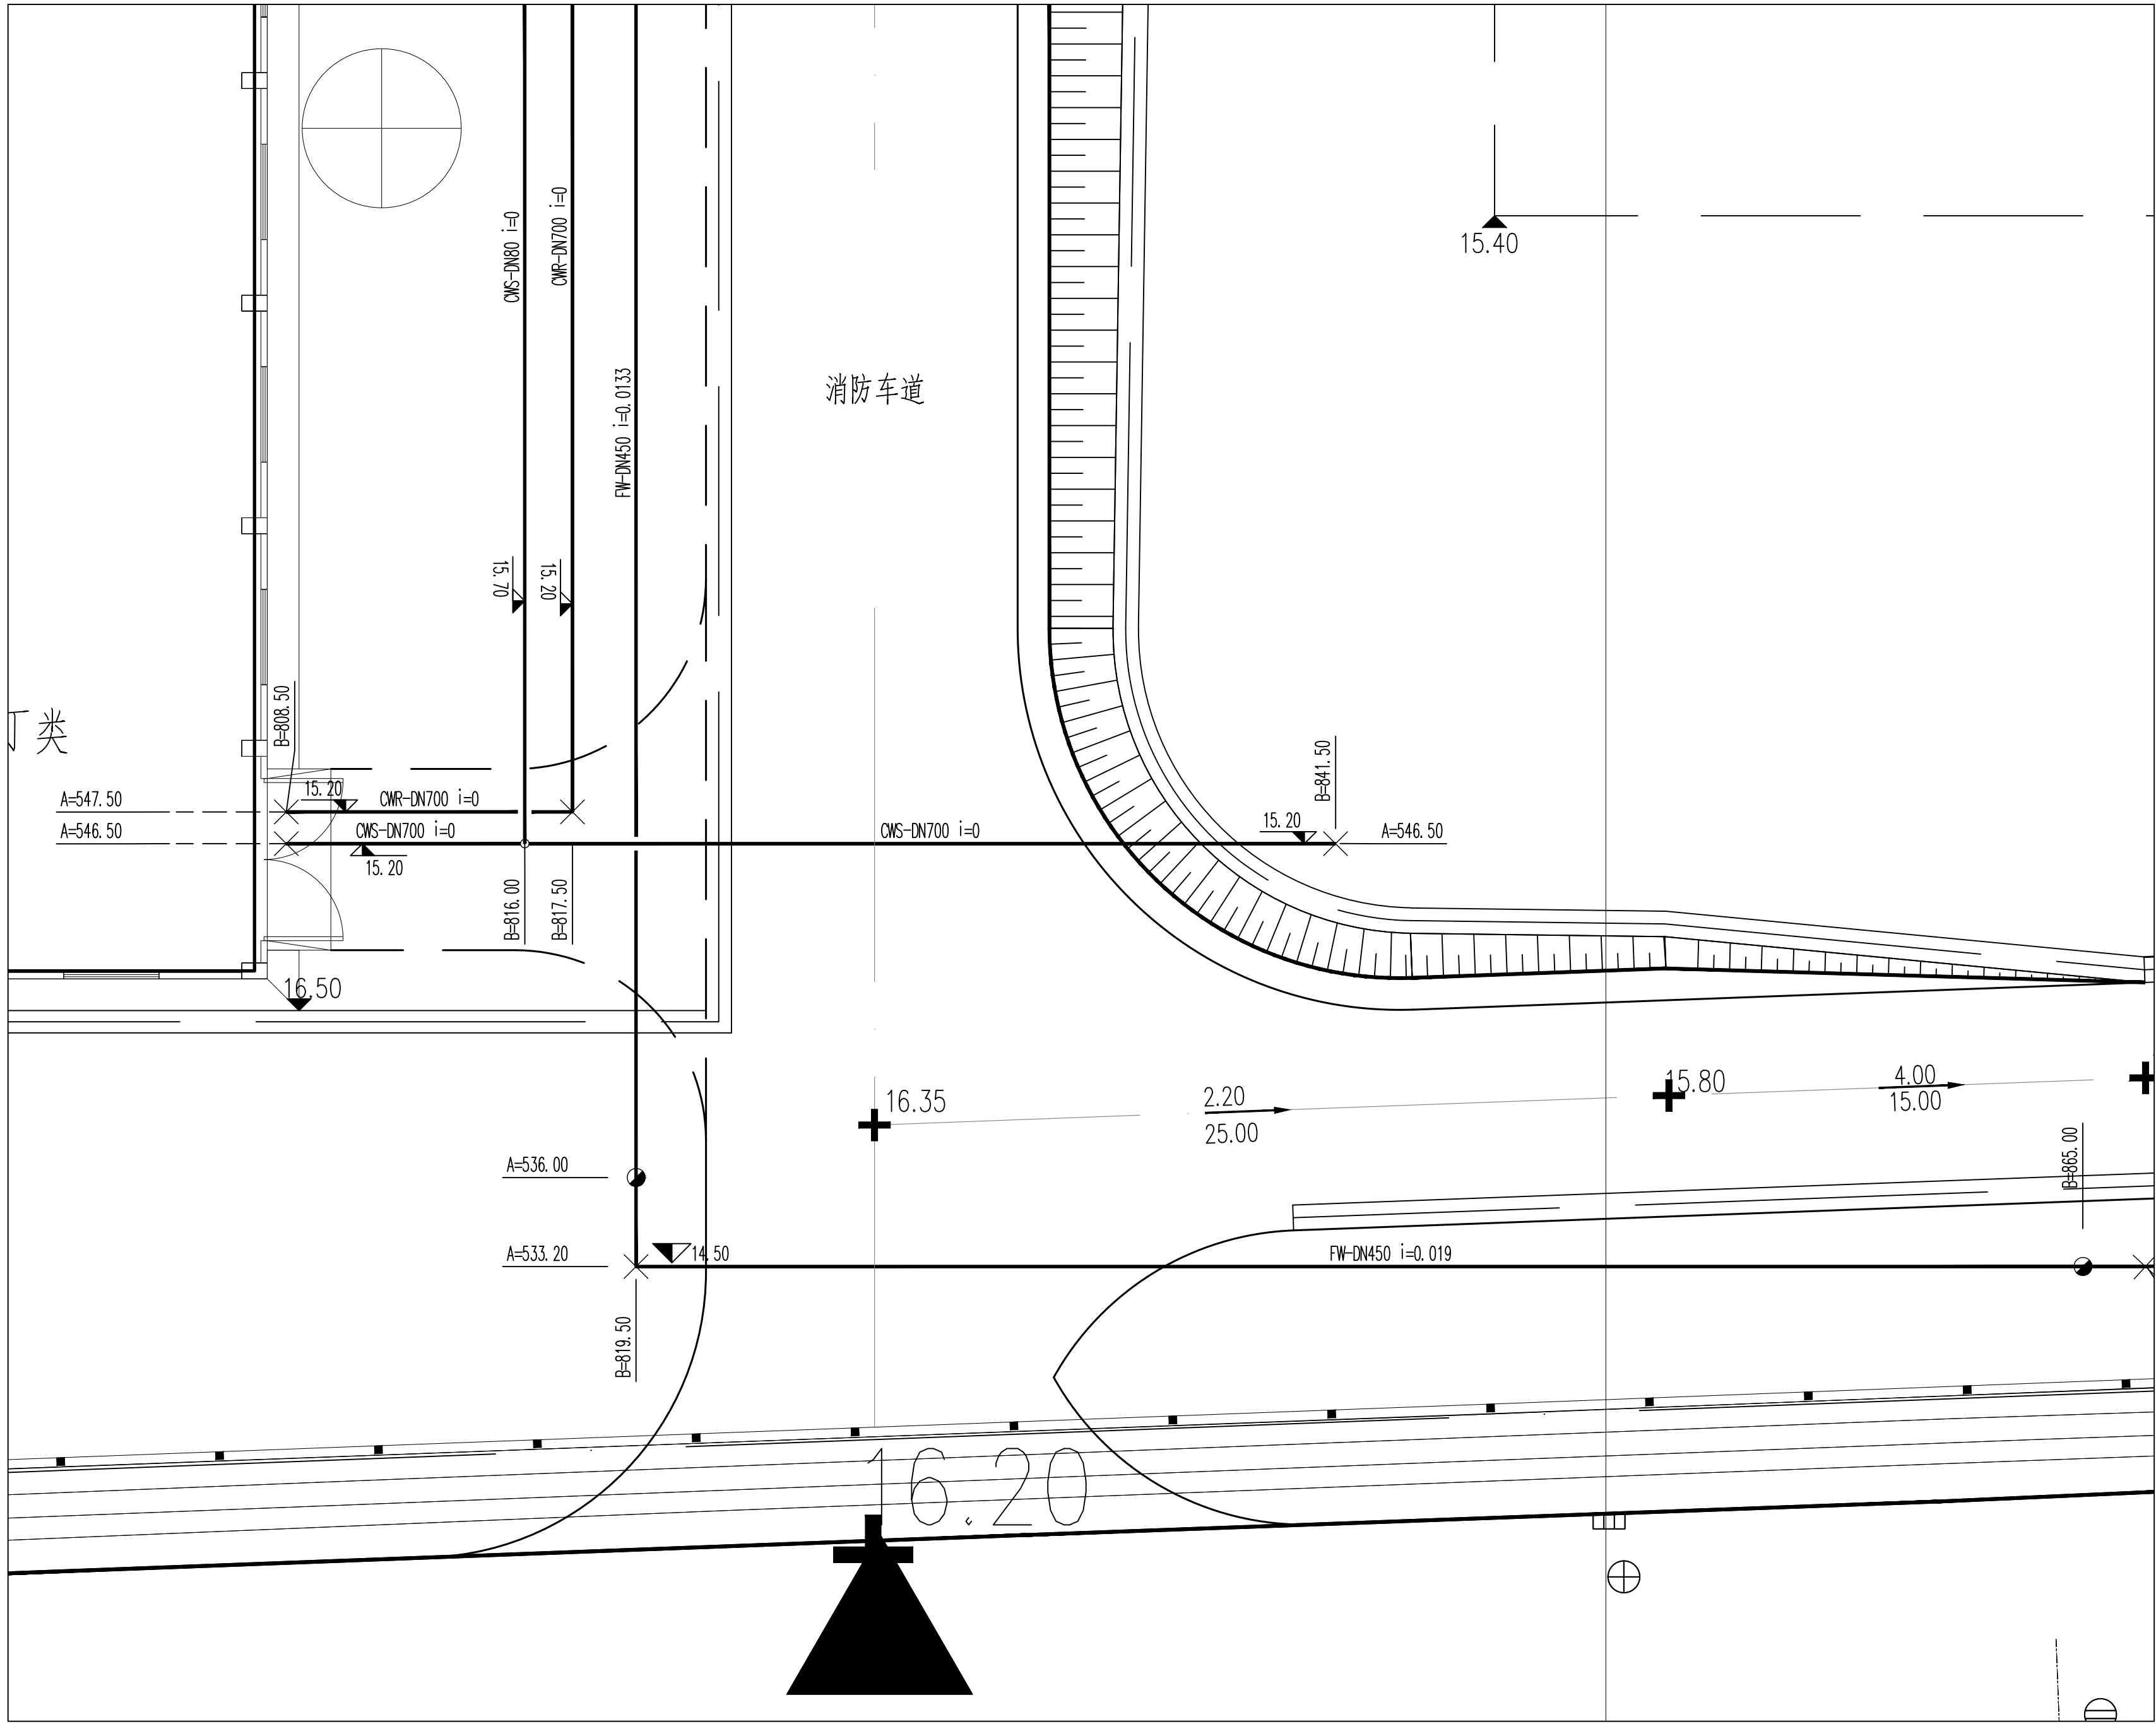
 

1	2				
3	4	5			
6			7		
8			9		
10	11	12	13		
14	15	16	17		
18	19	20	21	22	
23	24	25	26	27	
31	32	33	34	35	36
40	41	42	43	44	45


专业负责人		彭才	项目负责人		李浩	业主编号	202301-008			
<div><div><div>东华工程科技 EAST CHINA ENGINEERING SCIENCE AND TECHNOLOGY CO., LTD.</div></div><div>设计 DESIGN</div><div>制图 DRAWN</div><div>审核 CHECKED</div><div>审核 APPROVED</div></div> <div>全厂给排水管线平面布置图（三十九）</div>						工程 PROJ.		醇酸乙酯及EVA一体化项目（一期工程）		
						装置 JOB	全厂系统			
						工序 SUB JOB	全厂给排水（008）			
						阶段 PHASE	施工图			
						202415-008-080E-39				
审发/批准 APPROVED		比例 SCALE		1:150	版次 ISSUE	G	修改 REV.	0	印样日期 DATE	
本图纸仅供本项目使用，未经东华工程科技股份有限公司许可不得转给第三者 THIS DRAWING SHALL BE USED FOR THIS PROJECT ONLY, TRANSFERRED TO ANY THIRD PARTY WITHOUT ECTE'S CONSENT IS NOT PERMITTED.										
第 1 张 共 1 张 SHEET NO. 1 OF 1										

—— FW ——	稳高压消防水管	-----	单管线
—— DW ——	生活给水管		室外地上式消火栓
—— SD ——	生活污水管		消防炮
—— FRD ——	初期雨水管		阀门及阀门井
—— CWS ——	循环给水管		圆形检查井
—— CWR ——	循环回水管		矩形检查井/水封井
—— FS ——	泡沫混合液管		

[illegible]


图例

—— FW ——	稳高压消防水管	-----	单体管线
—— DW ——	生活给水管		室外地上式消火栓
—— SD ——	生活污水管		消防炮
—— FRD ——	初期雨水管		阀门及阀门井
—— CWS ——	循环给水管		圆形检查井
—— CWR ——	循环回水管		矩形检查井/水封井
—— FS ——	泡沫混合液管		

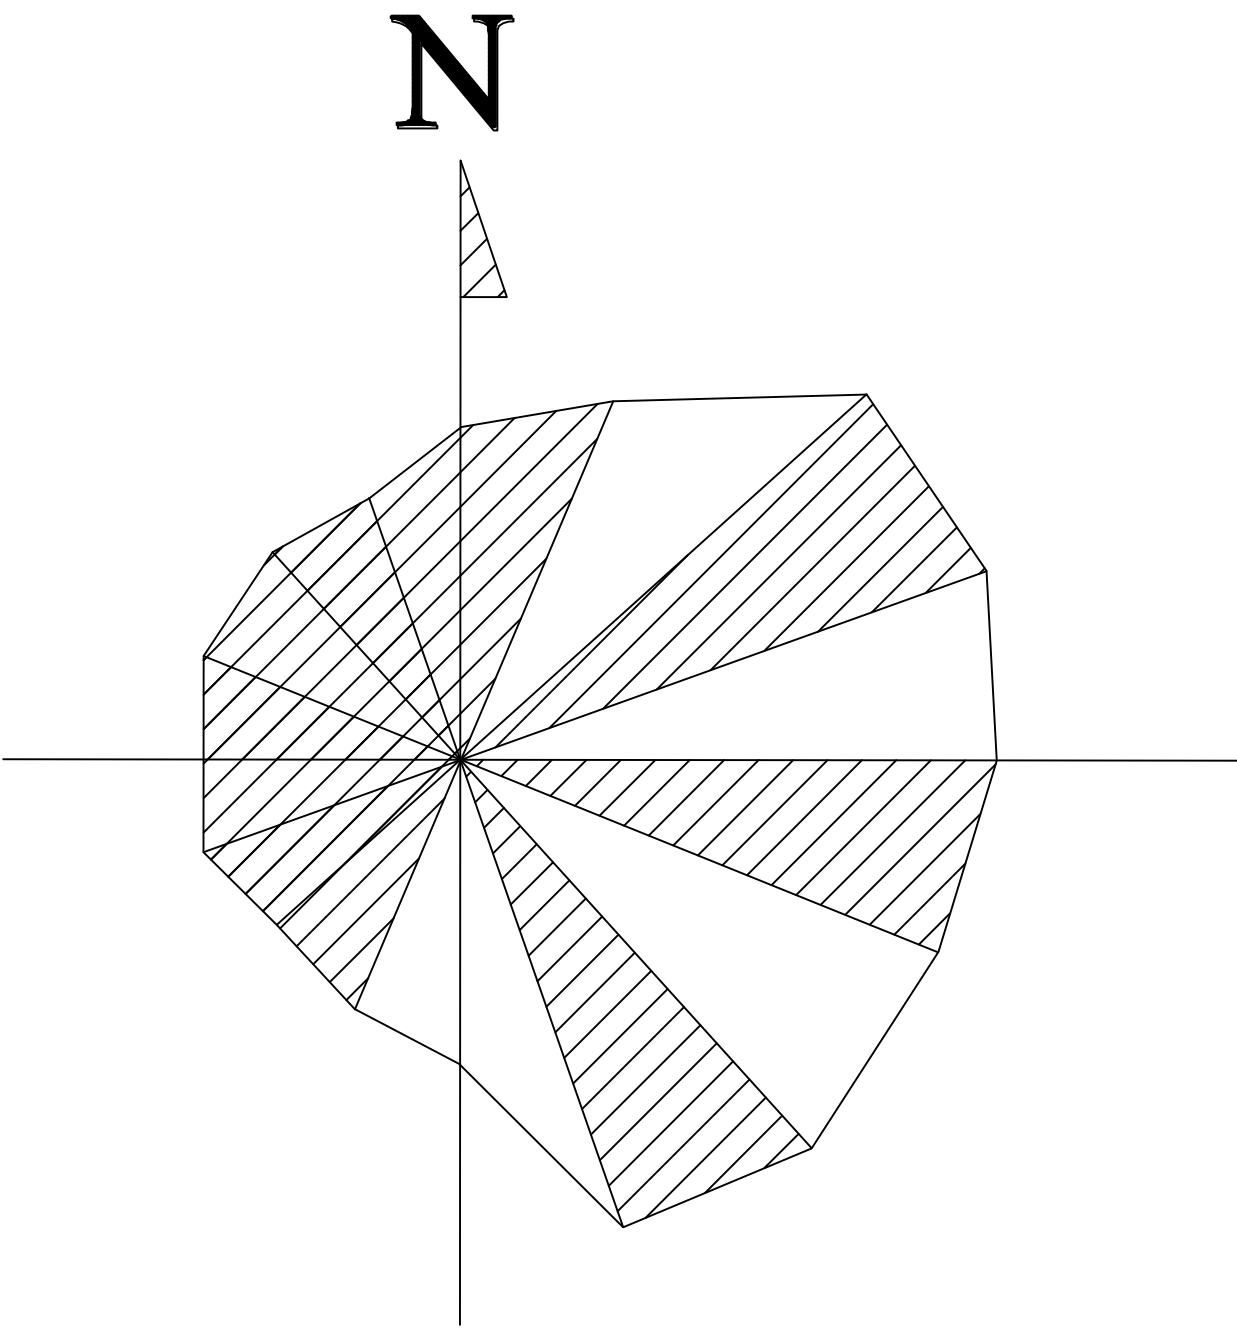


### 分区示意图



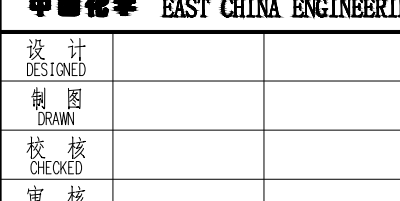


			1	2				
			3	4	5			
			6			7		
			8			9		
			10	11	12	13		
			14	15	16	17		
			18	19	20	21	22	
			23	24	25	26	27	
28	29	30	31	32	33	34	35	36
37	38	39	40	41	42	43	44	45

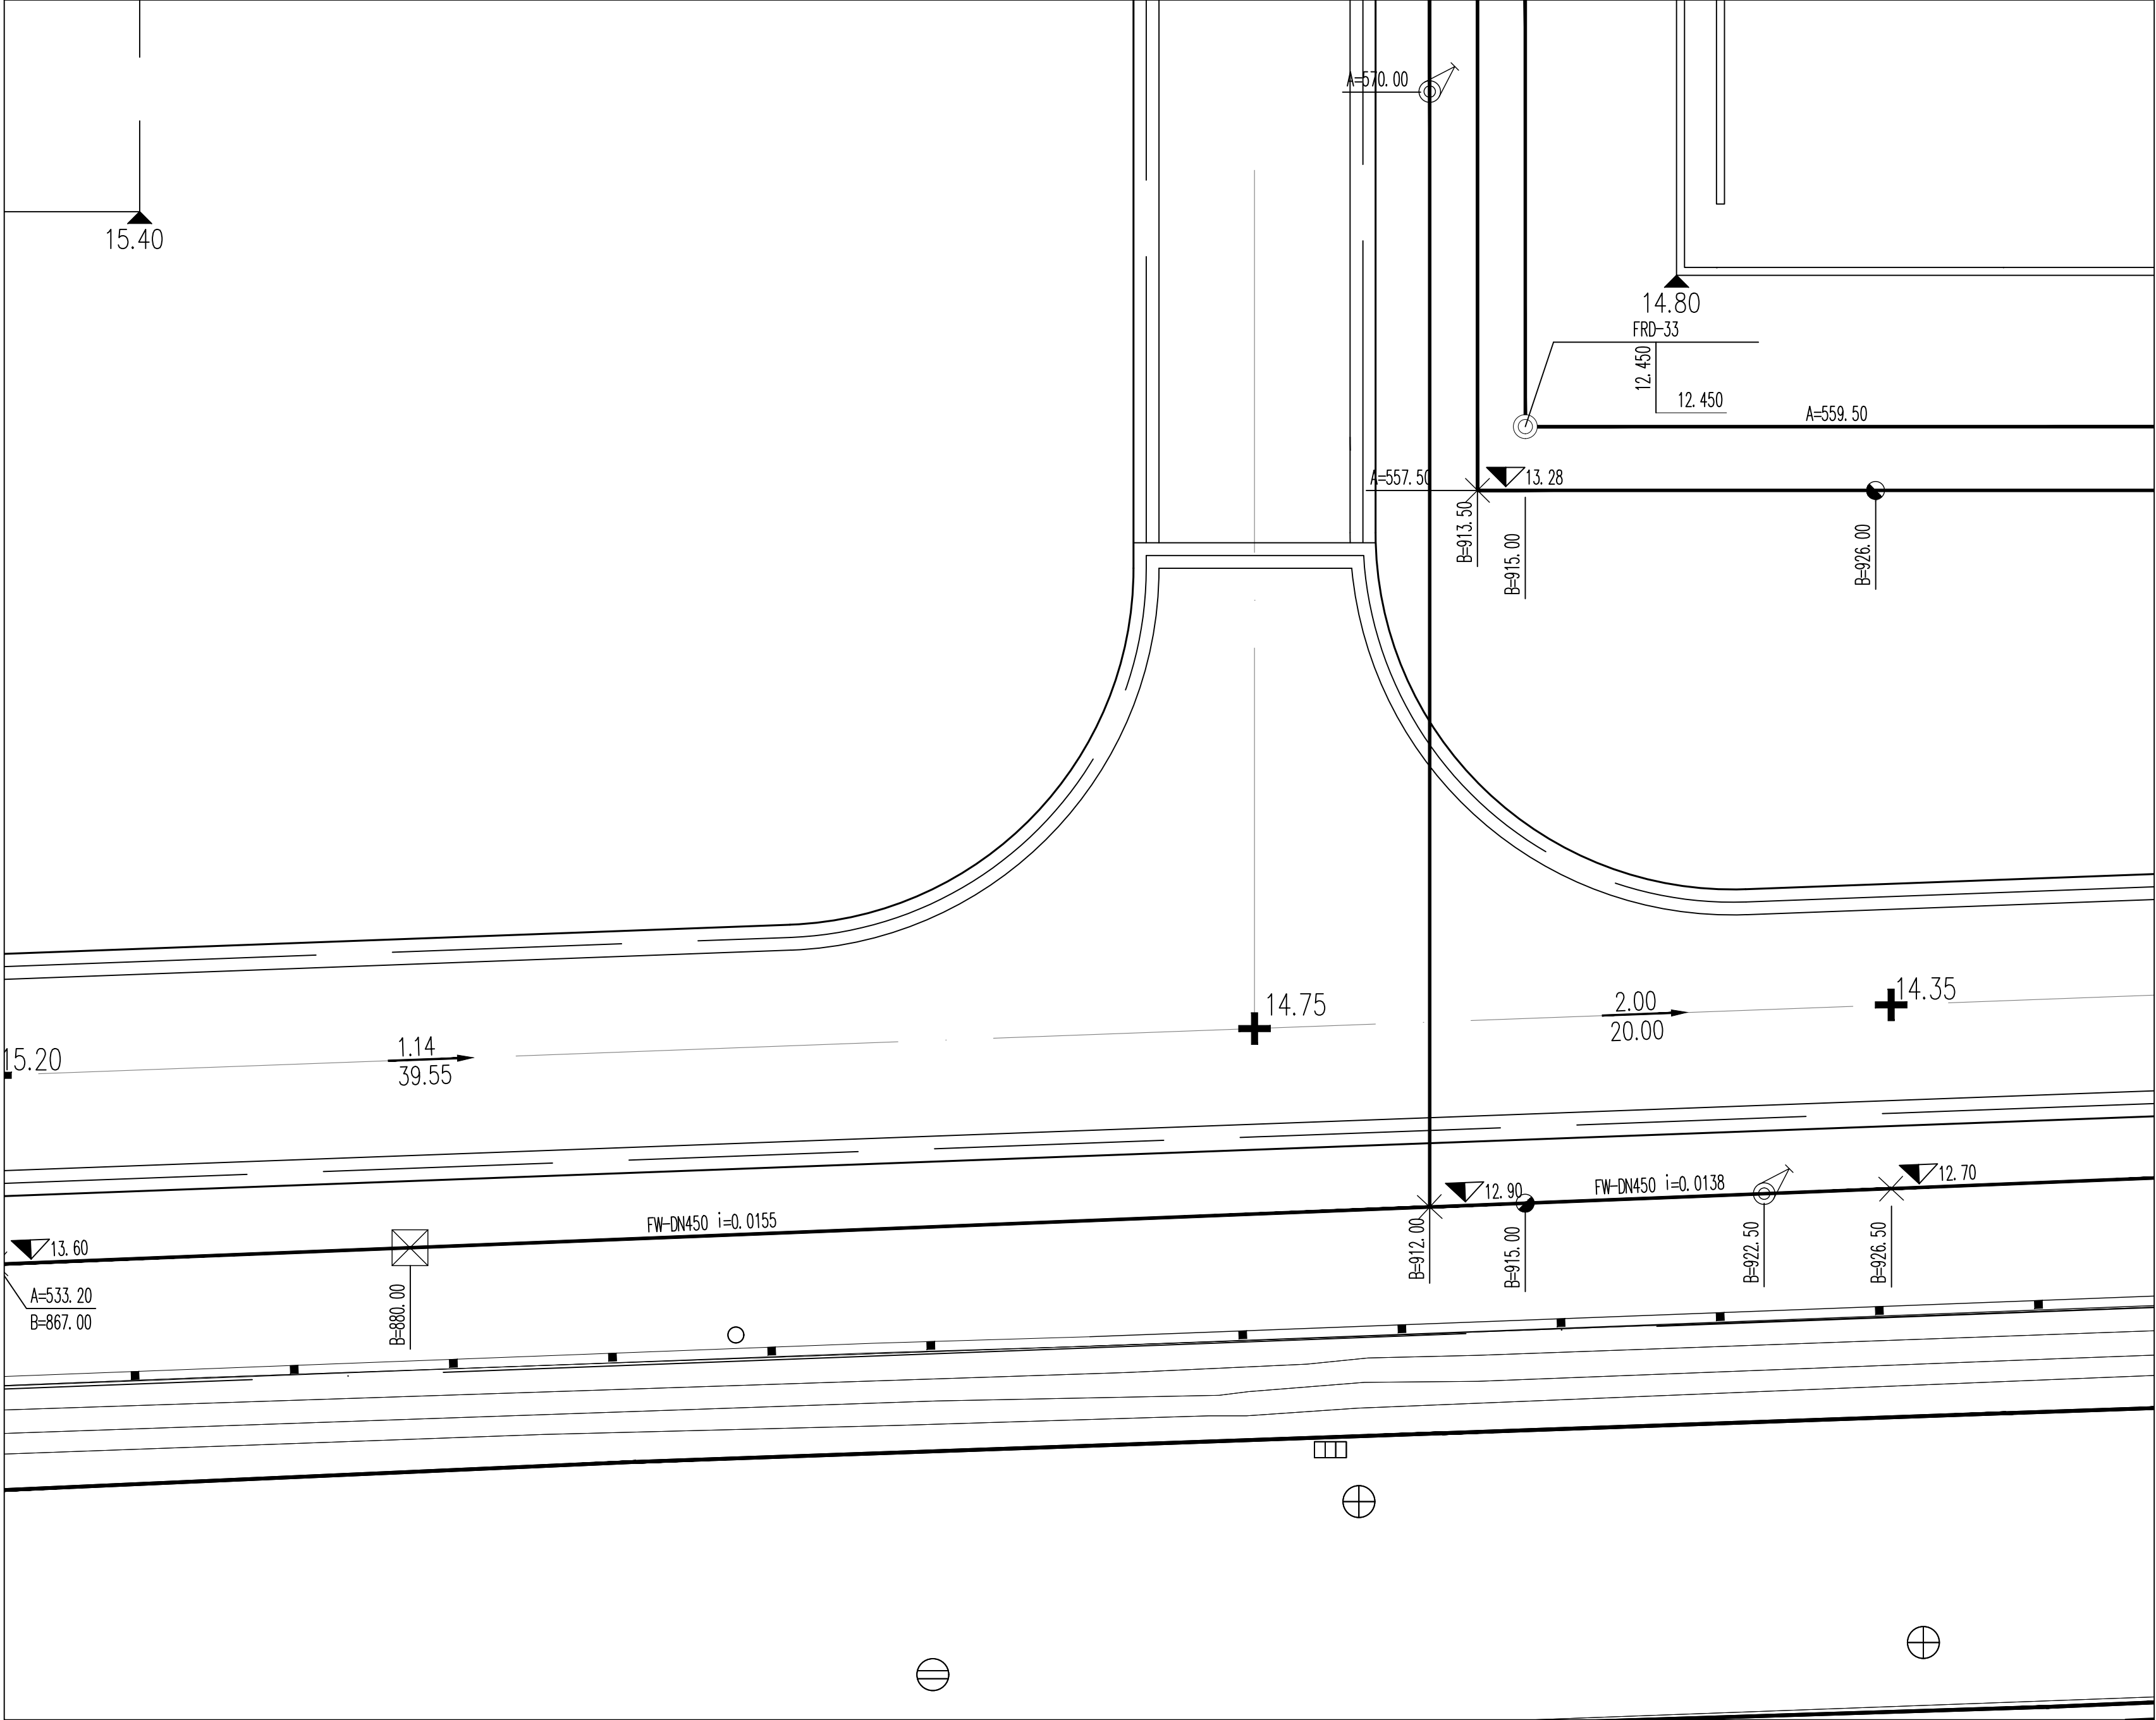
专业负责人		项目负责人		业主编号	202301-008						
<div><b>东华工程科技股份有限公司</b> <b>EAST CHINA ENGINEERING SCIENCE AND TECHNOLOGY CO., LTD.</b></div>				工程 PROJ.	醋酸乙烷及EVA一体化项目（一期工程）						
<div></div>				装置 JOB	全厂系统						
				工序 SUB JOB	全厂给排水（008）						
				阶段 PHASE	施工图						
				202415-008-080E-40							
设计 DESIGN	全厂给排水管径平面布置图（四）	校核 CHECKED	审核/批准 APPROVED	比例 SCALE	1:150	版次 ISSUE	G	修改 REV	0	日期/日期 DATE	
本图仅供本项目使用，未经东化工程科技股份有限公司许可不得再行复制、修改、翻印、转让或用于其他项目。违者必究。											
THIS DRAWING SHALL BE USED FOR THIS PROJECT ONLY. TRANSFER TO ANY THIRD PARTY WITHOUT ECEC'S CONSENT IS NOT PERMITTED.											
第 1 张 共 1 张 SHEET NO. 1 of 1											

$\text{CH}_2\text{Cl}_2/\text{MeOH}$ 1/1	$\text{Ac}_2\text{O}/\text{Et}_3\text{N}$ 1/1	$\text{EtOAc}/\text{MeOH}$ 1/1	$\text{Ac}_2\text{O}/\text{Et}_3\text{N}$ 1/1	$\text{CH}_2\text{Cl}_2/\text{MeOH}$ 1/1	$\text{Ac}_2\text{O}/\text{Et}_3\text{N}$ 1/1	$\text{CH}_2\text{Cl}_2/\text{MeOH}$ 1/1	$\text{Ac}_2\text{O}/\text{Et}_3\text{N}$ 1/1





图例


—— FW ——	稳高压消防水管	-----	单体管线
—— DW ——	生活给水管		室外地上式消火栓
—— SD ——	生活污水管		消防炮
—— FRD ——	初期雨水管		阀门及阀门井
—— CWS ——	循环给水管		圆形检查井
—— CWR ——	循环回水管		矩形检查井/水封井
—— FS ——	泡沫混合液管		

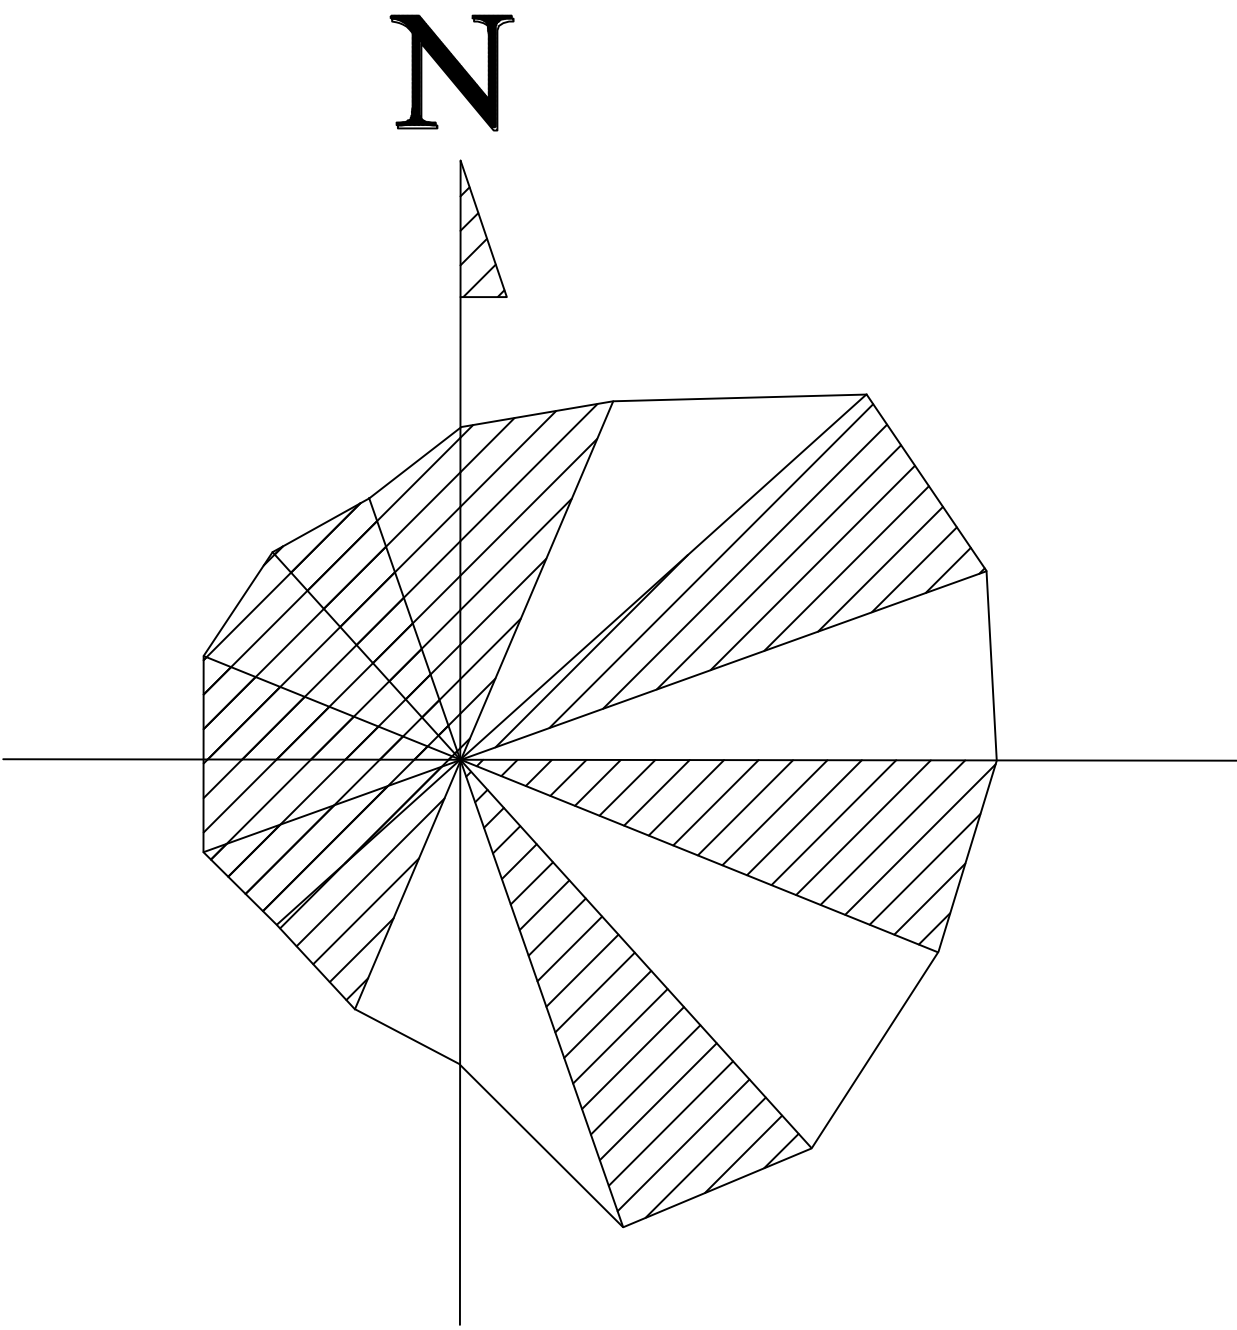


### 分区示意图

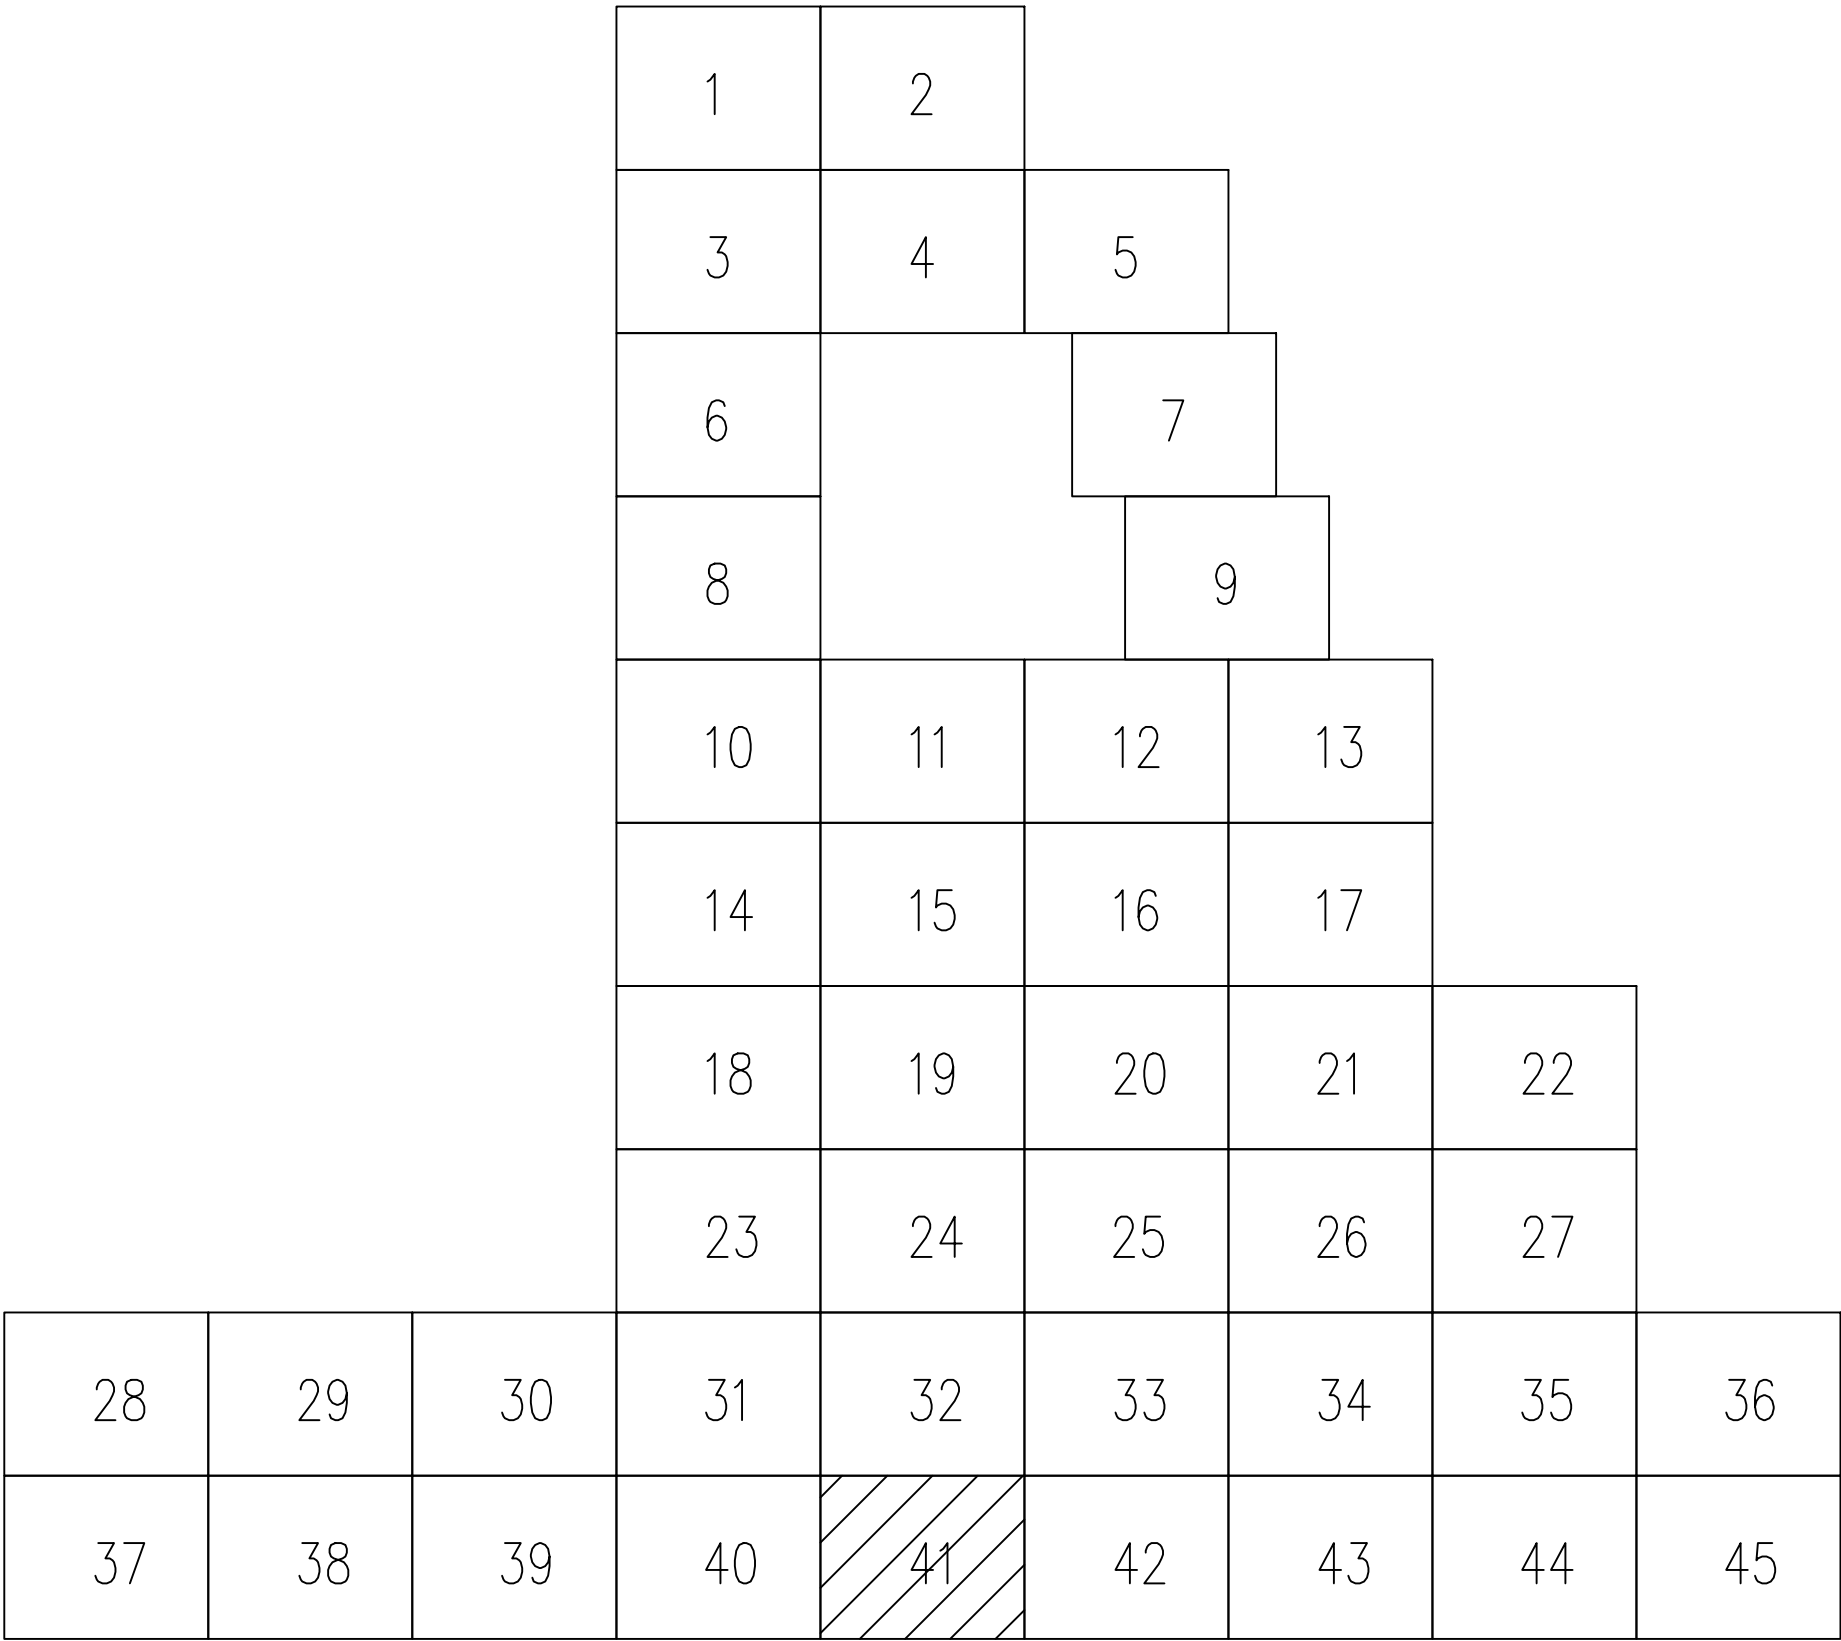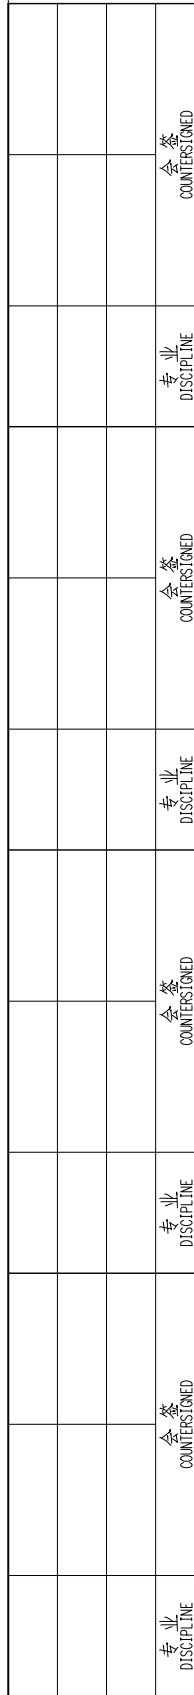 
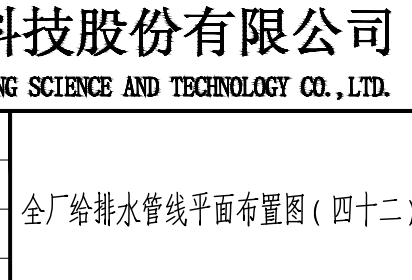



专业负责人		项目负责人		业主编号	202301-008						
<div><div>东华工程科技股份有限公司</div><div>EAST CHINA ENGINEERING SCIENCE AND TECHNOLOGY CO., LTD.</div></div>				工程 PROJ	醋酸乙酯及EVA一体化项目（一期工程）						
<div></div>				装置 JOB	全厂系统						
				工序 SUB JOB	全厂给排水（008）						
				阶段 PHASE	施工图						
				202415-008-080E-41							
设计 DESIGN	校核 CHECKED	审核 APPROVED	审批/批准 AUTHORITY	比例 SCALE	1:150	版次 ISSUE	G	修改 REV	Q	审核日期 DATE	
本图仅供本项目使用，未经东华工程科技股份有限公司许可不得再行复制、修改、转让或用于其他项目。违者必究。 THIS DRAWING SHALL BE USED FOR THIS PROJECT ONLY. TRANSFER TO ANY THIRD PARTY WITHOUT ECEC'S CONSENT IS NOT PERMITTED.											
										第 1 张 共 1 张 SHEET NO. 1 of 1	



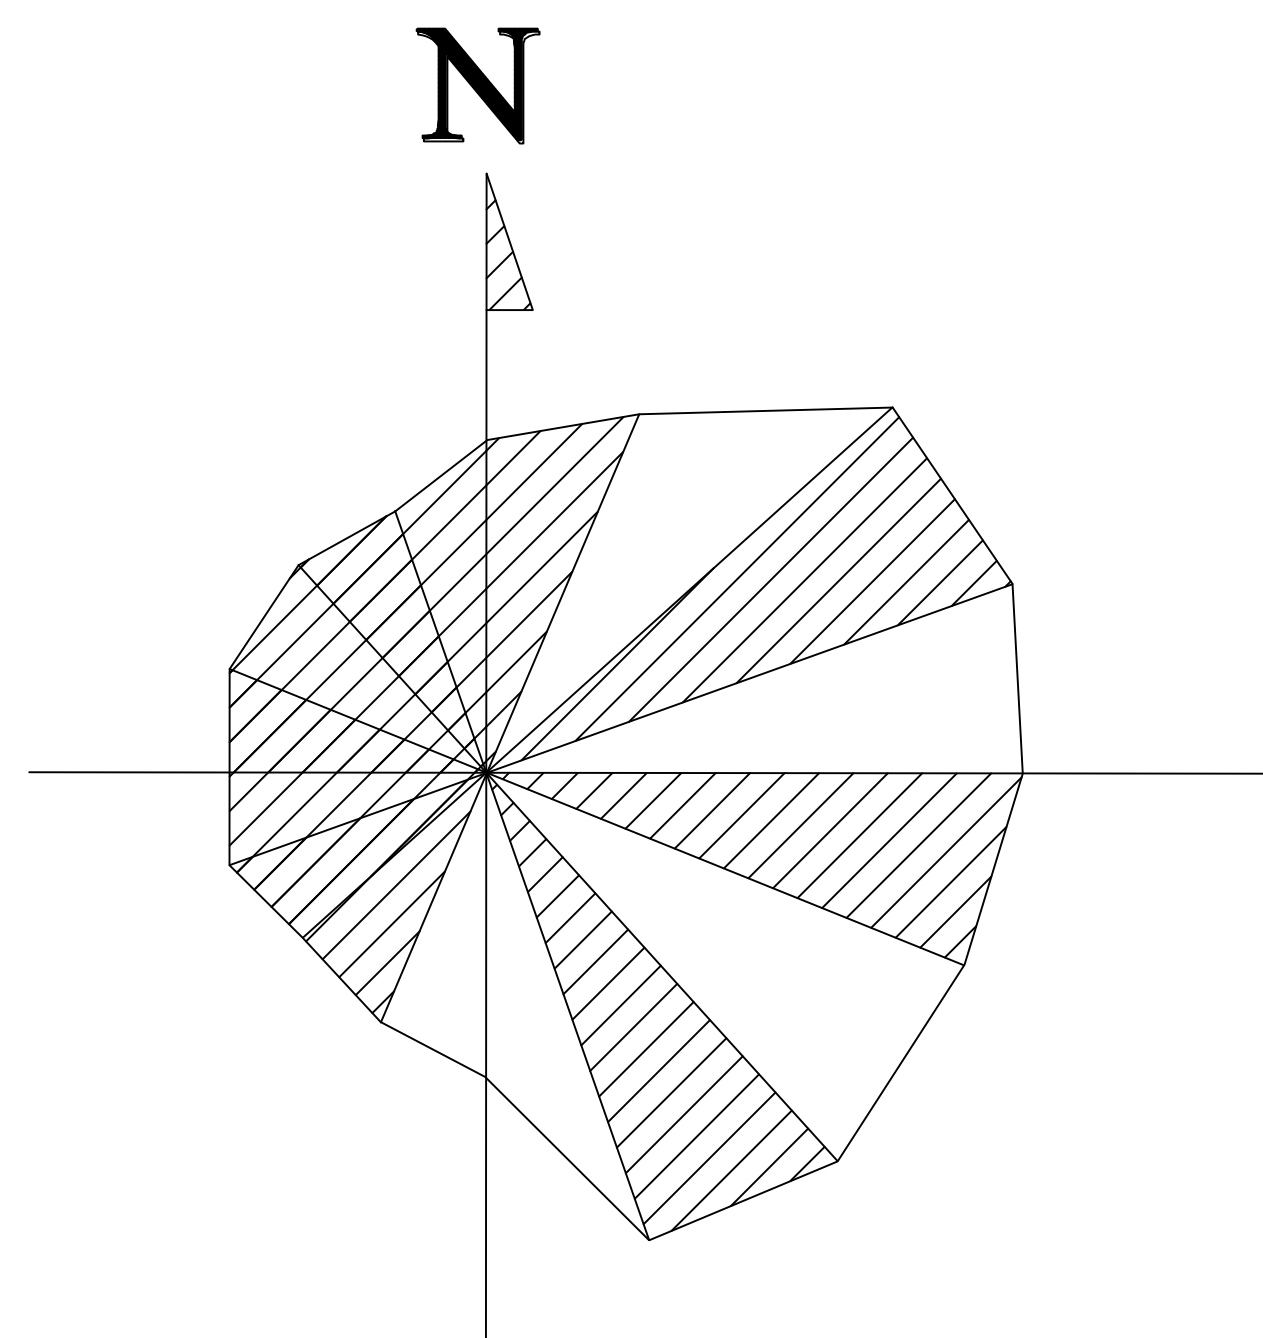图例










专业负责人		卢才		项目负责人		李浩		业主编号		202301-008							
<div><div>东华工程科技股份有限公司</div><div>EAST CHINA ENGINEERING SCIENCE AND TECHNOLOGY CO., LTD.</div></div>						工程 PROJ.		醋酸乙烷及EVA一体化项目（一期工程）									
<div><div>厂给排水管线平面布置图（四十）</div></div>						装置 JOB		全厂系统									
						工序 SUB. JOB		全厂给排水（008）									
						阶段 PHASE		施工图									
								202415-008-080E-42									
审核/批准 AUDIT/PERMIT		比例 SCALE		1:150		版次 ISSUE		G		修改 REV.		0		材料日期 DATE			
本图仅作为项目使用，未经东华工程科技股份有限公司许可不得翻绘或二次 THIS DRAWING SHALL BE USED FOR THIS PROJECT ONLY. TRANSFER TO AND THIRD PARTY WITHOUT ECEC'S CONSENT IS NOT PERMITTED.														第 1 张 共 1 张 SHEET 1 OF 1			



1	2				
3	4	5			
6			7		
8			9		
10	11	12	13		
14	15	16	17		
18	19	20	21	22	
23	24	25	26	27	
31	32	33	34	35	36
40	41	42	43	44	45


28	29	30	31	32	33	34	35	36
37	38	39	40	41	42	43	44	45

—— FW ——	稳高压消防水管	-----	单体管线
—— DW ——	生活给水管		室外地上式消火栓
—— SD ——	生活污水管		消防炮
—— FRD ——	初期雨水管		阀门及阀门井
—— CWS ——	循环给水管		圆形检查井
—— CWR ——	循环回水管		矩形检查井/水封井
—— FS ——	泡沫混合液管		



专业负责人		项目负责人		业主编号	202301-008
 <b>东华工程科技股份有限公司</b> <b>EAST CHINA ENGINEERING SCIENCE AND TECHNOLOGY CO., LTD.</b>				工程 PROJ	醋酸乙酯及EVA一体化项目（一期工程）
 厂给排水管线平面布置图（四十）				装置 JOB	全厂系统
				工序 SUB JOB	全厂给排水（008）
				阶段 PHASE	施工图
				202415-008-080E-43	
设计 DESIGN  审核 CHECKED  审批 APPROVED  审定/批准 AUTHORIZE	比例 SCALE 1:150  层次 LAYER G		修改 REV 0	出图日期 DATE	第 1 张 共 1 张 SHEET NO. 1 OF 1
本图概仅供本项目使用，未经授权工程科技股份限公司许可不得转给第三者 THIS DRAWING SHALL BE USED FOR THIS PROJECT ONLY. TRANSFER TO ANY THIRD PARTY WITHOUT EECST'S CONSENT IS NOT PERMITTED.					



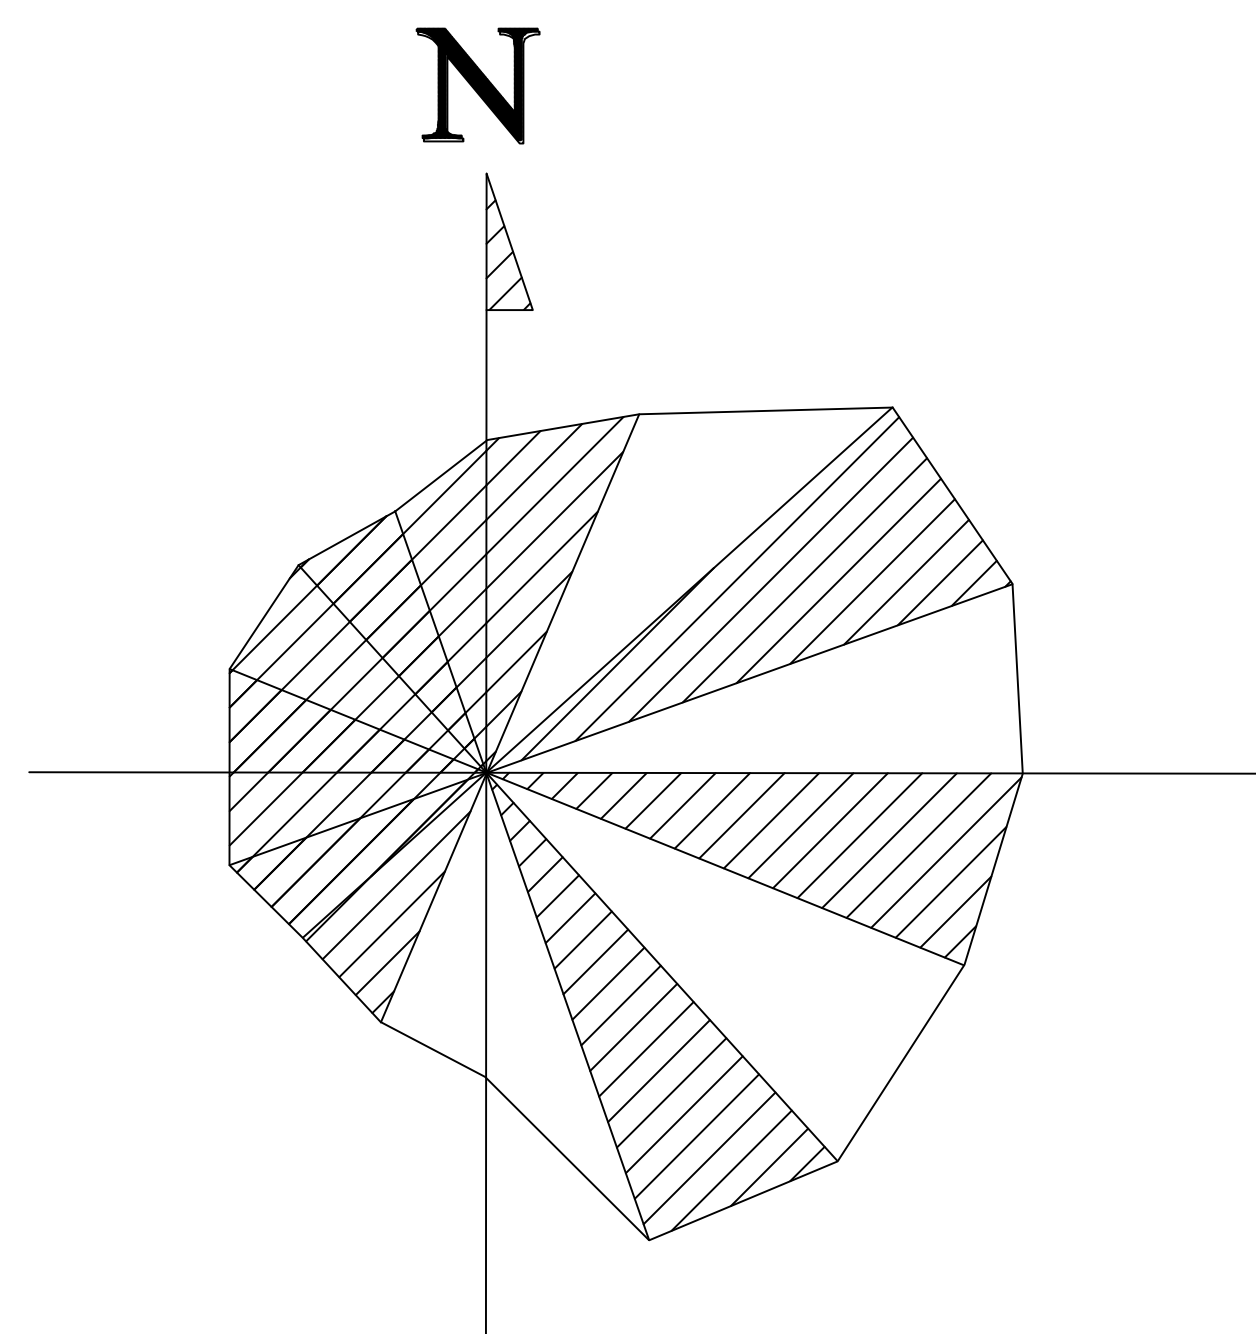








1	2			
3	4	5		
6		7		
8		9		
10	11	12	13	
14	15	16	17	
18	19	20	21	22
23	24	25	26	27
31	32	33	34	35
40	41	42	43	44

专业负责人		卢乃华		项目负责人		李浩		业主编号		202301-008	
 <b>东华工程科技股份有限公司</b> <b>EAST CHINA ENGINEERING SCIENCE AND TECHNOLOGY CO., LTD.</b>								工程 PROJ.		醋酸乙烯及EVA一体化项目（一期工程）	
								装置 JOB		全厂系统	
								工序 SUB JOB		全厂给排水（008）	
								阶段 PHASE		施工图	
								202415-008-080E-45			
设计 DESIGN		全厂排水管线平面布置图（四十五）		比例 SCALE		1:150		版次 VERSION		G	
制图 DRAWING				修改 REV.		0		日期 DATE			
审核 APPROVED											
审定/批准 AUTHORITY											
本图纸仅收本项目使用，未经东华工程科技股份有限公司许可不得转给第三者 THIS DRAWING SHALL BE USED FOR THIS PROJECT ONLY, TRANSFER TO ANY THIRD PARTY WITHOUT EAST'S CONSENT IS NOT PERMITTED.										第 1 张 共 1 张 SHEET NO. 1 OF 1	

—— FW ——	稳高压消防水管	-----	单体管线
—— DW ——	生活给水管		室外地上式消火栓
—— SD ——	生活污水管		消防炮
—— FRD ——	初期雨水管		阀门及阀门井
—— CWS ——	循环给水管		圆形检查井
—— CWR ——	循环回水管		矩形检查井/水封井
—— FS ——	泡沫混合液管		