


工艺		总图		电气	
设备		建筑		热力	
外管		结构		暖通	
环保		自控		给排水	

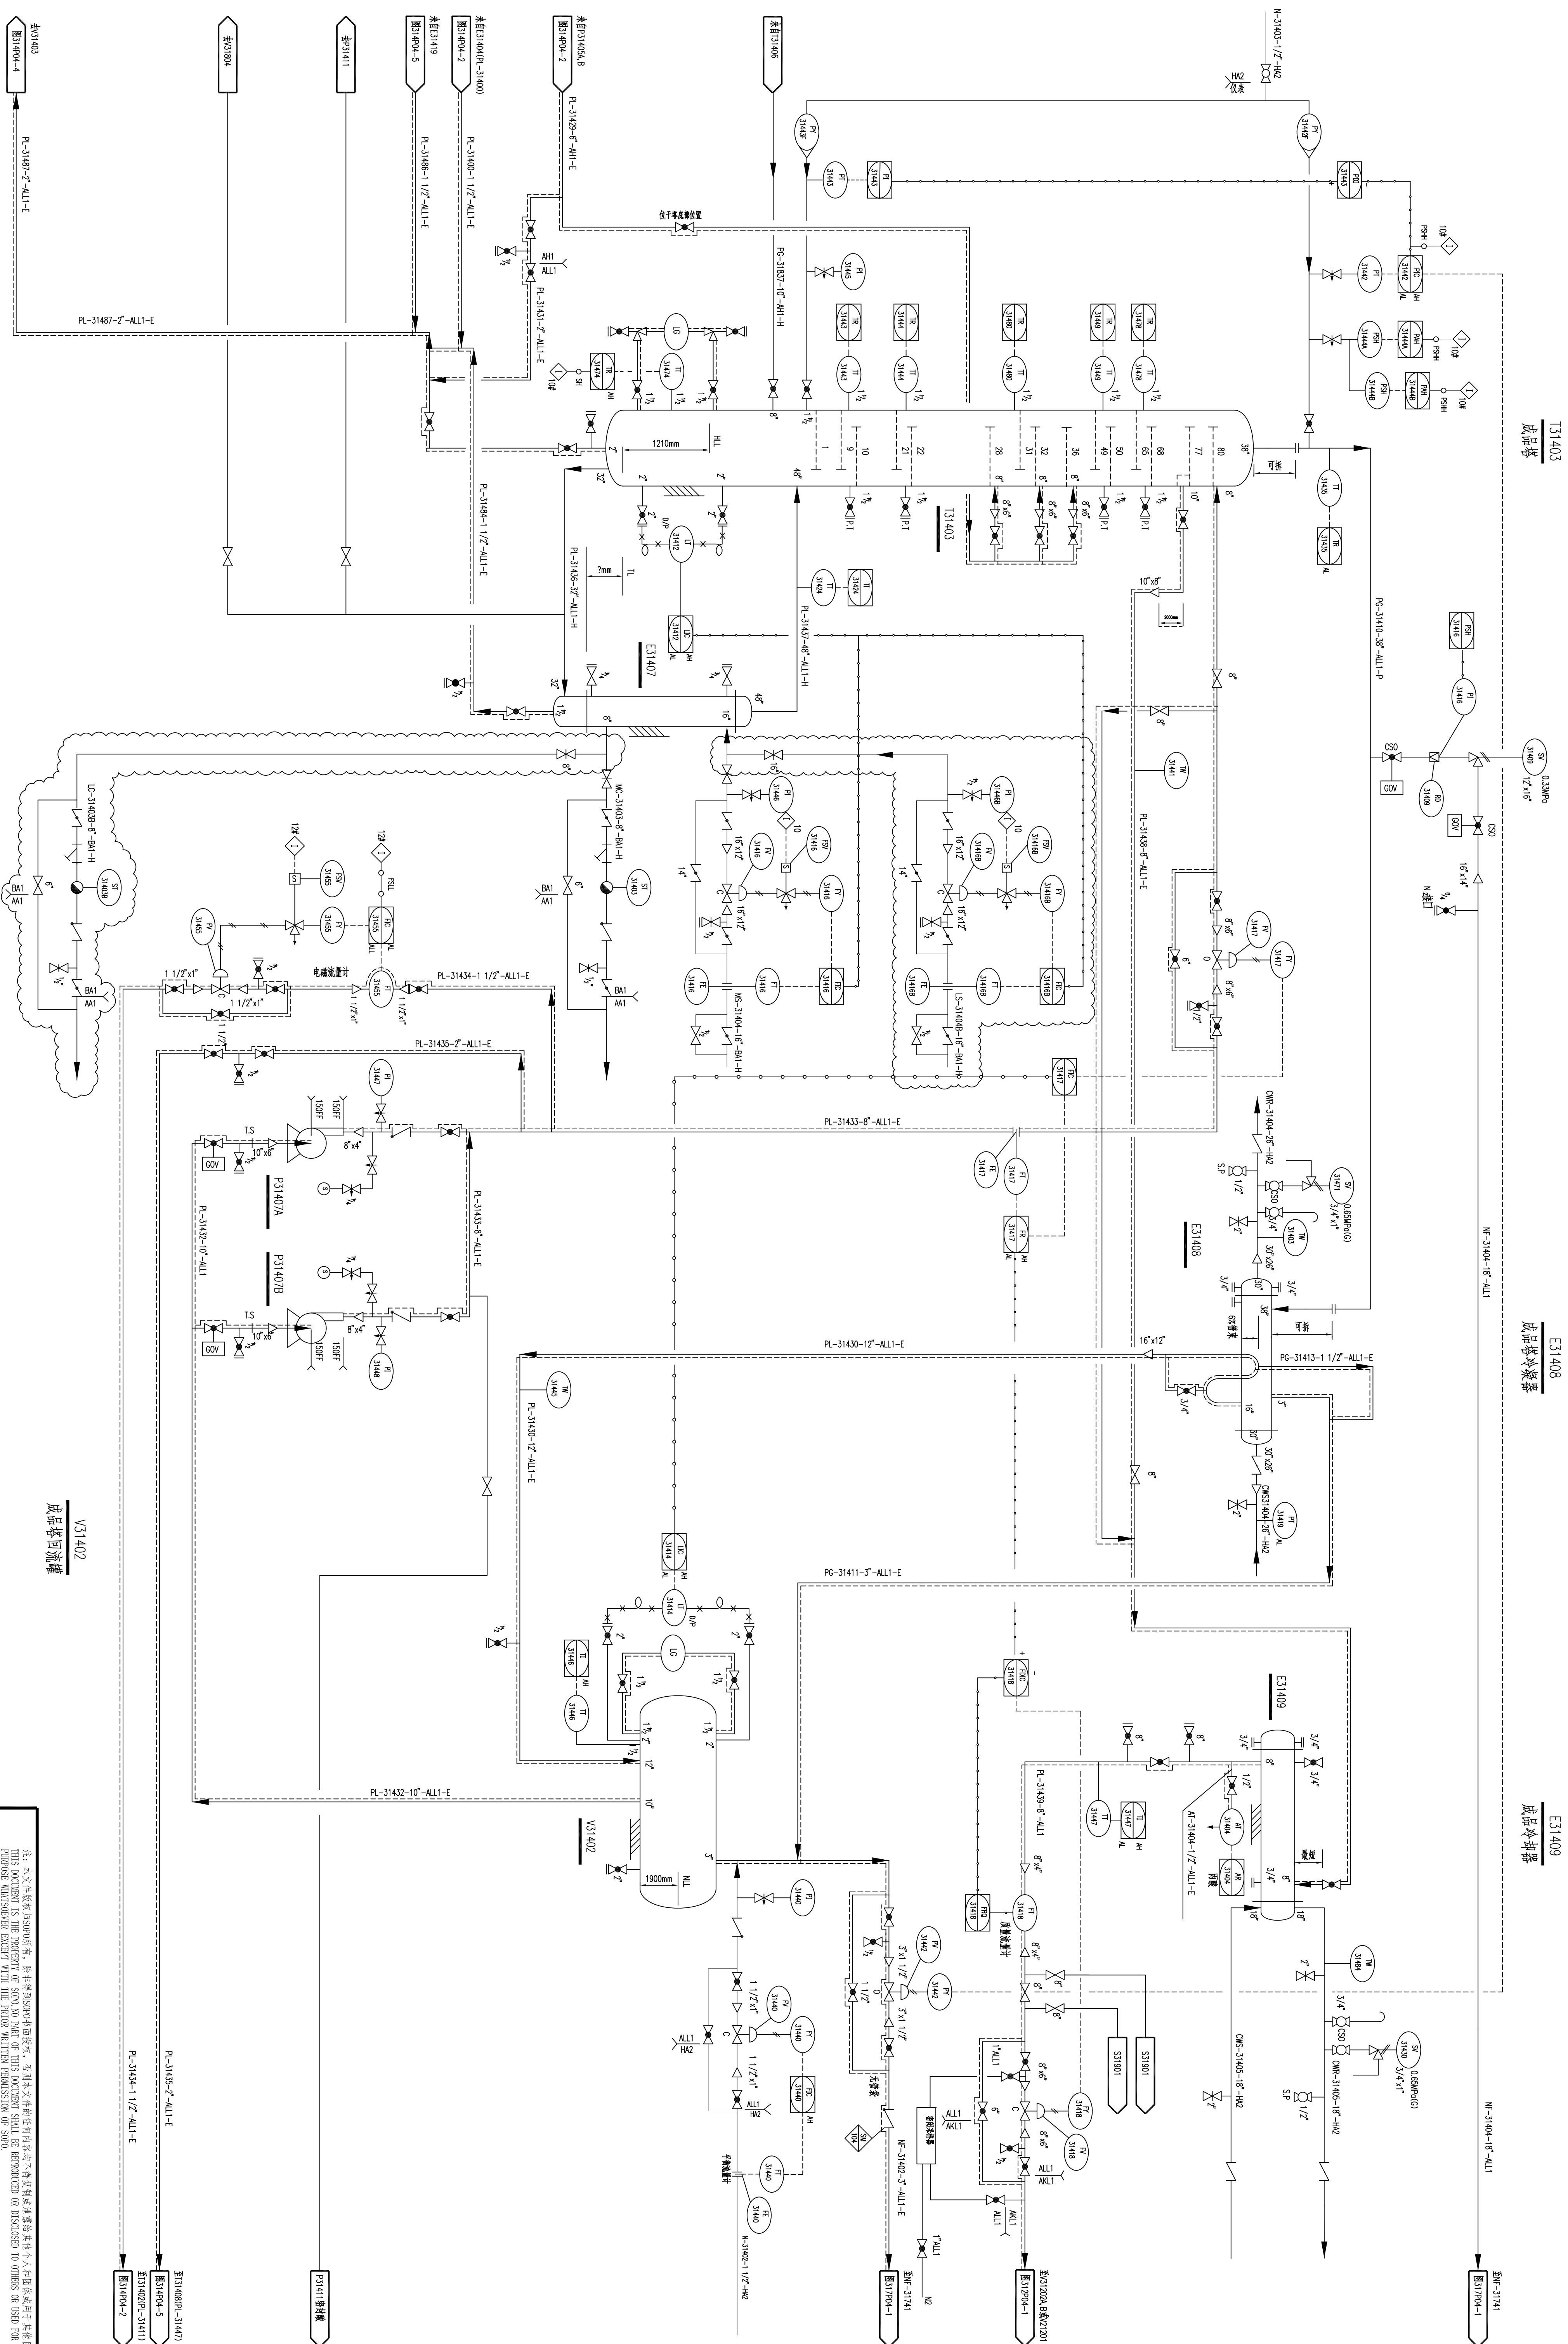

注：云线标记区域为本次设计范围

E31407

---

成品塔再沸器

P31407A

P31407B

V31402

---

成品塔回流罐

<p>注：本文件为 SINOPO 所有，其内容非经 SINOPO 同意授权，不得以任何形式在公开出版物或其他任何场合予以复制或进行再使用。此声明。 THIS DOCUMENT IS THE PROPERTY OF SINOPO PART OF THIS DOCUMENT SHALL BE REPRODUCED OR DISCLOSED TO OTHERS OR USED IN ANY MANNER WITHOUT THE WRITTEN PERMISSION OF SINOPO.</p>					
江苏苏普工程科技有限公司					
Jiangsu SOP Engineering Technology CO., LTD.					
设计人 DESIGNER	审核人 CHECKER	审批人 APPROVE	专业负责人 SPECIALIST	工艺师 TECHNICIAN	比校 SCALE
张健	张健	张健	王工	/	/
罐鞍车间(成品)I段(成品)					
工艺管道及仪表流程图					
图号 DWG NO.					
202501-10-H01P03-01/0					
第 1 套 SHEET					
共 1 套 TOT.					
0					