
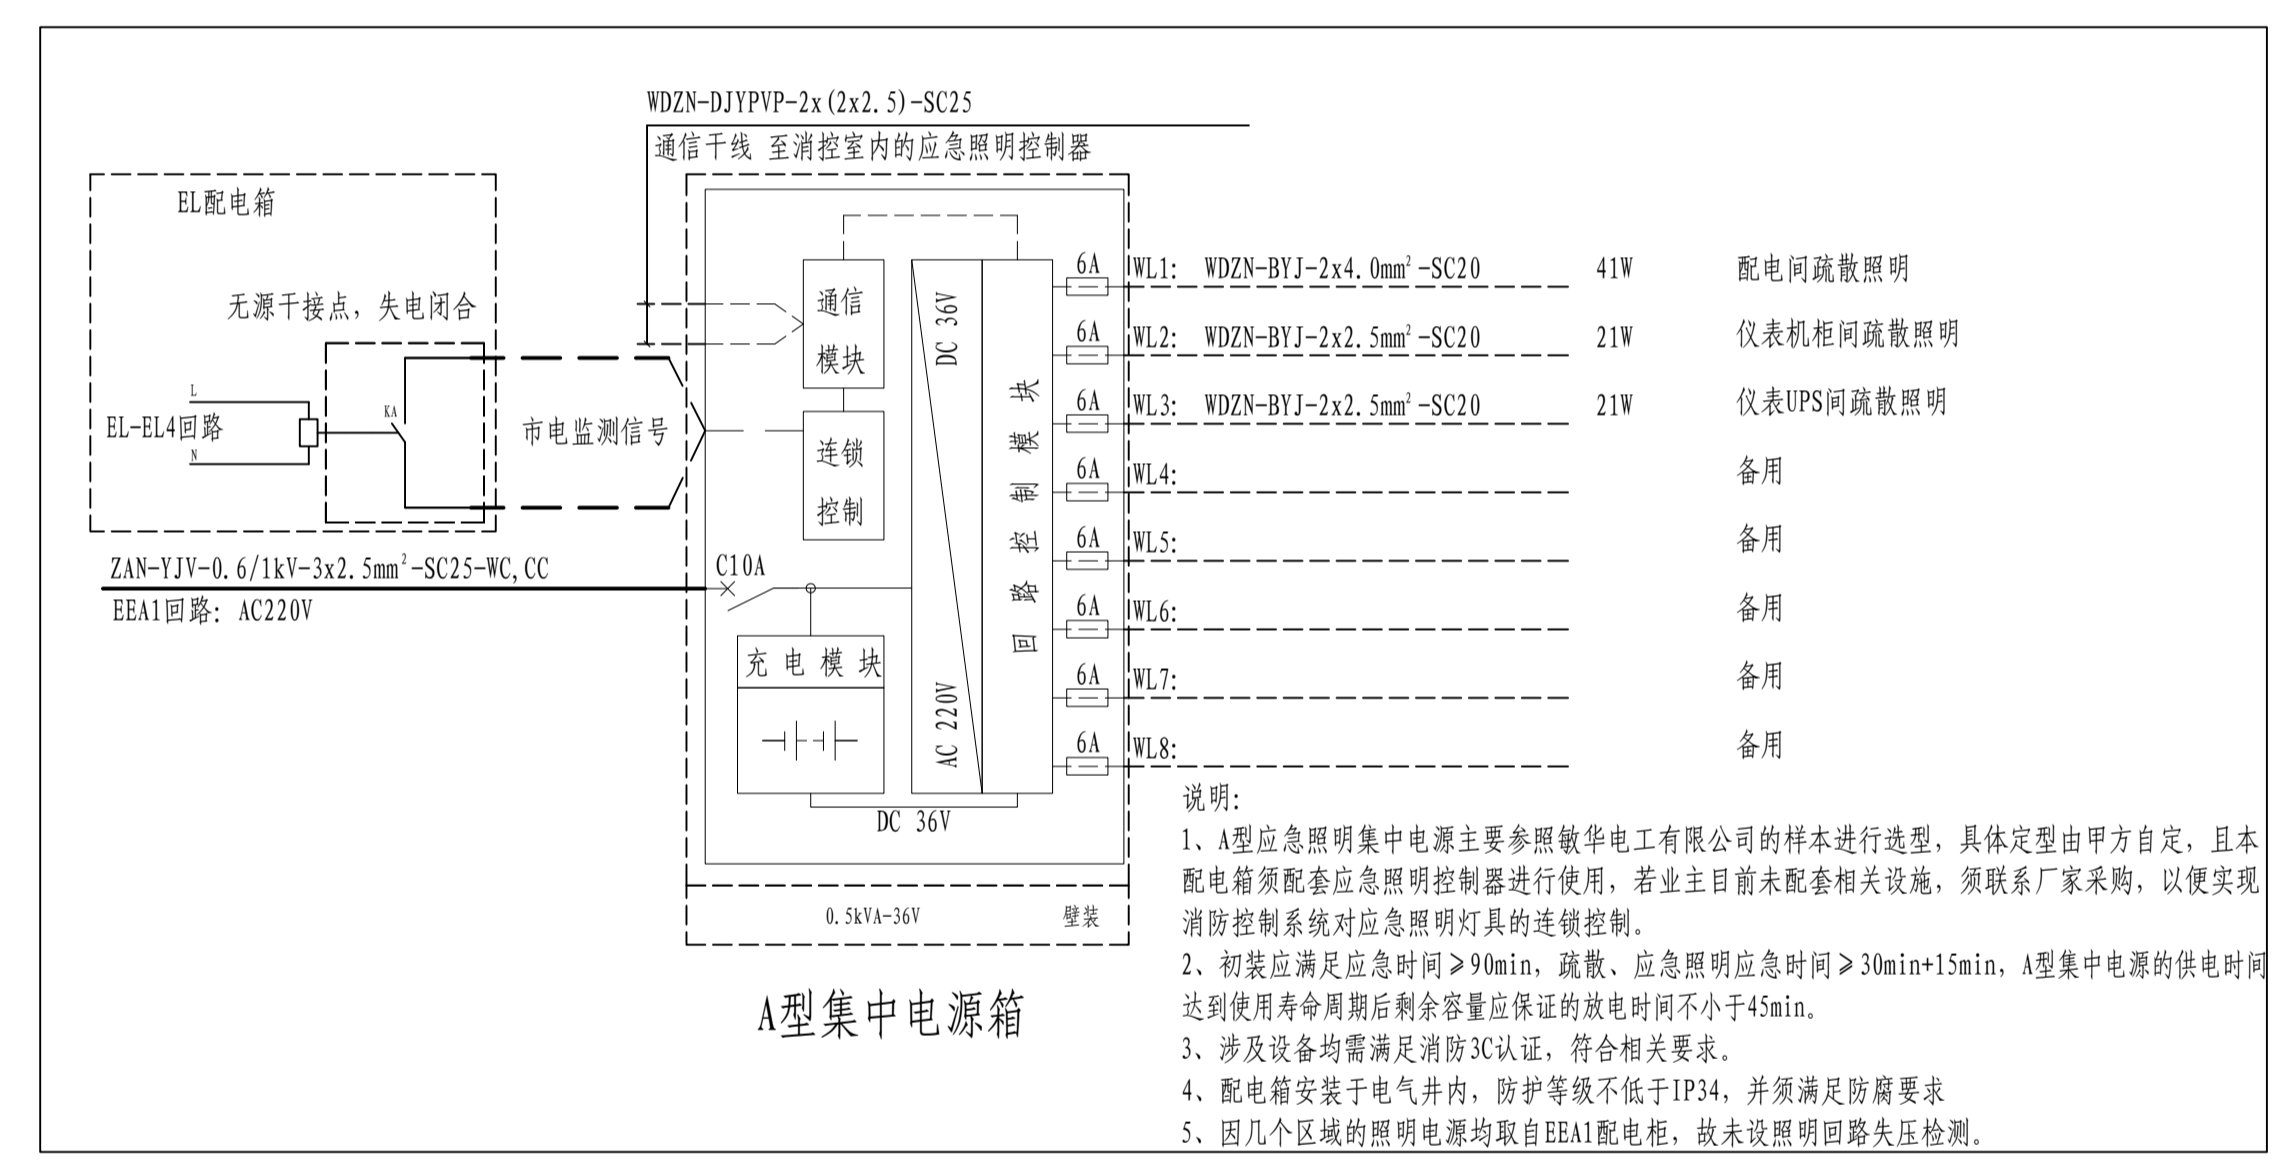


电气	热力	暖通	给排水
总图	建筑	结构	自控
工艺	设备	外管	环保

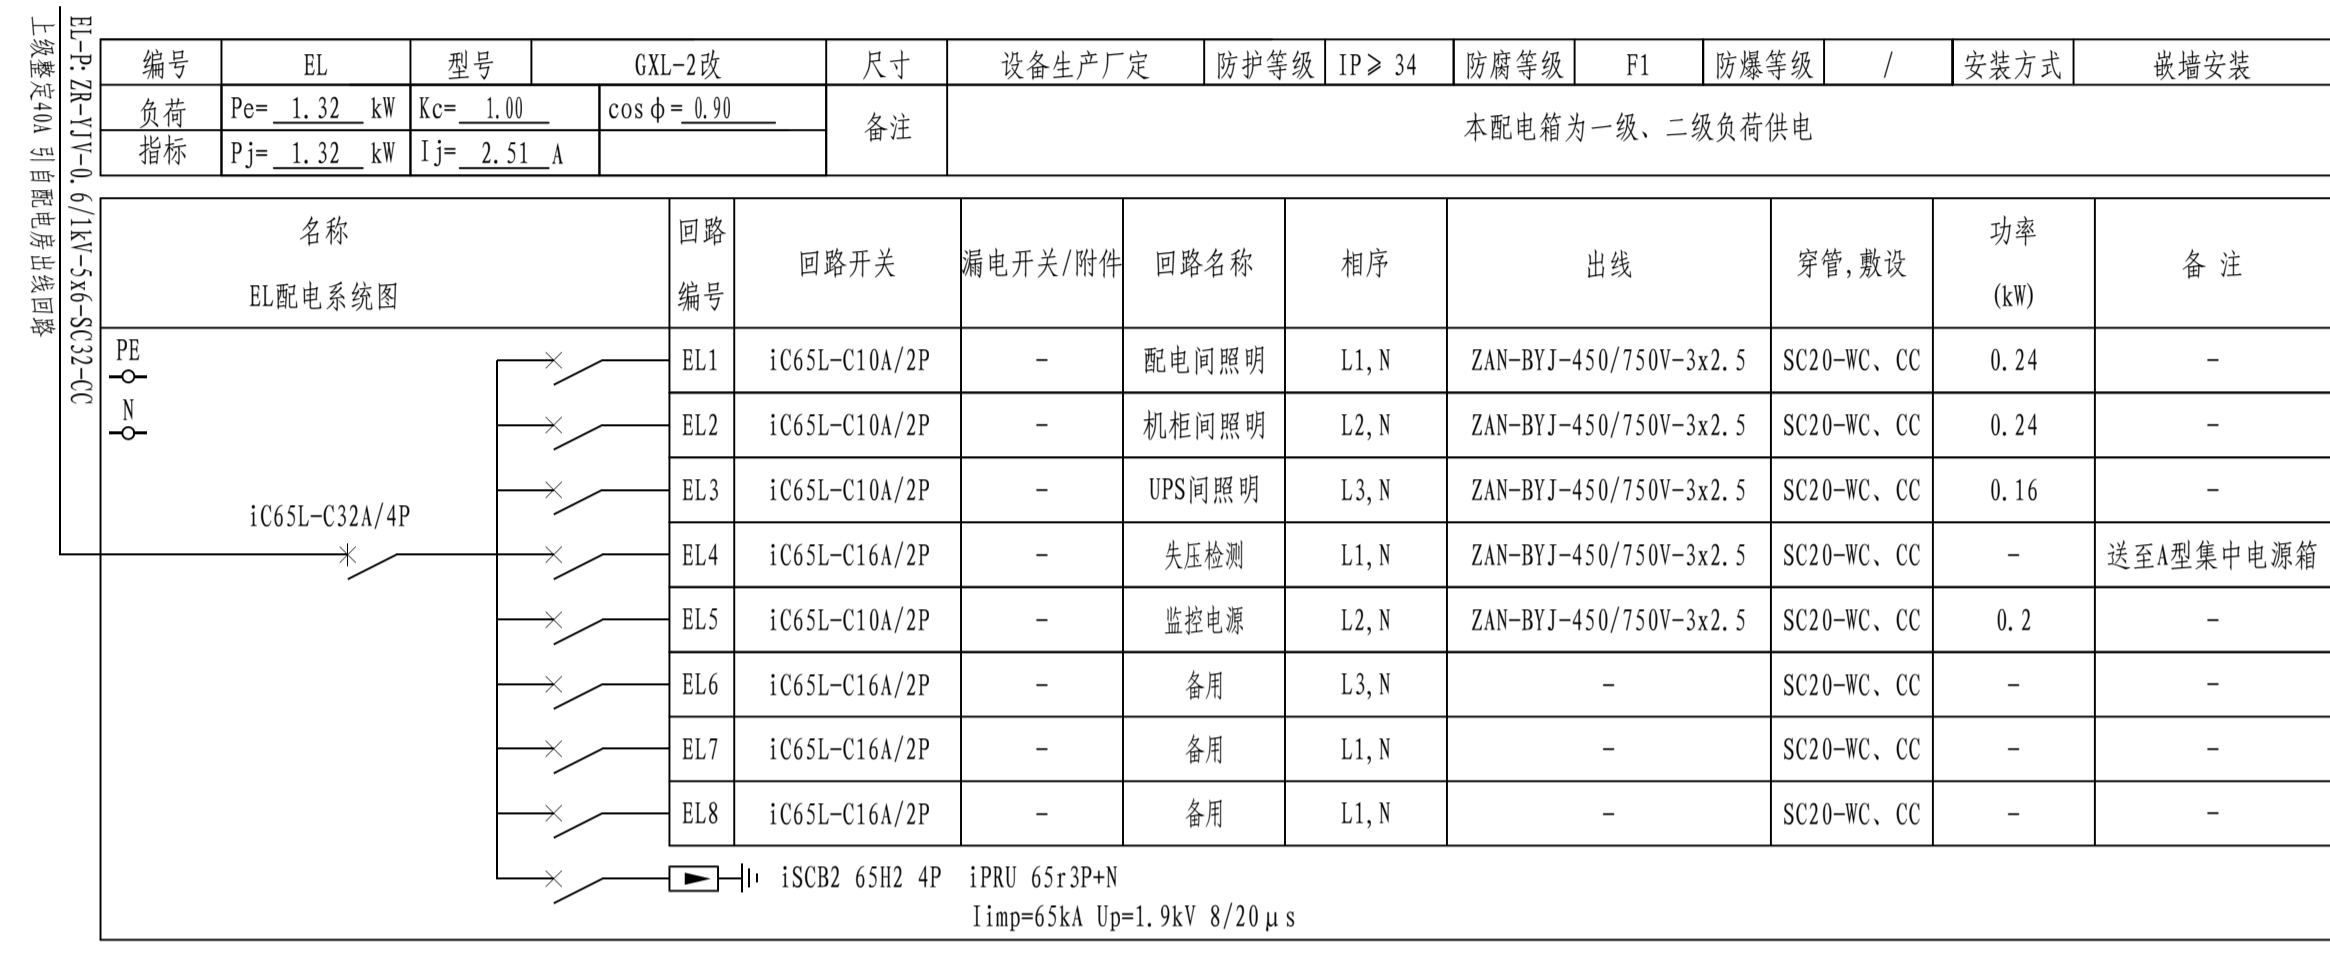

注: 本文件版权归SOPO所有, 除非得到SOPO书面授权, 否则本文件的任何内容均不得复制或泄露给其他个人和团体或用于其他目的。 THIS DOCUMENT IS THE PROPERTY OF SOPO. NO PART OF THIS DOCUMENT SHALL BE REPRODUCED OR DISCLOSED TO OTHERS OR USED FOR ANY PURPOSE WHATSOEVER EXCEPT WITH THE PRIOR WRITTEN PERMISSION OF SOPO.		江苏索普工程科技有限公司 Jiangsu SOPO Engineering Technology CO., LTD.		2026 镇江 ZHENJIANG	江苏索普股份有限公司 醋酸废水处理环保提升项目
设计人 DESIGNED	李时金	2026.01.30	配电系统图	非项名称 UNIT	配电房/机柜间
校核人 CHECKED	李时金	2026.01.30		设计阶段 PHASE	施工图
审核人 REVIEW	蔡奇军	2026.01.30		册号 DWG No.	202501-19-04D04/0
审定人 APPROVE				版本 REV.	0
专业负责人 DISCIPLINE				项目负责人 MANAGER	
专业 SPECI. 电气			比例 SCALE 不按比例	第 1 张 SHEET	共 1 张 TOT.