


编号	O1AP	型号	BXM-G	尺寸	设备生产厂定	防护等级	IP > 65	防腐等级	>WF2	防爆等级	>Exd IICT4	安装方式	壁挂, 装高距地1.4米
负荷	Pc= 2.31 kW	Kc= 1	cos φ= 0.90	备注	1. 箱体每个回路配按钮开关, 可挂锁; 2. 箱体表面的按钮均为防爆元器件, 防护、防腐、防爆等级均同配电箱要求; 3. 箱体进出线采用下进下出, 接口配套防爆格兰头, 配套防爆绕线管安装; 4. 防爆插座集成在箱体安装, 插口倾斜向下安装; 5. 计量在配电房出线回路实施。								
指标	Pj= 2.31 kW	Ij= 3.9 A											

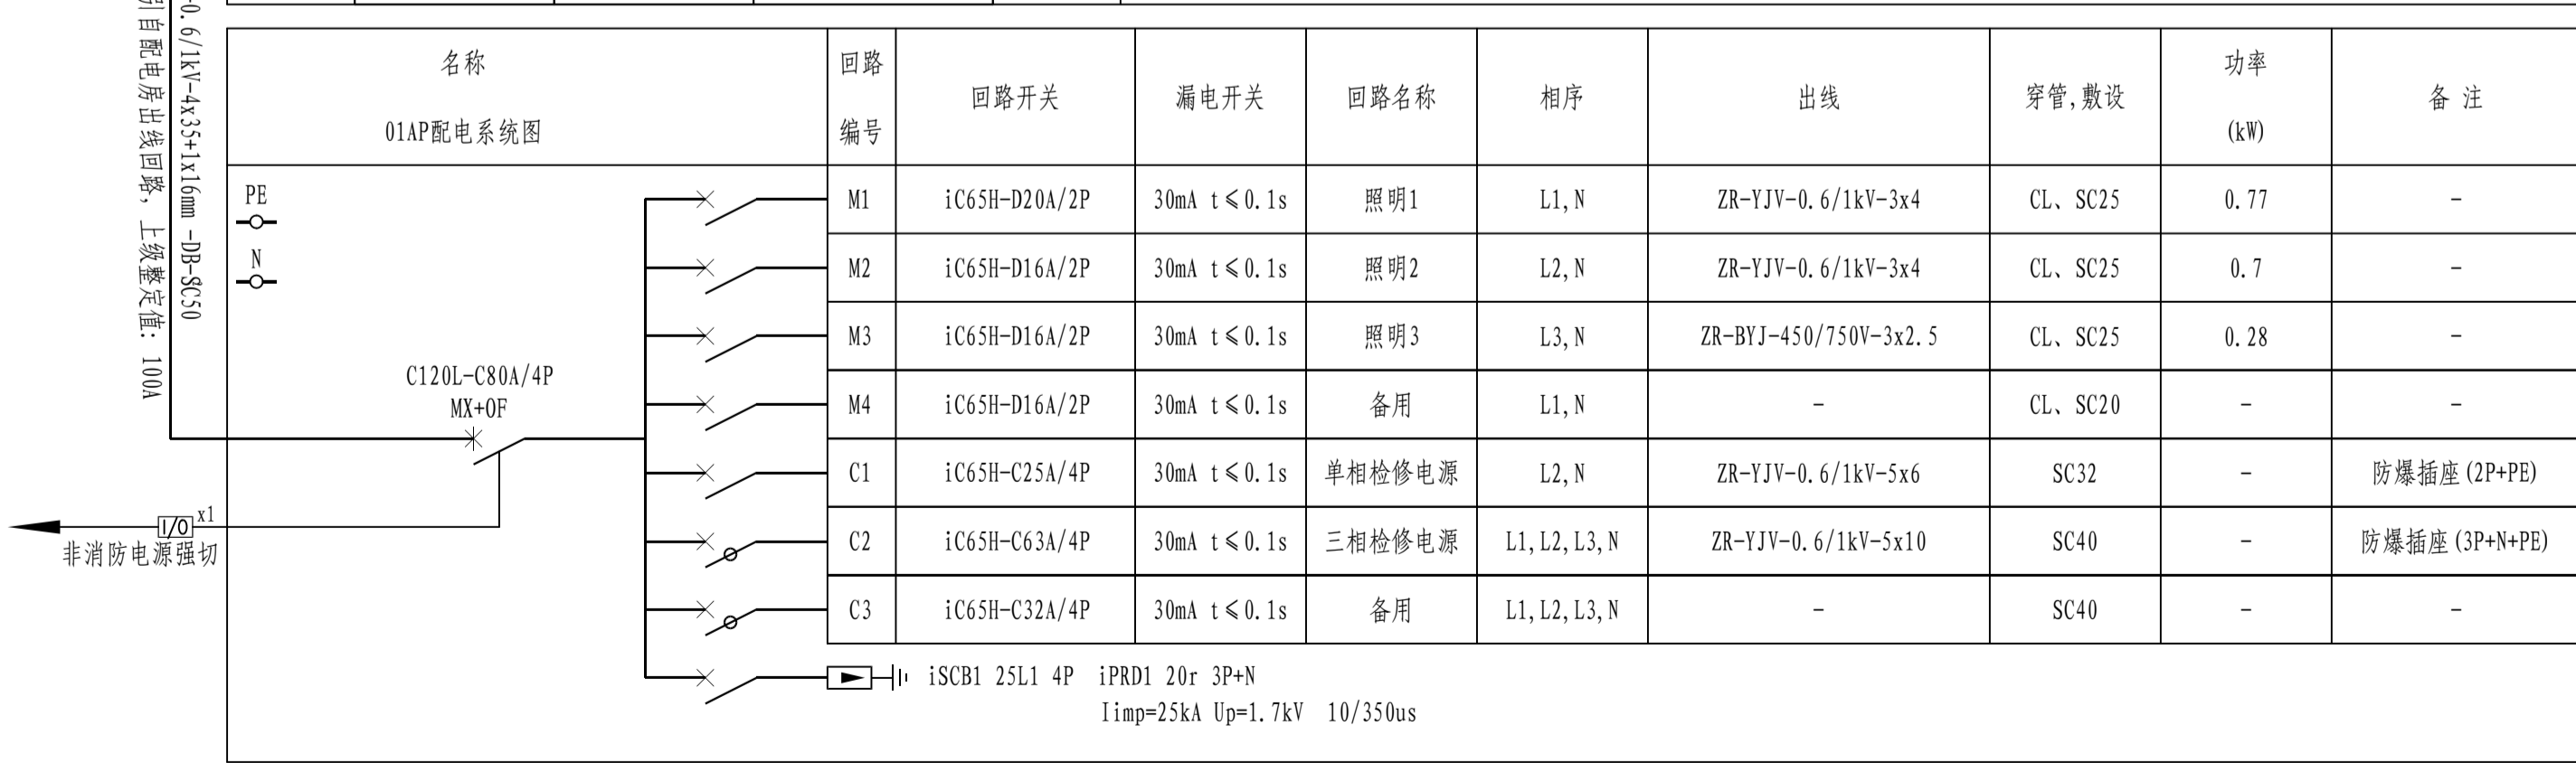

序号	图例	名称	规格及型号	单位	数量	安装方式	备注
1		防爆动力(照明)配电箱O1AP	甲方自定, 详见系统图	台	1	壁挂, 装高距地1.5米	防护等级: >IP65; 防腐等级: >WF2; 防爆等级: >Exd IICT4 Gb
2		LED免维护防爆壁装泛光灯	250V 70W	套	20	壁挂, 装高距地5.0米	防护等级: >IP65; 防腐等级: >WF2; 防爆等级: >Exd IICT4 Gb
3		LED免维护防爆法兰式立杆灯	250V 70W	套	5	装高, 灯头距地3.0米	防护等级: >IP65; 防腐等级: >WF2; 防爆等级: >Exd IICT4 Gb

注: 1. 所有灯具效能不低于150lm/W; 2. 所有回路均采用低压流体热镀锌钢管单独穿管敷设, 穿管与灯具采用螺纹连接, 与配电箱的连接采用防爆绕线管连接, 具体要求详见GB50058-2014及12D401-3相关要求; 3. 凡与施工有关而未说明之处, 参见国家、地方标准图集。

注: 本文件版权归SOPO所有, 除非得到SOPO书面授权, 否则本文件的任何内容均不得复制或泄露给其他个人或团体用于其他目的。  
THIS DOCUMENT IS THE PROPERTY OF SOPO. NO PART OF THIS DOCUMENT SHALL BE REPRODUCED OR DISCLOSED TO OTHERS OR USED FOR ANY PURPOSE WHATSOEVER EXCEPT WITH THE PRIOR WRITTEN PERMISSION OF SOPO.

<b>江苏索普工程科技有限公司</b> Jiangsu SOPO Engineering Technology CO., LTD.		2026	江苏索普股份有限公司
设计人	张明全	2026.01.30	醋酸废水处理提升项目
校核人	李奇	2026.01.30	醋酸废水处理提升项目
审核人	蔡奇宇	2026.01.30	醋酸废水处理提升项目
审批人			
专业负责人			
项目负责人			

照明系统图及其平面图

图号: 202501-19-01D04/0

版本: 0

项目: 醋酸废水处理提升项目

专业: SPECI. 电气 比例: SCALE 1: 100 第 1 张 SHEET 共 1 张 TOT.