


			会签
			COUNTERSIGNED
			专业
			DISCIPLINE
			会签
			COUNTERSIGNED
			专业
			DISCIPLINE
			会签
			COUNTERSIGNED
			专业
			DISCIPLINE
			会签
			COUNTERSIGNED
			专业
			DISCIPLINE

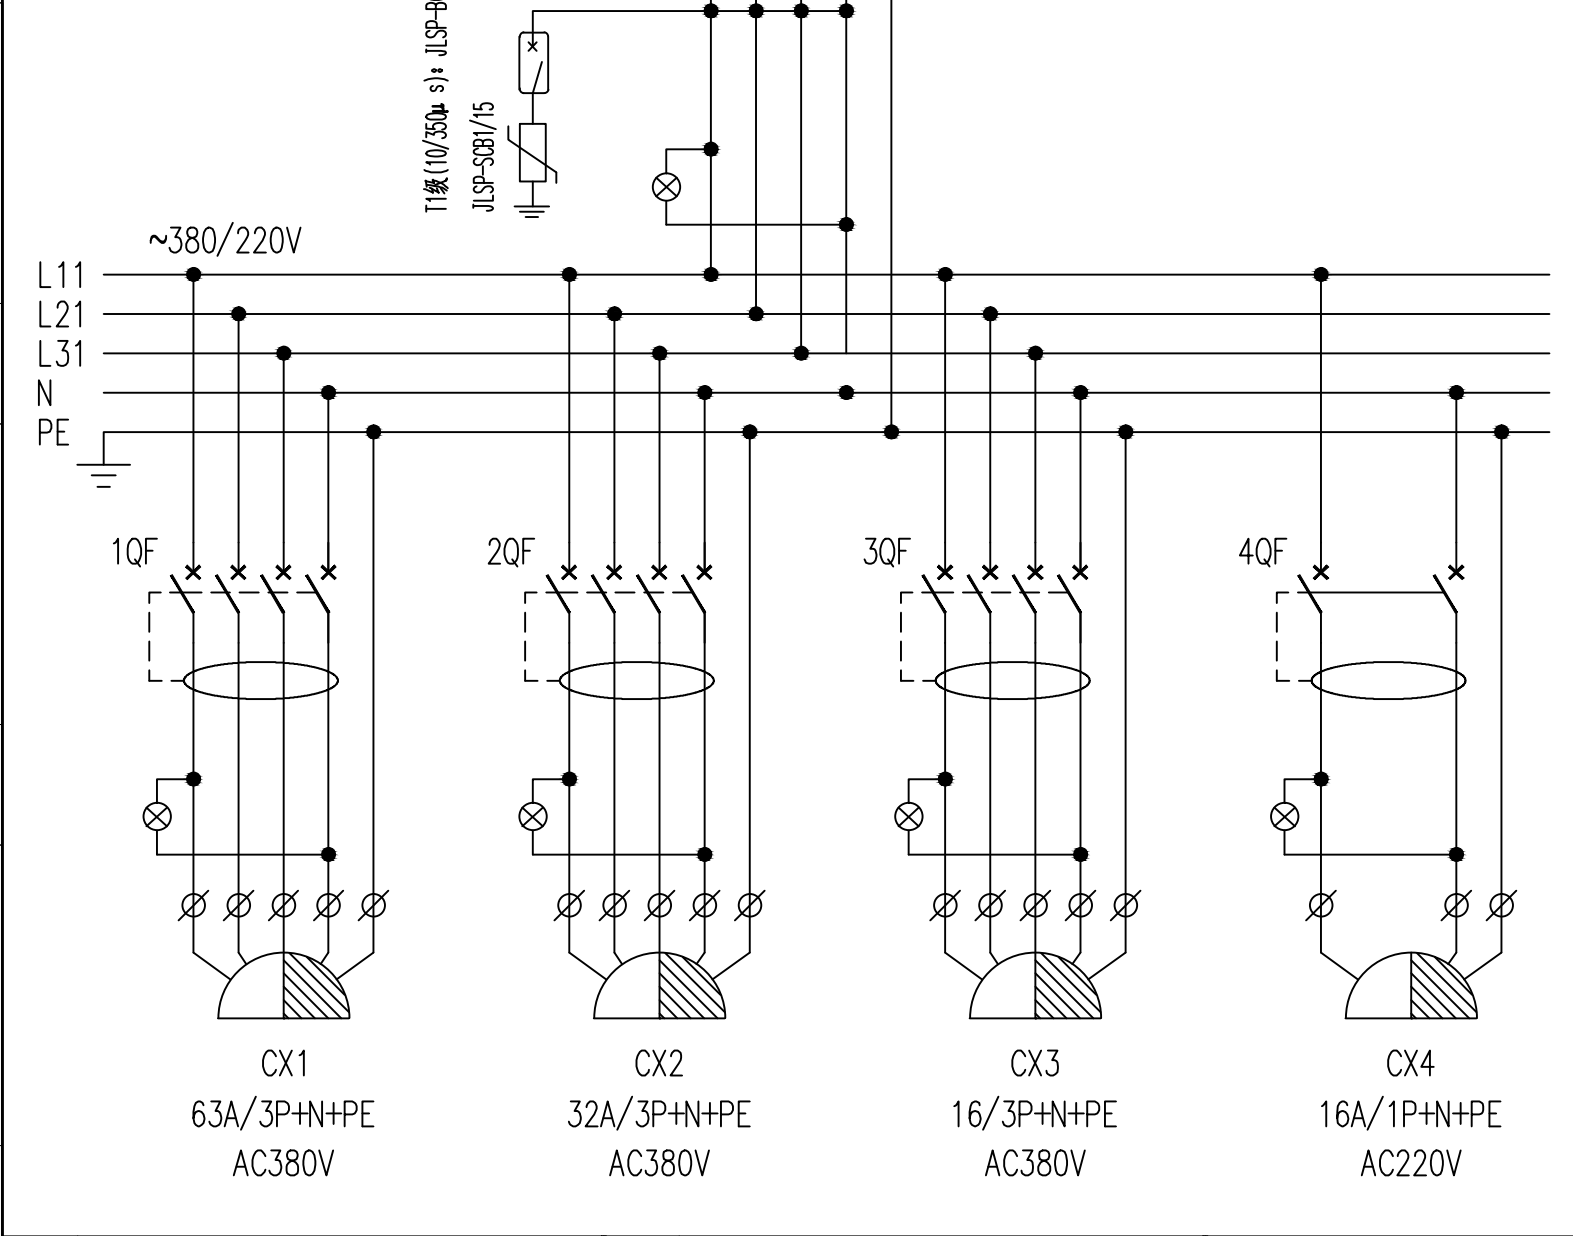


- 说明:
- 检修电源箱箱体采用工程塑料外壳，封闭式结构、下进线方式、挂墙式安装。
 - 检修电源箱进、出线设带电指示灯；检修电源箱应配置一个G1 1/2" 电缆进线口，非铠装电缆进线，进线口配三防电缆夹紧密封接头，与金属挠性管螺纹相连，出线配三防插销（配插头）。
 - 漏电保护复位开关应可在面板上操作。
 - 箱体上应标注设备位号"122/AQ1"和名称：“检修电源箱”，内附厂家最终图纸
 - 此系统图适用于检修电源箱：122/AQ1。

9	CX4	16A/1P+N+PE	三防插销（配插头）	套	1	AC220V
8	CX3	16A/3P+N+PE	三防插销（配插头）	套	1	AC380V
7	CX2	32A/3P+N+PE	三防插销（配插头）	套	1	AC380V
6	CX1	63A/3P+N+PE	三防插销（配插头）	套	1	AC380V
5	4QF	iC65H-C16A/2P+30mA 16A	剩余电流保护小型断路器	只	1	
4	3QF	iC65H-C16A/4P+30mA 16A	剩余电流保护小型断路器	只	1	
3	2QF	iC65H-C32A/4P+30mA 32A	剩余电流保护小型断路器	只	1	
2	1QF	iC65H-C63A/4P+30mA 63A	剩余电流保护小型断路器	只	1	
1	QF	C120H-C100A/3P	小型断路器	只	1	
序号	符 号	型 号	名 称	单 位	数 量	备 注



东华工程科技股份有限公司
工程设计图纸专用章
工程设计等级：综合甲级
设计证书编号：A134001934
发证机关：国家住房和城乡建设部

专业负责人	王胤强	项目负责人	李浩	业主编号	202301-122
 东华工程科技股份有限公司 EAST CHINA ENGINEERING SCIENCE AND TECHNOLOGY CO., LTD.				工程 PROJ.	醋酸乙烯及EVA一体化项目（一期工程）
				装置 JOB	/
				工序 SUB. JOB	泡沫消防站(122)
				阶段 PHASE	施工图
设计 DESIGNED 沈仁杰				202415-122-090M-01	
制图 DRAWN					
校核 CHECKED 王胤强					
审核 ATSPROVED 宁鹏					
审定/批准 AUTHORIZED				比例 SCALE /	版次 ISSUE G
THIS DRAWING SHALL BE USED FOR THIS PROJECT ONLY, TRANSFER TO ANY THIRD PARTY WITHOUT ECEC'S CONSENT IS NOT PERMITTED.				修改 REV. 0	归档日期 DATE 2026/2/10
				第 1 张 共 1 张 SHEET NO. 1 OF 1	