


				会签
				COUNTERSIGNED
				专业
				DISCIPLINE
				会签
				COUNTERSIGNED
				专业
				DISCIPLINE
				会签
				COUNTERSIGNED
				专业
				DISCIPLINE
				会签
				COUNTERSIGNED
				专业
				DISCIPLINE

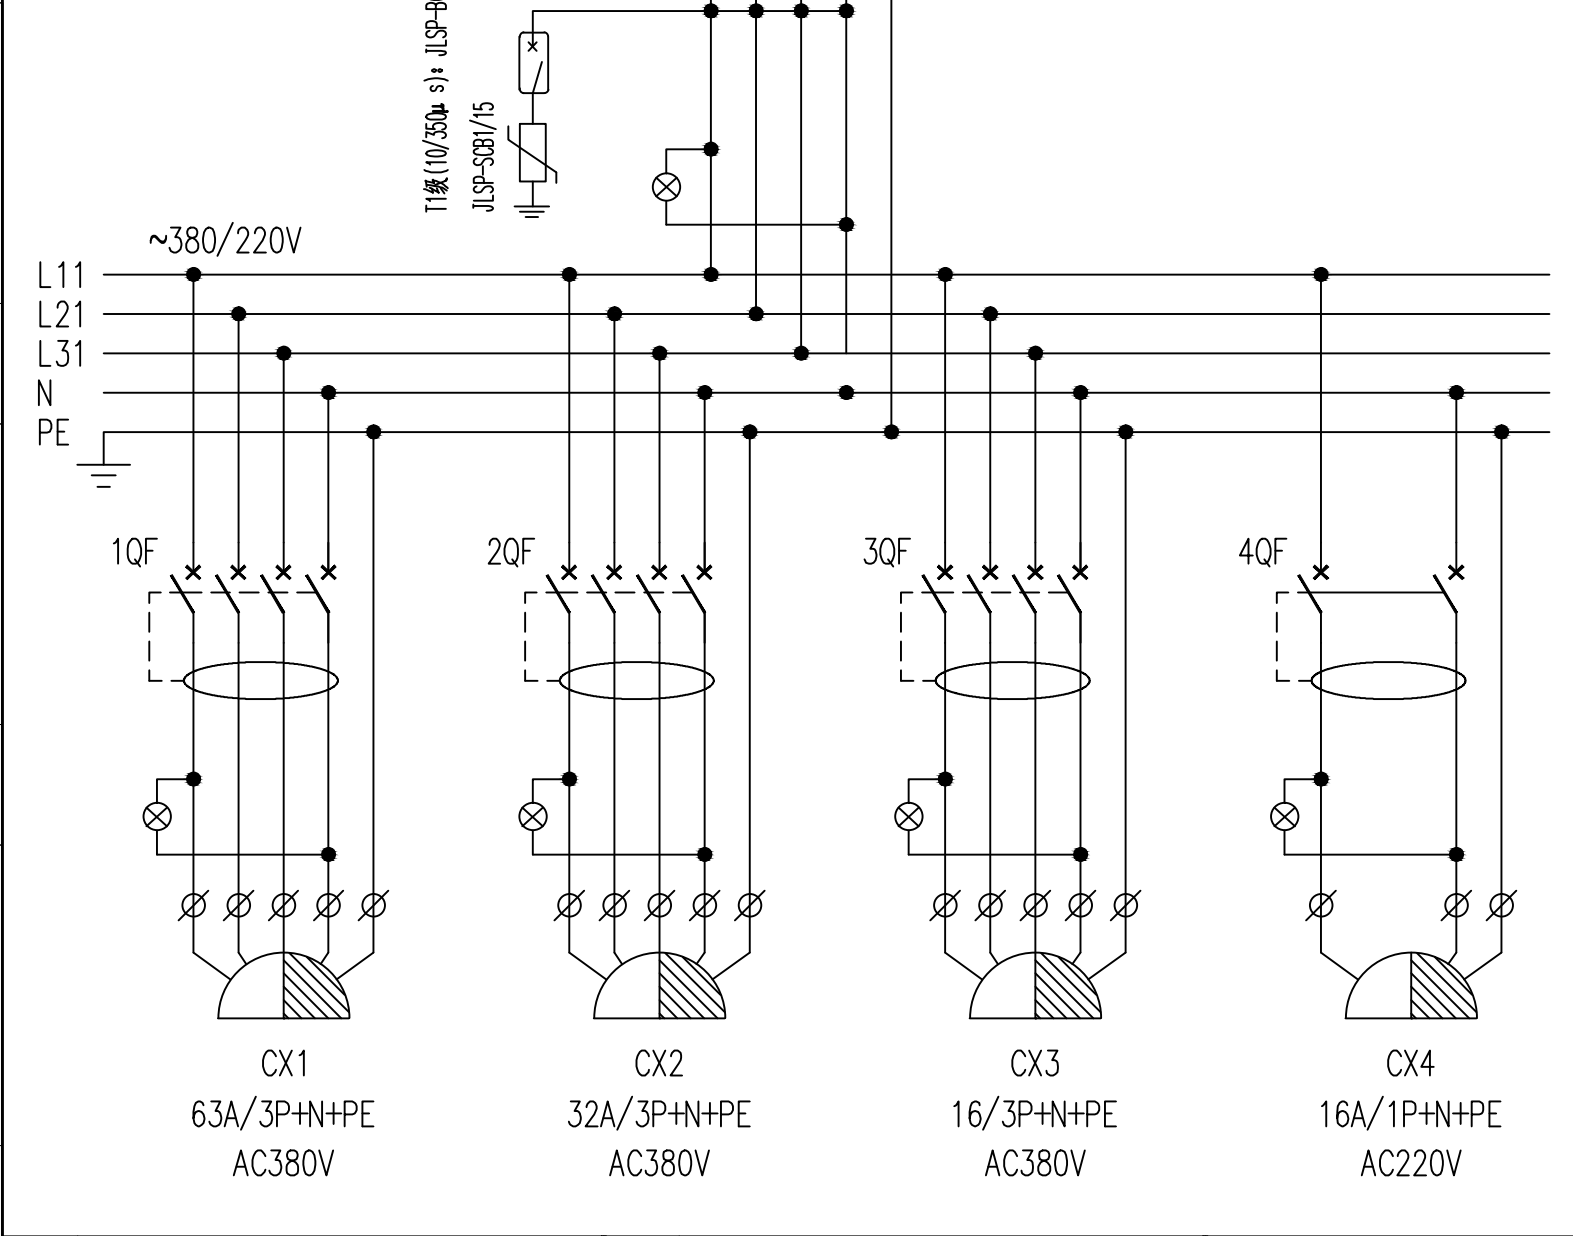


- 说明:
- 检修电源箱箱体采用工程塑料外壳,封闭式结构、下进线方式、挂墙式安装。
 - 检修电源箱进、出线设带电指示灯;检修电源箱应配置一个G1 1/2"电缆进线口,非铠装电缆进线,进线口配三防电缆夹紧密封接头,与金属挠性管螺纹相连,出线配三防插销(配插头)。
 - 漏电保护复位开关应可在面板上操作。
 - 箱体上应标注设备位号"124/AQ1"和名称:"检修电源箱",内附厂家最终图纸
 - 此系统图适用于检修电源箱: 124/AQ1。

9	CX4	16A/1P+N+PE	三防插销(配插头)	套	1	AC220V
8	CX3	16A/3P+N+PE	三防插销(配插头)	套	1	AC380V
7	CX2	32A/3P+N+PE	三防插销(配插头)	套	1	AC380V
6	CX1	63A/3P+N+PE	三防插销(配插头)	套	1	AC380V
5	4QF	iC65H-C16A/2P+30mA 16A	剩余电流保护小型断路器	只	1	
4	3QF	iC65H-C16A/4P+30mA 16A	剩余电流保护小型断路器	只	1	
3	2QF	iC65H-C32A/4P+30mA 32A	剩余电流保护小型断路器	只	1	
2	1QF	iC65H-C63A/4P+30mA 63A	剩余电流保护小型断路器	只	1	
1	QF	C120H-C100A/3P	小型断路器	只	1	
序号	符 号	型 号	名 称	单 位	数 量	备 注



东华工程科技股份有限公司
工程设计图纸专用章
工程设计等级:综合甲级
设计证书编号:A134001934
发证机关:国家住房和城乡建设部

专业负责人	王胤强	项目负责人	李阳	业主编号	202301-124
 东华工程科技股份有限公司 EAST CHINA ENGINEERING SCIENCE AND TECHNOLOGY CO.,LTD.				工程 PROJ.	醋酸乙烯及EVA一体化项目(一期工程)
				装置 JOB	/
设计 DESIGNED	沈仁杰	制图 DRAWN	消防泵房、消防水罐	工序 SUB. JOB	消防泵站(124)
校核 CHECKED	王胤强	审核 APPROVED	检修电源箱系统图	阶段 PHASE	施工图
审定/批准 AUTHORIZED	宁鹏	比例 SCALE	/	版次 ISSUE	G
				修改 REV.	0
				归档日期 DATE	2026/2/12
本图纸仅供本项目使用,未经东华工程科技股份有限公司许可不得转给第三者 THIS DRAWING SHALL BE USED FOR THIS PROJECT ONLY, TRANSFER TO ANY THIRD PARTY WITHOUT ECEC'S CONSENT IS NOT PERMITTED.					第 1 张 共 1 张 SHEET NO. 1 OF 1