


电气	热力	暖通	给排水	
总图	建筑	结构	自控	
工艺	设备	外管	环保	

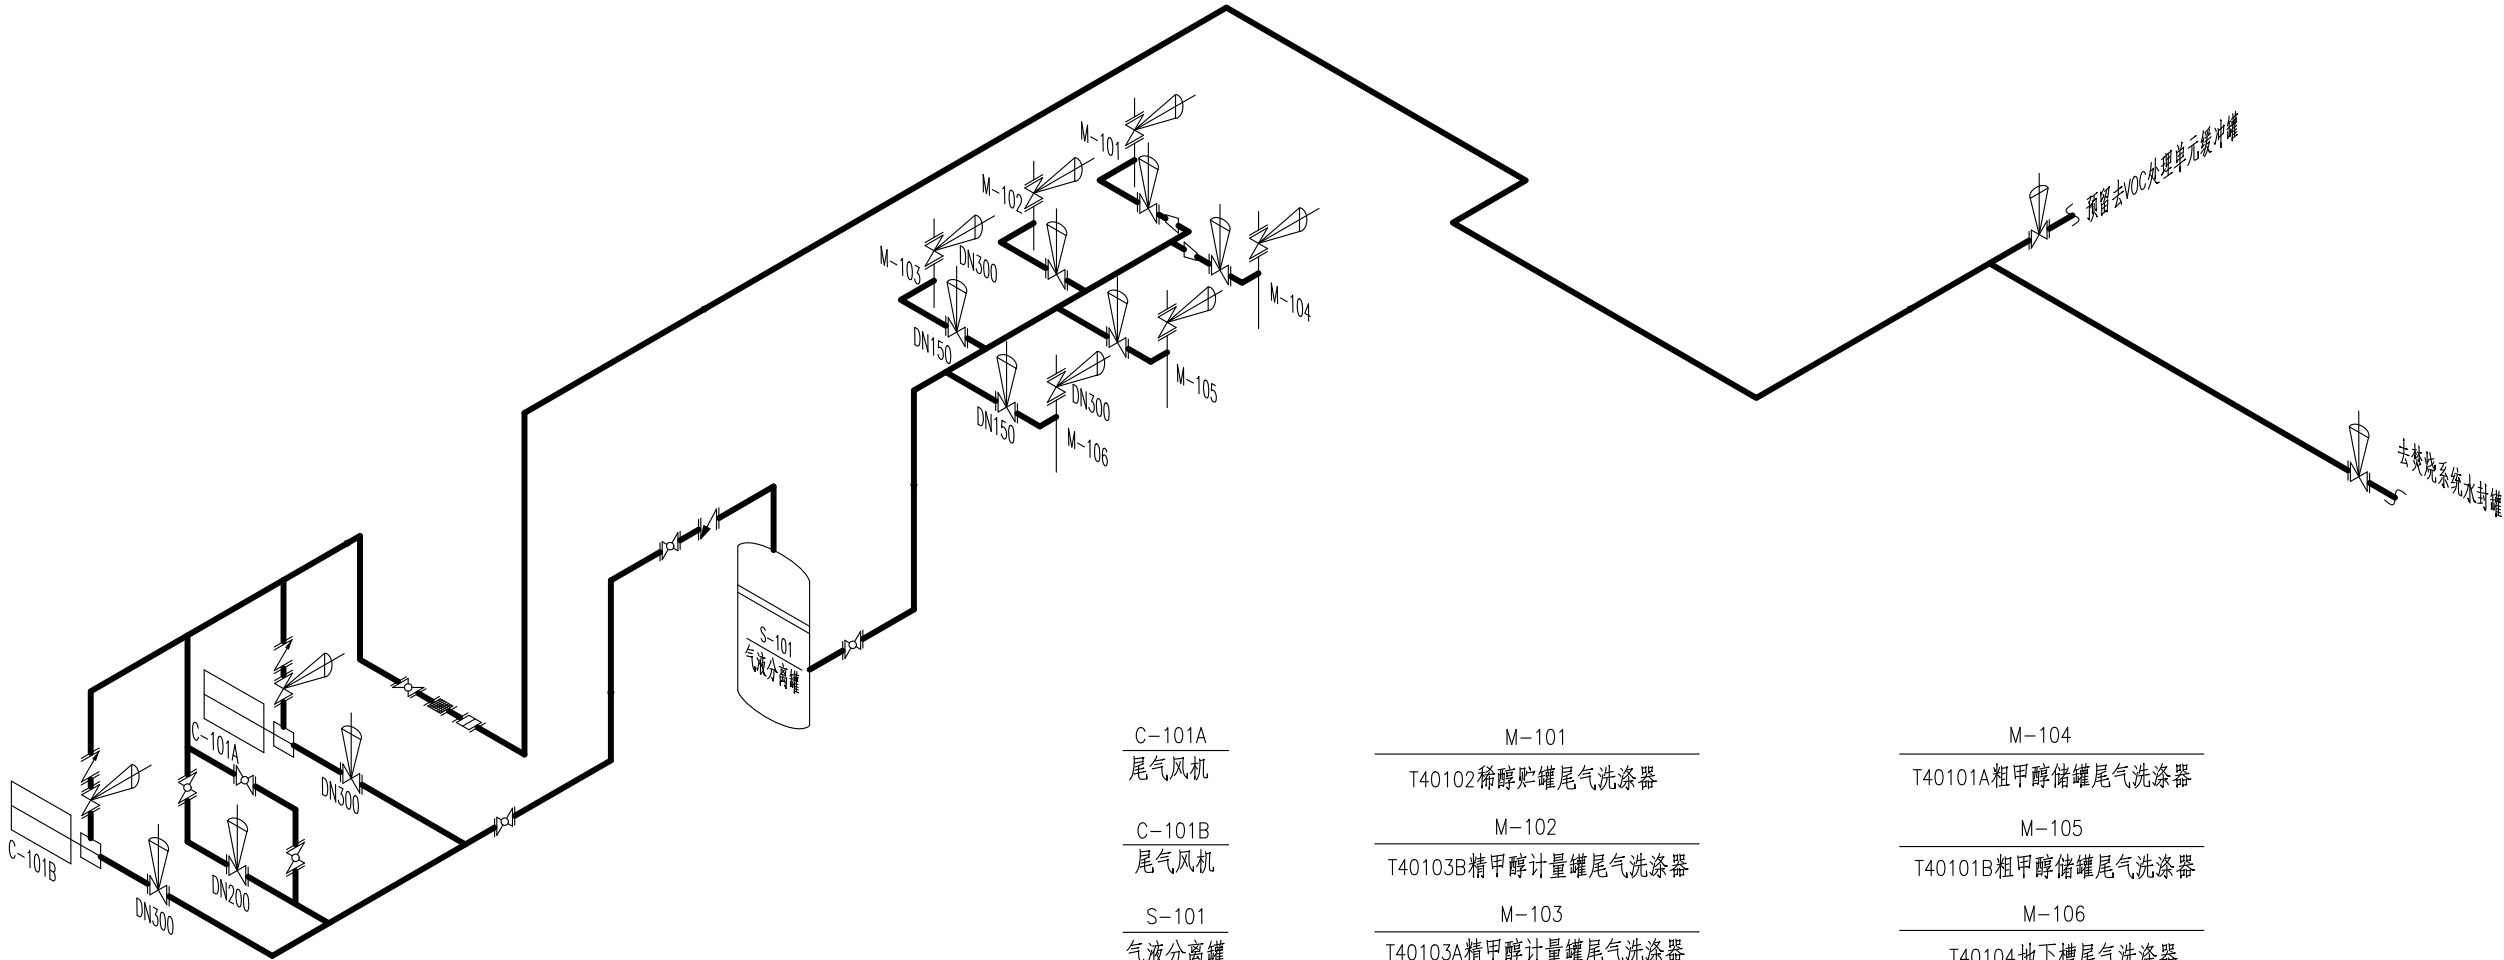

注：本文件版权归SOP0所有，除非得到SOP0书面授权，否则本文件的任何内容均不得复制或泄露给其他个人和团体或用于其他目的。 THIS DOCUMENT IS THE PROPERTY OF SOP0.NO PART OF THIS DOCUMENT SHALL BE REPRODUCED OR DISCLOSED TO OTHERS OR USED FOR ANY PURPOSE WHATSOEVER EXCEPT WITH THE PRIOR WRITTEN PERMISSION OF SOP0.							
sopo 江苏索普工程科技有限公司 JiangSu SOP0 Engineering Technology Co. Ltd.				镇江 ZHENJIANG			
设计 DESIGN				主项名称 UNIT			
校核 CHECK				设计阶段 PHASE			
审核 REVIEW				图号 DWG NO.			
审定 APPROVE							
专业 SPECI.		版本 REV.		比例 SCALE		第 张 SHEET	共 张 TOT.