


[illegible]


电气	热力	暖通	给排水	
总图	建筑	结构	自控	
工艺	设备	外管	环保	

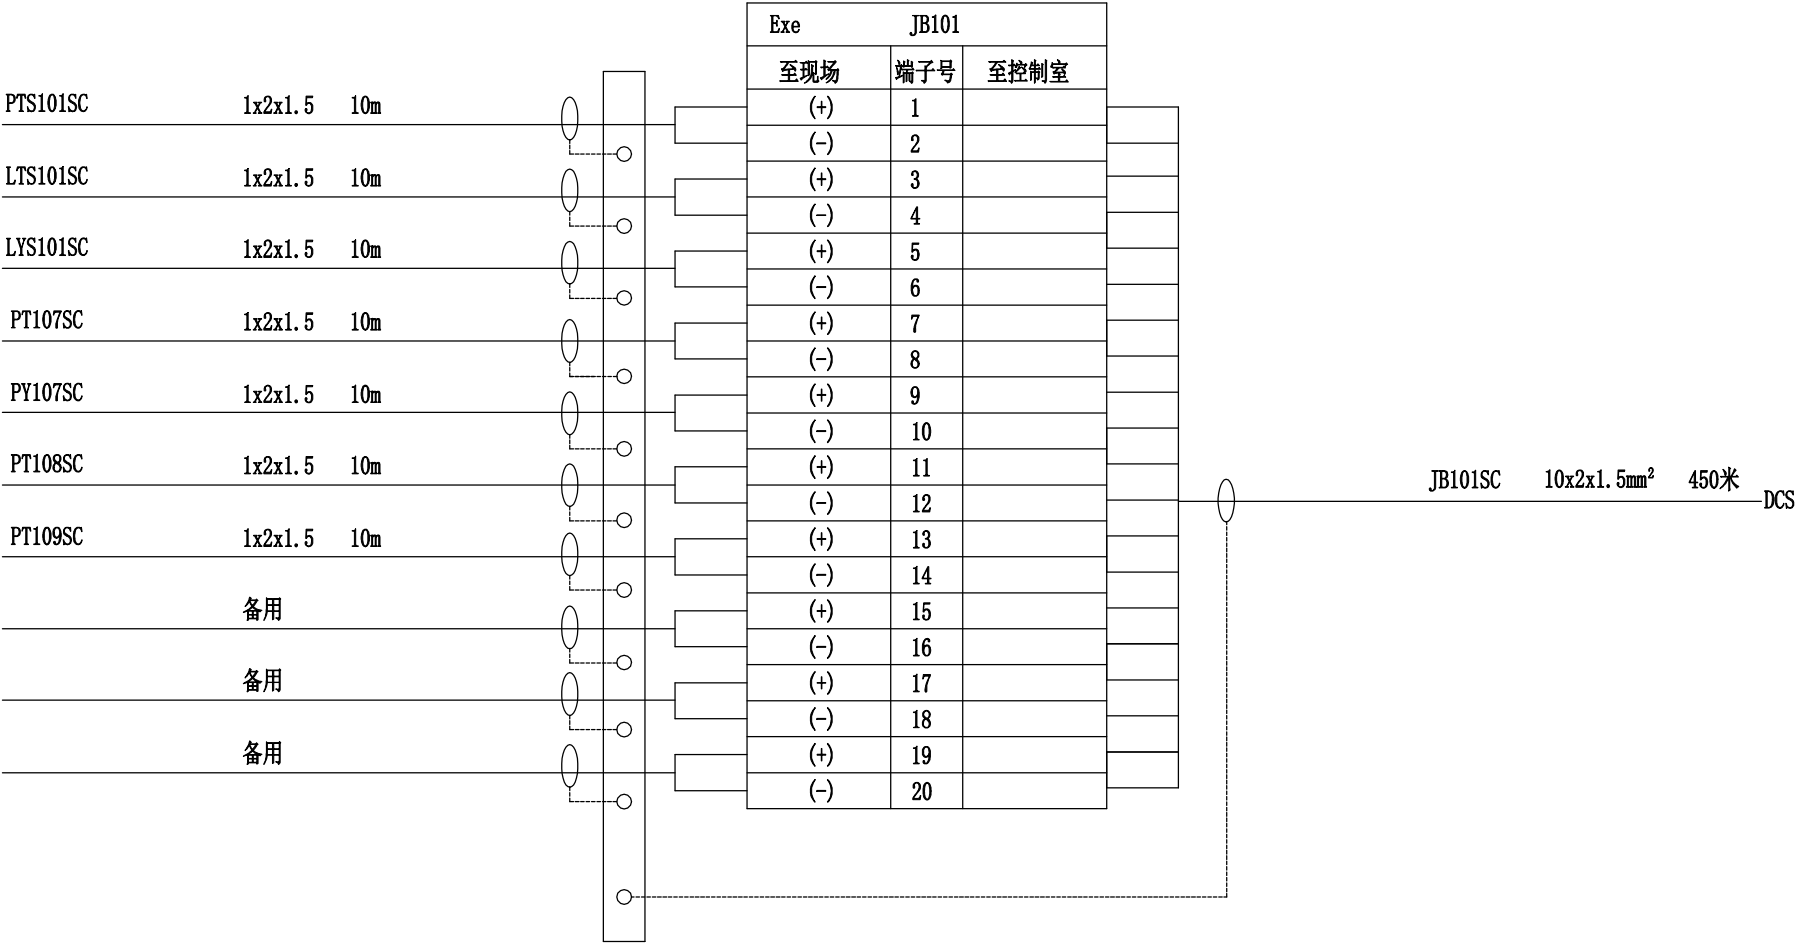

注：本文件版权归SOPo所有，除非得到SOPo书面授权，否则本文件的任何内容均不得复制或泄露给其他个人和团体或用于其他目的。
THIS DOCUMENT IS THE PROPERTY OF SOPO.NO PART OF THIS DOCUMENT SHALL BE REPRODUCED OR DISCLOSED TO OTHERS OR USED FOR ANY PURPOSE WHATSOEVER EXCEPT WITH THE PRIOR WRITTEN PERMISSION OF SOPO.

说明	1. 现场接线箱进出口：进口10个，出口1个； 2. 现场接线箱进出口尺寸：进口G1/2" (F) 出口G1-1/2" (F)； 3. 堵头3个。	 江苏索普工程科技有限公司 JiangSu SOPo Engineering Technology Co. Ltd.					镇江 ZHENJIANG	江苏索普化工股份有限公司 火炬环保提升项目		
		设计 DESIGN			现场接线箱接线图			主项名称 UNIT	甲醇厂	
		校核 CHECK						设计阶段 PHASE	施工图	
		审核 REVIEW						图 号 DWG NO.	202603-62-01K12/0	
		审定 APPROVE								
		专业 SPECI.	自控	版 本 REV.	0	比 例 SCALE		第 1 张 SHEET	共 XX 张 TOT.	


电气	热力	暖通	给排水	
总图	建筑	结构	自控	
工艺	设备	外管	环保	

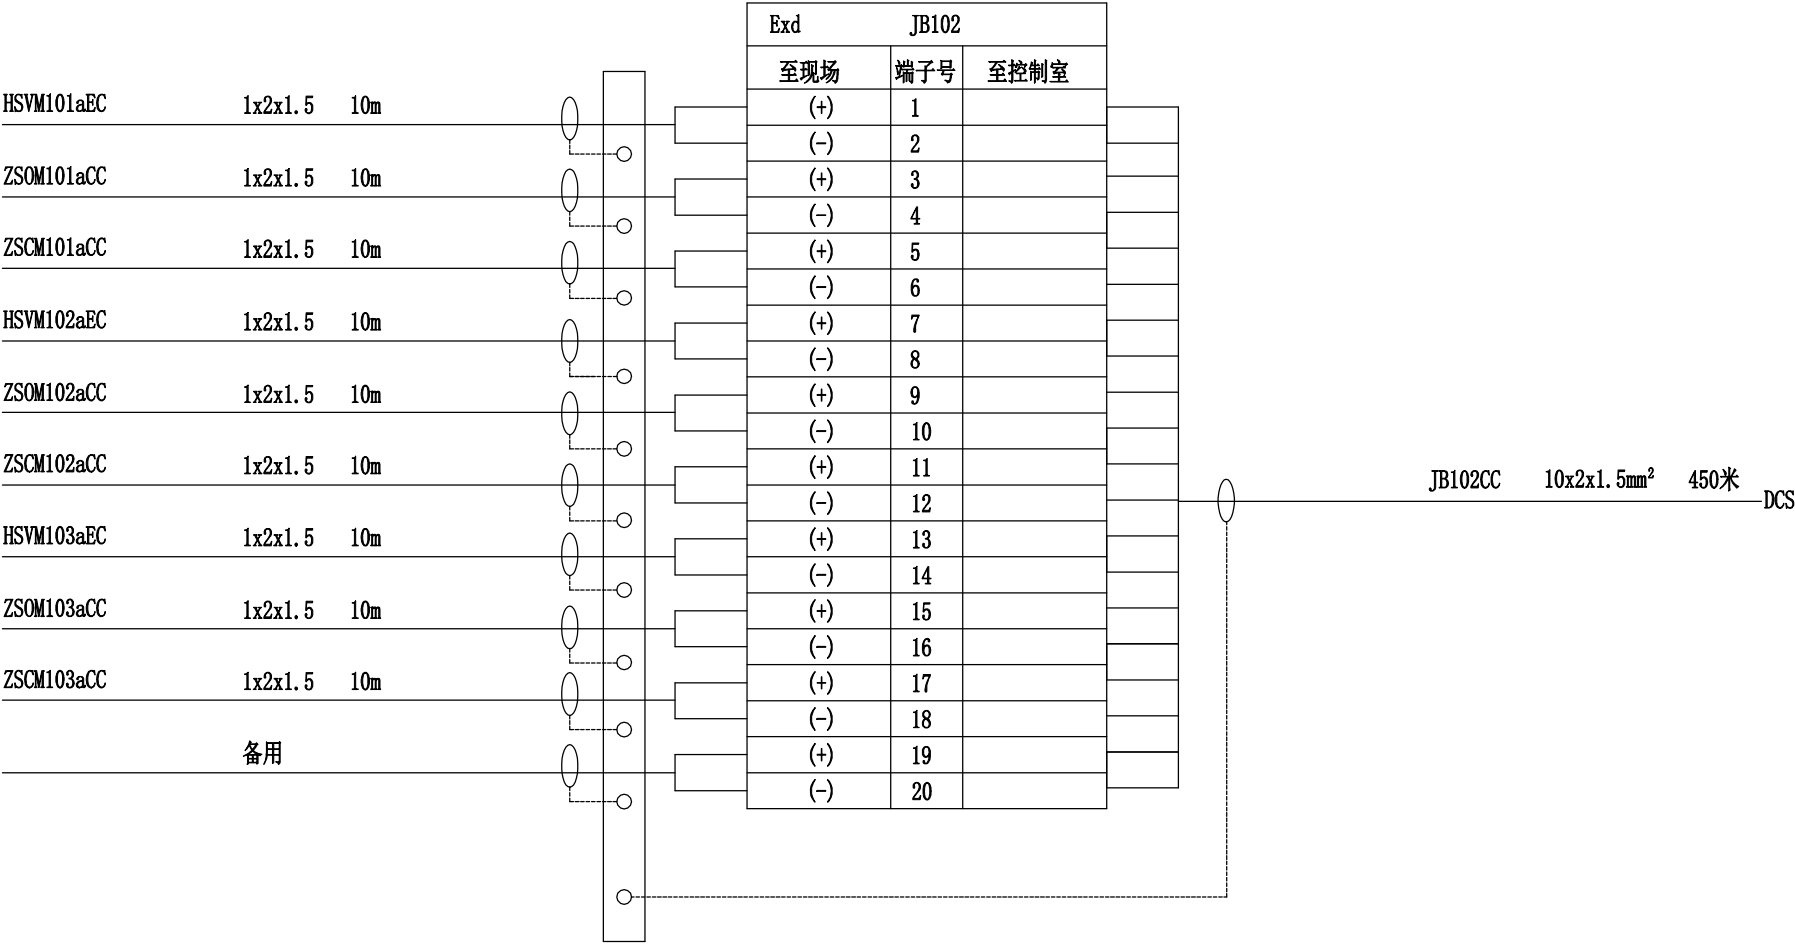

注：本文件版权归SOPo所有，除非得到SOPo书面授权，否则本文件的任何内容均不得复制或泄露给其他个人和团体或用于其他目的。
THIS DOCUMENT IS THE PROPERTY OF SOPO.NO PART OF THIS DOCUMENT SHALL BE REPRODUCED OR DISCLOSED TO OTHERS OR USED FOR ANY PURPOSE WHATSOEVER EXCEPT WITH THE PRIOR WRITTEN PERMISSION OF SOPO.

说明	1. 现场接线箱进出口：进口10个，出口1个； 2. 现场接线箱进出口尺寸：进口G1/2" (F) 出口G1-1/2" (F)； 3. 堵头1个。	Sopo 江苏索普工程科技有限公司 JiangSu SOPO Engineering Technology Co. Ltd.					镇江 ZHENJIANG	江苏索普化工股份有限公司 火炬环保提升项目		
		设计 DESIGN			现场接线箱接线图			主项名称 UNIT	甲醇厂	
		校核 CHECK						设计阶段 PHASE	施工图	
		审核 REVIEW						图 号 DWG NO.	202603-62-01K12/0	
		审定 APPROVE								
		专业 SPECI.	自控	版 本 REV.	0	比 例 SCALE		第 2 张 SHEET	共 XX 张 TOT.	


电气	热力	暖通	给排水	
总图	建筑	结构	自控	
工艺	设备	外管	环保	

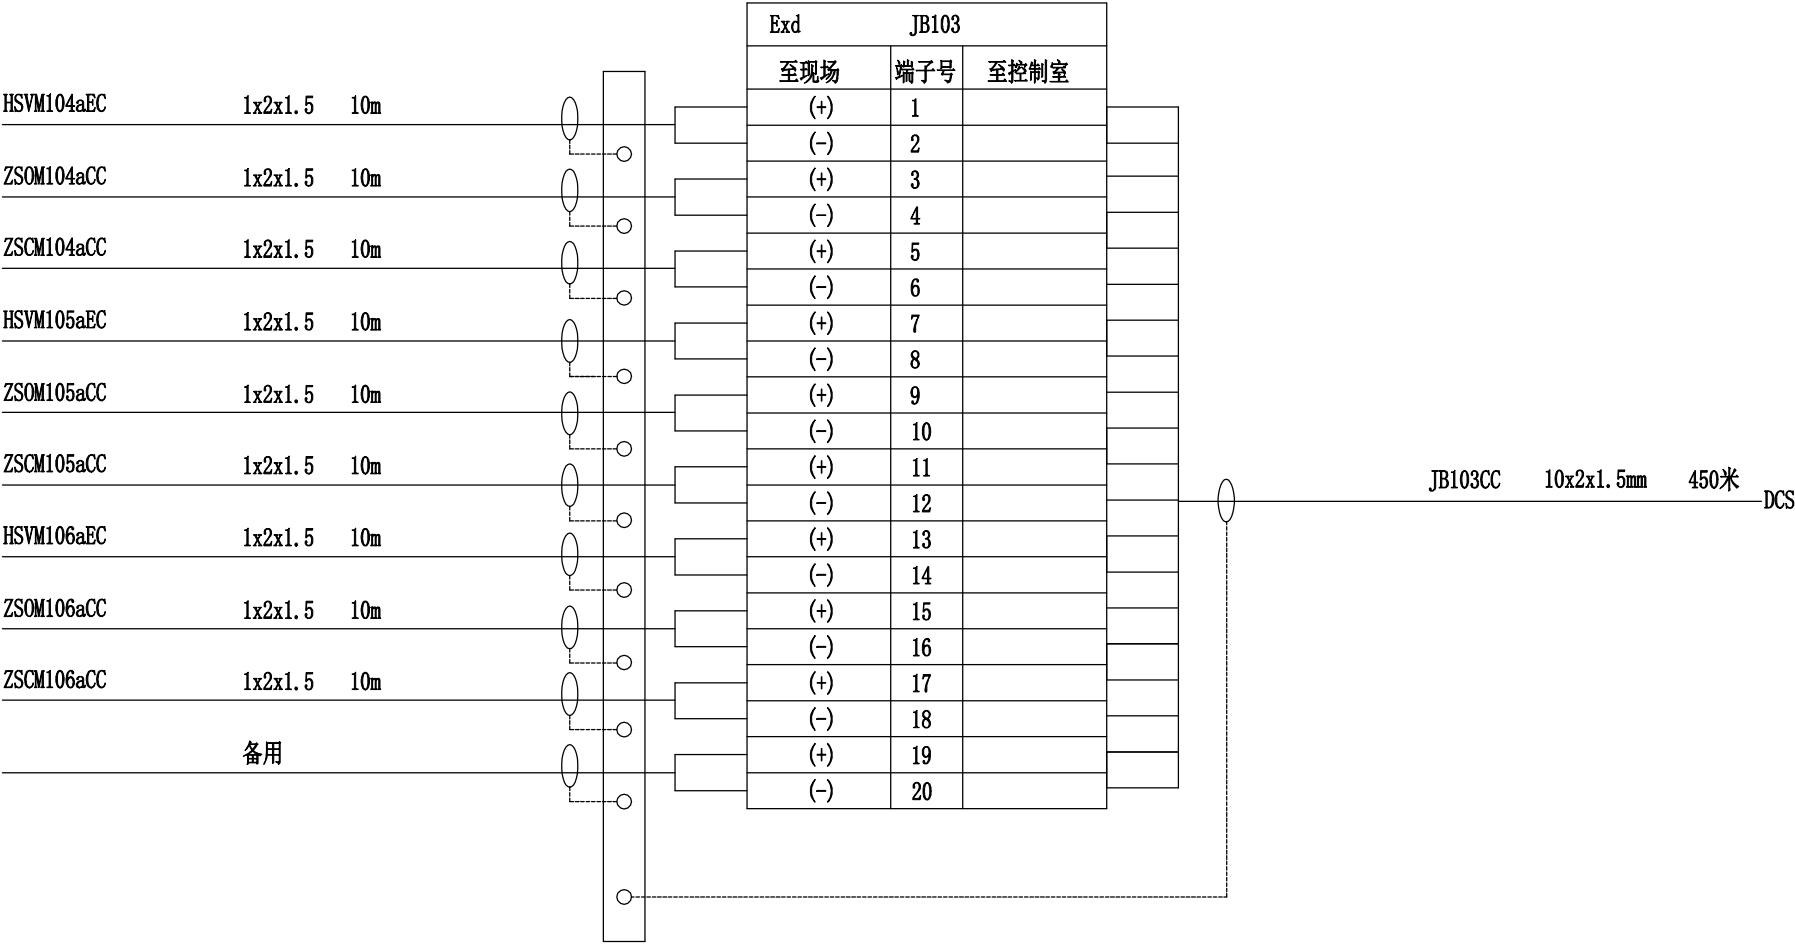

注：本文件版权归SOPo所有，除非得到SOPo书面授权，否则本文件的任何内容均不得复制或泄露给其他个人和团体或用于其他目的。
THIS DOCUMENT IS THE PROPERTY OF SOPO.NO PART OF THIS DOCUMENT SHALL BE REPRODUCED OR DISCLOSED TO OTHERS OR USED FOR ANY PURPOSE WHATSOEVER EXCEPT WITH THE PRIOR WRITTEN PERMISSION OF SOPO.

说明	1. 现场接线箱进出口：进口10个，出口1个； 2. 现场接线箱进出口尺寸：进口G1/2" (F) 出口G1-1/2" (F)； 3. 堵头1个。	SOPo 江苏索普工程科技有限公司 JiangSu SOPo Engineering Technology Co. Ltd.				镇江	江苏索普化工股份有限公司 火炬环保提升项目
		设计 DESIGN			现场接线箱接线图	主项名称 UNIT	
		校核 CHECK				设计阶段 PHASE	
		审核 REVIEW				图号 DWG NO.	
		审定 APPROVE					
		专业 SPECI.	自控	版本 REV.	0	比例 SCALE	第 3 张 SHEET 共 XX 张 TOT.


电气	热力	暖通	给排水	
总图	建筑	结构	自控	
工艺	设备	外管	环保	

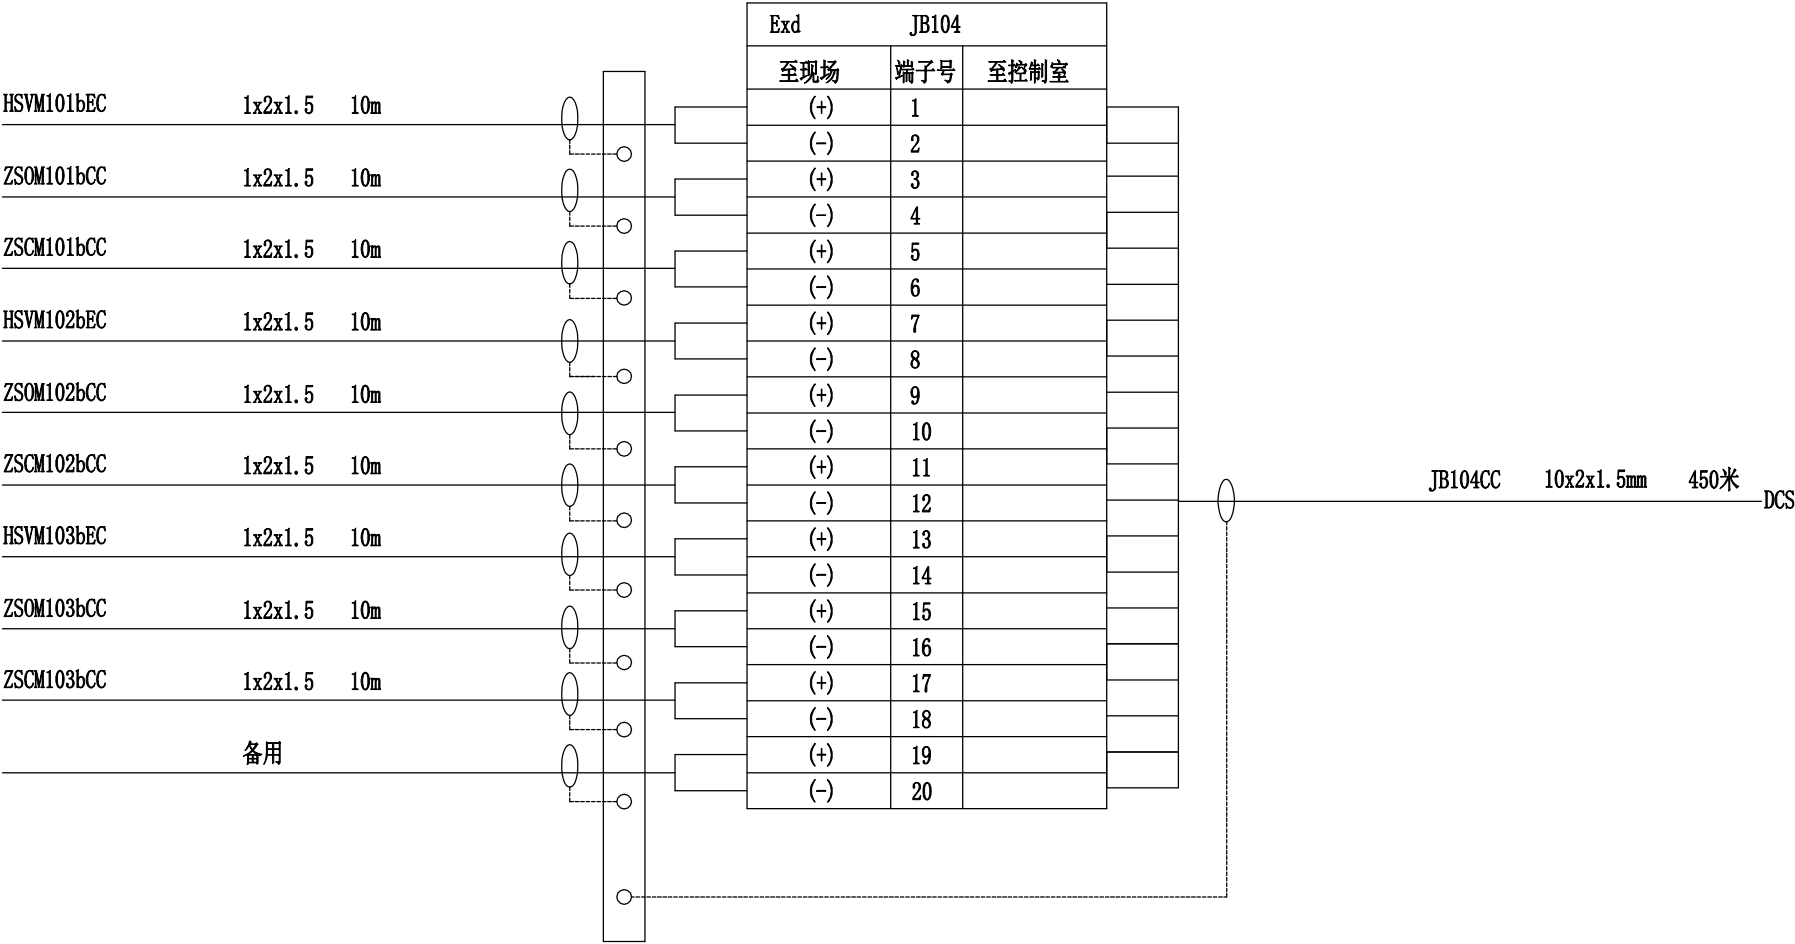

注：本文件版权归SOPo所有，除非得到SOPo书面授权，否则本文件的任何内容均不得复制或泄露给其他个人和团体或用于其他目的。
THIS DOCUMENT IS THE PROPERTY OF SOPO.NO PART OF THIS DOCUMENT SHALL BE REPRODUCED OR DISCLOSED TO OTHERS OR USED FOR ANY PURPOSE WHATSOEVER EXCEPT WITH THE PRIOR WRITTEN PERMISSION OF SOPO.

说明	1. 现场接线箱进出口：进口10个，出口1个； 2. 现场接线箱进出口尺寸：进口G1/2" (F) 出口G1-1/2" (F)； 3. 堵头1个。	SOPo 江苏索普工程科技有限公司 JiangSu SOPo Engineering Technology Co. Ltd.				镇江 ZHENJIANG	江苏索普化工股份有限公司 火炬环保提升项目	
		设计 DESIGN			现场接线箱接线图	主项名称 UNIT	甲醇厂	
		校核 CHECK				设计阶段 PHASE	施工图	
		审核 REVIEW				图号 DWG NO.	202603-62-01K12/0	
		审定 APPROVE						
		专业 SPECI.	自控	版本 REV.	0	比例 SCALE	第 4 张 SHEET	共 XX 张 TOT.


电气	热力	暖通	给排水	
总图	建筑	结构	自控	
工艺	设备	外管	环保	

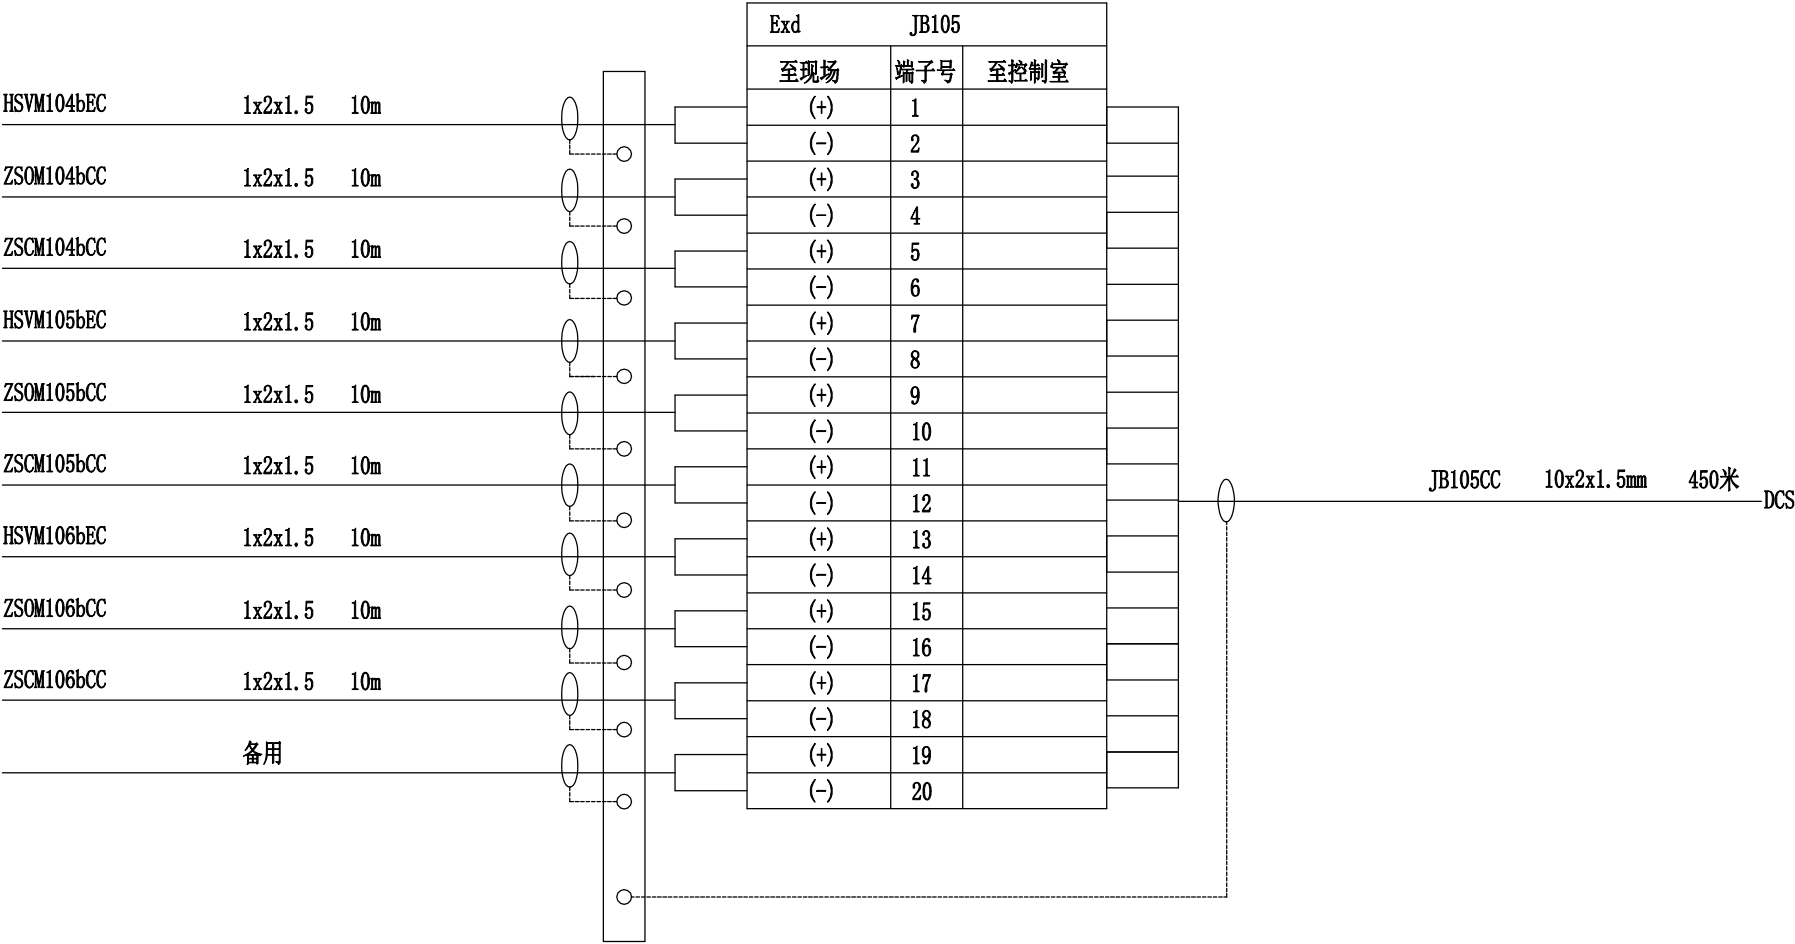

注：本文件版权归SOPo所有，除非得到SOPo书面授权，否则本文件的任何内容均不得复制或泄露给其他个人和团体或用于其他目的。
THIS DOCUMENT IS THE PROPERTY OF SOPo.NO PART OF THIS DOCUMENT SHALL BE REPRODUCED OR DISCLOSED TO OTHERS OR USED FOR ANY PURPOSE WHATSOEVER EXCEPT WITH THE PRIOR WRITTEN PERMISSION OF SOPo.

说明	1. 现场接线箱进出口：进口10个，出口1个； 2. 现场接线箱进出口尺寸：进口G1/2" (F) 出口G1-1/2" (F)； 3. 堵头1个。	SOPo 江苏索普工程科技有限公司 JiangSu SOPo Engineering Technology Co. Ltd.					镇江 ZHENJIANG	江苏索普化工股份有限公司 火炬环保提升项目			
		设计 DESIGN			现场接线箱接线图		主项名称 UNIT	甲醇厂			
		校核 CHECK					设计阶段 PHASE	施工图			
		审核 REVIEW					图 号 DWG NO.	202603-62-01K12/0			
		审定 APPROVE									
		专业 SPECI.	自控	版 本 REV.	0	比 例 SCALE		第 5 张 SHEET		共 XX 张 TOT.	


电气	热力	暖通	给排水	
总图	建筑	结构	自控	
工艺	设备	外管	环保	

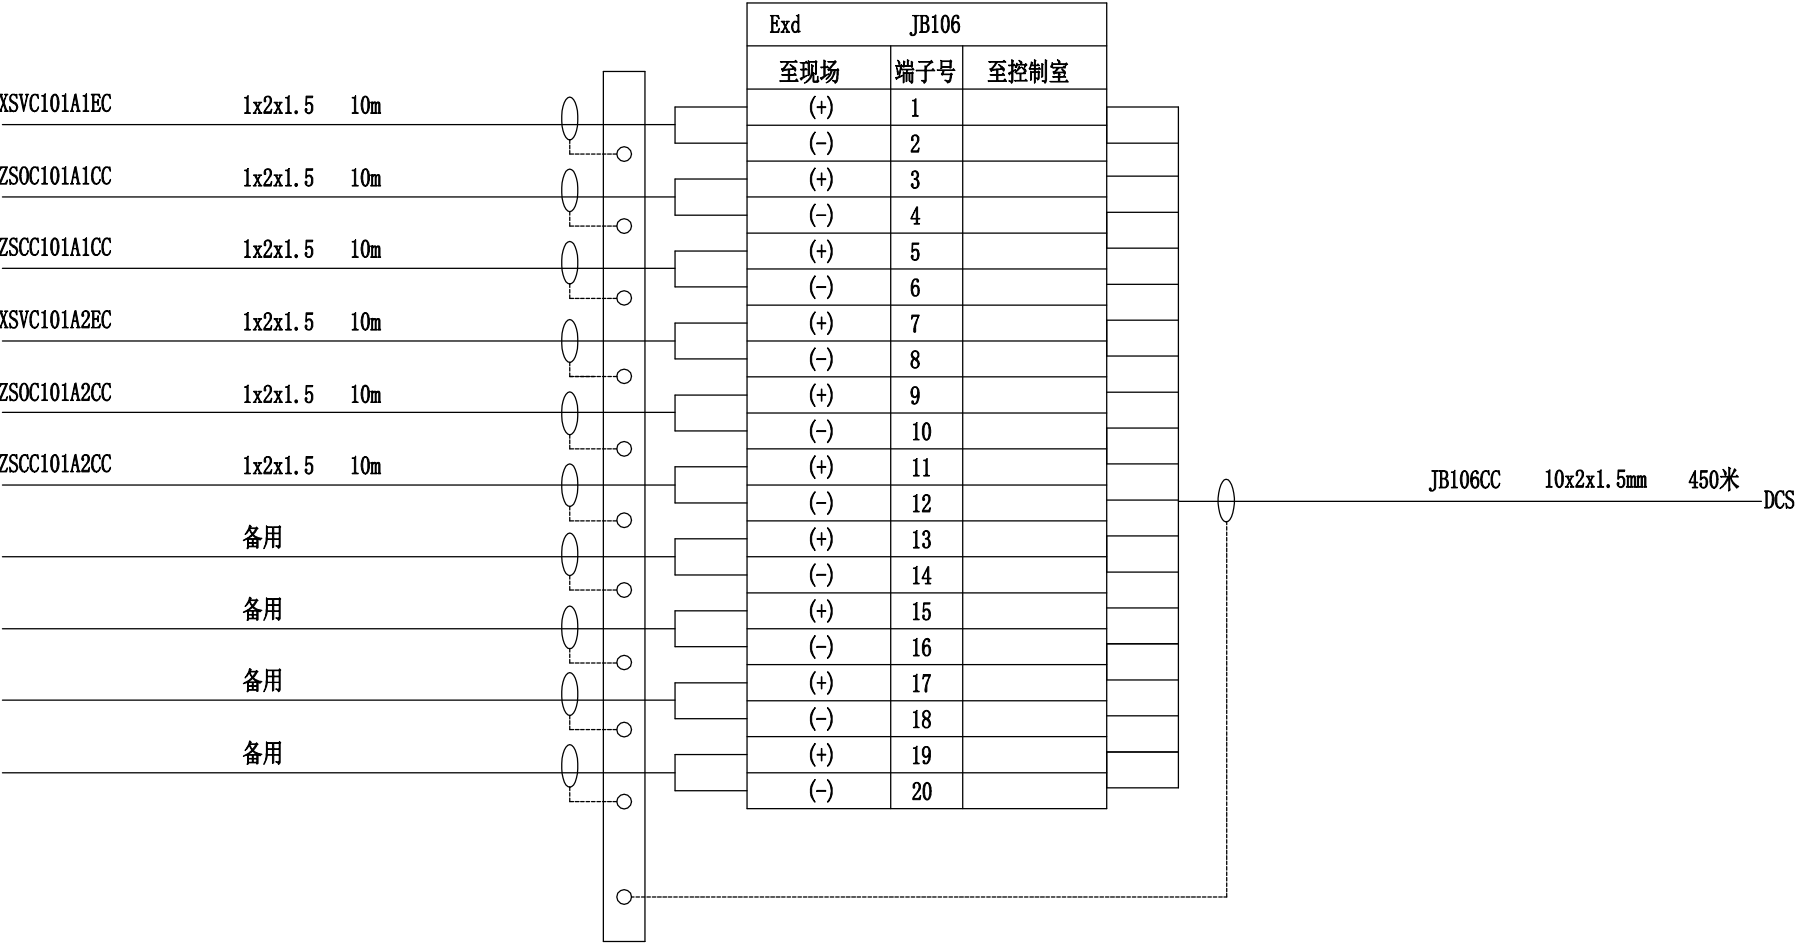

注：本文件版权归SOPo所有，除非得到SOPo书面授权，否则本文件的任何内容均不得复制或泄露给其他个人和团体或用于其他目的。
THIS DOCUMENT IS THE PROPERTY OF SOPO.NO PART OF THIS DOCUMENT SHALL BE REPRODUCED OR DISCLOSED TO OTHERS OR USED FOR ANY PURPOSE WHATSOEVER EXCEPT WITH THE PRIOR WRITTEN PERMISSION OF SOPO.

说 明	1. 现场接线箱进出口：进口10个，出口1个； 2. 现场接线箱进出口尺寸：进口G1/2" (F) 出口G1-1/2" (F)； 3. 堵头4个。	Sopo 江苏索普工程科技有限公司 JiangSu SOPO Engineering Technology Co. Ltd.					镇江 ZHENJIANG	江苏索普化工股份有限公司 火炬环保提升项目		
		设计 DESIGN			现场接线箱接线图			主项名称 UNIT	甲醇厂	
		校核 CHECK						设计阶段 PHASE	施工图	
		审核 REVIEW						图 号 DWG NO.	202603-62-01K12/0	
		审定 APPROVE								
		专业 SPECI.	自控	版 本 REV.	0	比 例 SCALE		第 6 张 SHEET	共 XX 张 TOT.	

电气	热力	暖通	给排水	
总图	建筑	结构	自控	
工艺	设备	外管	环保	

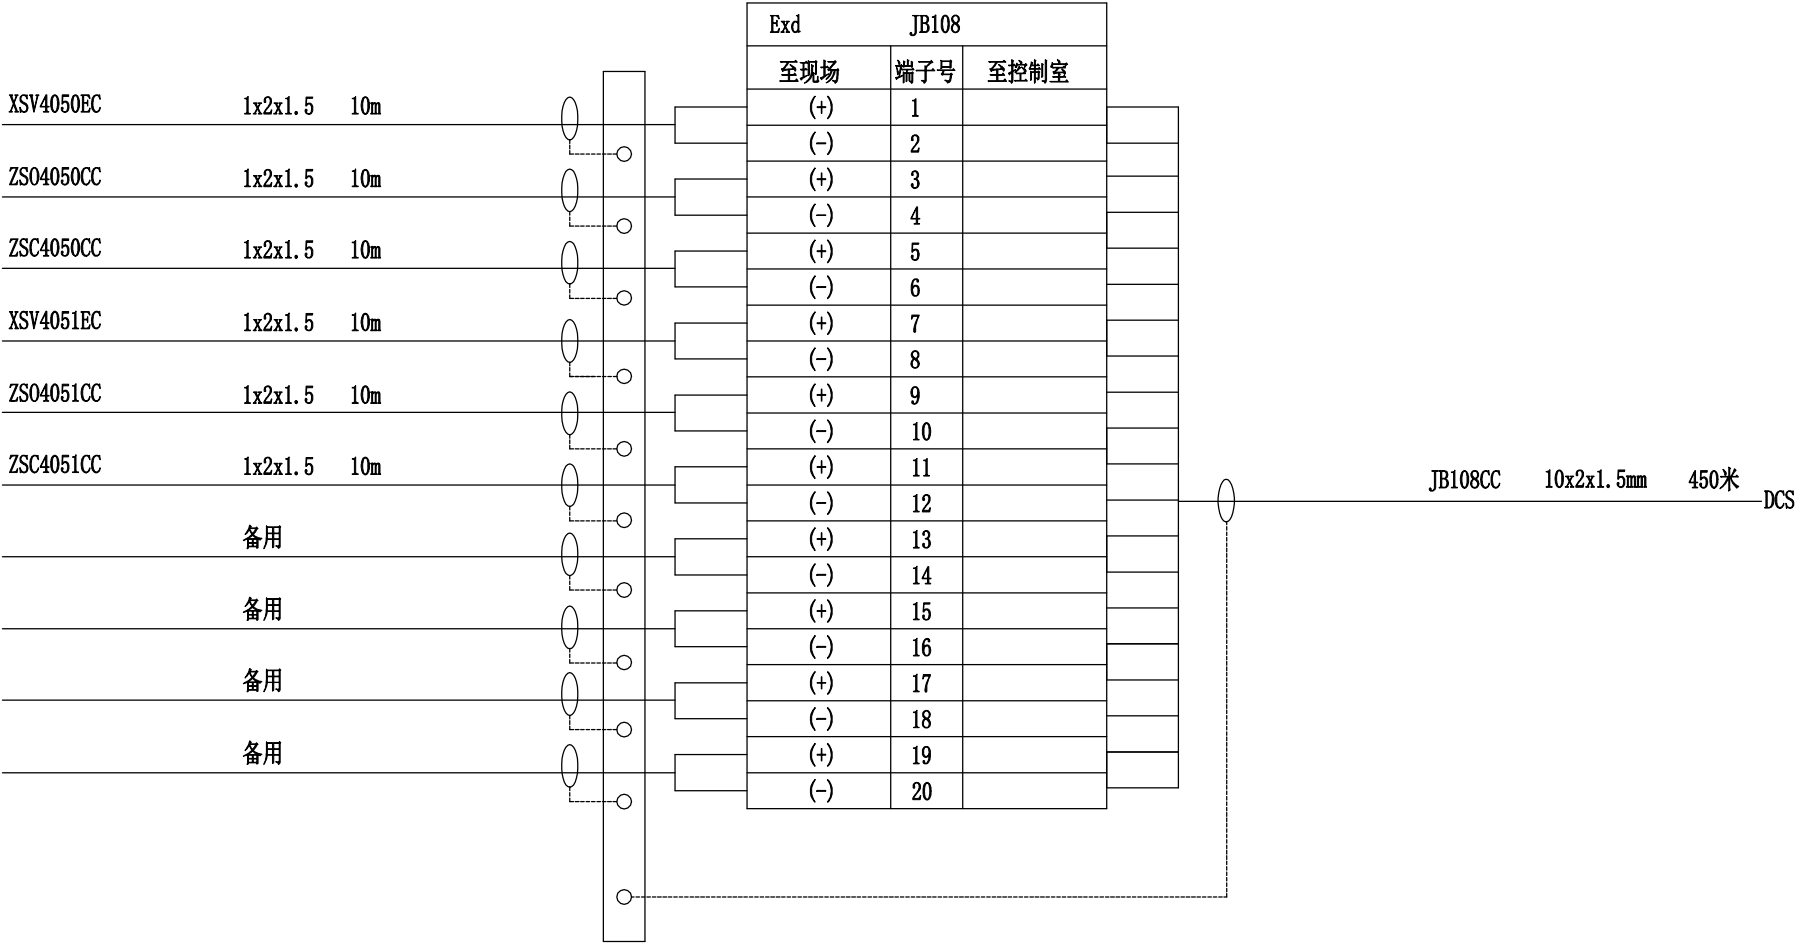

注：本文件版权归SOPo所有，除非得到SOPo书面授权，否则本文件的任何内容均不得复制或泄露给其他个人和团体或用于其他目的。
THIS DOCUMENT IS THE PROPERTY OF SOPo.NO PART OF THIS DOCUMENT SHALL BE REPRODUCED OR DISCLOSED TO OTHERS OR USED FOR ANY PURPOSE WHATSOEVER EXCEPT WITH THE PRIOR WRITTEN PERMISSION OF SOPo.

说 明	1. 现场接线箱进出口：进口10个，出口1个； 2. 现场接线箱进出口尺寸：进口G1/2" (F) 出口G1-1/2" (F)； 3. 堵头4个。	Sopo 江苏索普工程科技有限公司 JiangSu SOPO Engineering Technology Co. Ltd.					镇江 ZHENJIANG	江苏索普化工股份有限公司 火炬环保提升项目		
		设计 DESIGN			现场接线箱接线图		主项名称 UNIT	甲醇厂		
		校核 CHECK					设计阶段 PHASE	施工图		
		审核 REVIEW					图 号 DWG NO.	202603-62-01K12/0		
		审定 APPROVE								
		专业 SPECI.	自控	版 本 REV.	0	比 例 SCALE		第 8 张 SHEET	共 XX 张 TOT.	