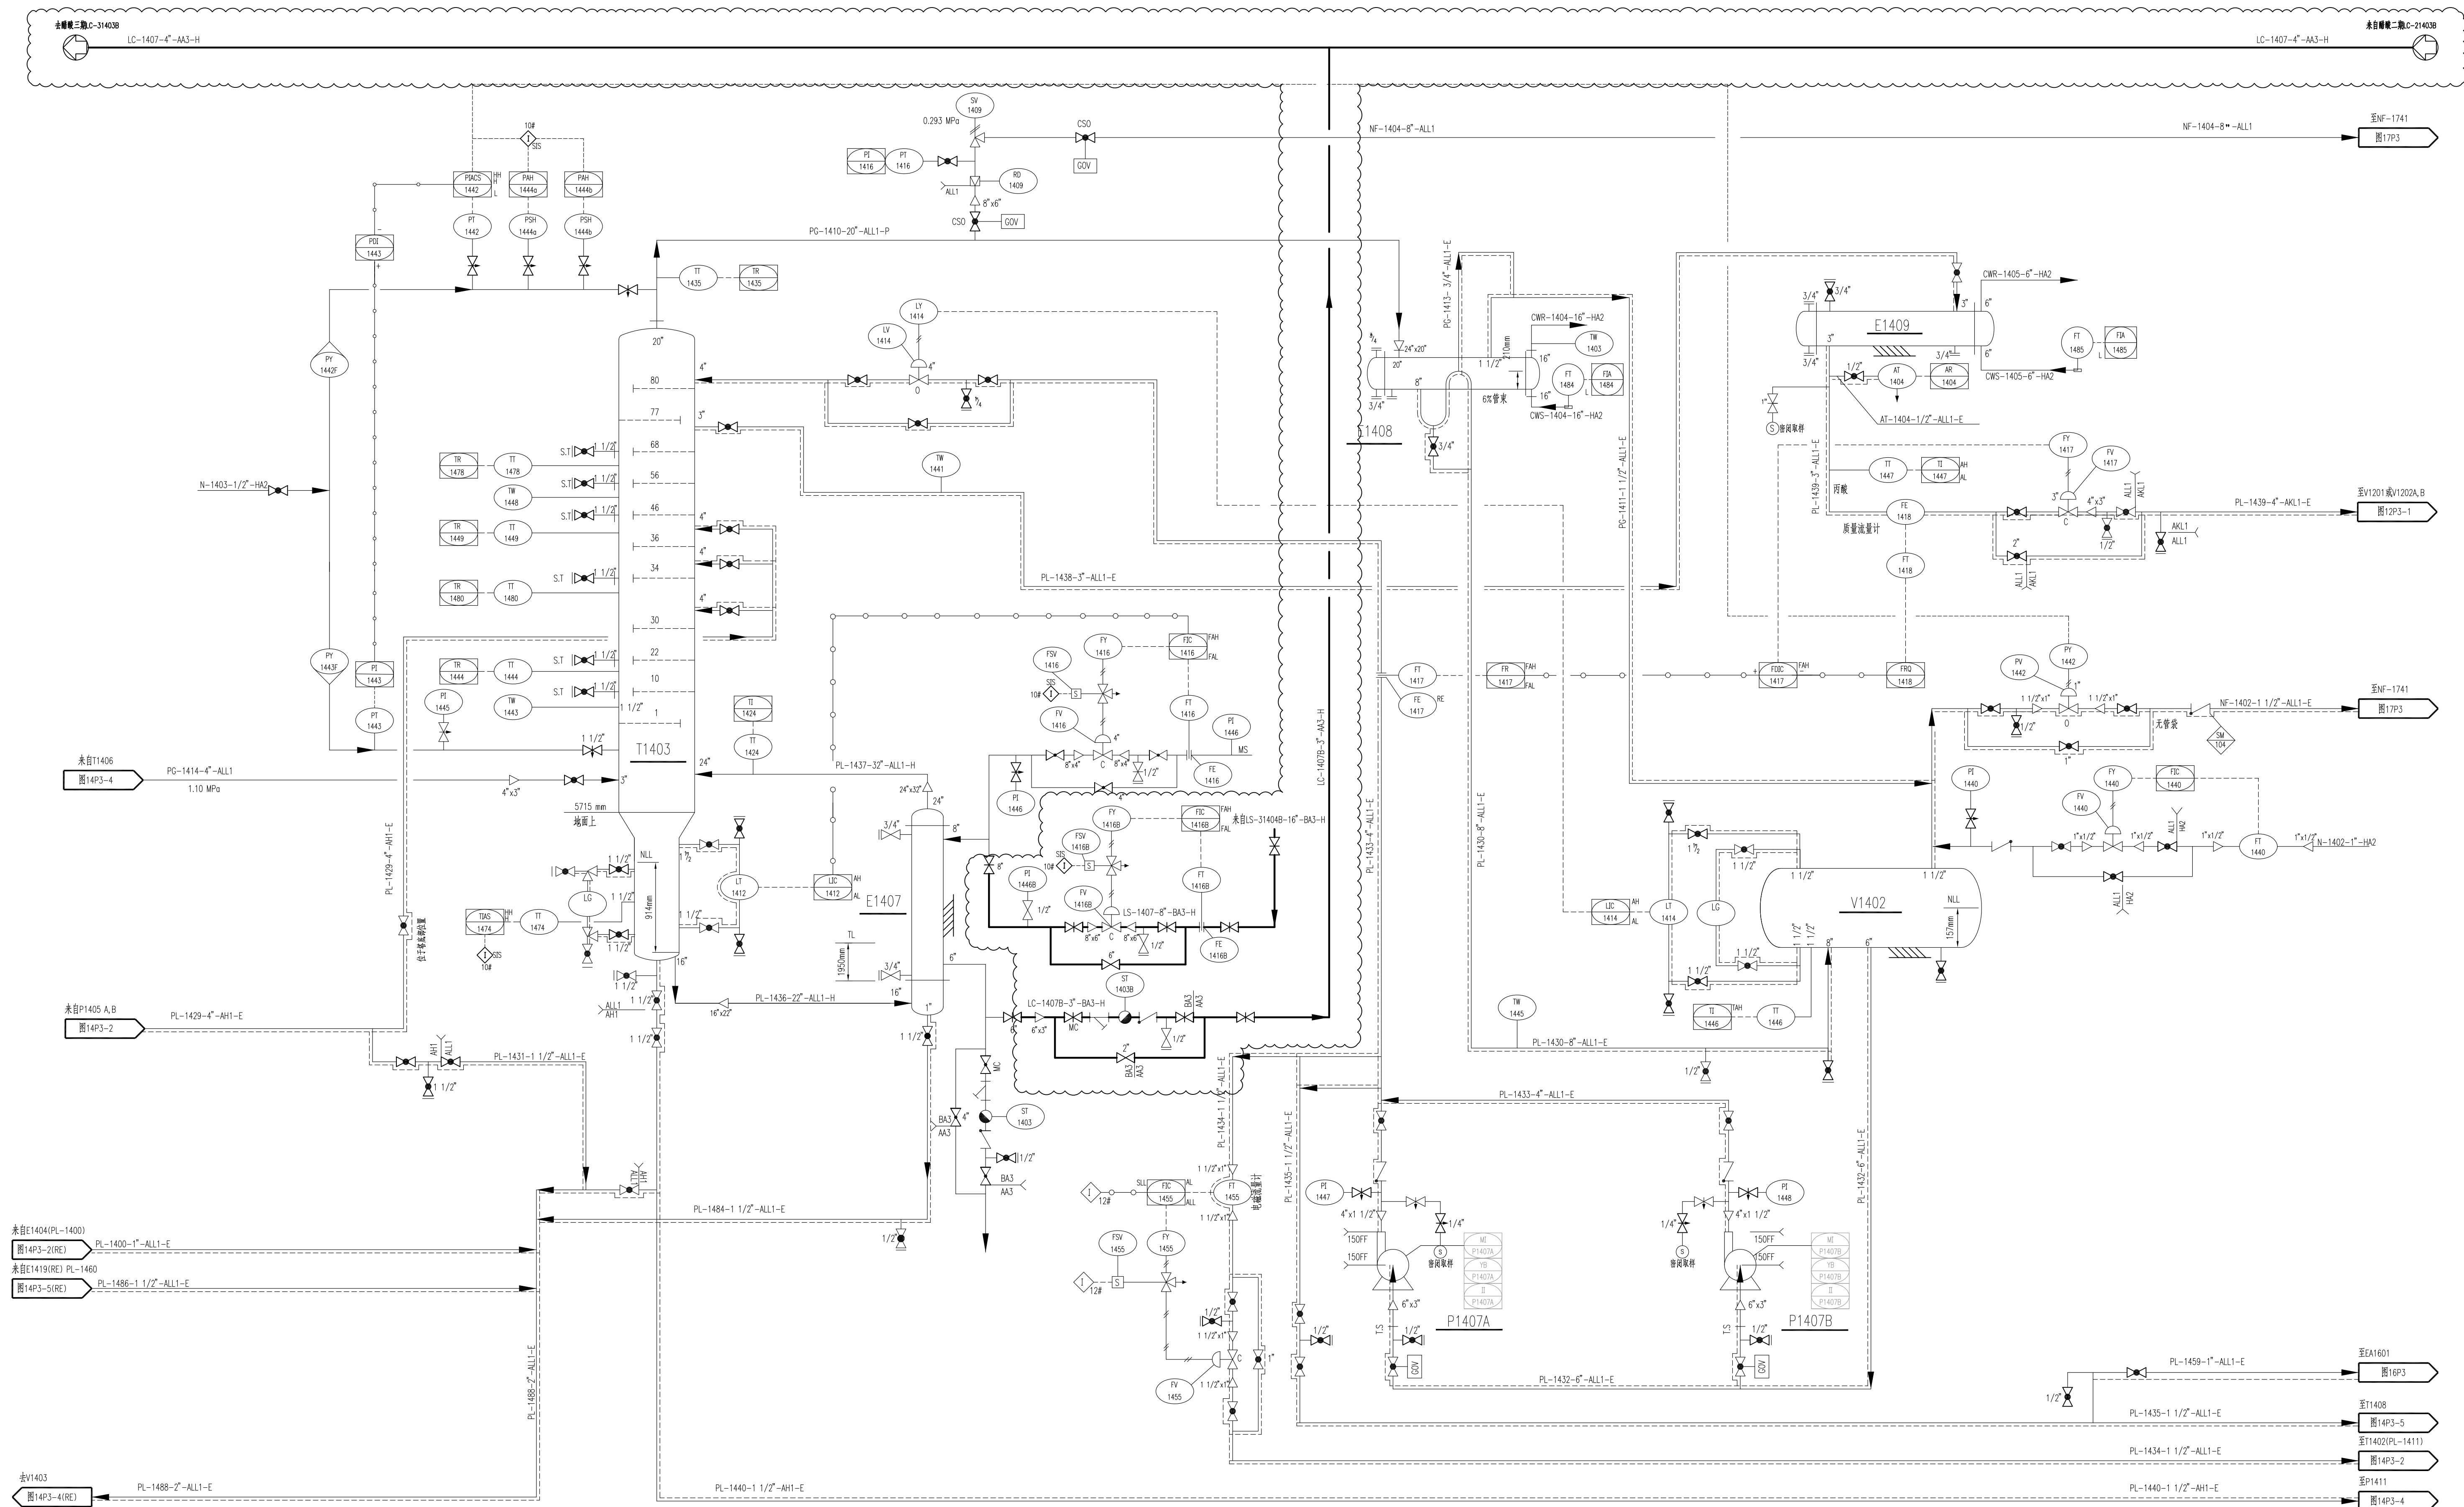
 



[illegible]

注：云线标记区域为本次设计范围

<u>T1403</u>	<u>E1407</u>	<u>P1407A</u>	<u>E1408</u>	<u>E1409</u>	<u>P1407B</u>	<u>V1402</u>
成品塔	成品塔再沸器	成品塔回流泵	成品塔冷凝器	成品冷却器	成品塔回流泵	成品塔回流罐

注：本文件版权归SOP0所有，除非得到SOP0书面授权，否则本文件的任何内容均不得复制或透露给其他个人或团体或用于其他目的。 THIS DOCUMENT IS THE PROPERTY OF SOP0 NO PART OF THIS DOCUMENT SHALL BE REPRODUCED OR DISCLOSED TO OTHERS OR USED FOR ANY PURPOSE WHATSOEVER EXCEPT WITH THE PRIOR WRITTEN PERMISSION OF SOP0.									
		江苏索普工程科技有限公司 Jiangsu SOP0 Engineering Technology CO. LTD.				2026 (年) ZHENYUAN		江苏索普化工股份有限公司 醋酸一期二期成品塔1.0MPa蒸汽改造项目	
设计人: DESIGNED	朱峰	2026.02.02				主项名称 UNIT		醋酸一期成品工段	
校核人: CHECKED	梁佳	2026.02.02				设计阶段 PHASE		施工图	
审核人: REVIEW	戚成发	2026.02.02				图号 DWG NO.		202603-13-P03-01/0	
审定人: APPROVE						版本 REV.		0	
专业负责人: DISCIPLINE						设计人 REV.		0	
项目负责人: MANAGER						专业: SPECIAL		工艺: 比例 SCALE /	
						第 1 张 SHEET		共 1 张 TOT.	

工艺			总图		电气
设备			建筑		热力
外管			结构		暖通
环保			自控		给排水

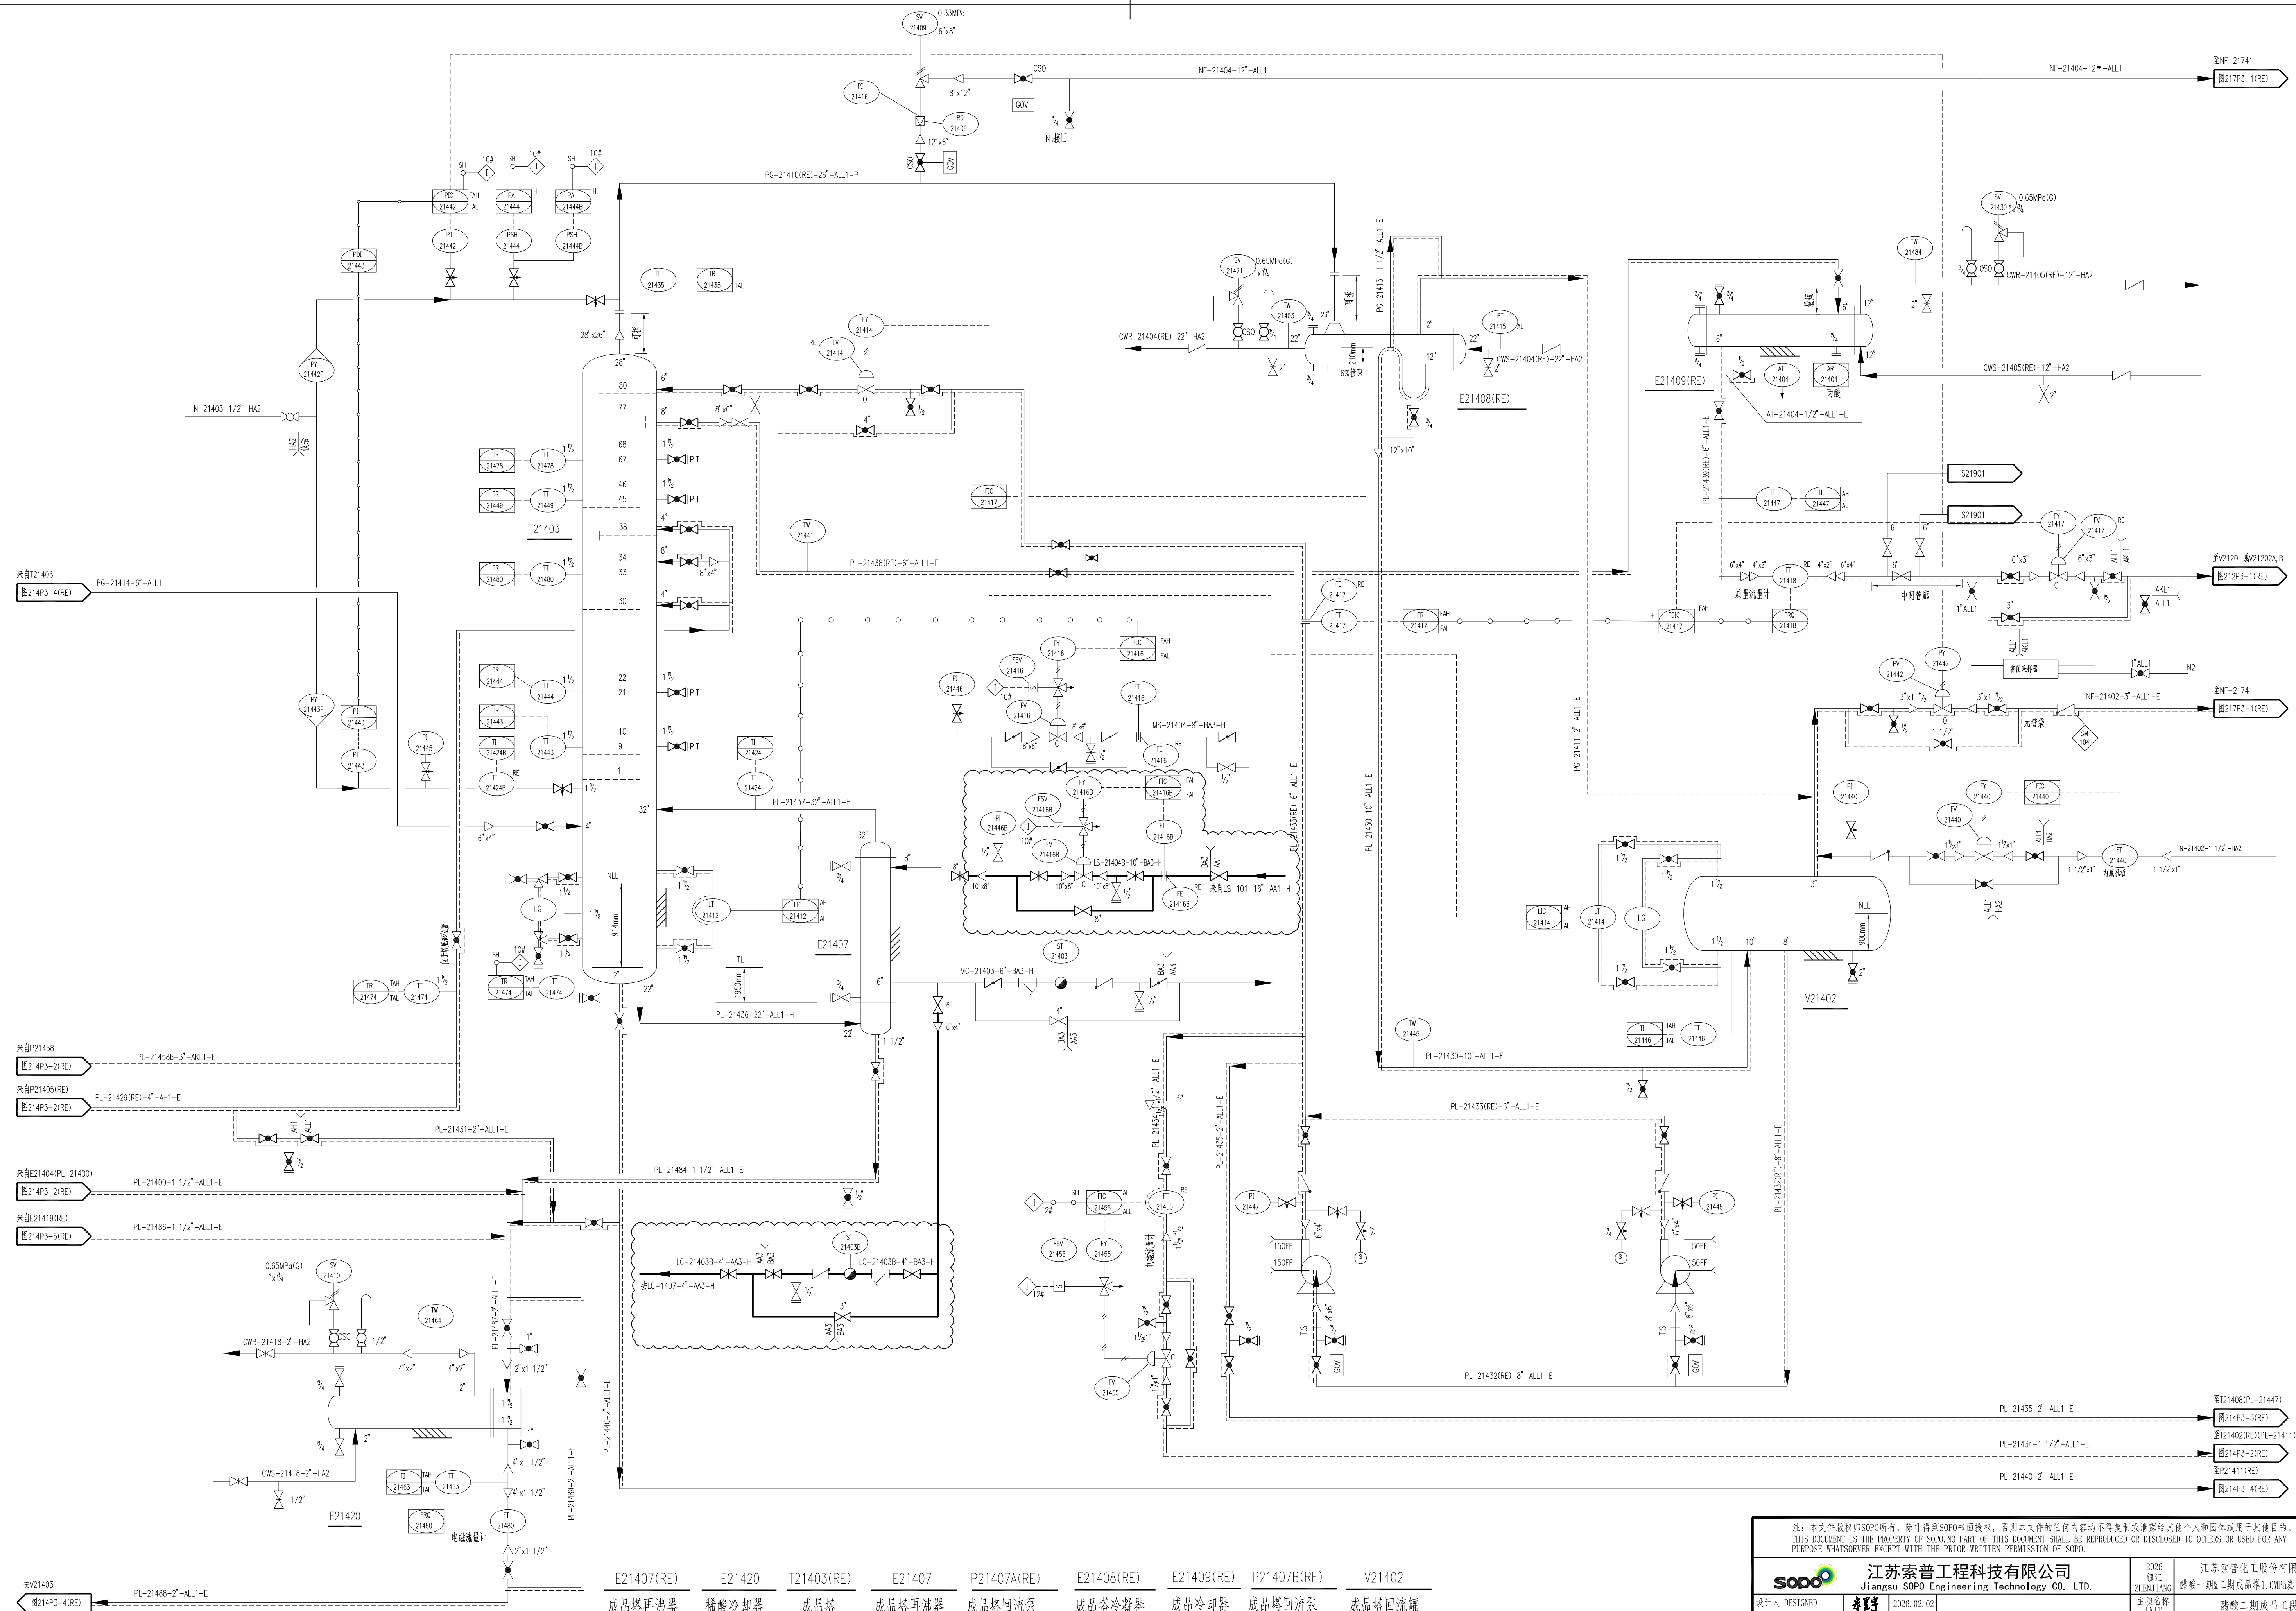

注：云线标记区域为本次设计范围

注：本文件版权归SOPD所有，除非得到SOPD书面授权，否则本文件的任何内容均不得复制或泄露给其他个人或团体或用于其他目的。 THIS DOCUMENT IS THE PROPERTY OF SOPD NO PART OF THIS DOCUMENT SHALL BE REPRODUCED OR DISCLOSED TO OTHERS OR USED FOR ANY PURPOSE WHATSOEVER EXCEPT WITH THE PRIOR WRITTEN PERMISSION OF SOPD.					
		江苏索普工程科技有限公司 Jiangsu SOPD Engineering Technology CO., LTD.		2026 镇江 ZHENJIANG 江苏索普化工股份有限公司 醋酸二期成品品管 1.0MPa蒸汽汽改项目	
设计人 DESIGNER	李野	2026.02.02	主项名称 醋酸二期成品品管 设计阶段 PHASE 施工图 图号 DWG NO. 202603-13-P03-02A 版次 REV. 0		
校核人 CHECKED	梁佳	2026.02.02			
审核人 REVIEW	葛斌	2026.02.02			
审批人 APPROVE					
专业负责人 DISCIPLINE			醋酸车间成品工段 工艺管道及仪表流程图		
项目负责人 MANAGER					
专业 SPECI.			工艺	比例 SCALE	/
			第 1 张 SHEET	共 1 张 TOT.	