
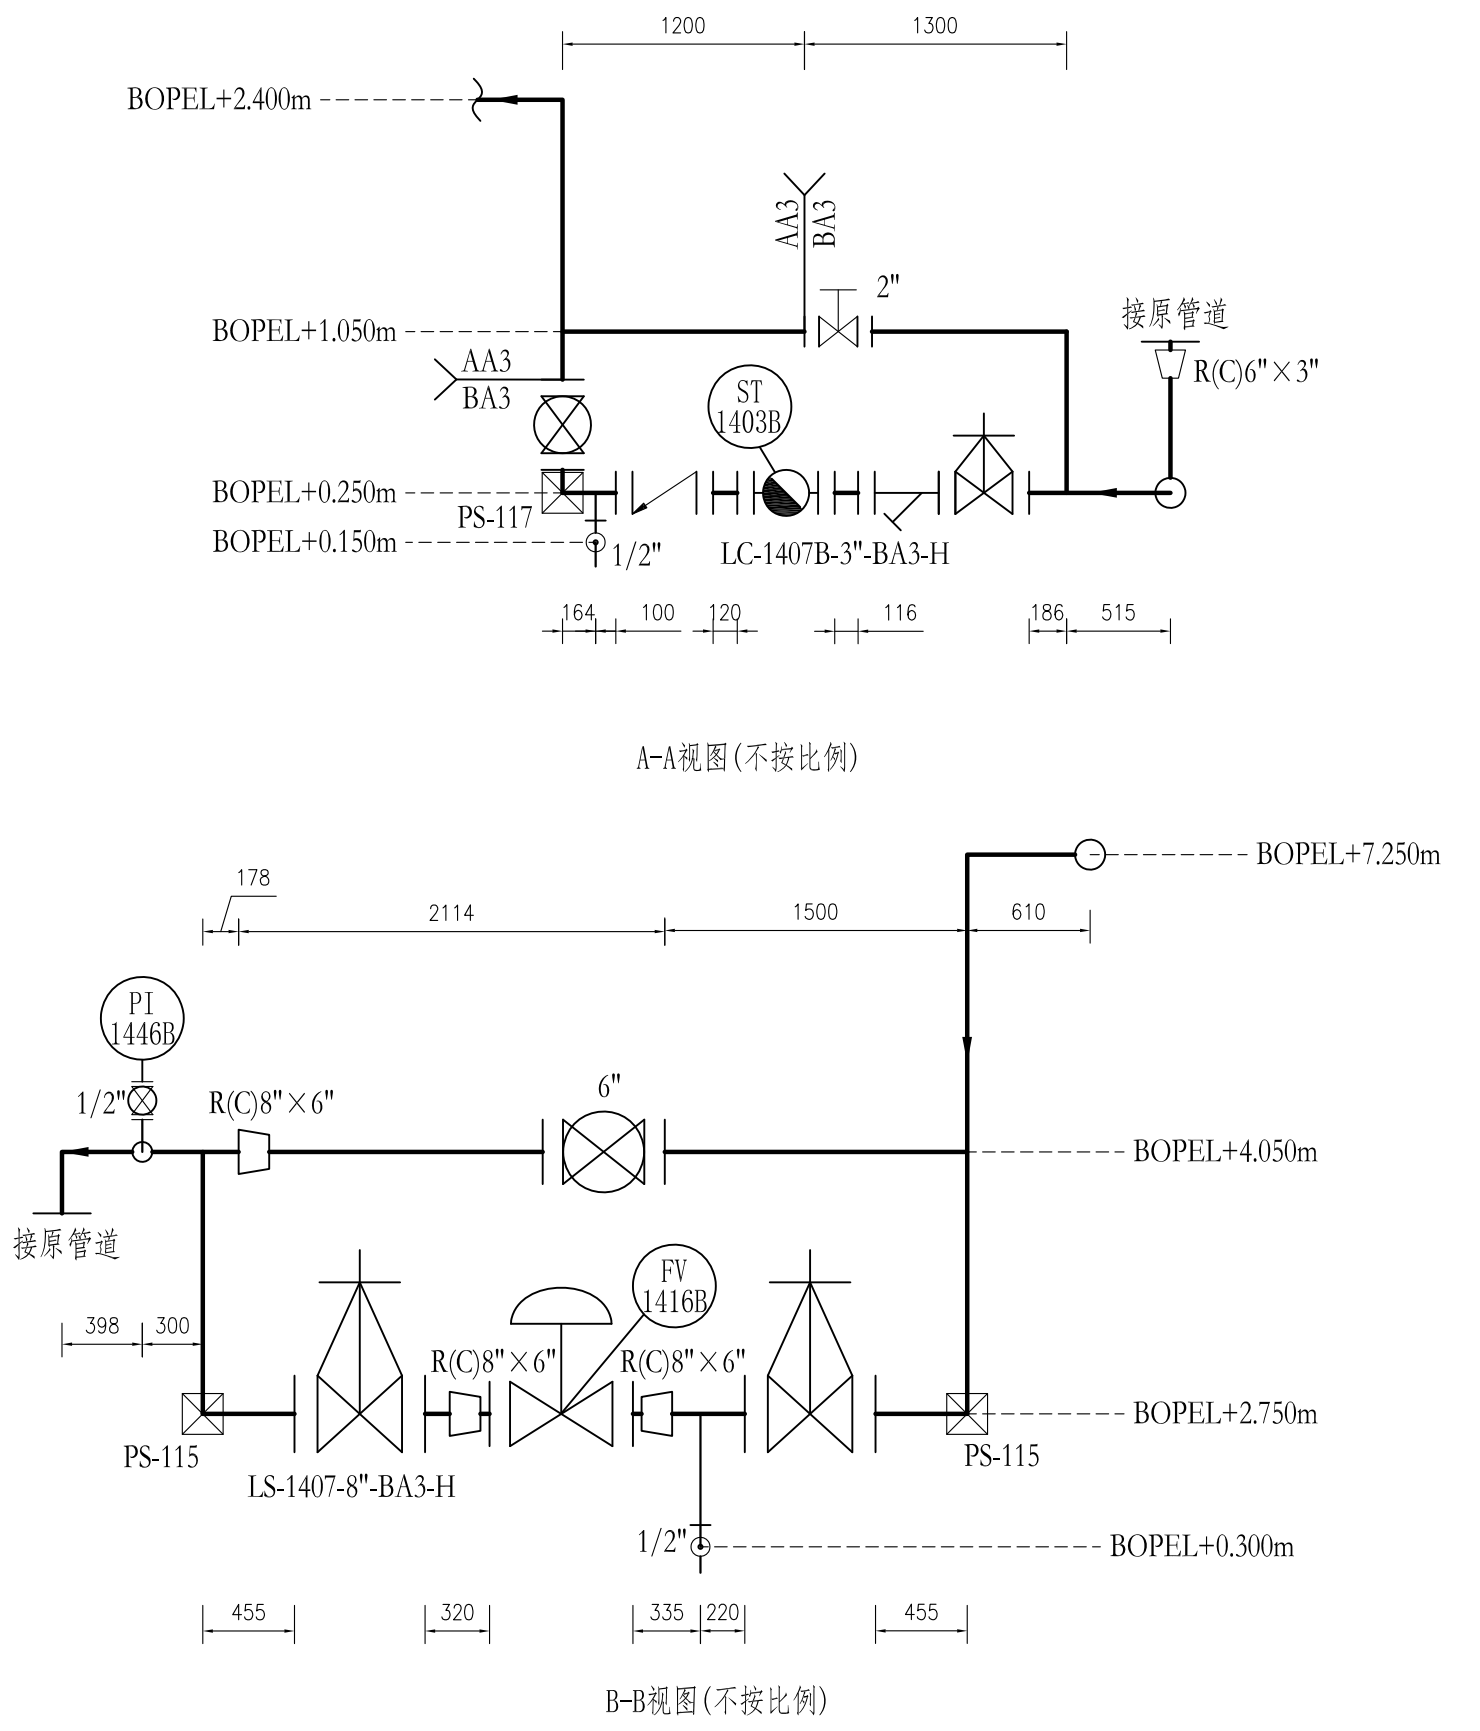
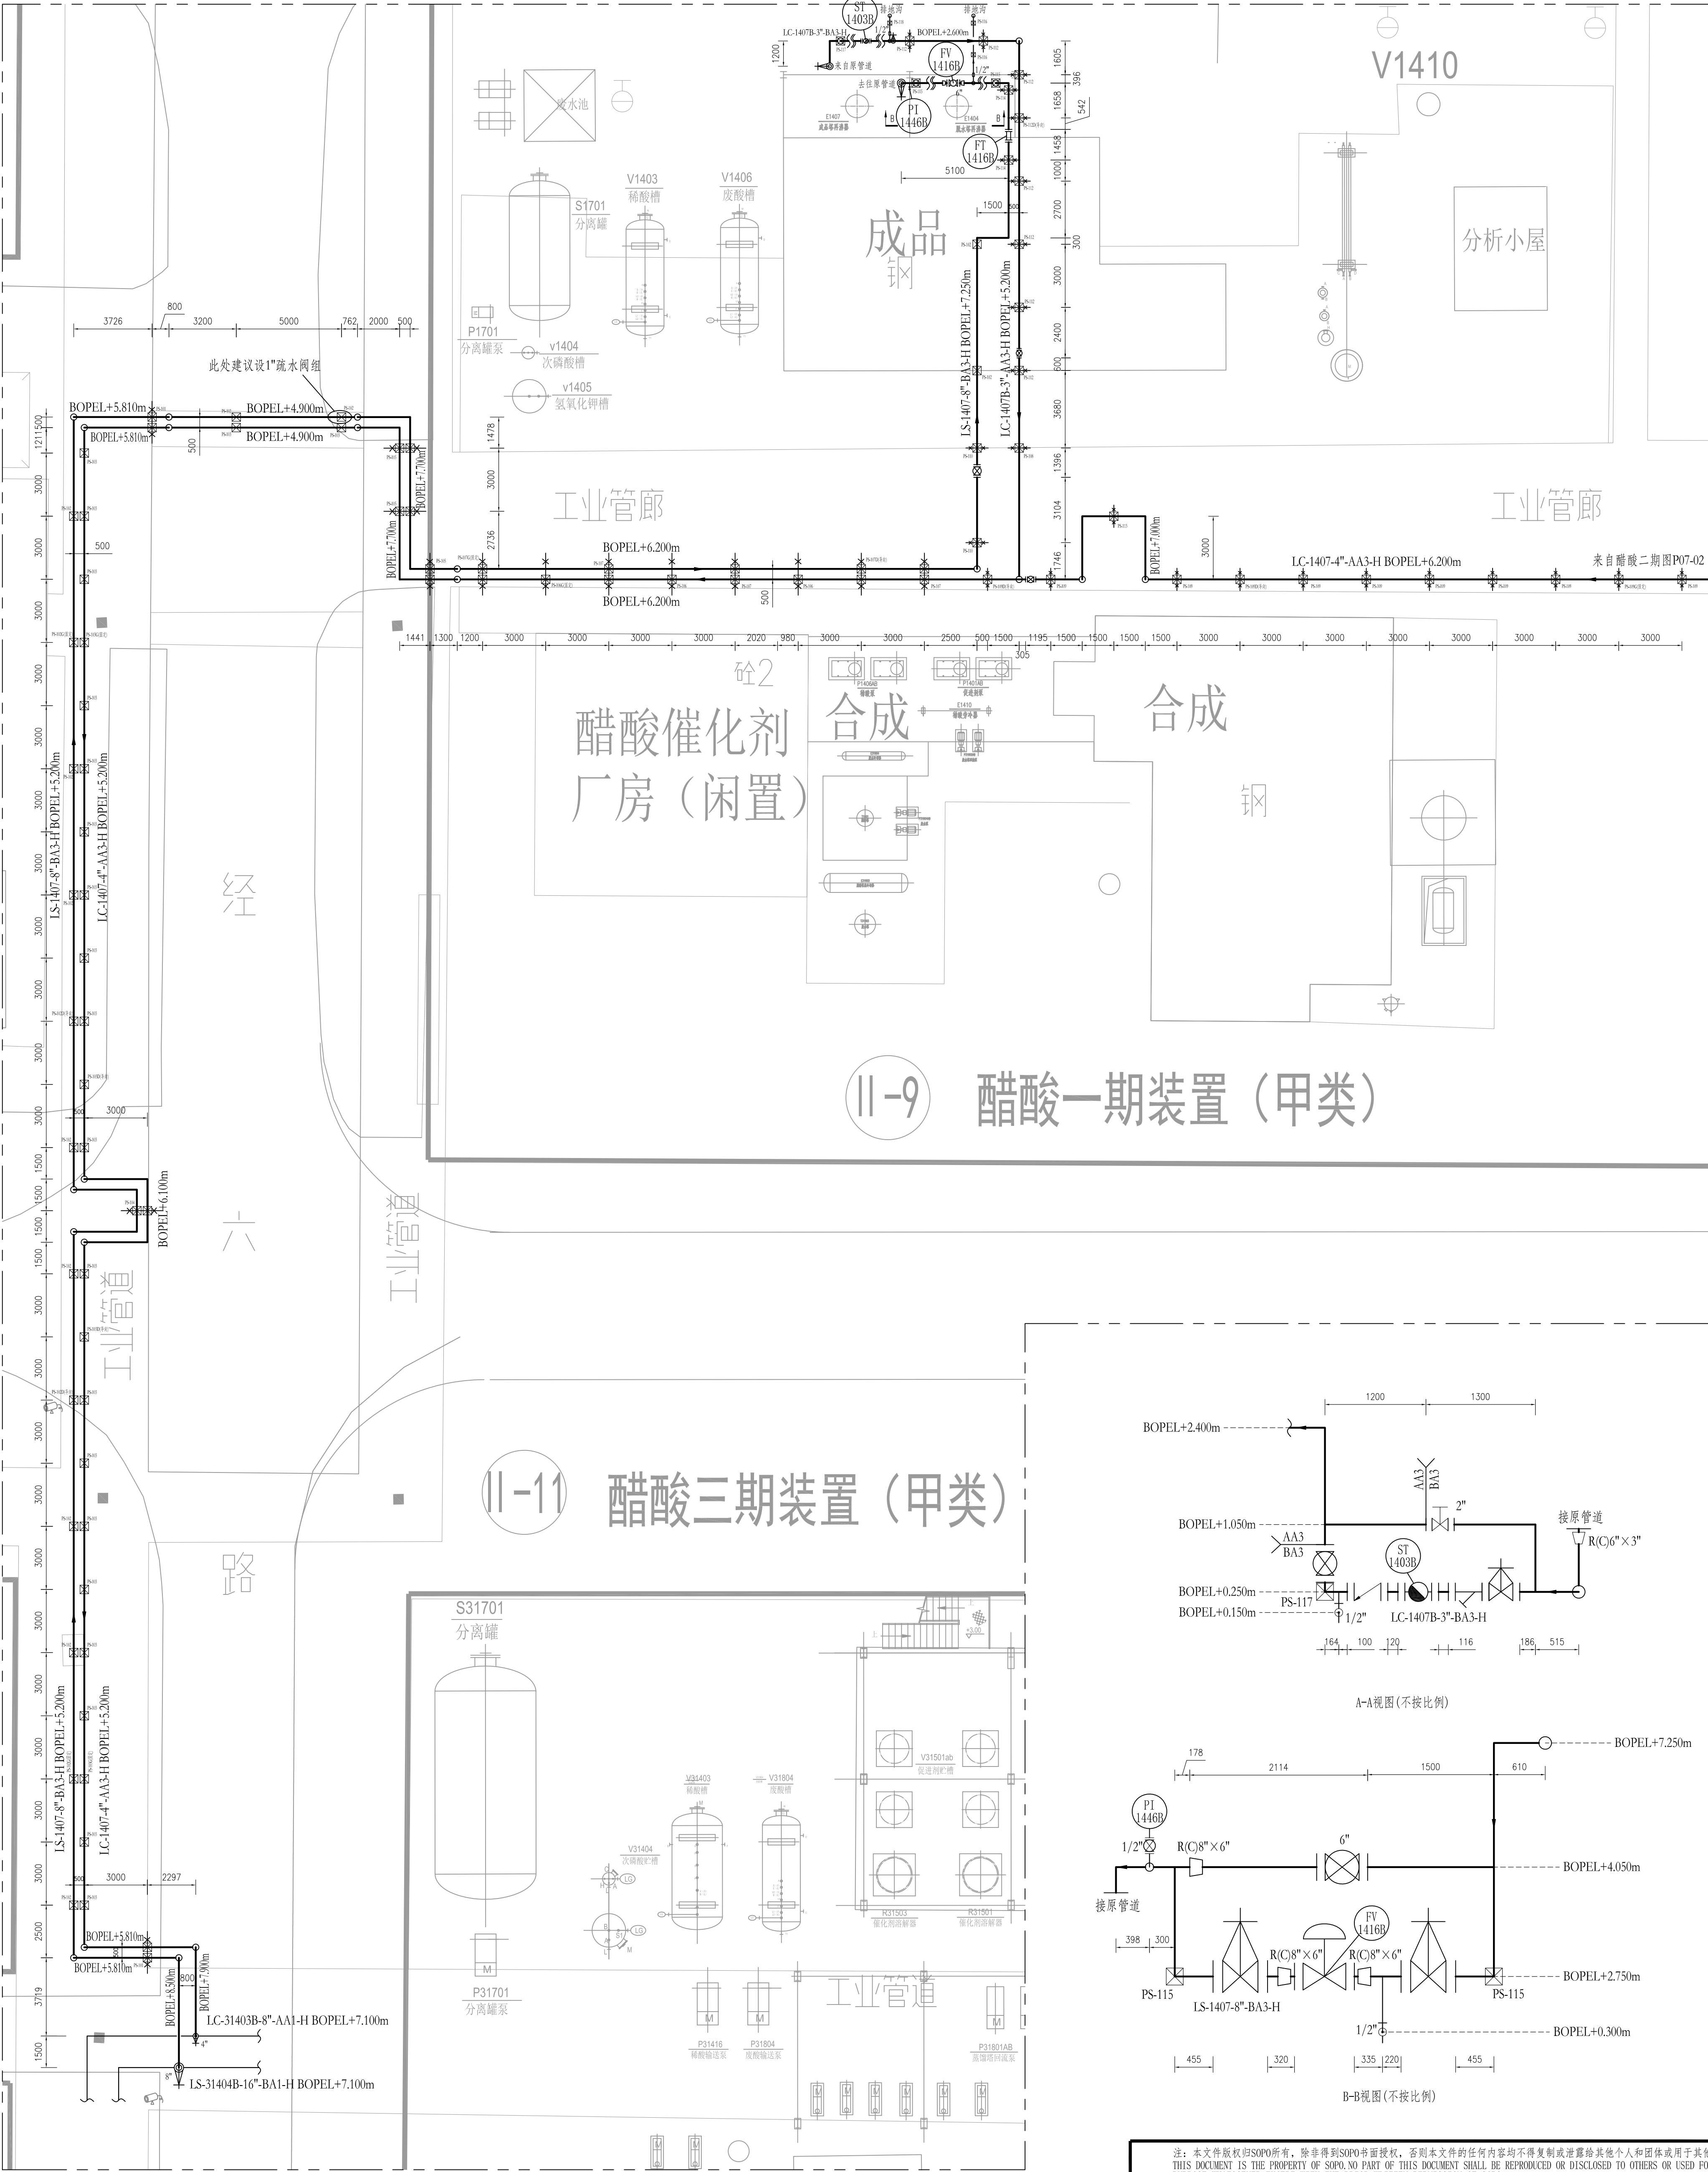




工艺			总图			电气		
设备			建筑			热力		
外管			结构			暖通		
环保			自控			给排水		

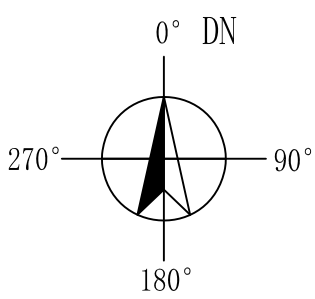

注：蒸汽管线疏水阀组根据现场实际情况与生产需要布设，仅建议布设位置，不详细画出

注：本文件版权归SOPU所有，除非得到SOPU书面授权，否则本文件的任何内容均不得复制或泄露给其他个人和团体或用于其他目的。 THIS DOCUMENT IS THE PROPERTY OF SOPU. NO PART OF THIS DOCUMENT SHALL BE REPRODUCED OR DISCLOSED TO OTHERS OR USED FOR ANY PURPOSE WHATSOEVER EXCEPT WITH THE PRIOR WRITTEN PERMISSION OF SOPU.			
sopo 江苏索普工程科技有限公司 Jiangsu SOPU Engineering Technology CO. LTD.		2026 修订 ZHENJIANG	江苏索普化工股份有限公司 醋酸一期&二期成品塔1.0MPa蒸汽改造项目
设计人 DESIGNED	2026.02.02	EL. ±0.000m 管道平面布置图	主项名称 UNIT
校核人 CHECKED	2026.02.02		醋酸一期
审核人 REVIEW	2026.02.02		设计阶段 PHASE
审定人 APPROVE	2026.02.02		施工图
专业负责人 DISCIPLINE		图号 DWG. NO.	202603-13-P07-01/0
项目负责人 MANAGER		版本 REV.	0
专业 SPECI. 管道 比例 SCALE 1: 150		第 1 张 SHEET	共 1 张 TOT.

工艺			总图			电气	
设备			建筑			热力	
外管			结构			暖通	
环保			自控			给排水	

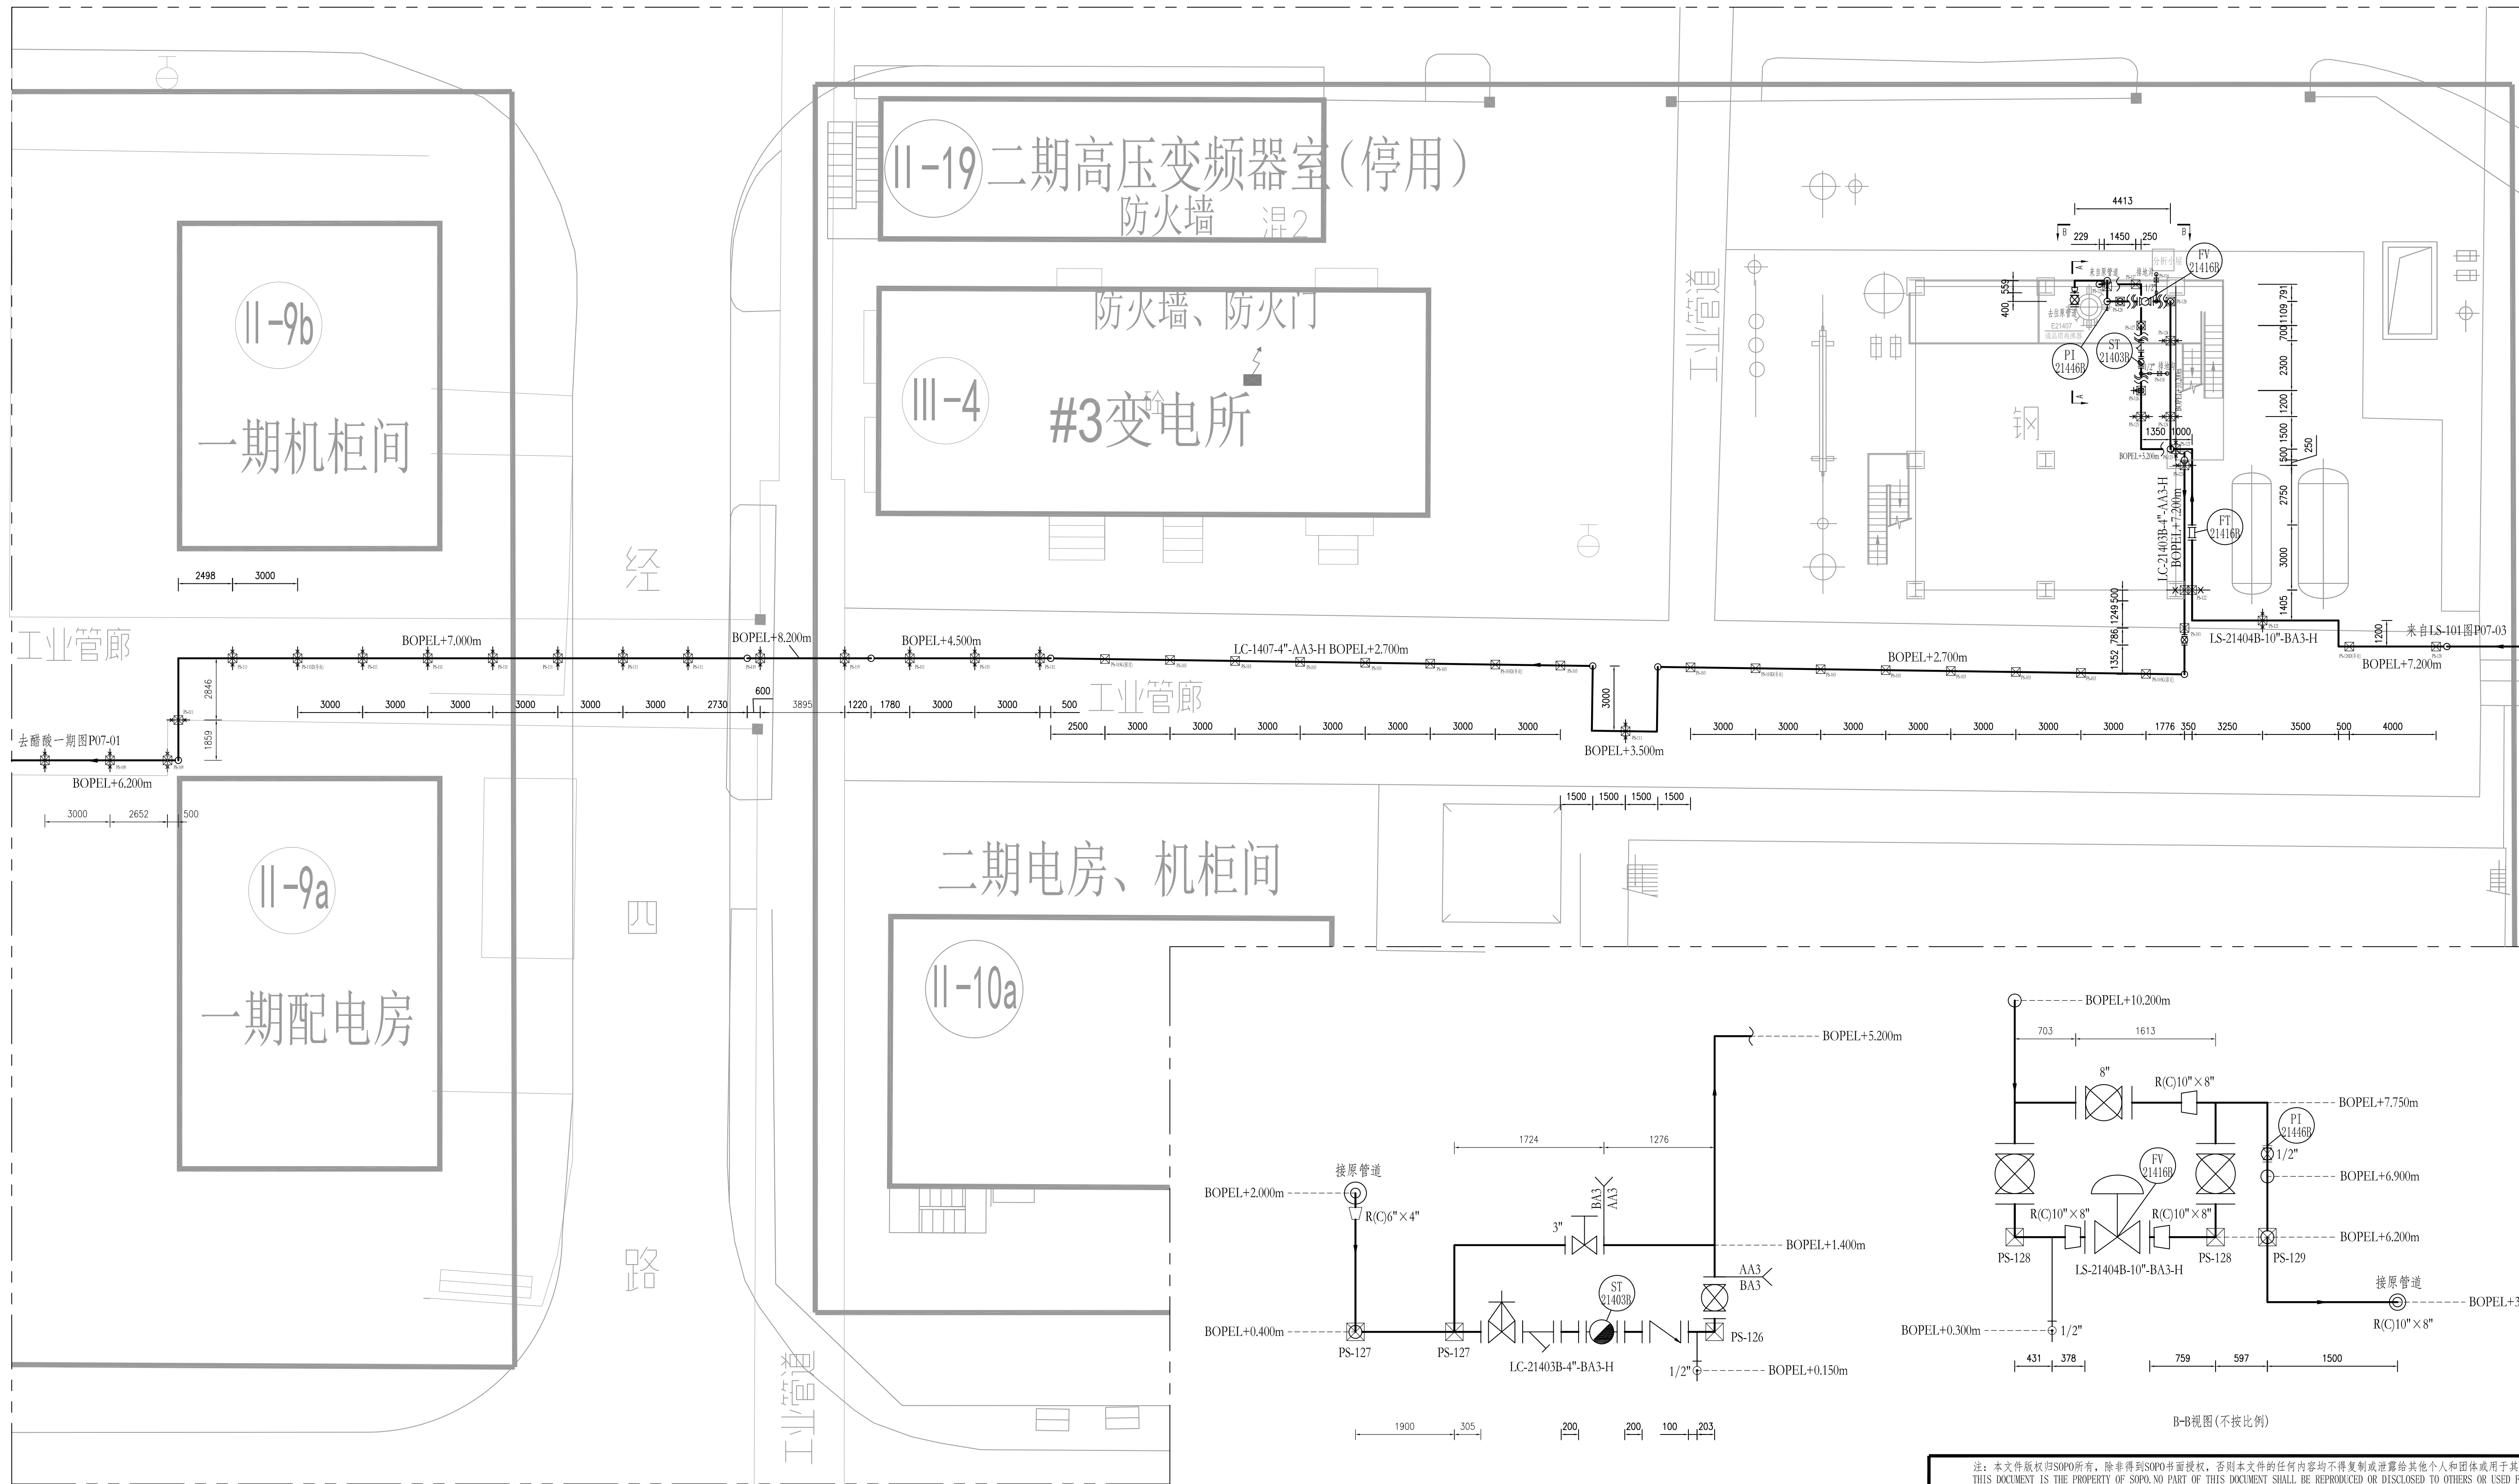
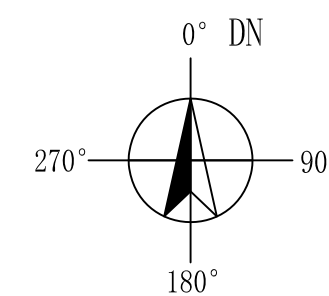


A-A视图(不按比例)

B-B视图(不按比例)

注：本文件版权归SOPPO所有，除非得到SOPPO书面授权，否则本文件的任何内容均不得复制或泄露给其他个人和团体或用于其他目的。 THIS DOCUMENT IS THE PROPERTY OF SOPPO. NO PART OF THIS DOCUMENT SHALL BE REPRODUCED OR DISCLOSED TO OTHERS OR FOR ANY PURPOSE WHATSOEVER EXCEPT WITH THE PRIOR WRITTEN PERMISSION OF SOPPO.			
		江苏索普工程科技有限公司 Jiangsu SOPPO Engineering Technology CO. LTD.	
设计人 DESIGNED 姜洪 2026.02.02		2026 第1张 ZHENJIANG 江苏索普化工股份有限公司 醋酸一期&二期成品各1.0MPa蒸汽汽化项	
校核人 CHECKED 梁佳 2026.02.02		主项名称 UNIT 醋酸二期	
审核人 REVIEW 姜洪 2026.02.02		设计阶段 PHASE 施工图	
审定人 APPROVE		图号 DWG NO. 202603-13-PT-02/0	
专业负责人 DISCIPLINE		版 本 REV. 0	
项目负责人 MANAGER		专业 SPECI. 管道 比例 SCALE 1: 150 第 1 张 SHEET 共 1 张 TOT.	

工艺			总图			电气	
设备			建筑			热力	
外管			结构			暖通	
环保			自控			给排水	

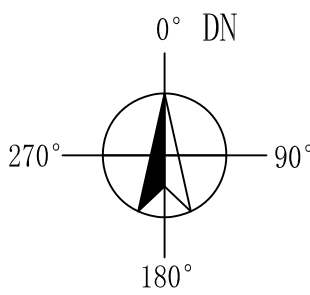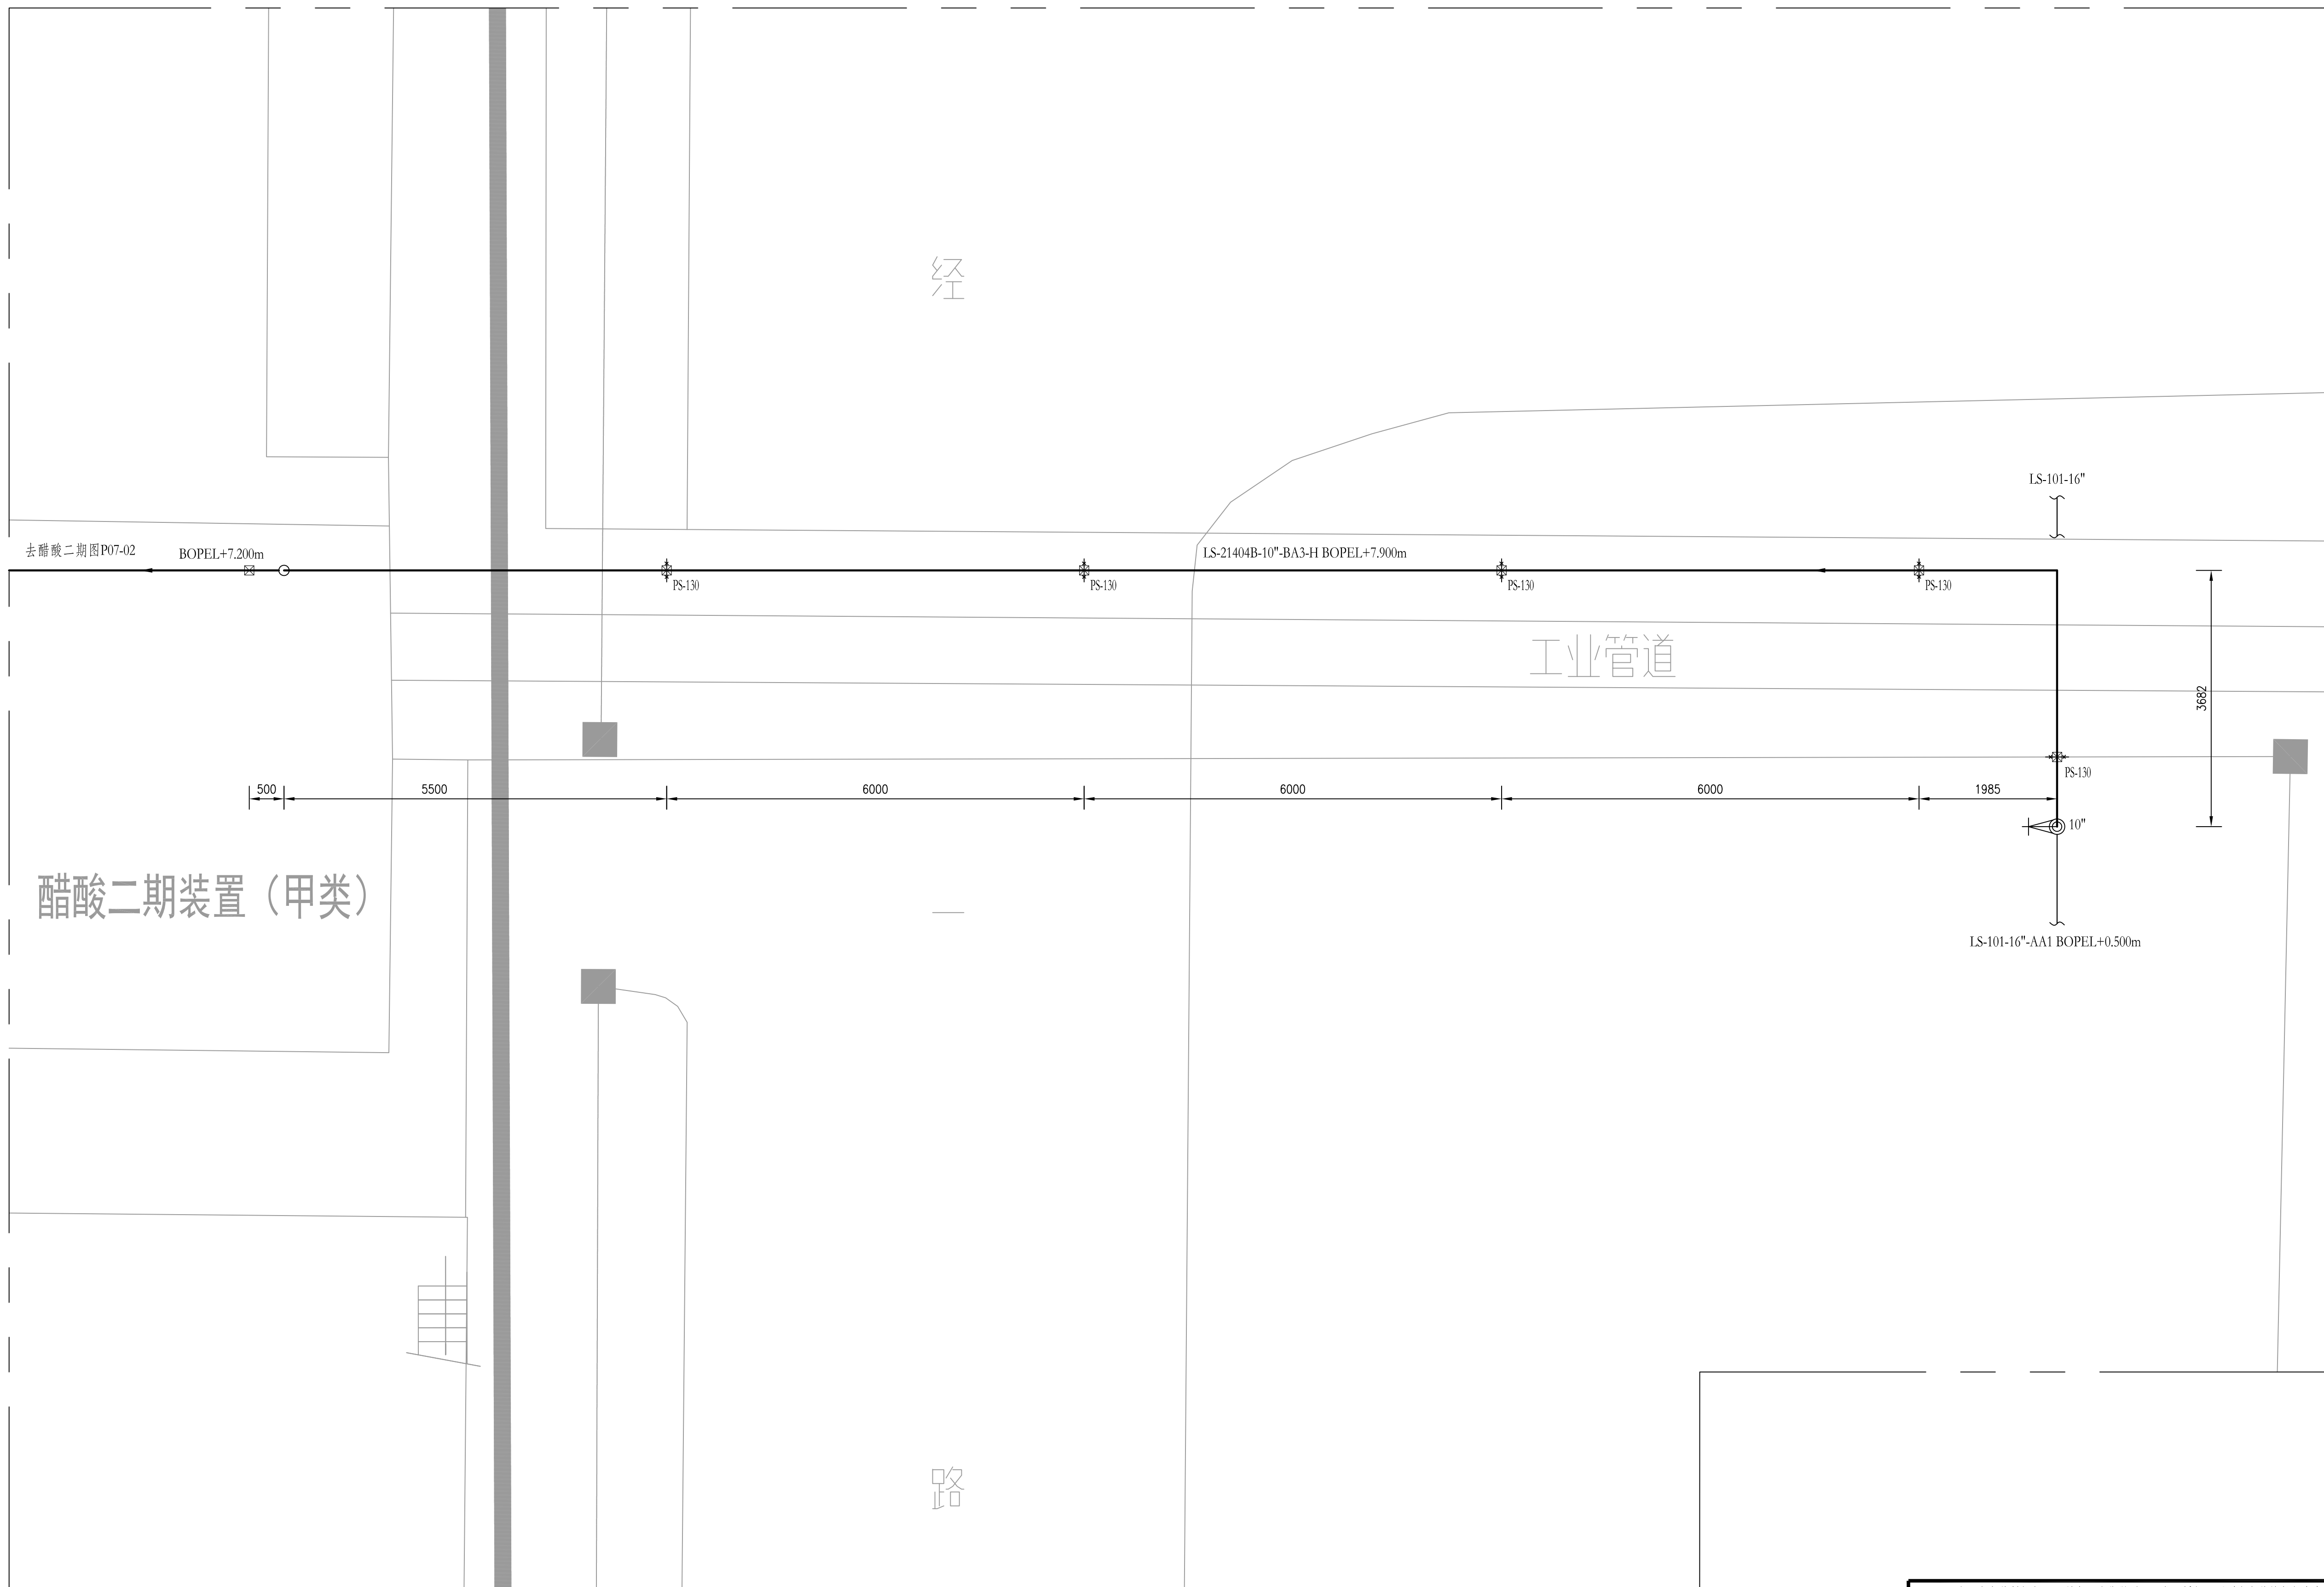

注：本文件版权归SODO所有，除非得到SODO书面授权，否则本文件的任何内容均不得复制或传播给其他个人和团体或用于其他目的。 THIS DOCUMENT IS THE PROPERTY OF SODO. NO PART OF THIS DOCUMENT SHALL BE REPRODUCED OR DISCLOSED TO OTHERS OR USED FOR ANY PURPOSE WHATSOEVER EXCEPT WITH THE PRIOR WRITTEN PERMISSION OF SODO.			2026 竣工 ZHENJIANG		江苏索普化工股份有限公司 醋酸一期&二期成品品1.0MPa蒸汽改造项目	
SODO 江苏索普工程科技有限公司 Jiangsu Sopo Engineering Technology CO. LTD.			主项名称 UNIT		醋酸二期	
设计人 DESIGNED 姜建 2026.02.02			设计阶段 PHASE		施工图	
校核人 CHECKED 梁佳 2026.02.02			EL ±0.000m 管道平面布置图		图号 DING NO.	
审核人 REVIEW 姜建 2026.02.02					202603-13-107-03/0	
审定人 APPROVE					版 本 REV.	
项目负责人 DISCIPLINE			专业 SPECT.		管 道	
项目负责人 MANAGER			比例 SCALE		1: 50	
			第 1 张 SHEET		共 1 张 TOT.	