



						电气	
						热力	
						暖通	
						给排水	
工艺			总图				
设备			建筑				
外管			结构				
环保			自控				

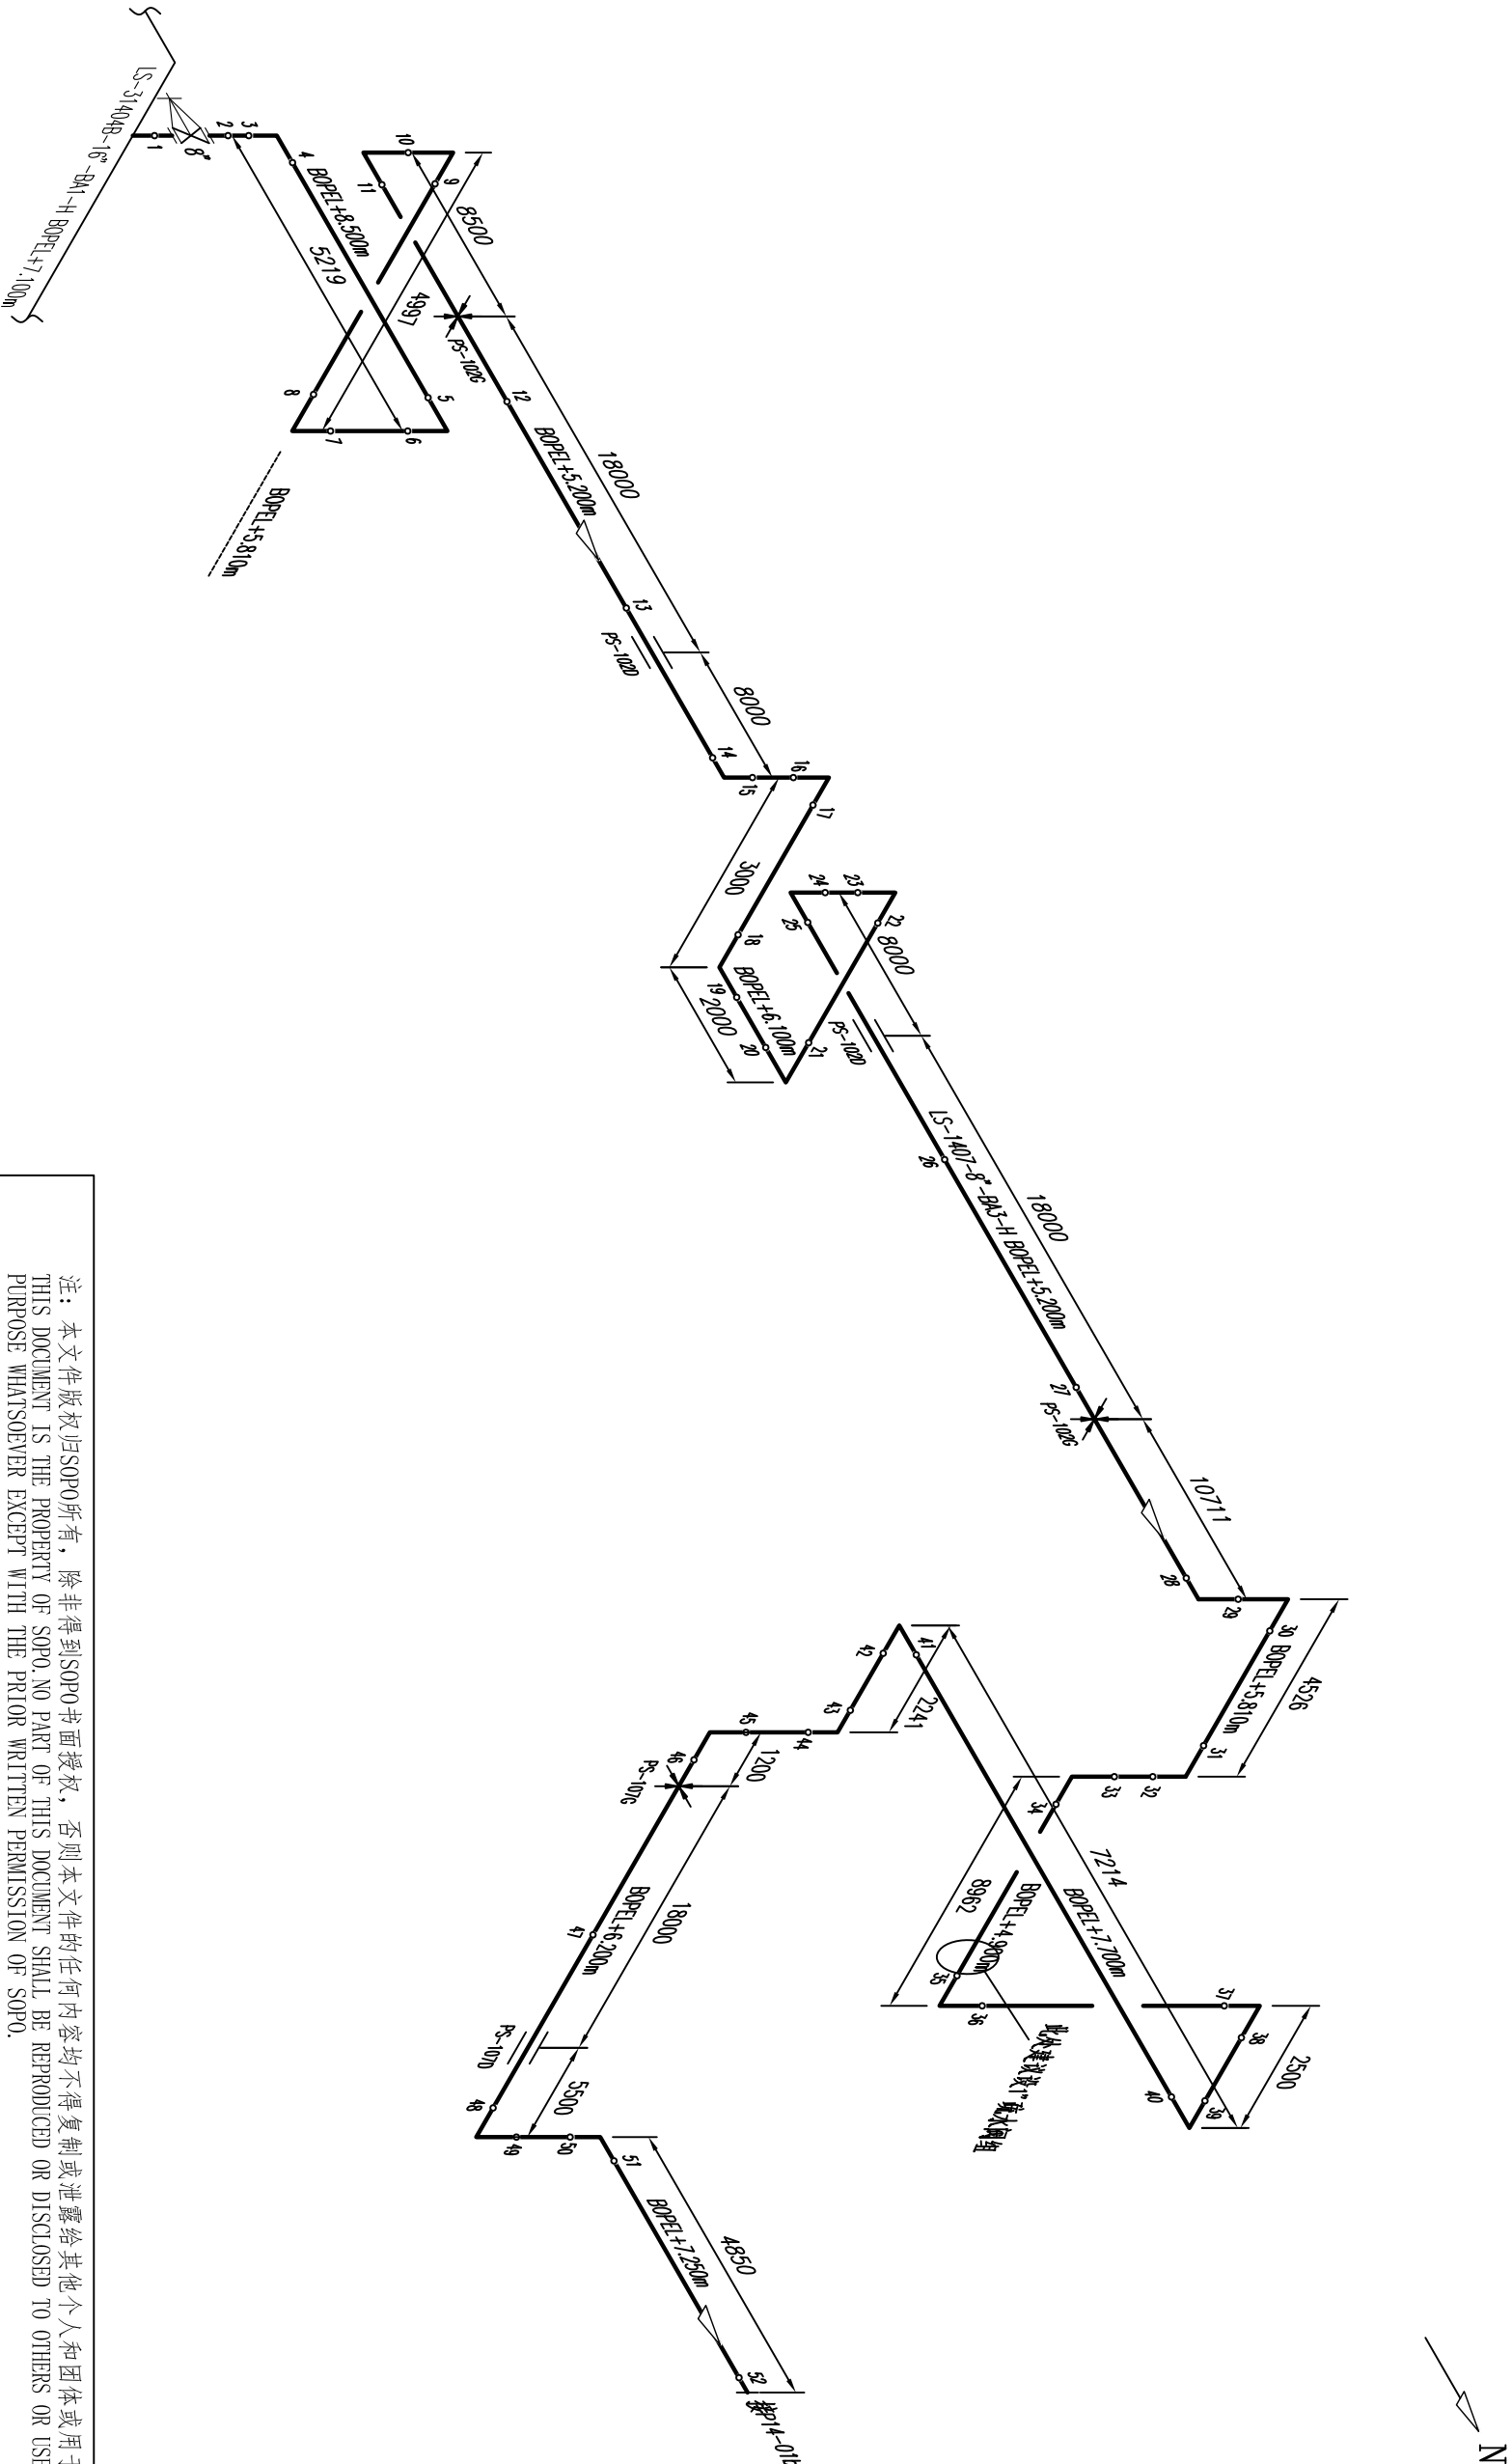


注：蒸汽管线减水阀组根据现场实际情况与生产需要布设，仅建议布设位置，不详细画出

注：本文件版权归SOP0所有，除非得到SOP0书面授权，否则本文件的任何内容均不得复制或泄露给其他个人和团体或用于其他目的。 THIS DOCUMENT IS THE PROPERTY OF SOP0. NO PART OF THIS DOCUMENT SHALL BE REPRODUCED OR DISCLOSED TO OTHERS OR USED FOR ANY PURPOSE WHATSOEVER EXCEPT WITH THE PRIOR WRITTEN PERMISSION OF SOP0.									
江苏索普 江苏索普工程科技有限公司 Jiangsu SOP0 Engineering Technology CO. LTD.				2026	镇江	江苏索普化工股份有限公司			
设计人	DESIGNED	李野	2026.02.02	LS-1407-8"-BA3-H 管道单线图		主项名称	醋酸一期		
校核人	CHECKED	梁佳	2026.02.02			设计阶段	施工图		
审核人	REVIEW	蔡成文	2026.02.02			图号	202603-13-P14-01a/0		
审定人	APPROVE					版本	0		
专业负责人	DISCIPLINE			专业	SPECT.	管道	比例	SCALE	不按比例
项目负责人	MANAGER					第 1	张	SHEET	共 2 张 TOT.

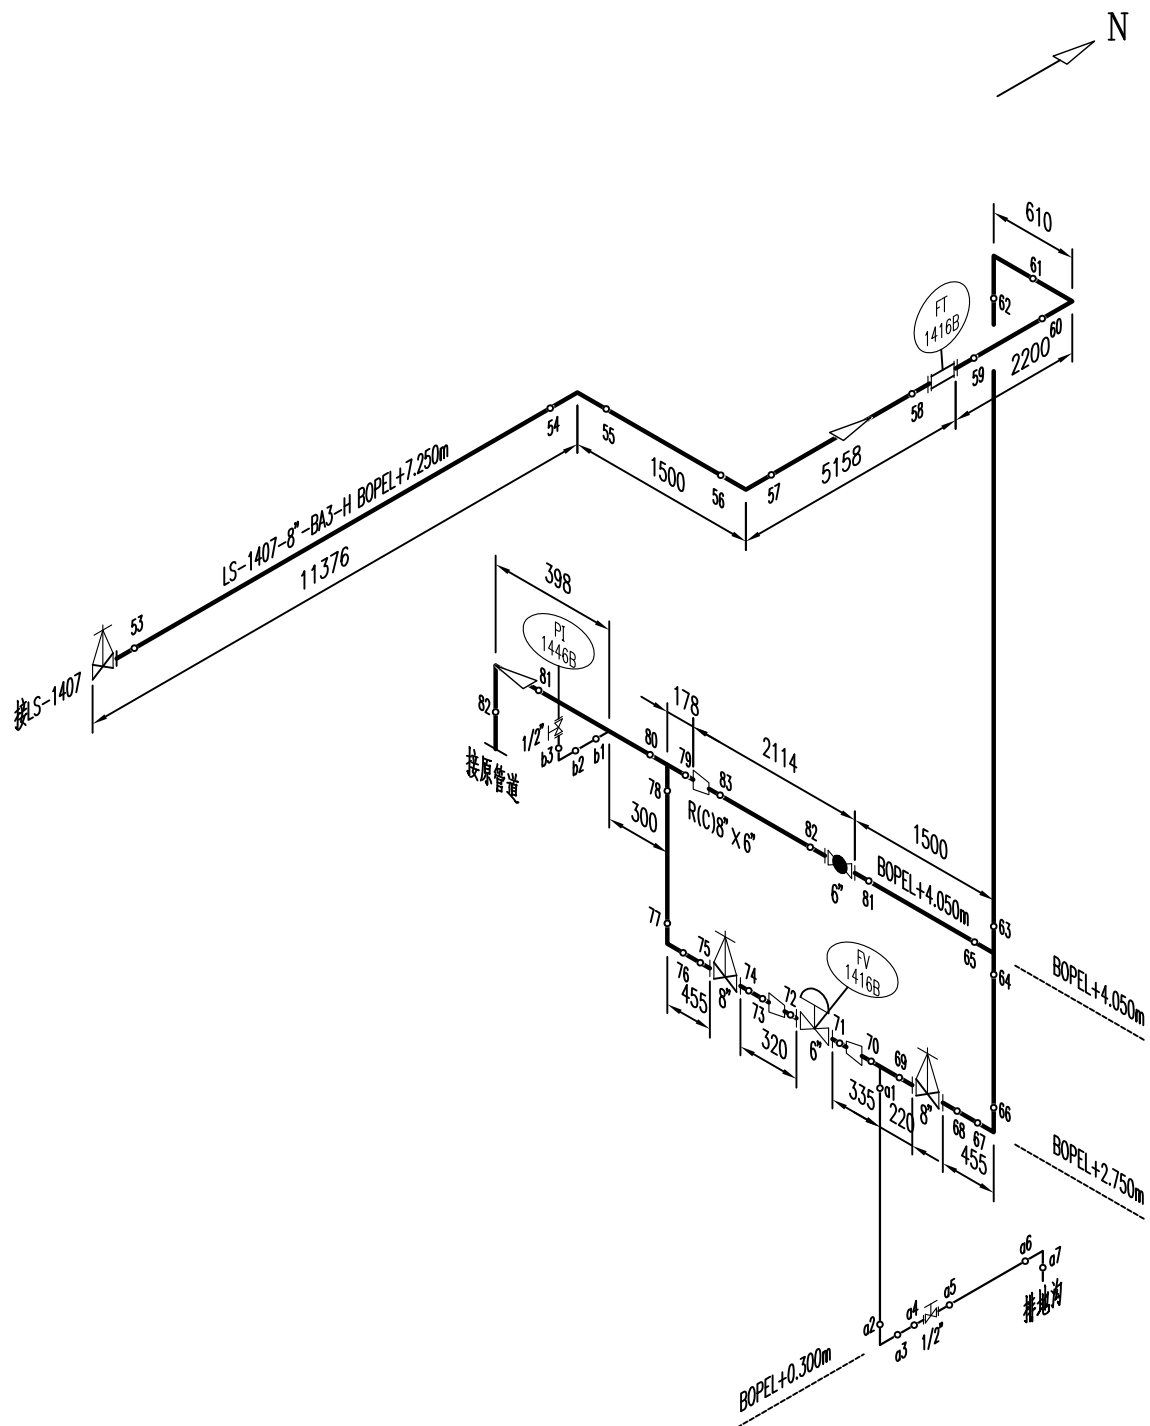

 江苏索普工程科技有限公司 Jiangsu SOPO Engineering Technology CO. LTD.						2026 镇江 ZHENJIANG	江苏索普化工股份有限公司 醋酸一期&二期成品塔1.0MPa蒸汽改造项目		
设计人 DESIGNED	米野	2026.02.02	LS-1407-8"-BA3-H 管道单线图			主项名称 UNIT	醋酸一期		
校核人 CHECKED	梁佳	2026.02.02				设计阶段 PHASE	施工图		
审核人 REVIEW	蔡成义	2026.02.02				图号 DWG NO.	202603-13-P14-01b/0		
审定人 APPROVE						版 本 REV.	0		
专业负责人 DISCIPLINE									
项目负责人 MANAGER			专业 SPECI.	管道	比 例 SCALE	不按比例	第 2 张 SHEET	共 2 张 TOT	


工艺			总图			电气		
设备			建筑			热力		
外管			结构			暖通		
环保			自控			给排水		

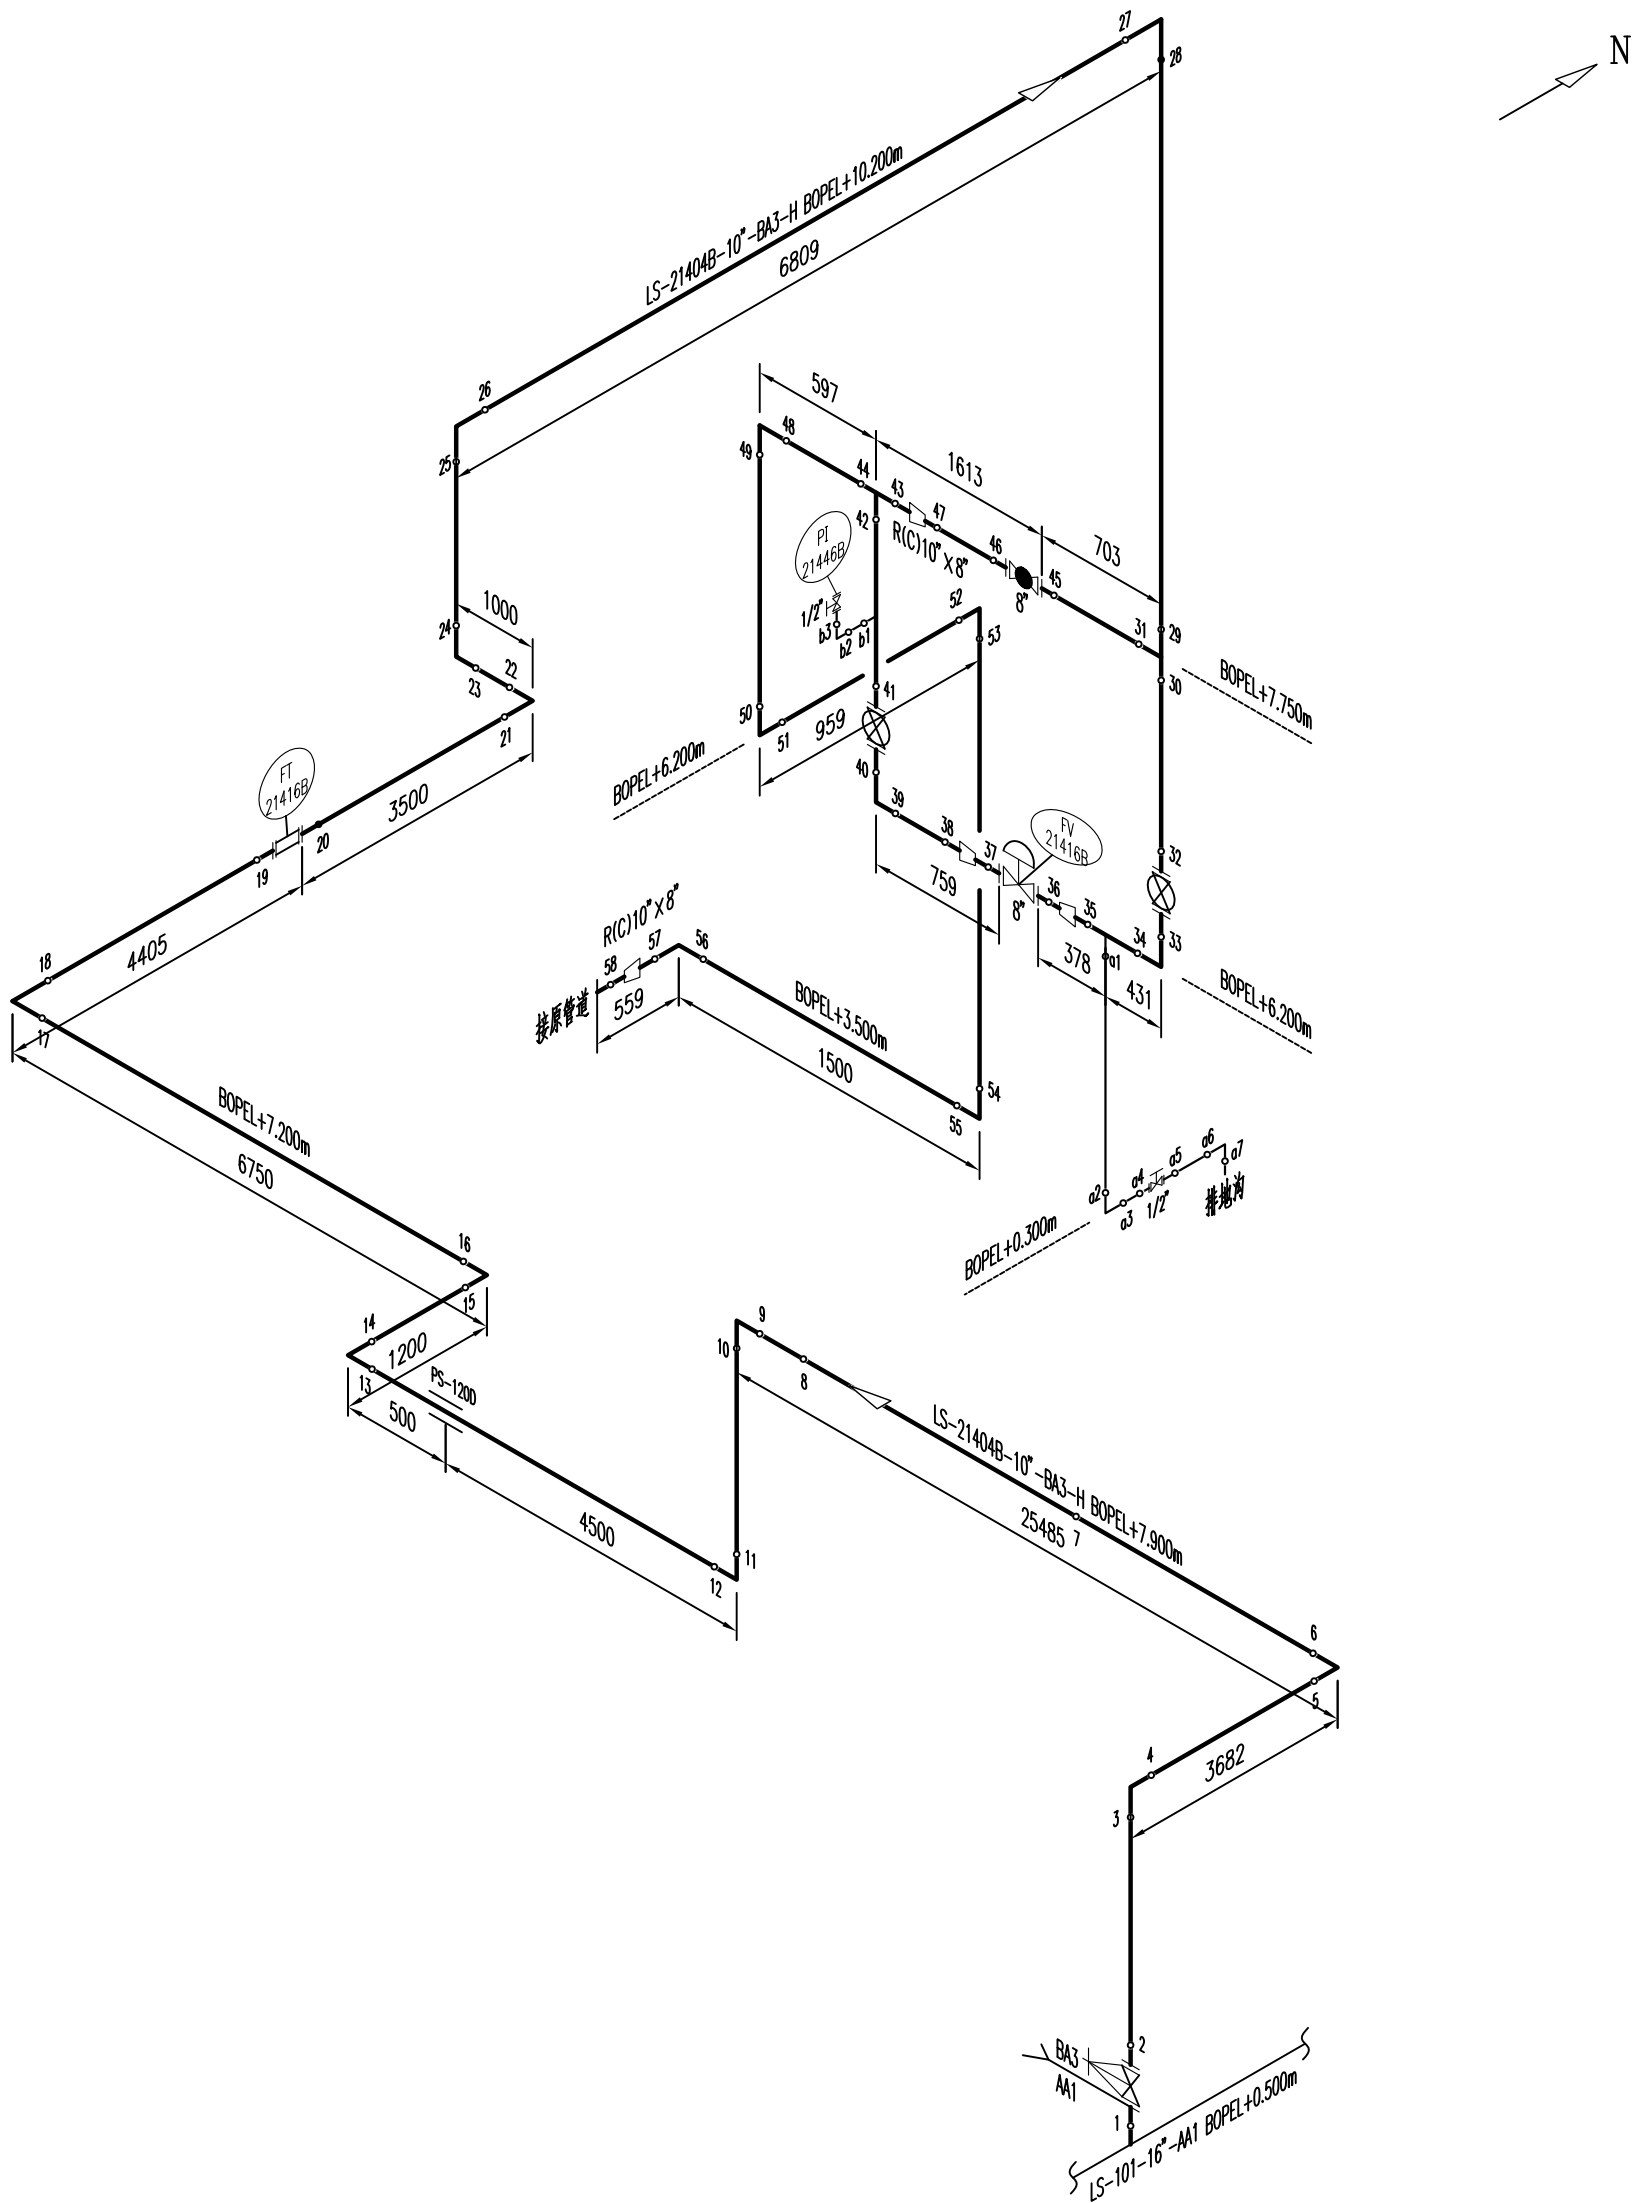

注：本文件版权归SOPO所有，除非得到SOPO书面授权，否则本文件的任何内容均不得复制或泄露给其他个人和团体或用于其他目的。
THIS DOCUMENT IS THE PROPERTY OF SOPO.NO PART OF THIS DOCUMENT SHALL BE REPRODUCED OR DISCLOSED TO OTHERS OR USED FOR ANY PURPOSE WHATSOEVER EXCEPT WITH THE PRIOR WRITTEN PERMISSION OF SOPO.


江苏索普工程科技有限公司 Jiangsu SOPO Engineering Technology CO. LTD. 2026 镇江 ZHENJIANG 江苏索普化工股份有限公司 醋酸一期&二期成品塔1.0MPa蒸汽改造项目				LS-21404B-10"-BA3-H 管道单线图				主项名称 UNIT	醋酸二期
设计人 DESIGNED	米野	2026.02.02						设计阶段 PHASE	施工图
校核人 CHECKED	梁佳	2026.02.02						图号 DWG NO.	202603-13-P14-02/0
审核人 REVIEW	蔡成	2026.02.02						版本 REV.	0
审定人 APPROVE									
专业负责人 DISCIPLINE									
项目负责人 MANAGER			专业 SPECI.	管道	比例 SCALE	不按比例	第 1 张 SHEET	共 1 张 TOT.	

工艺			总图			电气	
设备			建筑			热力	
外管			结构			暖通	
环保			自控			给排水	

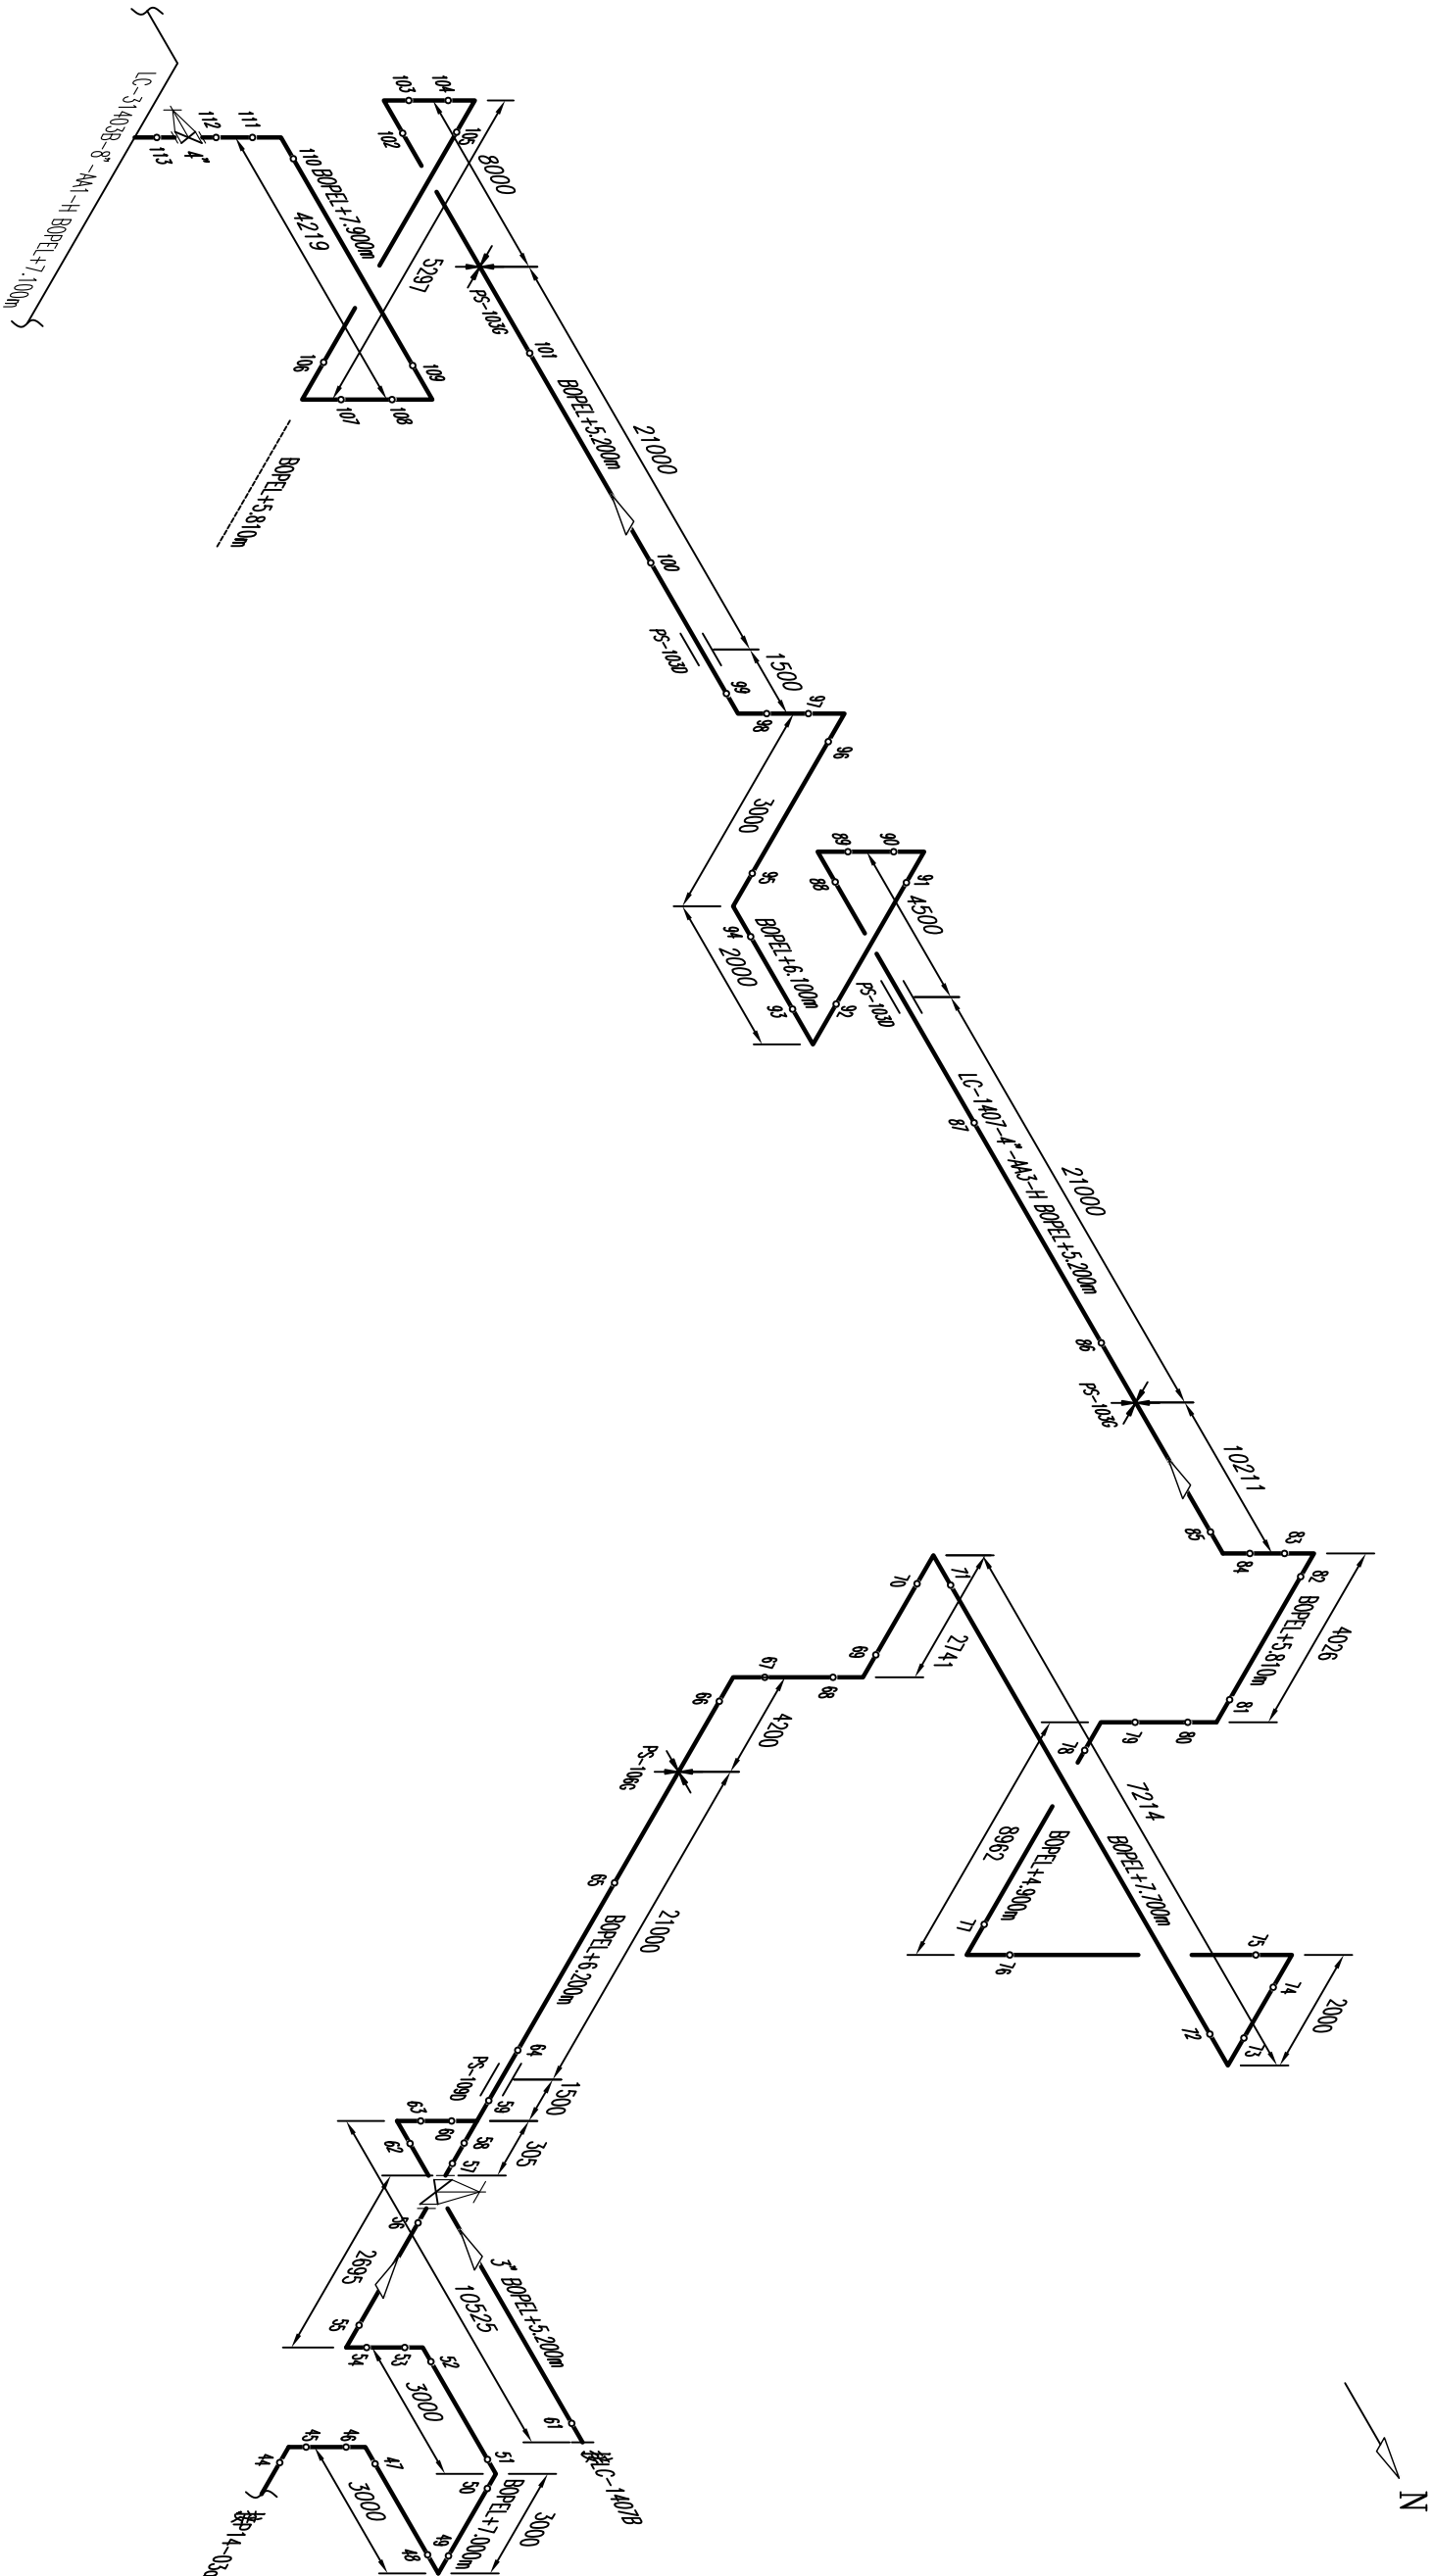

注：本文件版权归SOP0所有，除非得到SOP0书面授权，否则本文件的任何内容均不得复制或泄露给其他个人和团体或用于其他目的。
THIS DOCUMENT IS THE PROPERTY OF SOP0. NO PART OF THIS DOCUMENT SHALL BE REPRODUCED OR DISCLOSED TO OTHERS OR USED FOR ANY
PURPOSE WHATSOEVER EXCEPT WITH THE PRIOR WRITTEN PERMISSION OF SOP0.

Sopo Jiangsu SOP0 Engineering Technology CO. LTD. 江苏索普工程科技有限公司										2026 镇江 ZHENJIANG		江苏索普化工股份有限公司 醋酸一期&二期成品塔1.0MPa蒸汽改造项目				
设计人	DESIGNED	张野	2026. 02. 02	LC-1407-4"-AA3-H 管道单线图				主项名称	醋酸一期&二期							
校核人	CHECKED	梁佳	2026. 02. 02					设计阶段	施工图							
审核人	REVIEW	蔡政文	2026. 02. 02					图号	202603-13-P14-03b/0							
审定人	APPROVE							版本	0							
专业负责人	DISCIPLINE			专业 SPECI.	管径	比例 SCALE	不按比例	第 2	张 SHEET	共 2 张 TOT.						
项目负责人	MANAGER															

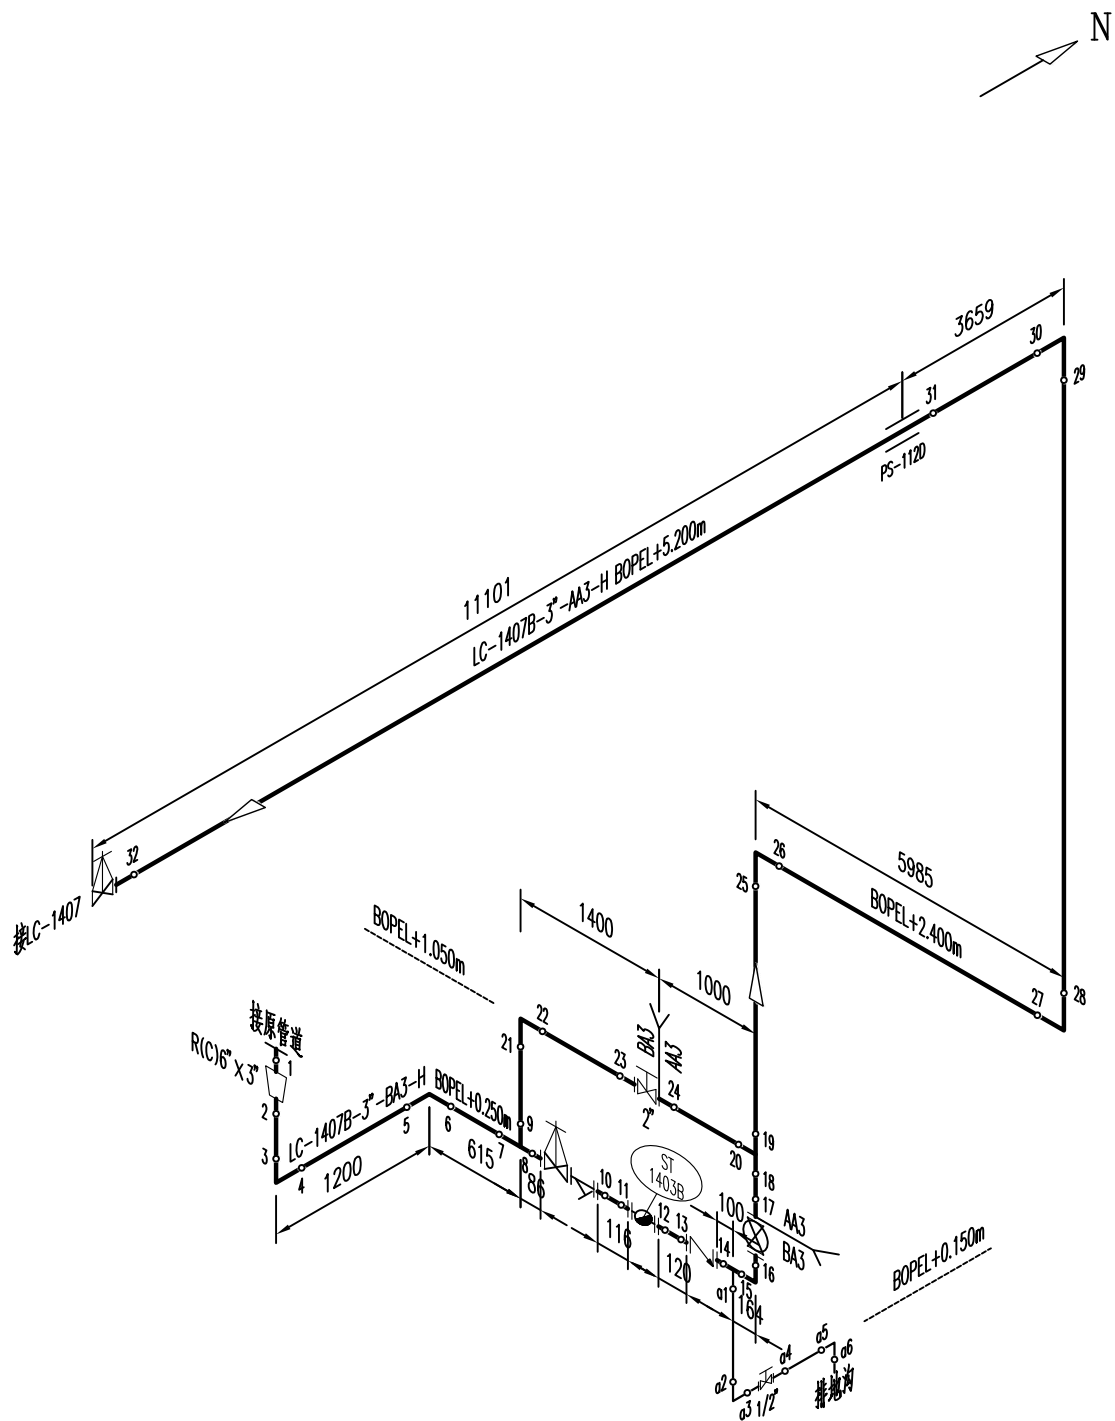

江苏索普工程科技有限公司

Jiangsu SODO Engineering Technology CO. LTD.

2026

镇江
ZHENJIANG


江苏索普化工股份有限公司

醋酸一期&二期成品塔1.0MPa蒸汽改造项目

设计人 DESIGNED	朱野	2026.02.02
校核人 CHECKED	梁佳	2026.02.02
审核人 REVIEW	蔡成	2026.02.02
审定人 APPROVE		
专业负责人 DISCIPLINE		
项目负责人 MANAGER		

LC-1407B-3"-AA3(BA3)-H
管道单线图

主项名称 UNIT	醋酸一期
设计阶段 PHASE	施工图
图号 DWG NO.	202603-13-P14-04/0
版本 REV.	0
第 1 张 SHEET	共 1 张 TOT

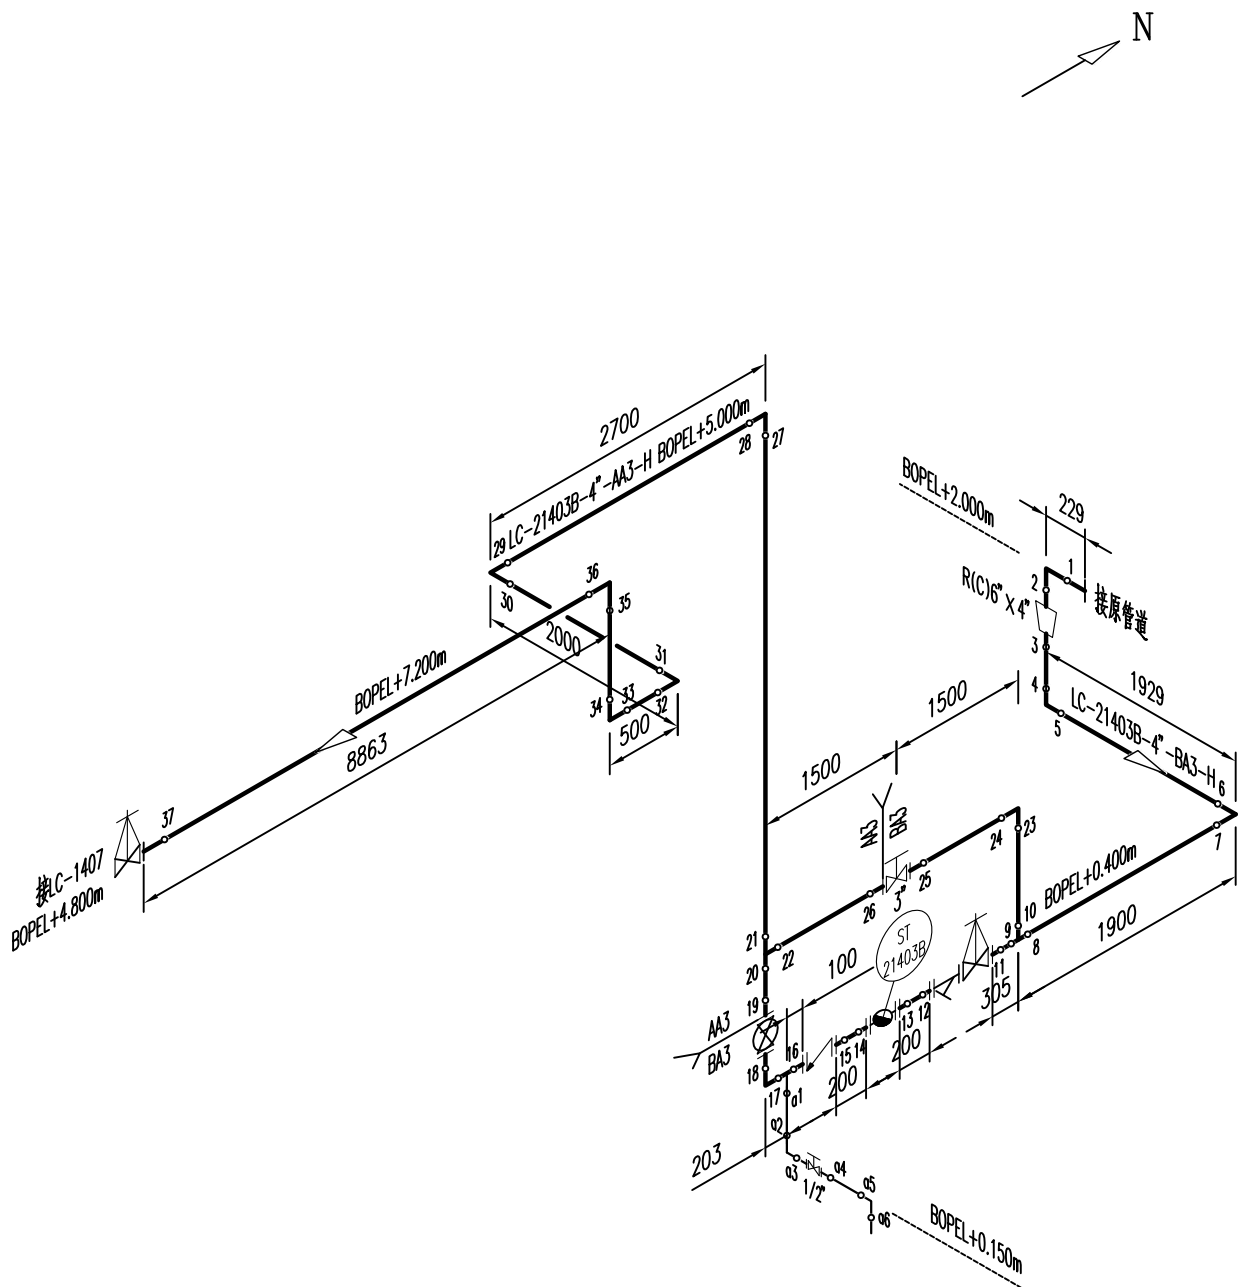

Sopo 江苏索普工程科技有限公司 Jiangsu SOPO Engineering Technology CO. LTD.						2026 镇江 ZHENJIANG	江苏索普化工股份有限公司 醋酸一期&二期成品塔1.0MPa蒸汽改造项目			
设计人 DESIGNED	米野	2026.02.02	LC-21403B-4"-AA3(BA3)-H 管道单线图			主项名称 UNIT	醋酸二期			
校核人 CHECKED	梁佳	2026.02.02				设计阶段 PHASE	施工图			
审核人 REVIEW	蔡成	2026.02.02				图号 DWG NO.	202603-13-P14-05/0			
审定人 APPROVE						版 本 REV.	0			
专业负责人 DISCIPLINE										
项目负责人 MANAGER			专业 SPECI.	管道	比 例 SCALE	不按比例	第 1 张 SHEET	共 1 张 TOT		