



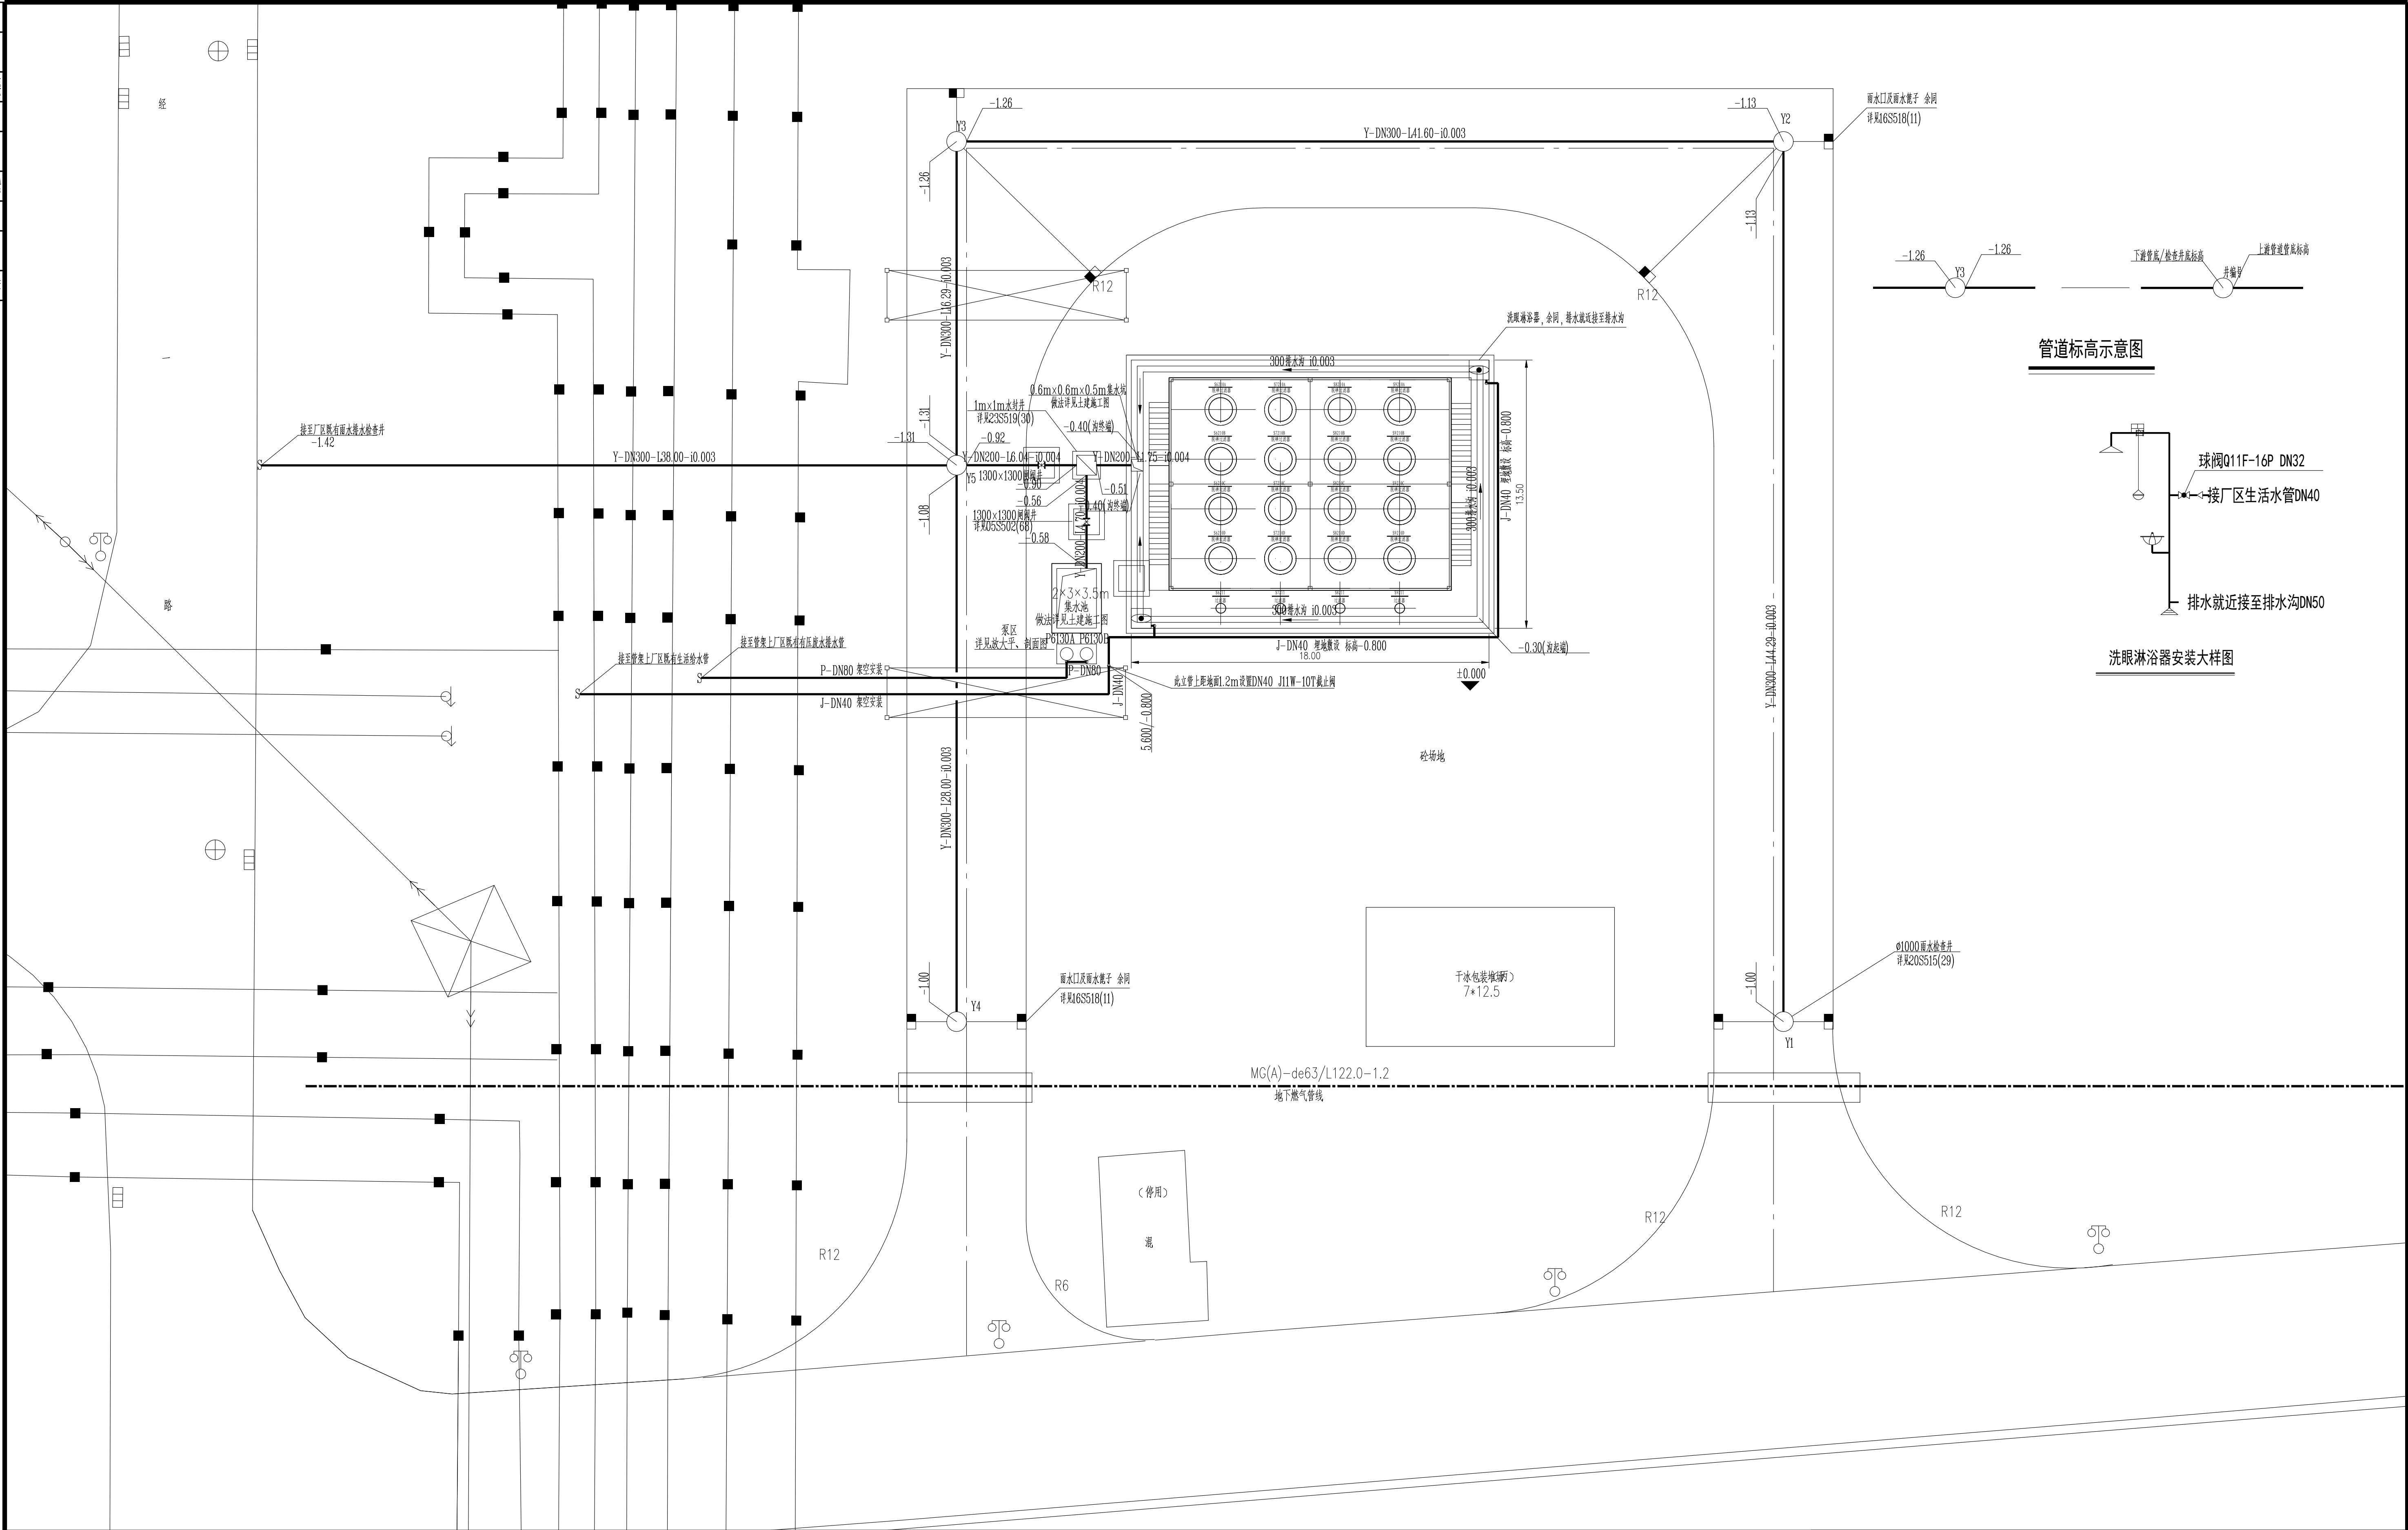

管道标高示意图

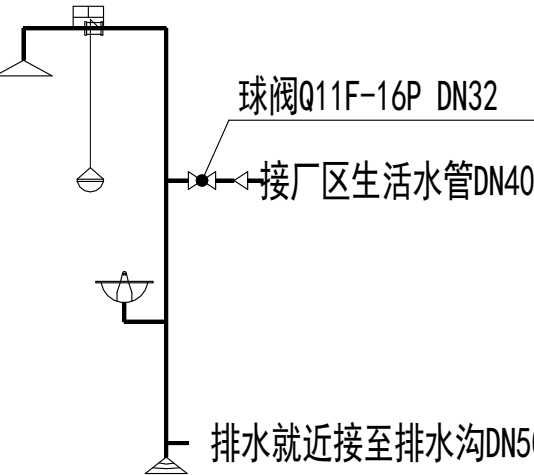

洗眼淋浴器安装大样图

洗眼淋浴器给排水及雨水排水平面图 1:150

注：本文件版权归SOPO所有，除非得到SOPO书面授权，否则本文件的任何内容均不得复制或泄露给其他个人和团体或用于其他目的。
THIS DOCUMENT IS THE PROPERTY OF SOPO. NO PART OF THIS DOCUMENT SHALL BE REPRODUCED OR DISCLOSED TO OTHERS OR USED FOR ANY PURPOSE WHATSOEVER EXCEPT WITH THE PRIOR WRITTEN PERMISSION OF SOPO.

 江苏索普工程科技有限公司 Jiangsu SOPo Engineering Technology CO. LTD.		2025 镇江 ZHENJIANG		江苏索普化工股份有限公司 精制醋酸改造项目	
设计人 DESIGNED 校核人 CHECKED 审核人 REVIEW 审定人 APPROVE 专业负责人 DISCIPLINE 项目负责人 MANAGER		主项名称 DWI 设计阶段 PHASE 图号 Dwg. NO. 版本号 Rev.		施工图 202501-103-W04/0 0 第 1 张 SHEET 共 1 张 TOT.	
		洗眼淋浴器给排水及雨水排水平面图			
		专业: SPECT. 给排水 比例: SCALE 1: 150			