

江苏索普工程科技有限公司

设计修改变更单

N0:电变-01

工程名称：镇江海纳川物流产业发展有限责任公司罐区安防集控改造设计项目

工程代号：202606-02 专业： 电气


主项号	/	主项名称	/
工段或单体名称	/	图号	202606-02-D01/0

因材料统计遗漏，经与其沟通，出具以下给电气（消防）变更：

增加12台操作柱，用于千方罐区电动阀的控制，操作柱具体要求如下：

材质：304不锈钢，配置就地、停、远方切换旋钮开关（须额外提供开关状态反馈的无源触点）、开关按钮（均为常开,颜色：红、绿）、开关指示灯（颜色：红、绿），开关及按钮详见附件-01。

附图-01:

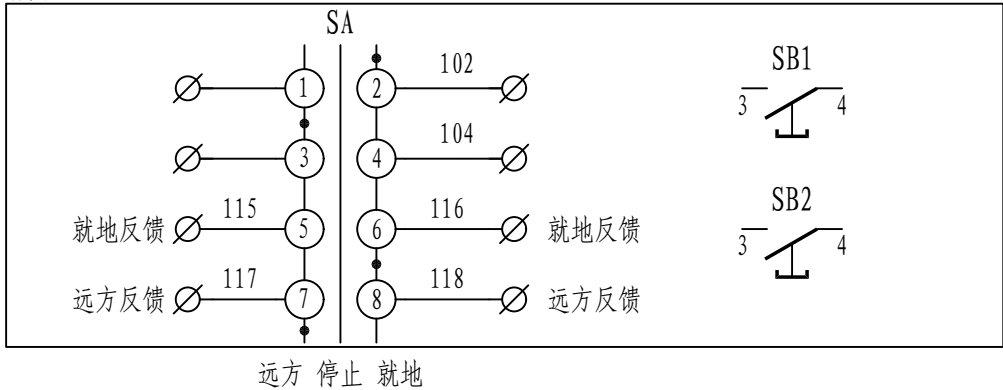

修改人： 2026 年 08 月 10 日	专业负责人： 2026 年 08 月 10 日	项目负责人： 2026 年 08 月 10 日	接收单位代表： 年 月 日
------------------------------	--------------------------------	--------------------------------	----------------------------